


**LEGENDA**

- CAVIDOTTO (idrico-elettrico-antincendio)
- EROGATORE (idrico-elettrico)
- Terminale di raccolta oli esausti
- Terminale di raccolta acque reflue
- Vasca di raccolta acque reflue
- Vasca di raccolta oli esausti

**TABELLA INTERVENTI**

|     |   |
|-----|---|
| 01  | Adeguamento della mantellata a protezione della banchina  |
| 02  | Rafforzamento gomito del molo sopraffutto   |
| 03  | Ampliamento della banchina per attracco grosse imbarcazioni   |
| 04  | Completamento della pavimentazione antiscivolo sulla banchina e adeguamento dei servizi igienici esistenti sul molo sopraffutto |
| 05  | Adeguamento di impianti per la distribuzione dell'energia elettrica e dell'acqua  |
| 06  | Adeguamento dell'impianto di illuminazione finalizzato a contenere i consumi energetici   |
| 07  | Realizzazione di impianto per il temporaneo stoccaggio di ogni sostanza inquinante liquida                                      |
| 08  | Realizzazione di locali per direzione portuale  |
| 8.1 | Realizzazione di locali per servizi turistici   |
| 09  | Realizzazione di pavimentazioni ed arredi   |
| 10  | Realizzazione di attrezzature per servizi   |
| 11  | Adeguamento e prolungamento del molo sopraffutto  |
| 12  | Completamento della messa in sicurezza della mantellata nel II Braccio del Molo Sopraffutto                                     |
| 13  | Adeguamento ormeggi nelle testate dei moli  |
| 14  | Risagomatura e messa in sicurezza del molo sopraffutto  |
| 15  | Opere di difesa e ripascimento arenile di Largo Marina  |
| 16  | Realizzazione di un parcheggio per almeno 120 posti auto, eseguita in galleria, con accesso diretto alla strada statale         |
| 17  | Realizzazione di fabbricato per attività mercatali della pesca  |
| 18  | Adeguamento ed ampliamento infrastrutturale del molo sottoffutto  |

INTERVENTI PREVISTI NEL PRESENTE PROGETTO

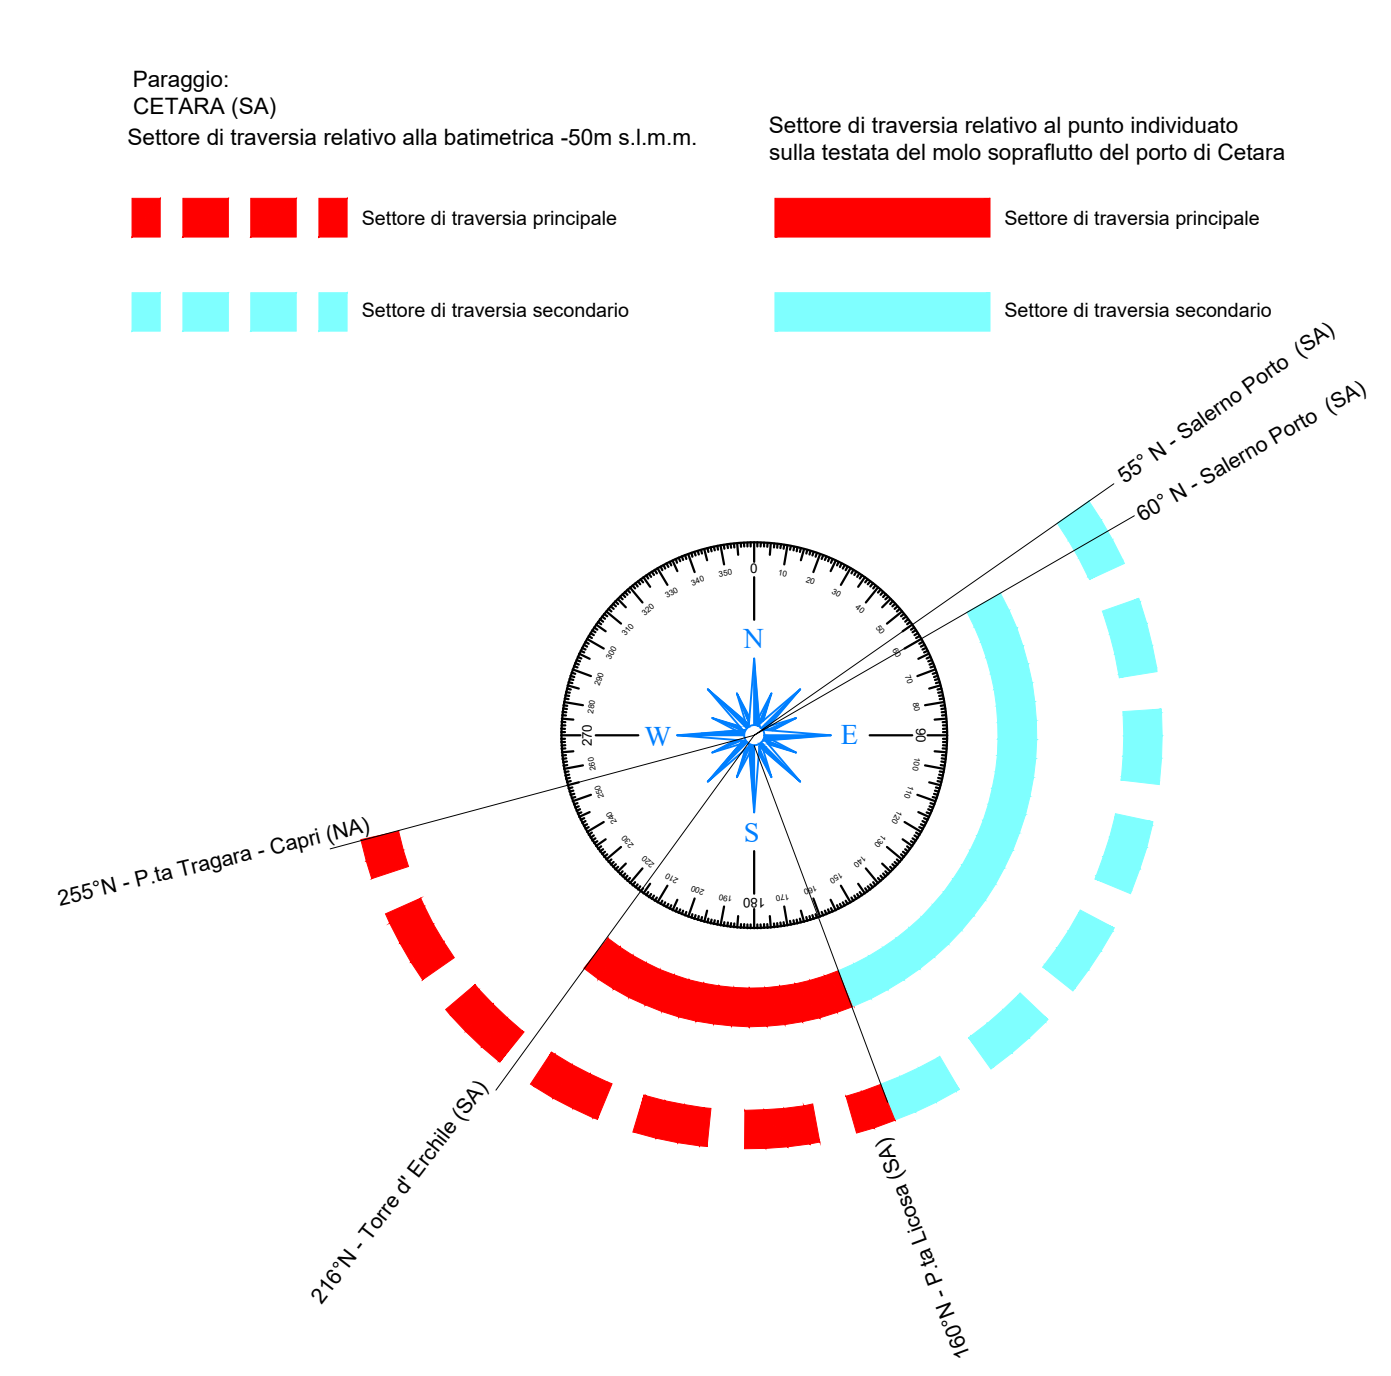

REGIONE CAMPANIA  
PROVINCIA DI SALERNO

COMUNE DI CETARA

ADEGUAMENTO E AMPLIAMENTO DEL MOLO DI SOTTOFFUTTO FUNZIONALE ALLE ATTIVITA' MERCATALI DELLA PESCA ED AL TRASPORTO PUBBLICO MARITTIMO

PROGETTO ESECUTIVO

Codice elaborato: **G.4** Titolo elaborato: **PLANIMETRIA GENERALE DI PROGETTO** Scala: **1:500**

Data: **GIUGNO 2021**

R. T. P.:  
S.A.L.L. - Studio Associato Ingegneria Linguati  
Dot. Ing. Fabio Linguati  
Dot. Ing. Antonio Fabozzi

Cibogruppo/Mandatario: **Dot. Ing. Francesco Sarnicola** Mandante: **Dot. geol. Federico Tarallo**

| Ref. | Data | DESCRIZIONE |
|------|------|-------------|
|      |      |             |