



DISEGNI DI RIFERIMENTO	
SL 23 00058	Architettonici - Piano Interrato
SL 23 00059	Architettonici - Piano Piano Terra
SL 23 00060	Architettonici - Piano Qta Mensole
SL 23 00061	Architettonici - Piano Copertura
SL 23 00062	Architettonici - Sezioni
SL 23 00063	Architettonici - Prospetti
SL 23 00064	Architettonici - Abaco Infissi
SL 23 00065	Architettonici - Abaco Finiture
SL 23 00066	Architettonici - Piante Corpo Servizi - Tav.1
SL 23 00067	Architettonici - Piante Corpo Servizi - Tav.2
SL 23 00068	Architettonici - Sezioni Corpo Servizi
SL 23 00069	Architettonici - Drenaggi (Piante e Dettagli)
SL 23 00070	Architettonici - Dettagli Tavola 1
SL 23 00071	Architettonici - Dettagli Tavola 2


SEZIONE A-A
SCALA 1:100

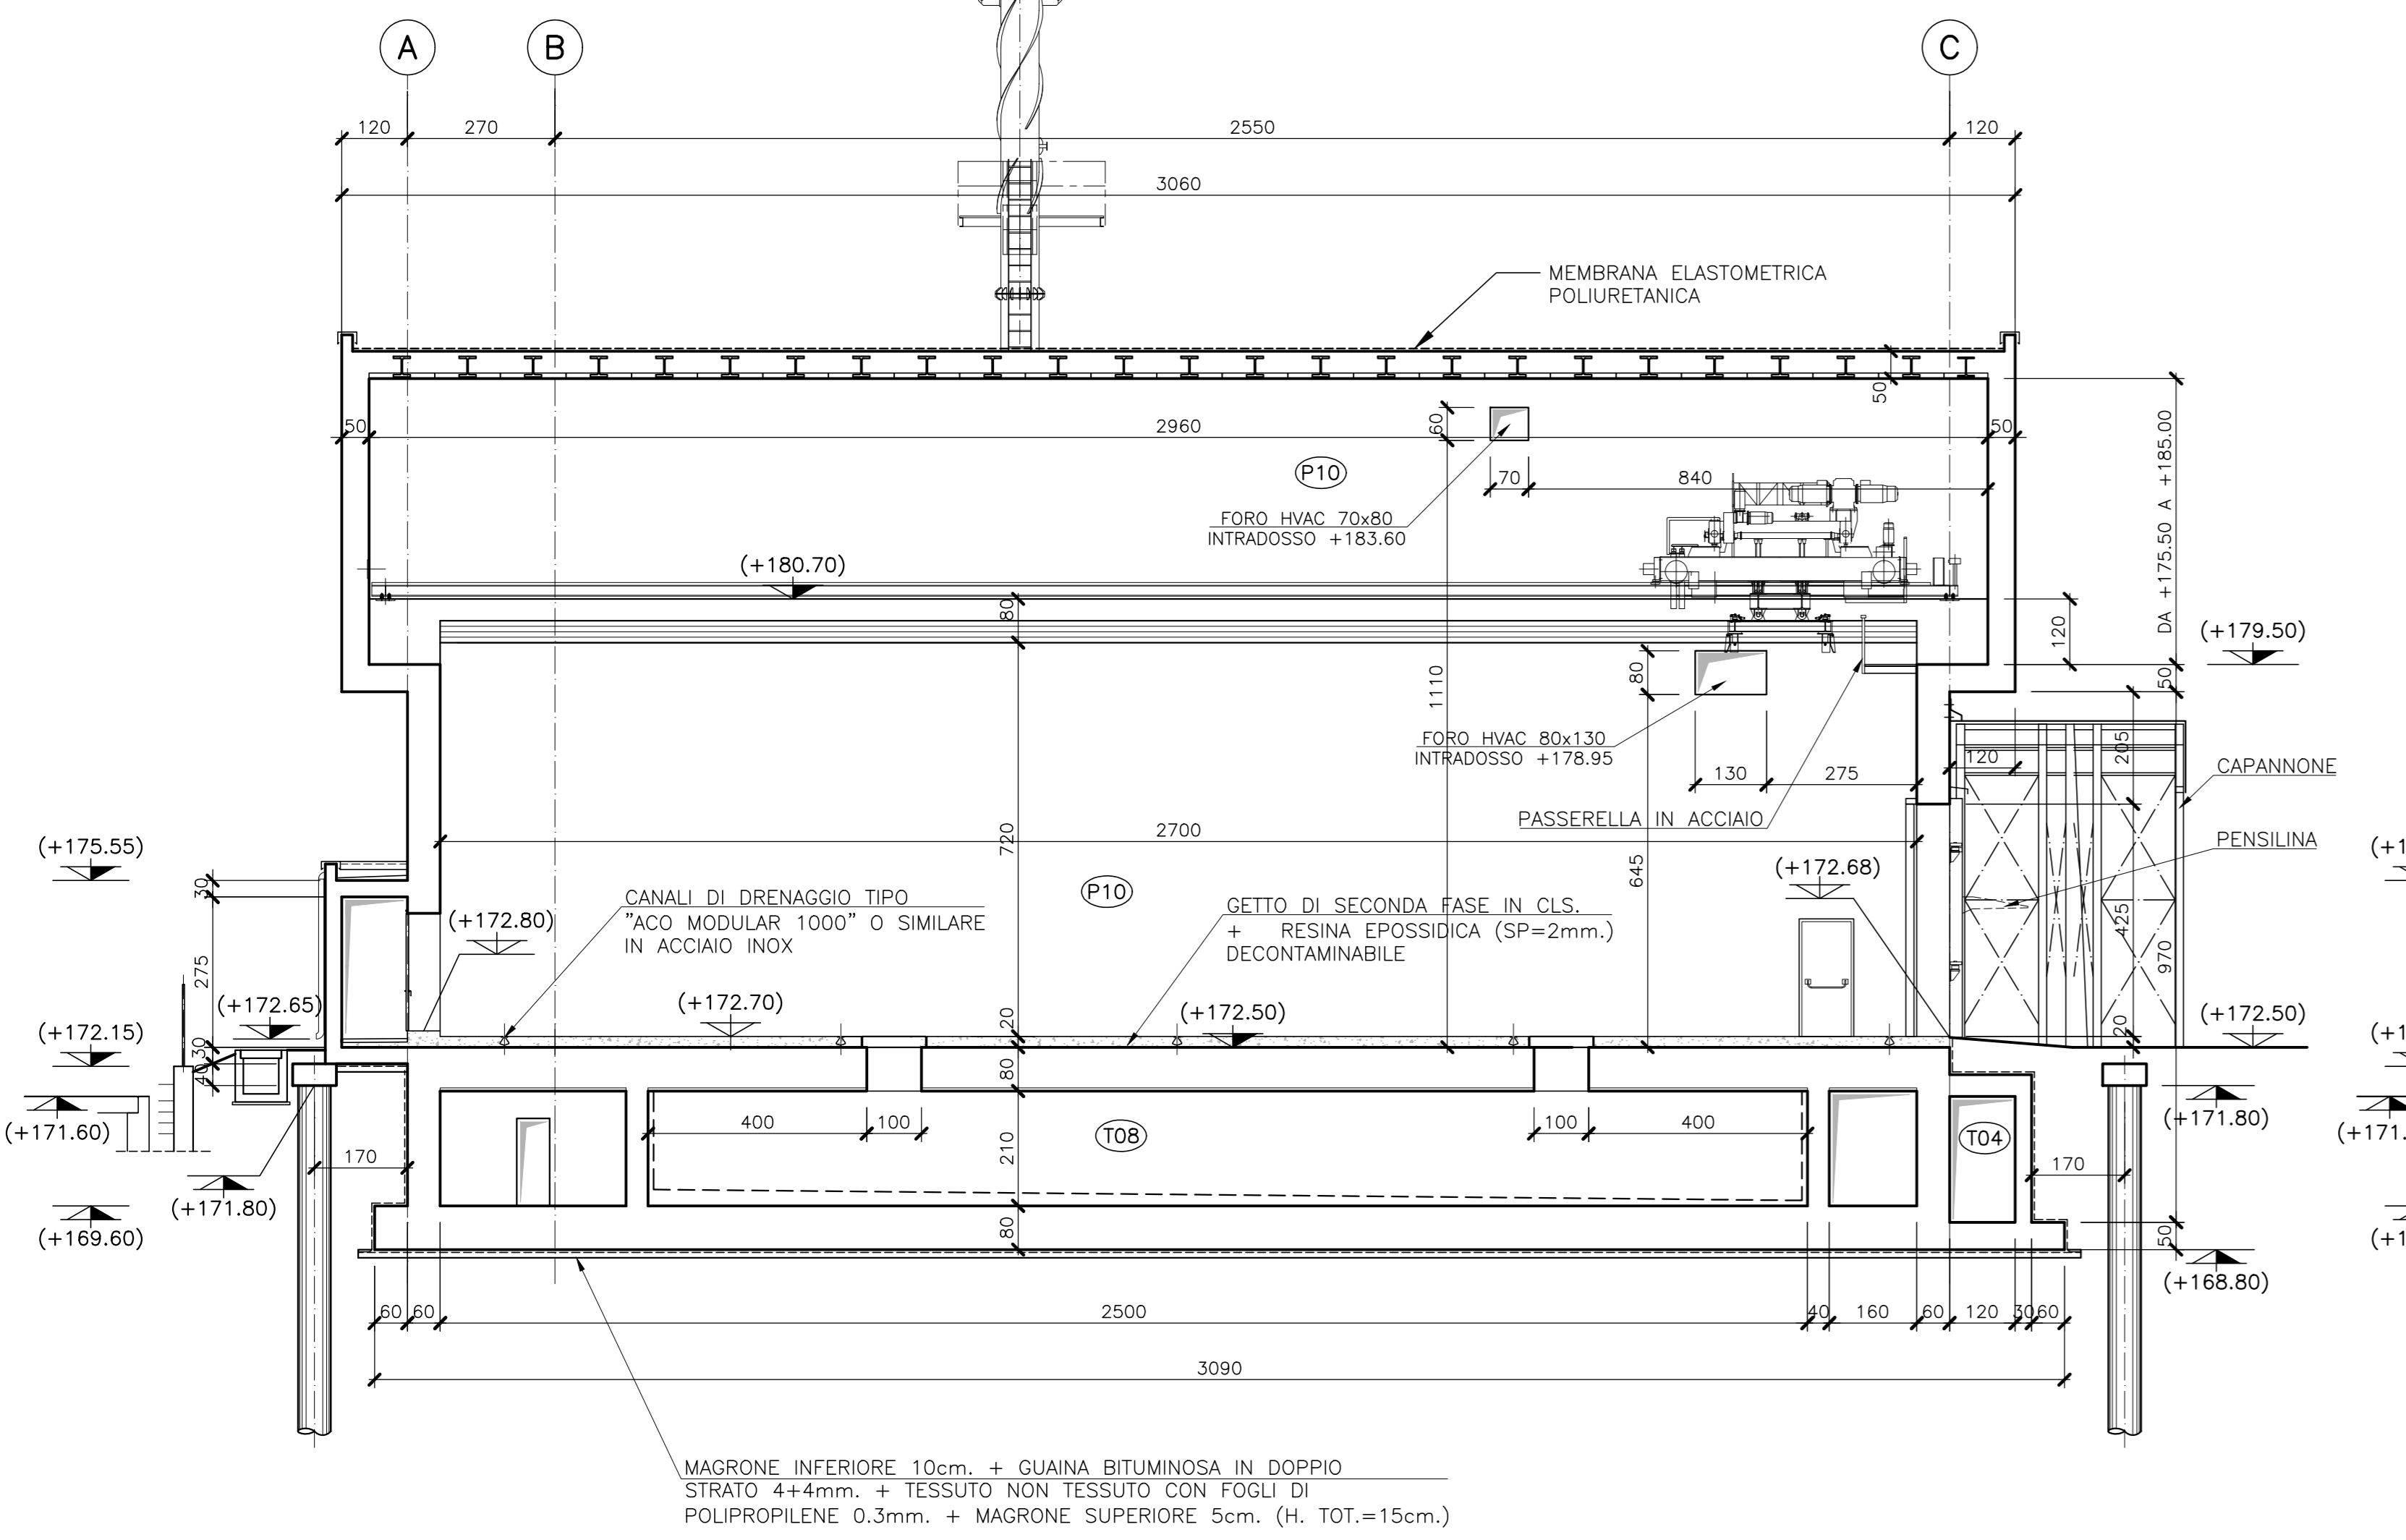


SEZIONE B-B
SCALA 1:100

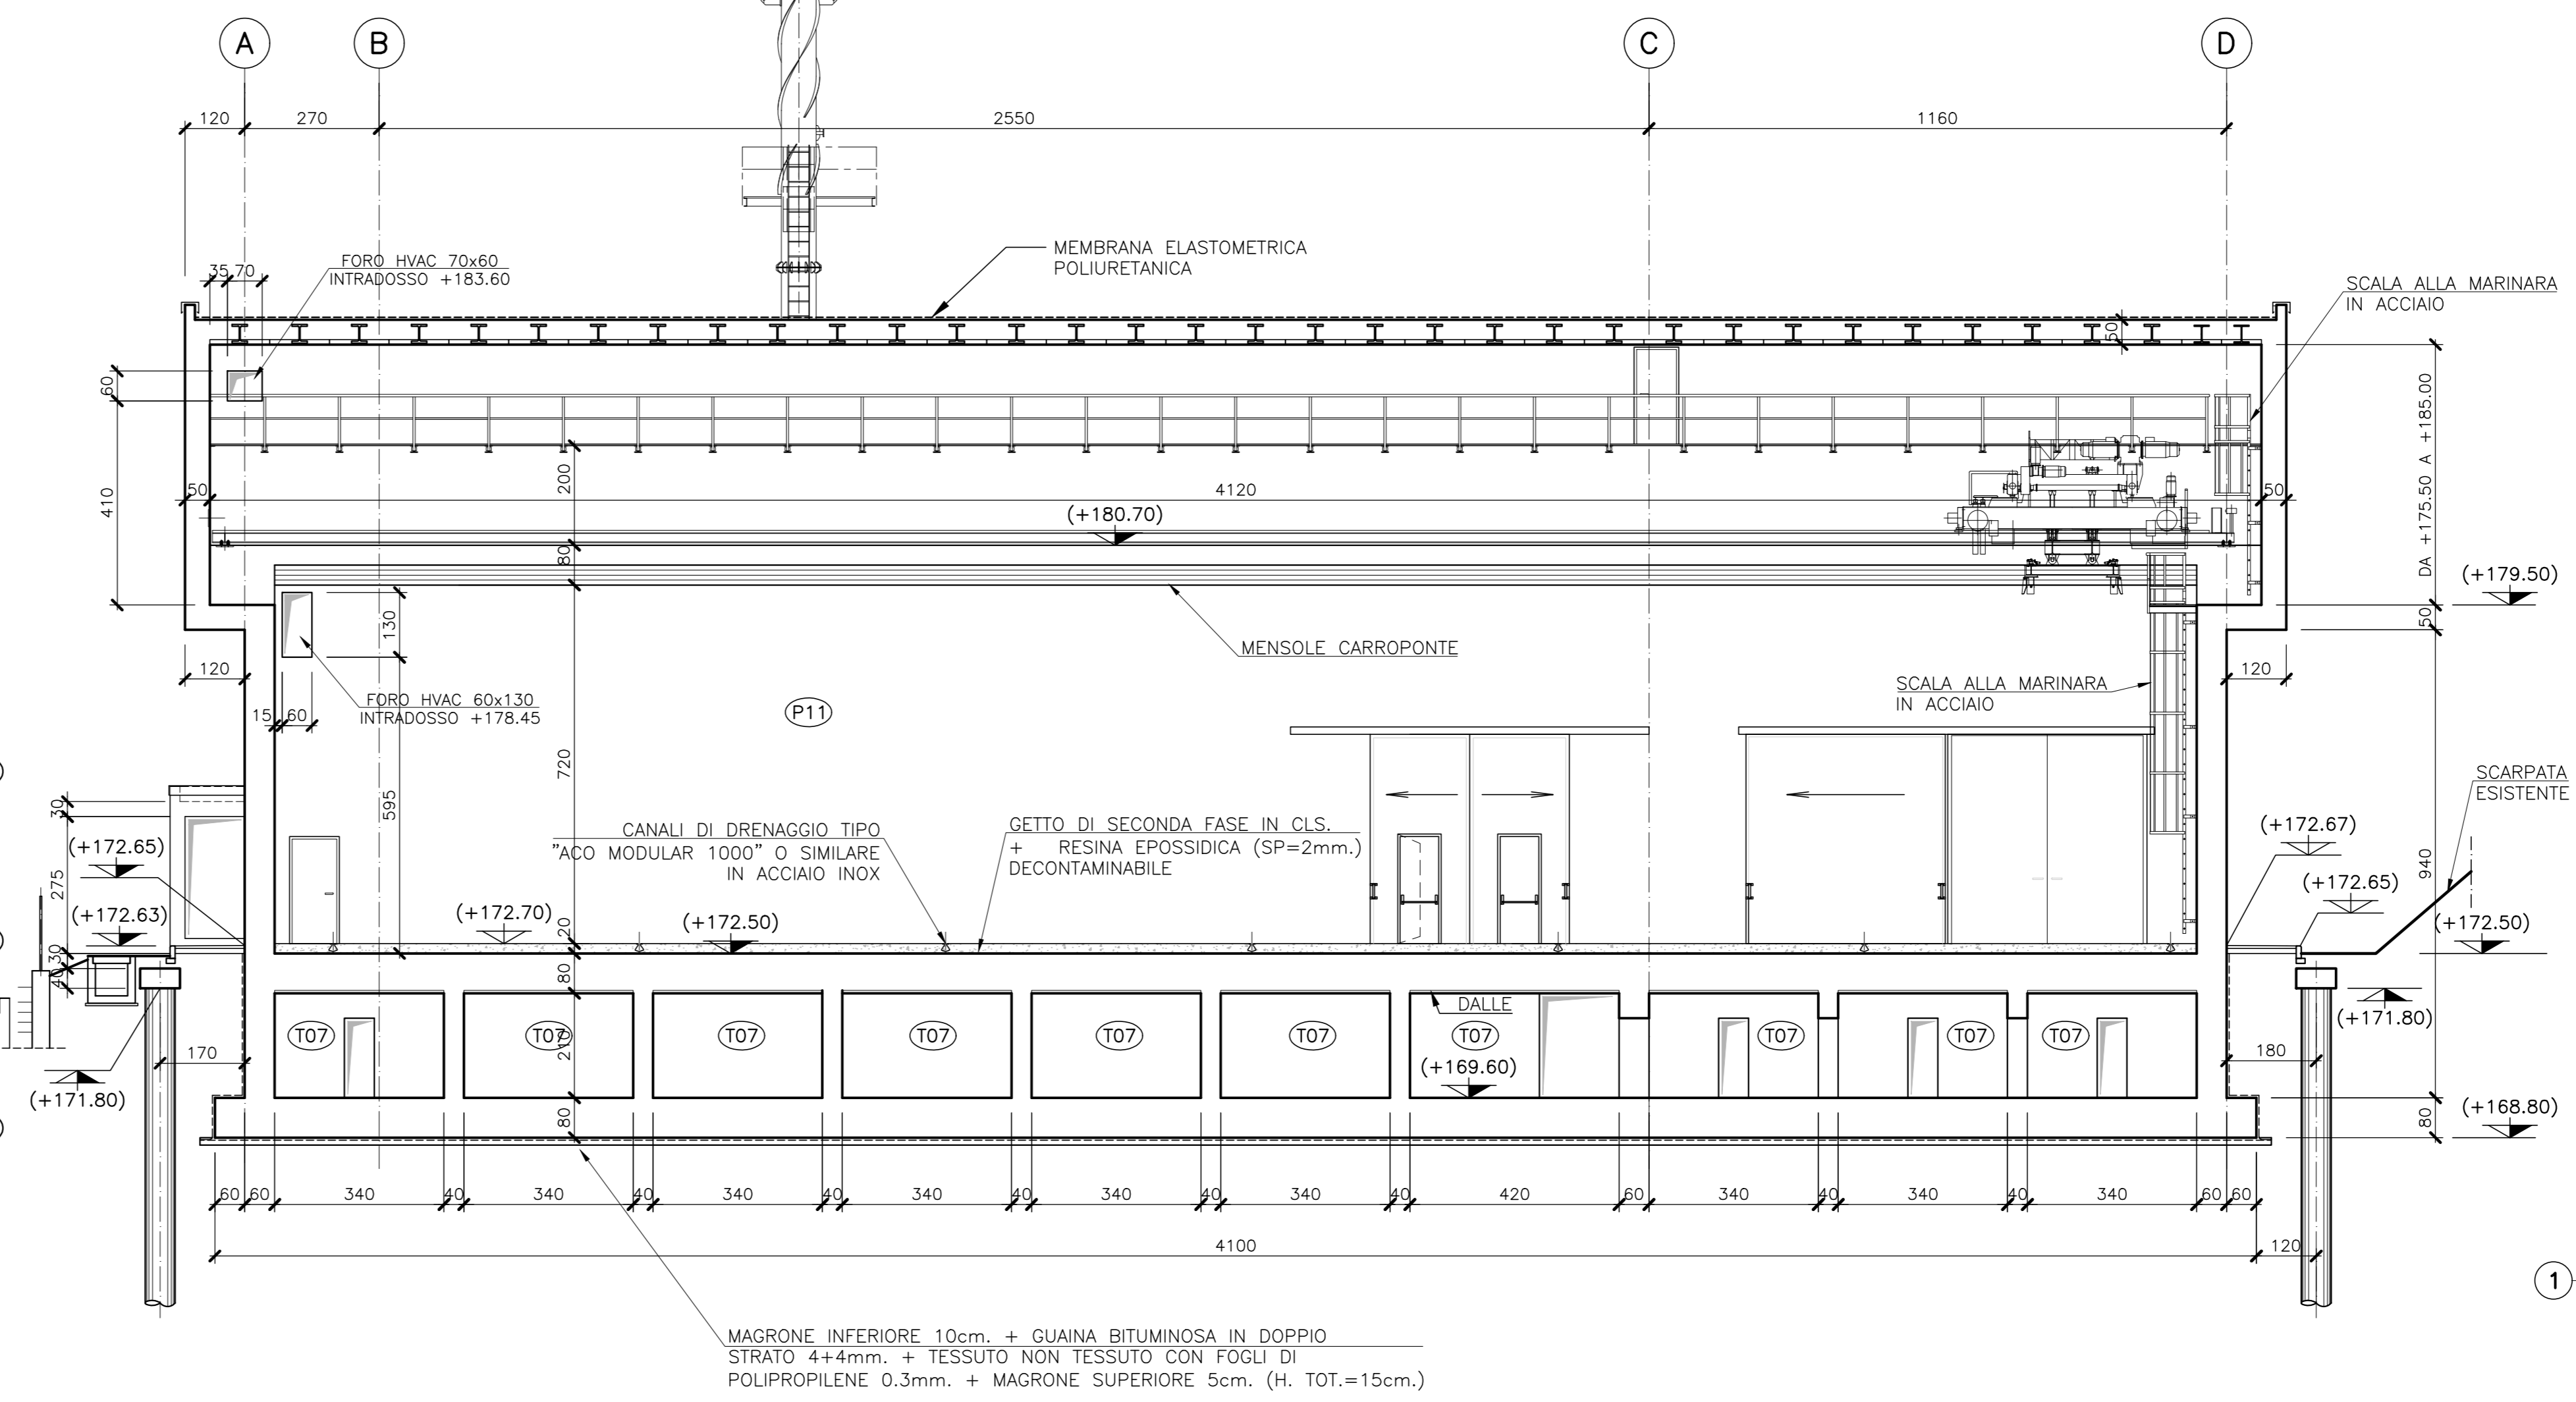


SEZIONE C-C
SCALA 1:100

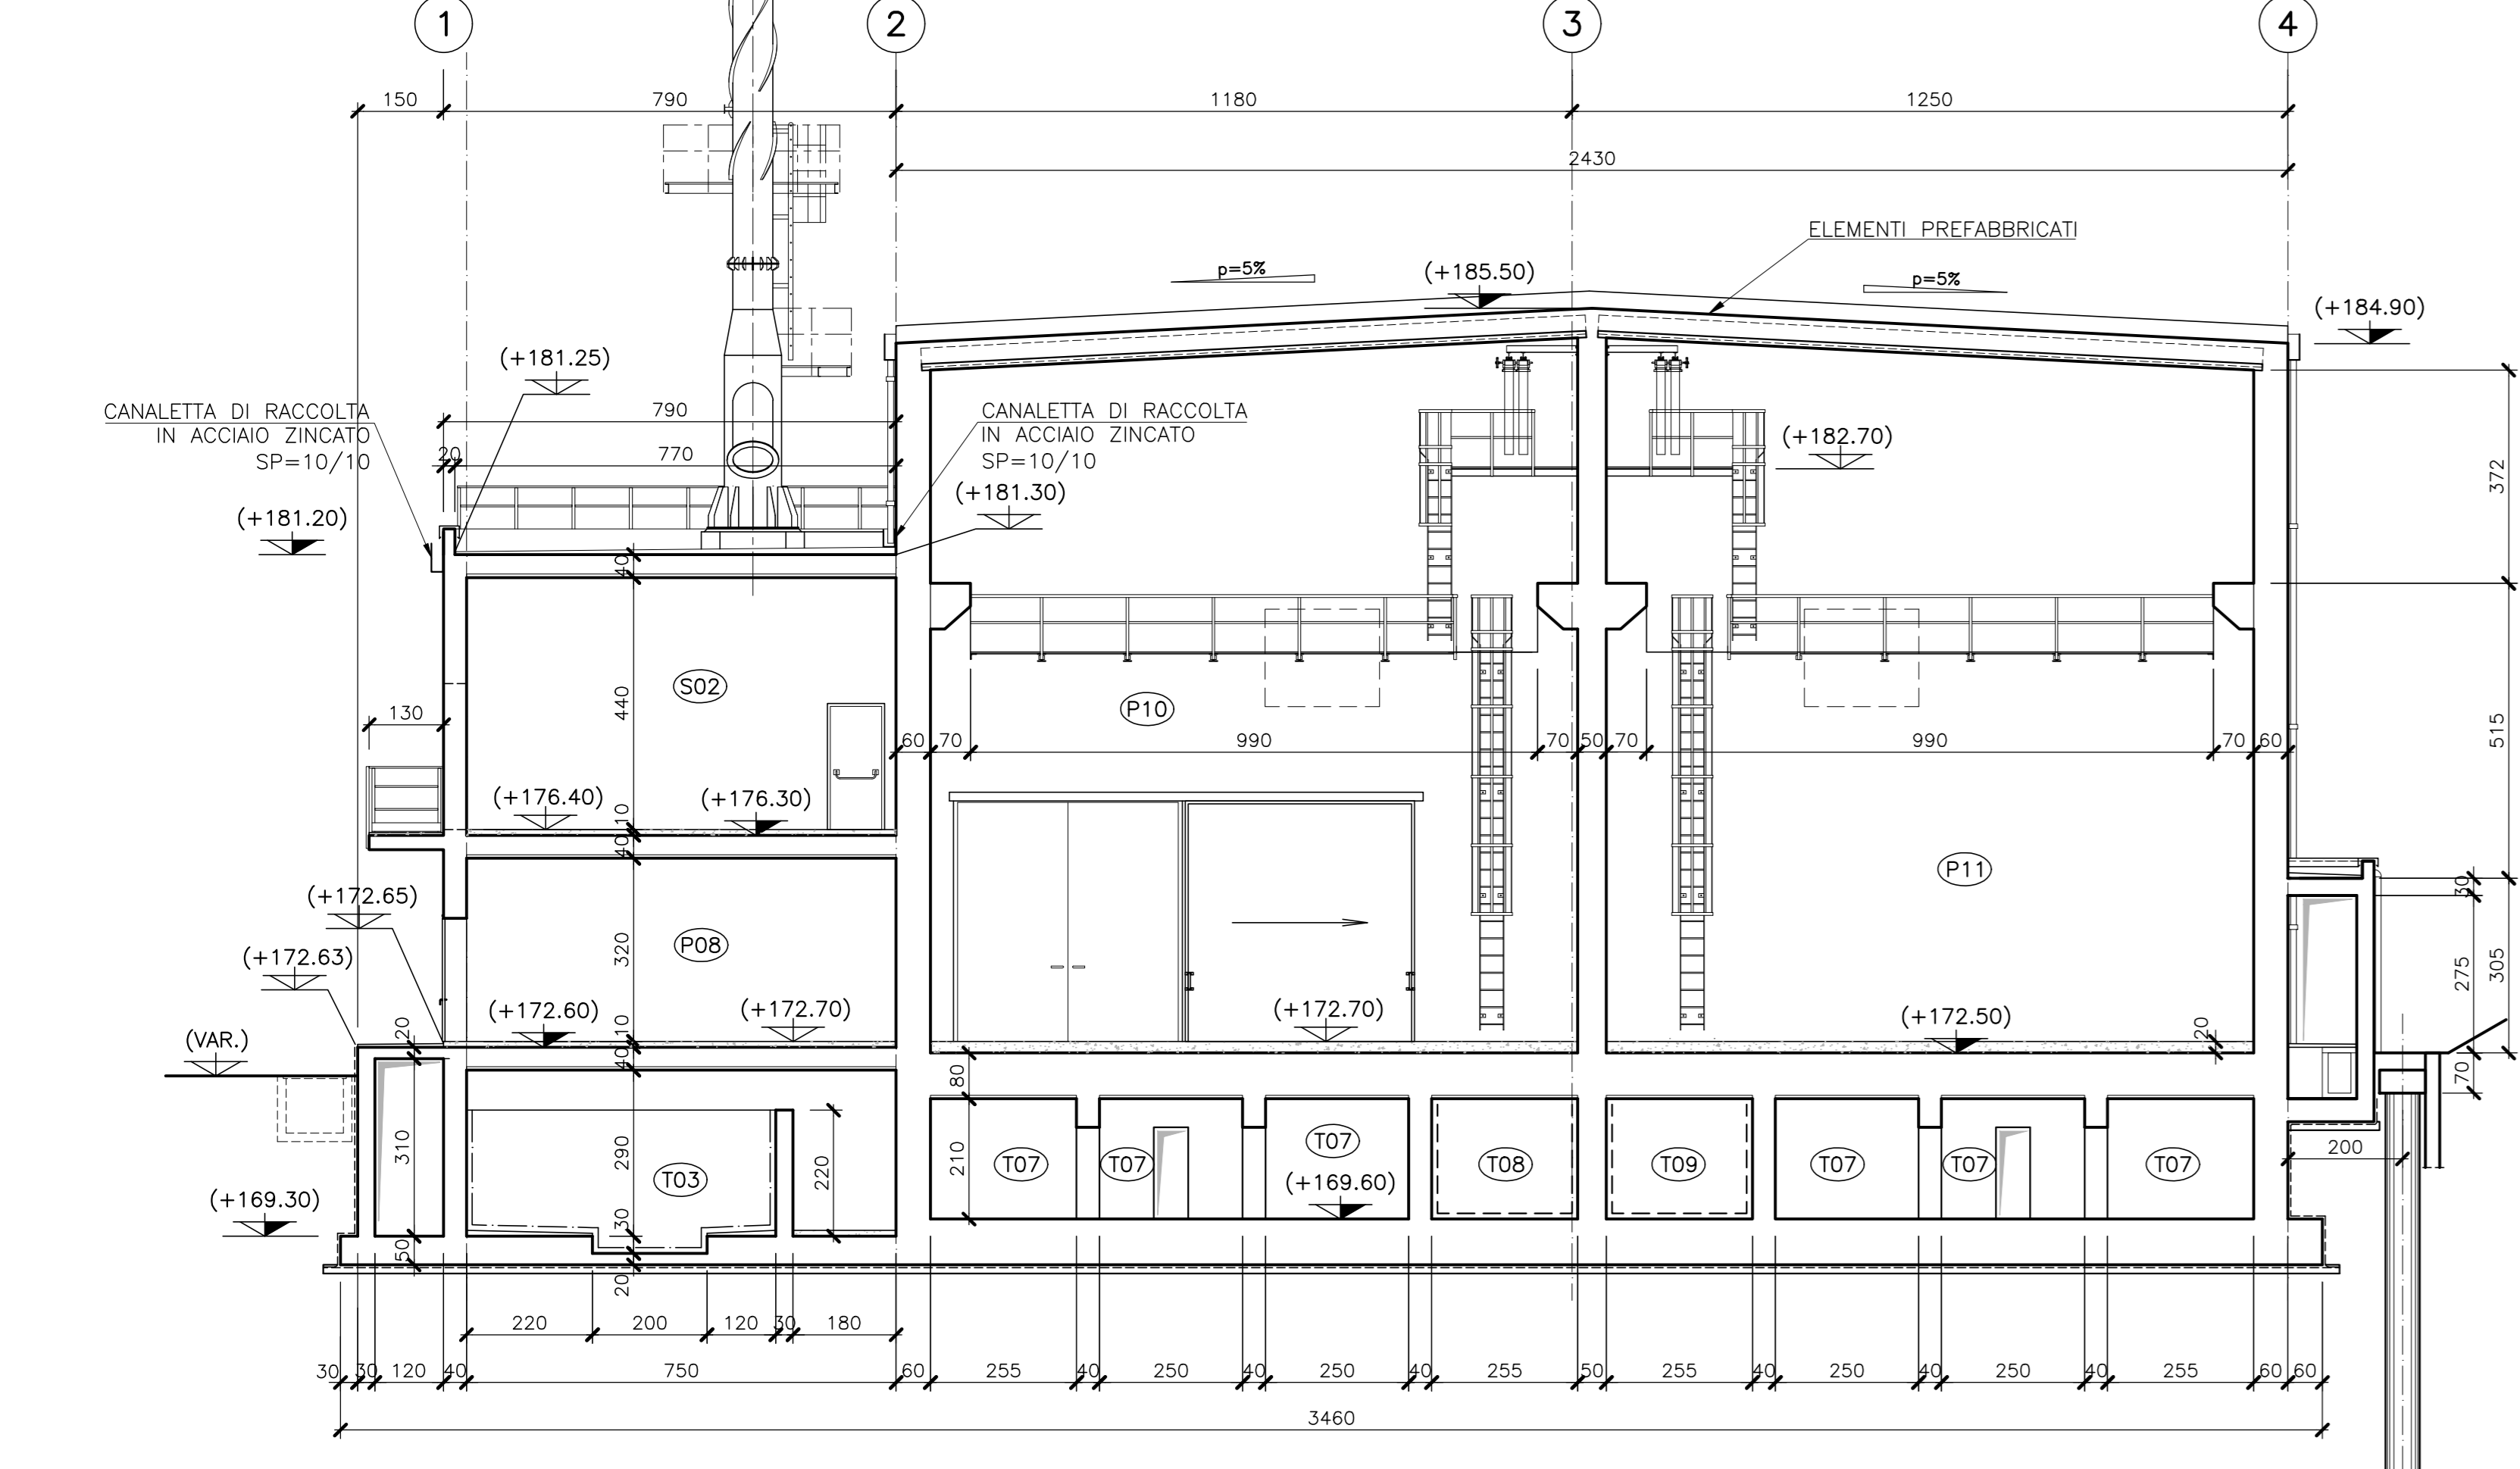

SEZIONE D-D
SCALA 1:100

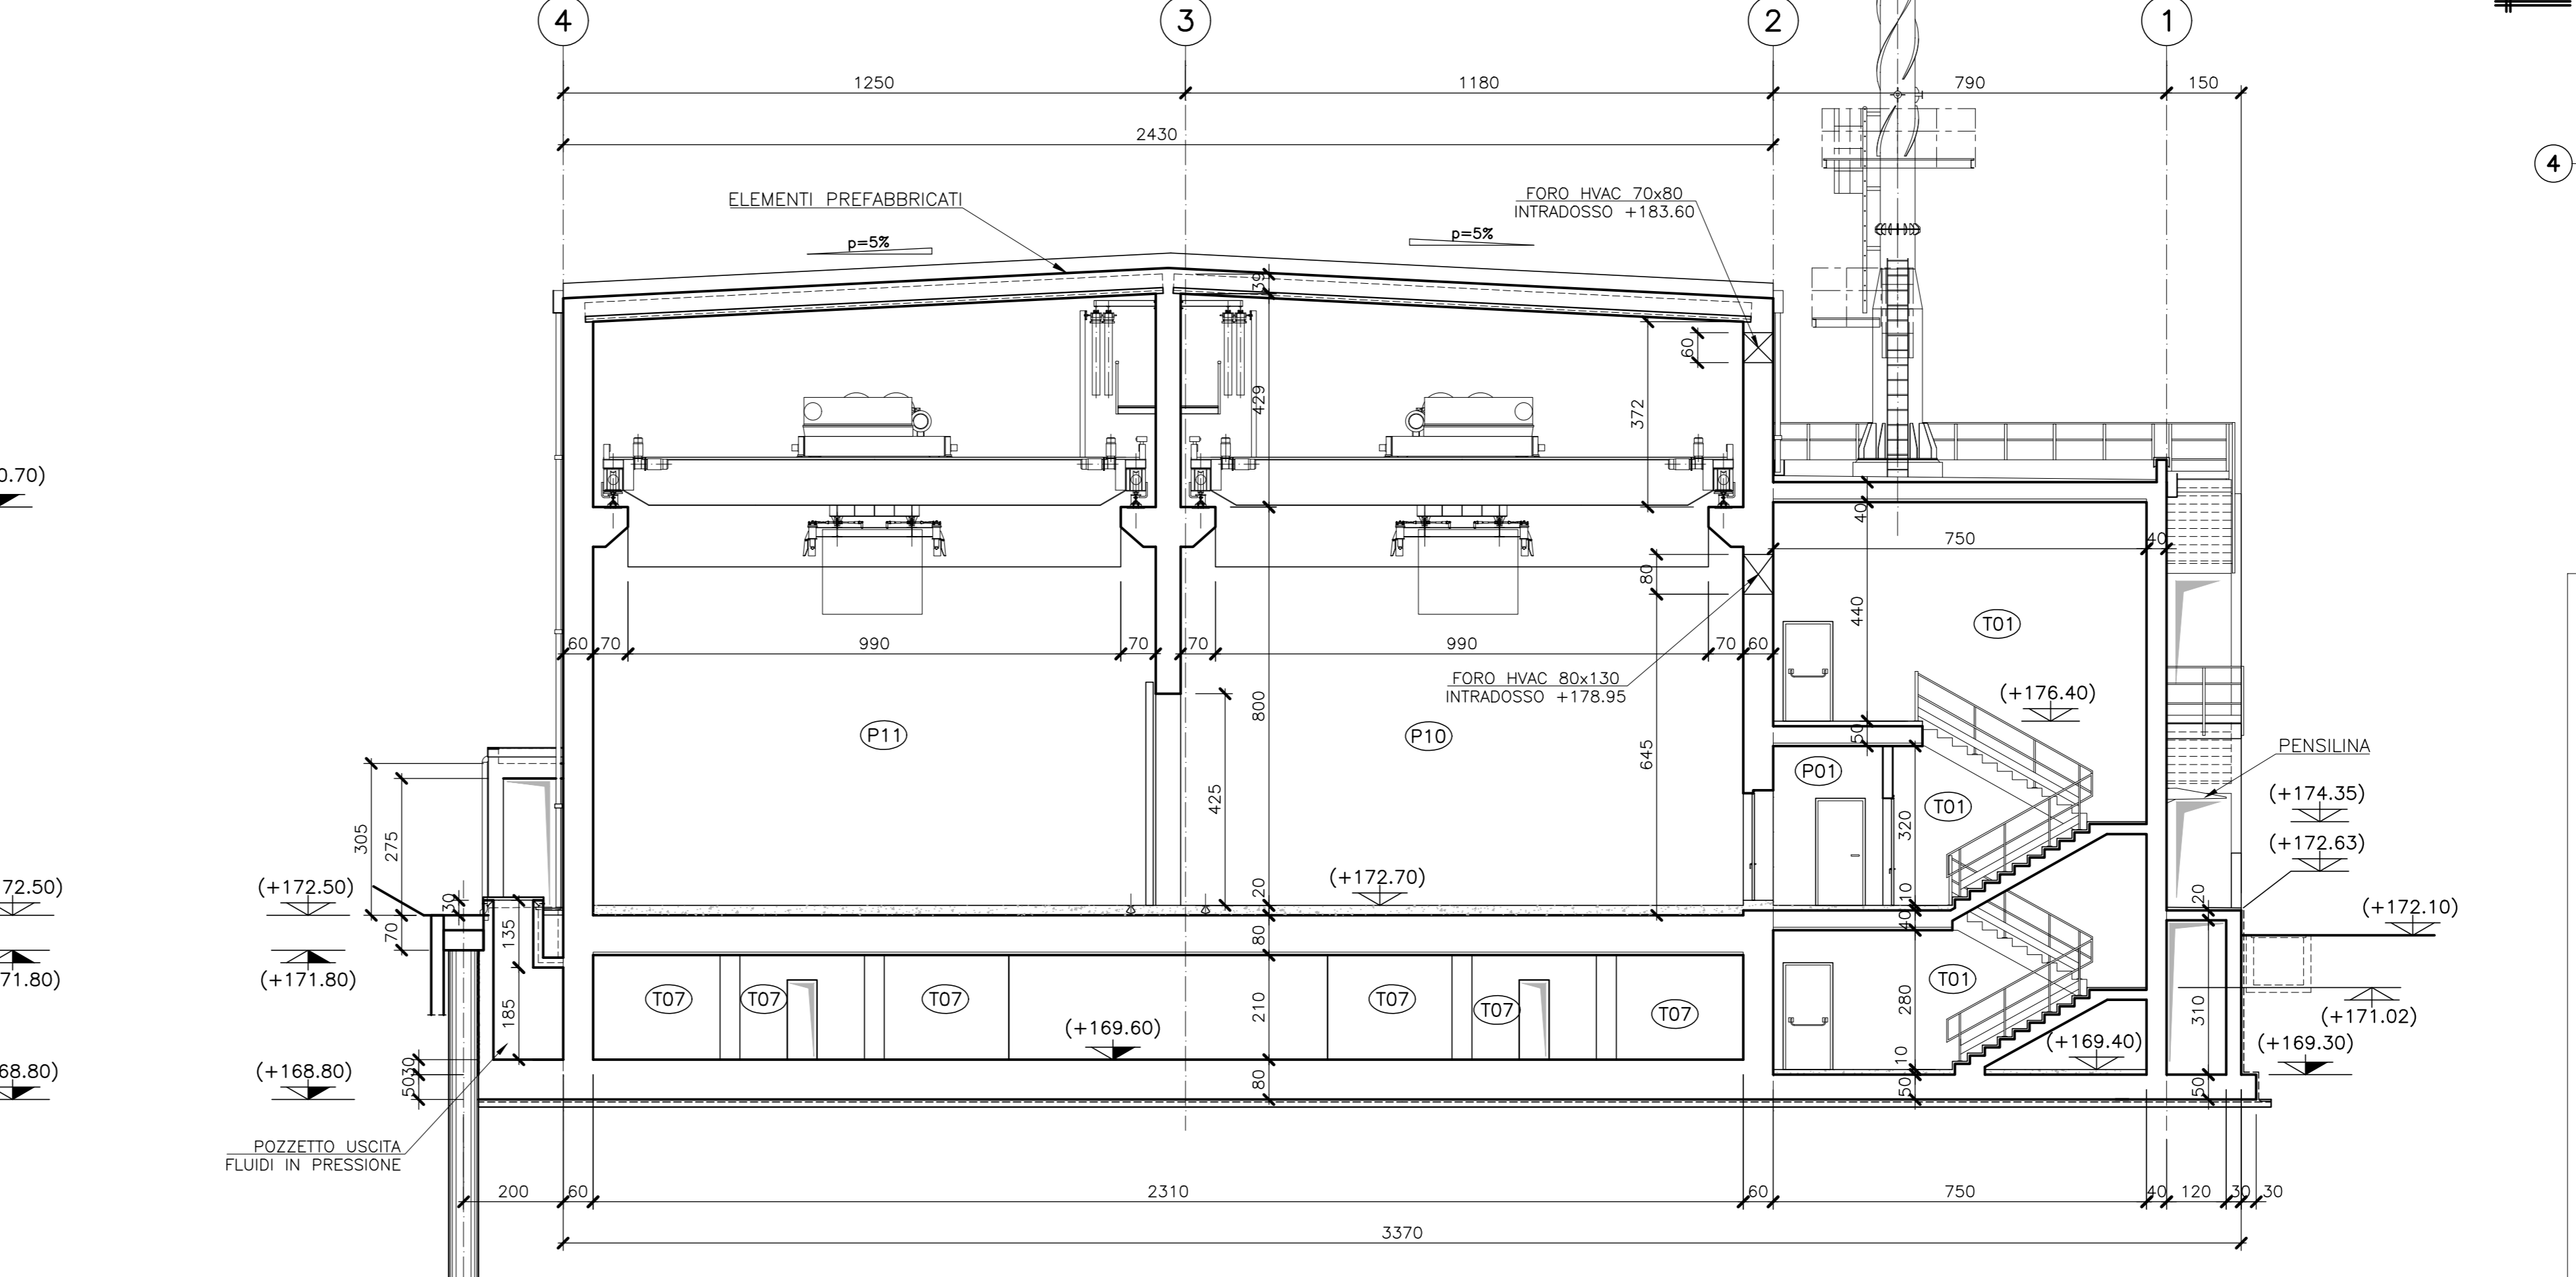

PIANTA CHIAVE

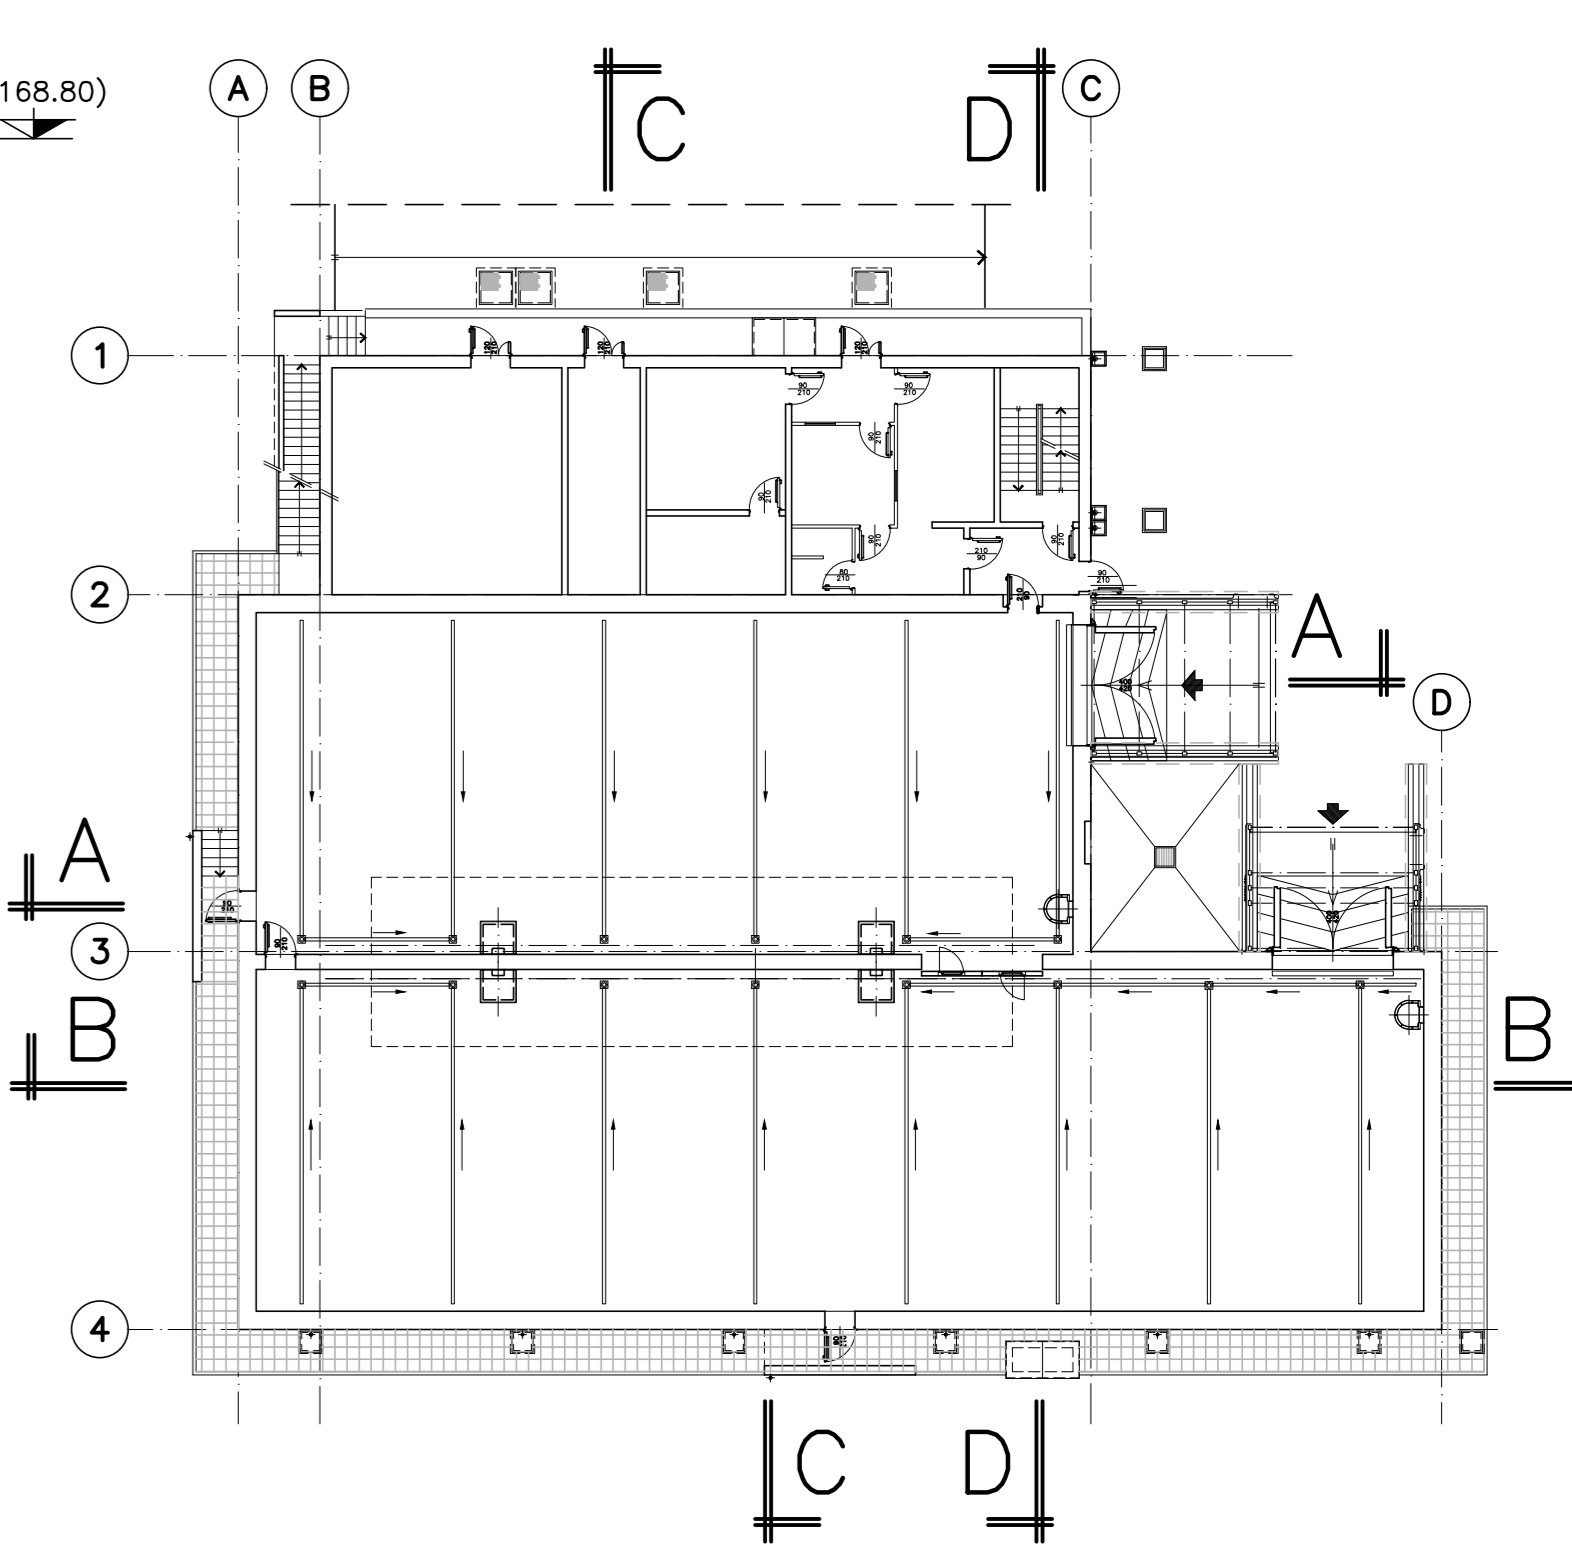

NOTE:
 ↗ SIMBOLI QUOTA AL RUSTICO
 ↘ SIMBOLI QUOTA AL FINITO

LEGENDA LOCALI		LEGENDA LOCALI	
LOCALE	DESCRIZIONE	LOCALE	DESCRIZIONE
(P01)	SAS ACCESSO ZONA CONTROLLATA	(T01)	SCALA CALDA
(P02)	LOCALE SPOGLIATOIO	(T02)	LOCALE POMPE VASCA ANTINCENDIO
(P03)	SAS D'INGRESSO	(T03)	VASCA ANTINCENDIO
(P04)	GUARDIANA FISICA SANITARIA	(T04)	INTERCAPEDINE PASSAGGIO INPIANTI
(P05)	LOCALE DOCCIA EMERGENZA	(T05)	ACCESSO LOCALI INTERRATI
(P06)	RETROQUADRO SALA CONTROLLO	(T06)	LOCALE POMPE DRENAGGI INTERNI
(P07)	LOCALE SALA CONTROLLO	(T07)	LOCALE INTERRATO
(P08)	LOCALE BATTERIE E UPS	(T08)	VASCA RACCOLTA ANTINCENDIO A
(P09)	LOCALE QUADRI ELETTRICI	(T09)	VASCA RACCOLTA ANTINCENDIO B
(P10)	AREA STOCCAGGIO	(SD1)	LOCALE VENTILATORI
(P11)	AREA STOCCAGGIO	(SD2)	LOCALE FILTRI

Rev.	Data	Descrizione
04	08/06/2020	Allineamento Progetto
03	22/07/2019	Revisione generale
02	03/03/2017	Revisione generale
01	30/11/2016	Revisione generale
00	02/08/2016	Prima emissione

Stefano D'orazio	Elaborato	Mario Scavroni	Verificato	D'Vitali Di Maio	Approvato	Roberto Genovesi	Autorizzato
Elaborato		Collaborazioni		Verificato		Approvato	
S1301		S1301		S1301		S1301	

TITOLO / Title
Adeguamento Ed. 2300 - Nuovo Edificio - Architettonici - Sezioni

CLIENTE/Cient: **Sogin** Codice Cliente: **SL 23 00062** FORMATO/Size: **A0** SCALA/Scale: **1:100**

OGGETTO/Objct: **Saluggia - Adeguamento ED2300 - Progetto definitivo dello spostamento dei sottoservizi e della demolizione/ricostruzione dell'ED.2300**

REV.	DATA	DESCRIZIONE DELLA REV.	INCARICATO	COLLABORAZIONI	VERIFICA	APPROVATO	AUTORIZZATO
03	30/06/2020	Revisione Generale					

PROGETTO: **Saluggia - Adeguamento edificio 2300**

TITOLO: **Adeguamento Ed. 2300 - Nuovo Edificio - Architettonici - Sezioni**

SCALA: **1:100** Formato: **A0** Foglio: **1** Di: **1**

PROGETTO: **SL 23 00062** Foglio: **1** Di: **1**

FORMATO: **A0** Foglio: **1** Di: **1**

PROGETTO: **SL 23 00062** Foglio: **1** Di: **1**

PROGETTO: **SL 23 00062** Foglio: **1** Di: **1**

Elaborato: SL 23 00062

Rev: 03

Stato: Autorizzato



Il sistema informatico prevede la firma elettronica pertanto l'indicazione delle strutture e dei nominativi delle persone associate certifica l'avvenuto controllo.

<i>N</i>	<i>File name</i>	<i>Data</i>
1	Srs_standard.ctb	26/06/2020 09:25
2		
3		
4		
5		
6		
7		
8		
9		
10		
11		
12		
13		
14		
15		
16		
17		
18		
19		
20		
21		
22		
23		
24		
25		
26		
27		