


PIANTA A QUOTA 172.70

SCALA 1:100

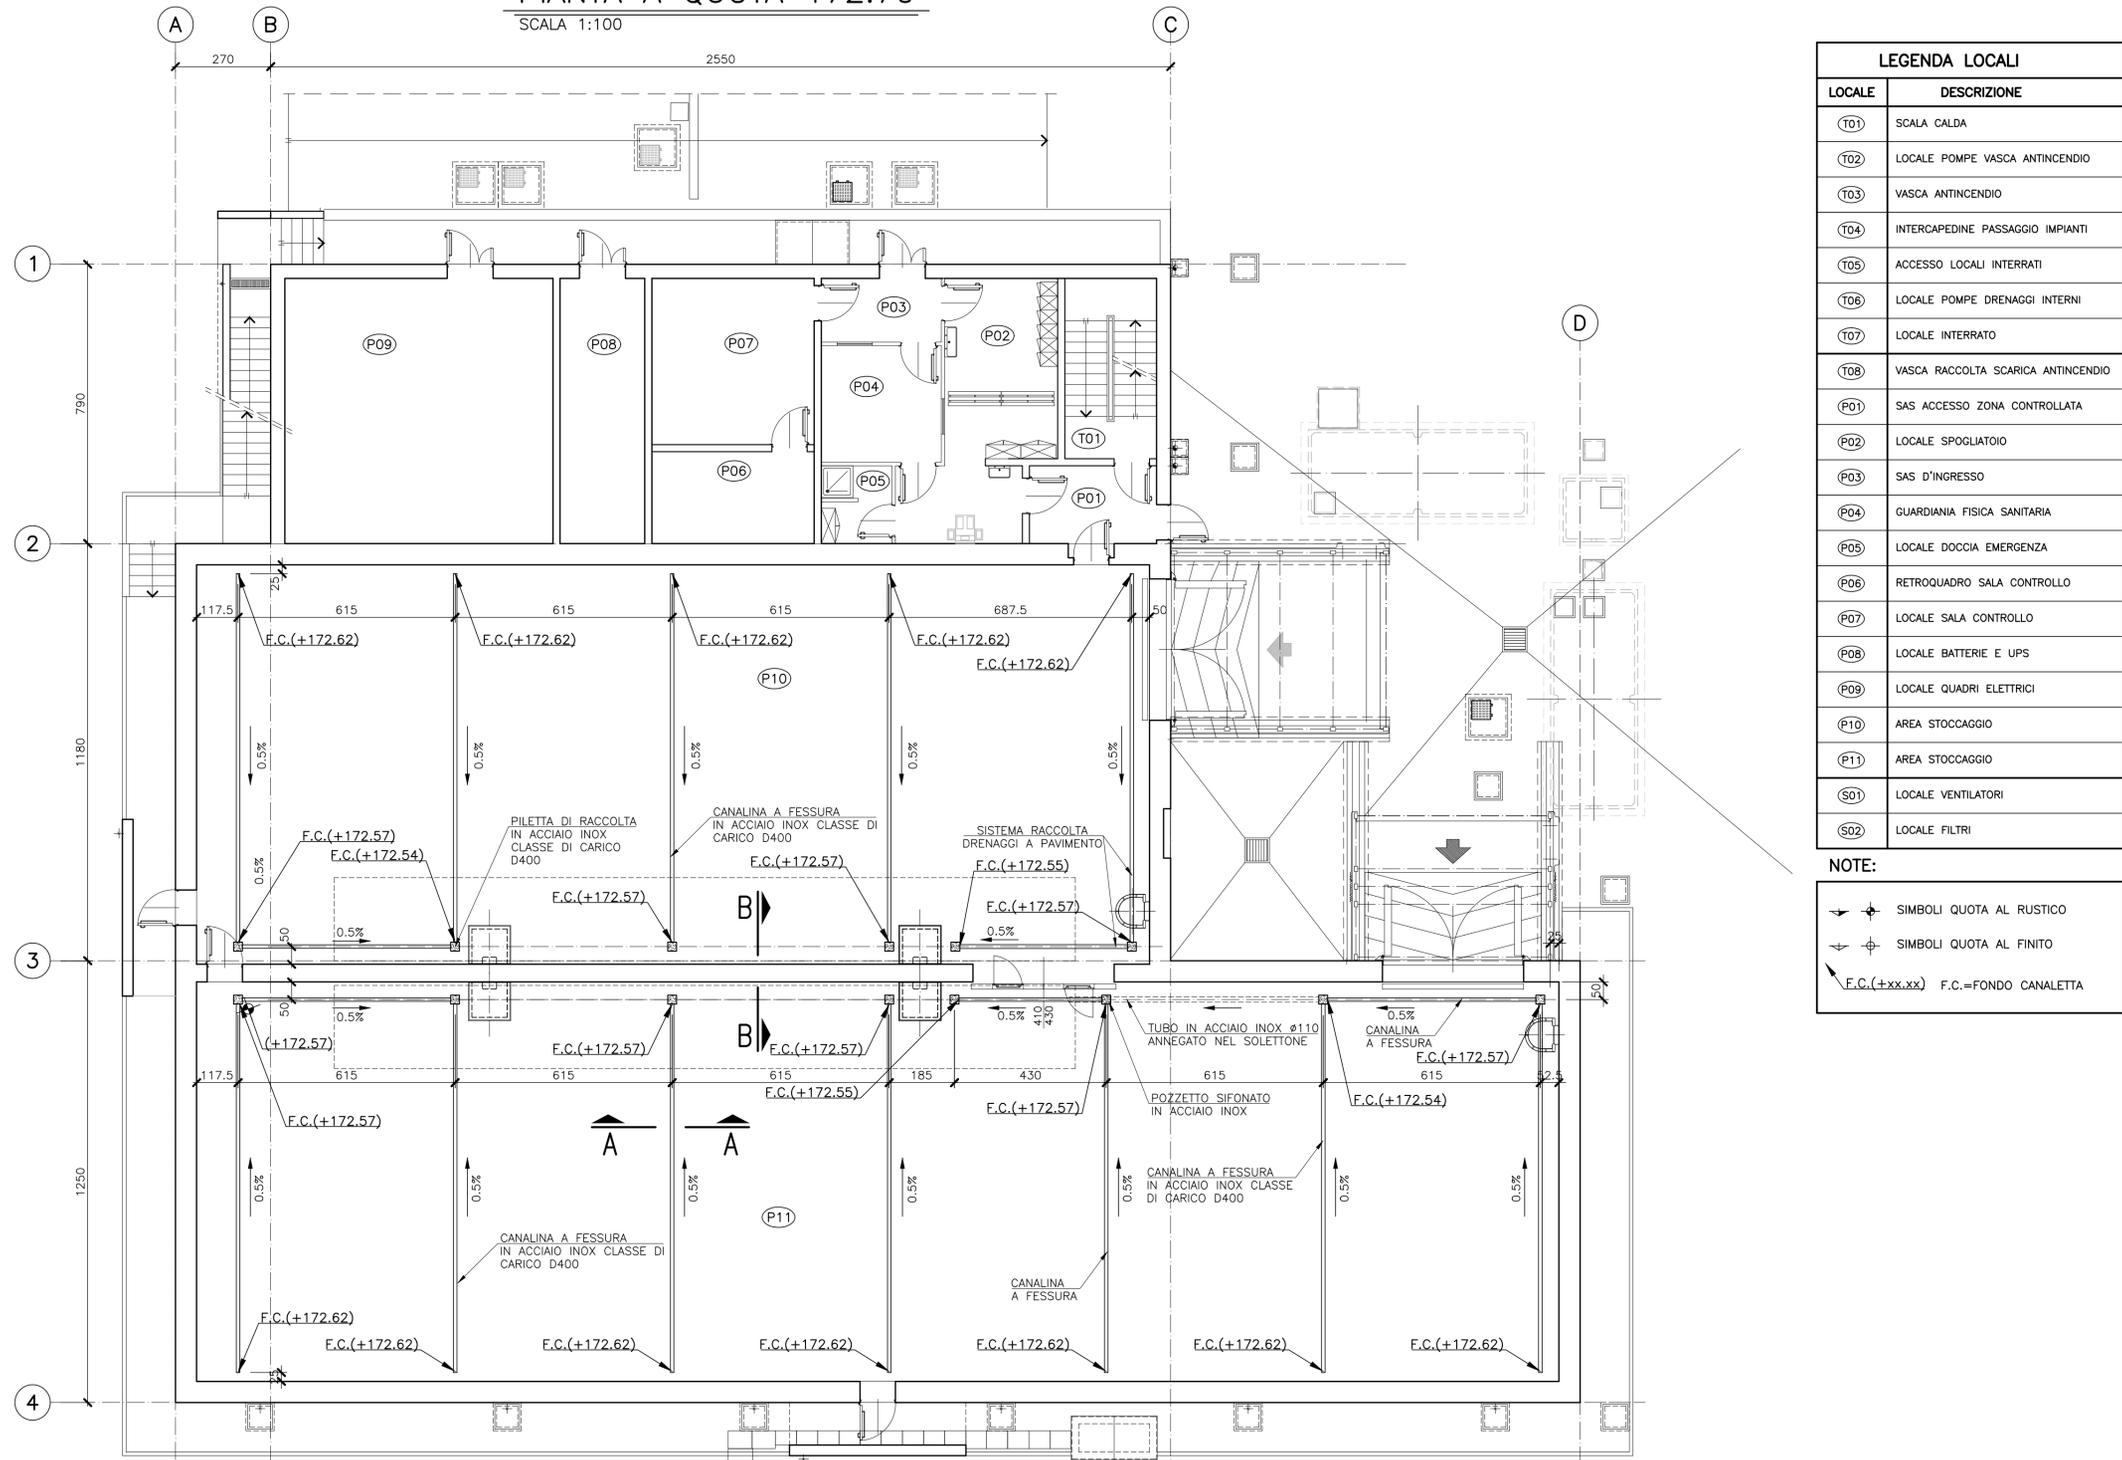

LEGENDA LOCALI	
LOCALE	DESCRIZIONE
(T01)	SCALA CALDA
(T02)	LOCALE POMPE VASCA ANTINCENDIO
(T03)	VASCA ANTINCENDIO
(T04)	INTERCAPEDINE PASSAGGIO IMPIANTI
(T05)	ACCESSO LOCALI INTERRATI
(T06)	LOCALE POMPE DRENAGGI INTERNI
(T07)	LOCALE INTERRATO
(T08)	VASCA RACCOLTA SCARICA ANTINCENDIO
(P01)	SAS ACCESSO ZONA CONTROLLATA
(P02)	LOCALE SPOGLIAIO
(P03)	SAS D'INGRESSO
(P04)	GUARDIANIA FISICA SANITARIA
(P05)	LOCALE DOCCIA EMERGENZA
(P06)	RETROQUADRO SALA CONTROLLO
(P07)	LOCALE SALA CONTROLLO
(P08)	LOCALE BATTERIE E UPS
(P09)	LOCALE QUADRI ELETTRICI
(P10)	AREA STOCCAGGIO
(P11)	AREA STOCCAGGIO
(S01)	LOCALE VENTILATORI
(S02)	LOCALE FILTRI


NOTE:

- ↗ ↘ SIMBOLI QUOTA AL RUSTICO
- ↖ ↙ SIMBOLI QUOTA AL FINITO
- E.C.(+xx.xx) F.C.=FONDO CANALETTA

DISEGNI DI RIFERIMENTO

SL 23 00056	- Pozzetti di interfaccia (Dettagli)
SL 23 00058	- Architettonici - Pianta interrato
SL 23 00059	- Architettonici - Pianta Piano Terra
SL 23 00060	- Architettonici - Pianta Qta Mensole
SL 23 00061	- Architettonici - Pianta Copertura
SL 23 00062	- Architettonici - Sezioni
SL 23 00063	- Architettonici - Prospetti
SL 23 00064	- Architettonici - Abaco Infissi
SL 23 00065	- Architettonici - Abaco Finiture
SL 23 00066	- Architettonici - Piante Corpo Servizi - Tav.1
SL 23 00067	- Architettonici - Piante Corpo Servizi - Tav.2
SL 23 00068	- Architettonici - Sezioni Corpo Servizi
SL 23 00069	- Architettonici - Drenaggi (Pianta e Dettagli)
SL 23 00070	- Architettonici - Dettagli Tavola 1
SL 23 00071	- Architettonici - Dettagli Tavola 2
SL 23 00083	- Planimetria e dettagli scarichi acque meteoriche
SL 23 00035	- Configurazione tipo di caricamento

PIANTA CHIAVE

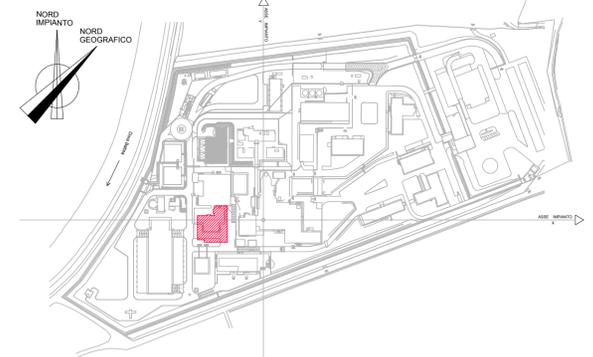

LA POSIZIONE DEFINITIVA DELLE CANALINE NON DOVRA' INTERFERIRE CON L'AREA DI AZIONE DEI TASSELLI DI FISSAGGIO DELLE BASI DI APPOGGIO DELLE GABBIE

Rev.	Data	Descrizione
05	22/07/2020	Acquisizione commenti Sogin
04	08/06/2020	Allineamento Progetto
03	22/07/2019	Revisione generale
02	03/03/2017	Revisione generale
01	30/11/2016	Revisione generale
00	20/09/2016	Prima emissione


Elaborato	Collaborazioni	Verificato	Approvato	Autorizzato
Stefano D'orazio	Mario scavroni	D.Vitale Di Maio	Roberto Genovese	

TITOLO / Title		Elaborato S1301SO04025	
Commissa	Tipo doc.	Foglio	di
S1301	DC	01	01

CLIENTE/Cient	Sogin	Codice Cliente	SL 23 00069	FORMATO/Size	SCALA/Scale
OGGETTO/Objct	Saluggia - Adeguamento ED2300 - Progetto definitivo dello spostamento dei sottoservizi e della demolizione/ricostruzione dell'ED.2300			A1	VAR.


SEZIONE A-A

SCALA 1:5

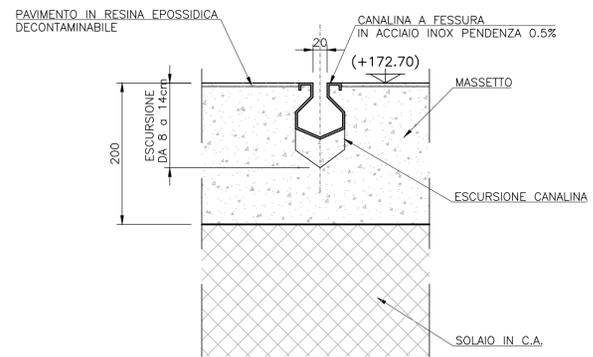

SEZIONE B-B

SCALA 1:10

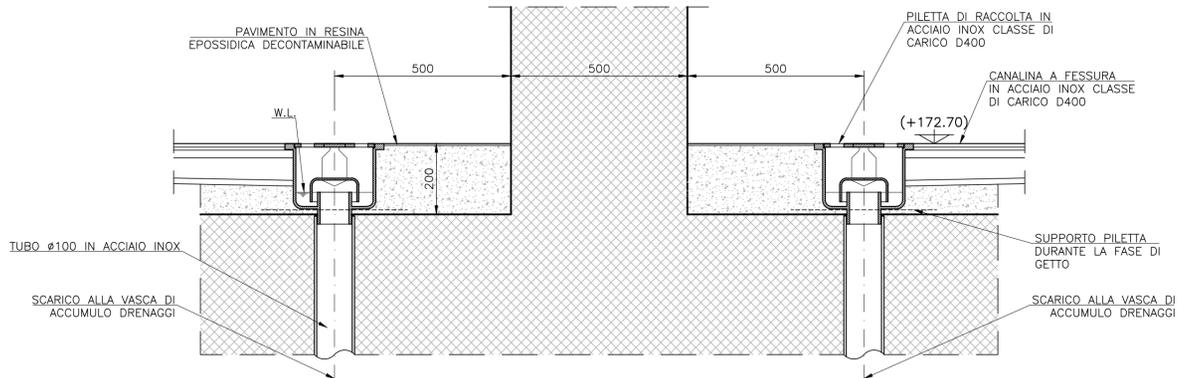

Il sistema informatico prevede la firma elettronica per tutto il documento. L'indicazione delle stampe e dei movimenti delle persone associate certifica l'intervento concesso. Pag. 1 di 1 - SL 23 00069 Rev. 04 - Autorizzato - Livello di categorizzazione: Interno

Timbri e firme per responsabilità di legge

REV.	DATA	DESCRIZIONE DELLA REV.	INCARICATO	COLLABORAZIONI	VERIFICA	APPROVATO	AUTORIZZATO DA
04	27/07/2020	Acquisizione commenti	ESTERNO				

PROGETTO	Saluggia	
Titolo	Adeguamento Ed. 2300 - Nuovo Edificio - Architettonici - Drenaggi (pianta e dettagli)	
ESITO SORVEGLIANZA	<input checked="" type="checkbox"/> POSITIVO <input type="checkbox"/> NEGATIVO	
ESITO CORRETTO	<input type="checkbox"/> COME CORRETTO <input type="checkbox"/> PER INFORMAZIONE	

SCALA	Dis. N.	LIVELLO
VAR.	SL 23 00069	D

FORMATO	TIPO EL.	SISTEMAZIONE	FOGLIO
A1	DC	DEC	1

SOSTITUISCE E REMPLACE il file xx xx xxxxxx

Architettonici - Drenaggi (pianta e dettagli)

Elaborato: SL 23 00069

Rev: 04

Stato: Autorizzato



Il sistema informatico prevede la firma elettronica pertanto l'indicazione delle strutture e dei nominativi delle persone associate certifica l'avvenuto controllo.

<i>N</i>	<i>File name</i>	<i>Data</i>
1	Srs_standard.ctb	23/07/2020 09:10
2		
3		
4		
5		
6		
7		
8		
9		
10		
11		
12		
13		
14		
15		
16		
17		
18		
19		
20		
21		
22		
23		
24		
25		
26		
27		