


LEGENDA

- CAVIDOTTO (idrico-elettrico-antincendio)
- EROGATORE (idrico-elettrico)
- Terminale di raccolta oli esausti
- Terminale di raccolta acque reflue
- Vasca di raccolta acque reflue
- Vasca di raccolta oli esausti

TABELLA INTERVENTI

01	Adeguamento della mantellata a protezione della banchina
02	Rafforzamento gomito del molo sopralfutto
03	Ampliamento della banchina per attracco grosse imbarcazioni
04	Completamento della pavimentazione antiscivolo sulla banchina e adeguamento dei servizi igienici esistenti sul molo sopralfutto
05	Adeguamento di impianti per la distribuzione dell'energia elettrica e dell'acqua
06	Adeguamento dell'impianto di illuminazione finalizzato a contenere i consumi energetici
07	Realizzazione di impianto per il temporaneo stoccaggio di ogni sostanza inquinante liquida
08	Realizzazione di locali per direzione portuale
8.1	Realizzazione di locali per servizi turistici
09	Realizzazione di pavimentazioni ed arredi
10	Realizzazione di attrezzature per servizi
11	Adeguamento e prolungamento del molo sopralfutto
12	Completamento della messa in sicurezza della mantellata nel II Braccio del Molo Sopralfutto
13	Adeguamento ormeggi nelle testate dei moli
14	Risagomatura e messa in sicurezza del molo sopralfutto
15	Opere di difesa e ripascimento arenile di Largo Marina
16	Realizzazione di un parcheggio per almeno 120 posti auto, esiguita in galleria, con accesso diretto alla strada statale
17	Realizzazione di fabbricato per attività mercatali della pesca
18	Adeguamento ed ampliamento infrastrutturale del molo sottoflutto

INTERVENTI PREVISTI NEL PRESENTE PROGETTO

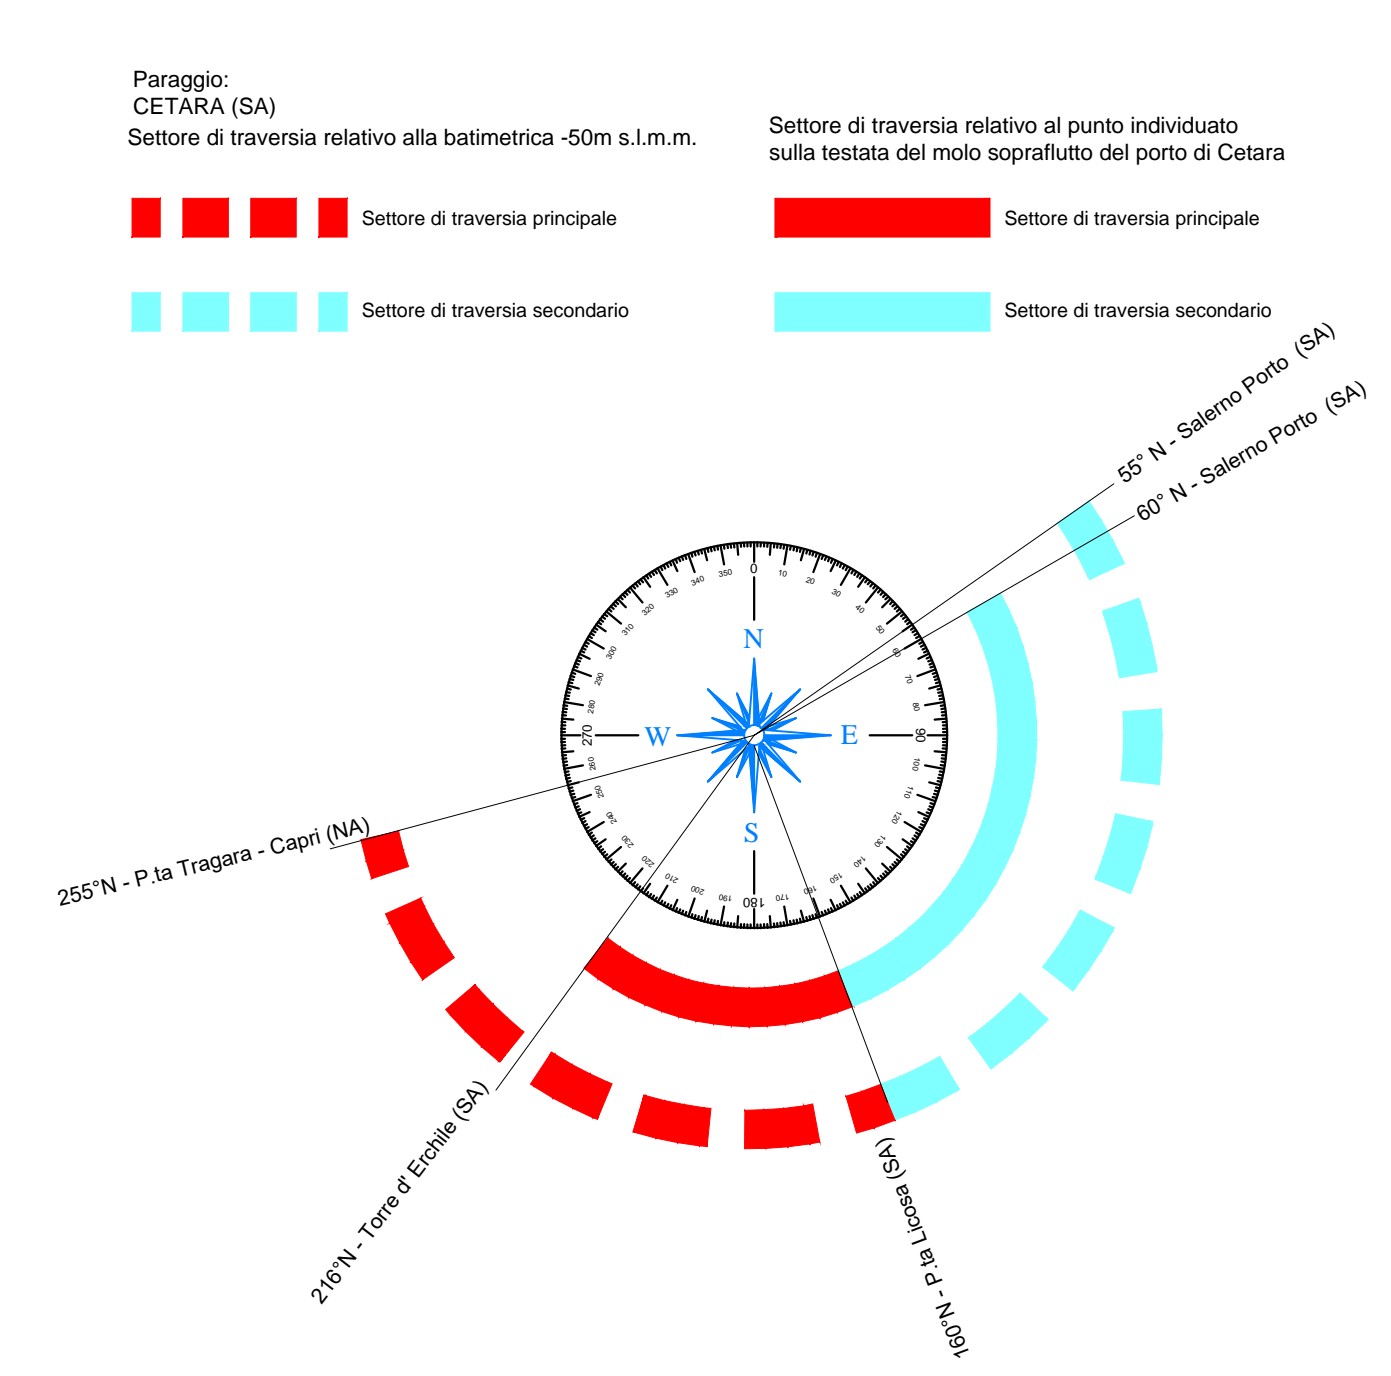

REGIONE CAMPANIA
PROVINCIA DI SALERNO

COMUNE DI CETARA

ADEGUAMENTO E AMPLIAMENTO DEL MOLO DI SOTTOFLUTTO FUNZIONALE ALLE ATTIVITA' MERCATALI DELLA PESCA ED AL TRASPORTO PUBBLICO MARITTIMO

PROGETTO ESECUTIVO

Codice elaborato: **G.4** Titolo elaborato: **PLANIMETRIA GENERALE DI PROGETTO** Scala: **1:500**

Data: **GIUGNO 2021**

R. T. P.:
S.A.L.L. - Studio Associato d'Ingegneria Linguati
Dot. Ing. Fabio Linguati
Dot. Ing. Antonio Fabozzi

Dot. Ing. Francesco Sarnicola
Mandante

Dot. Ing. Antonio Giuseppe Volpe
Mandante

Dot. geol. Federico Tarallo
Mandante

Ref.	Data	DESCRIZIONE