

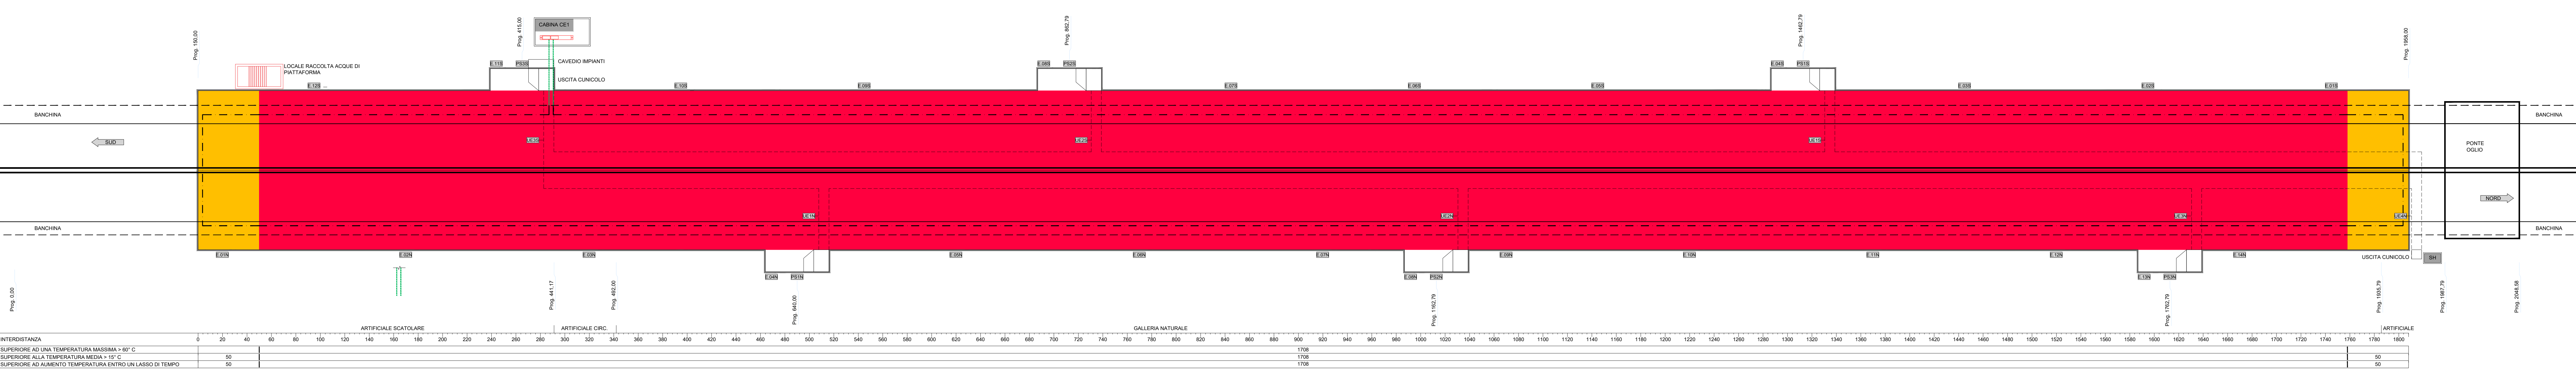



### PLANIMETRIA CON DISPOSIZIONE APPARECCHIATURE

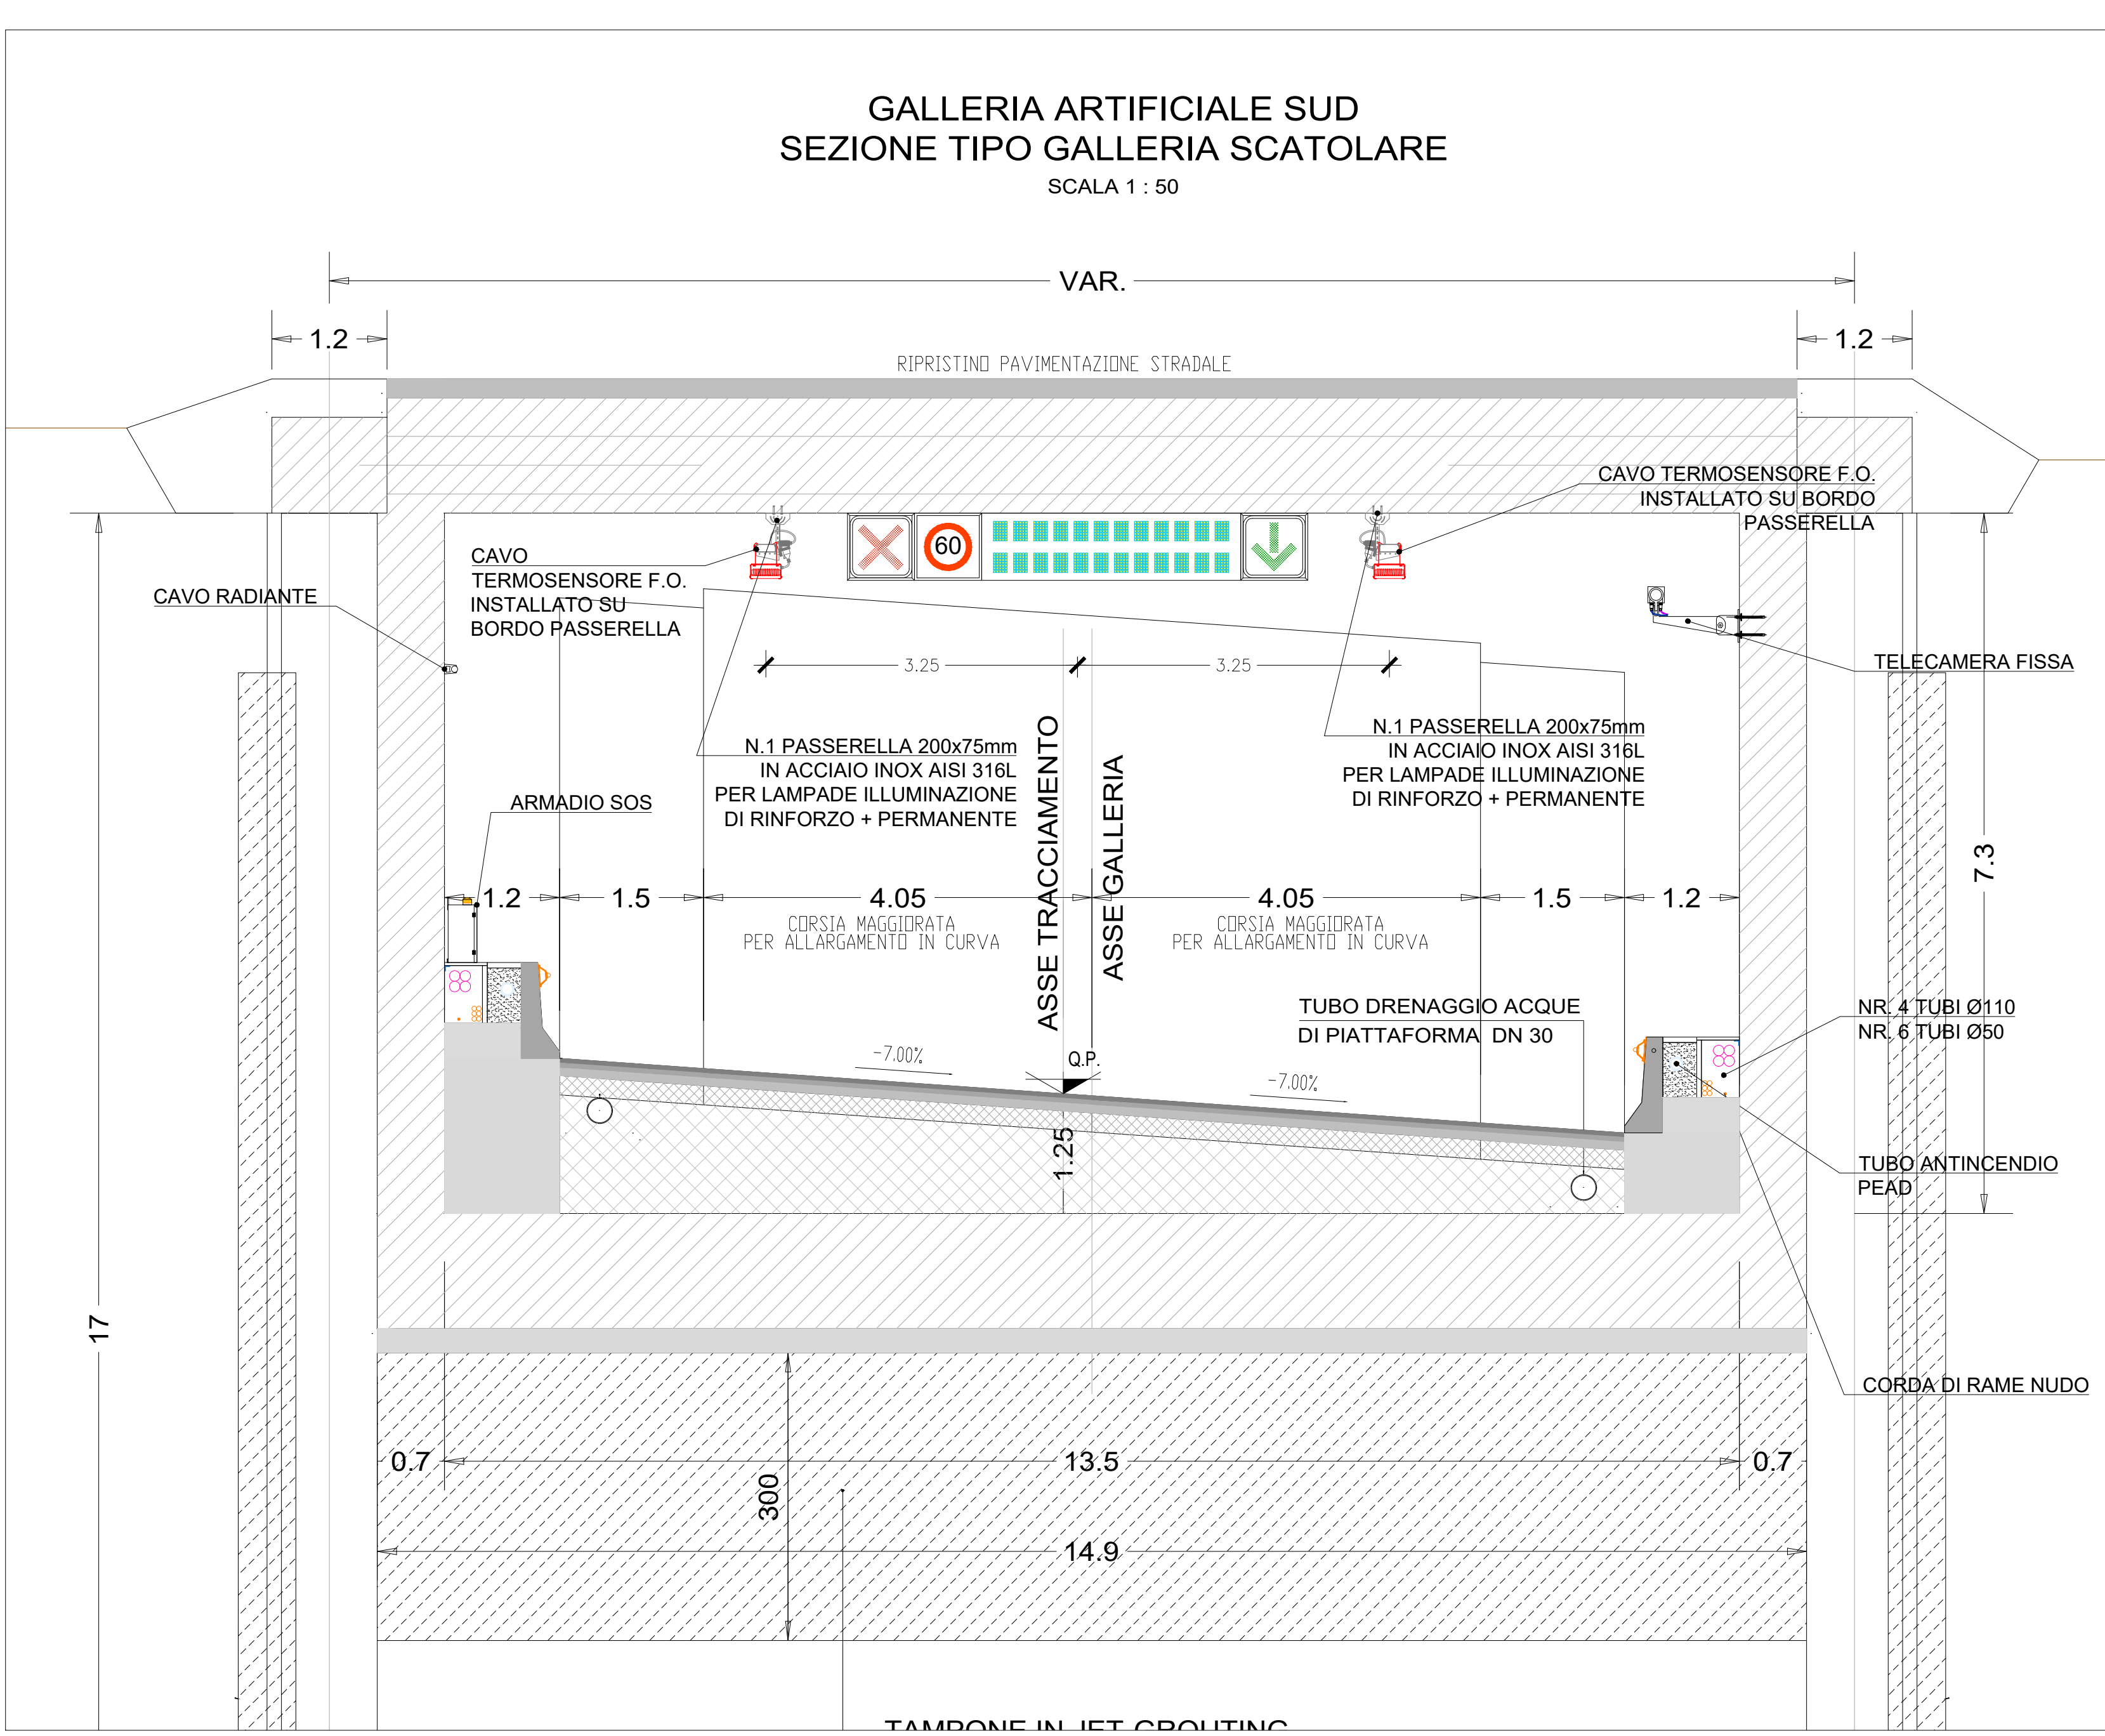


| INTERFERENZA   | ARTIFICIALE SCATOLARE | ARTIFICIALE CIRC. | GALLERIA NATURALE | ARTIFICIALE |
|--|-----------------------|-------------------|-------------------|-------------|
| SUPERIORE AD UNA TEMPERATURA MASSIMA + 60° C             | 0                     | 0                 | 0                 | 0           |
| SUPERIORE ALLA TEMPERATURA MEDIA + 15° C                 | 50                    | 50                | 50                | 50          |
| SUPERIORE AD AUMENTO TEMPERATURA ENTRO UN LASSO DI TEMPO | 50                    | 50                | 50                | 50          |

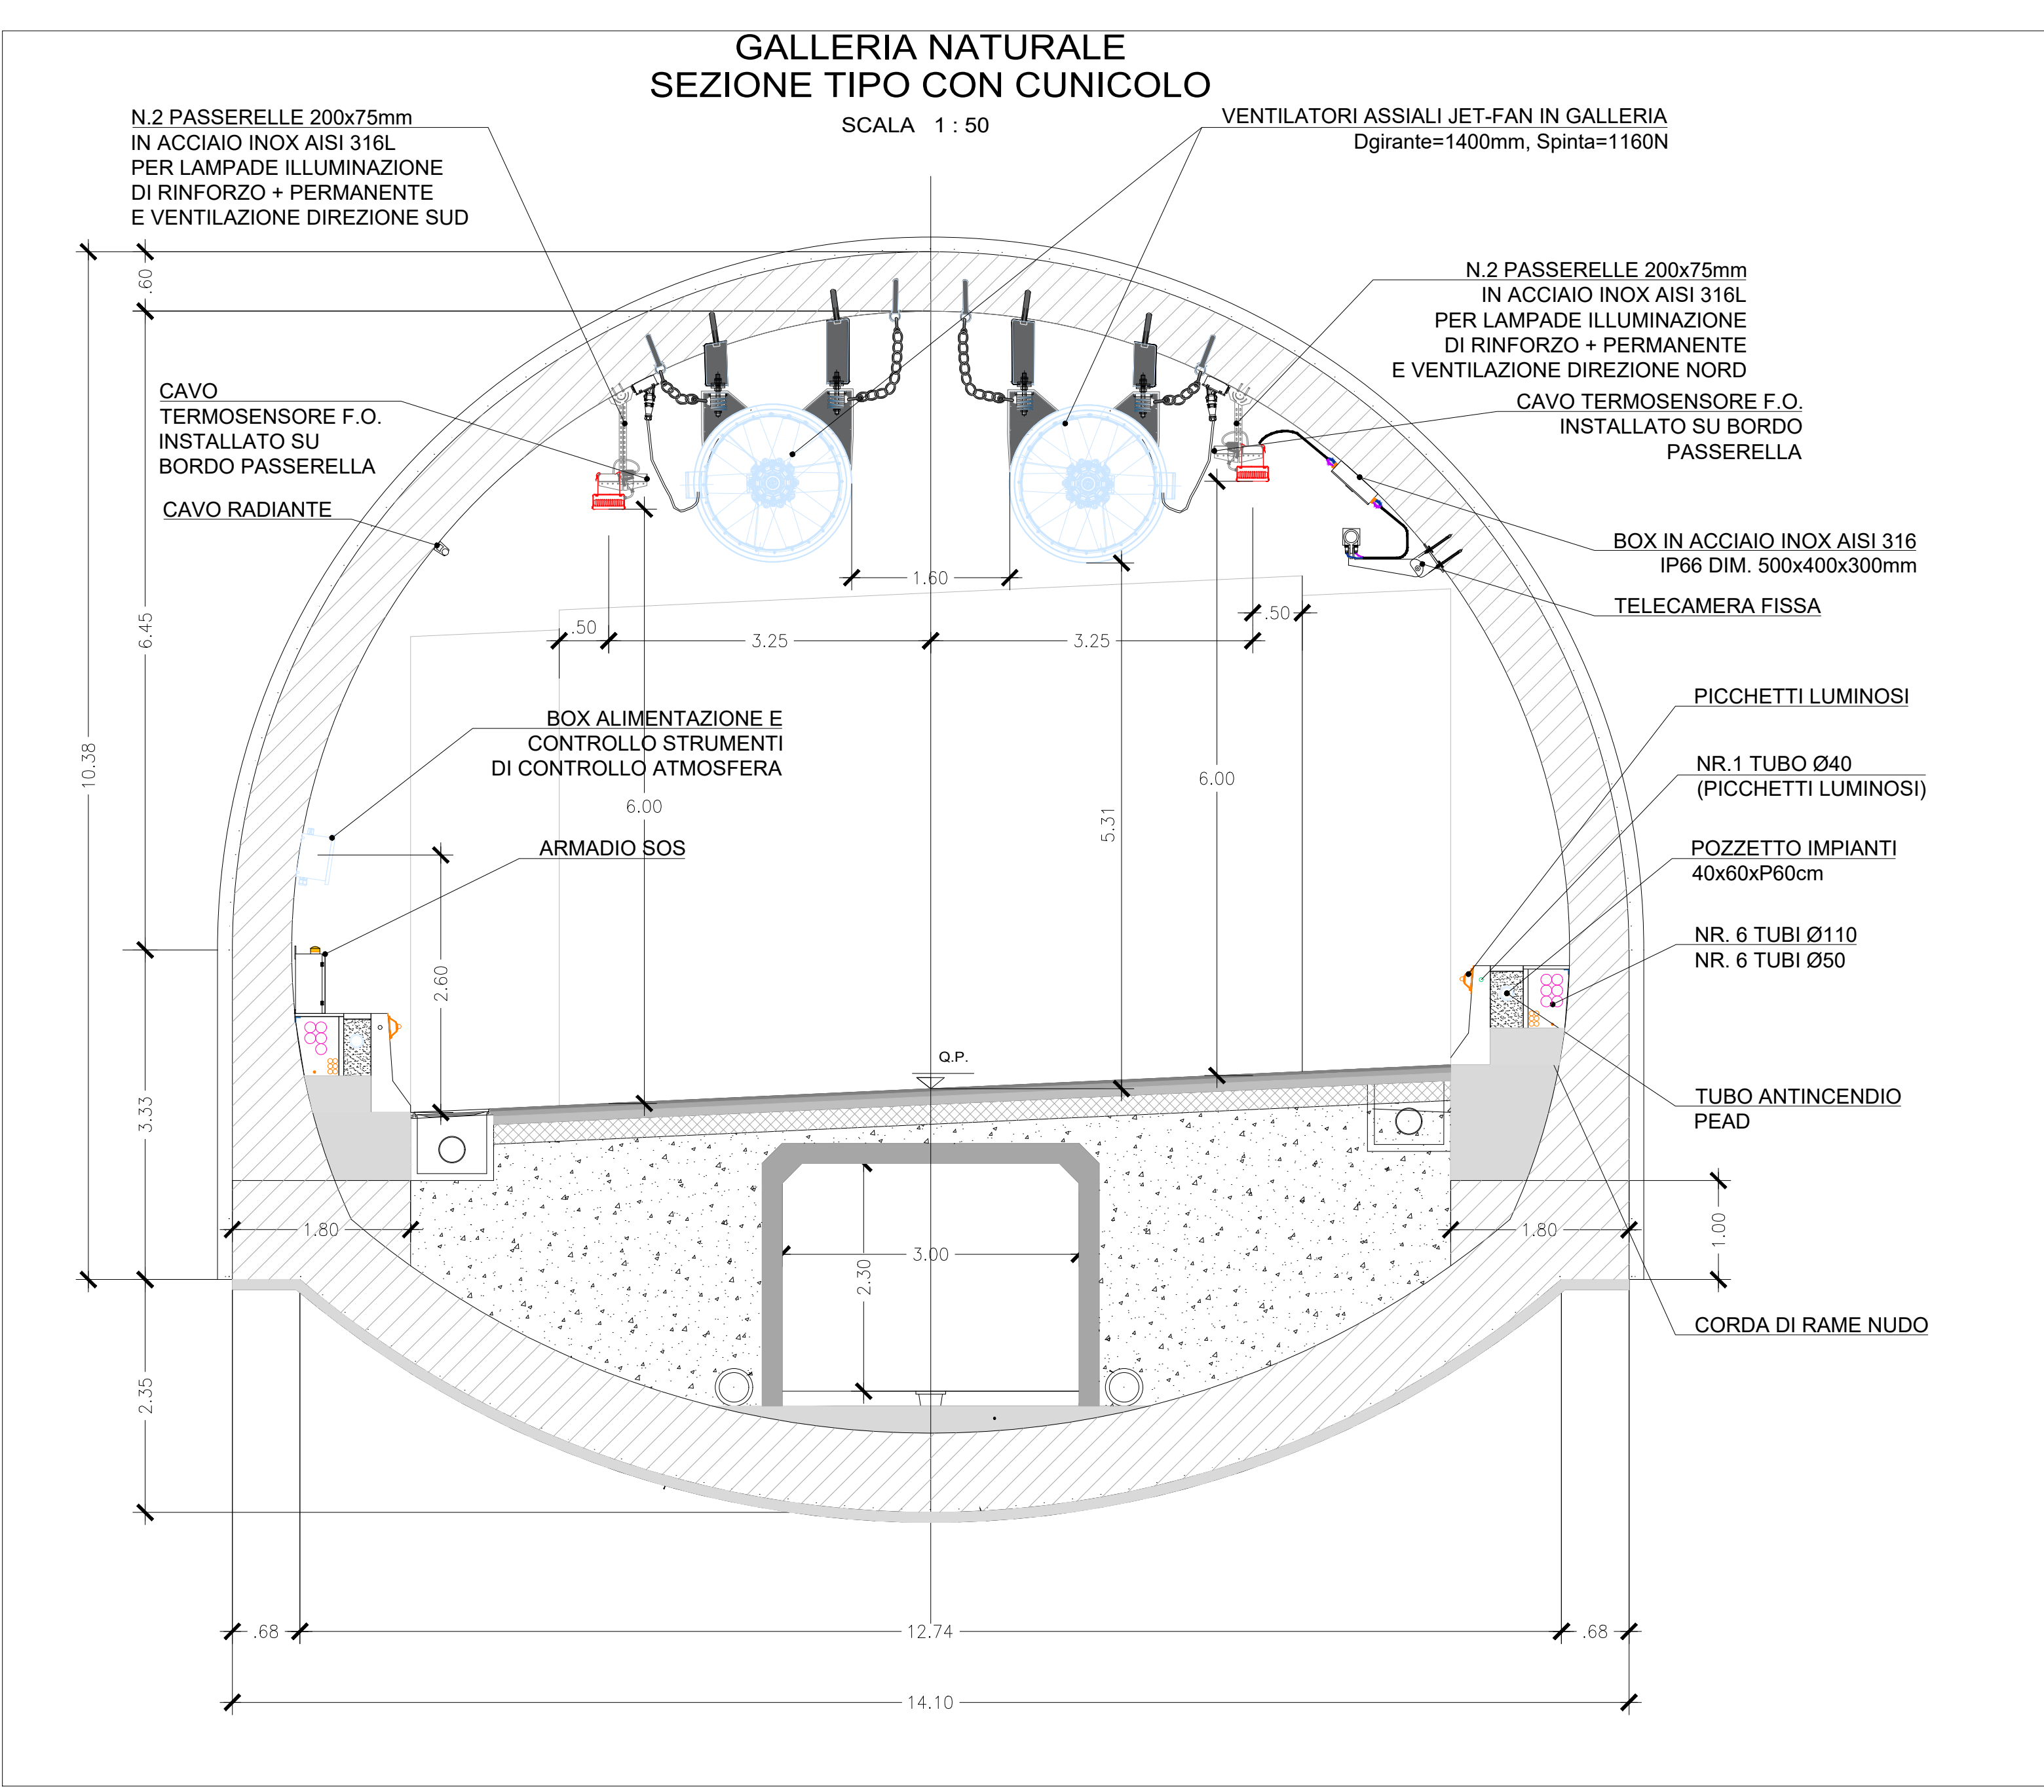

| ELABORATI DI RIFERIMENTO |   |
|--------------------------|---|
| CODICE ELABORATO         | NOME ELABORATO  |
| PO01000MPREG1            | RELAZIONE GENERALE DESCRITTA IMPIANTI                           |
| PO01000MPRET1            | DISCIPLINARE DESCRITTIVO E PRESTAZIONALE DEGLI ELEMENTI TECNICI |
| PO01000MPREG1            | RELAZIONE ILLUSTRATIVA IMPIANTI SPECIALI                        |

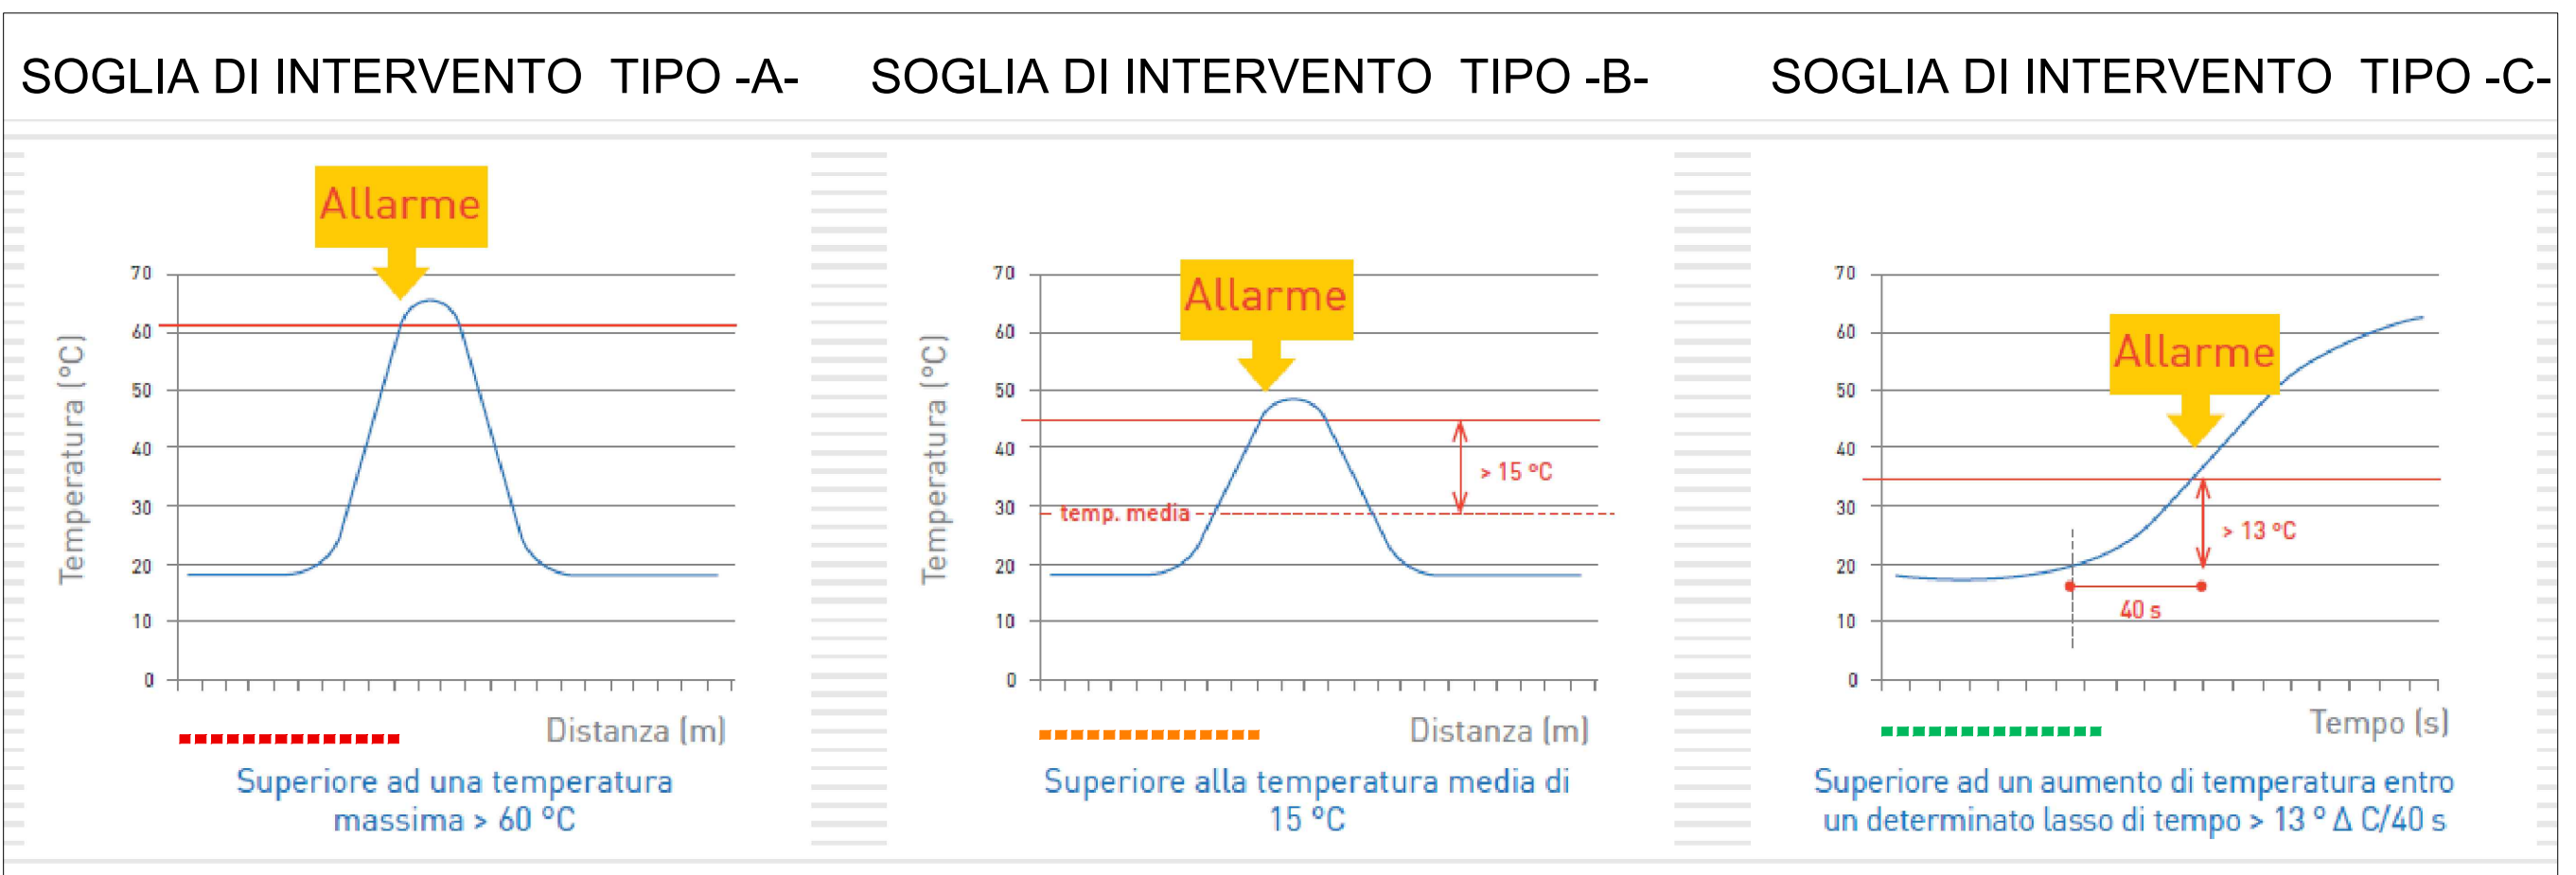

| LEGENDA SIMBOLI |   |
|-----------------|---|
|                 | CAVO F.O. ARMATO PER COLLEGAMENTO TRA CENTRALINA IN CABINA E GALLERIA |
|                 | CAVO TERMOSENSORE IN FIBRA OTTICA 62,5/125 µm                         |
|                 | CENTRALINA GESTIONE CAVO TERMOSENSORE - UNITA' DTS                    |
|                 | SOGLIA DI INTERVENTO TIPO: A+B+C                                      |
|                 | SOGLIA DI INTERVENTO TIPO: B+C  |

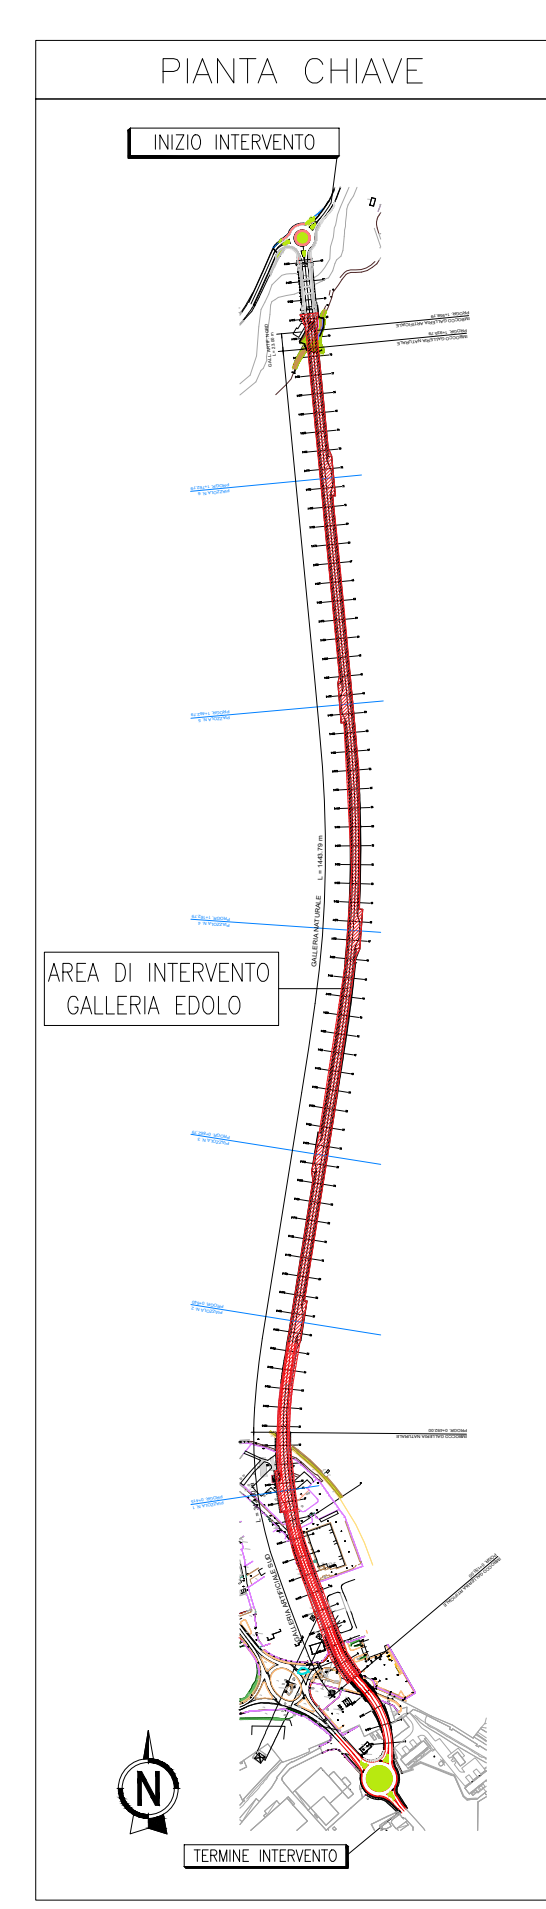

**ANAS S.p.A.**  
 Direzione Progettazione e Realizzazione Lavori

**S.S. 42 "DEL TONALE E DELLA MENDOLA" VARIANTE EST DI EDOLO**

**PROGETTO DEFINITIVO**

**IMPIANTI TECNOLOGICI**  
 IMPIANTI SPECIALI - SISTEMI DI COMUNICAZIONE, SICUREZZA, ANTINCENDIO GALLERIE E CUNICOLI IMPIANTO RIVELAZIONE INCENDI, GALLERIA EDOLO

|                          |   |                            |  |
|--------------------------|---|----------------------------|--|
| VISIONE DEL PROCEDIMENTO | RESPONSABILE DELL'INTERFERENZA DELLE PRESTAZIONI SPECIALISTICHE | PROGETTISTA SPECIALISTA    | IL COORDINATORE DELLA SICUREZZA IN FASE DI PROGETTAZIONE |
| Ing. Giancarlo LUOGGIO   | Ing. Alessandro RIZZATO   | Ing. Paolo Alberto COLETTI | Dott. Donatello TREMBOLLI                                |

CODICE PROGETTO: COM|2|1|D|18110  
 NOME FILE: PO01000MPPL03-B  
 REVISIONE: A  
 SCALA: 1:2000

| REV. | DESCRIZIONE  | DATA        | REDATTO  | VERIFICATO | APPROVATO  |
|------|--|-------------|----------|------------|------------|
| C    |  |             |          |            |            |
| B    | Revisione a seguito istruzione ANAS e per richiesta modifica tracciato | Sett. 2021  | F.Jodice | M.Cascella | D.Morghera |
| A    | Emissione  | Aprile 2021 | F.Jodice | M.Cascella | D.Morghera |