
 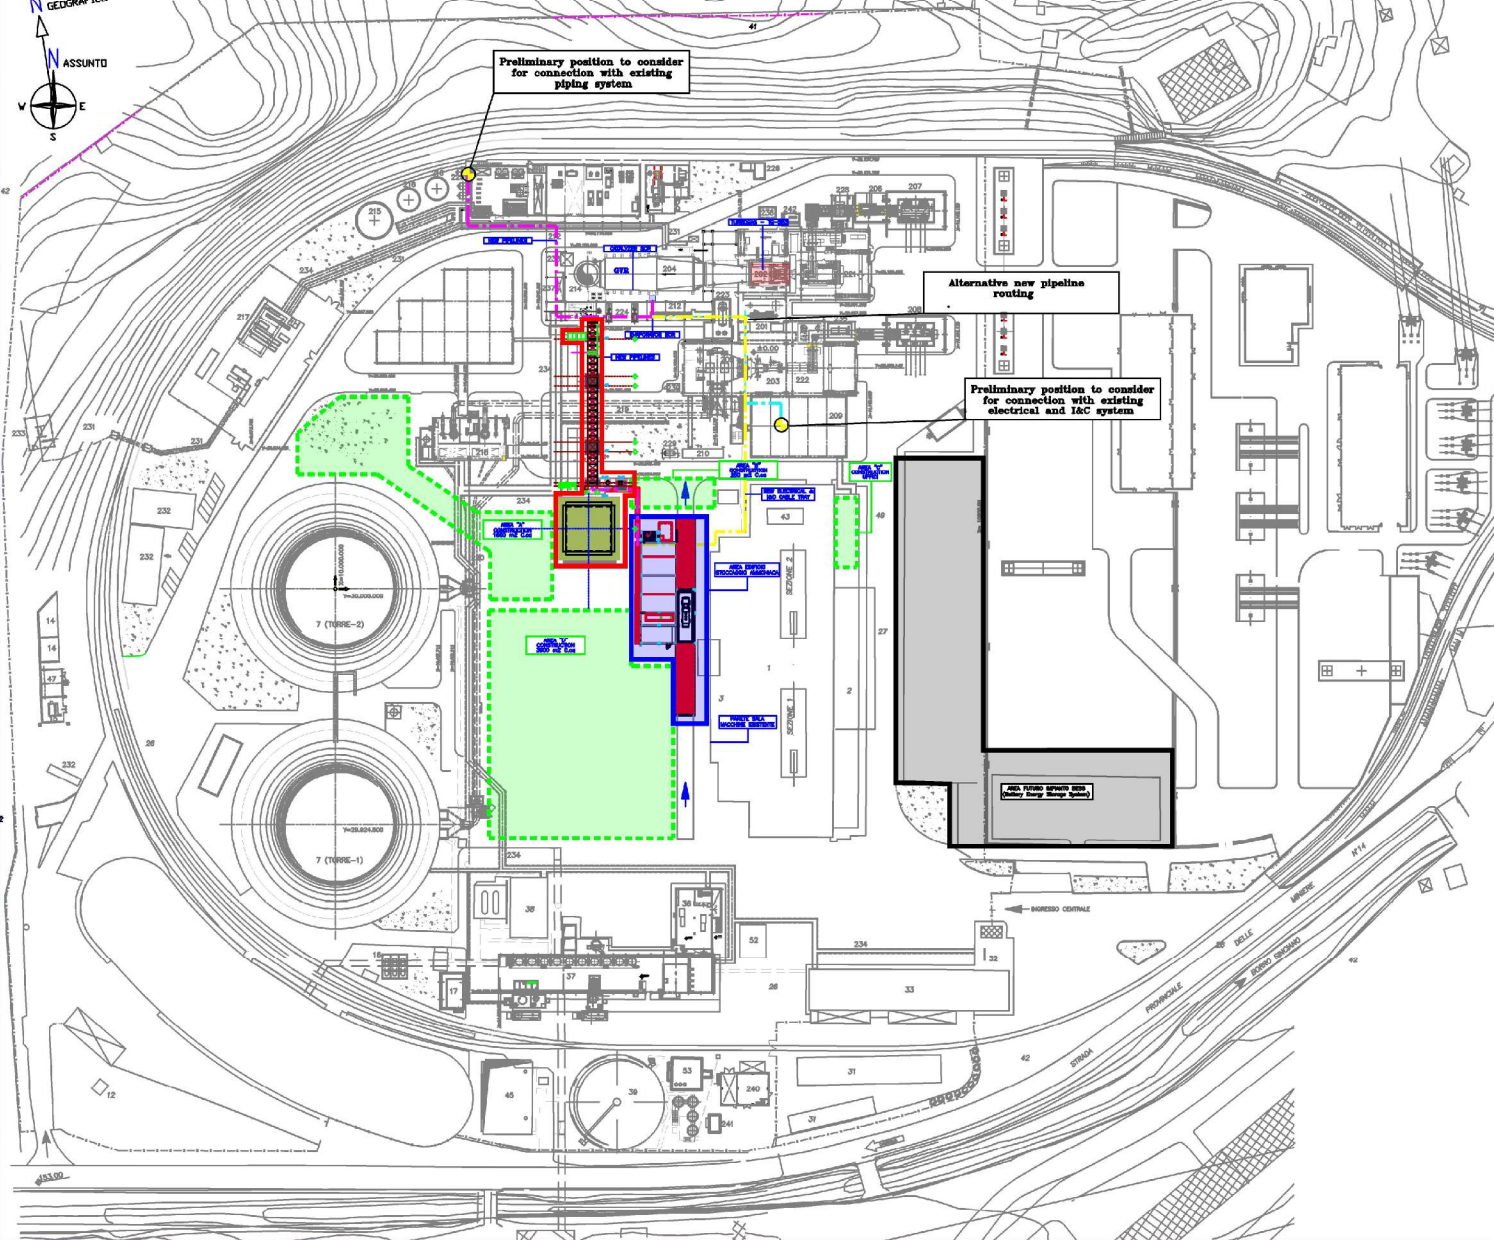


LEGENDA

[mm]	DESCRIZIONE OPERE ESISTENTI
1	SALA MACCHINE
2	SALA QUADRI ELETTRICI E CONTROLLO
3	SECO LIGHT
4	
5	
6	
7	
8	
9	
10	
11	
12	LOCALE CONTROLLO SCARICO AUTOSTERNE
13	
14	
15	DEPOSITO OLI ESASTI
16	DEPOSITO FERROVIA
17	TRASFORMATORI ADOPFARE
18	
19	
20	
21	
22	
23	
24	
25	
26	
27	
28	
29	
30	
31	PARCHEGGIO AUTO
32	
33	
34	
35	
36	
37	
38	STAZIONE TRATTAMENTO E SPINTA COMBUSTIBILE
39	
40	
41	
42	REGAZIONE IMPIANTO
43	CONFINI PROPRIETA' ENEL
44	CECILE D'EMERGENZA DA AOO 114
45	DEPOSITO RIFIUTI SOLIDI URBANI
46	DEPOSITO RIFIUTI SOLIDI URBANI
47	DEPOSITO RIFIUTI SOLIDI URBANI
48	DEPOSITO RIFIUTI SOLIDI URBANI
49	DEPOSITO RIFIUTI SOLIDI URBANI
50	DEPOSITO RIFIUTI SOLIDI URBANI

[mm]	DESCRIZIONE OPERE RUTILIZZATE / RICICLATE
1	TORRE DI REFRIGERAZIONE
2	DEPOSITO BOMBELE OSSIGENO-PROPANO-ACETILENE
3	DEPOSITO OLI LUBRIFICANTI
4	EDIFICIO SERVIZI INDUSTRIALI
5	EDIFICIO OFFICINA E MAGAZZINO OFF. E LABORAT. (EX 19)
6	TORRE EMERGENZA INCENDIO
7	PORTINERIA
8	SPICCIATELLA E MESSA
9	LABORATORIO CHIMICO E UFFICIO
10	EDIFICIO TRATTAMENTO ACQUA
11	
12	
13	
14	
15	
16	
17	
18	
19	
20	
21	
22	
23	
24	
25	
26	
27	
28	
29	
30	
31	
32	
33	
34	
35	
36	
37	
38	
39	
40	
41	
42	
43	
44	
45	
46	
47	
48	
49	
50	

[mm]	DESCRIZIONE NUOVE OPERE
201	EDIFICIO SALA MACCHINE
202	TURBOGAS
203	TURBINA A VAPORE
204	CALAMBA A RECUPERO
205	CONDENSATORE
206	TRASFORMATORE D'AVVITA'
207	TRASFORMATORE ELEVATORE - TV
208	TRASFORMATORE ELEVATORE - TV
209	EDIFICIO ELETTRICO E SALA CONTROLLO
210	CECILE D'EMERGENZA
211	VASCA OLIO TRASFORMATORI
212	PIPE RACK
213	CALAMBA ARIA A METANO E LOC. QUADRI ELET. DEDICATO
214	GAMBO D'AVVITA'
215	SERBATOIO ACQUA INDUSTRIALE
216	SERBATOIO ACQUA DEMINERALIZZATA
217	STAZIONE DECOMPRESSIONE METANO
218	EDIFICIO/VASCA POMPE A.C. E LOCALE ANTINCENDIO
219	TUBAZIONE ACQUA DI CIRCOLAZIONE
220	CONDOTTI ACQUA DI CIRCOLAZIONE
221	GENERATORE TURBOGAS
222	GENERATORE TURBINA A VAPORE
223	SERBATOIO RACCOLTA DRENAGGI
224	POMPE ACQUA ALIBRITTO
225	SERBATOIO ACQUA SERBATA A STRAMMIGLI
226	CABINA BOK CORRENZA UFFICIALE (15 KV)
227	INTERRUTTORE 10
228	SERBATOIO GASOLIO DIESEL D'EMERGENZA
229	QUADRO TUBAZIONE GAS
230	
231	
232	
233	
234	
235	
236	
237	
238	
239	
240	
241	
242	
243	
244	
245	
246	
247	
248	
249	
250	



LE QUOTE IN ELEVAZIONE SONO RELATIVE.
 LA QUOTA 0,00 DI RIFERIMENTO CORRISPONDE
 A METRI + 150,30 I.G.M.

01	20-07-21	PR	PRELIMINARE	AM					
02	22-08-20	PR	PRELIMINARE						

enel
 SERVIZIO CLIENTI
 CLIENTE: ENEL GLOBAL SERVICES - GENERAZIONE (ITALY)
 JOB No: 000 No
 PROJECT: CAPACITY STRATEGY ITALY
 PROJECT MANAGER: [Name]
 TITLE: CENTRALE SANTA BARBARA
 PROGETTO UPGRADE IMPIANTO
 PLANIMETRIA (FOGLI INTERVENTI)
 SCALE: 1:500 / 1:100
 FILE: PBITX00113
 DATA: 01-01-2021
 AUTORE: [Name]
 VERIFICATORE: [Name]
 APPROVATORE: [Name]