



EDIFICIO ELETTRICO  
PIANTA A PIANO TERRENO  
Scala: 1:100

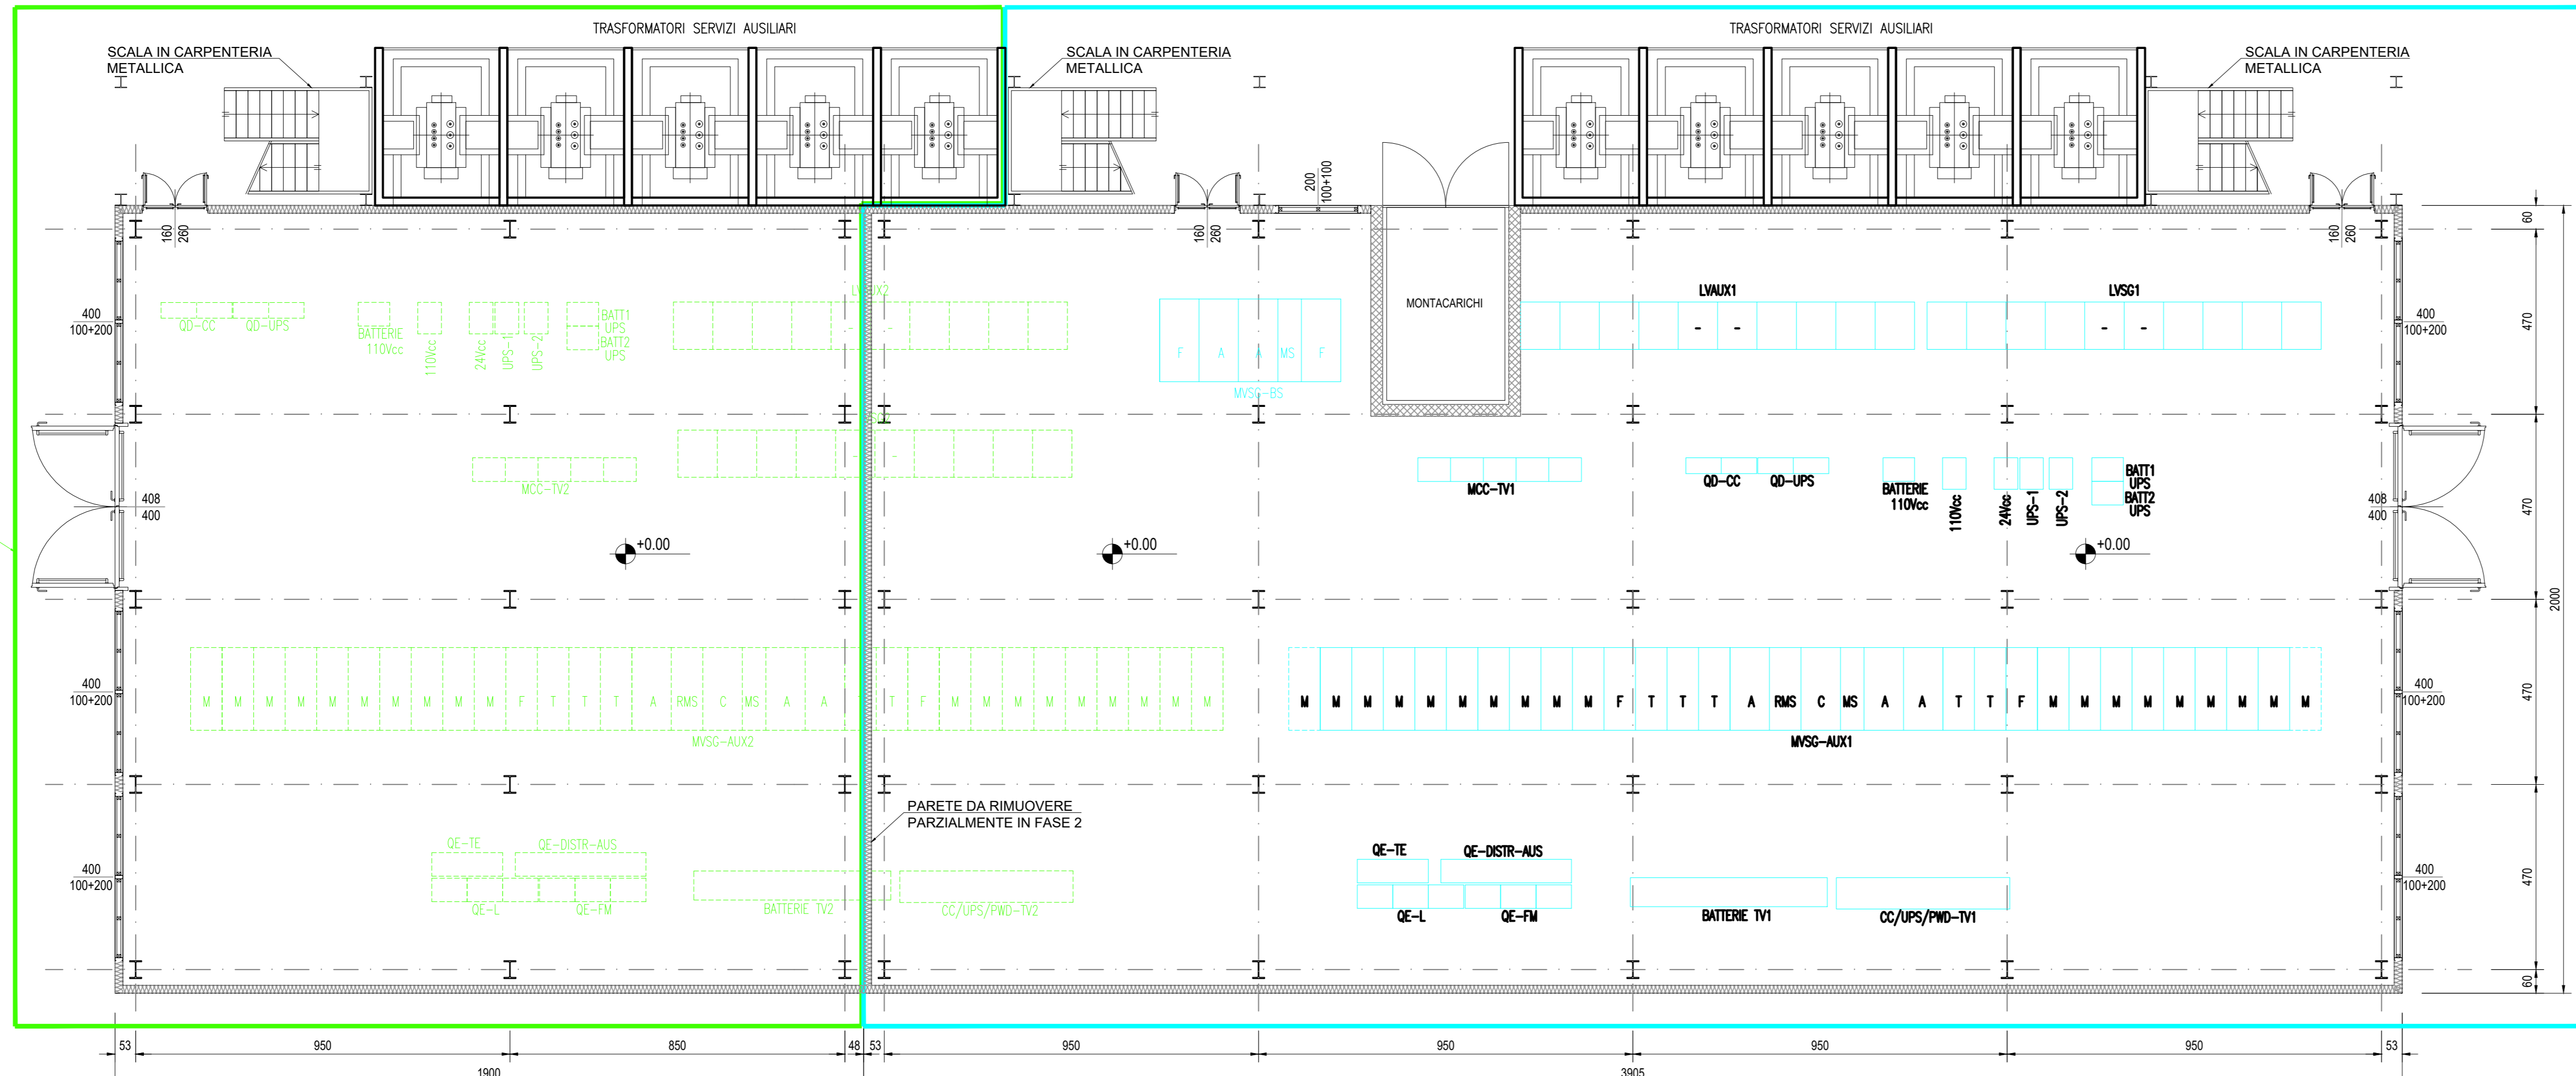


FORZIONE DI EDIFICIO  
ELETTRICO DA  
REALIZZARE IN FASE 2


FORZIONE DI EDIFICIO  
ELETTRICO DA  
REALIZZARE IN FASE 1

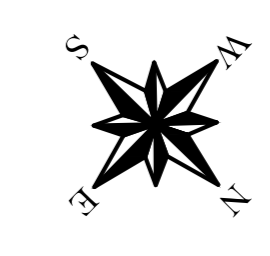

PLANIMETRIA GENERALE

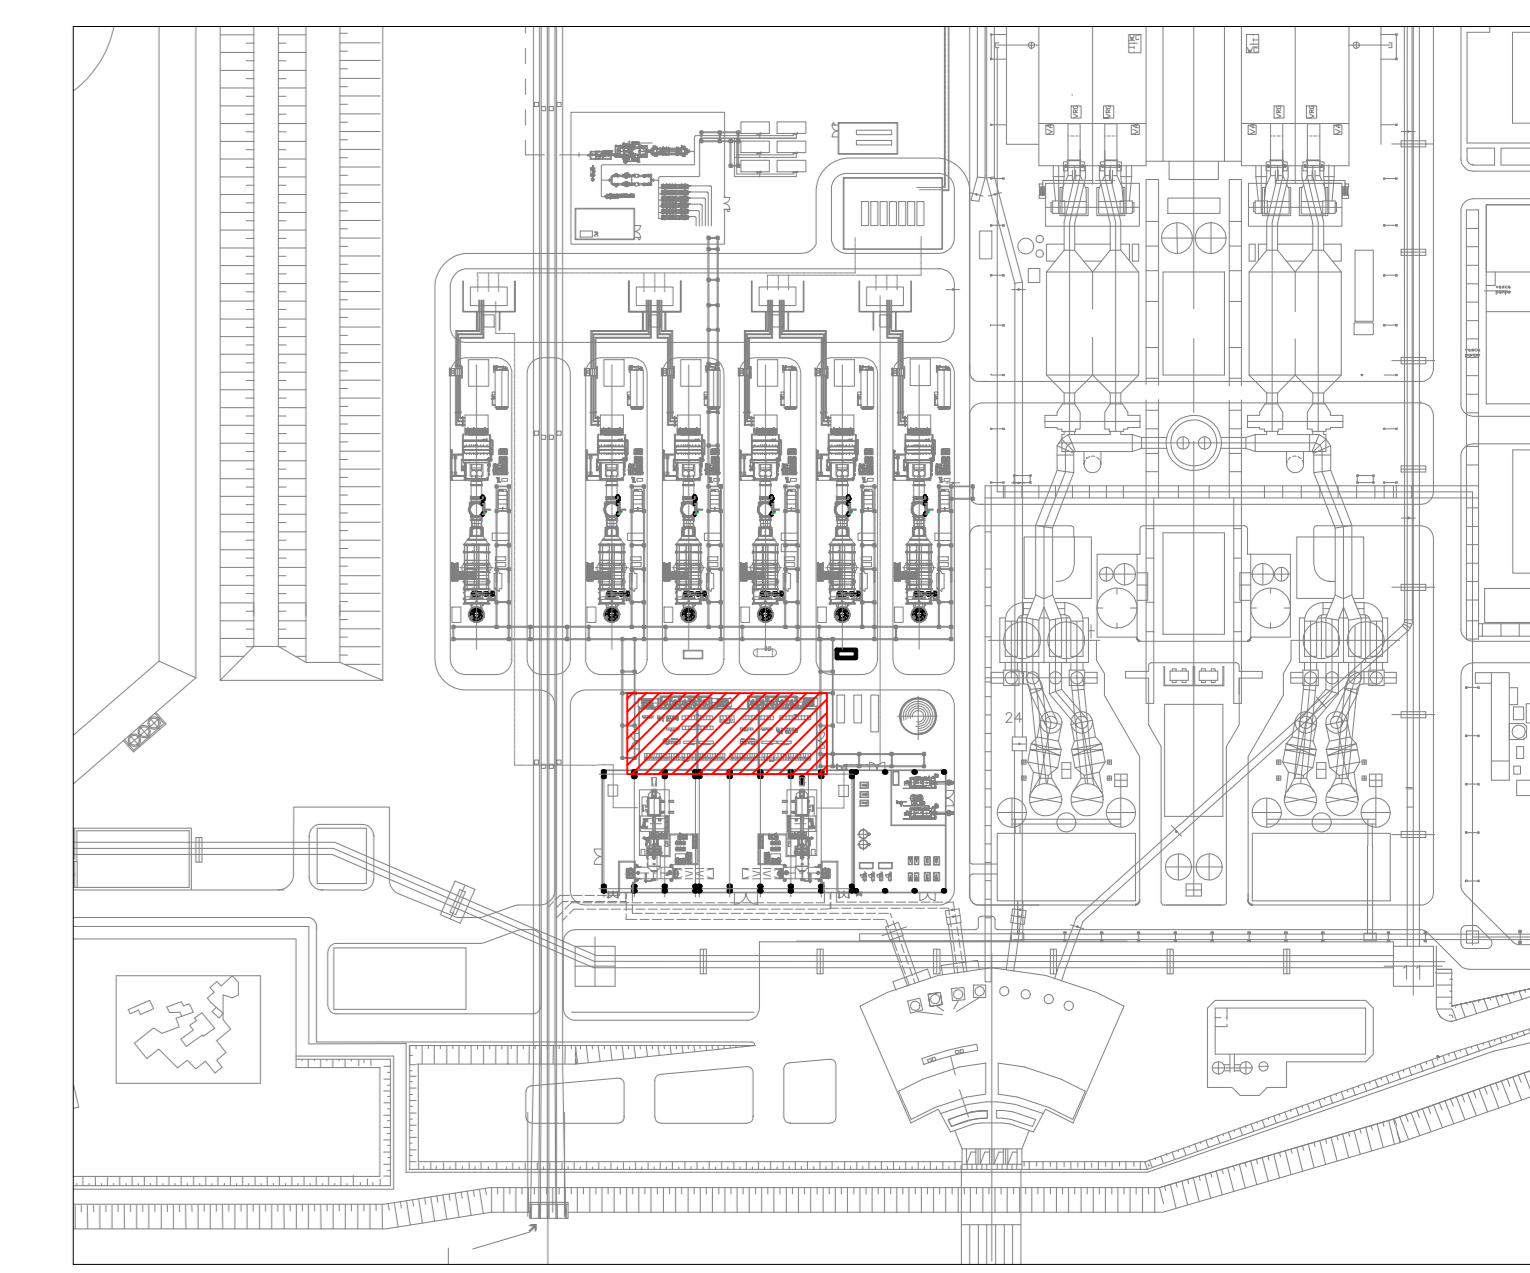


EDIFICIO ELETTRICO  
PIANTA A PIANO PRIMO  
Scala: 1:100

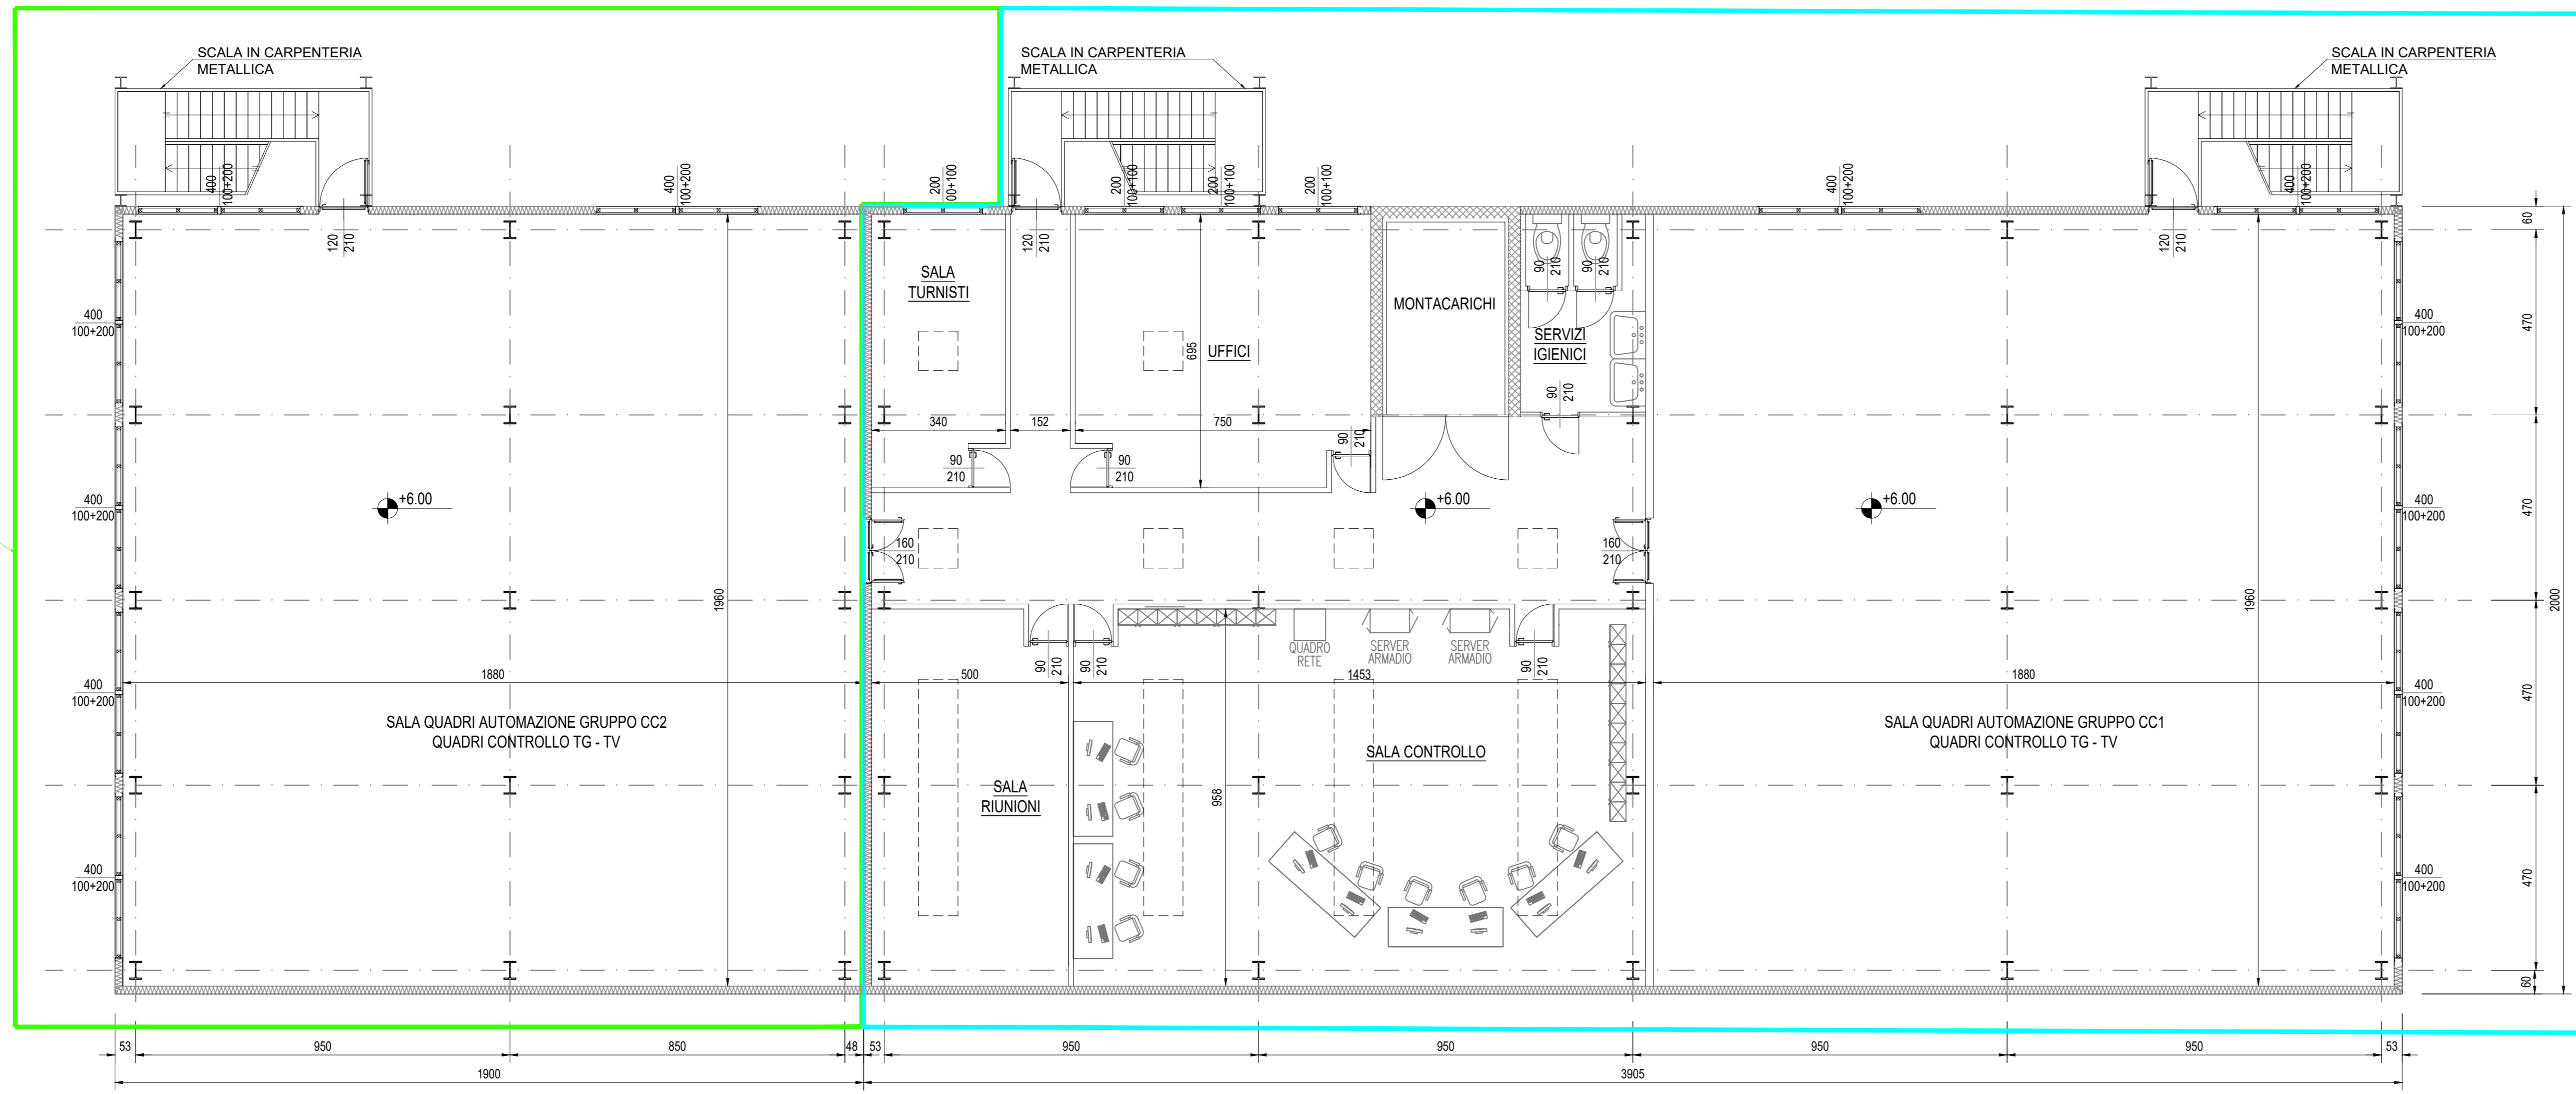

FORZIONE DI EDIFICIO  
ELETTRICO DA  
REALIZZARE IN FASE 2

FORZIONE DI EDIFICIO  
ELETTRICO DA  
REALIZZARE IN FASE 1

EDIFICIO ELETTRICO  
PIANTA COPERTURA  
Scala: 1:100

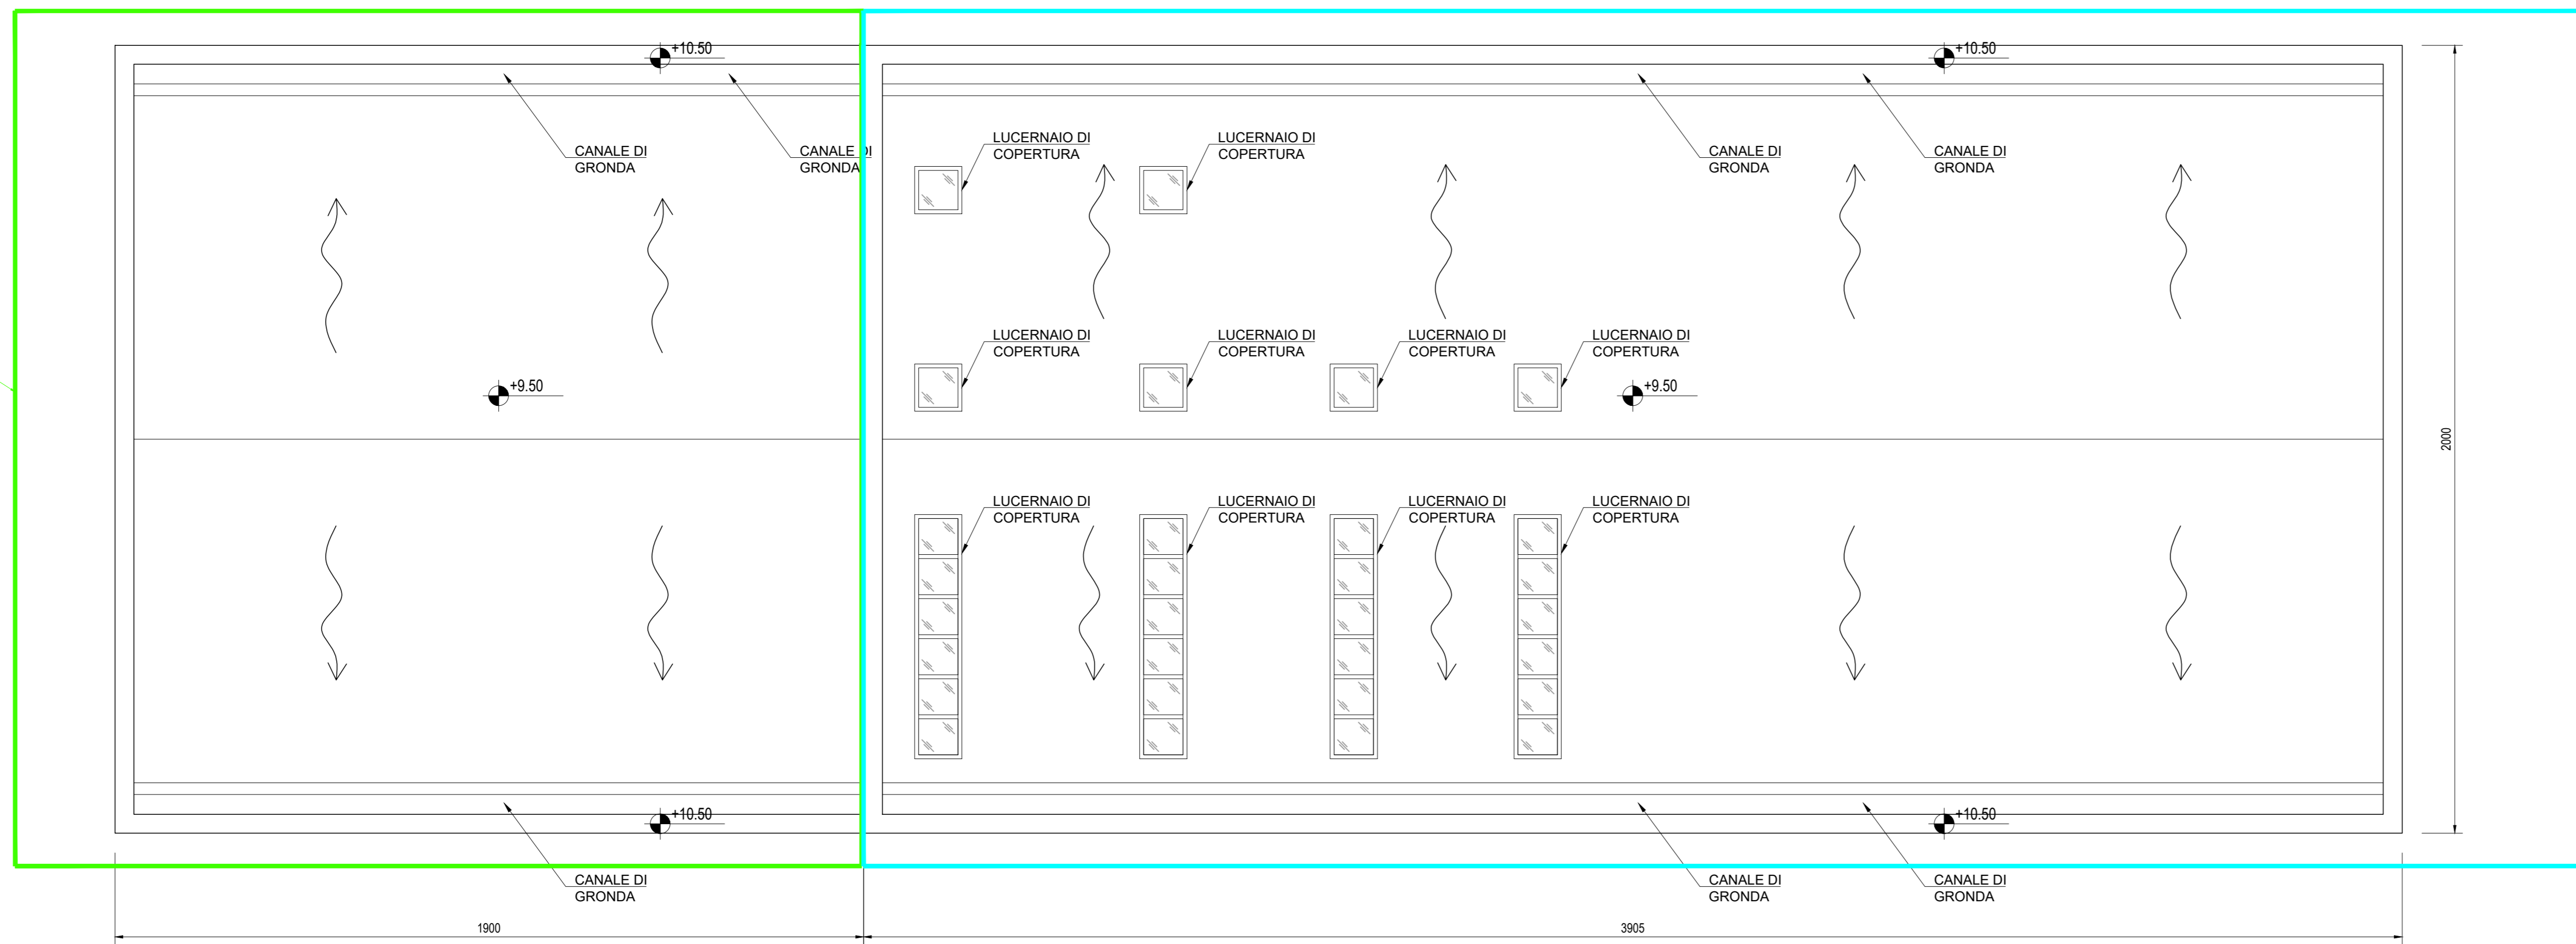

FORZIONE DI EDIFICIO  
ELETTRICO DA  
REALIZZARE IN FASE 2

FORZIONE DI EDIFICIO  
ELETTRICO DA  
REALIZZARE IN FASE 1



Ing. Paolo Godio

Tauw Italia S.r.l.  
Galleria Giovan  
Battista Gerace, 14  
56124 Pisa  
T 050 54 27 80  
F 050 57 80 93  
E info@tauw.com  
www.tauw.it

CLIENTE:  
FIUME SANTO S.p.A.



Centrale di Fiume Santo: installazione di un  
impianto a gas a ciclo combinato in sostituzione  
della generazione elettrica a carbone

REV.	DATA	DESCRIZIONE	ESEGUITO	CONTROLLATO	APPROVATO
0	05/08/2021	EMMISSIONE PER AUTORIZZAZIONI	SBA	O. Restri	L. Sampietro

TITOLO:  
**Architettonico  
EDIFICIO ELETTRICO, SERVIZI E UFFICI  
Pianta piano terra, piano primo e copertura**

CONVENZIONE	FORMATO	SCALA	TAVOLA	REV.	N° FOGLIO
	A0	1:100	040F00040	0	1/1

PRODOTTO E APPROVATO PER IL CLIENTE DA: ING. PAOLO GODIO. IL PRESENTE QUANTITATIVO PROGETTUALE E DI INSPERITTO. IL CLIENTE (FIUME SANTO S.p.A.) E' BASTANTE A CURARE LE PROCESSIONI IN QUALI BASTI MODE E BASTO QUALI BASTI FORMA. ALLA SUA APPROVAZIONE, ANCHE PARZIALE, OVVERO DI CHIAVIARE A TERZO QUALSIASI INFORMAZIONE IN MERITO, SENZA PRESENTARE AUTORIZZAZIONE RILASCIATA PER SCRITTO DA FIUME SANTO S.p.A.