


PIANTA PIANO
INTERRATO
1:200

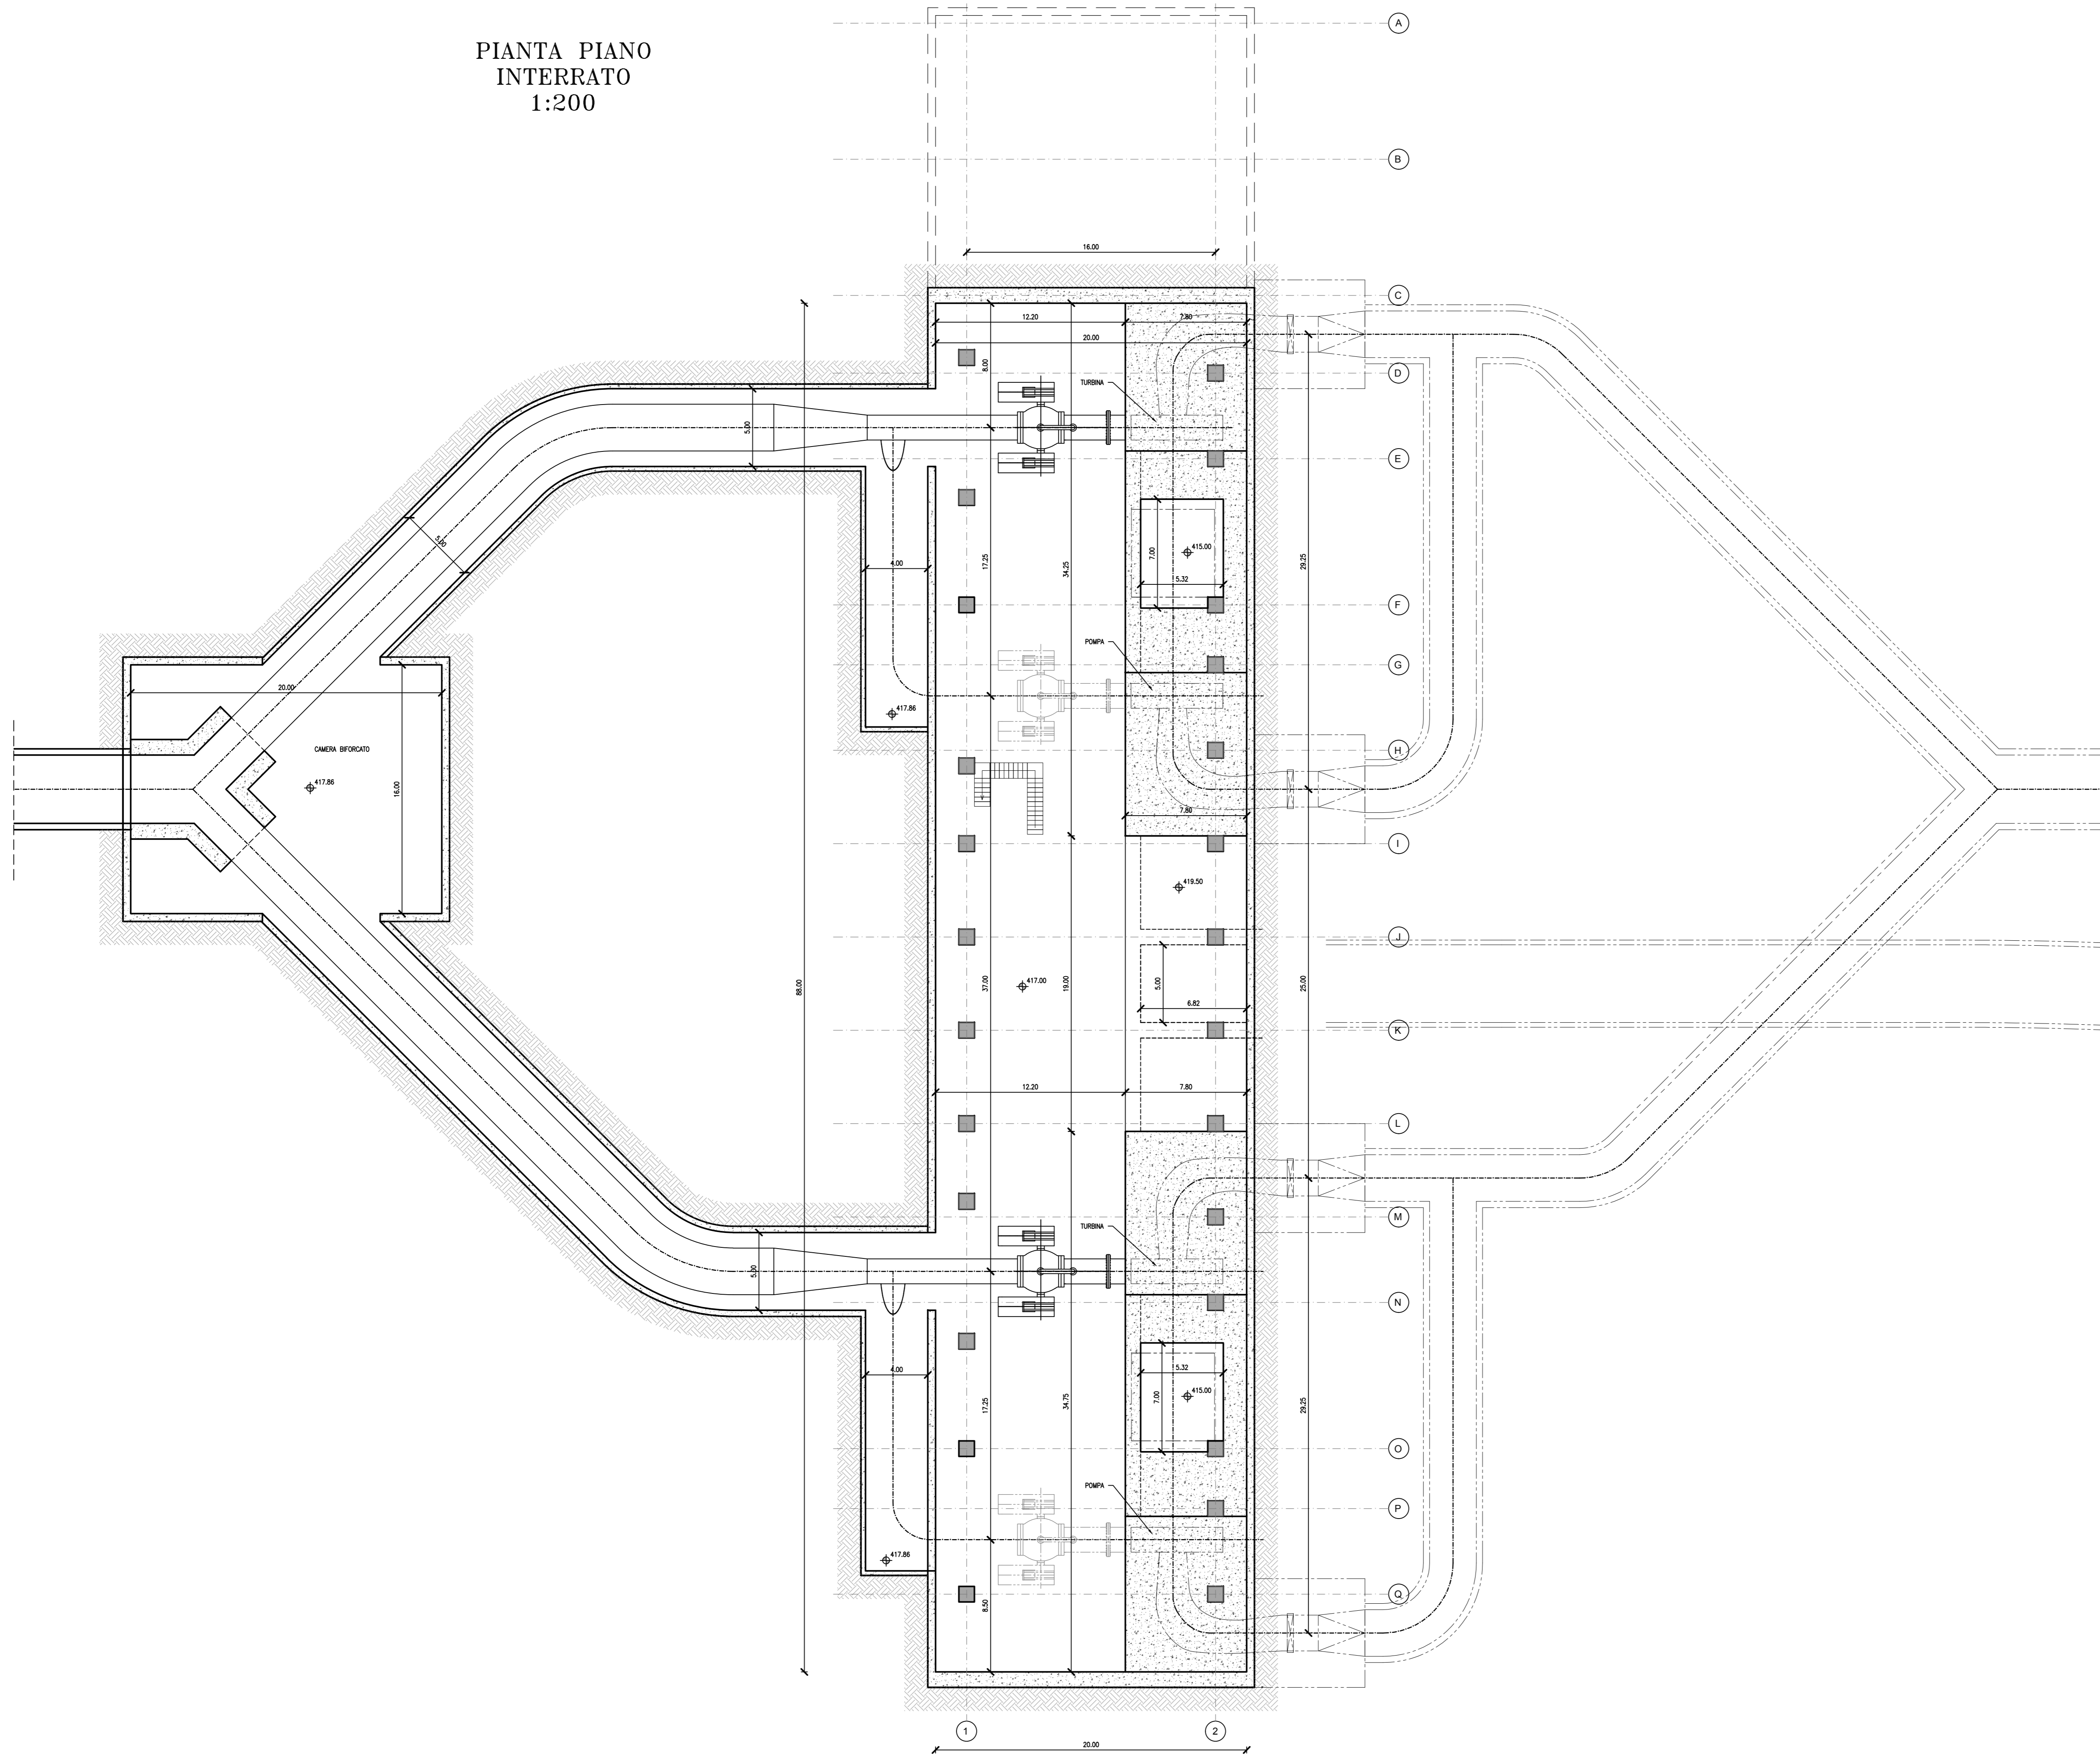

Impianto "PESCOPAGANO"					
Impianto di accumulo idroelettrico mediante pompaggio ad alta flessibilità					
Comune di Pescopagano (PZ)					
COMMITTENTE 			PROGETTAZIONE STRATEGIES FOR WATER 		
TITOLO ELABORATO Centrale Pianta Tav. 2			SCALA 1:200	COMMESSA 1295	
			CODIFICA DOCUMENTO 1295-F-FN-D-02-0		
4					
3					
2					
1					
0	PROGETTO PRELIMINARE	13/05/2021	S. Ravelli	L. Papetti	
REV.	DESCRIZIONE	DATA	REDATTO	VERIFICATO	APPROVATO
1					
2					
3					
4					
5					
6					
7					
8					
9					
10					
11					
12					
13					
14					
15					
16					
17					

Questo disegno non può essere riprodotto, né utilizzato altrove, né ceduto a terzi in tutto o in parte senza il consenso scritto degli autori