




SEZIONE A-A
SCALA 1:50

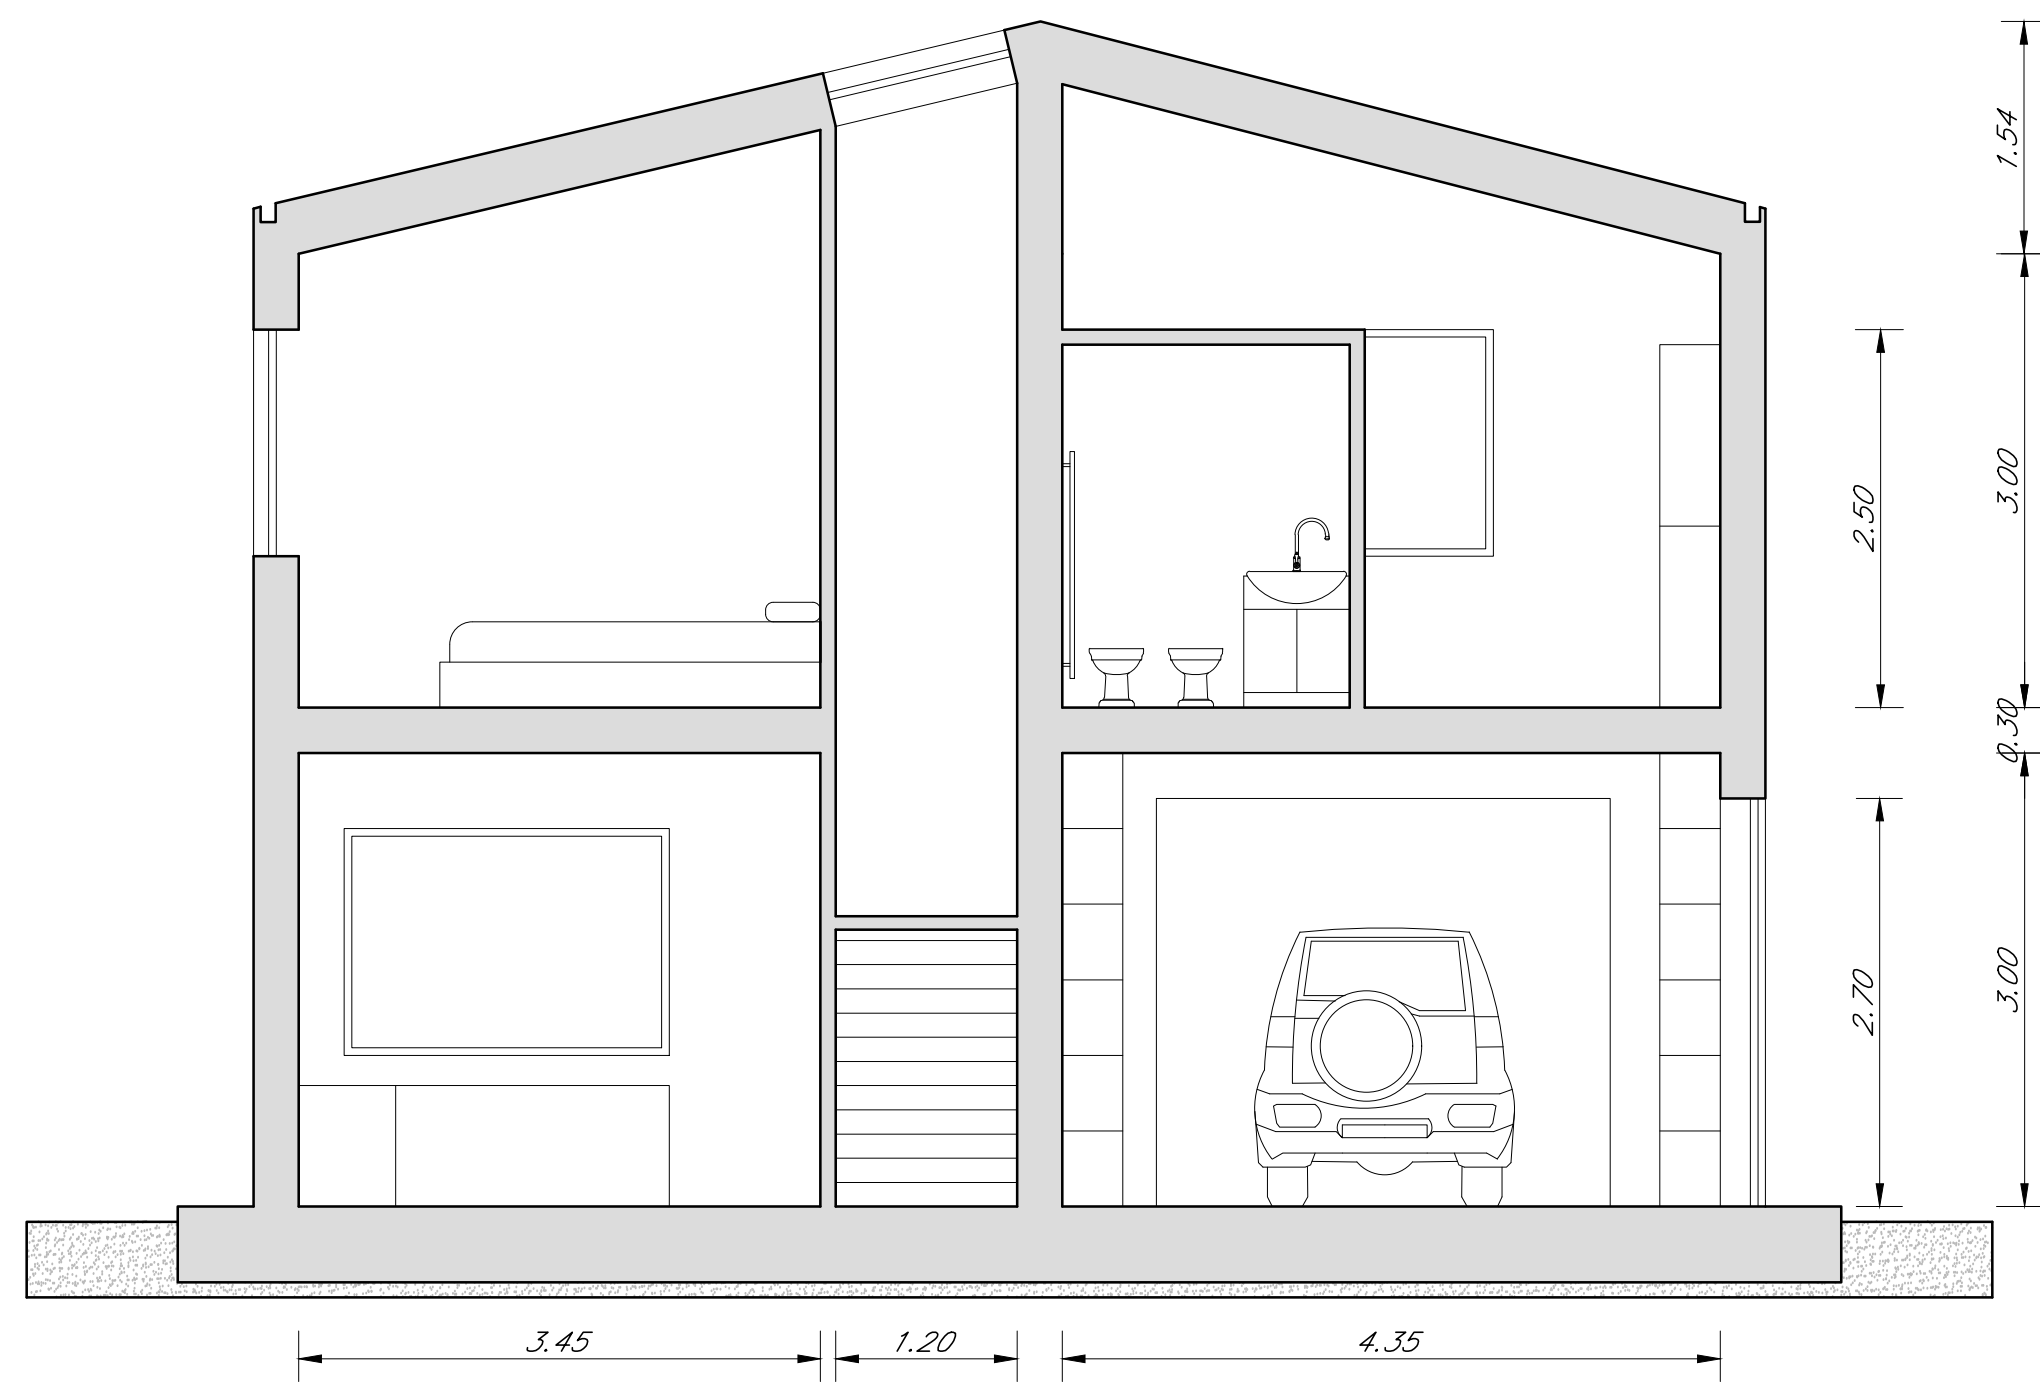


SEZIONE B-B
SCALA 1:50

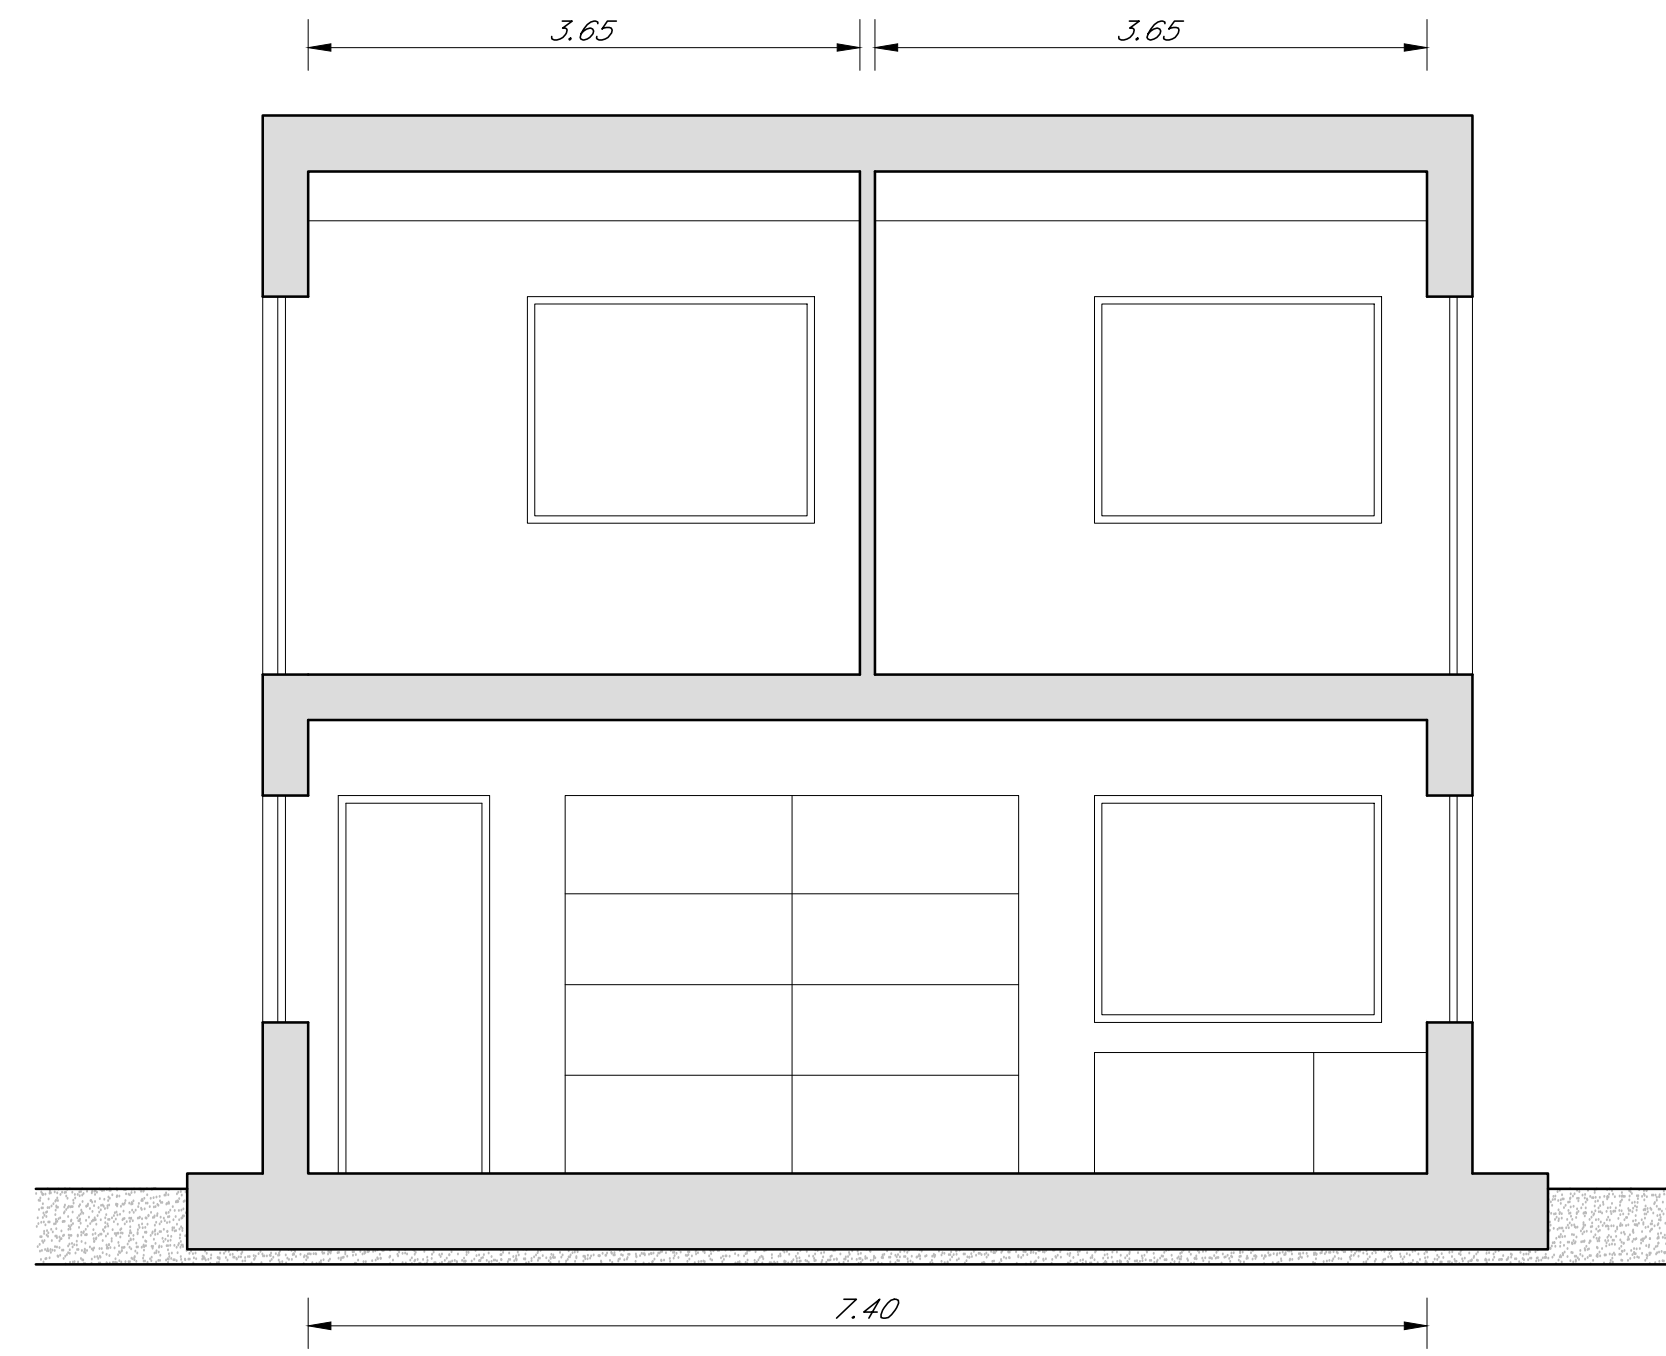


SEZIONE C-C
SCALA 1:50

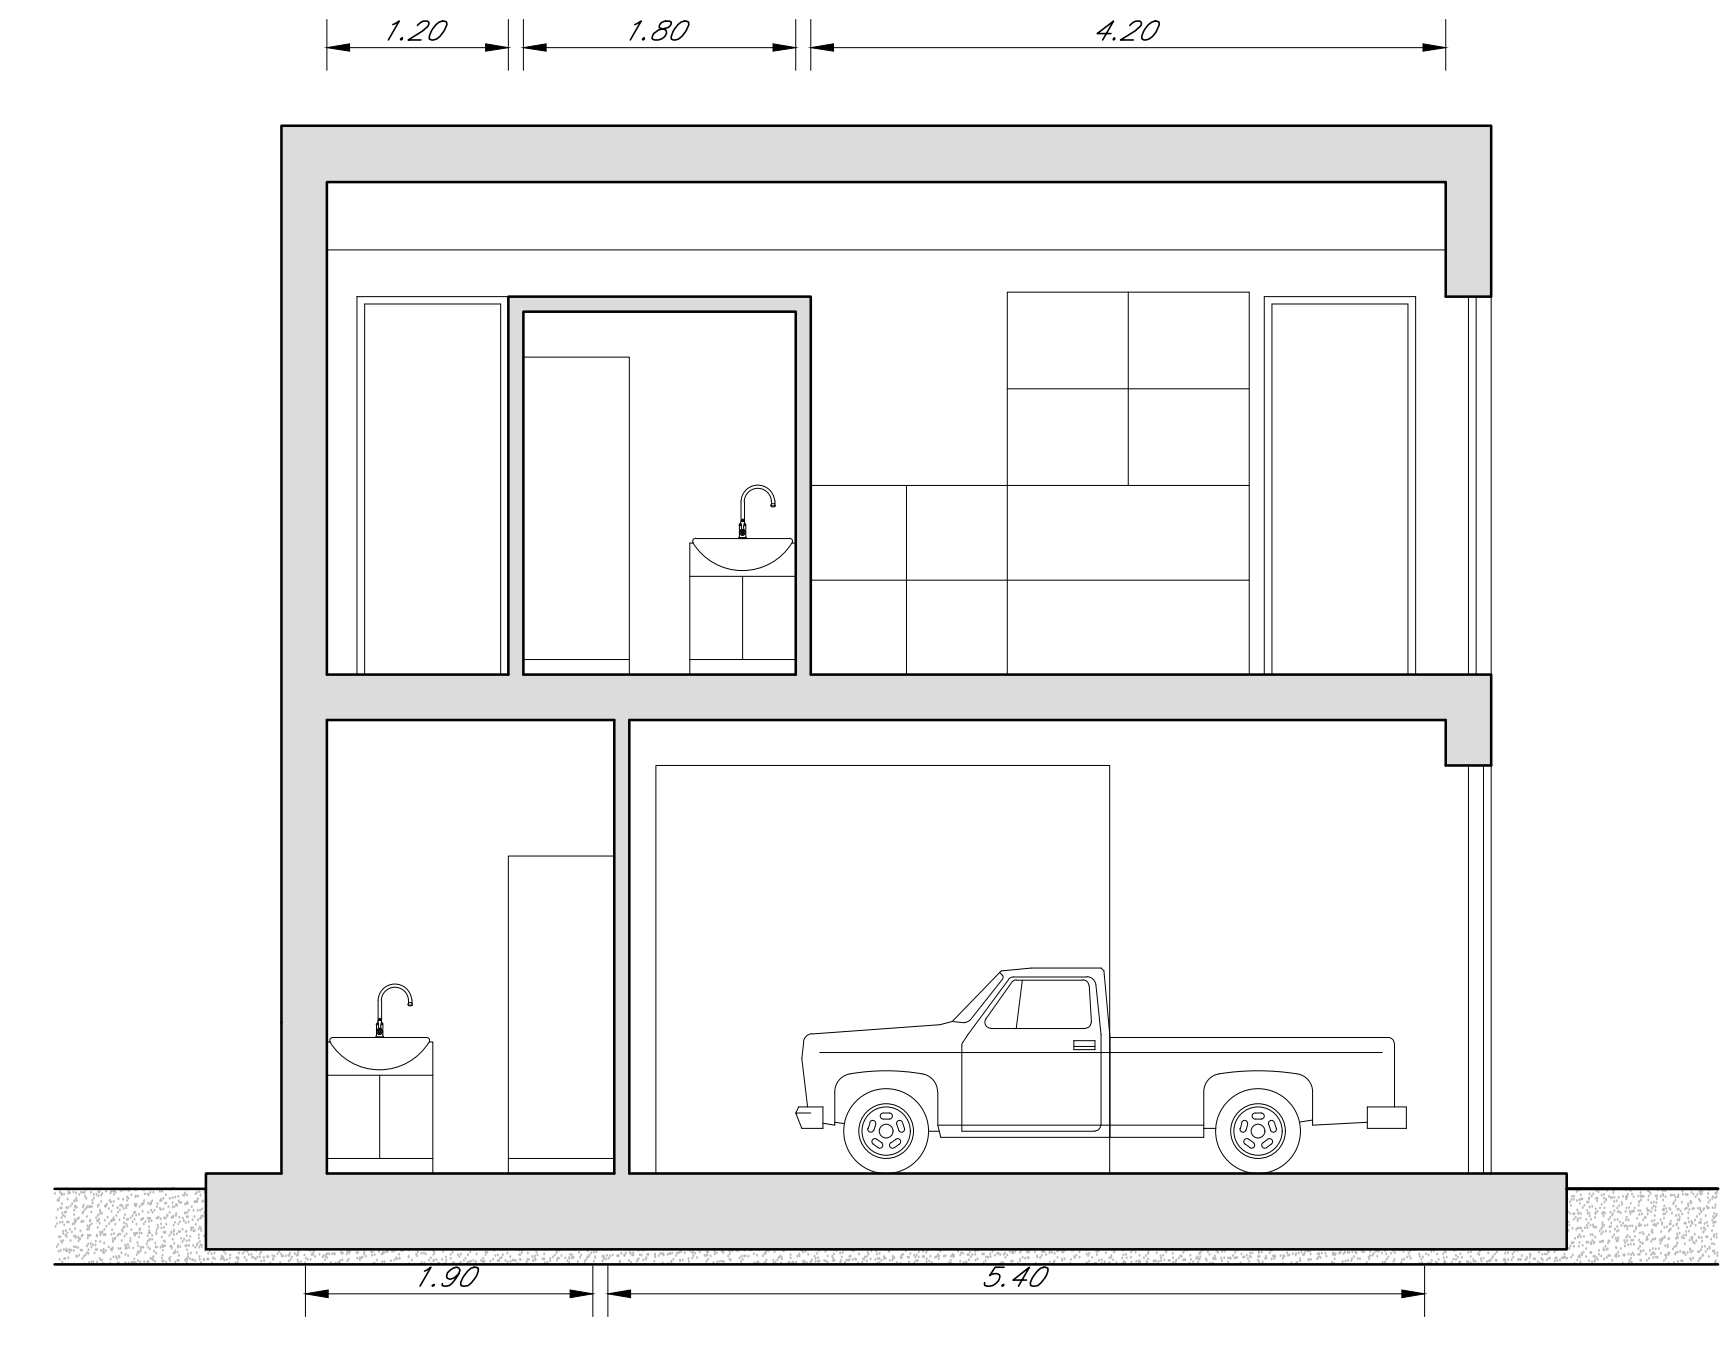

PIANTA PIANO TERRA
SCALA 1:50

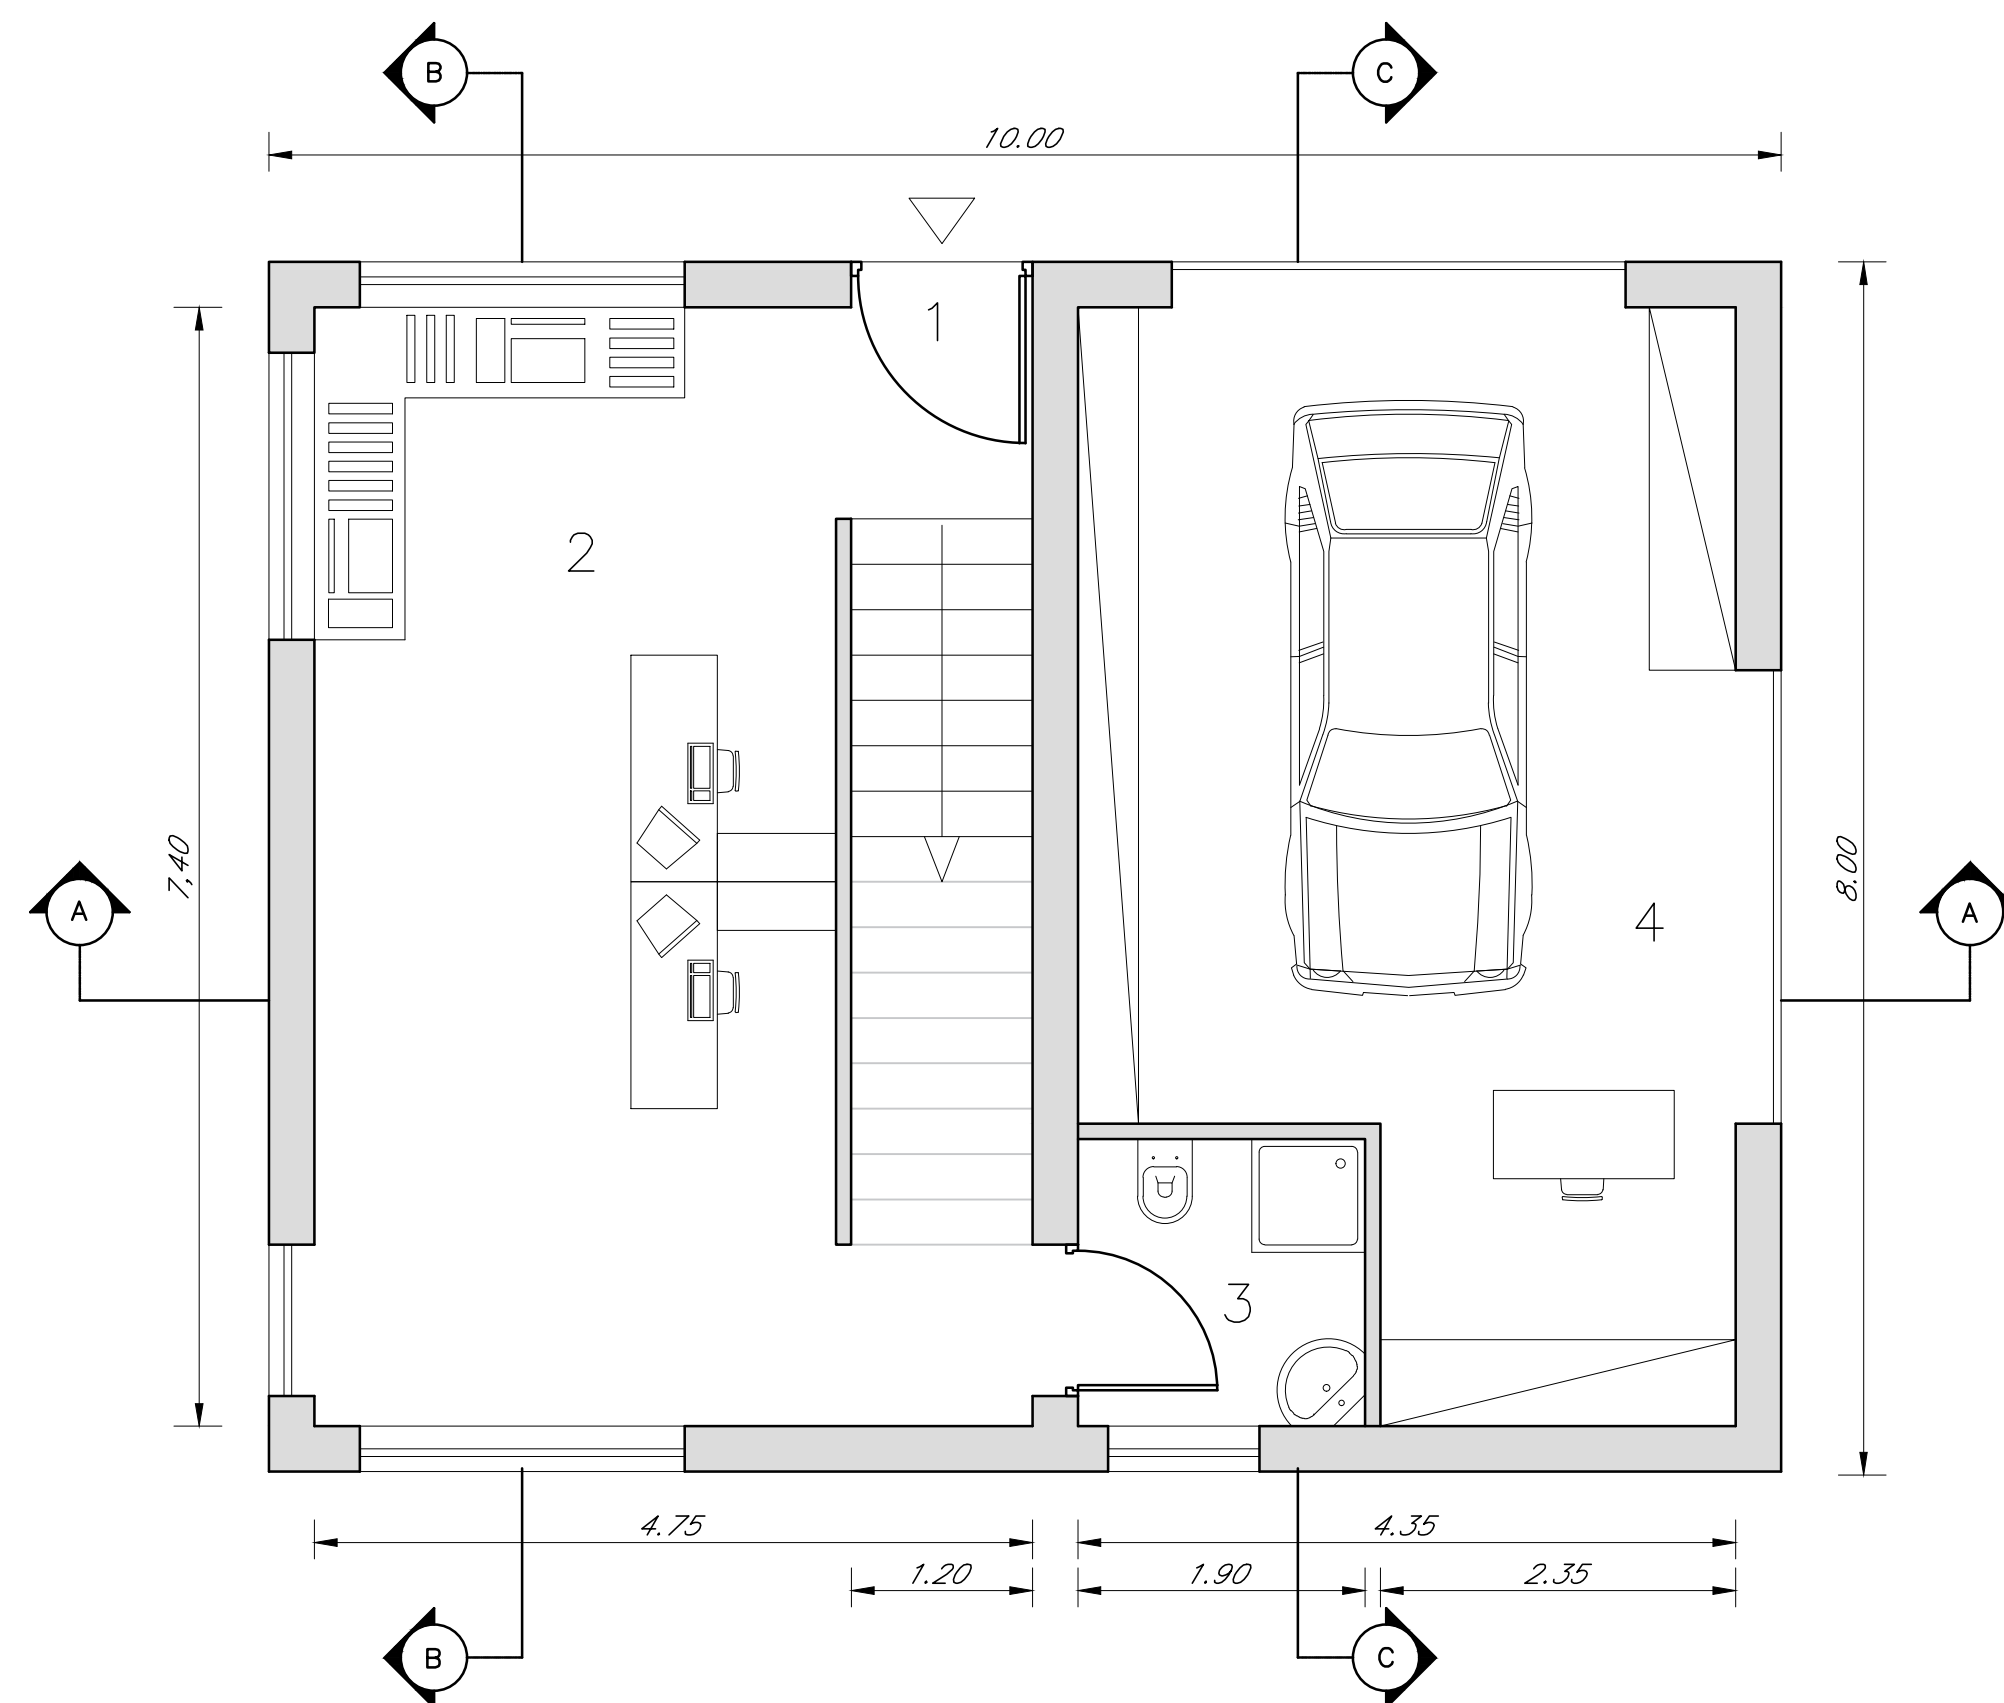

PIANTA PRIMO PIANO
SCALA 1:50

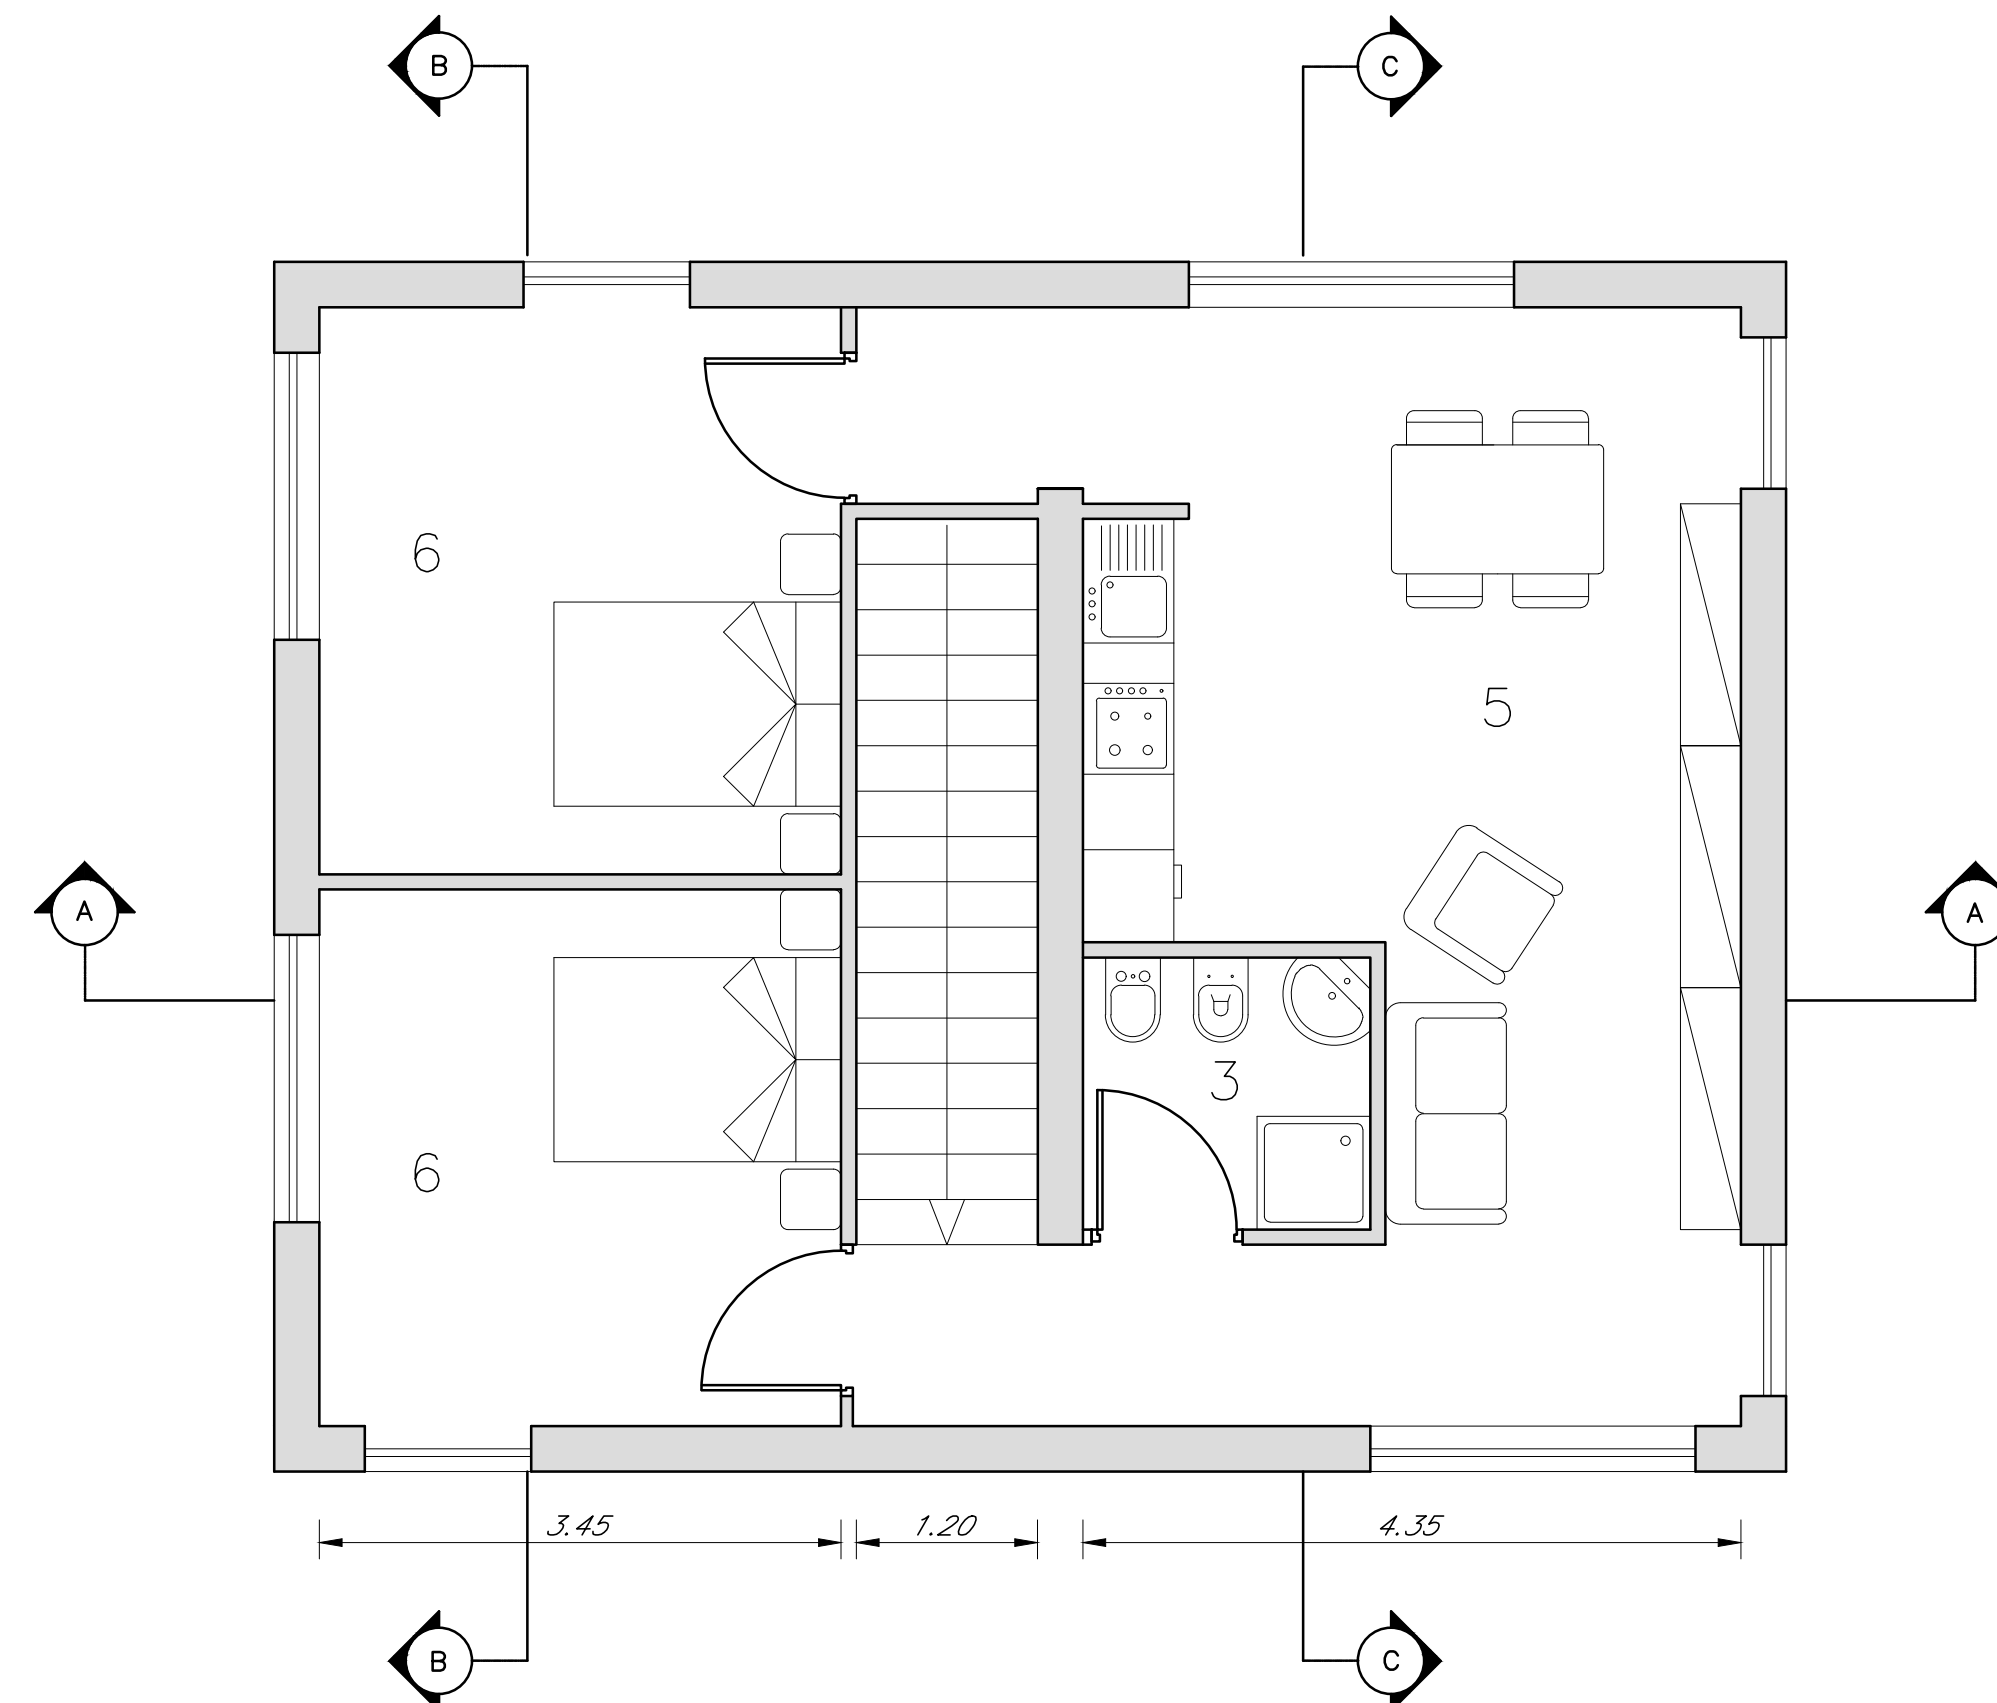

- SEZIONE A-A
- 1 INGRESSO
 - 2 SALA CONTROLLO
 - 3 BAGNO
 - 4 MAGAZZINO/GARAGE
 - 5 SOGGIORNO CUCINA
 - 6 CAMERA

Impianto "PESCOGAGANO"			
Impianto di accumulo idroelettrico mediante pompaggio ad alta flessibilità			
Comune di Pescopagano (PZ)			
COMMITTENTE 		PROGETTAZIONE STRATEGIES FOR WATER 	
TITOLO ELABORATO Bacino di Valle Casa di guardia Piante e sezioni		SCALA 1:50	DATA 17/05/2021
		COMMESSA 1295	REDATTO Esterno
		CODIFICA DOCUMENTO 1295-I-FN-D-38-0	VERIFICATO L. Papetti
4			
3			
2			
1			
0	PROGETTO PRELIMINARE	17/05/2021	Esterno L. Papetti
REV.	DESCRIZIONE	DATA	REDATTO VERIFICATO APPROVATO
1			
2			
3			
4			
5			
6			
7			
8			
9			
10			
11			
12			
13			
14			
15			
16			
17			

Questo disegno non può essere riprodotto, né utilizzato altrove, né ceduto a terzi in tutto o in parte senza il consenso scritto degli autori.