

**LEGENDA:**



	Rete Antincendio		Monitore (polvere, acqua)
	Idrante antincendio		Linea / Ugello sistema water spray
	Naspo antincendio (polvere, acqua)		Valvola principale acqua
	Armadietto manichetta con lancia/diffusore		

**NOTE:**

A. La configurazione nel presente disegno è preliminare ed indicativa.  
 B. Per altri sistemi di estinzione fissa e mobili non rappresentati su questo documento in questa fase, fare riferimento al doc. 100-ZA-E-85007 Filosofia Sistemi Antincendio FSRU.

02	16/11/21	EMISSIONE PER ENTI	L.SARTINI	G.SAGARIA	G.MONTI
01	29/10/21	EMISSIONE PER APPROVAZIONE	L.SARTINI	G.SAGARIA	G.MONTI
00	20/07/21	EMISSIONE PER COMMENTI	L.SARTINI	G.SAGARIA	G.MONTI
Rev.	DATA	DESCRIZIONE	ELABORATO	VERIFICATO	APPROVATO
			COMMESSA	UNITA' N.	
			GC/R2004	001	
PROGETTISTA TECNIP ITALY DIREZIONE LAVORI S.p.A. Rif. TIPDL: 201969C-100-DW-1933-004			DIS. N. <b>100-GB-B-85008</b>		
LAYOUT SISTEMI ANTINCENDIO FSRU (RETE PRINCIPALE ANTINCENDIO)			REVISIONE 02		
PROGETTO/IMPIANTO <b>TERMINALE DI PORTOVESME</b>			FG. 1 DI 2		
			SCALA 1:500		

DOCUMENTI DI RIFERIMENTO		N.
Filosofia Sistemi di Rilevazione Incendi e Gas FSRU		100-ZA-E-85005
Layout sistemazione apparecchiature principali FSRU		100-GC-B-61000

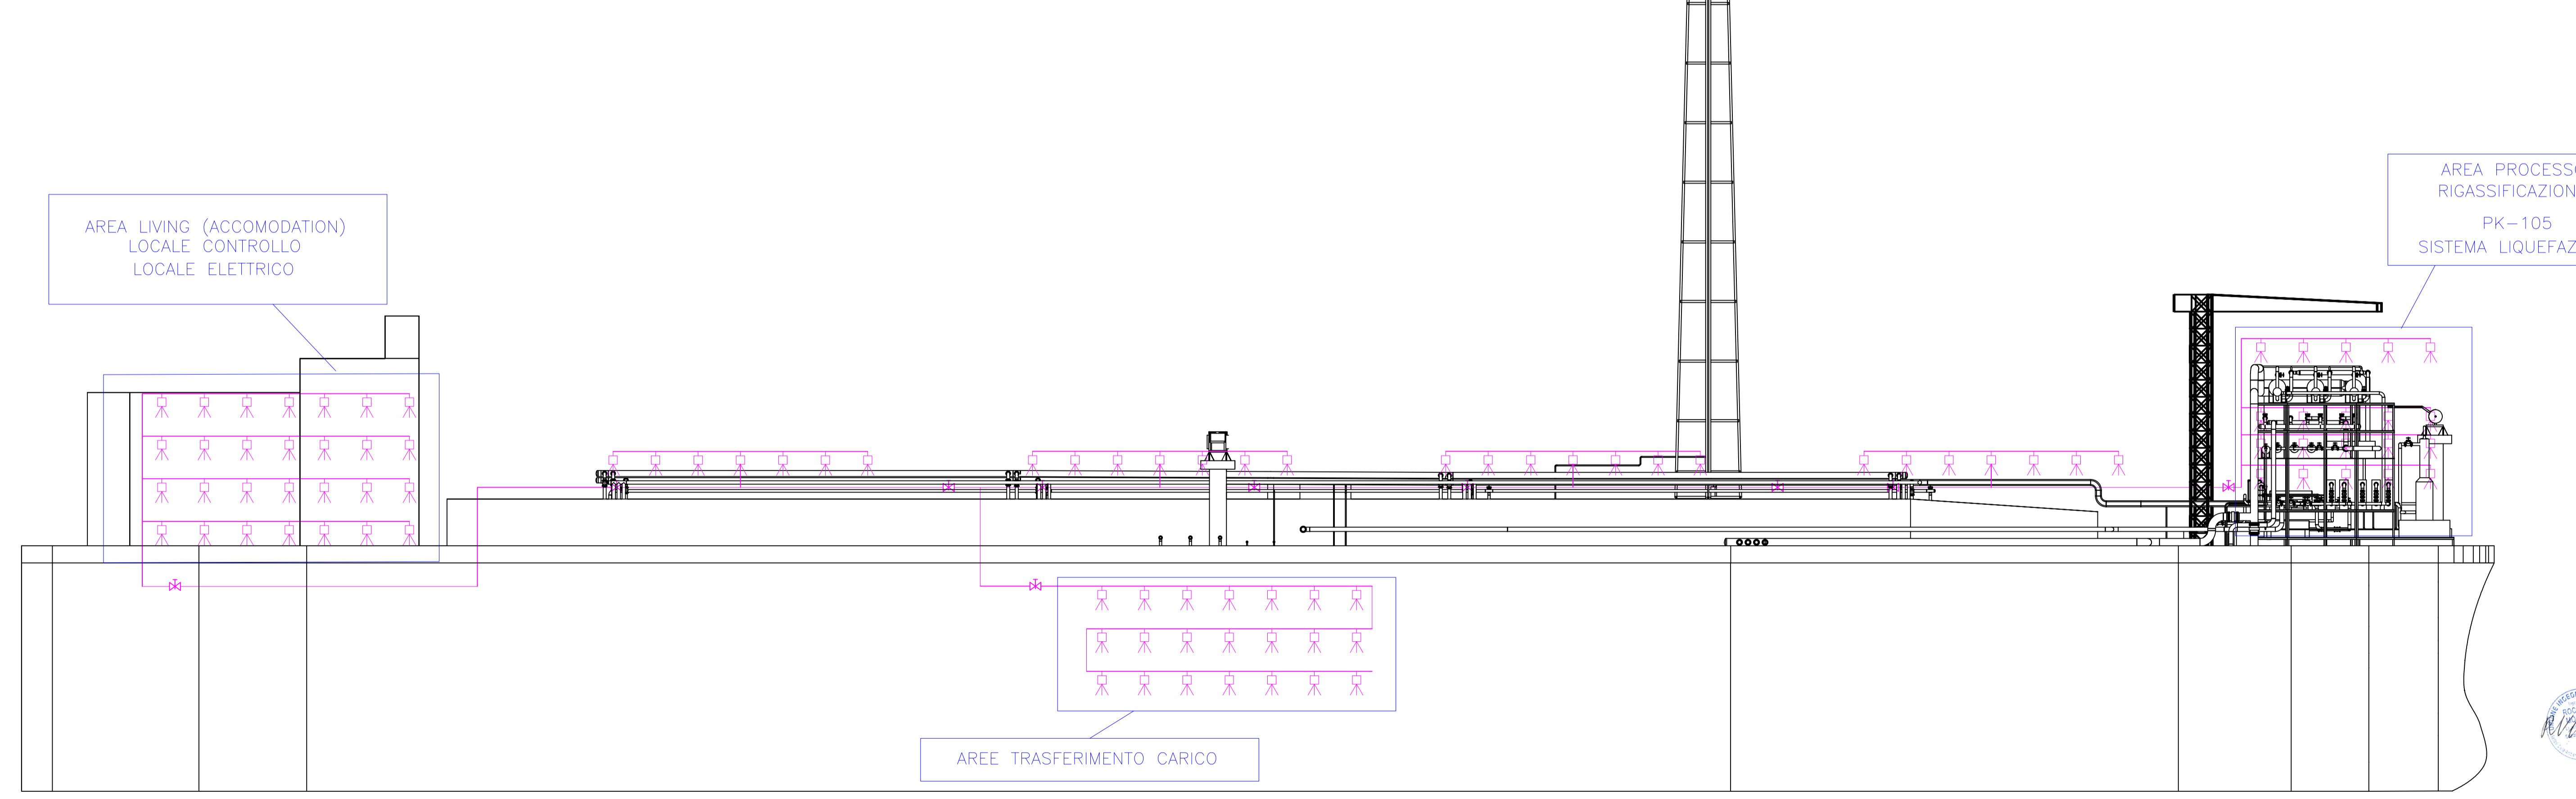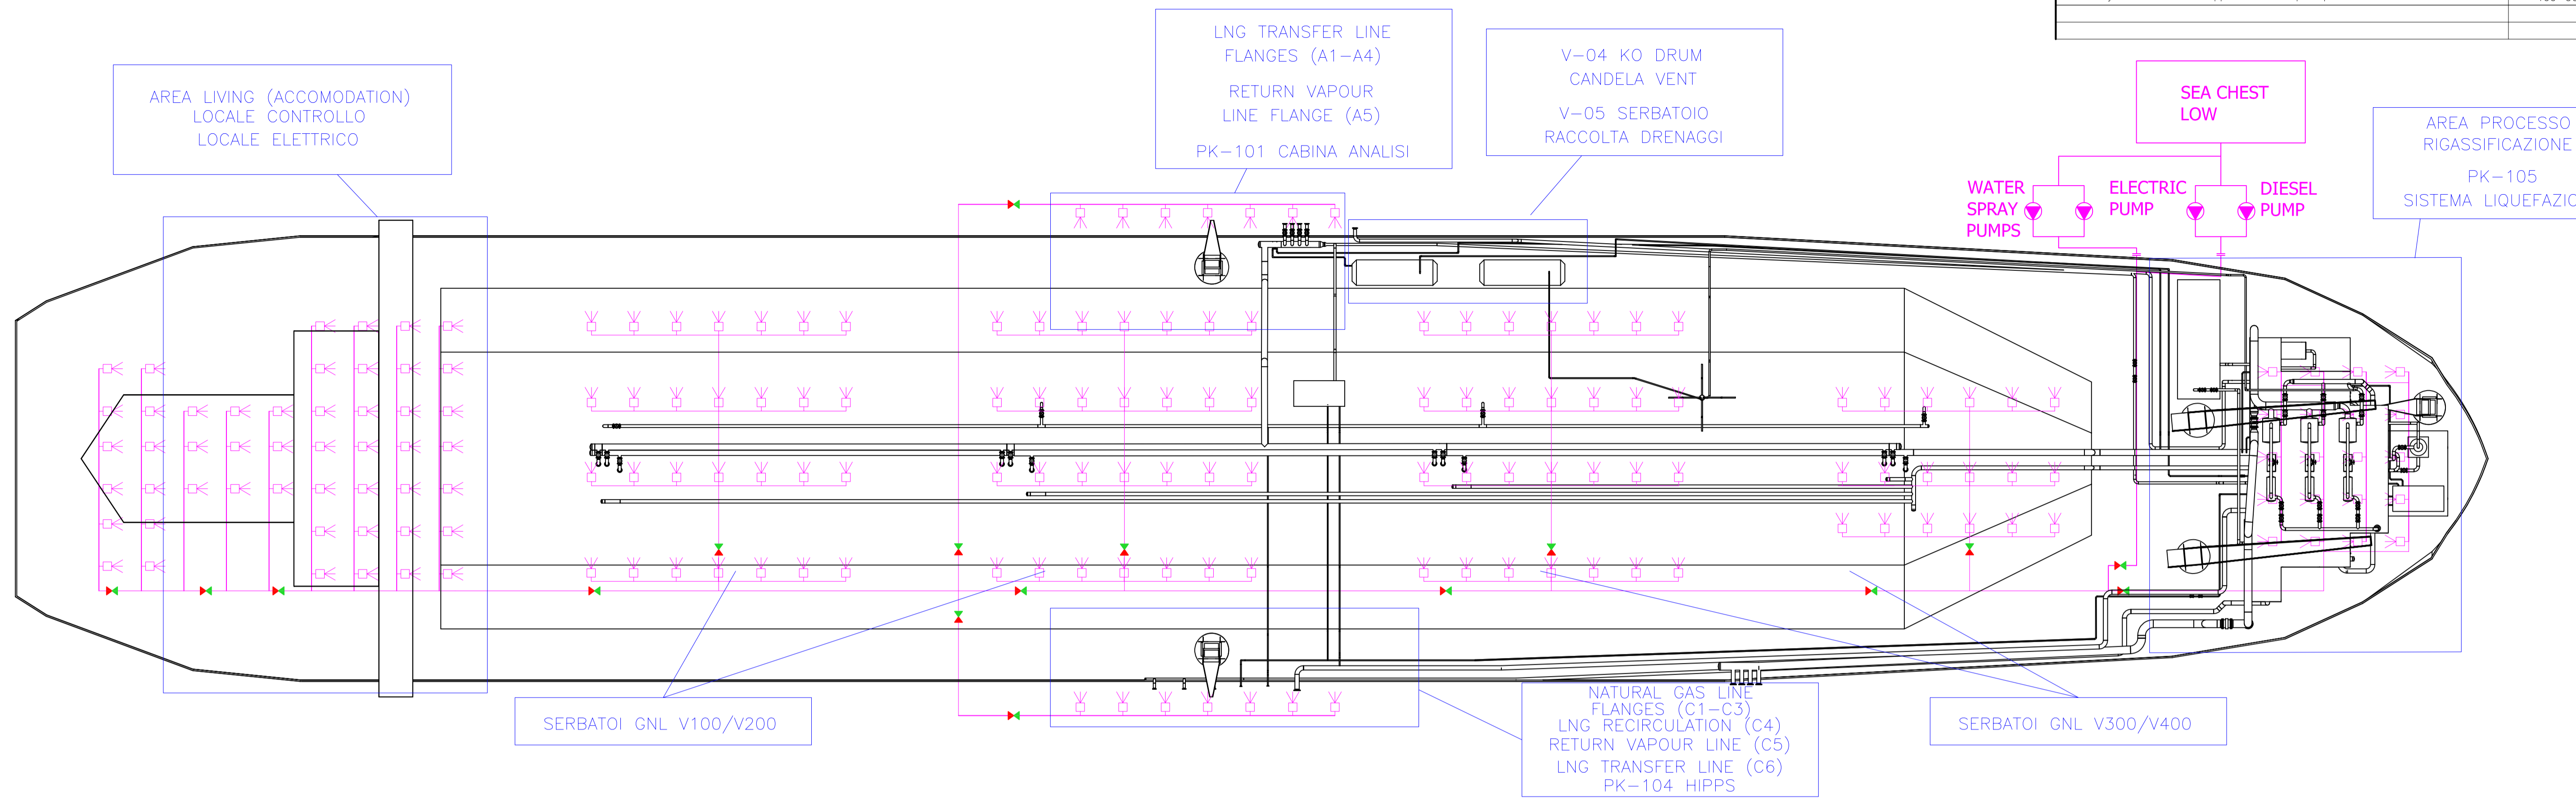

**LEGENDA:**

	Rete Antincendio		Monitori (polvere, acqua)
	Idrante antincendio		Linea / Ugello sistema water spray
	Naspo antincendio (polvere, acqua)		Valvola principale acqua
	Armadietto manichetta con lancia/diffusore		

**NOTE:**

A. La configurazione nel presente disegno è preliminare ed indicativa.  
 B. Per altri sistemi di estinzione fissa e mobili non rappresentati su questo documento in questa fase, fare riferimento al doc. 100-ZA-E-85007 Filosofia Sistemi Antincendio FSRU.

02	16/11/21	EMISSIONE PER ENTI	L.SARTINI   G.SAGARIA   G.MONTI
01	29/10/21	EMISSIONE PER APPROVAZIONE	L.SARTINI   G.SAGARIA   G.MONTI
00	20/07/21	EMISSIONE PER COMMENTI	L.SARTINI   G.SAGARIA   G.MONTI
Rev.	DATA	DESCRIZIONE	ELABORATO   VERIFICATO   APPROVATO AUTORIZZATO
		PROGETTISTA	COMMESSA
		sham	GC/R2004
		TECHNIP ENERGY	UNITA' N.
		TECHNIP ITALY DIREZIONE LAVORI S.A.	0 0 1
		Rif. TIPDL: 201969C-100-DW-1933-004	
DIS. N.		100-GC-B-85008	
REVISIONE		02	
FG.		2 DI 2	
SCALA		1:500	