

DOCUMENTI DI RIFERIMENTO	N.
Layout tubazioni banchina	100-GC-B-61002

- ELENCO EDIFICI/APPARECCHIATURE**
- 1) Ingresso alla banchina
 - 2) Edificio magazzino
 - 3) Baie di carico per autocisterne GNL
 - 4) Impianto raccolta acque piovane ed allaccio acquedotto
 - 5) Cabina quadri ENEL (esterna proprietà SNAM)
 - 6) Cabina quadri elettrici
 - 7) Sottoservizi per baie di carico
 - 8) Fabbricato sistema pompe antincendio esistente
 - 9) Punto di intercetto linea (PIL)
 - 10) Scala accesso/uscita FSRU
 - 11) Sala di controllo dei sistemi in banchina e sottostazione elettrica (include trasformatori di tensione)
 - 12) Bracci di carico/scarico GNL/GN
 - 13) Serbatoio drenaggi GNL dai bracci di carico
 - 14) Sottoservizi bracci di carico
 - 15) Struttura di supporto scarico acqua di mare
 - 16) Struttura di supporto per cavi elettro/strumentali da banchina verso la FSRU
 - 17) Posizione del sistema di scarico acqua di mare nel canale
 - 18) Edificio guardia gestione accessi ed ufficio per pratiche caricamento autocisterne
 - 19) Sfiato in banchina e serbatoio raccolta drenaggi
 - 20) Generatore di emergenza e serbatoio diesel
 - 21) Pozzo di spinta per tubazione (opera temporanea)
 - 22) Bacino di raccolta GNL

- LEGENDA:**
-  Area dedicata ai sistemi di ormeggio.
 -  Edifici/apparecchiature nuovi da installare
 -  Edifici da smantellare
 -  Edifici esistenti da mantenere
 -  Punto di raccolta
 -  Percorso di Uscita Orizzontale
 -  Percorso di Uscita verso il Basso

NOTE:


A. Quote e misure sono in metri.
 B. La configurazione nel presente disegno è preliminare ed indicativa.



Scala planimetrica 1:1000



Rev.	DATA	DESCRIZIONE	ELABORATO	VERIFICATO	APPROVATO AUTORIZZATO
02	16/11/21	EMISSIONE PER ENTI	L.SARTINI	G.SAGARIA	G.MONTI
01	25/10/21	EMISSIONE PER APPROVAZIONE	L.SARTINI	G.SAGARIA	G.MONTI
00	02/08/21	EMISSIONE PER COMMENTI	L.SARTINI	G.SAGARIA	G.MONTI
PROGETTISTA		TECNIP ITALY DIREZIONE LAVORI S.p.A. Rif. TIPDL: 201969C-100-DW-1960-001	COMMESSA	UNITA' N.	
LAYOUT DELLE USCITE DI EMERGENZA E DELLE VIE DI FUGA TERMINALE		GC/R2004	001		
PROGETTO/IMPIANTO		TERMINALE DI PORTOVESME	DIS. N.	100-GB-B-85011	
SCALA		FG. 1 DI 2	REVISIONE	02	

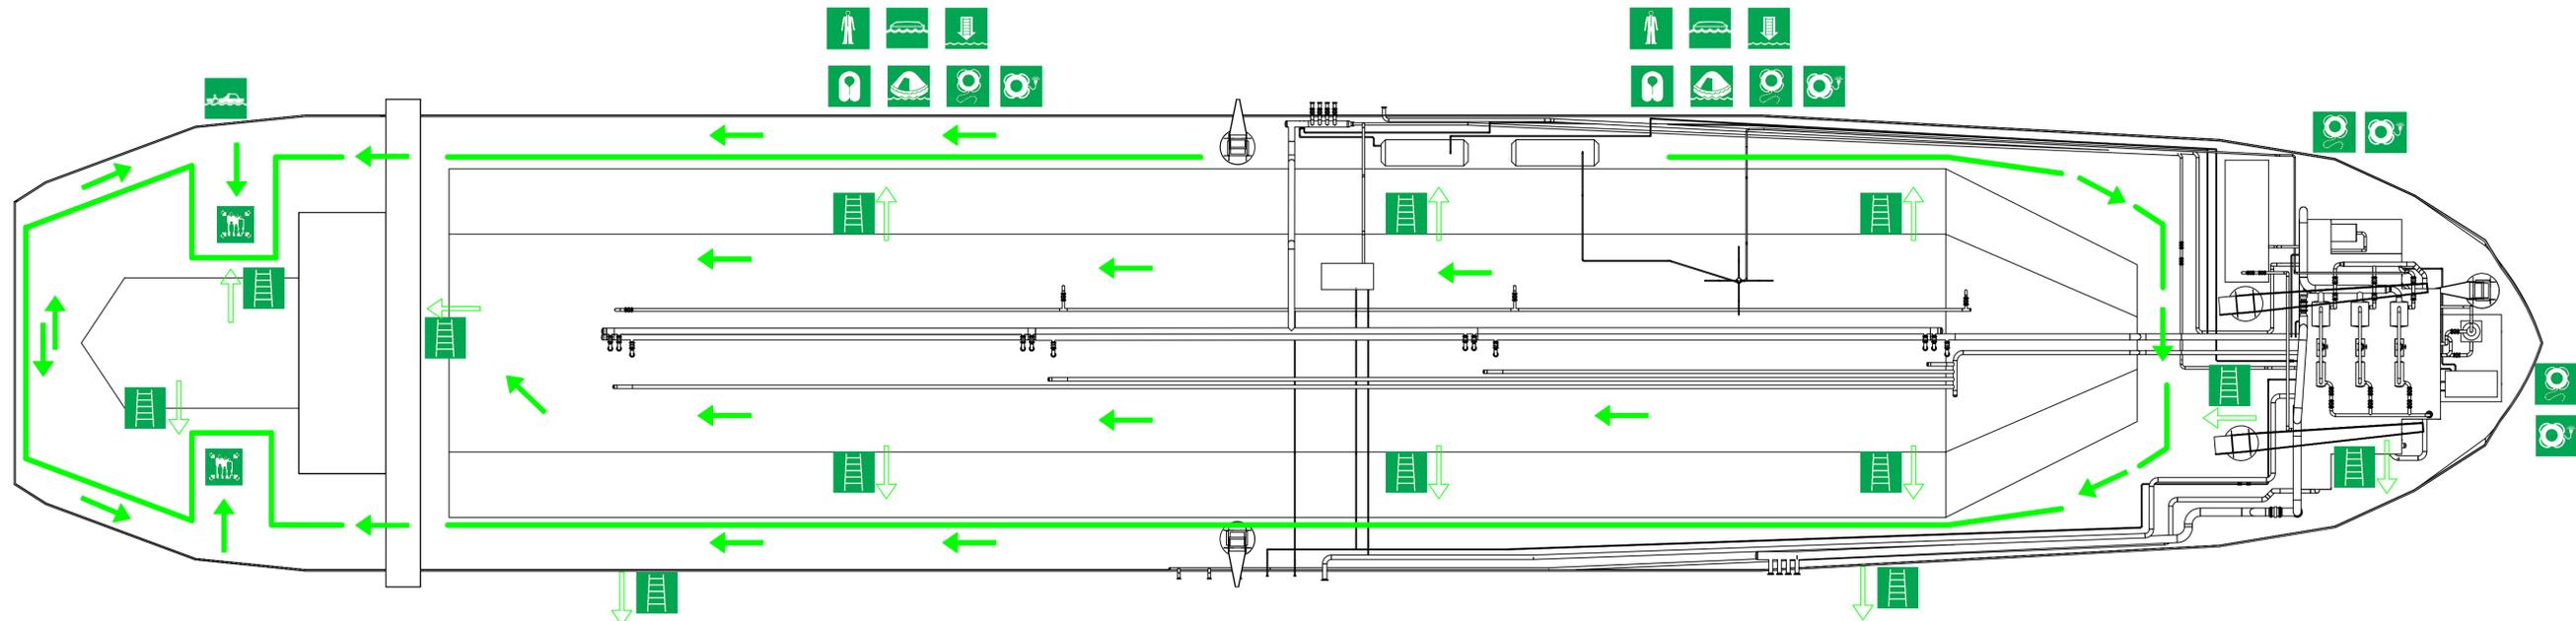

LEGENDA:

-  Punto di Raccolta
-  Scala di Sfuggita
-  Scialuppa di Salvataggio
-  Battello di Soccorso
-  Biscagliana
-  Zattera di Salvataggio
-  Giubbotto di Salvataggio
-  Salvagente con Cima
-  Salvagente con Boetta Luminosa
-  Tuta da Immersione
-  Percorso di Uscita Orizzontale
-  Percorso di Uscita verso il Basso
-  Via di Fuga

NOTE:

- A. La configurazione nel presente disegno, il numero e la tipologia degli equipaggiamenti di salvataggio sono preliminari ed indicativi.
- B. I mezzi di soccorso lato porto saranno utilizzati solo in assenza di LNG Carrier.

02	16/11/21	EMISSIONE PER ENTI	L.SARTINI	G.SAGARIA	G.MONTI
01	29/10/21	EMISSIONE PER APPROVAZIONE	L.SARTINI	G.SAGARIA	G.MONTI
00	02/08/21	EMISSIONE PER COMMENTI	L.SARTINI	G.SAGARIA	G.MONTI
Rev.	DATA	DESCRIZIONE	ELABORATO	VERIFICATO	APPROVATO/AUTORIZZATO
		PROGETTISTA	sham	TECHNIP ENERGES	TECHNIP ITALY DIREZIONE LAVORI S.A.A. Rif. TIPDL: 201969C-100-DW-1960-001
LAYOUT DELLE USCITE DI EMERGENZA E DELLE VIE DI FUGA TERMINALE (FSRU)			DIS. N. 100-GB-B-85011		UNITA' N. 0 0 1
PROGETTO/IMPIANTO TERMINALE DI PORTOVESME			REVISIONE 02		FG. 1 DI 2
			SCALA 1:500		CENT.MDT.GG.GEN.09654 REV. 00 A1