


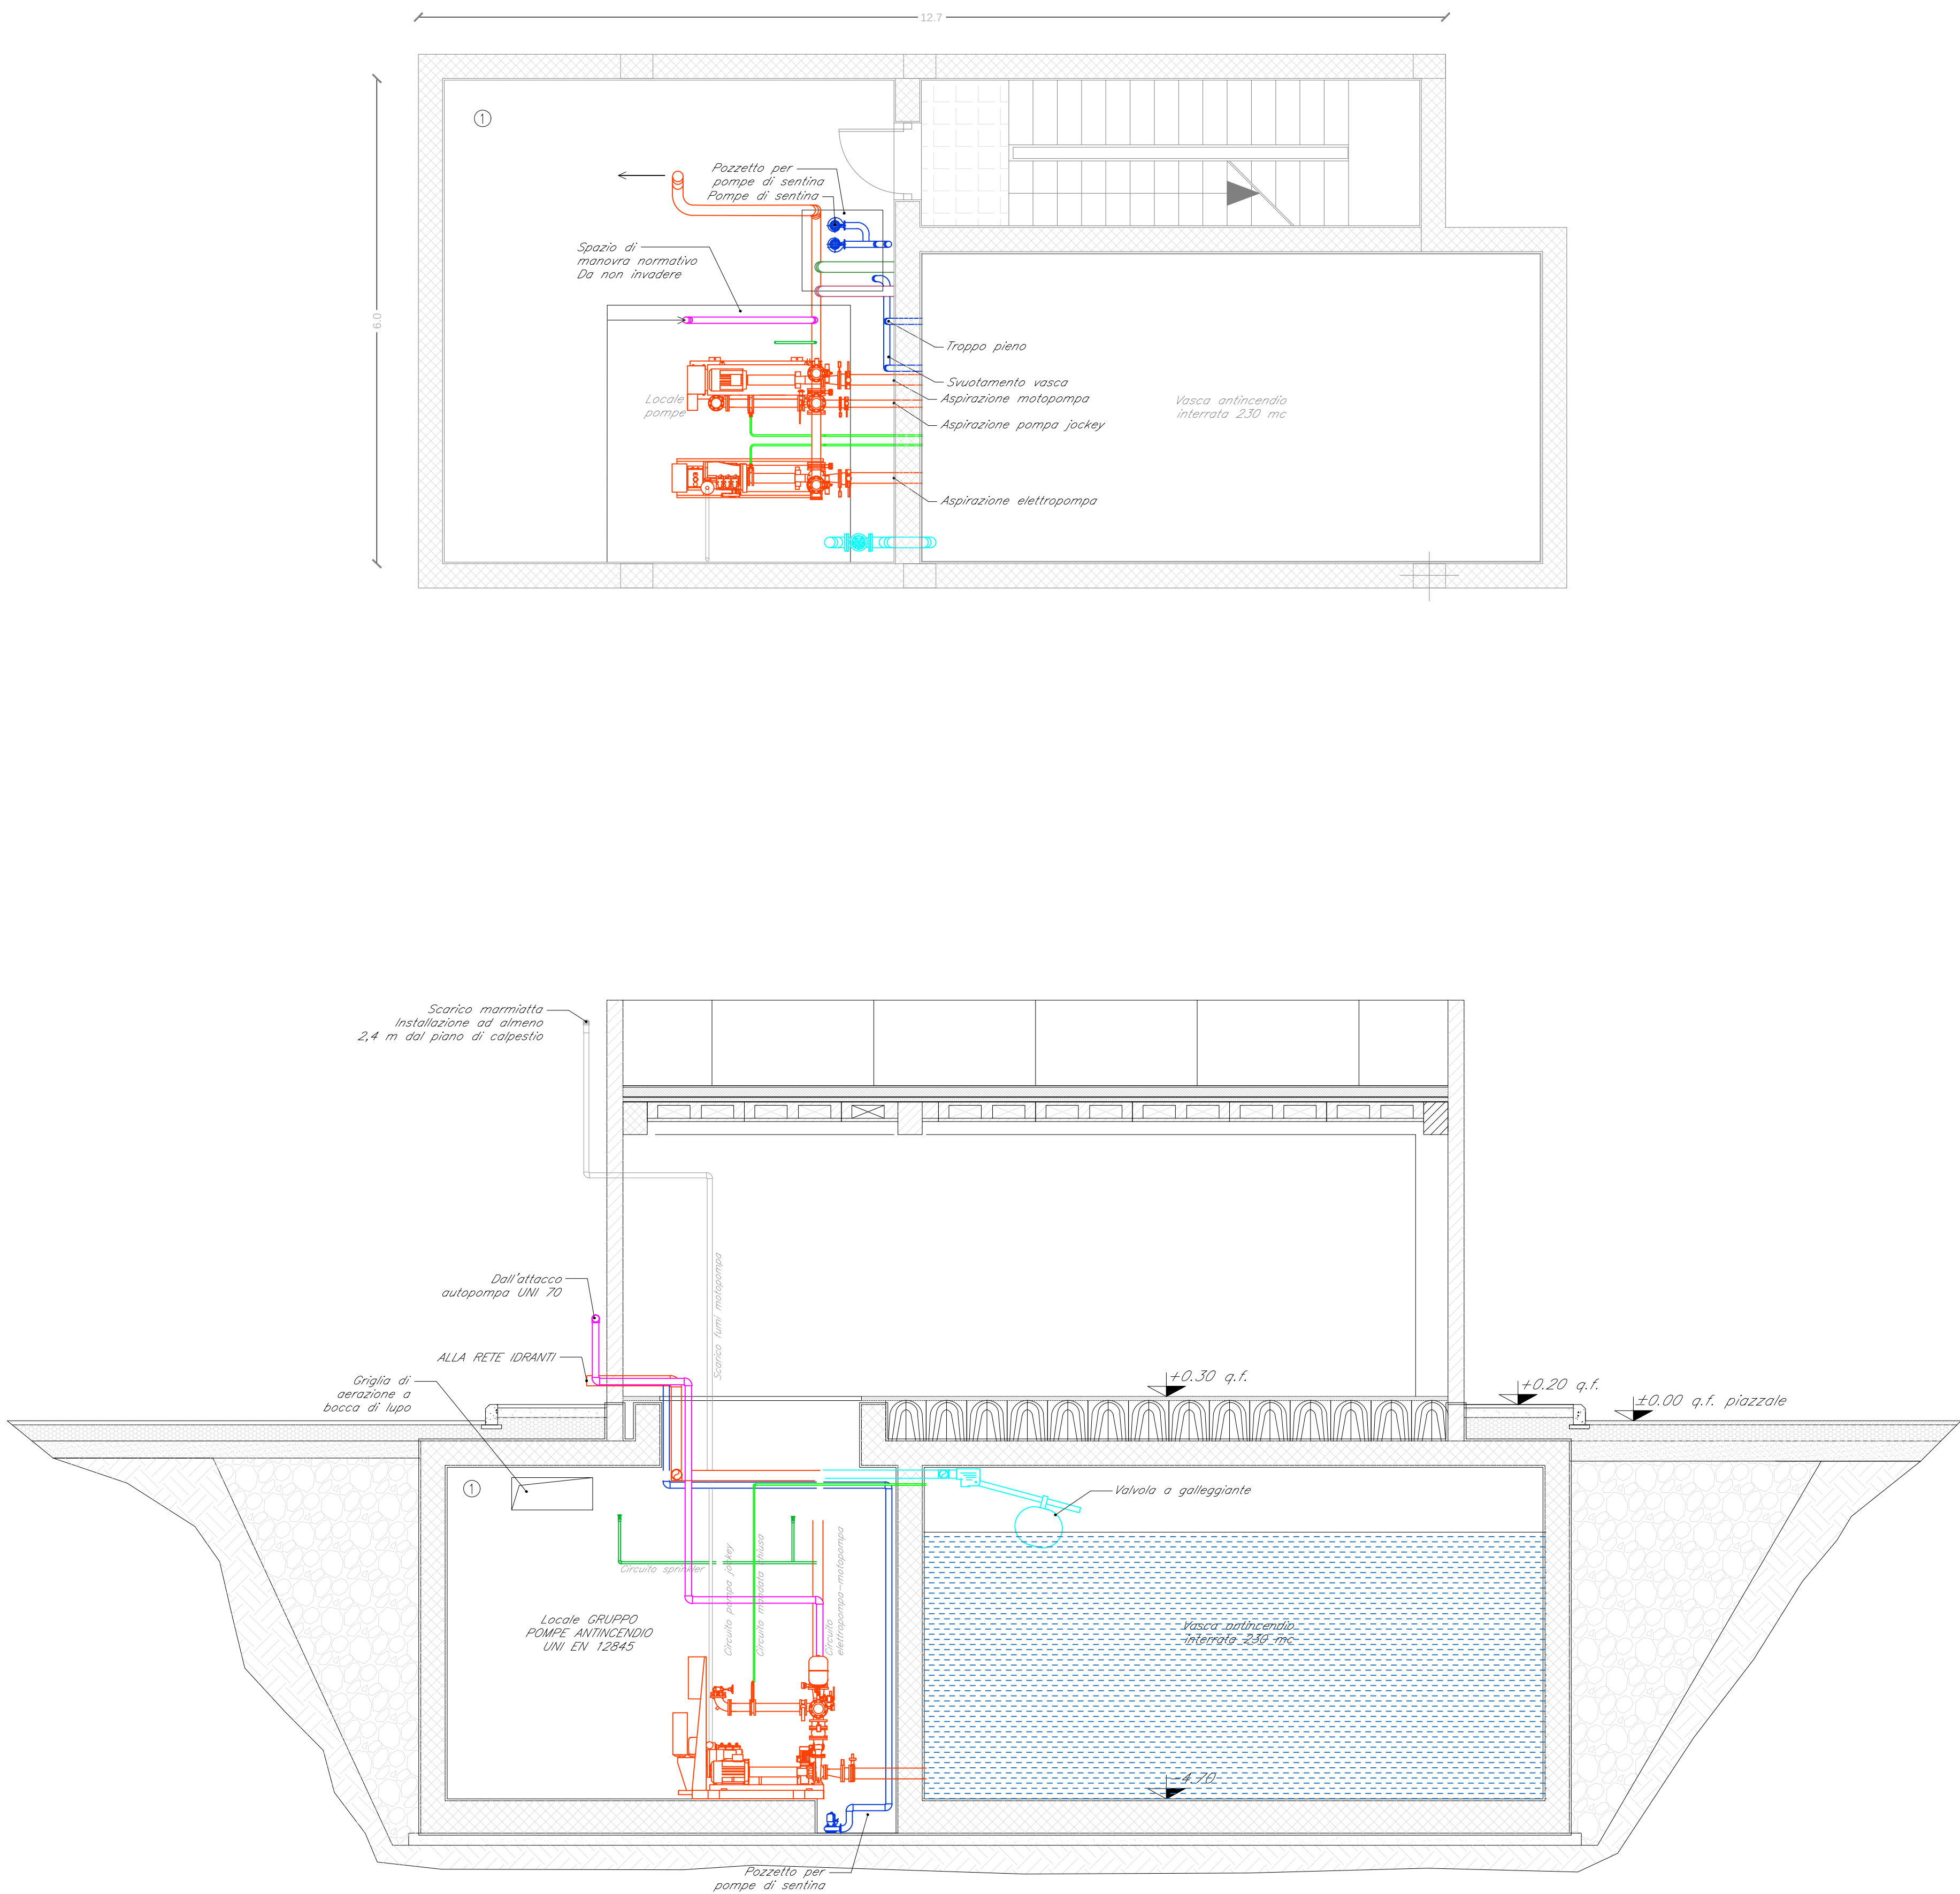

LEGENDA	
Elemento	Descrizione
①	Gruppo di pompaggio: portata: 1800l/min prevalenza: 95 mca A norma UNI EN 12845, composto da elettropompa+motopompa+pompa pilota
	CIRCUITO ANTINCENDIO
	CIRCUITO DI SFIORO
	CIRCUITO DI PROVA
	CIRCUITO ATTACCO UNI 70 AUTOPOMPA VVF
	CIRCUITO MANDATA CHIUSA
	CIRCUITO SPRINKLER
	CIRCUITO ADDUZIONE RETE IDRICA IN VASCA
	CIRCUITI POMPE SENTINA + TROPPO PIENO + SVUOTAMENTO VASCA
	MARMITTA DI SCARICO FUMI DALLA MOTOPOMPA

COMMITTENTE:

RFI
RETE FERROVIARIA ITALIANA
GRUPPO FERROVIE DELLO STATO ITALIANE

PROGETTAZIONE:

ITALFERR
GRUPPO FERROVIE DELLO STATO ITALIANE

DIRETTRICE FERROVIARIA MESSINA-CATANIA-PALERMO
NODO DI CATANIA

U.O.IMPIANTI INDUSTRIALI E TECNOLOGICI

PROGETTO DEFINITIVO

INTERRAMENTO LINEA PER IL PROLUNGAMENTO DELLA PISTA
DELL'AEROPORTO DI FONTANAROSSA E PER LA MESSA A STI DEL
TRATTO DI LINEA INTERESSATO.
MACROFASE FUNZIONALE 1
LOTTO 02

FA14 - Impianti Safety
Impianto Idrico Antincendio - Layout Centrale

SCALA:
1:50

COMMESSA	LOTTO	FASE	ENTE	TIPO DOC.	OPERA/DISCIPLINA	PROGR.	REV.
RS3H	02	D	17	P9	A10902	001	A

Rev.	Descrizione	Redatto	Data	Verificato	Data	Approvato	Data	Autorizzato Data
A	Emissione esecutiva	F.BUTTICCI	Gennaio 2020	M.DAMIANI	Gennaio 2020	S.VANFIORI	Gennaio 2020	A.FALASCHI Gennaio 2020

File: RS3H.0.2.D.17.PB.A1.09.0.2.001.A.DWG n. Elab.: 17_112