



PROSPETTO ANTERIORE EDIFICIO QUADRI E SERVIZI

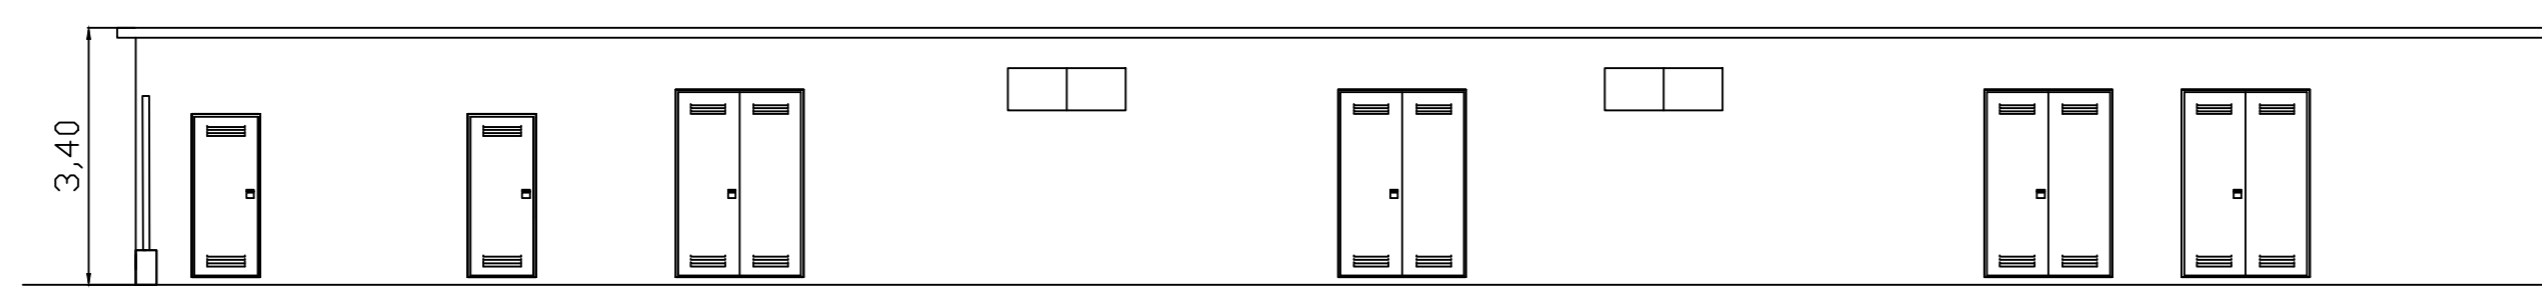


PROSPETTO ANTERIORE LOCALI QUADRI BT

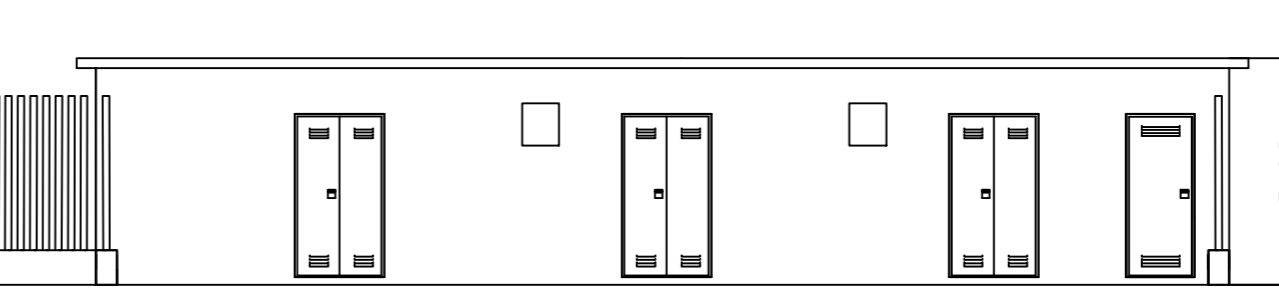

PROSPETTI LATERALI

PROSPETTO LATERALE LATO LOCALE CONTATORE DELL'EDIFICIO QUADRI E SERVIZI



PROSPETTO LATERALE LATO LOCALI QUADRI BT

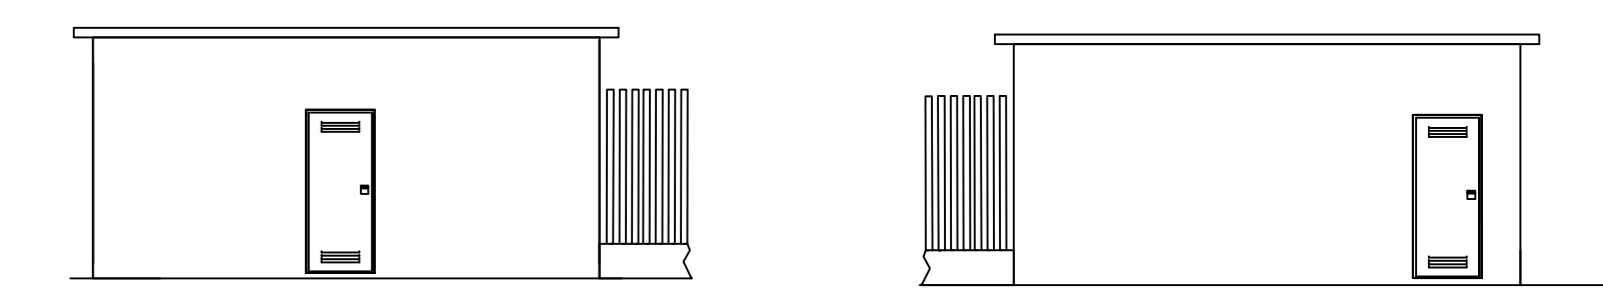

PROSPETTO POSTERIORE EDIFICIO QUADRI E SERVIZI



PROSPETTO POSTERIORE LOCALI QUADRI BT

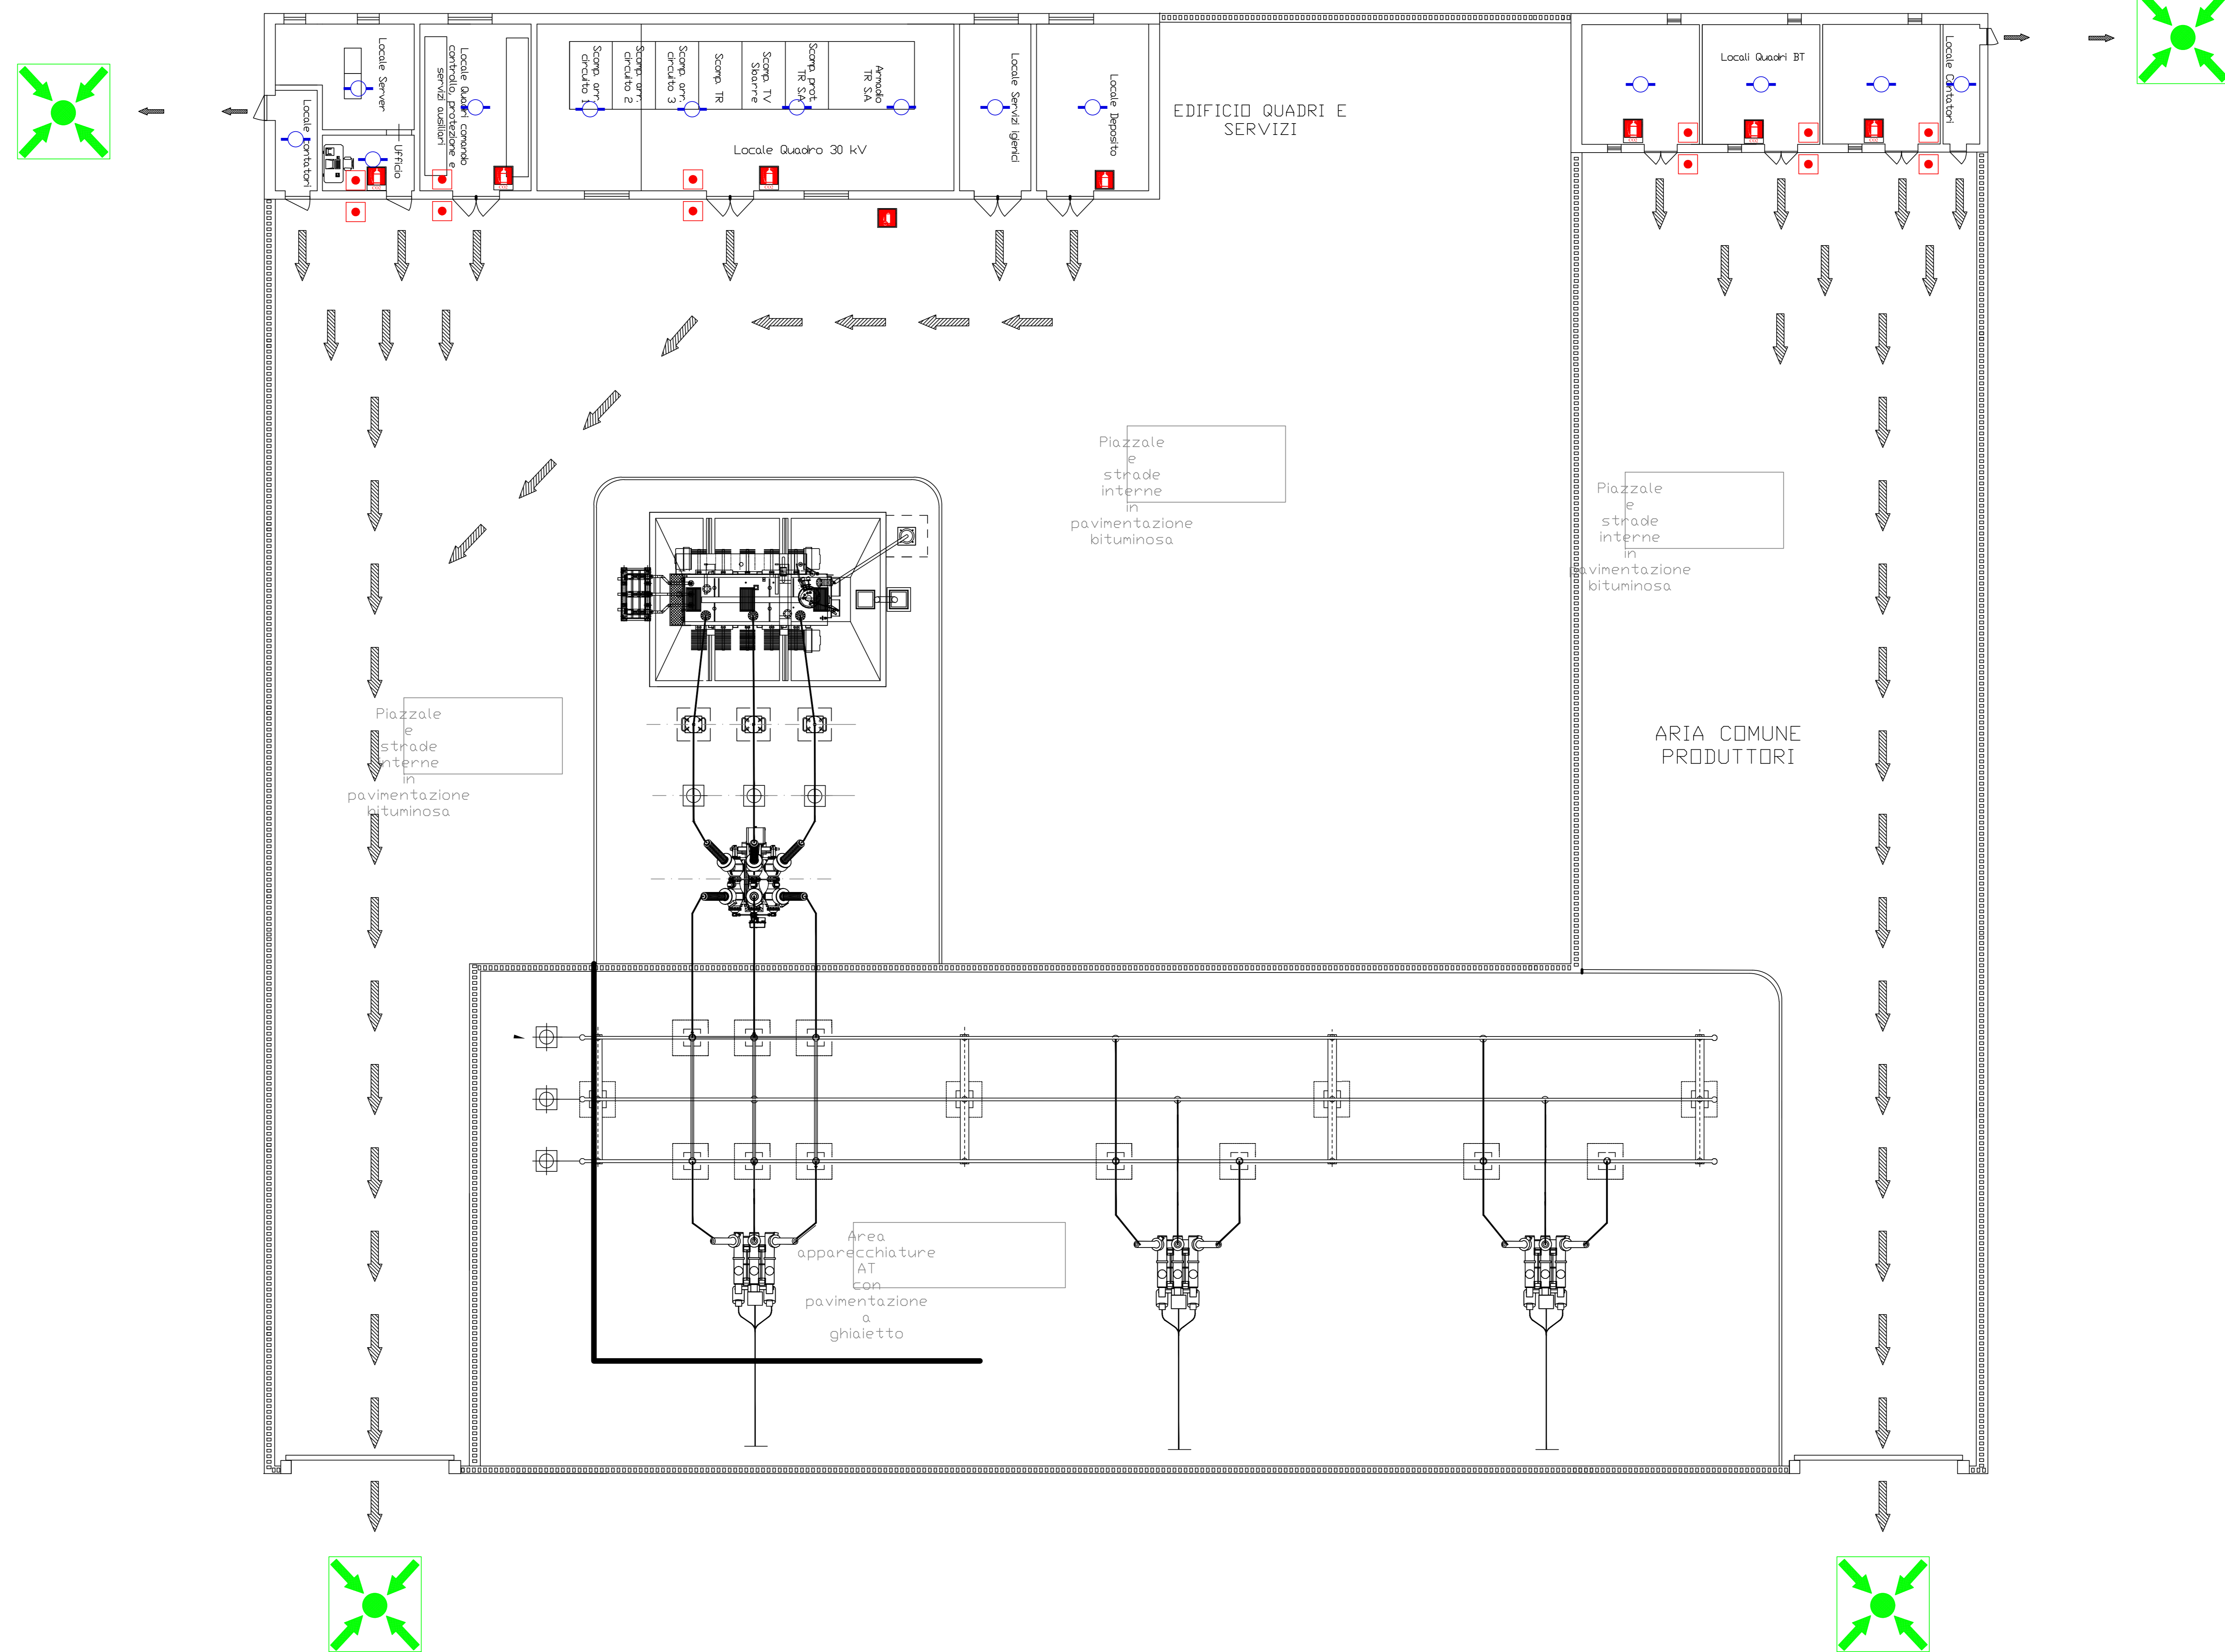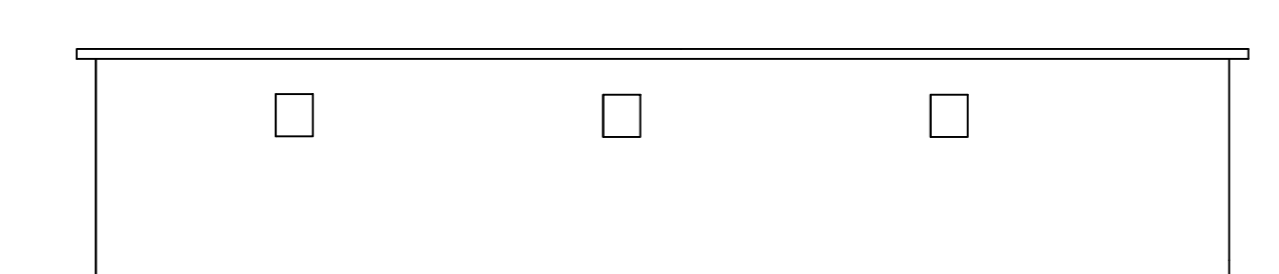

LEGENDA

- Estintore portatile a polvere da 6 kg
- Estintore portatile a CO₂ da 5 kg
- Estintore carrellato a CO₂ da 18 kg
- Pulsante di emergenza
- Rilevatore di fumo
- Percorso di fuga orizzontale
- Luogo sicuro



Progetto per la realizzazione impianto per la produzione di energia elettrica da fonte eolica, ai sensi del Digs n. 387 del 2003, composto da n° 7 aerogeneratori, per una potenza di 39,2 MW, sito nel comune di **Castelpagano (BN)**

REGIONE CAMPANIA

COMUNE DI CASTELPAGANO

COMUNE DI CIRCELLA

COMUNE DI COLLE SANMITA

COMUNE DI MORCONE

PROPRONENTE

Cogein Energy

Cogein Energy S.r.l.
Via Diocleziano, 107 - 80125 Napoli
Tel. 081.9566813 - Fax. 081.7618640
www.cogeinenergy.it
compinvestimenti@libero.it
cogeinenergy@pec.it

ELABORATO

TAV-AT12 Dispositivi antincendio e vie di fuga

SCALA **1:100** REVISIONE **0** DATA **06/2021**

PROGETTAZIONE