
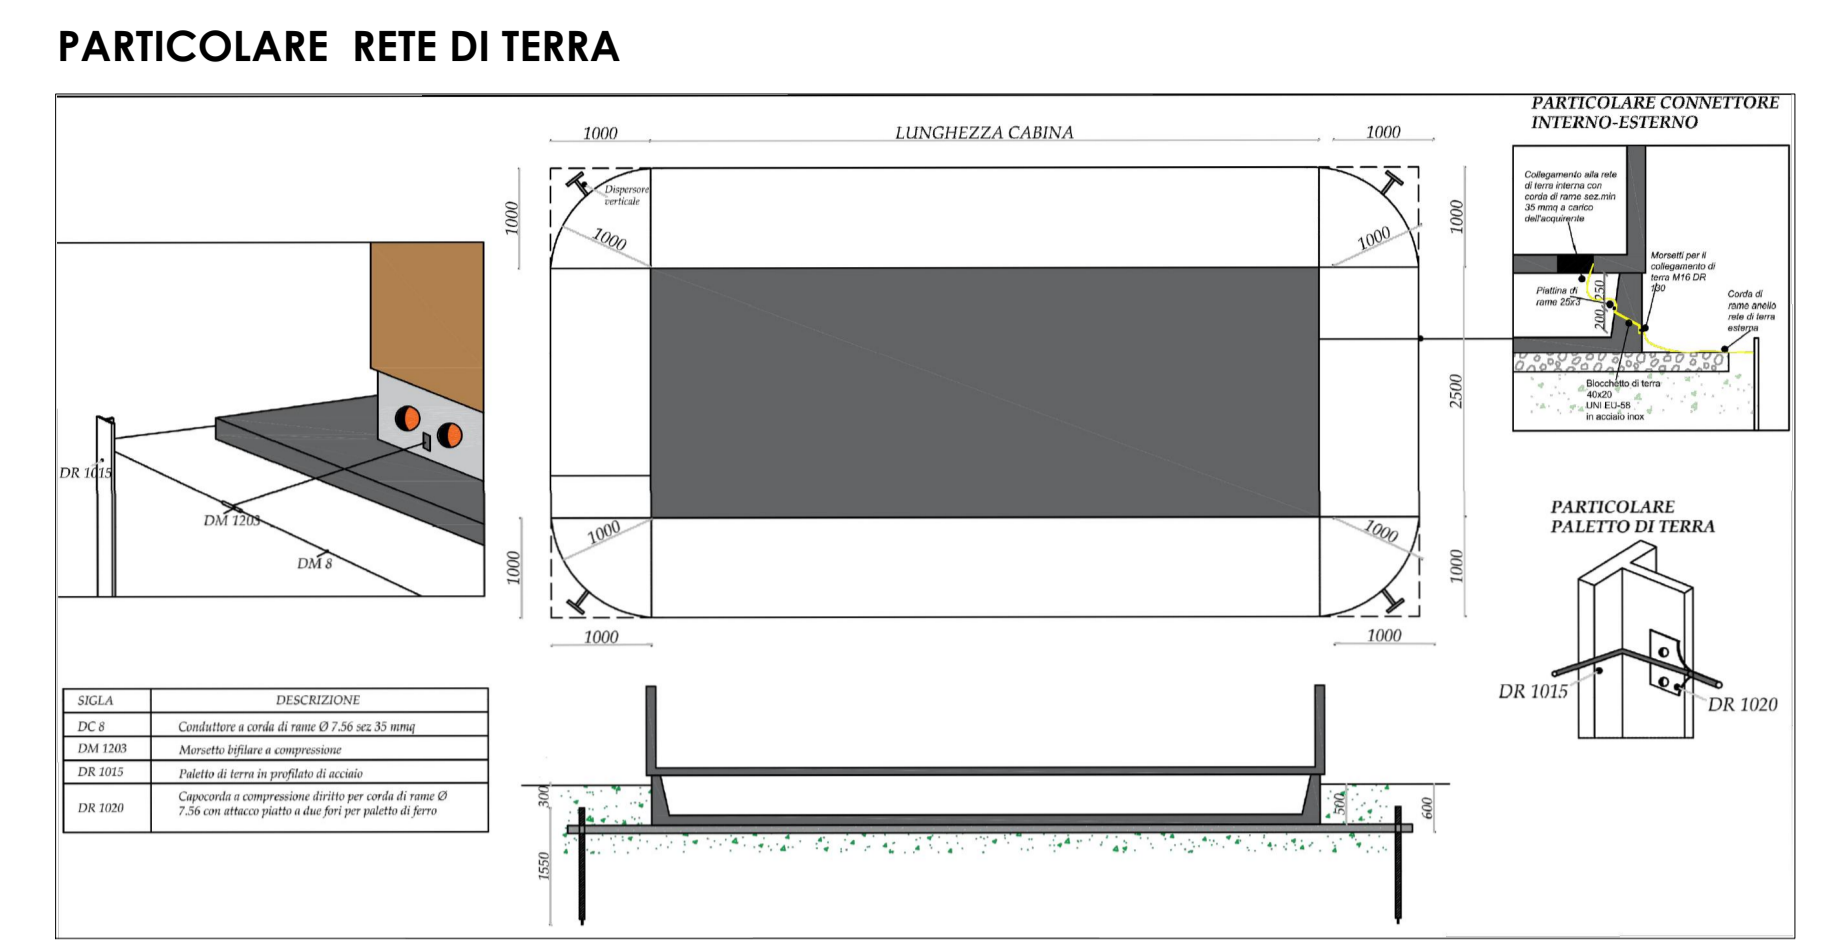


LEGENDA ELEMENTI	
	FABBRICATO
	CABINA TRASFORMAZIONE
	TRACKER
	CANCELLO DI ACCESSO ALL'IMPIANTO
	IDRANTE CONSORZIO CAPITANATA
	PALETTO DI TERRA IN PROFILATO D'ACCIAIO
	CONDUTTORE DI RAME NUDO SEZ. 35 mmq
	PIATTINA DI TERRA
	COLLETORE DI TERRA

LEGENDA LINEE E FASCE	
	RECINZIONE
	FASCIA ARBOREA
	VIABILITA' INTERNA

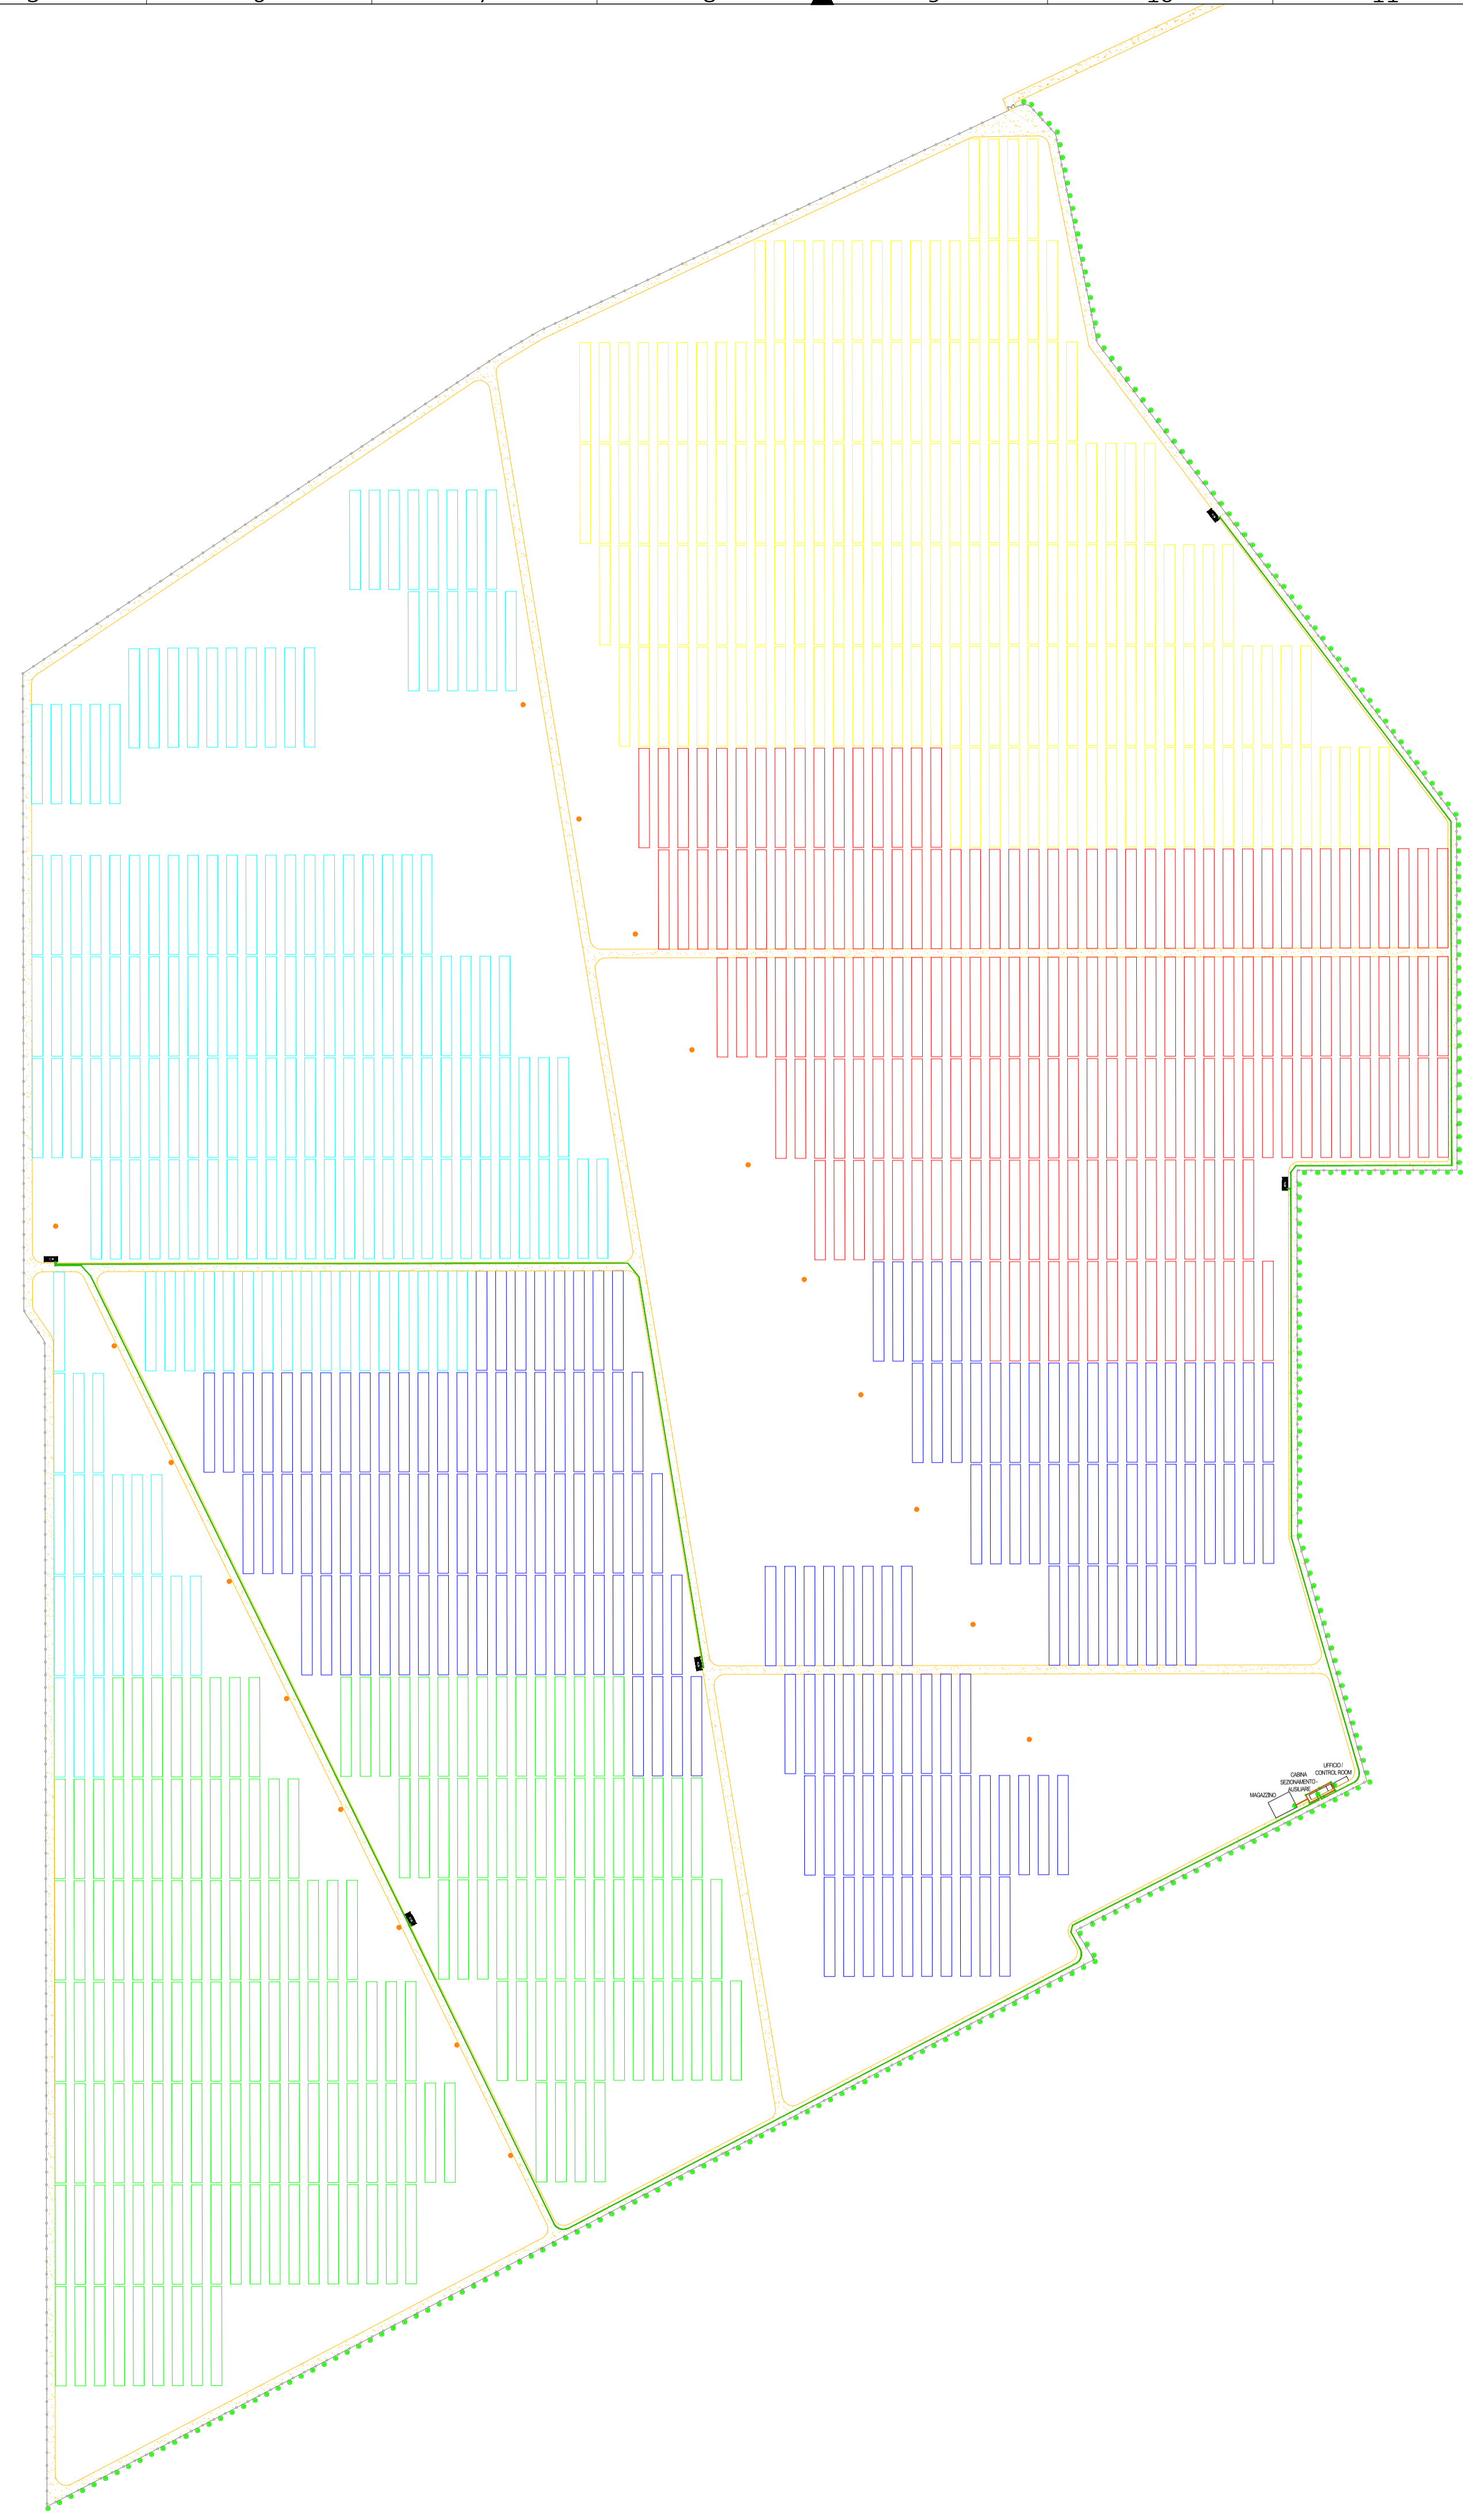

COMUNE DI FOGGIA

PROGETTO IMPIANTO DI PRODUZIONE ENERGIA ELETTRICA DA FONTE RINNOVABILE DI TIPO FOTOVOLTAICO UTILITY SCALE

PROGETTO DEFINITIVO

CLIENTE/CUSTOMER Green Genius Italy Utility 13 S.r.l. Corso G. Garibaldi Milano (MI)		 												
PROGETTISTA studioTECNICO ing. Marco BALZANO Via Monte Grappa, 67a 70125 Bari (BA) studiotecnico@ingbalzano.com www.ingbalzano.com <small>Ordine degli Ingegneri della Provincia di Bari Professionista Antincendio Elenco M Consulente Tecnico d'Ufficio (CTU) Coordinatore della Sicurezza</small>		Compressa/Work order SV.346 Data/Date 08/03/2021 Scala/Scale 1:2000 Revisione/Revision R00												
<table border="1" style="width: 100%;"> <thead> <tr> <th>REV</th> <th>DATA</th> <th>OGGETTO</th> <th>DRAF.</th> <th>CHECK.</th> <th>ENDORS.</th> </tr> </thead> <tbody> <tr> <td>R00</td> <td>08/03/2021</td> <td>Prima Emissione</td> <td>VN</td> <td>MBG</td> <td>MBG</td> </tr> </tbody> </table>	REV	DATA	OGGETTO	DRAF.	CHECK.	ENDORS.	R00	08/03/2021	Prima Emissione	VN	MBG	MBG	Oggetto/Subject Layout: Impianto Rete di Terra LY.18	
REV	DATA	OGGETTO	DRAF.	CHECK.	ENDORS.									
R00	08/03/2021	Prima Emissione	VN	MBG	MBG									
Note Celone 2														

Gli elaborati e tutte le informazioni contenute nel presente documento sono di proprietà esclusiva del progettista e non possono essere riprodotte, divulgate o comunque utilizzate senza la sua preventiva autorizzazione scritta. The Documents and all technical information contained in this document is the exclusive property of Ing. Marco G. Balzano and may neither be used nor disclosed without its prior written consent. (art. 1375 c.c.)