


SSE IMPIANTI APRICENA 01, APRICENA 02, POGGIO IMPERIALE 01 - scala 1:500

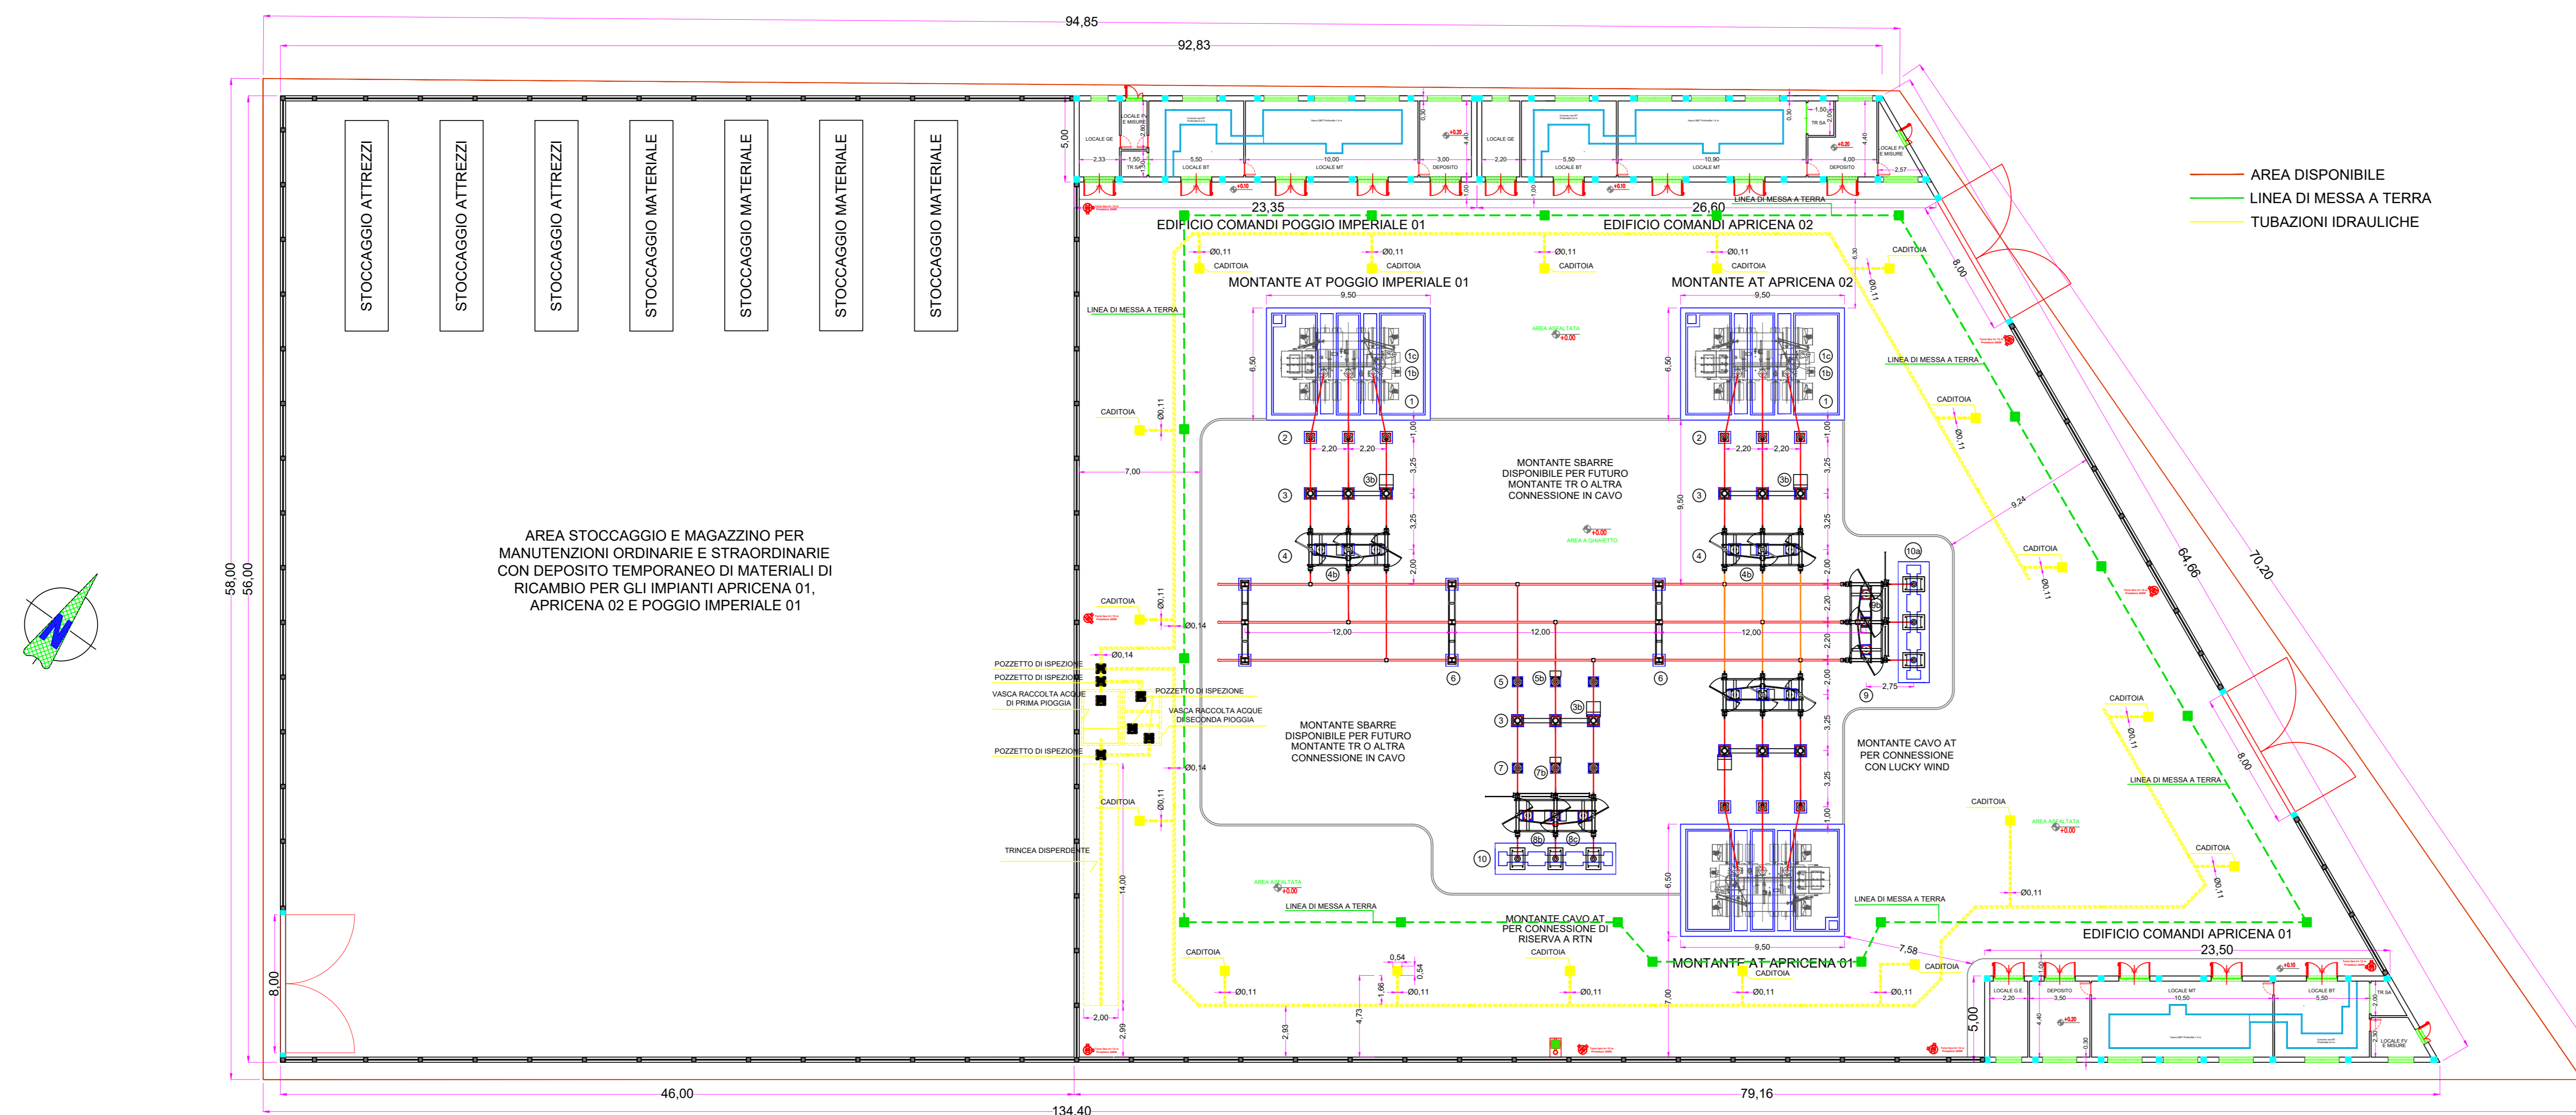

LEGENDA OPERE CIVILI

- 1 Torre faro 12 m con proiettore da 200 W e videocamera di sorveglianza

LEGENDA APPARECCHIATURE AT/MT

- Terminali cavi AT
- Sezionatore tripolare orizzontale 14-170kV con lame di messa a terra e comando motorizzato
- Trasformatore di tensioen capacitivo N3 prestazioni (protezioni)
- Interruttore tripolare
- Trasformatore di corrente N°4 prestazioni (misure e protezioni)
- Trasformatore di tensione induttivo N°1 prestazione (Misure)
- Sezionatore Tripolare orizzontale
- Scaricatore con contatasche
- Supporto per messa a terra cetro stella trasformatore AT
- Trasformatore di potenza ONAN/ONAF 50 MVA YNd11 150 +/- 10x1.25 30 kV
- Cassetta per secondari trasformatore di tensione capacitivo (PROTEZIONI)
- Cassetta per secondari trasformatore di tensione induttivo (MISURE)
- Armadio smistamento cavi
- Supporto Sbarre tripolare

LEGENDA APPARECCHIATURE MT/Bt

- Quadro sistema di supervisione "QRTU"
- Quadro comandi e protezioni "QPCS"
- Quadro antincendio/antintrusione "QAI"
- Quadro batterie "QBAT"
- Quadro raddrizzatore "QRAD"
- Quadro servizi ausiliari c.c. "QSACC"
- Quadro servizi ausiliari c.a. "QSACA"
- Gruppo elettrogeno 15kVA "GE"
- Quadro comando gruppo elettrogeno "QGE"

IMPIANTO FOTOVOLTAICO POGGIO IMPERIALE 01

COMMITTENTE **Whysol - E Sviluppo S.r.l.**
Via Meravigli n. 3
20123 Milano

ORDINE INGEGNERI PROVINCIA TARANTO
Dott. Ing. **CERINO Fabio**
Sezione A
Civile Ambientale Industriale Informazione
n° 2048

Dott. Ing. **Fabio Cerino**
Dott. Ing. **Angelo Destratis**
Dott. Ing. **Giuseppe Pecorella**

Minerva s.r.l.
VIALE VIRGLIO, 113
74121 TARANTO

Redatto		Verificato		Approvato		Bozza		Favola:	
fc		fc		fc			Definitiva	X	Q.6d
Rev.	Esiguito	Oggetto	Data	Fase:	Codice:	PIM01_Q.6d	Data:		
01	FC		20/04/20	Esecutivo	Scalor:	1:500 - 1:100	Novembre 2020		
02	ADS	rev_W	03/11/20	Costruttivo	AS-Built				
Norme: IEC 2000002, IEC 61000, G.8.86g									

