




PLANIMETRIA ALLESTIMENTO ELETTRICO

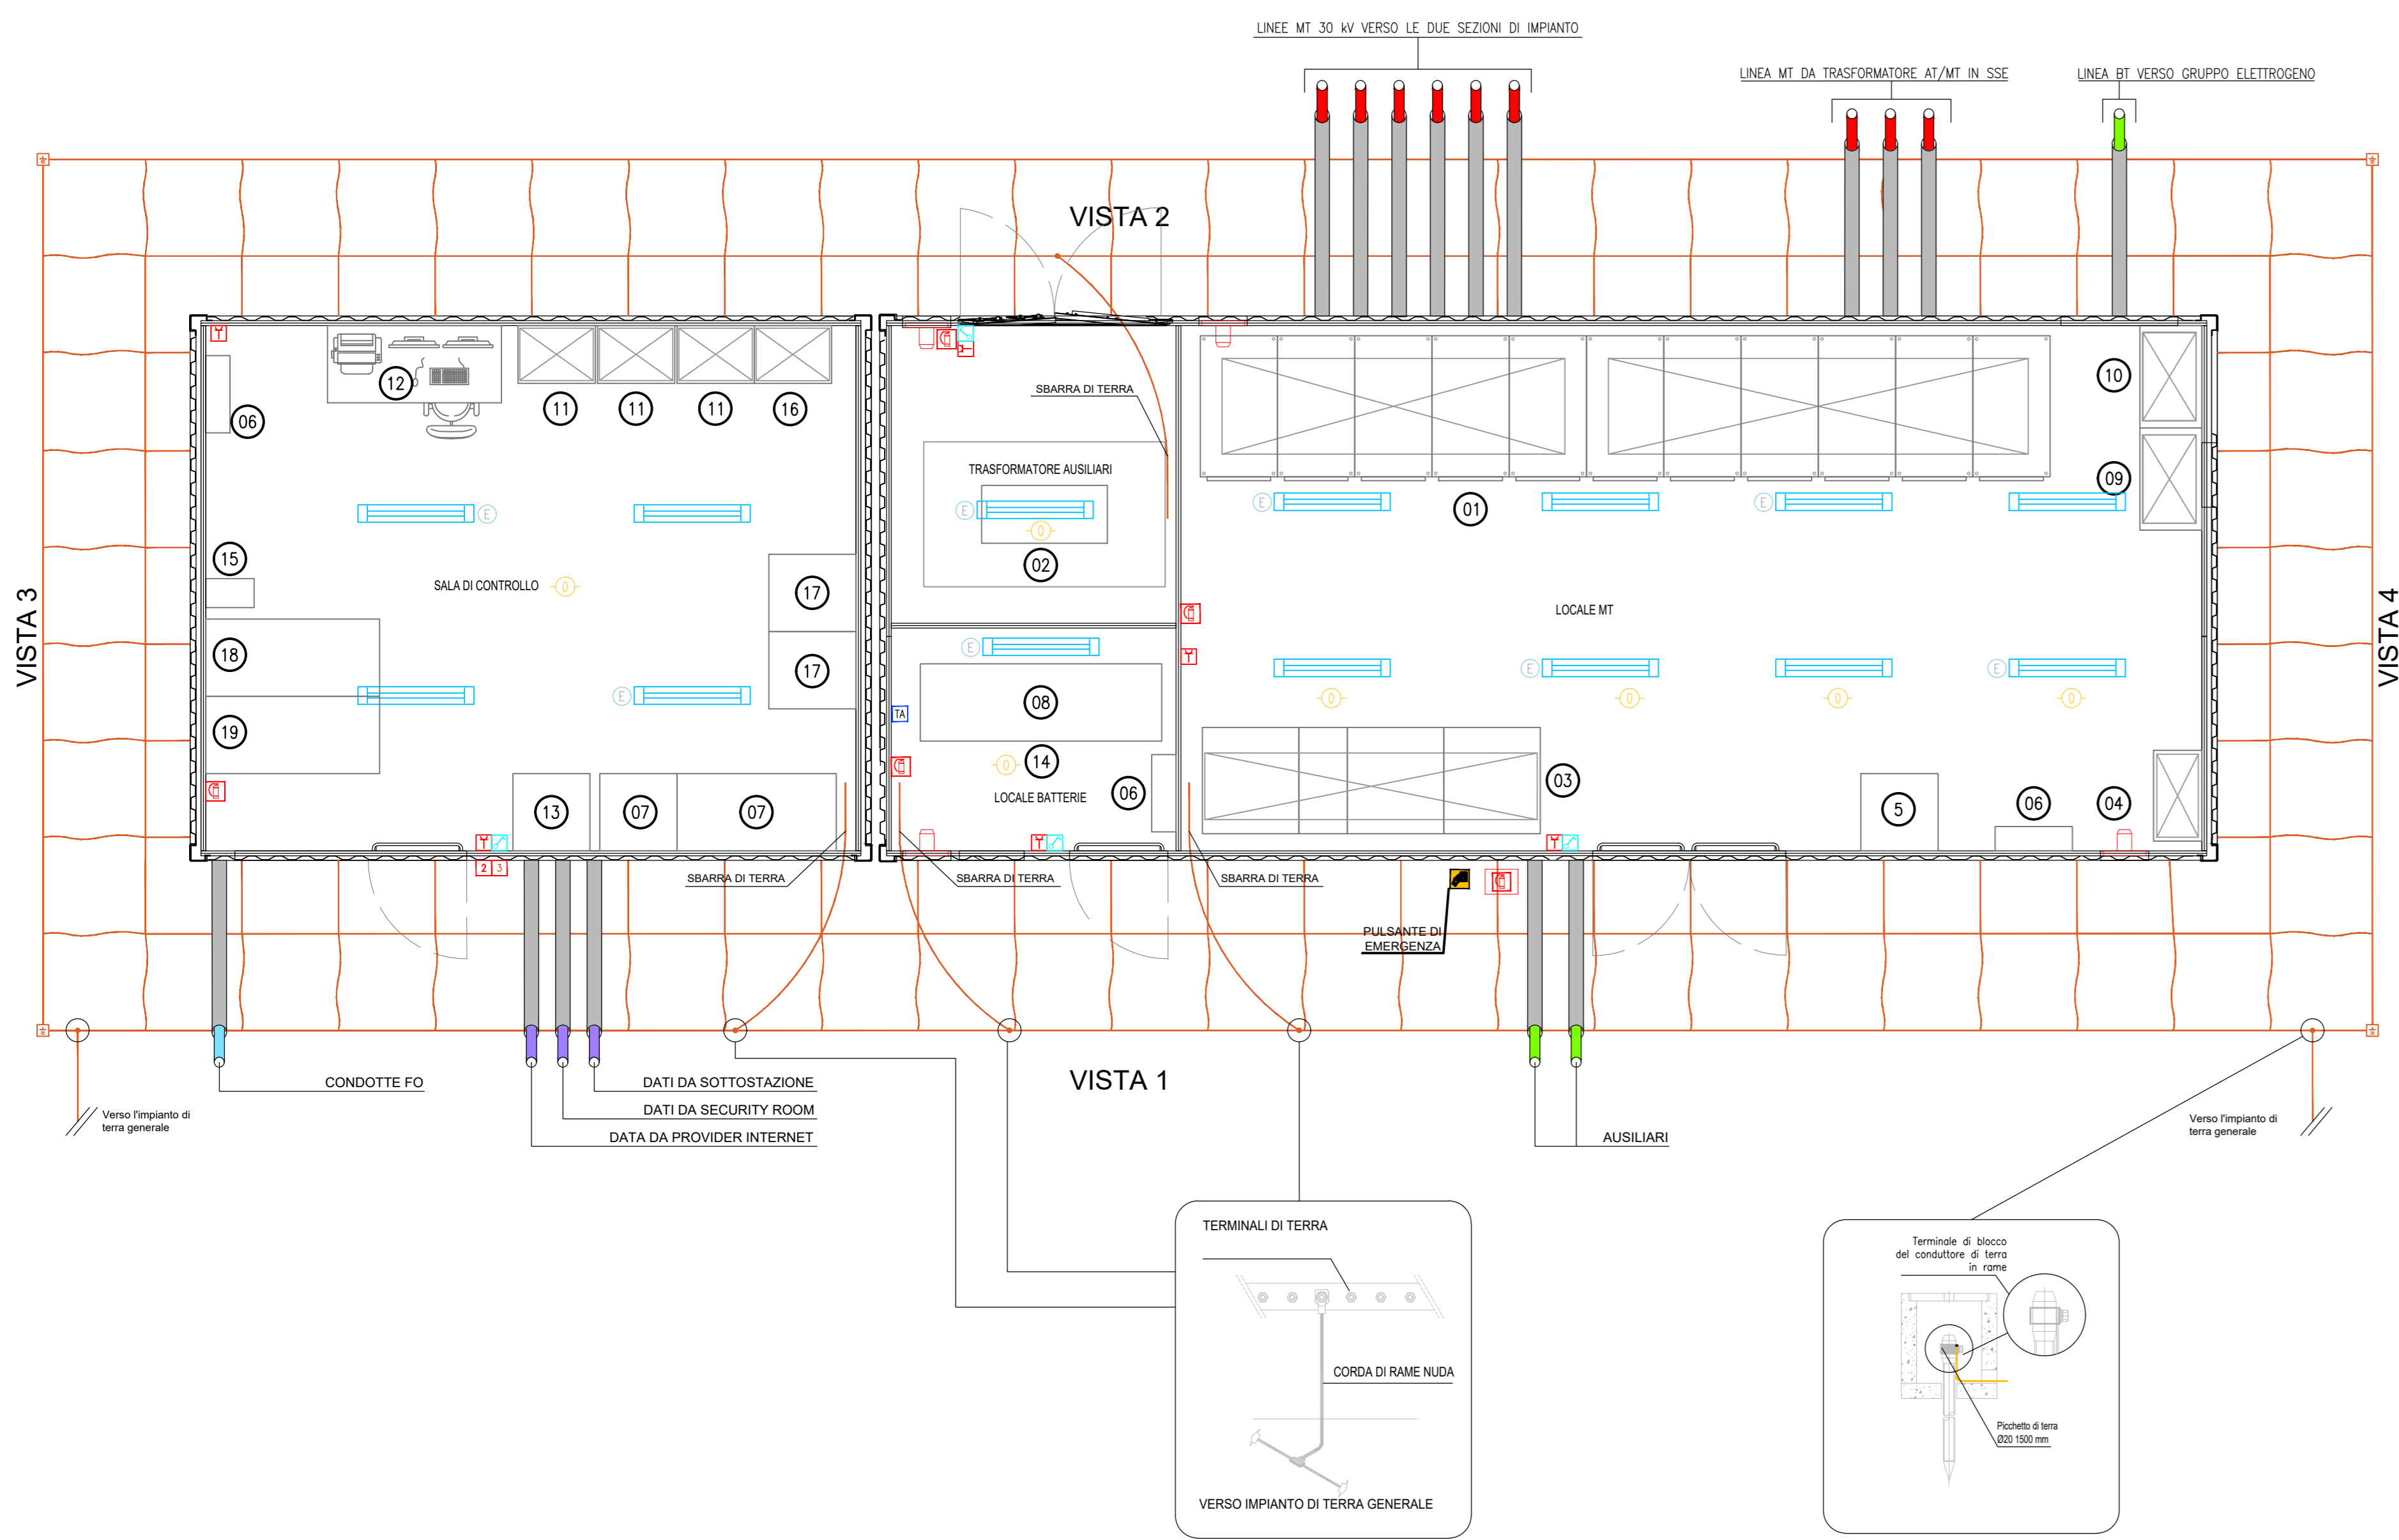


PLANIMETRIA GENERALE QUOTATA

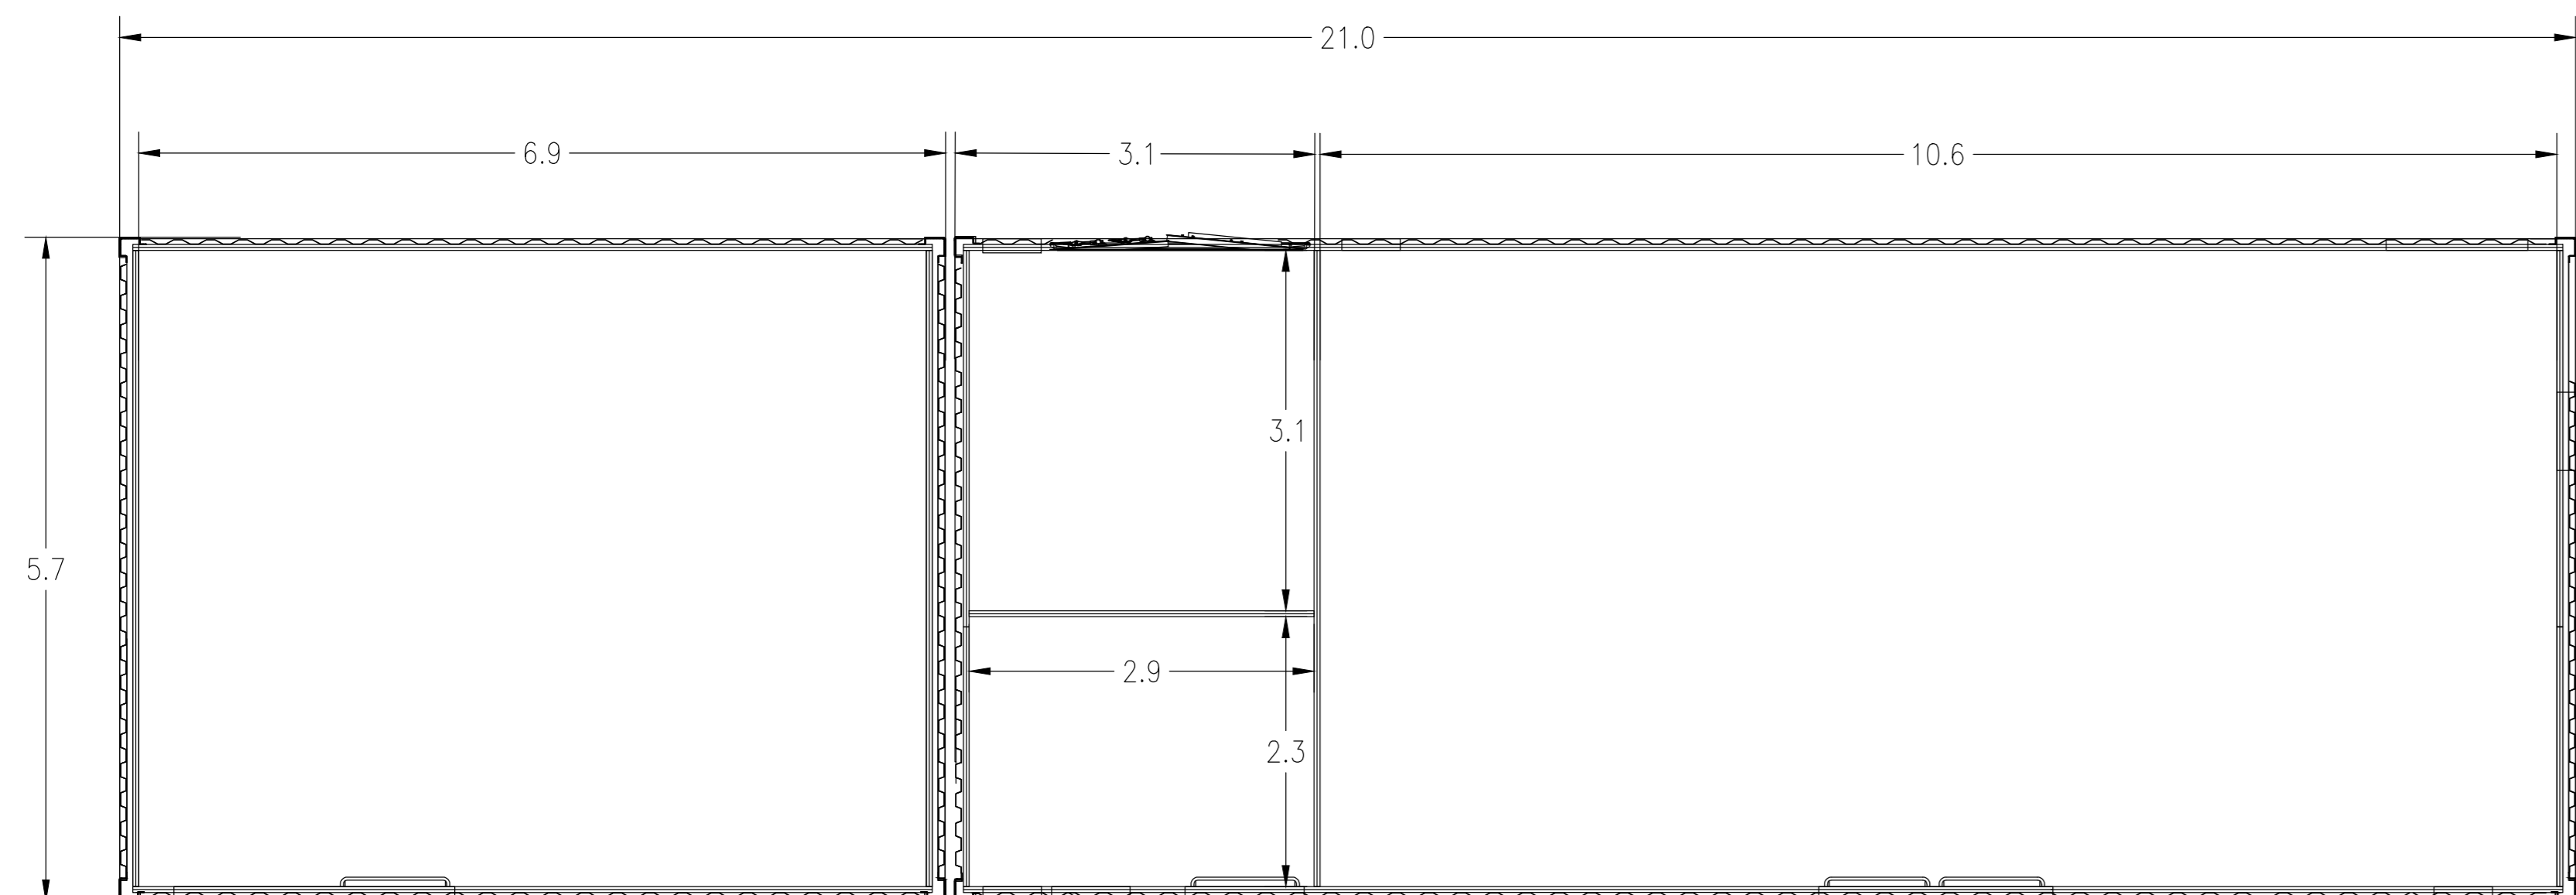


PROSPETTI

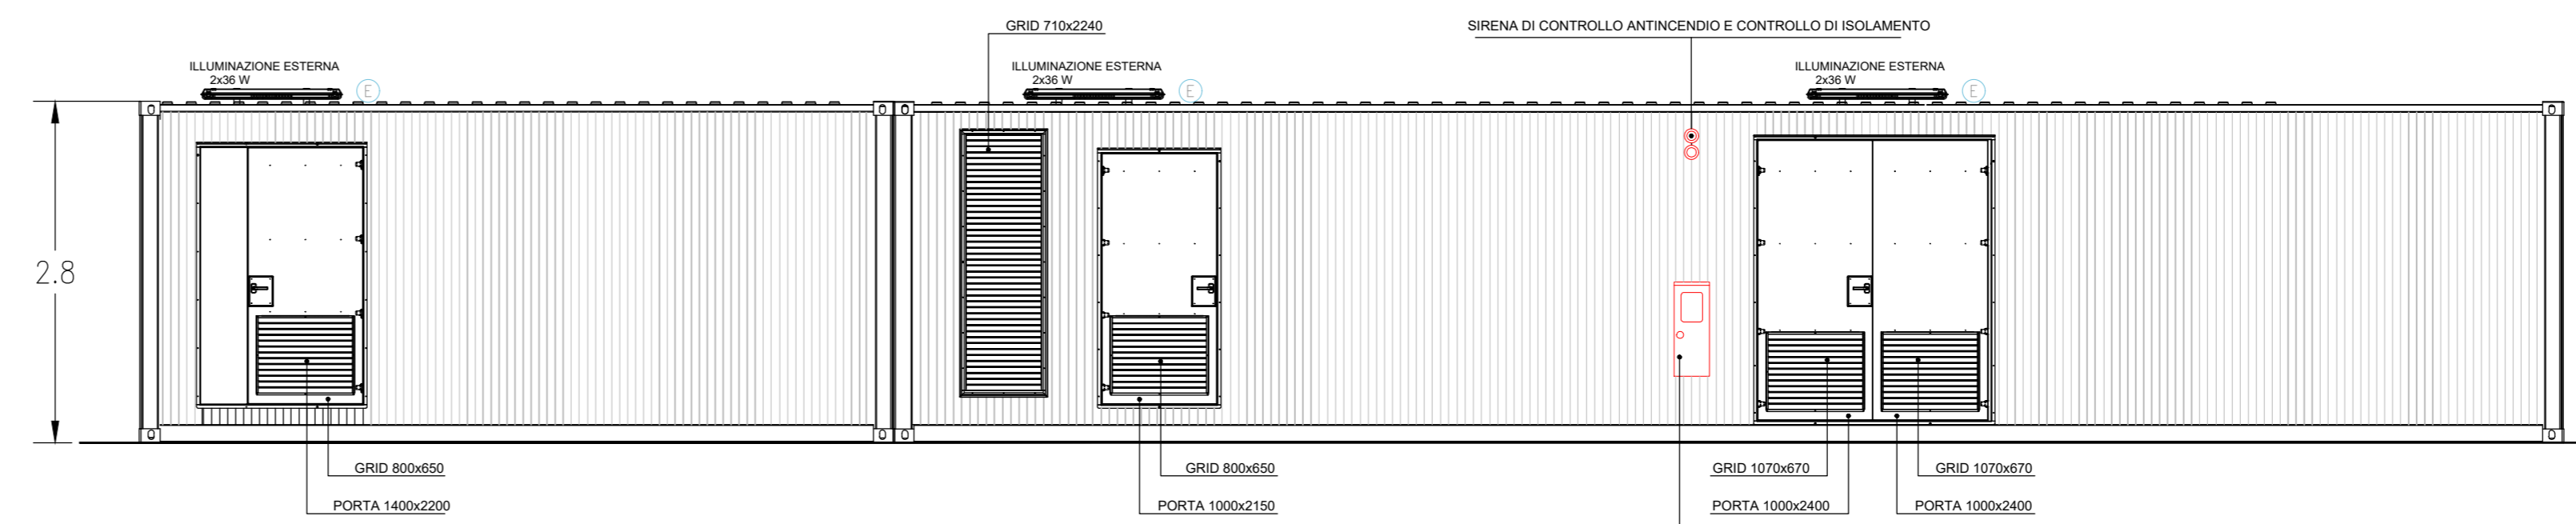


VISTA 1

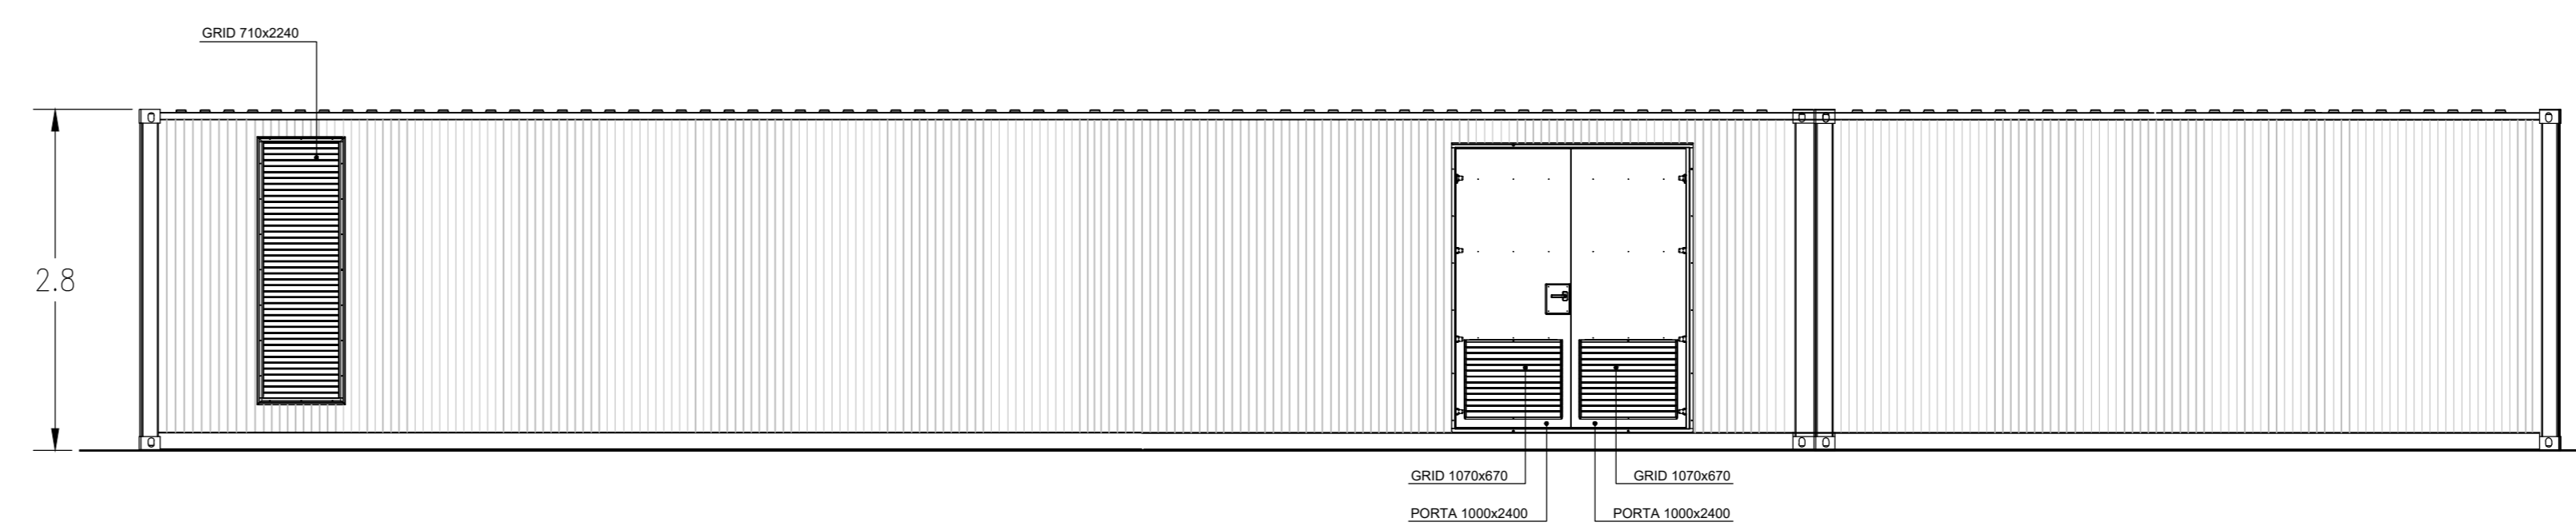


VISTA 2

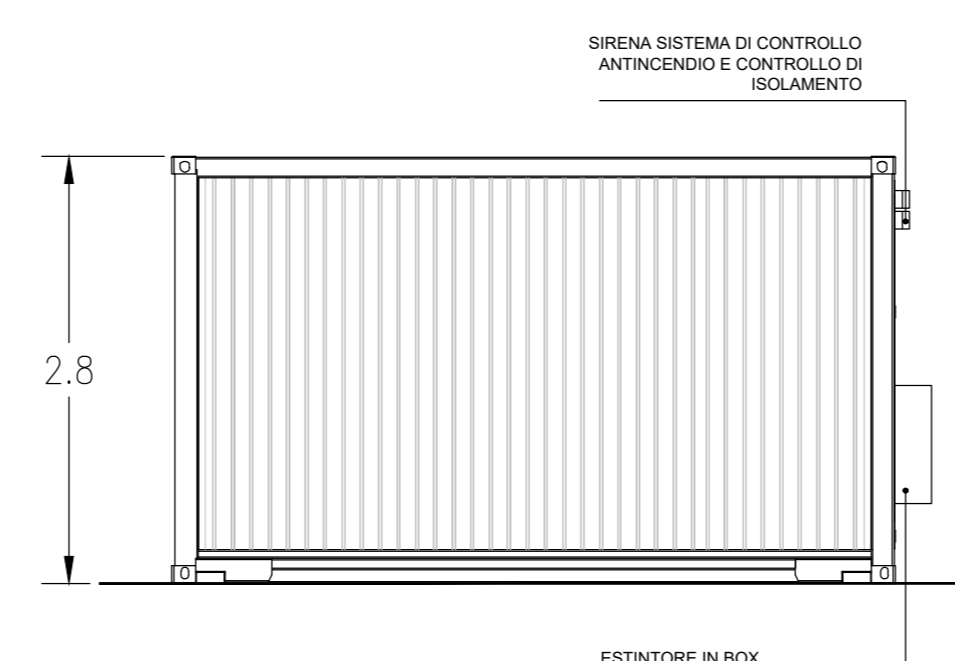

VISTA 3

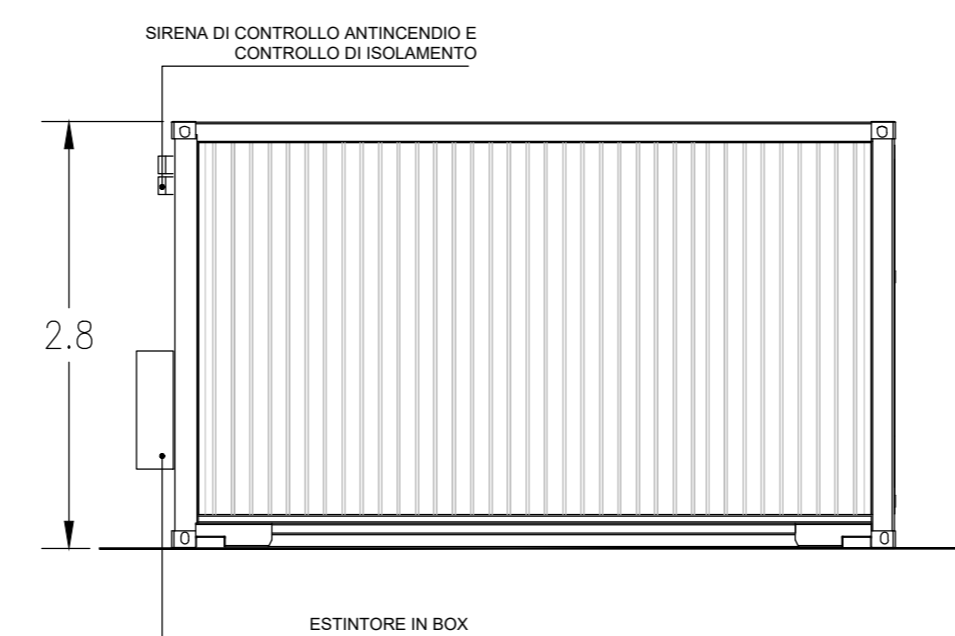

VISTA 4

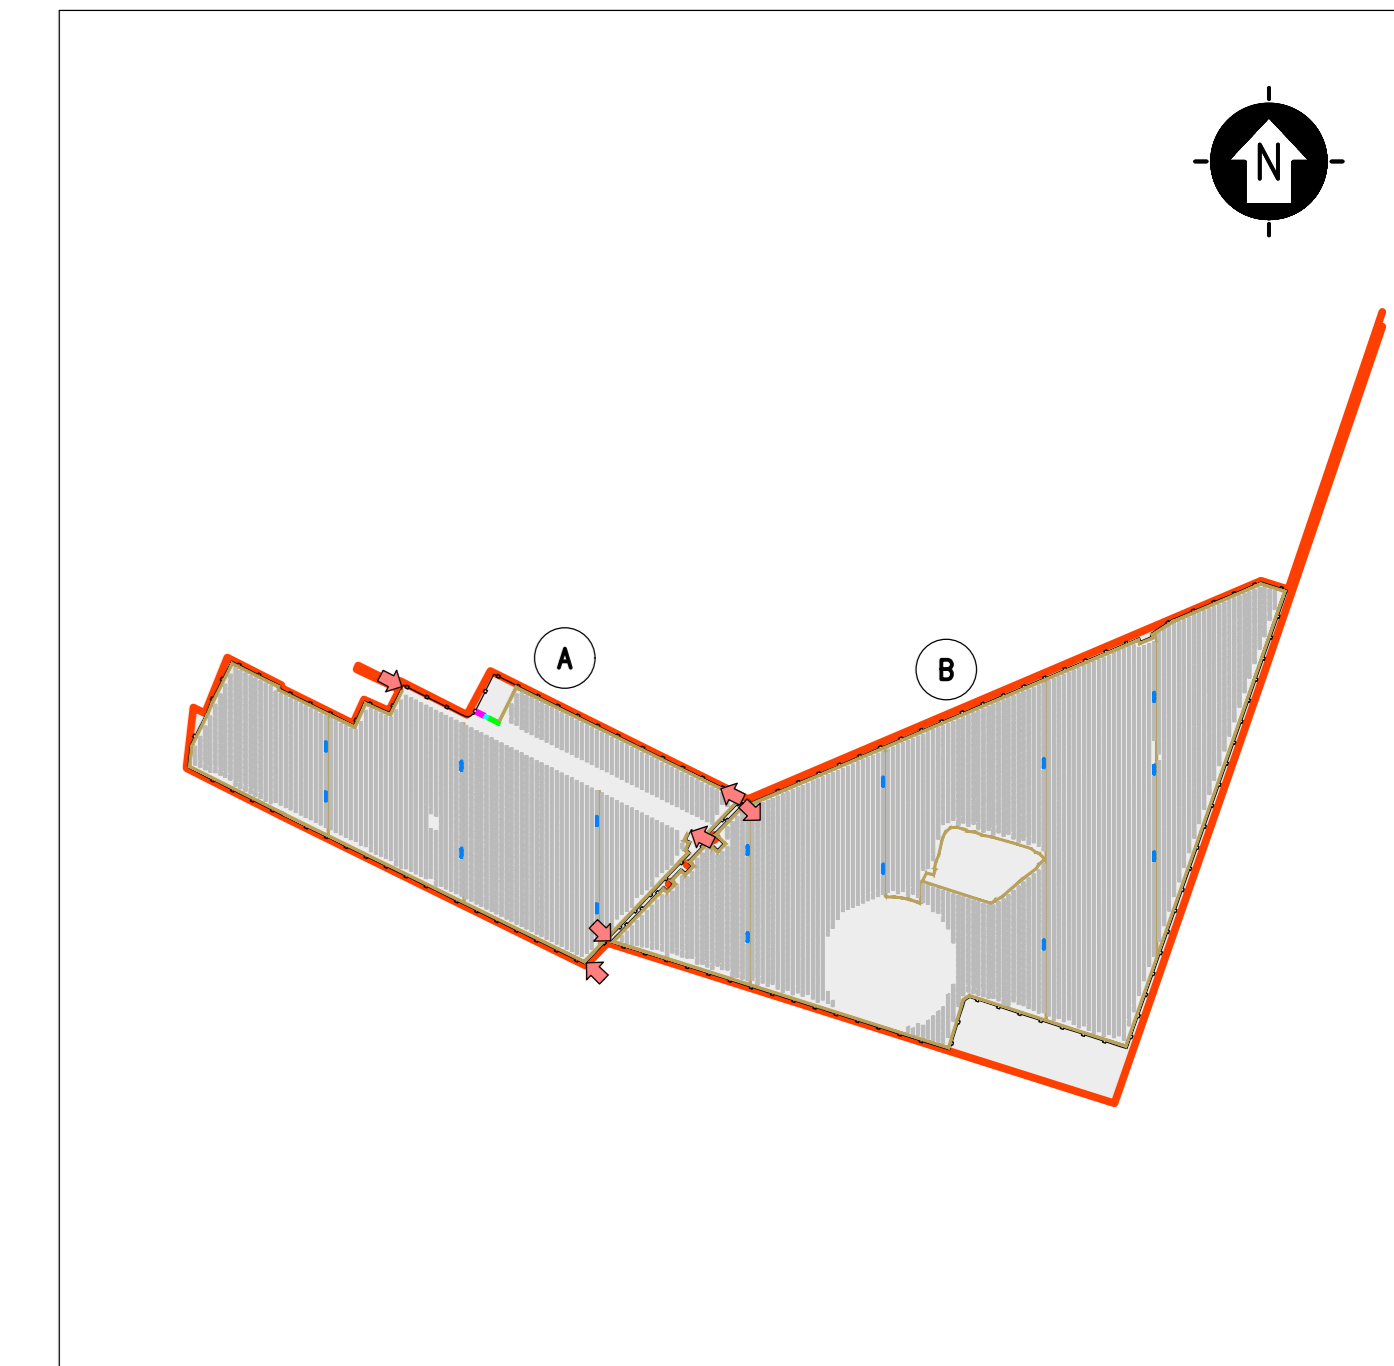

KPLAN
 SCALA 1:12500 - 1 cm = 125 m
 0 125 250 625 m
 0 1 2 5 cm

LEGENDA

- STO CATASTALE
- RECINZIONE IN PROGETTO
- ACCESSO AREA IMPIANTO
- VIABILITA' INTERNA IN PROGETTO
- TRACKER
- CABINATI
- CABINA ELETTRICA GENERALE MT
- CABINA ELETTRICA DI CAMPO MT/BT
- LOCALE GUARDIANA E CONTROLLO ACCESSI
- MAGAZZINO

LEGENDA

SIMBOLO	DESCRIZIONE
[Linea blu]	ILLUMINAZIONE 2x36 W
[Lampadina]	LAMPADA DI EMERGENZA
[Interruttore]	INTERRUTTORE BIPOLARE
[Estrattore]	ESTRAITTORE
[Presa]	PRESA SHUKO 10 A - PRESA 2P+T
[Cassa MT]	IEC309 1P+N+PE
[Cassa MT]	IEC309 3P+N+PE
[Cassa BT]	ESTINTORE
[Cassa BT]	ESTINTORE IN BOX
[Rivelatore]	RIVELATORE FUMI OTTICO
[TA]	TERMOSTATO
[Allarme]	ALLARME MAGNETICO
[Sensore]	SENSORE DI PROSSIMITA' A SOFFITTO
01	QUADRO PRINCIPALE MT 30 kW
02	TRASFORMATORE AUSILIARI 30/0,4 kV 200 kVA
03	QUADRO BT FUNZIONAMENTO ORDINARIO/EMERGENZA
04	QUADRO DISTRIBUZIONE BT LOCALE
05	OSCILLOPERTURBOGRAFO
06	ARIA CONDIZIONATA
07	AC UPS (RADDRIZZATORE + INVERTER) SEZIONE NORMALE + SEZIONE DI RICARICA
08	BATTERIE PER UPS
09	DISTRIBUZIONE MT UPS
10	DISTRIBUZIONE AUX MT
11	SCADA SYSTEM DCS & PPC (POWER PLAN CONTROLLER)
12	SCADA + VIDEOSORVEGLIANZA WORKSTATION
13	TMS (TRACKER MONITORING SYSTEM)
14	BATTERY HYDROGEN DETECTORS
15	PANNELLO DI CONTROLLO ANTINCENDIO
16	CABINA TELECOMUNICAZIONE
17	DC UPS (110 Vdc-24 Vdc)
18	RTU + UPDM
19	CONTATORI FISCALI

SCALA 1:50 - 1 cm = 0.5 m
 0 0.5 1 2.5 m
 0 1 2 5 cm

REV.	DESCRIZIONE	APP.	BT	LC	DATA
0					08/2021

Montana Montana S.p.A. Via Carlo Azeglio Farnetani, 6 - 03024 CORCHIANO (VT) - Tel. +39 0761 411111 Fax +39 0761 411110 www.montana.com

Convenzione: **TE GREEN DEV 2 Srl** - Pozzo Mattarel Montagnaola, B - 39100 Bolzano (BZ)

Progettista: **ING. LAURA CONTI** - iscritta all'Ordine degli Ingegneri della Provincia di Pistoia al n. 1728

Oggetto: **IMPIANTO INTEGRATO AGROVOLTAICO COLLEGATO ALLA RTN POTENZA NOMINALE 57,44 MWp** - Comune di Stornaro (FG)

Scale: **1:50**

N. Tec: **15**

N. Pr: **2748_4469_ST_PD_T15_REV01_CABINE ELETTRICHE - CABINA GENERALE MT AUSILIARI**

E' METATA LA RIPRODUZIONE DI QUESTO DOCUMENTO SENZA PREVENTIVA AUTORIZZAZIONE SCRITTA DELLA MONTANA SPA