



LEGENDA

- ① EDIFICIO COMANDI E SA INTEGRATO
- ② EDIFICIO PUNTI DI CONSEGNA ALIM. MT S.A.
- ③ VASCA RACCOLTA OLIO TRASFORMATORI
- ④ CHIOSCHI APP. PERIFERICHE SISTEMA DI CONTROLLO
- ⑤ CANCELLO CARRAIO APRIBILE A DUE ANTE
- ⑥ TRASFORMATORI INDUTTIVI DI POTENZA (TIP)
- ⑦ TORRI FARO
- ⑧ VASCA ACQUA PER VIGILI DEL FUOCO
- ⑨ GRUPPO ELETTROGENO
- ⑩ CISTERNA GASOLIO
- ⑪ FONDAZIONE TRASFORMATORI MT\bt (con copertura) GE
- ⑫ VASCA TRATTAMENTO ACQUE CHIARE E SCURE
- ⑬ PENSILINA PER COPERTURA SERBATOIO ACQUA POTABILE
- ⑭ LOCALE POMPE
- ⑮ MANICHETTA IDRANTE ANTINCENDIO
- ⑯ BUCIA GIUNTI CAVO 150 kV
- ⑰ MURO TAGLIAFIAMMA


- CONDOTTA FORZATA ANTINCENDIO
- CONDOTTA ACQUE PLUVIALI

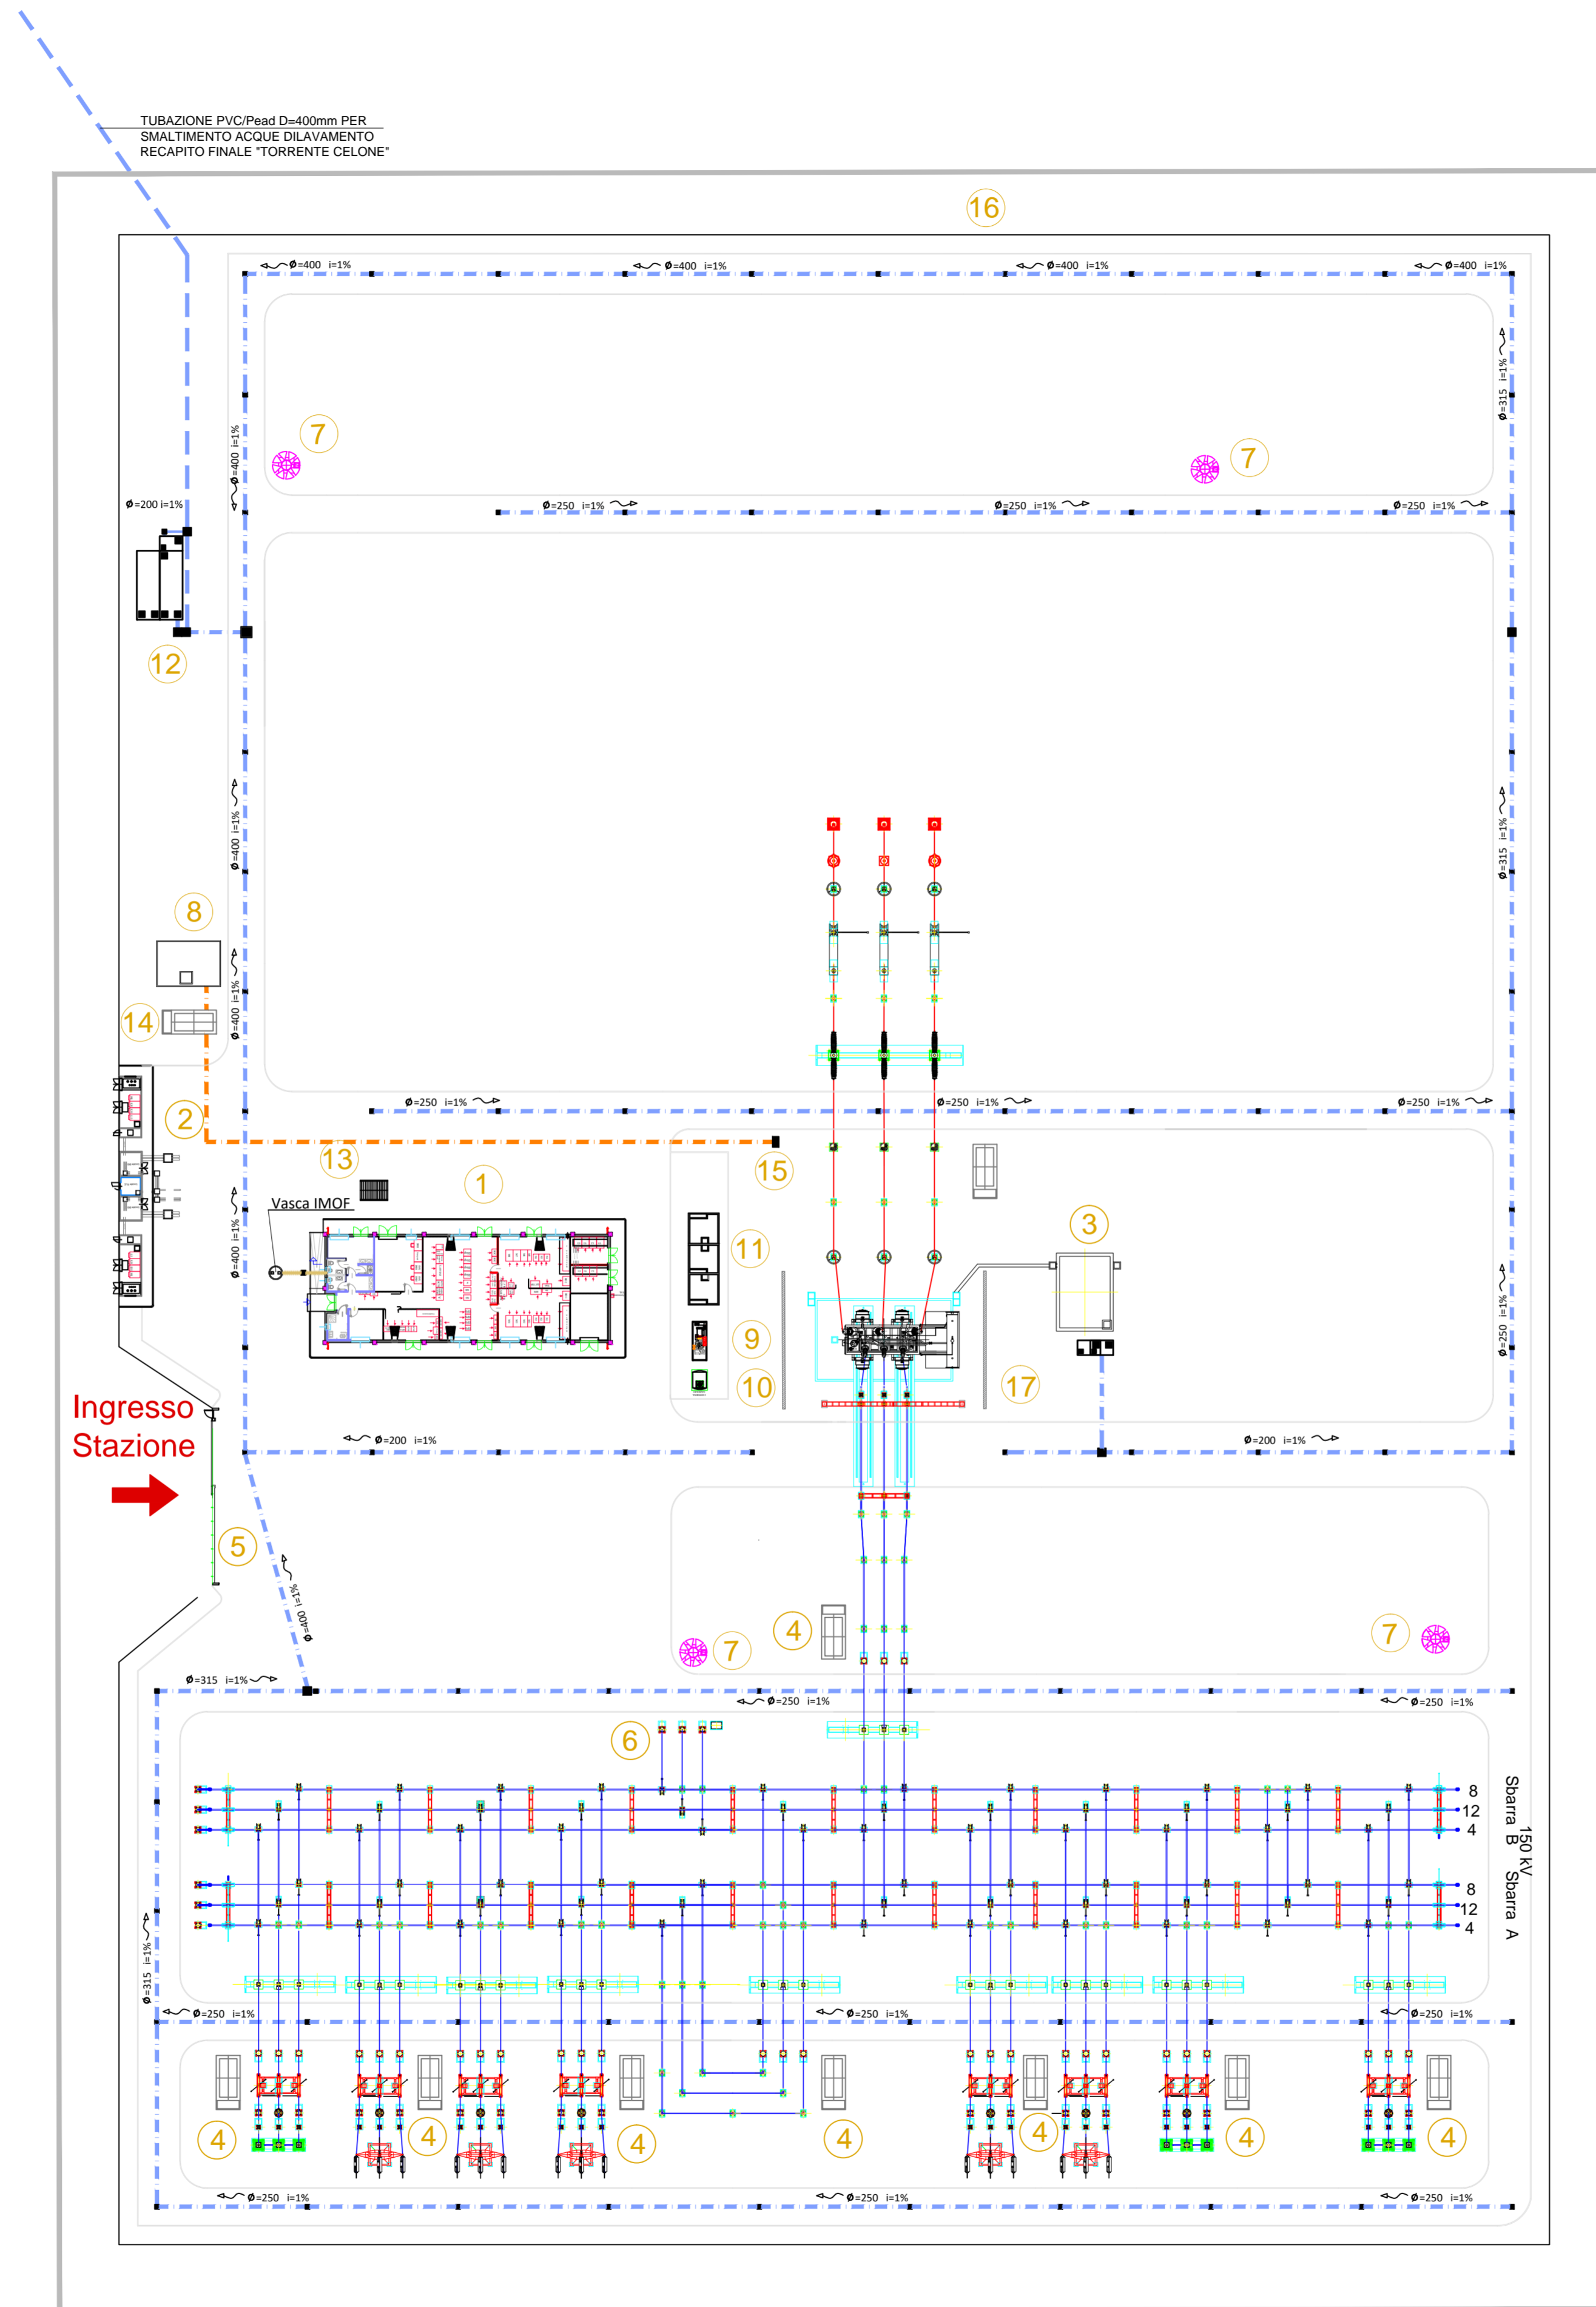

PARTICOLARE VASCA SCALA 1:50

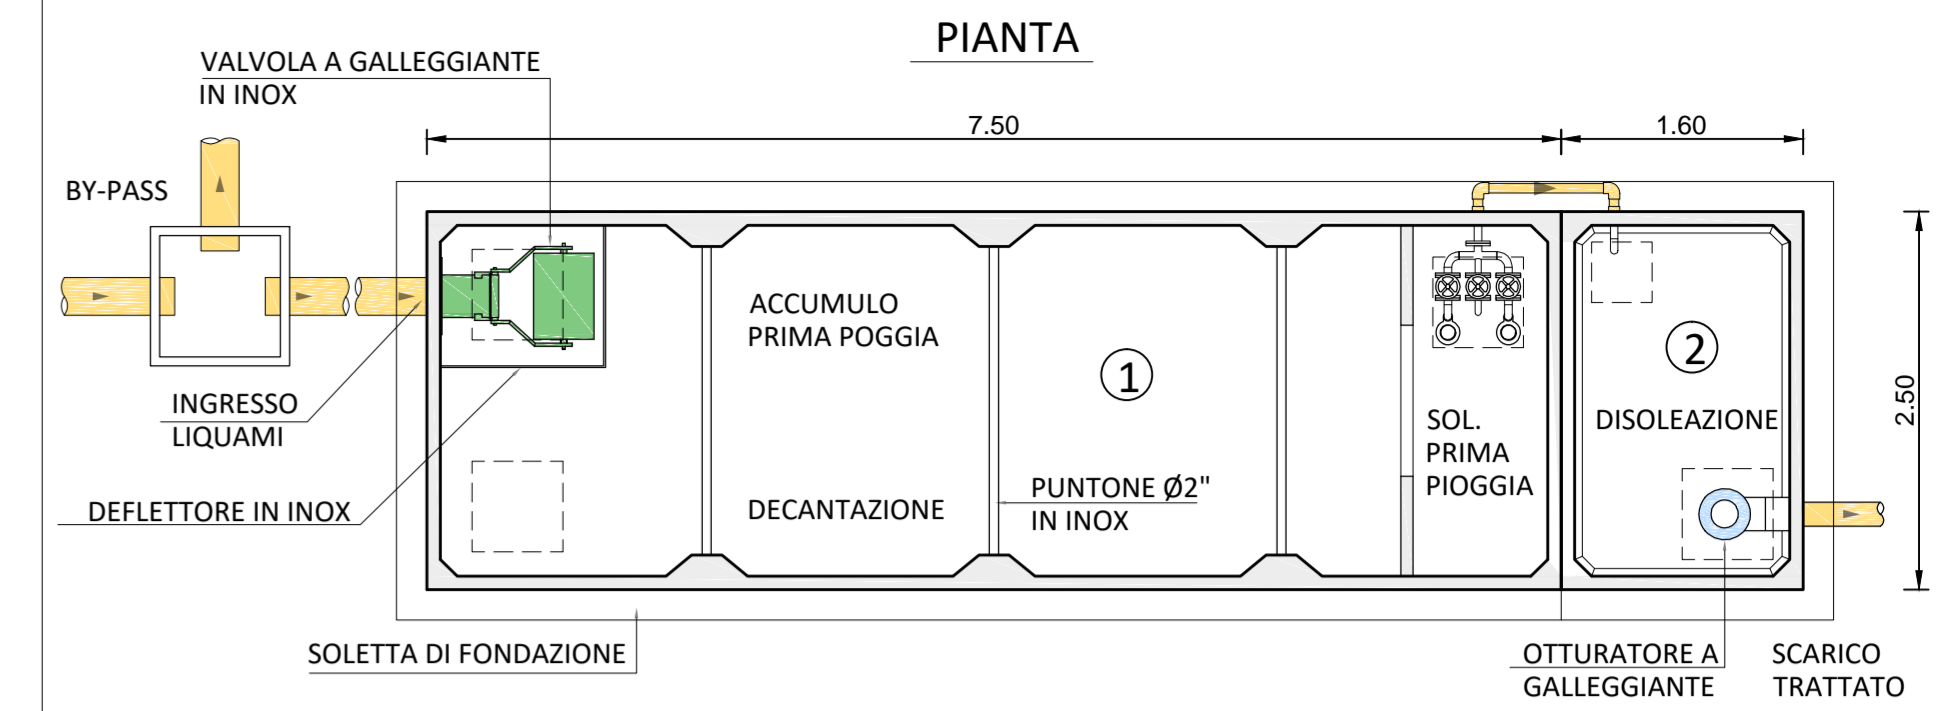


SEZIONE LONGITUDINALE

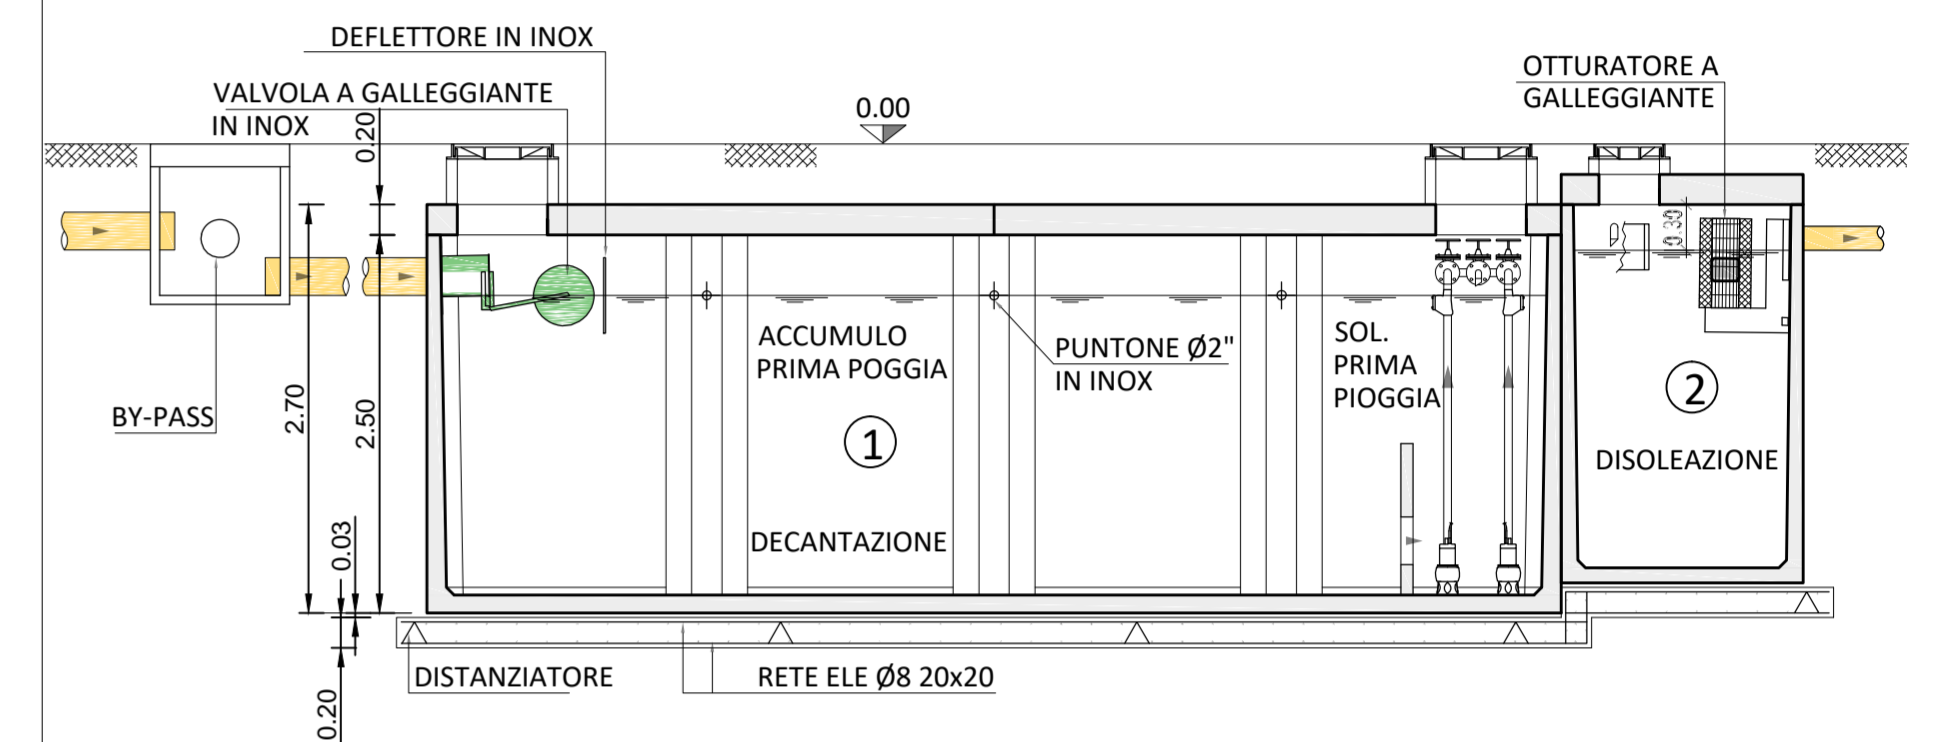


LEGENDA

- 1 - ACCUMULO / DECANTAZIONE / SOLLEVAMENTO
- 2 - DISOLEAZIONE

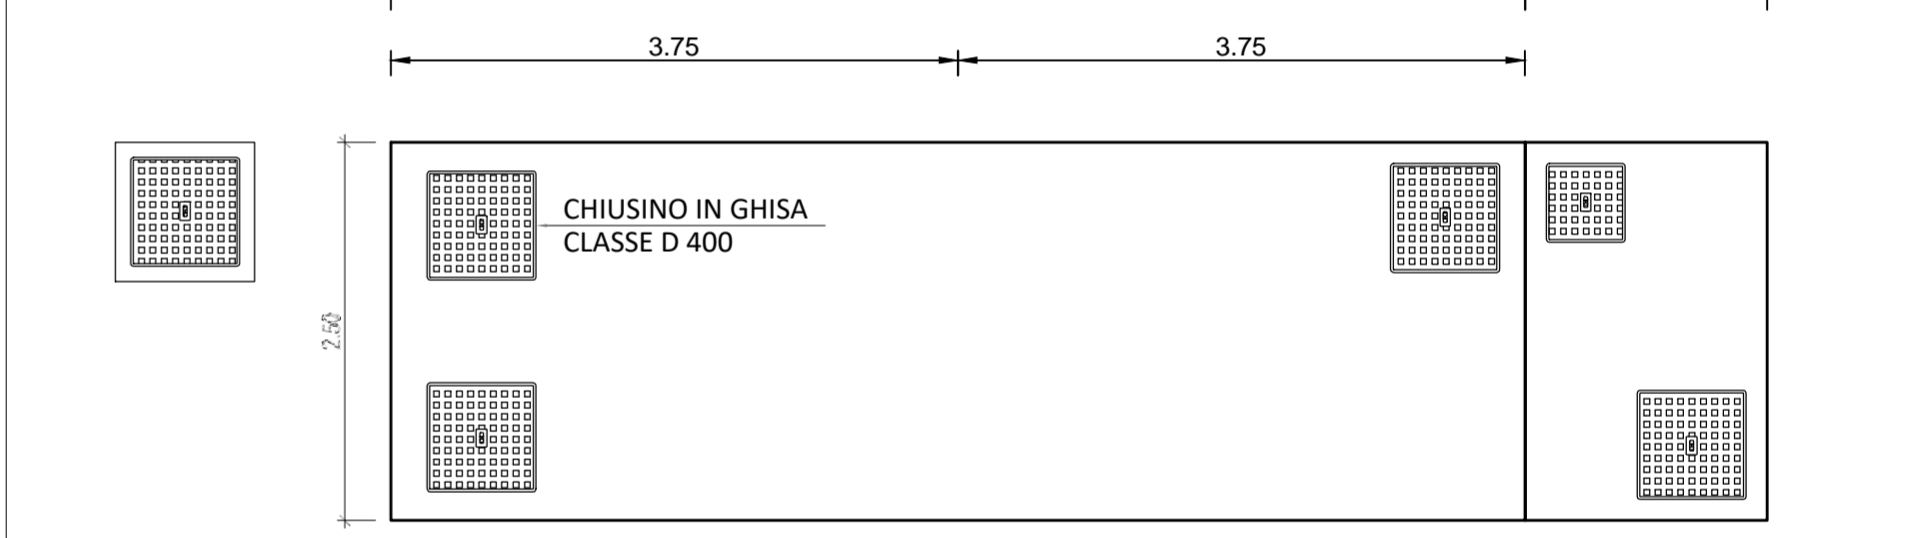

RECAPITO ACQUA PRIMA PIOGGIA SCALA 1:10000

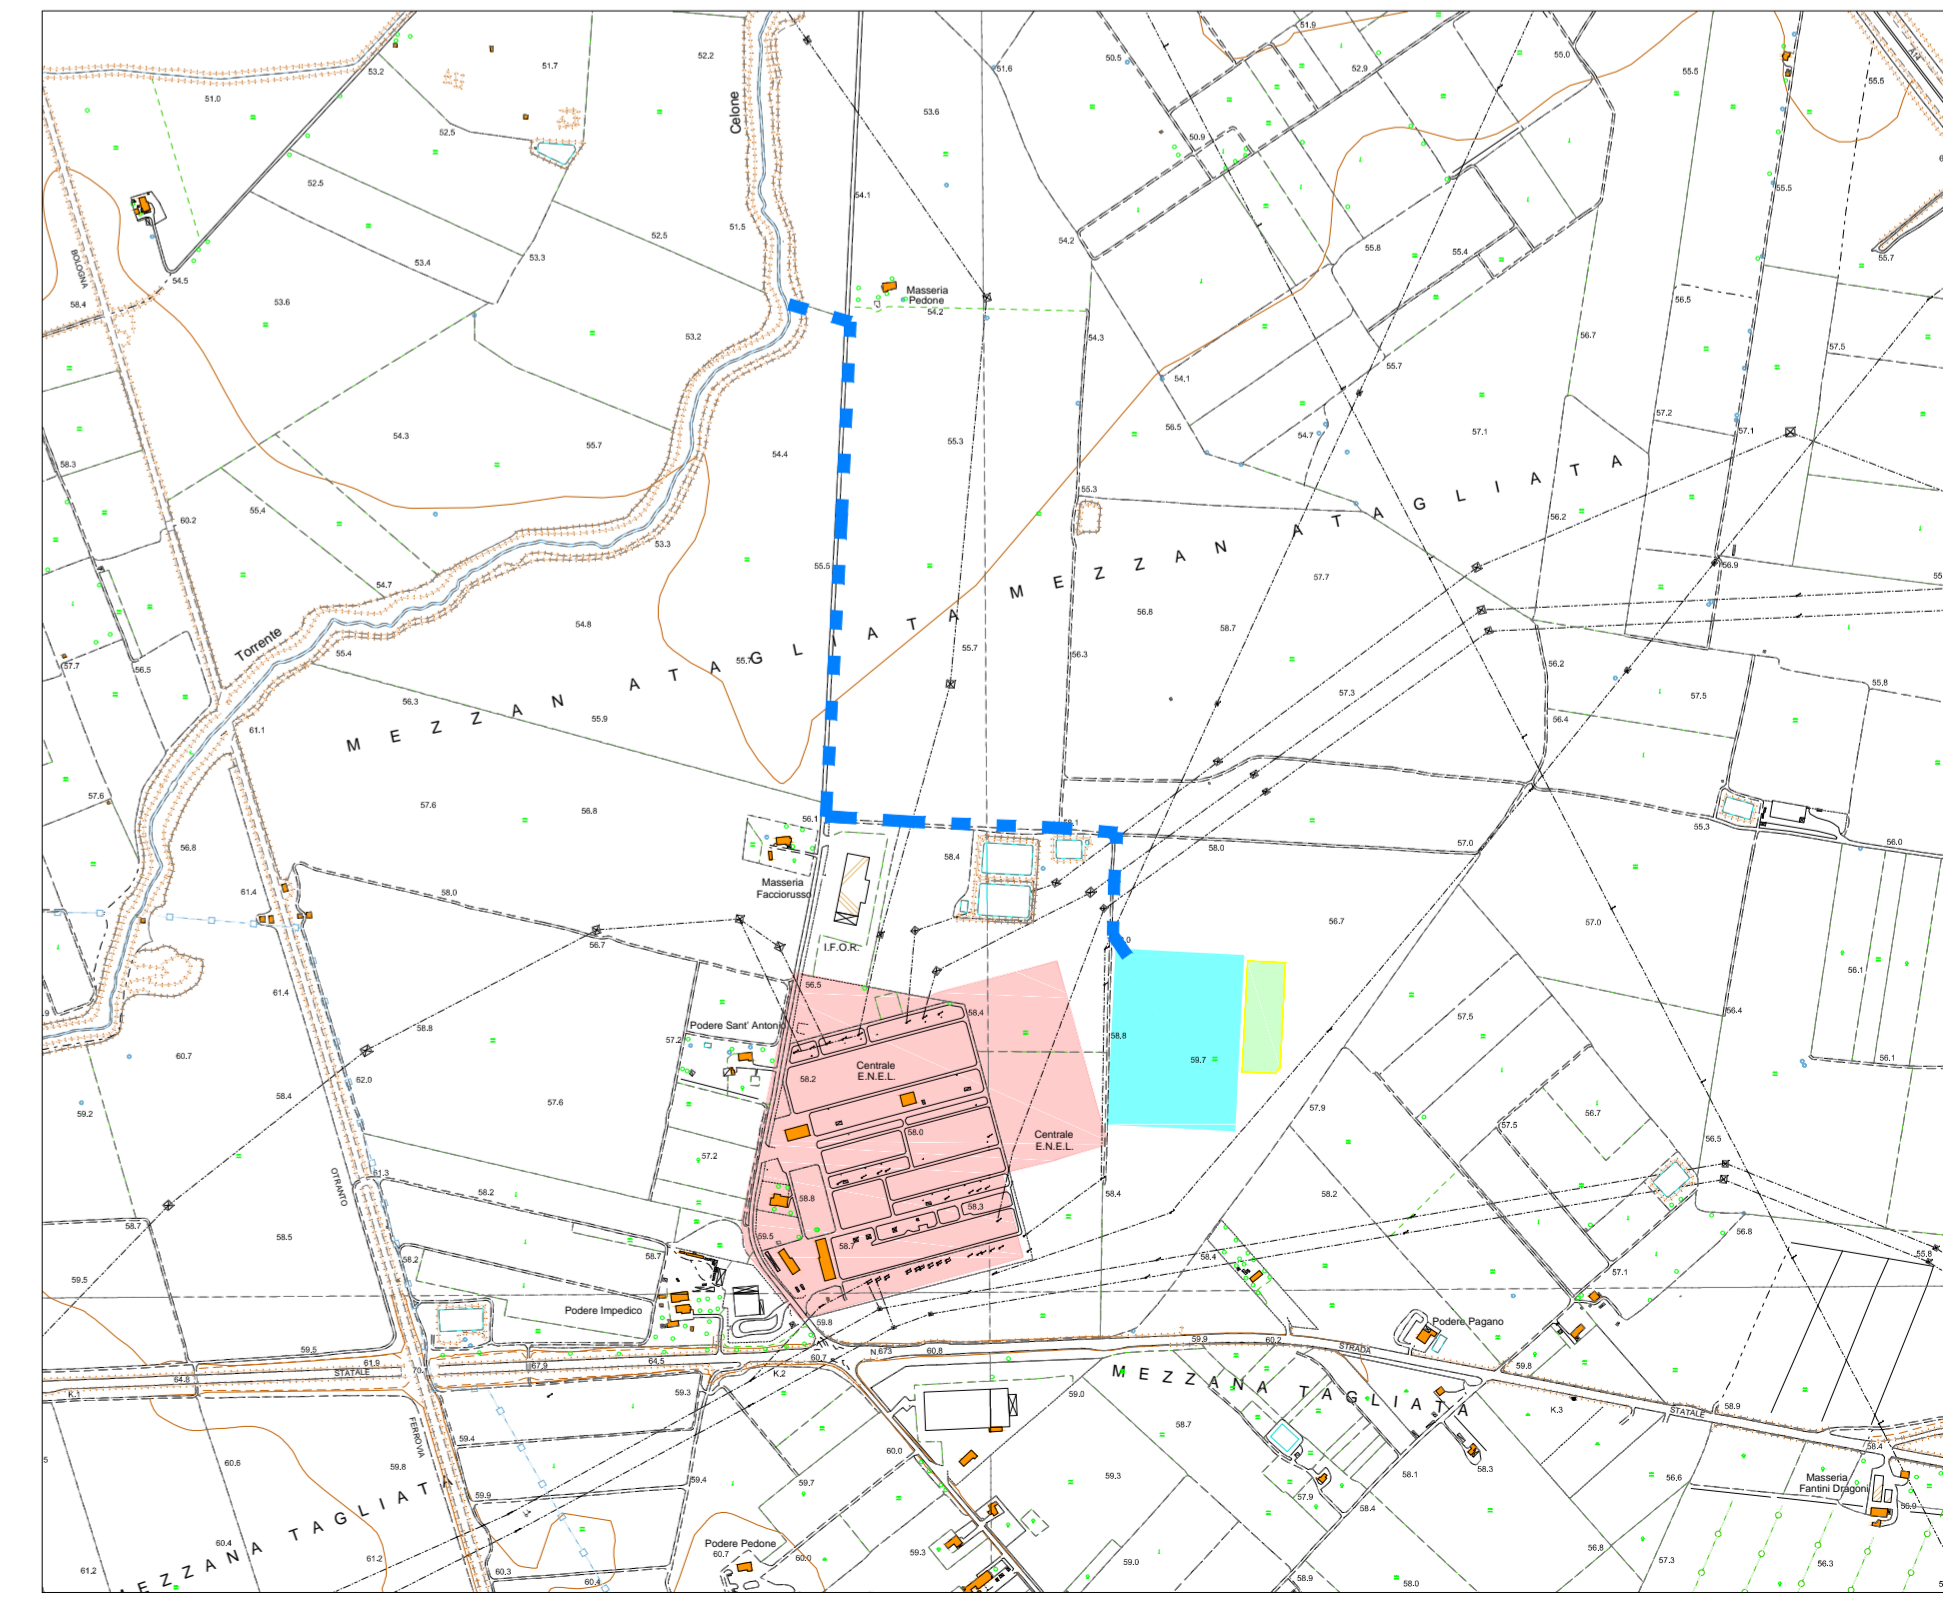

REGIONE PUGLIA

PROVINCIA di FOGGIA

COMUNE di FOGGIA

HERGO SOLARE ITALIA

HERGO SOLARE ITALIA S.R.L.
SOCIETÀ SOGGETTA AD ATTIVITÀ DI DIREZIONE E COORDINAMENTO DI INFRASTRUTTURE S.P.A.
Sede Legale: Via Privata Maria Teresa, 8 - 20123 Milano (MI)
Tel. +39 02 36570 800 Fax +39 02 36570 803
P.I. 05501660965 - WWW.HERGOSOLARE.IT
Cap. Soc. Euro 10.000 i.v. - C.F. e P. IVA 10416260965 - N. REA MI 2529663

AMPLIAMENTO DELLA S.E. - RTN 380/150kV di FOGGIA loc. SPREACACENERE

PIANO TECNICO DELLE OPERE

STUDIO INGEGNERIA ELETTRICA
MEZZINA dott. ing. Antonio
Via T. Solis 128 17016 San Severo (FG)
Tel. 0882 228072 Fax 0882 243651
e-mail: info@studiom ezzina.net

INSE
Ingegneria & Servizi
Via S. Giacomo dei Capri, 38
80128 Napoli
TEL. 081 579 7998
mail: inse.srl@virgilio.it

Nome Elaborato: **PLANIMETRIA SISTEMA DI SMALTIMENTO ACQUE CHIARE E NERE**

Contenuto Elaborato:

Rev.	Data	Oggetto della revisione	Elaborazione	Verifica	Approvazione
01	22/02/2021	RICHIESTA INTEGRAZIONE TERNA DEL 19/02/2021	N. Galdiero	F. Di Maso	A. Mezzina
00	11/12/2020	PRIMA EMISSIONE	N. Galdiero	F. Di Maso	A. Mezzina

Scala: **1:500**

Formato: **A1** Codice Pratica: **P6W9PR1** Codice Elaborato: **PFFG-D-T07**