 




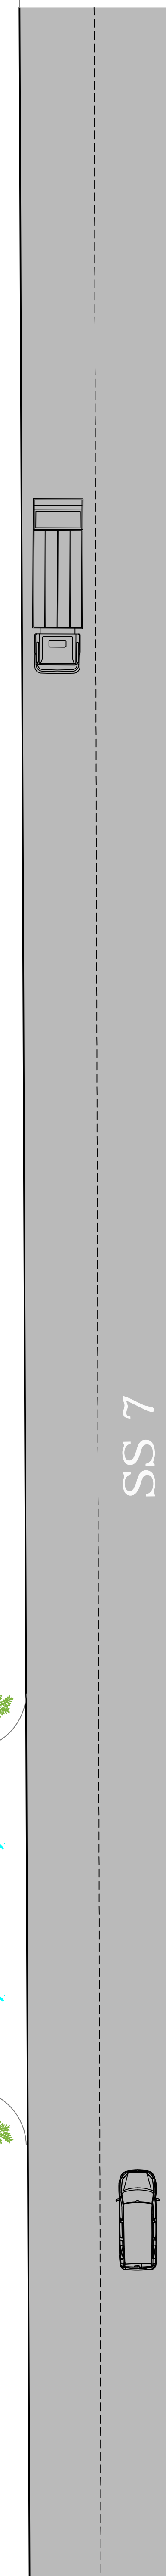
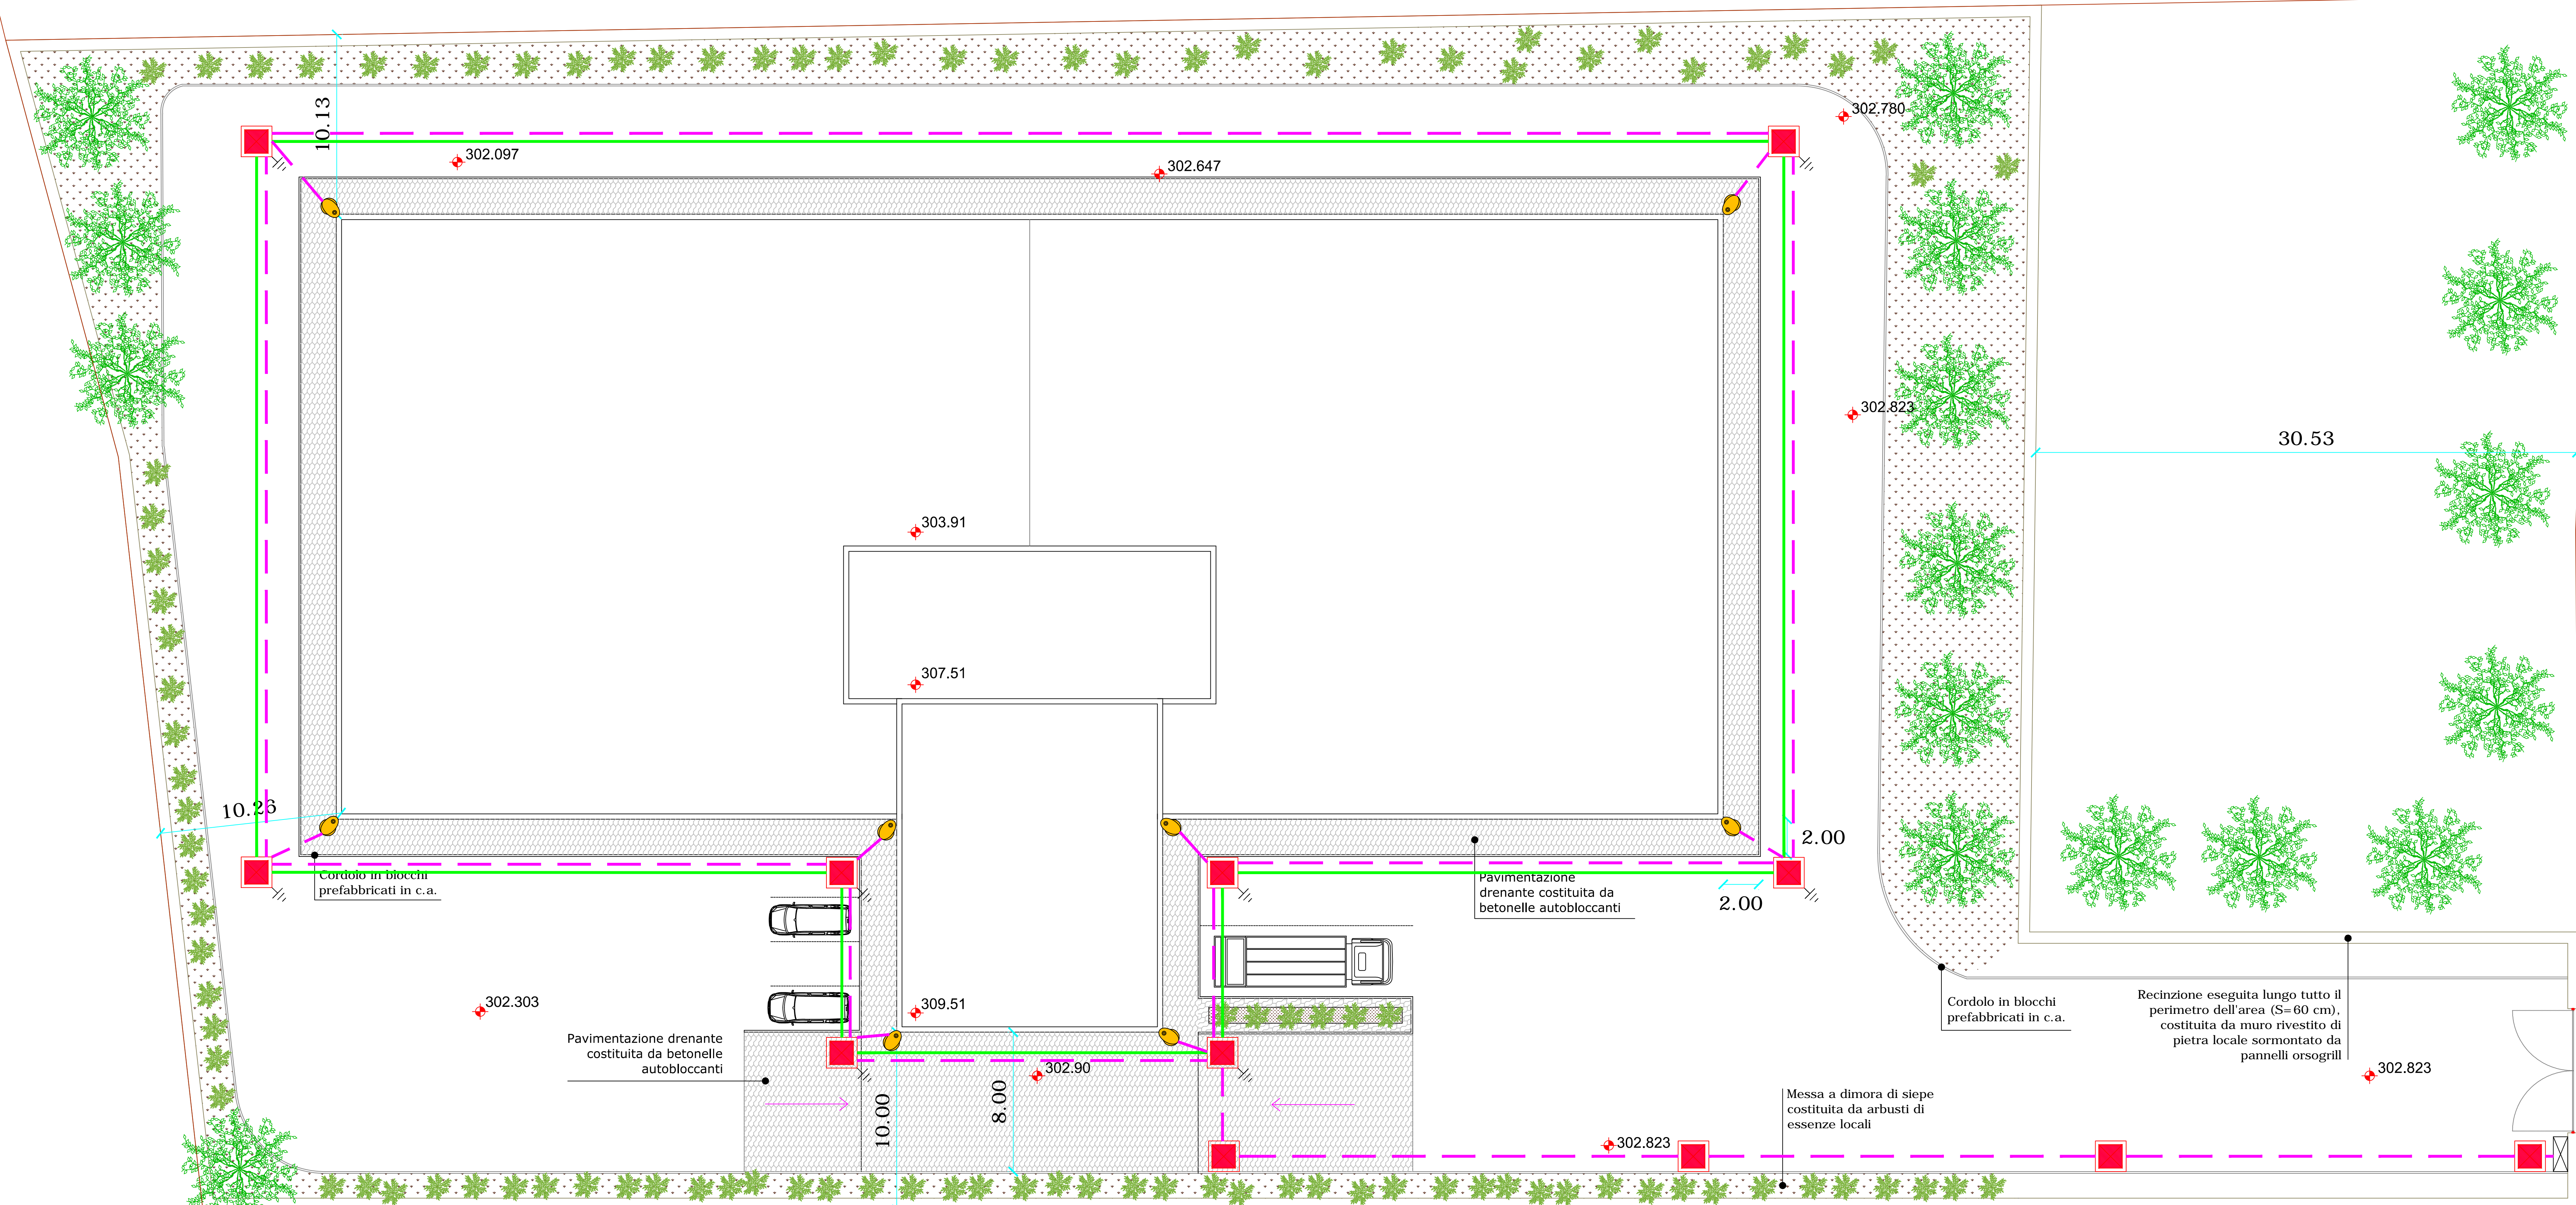

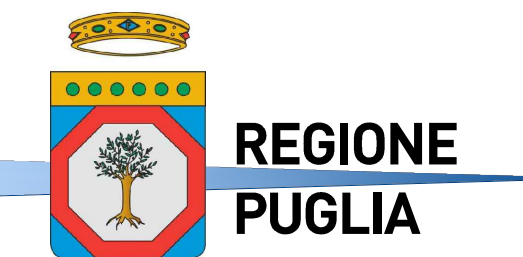



LEGENDA IMPIANTO ELETTRICO

-  ARMADIO CONTATORE ESTERNO
-  POZZETTO CON DISPERSORE
-  CAVIDOTTI INTERRATI IN PVC DN110
-  CORDA DI RAME NUDO SEZIONE 50 mmq
-  ARMATURA STRADALE - LAMPADA LED

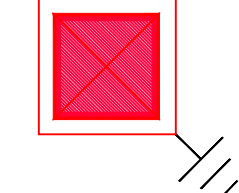

CUP: E87815000620005
 PROGRAMMA DEGLI INTERVENTI 2016 - 2019
 A CARICO DEI PROVENTI TARIFFARI GIUSTA DELIBERA DEL CONSIGLIO DIRETTIVO AIP N. 31 DEL 28/06/2018

REALIZZAZIONE DELLA RETE IDRICA NELL'ABITATO DI CASTELLANETA E POTENZIAMENTO DEL SERBATOIO - PROGETTO DEFINITIVO -

Il Responsabile del Procedimento
 ing. Gaetano JARABONE

PROGETTAZIONE
 Il Coordinatore del progetto,
 Progettista parti idrauliche e opere elettriche/elettromeccaniche e
 Coordinatore della sicurezza in fase progettuale
 ing. Michele Alessandro SAJOLA

Il Progettista della struttura
 ing. Tommaso DI LERNA

Il Geologo e Progettista ambientale
 dott. Alfredo DE GIOVANNI

Collaboratori
 ing. Antonio DISCIPLO
 geom. Ruggero LANDOTTE
 ing. Francesco Pellegrino MARCI
 ing. Francesco RUCCA
 ing. Francesco SARCINA
 geom. Pietro SIMONE

Il Direttore
 ing. Andrea VOLPE

Il Responsabile Ingegneria di Progettazione
 ing. Massimo FELLEGRINI

Elaborato

B21

**Serbatoio di progetto
 Planimetria illuminazione esterna
 e impianto di terra**

Codice intervento: P1388 Codice SAP: 21/19073 Prot. 33246 Scala: 1:150
 Data 10/04/2019

N. Rev.	Data	Descrizione	Disegnato	Controllato	Approvato
00	04/04/2019	Emesso per PROGETTO DEFINITIVO	/	/	/