


41.489360° N
15.617314° E
 UTM-WGS 1984 datum,
 Zone 33 North, Meter

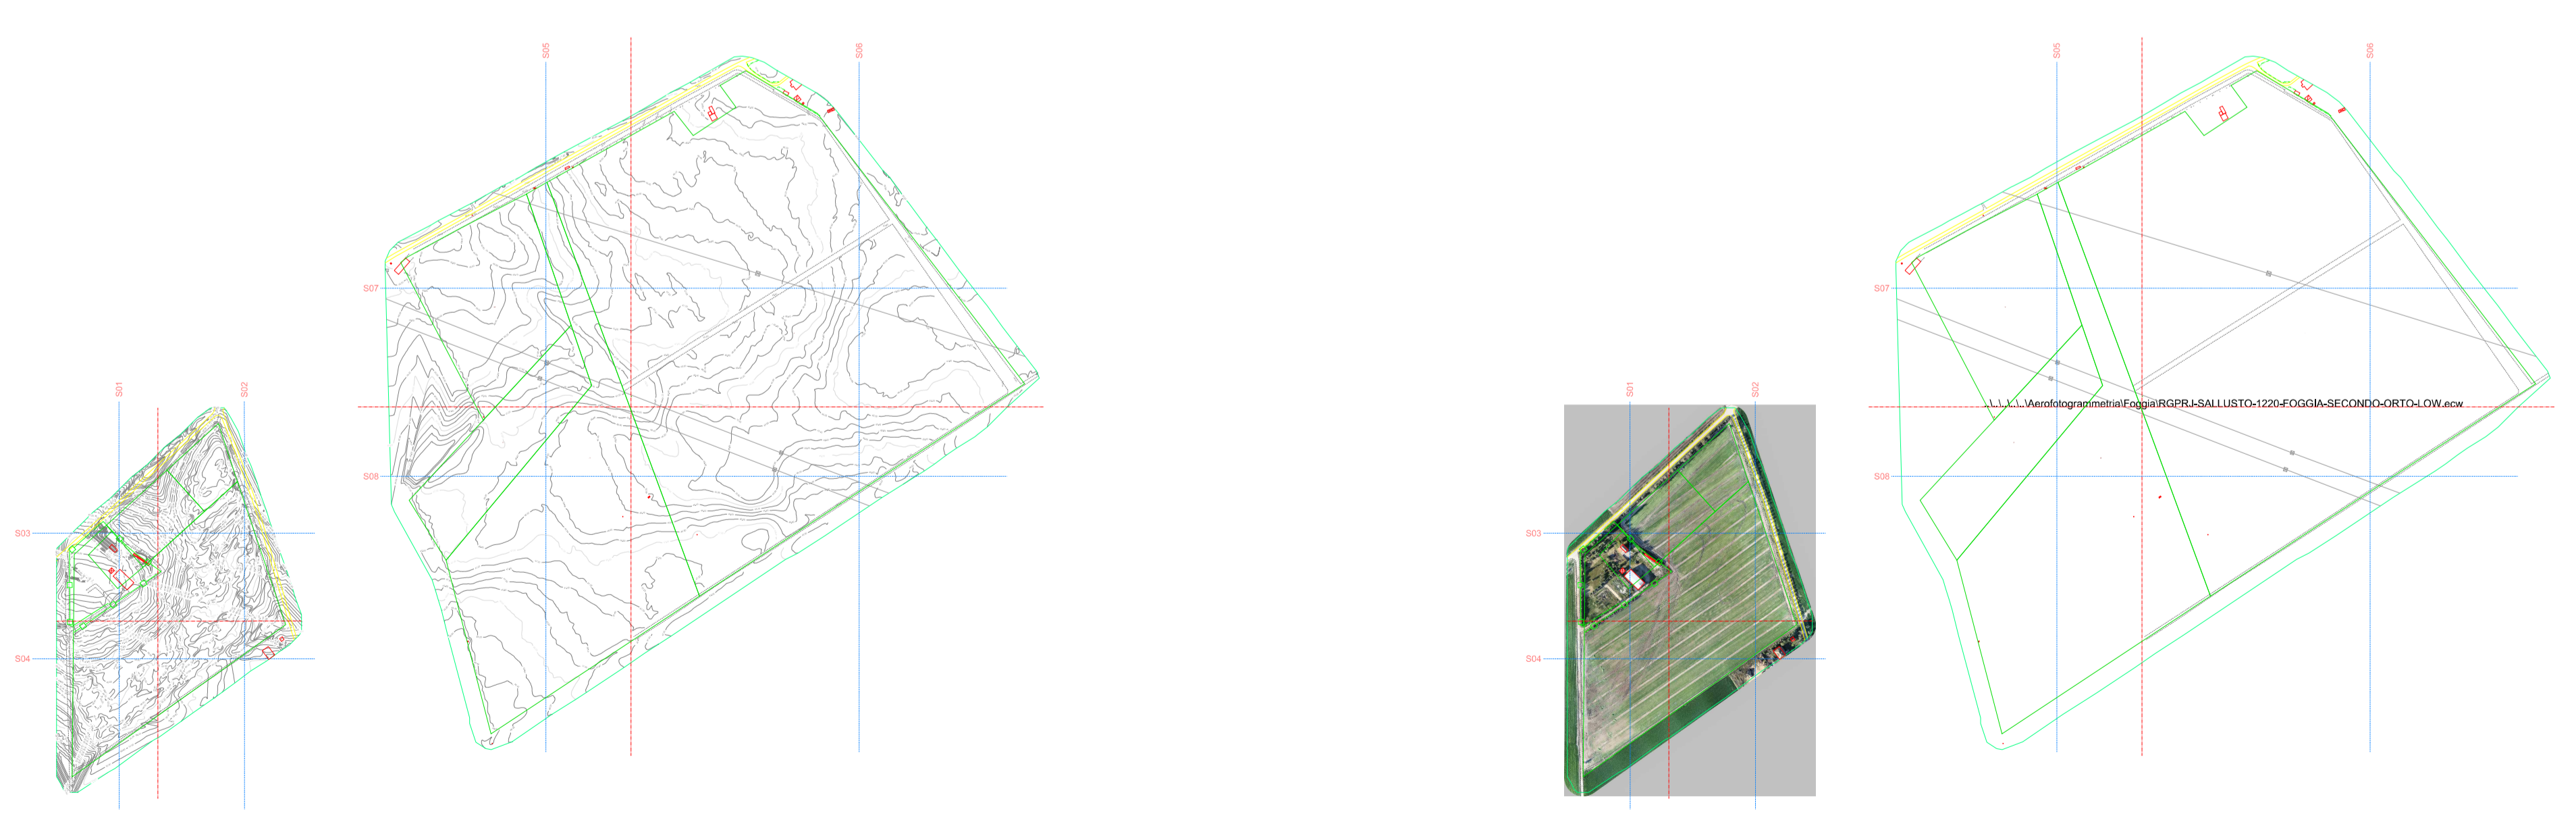

SCALA 1:8000

COMUNE DI FOGGIA

**PROGETTO AGRI-FOTOVOLTAICO:
 IMPIANTO DI PRODUZIONE DI ENERGIA ELETTRICA DA
 FONTE RINNOVABILE DI TIPO FOTOVOLTAICO
 INTEGRATO CON RIQUALIFICAZIONE AGRONOMICA**

PROGETTO DEFINITIVO

CLIENTE/CUSTOMER

Green Genius Italy Utility 11 S.r.l.
 Corso G. Garibaldi, 49
 Milano (MI)

PROGETTISTA

studioTECNICO
 ing. Marco BALZANO
 Via Concello Rosso, 03
 70125 Bari (BA)
 studiotecnico@ingbalzano.com
 www.ingbalzano.com
Ordine degli Ingegneri della Provincia di Bari n. 9341
 Professionista Antincendio Elettrico Minist. Interni BA0934101837
 Consulente Tecnico d'Ufficio (CTU) Tribunale Bari
 Coordinatore della Sicurezza

Commissa/Work order
SV.304
 Data/Date
12/07/2021
 Scala/Scale
 -
 Revisione/Revision
R00
 Tavola/Table
I.13b

OGGETTO/SUBJET

Rilievo plano-altimetrico

Note

FOG06 - Faraniello

Gli elaborati e tutte le informazioni contenute nel presente documento sono di proprietà esclusiva del progettista e non possono essere riprodotte, divulgate o comunque utilizzate senza la sua preventiva autorizzazione scritta. The Document and all technical information contained in this document is the exclusive property of Ing. Marco G. Balzano and may neither be used nor disclosed without its prior written consent. [art. 2375 c.c.]