






Scala 1:200

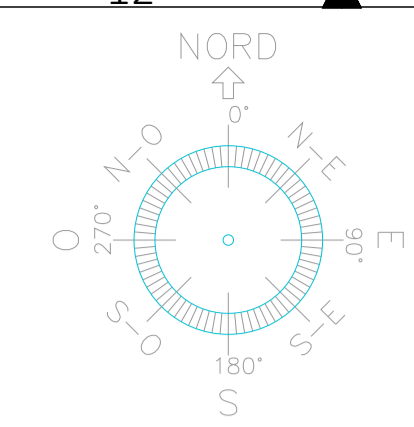

41.489360° N
15.617314° E
UTM-WGS 1984 datum,
Zone 33 North, Meter

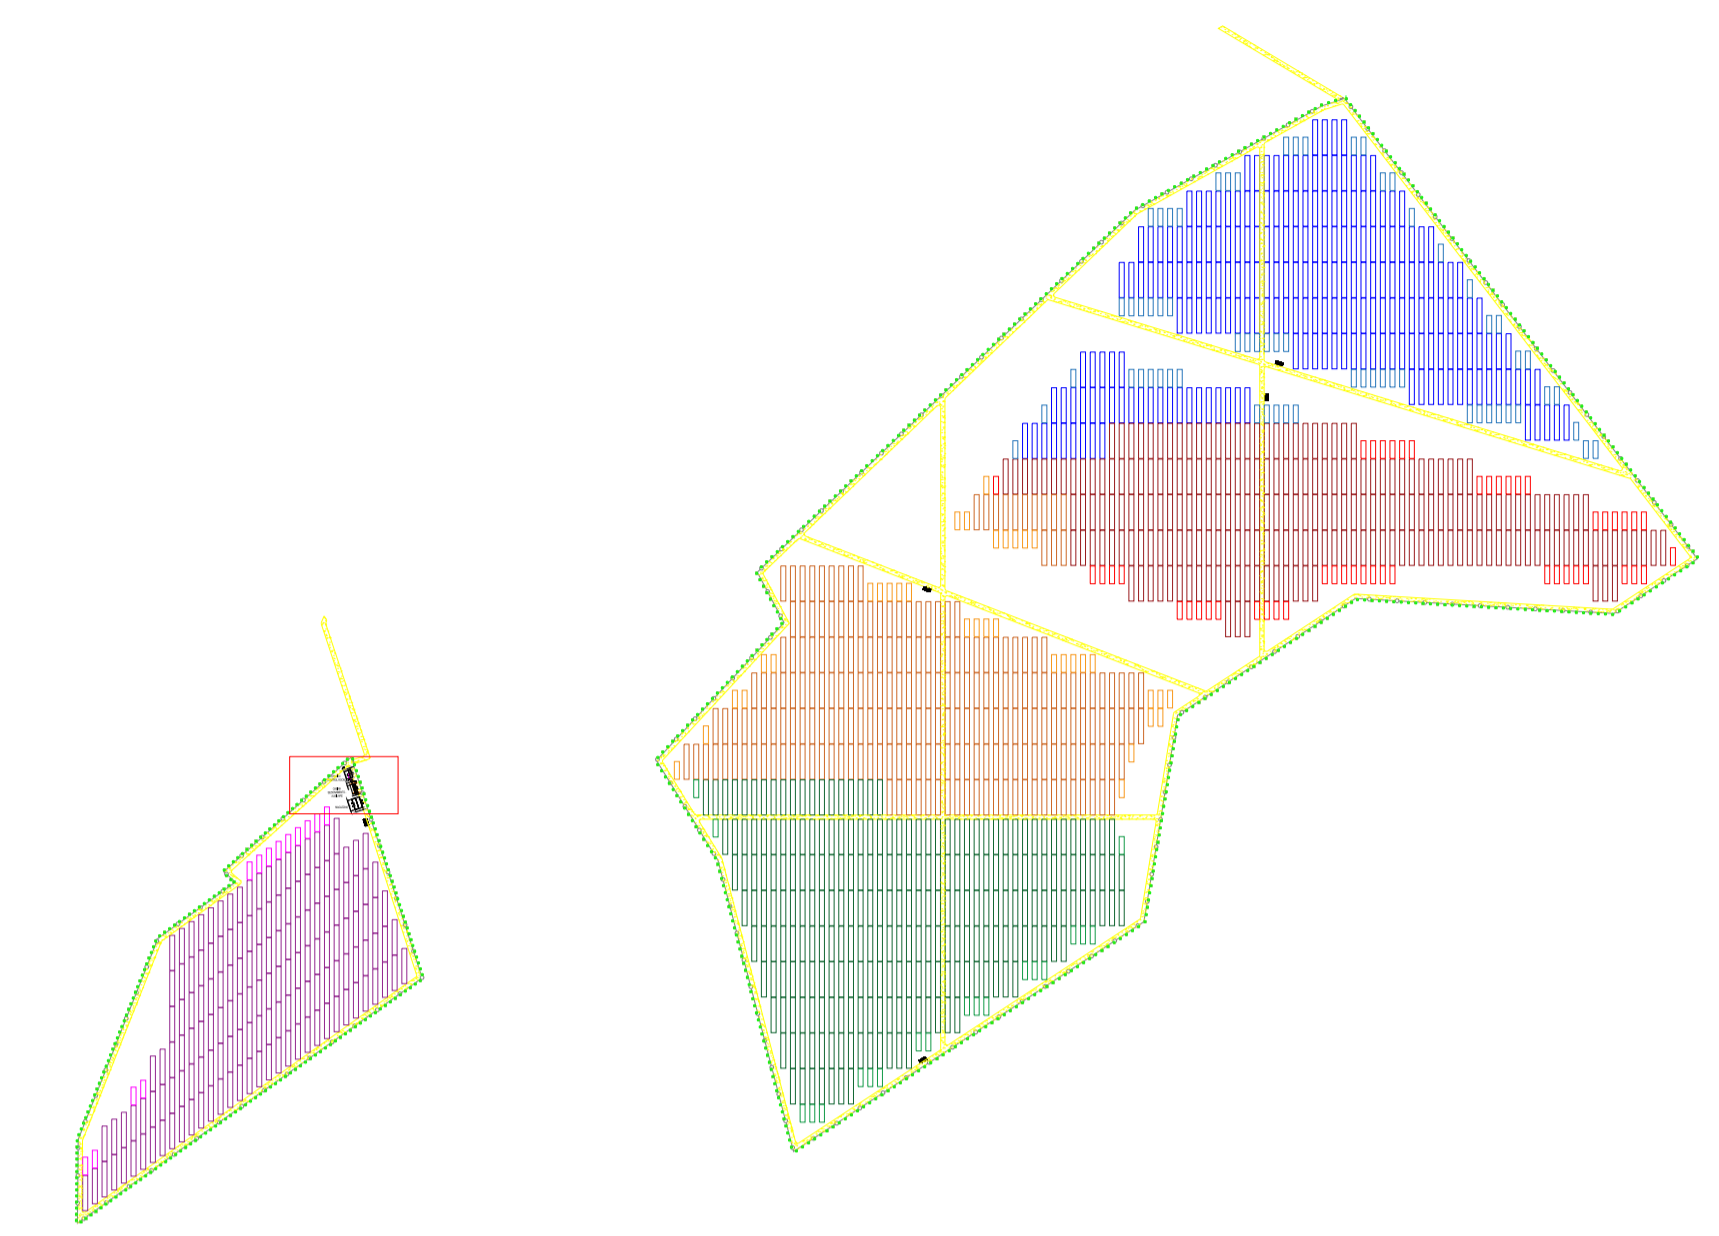

Scala 1:7000

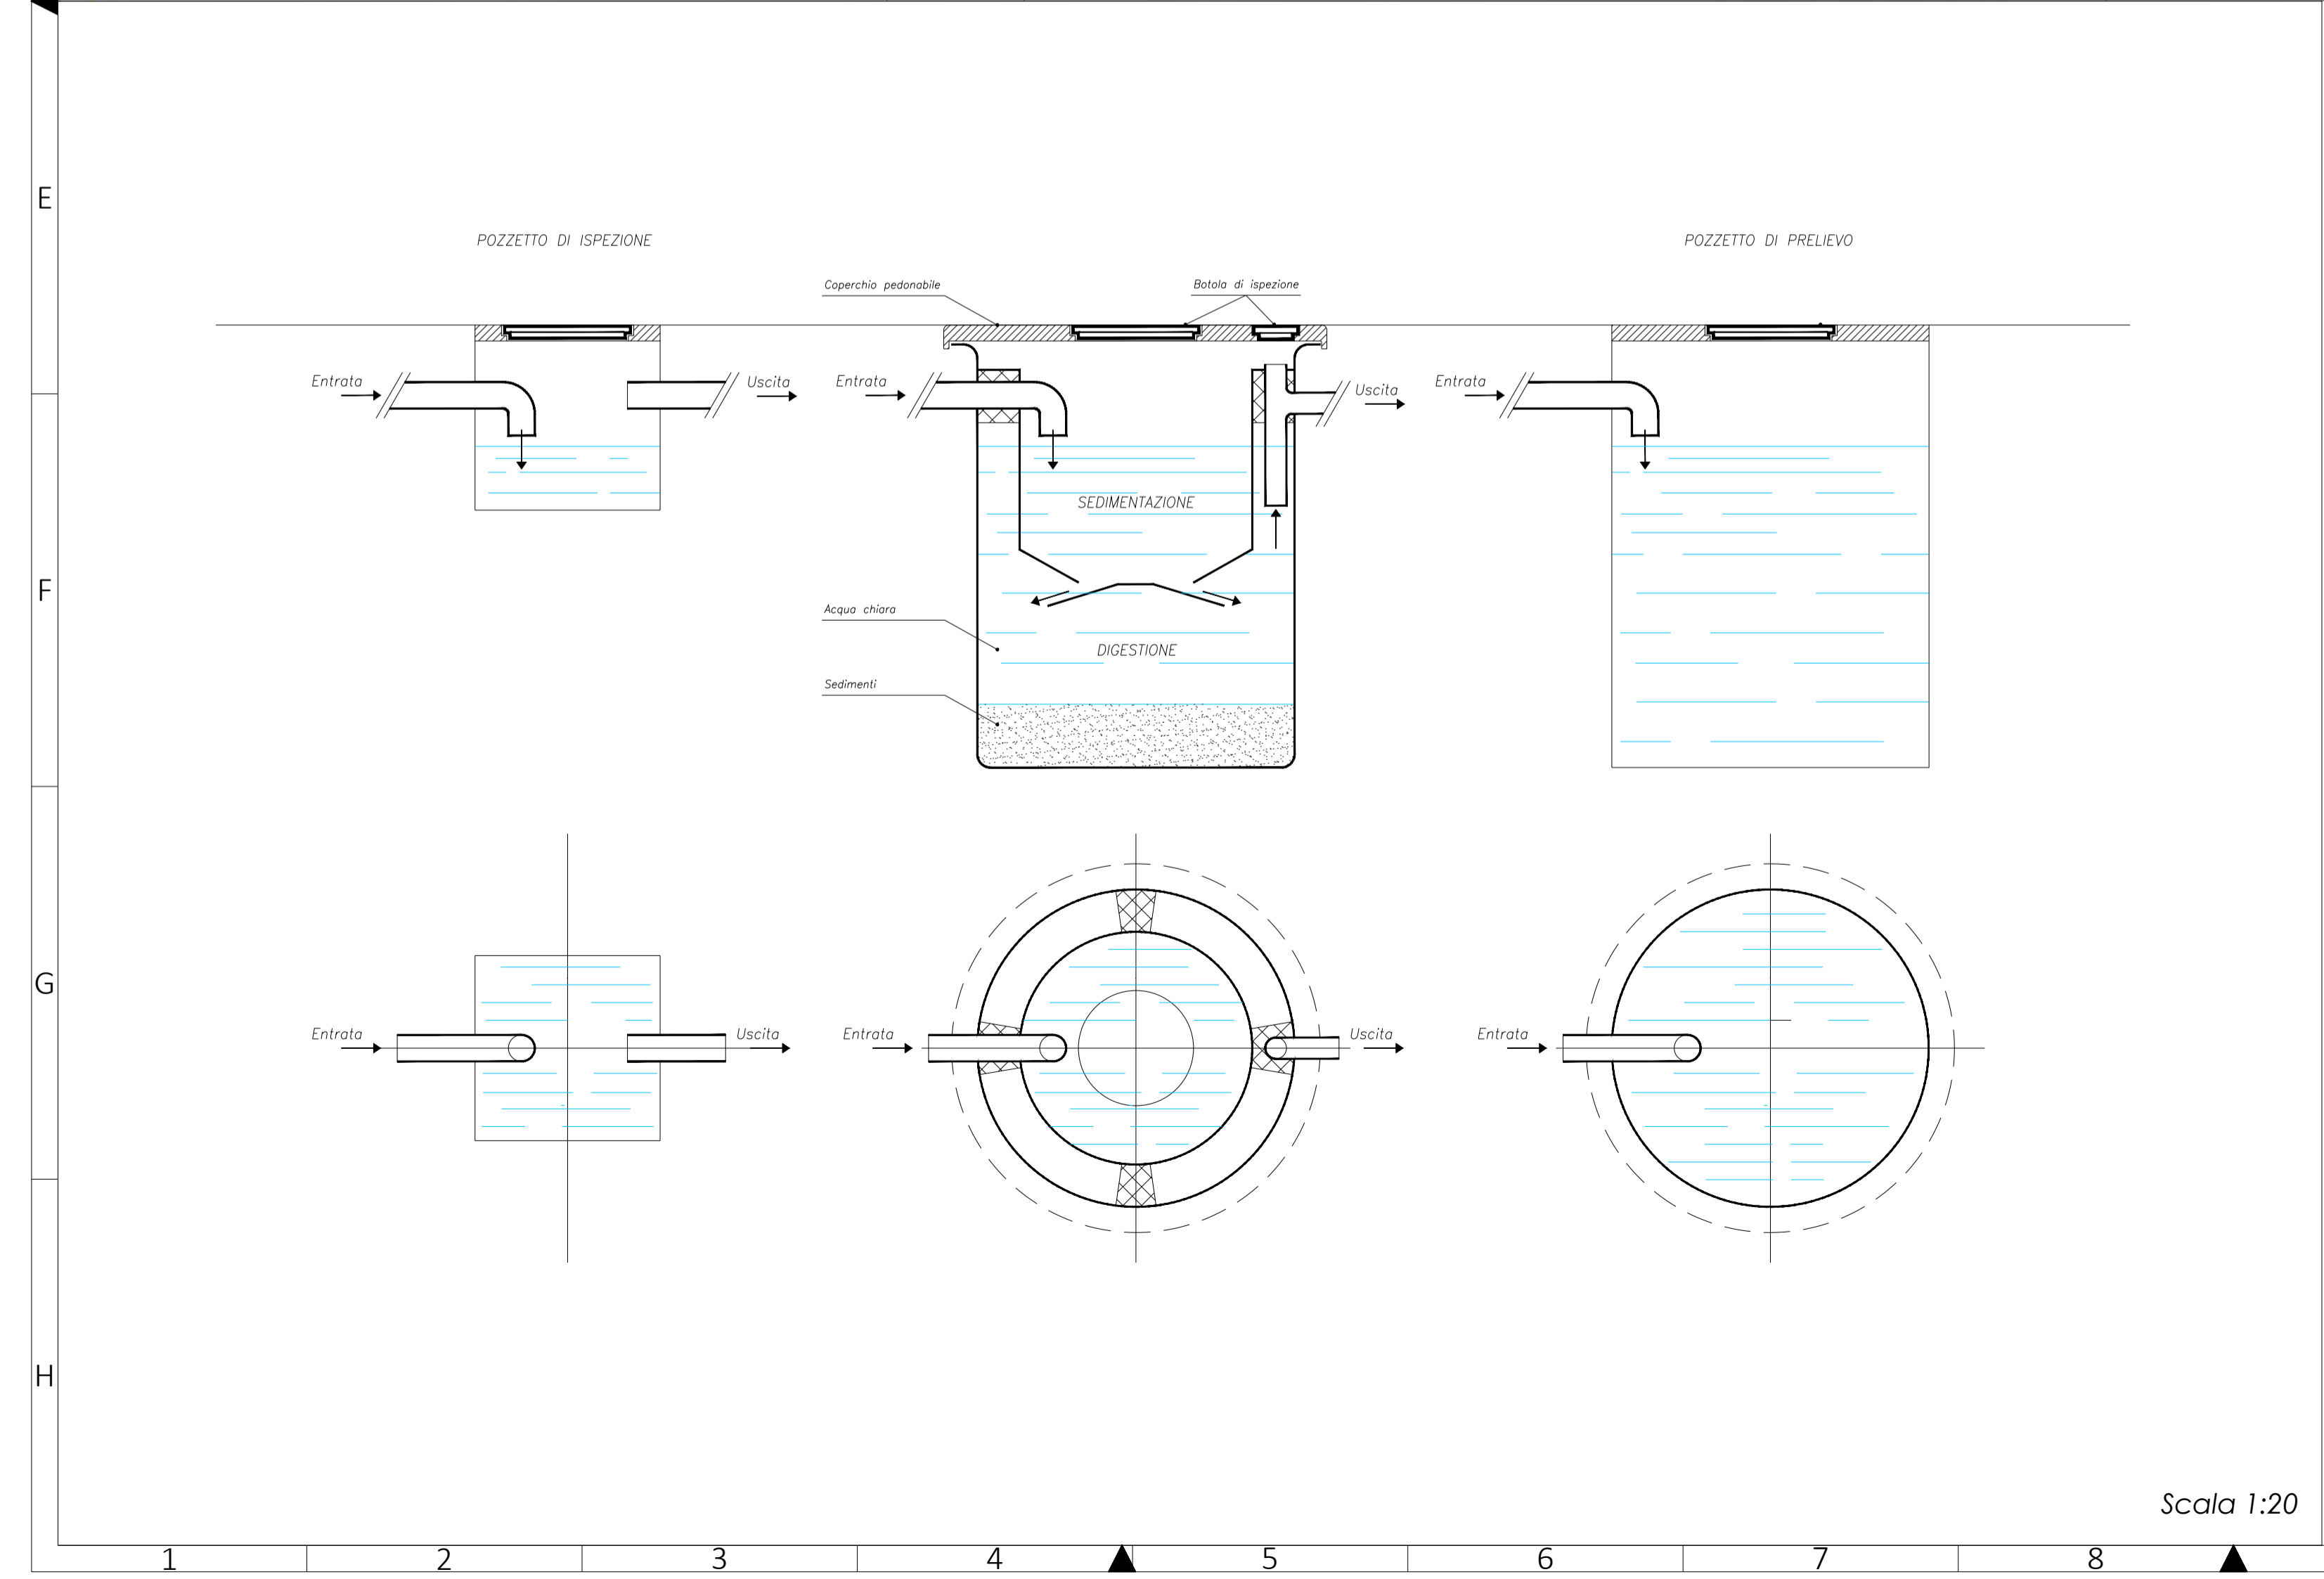

Scala 1:200

LEGENDA LINEE E FASCE	
	RECINZIONE
	FASCIA ARBOREA
	VIABILITA' INTERNA

LEGENDA ELEMENTI	
	FABBRICATO
	CABINA TRASFORMAZIONE
	TRACKER 2x28
	CANCELLO DI ACCESSO ALL'IMPIANTO
	UFFICIO/CONTROL ROOM/MAGAZZINO

COMUNE DI FOGGIA

**PROGETTO AGRI-FOTOVOLTAICO:
IMPIANTO DI PRODUZIONE DI ENERGIA ELETTRICA DA
FONTE RINNOVABILE DI TIPO FOTOVOLTAICO
INTEGRATO CON RIQUALIFICAZIONE AGRONOMICA**

PROGETTO DEFINITIVO

CLIENTE/CUSTOMER
Green Genius Italy Utility 11 S.r.l.
Corso G. Garibaldi, 49
Milano (MI)

PROGETTISTA
studioTECNICO
ing. Marco BALZANO
Via Cancelli Rotto, 3
70125 Bari (BA)
studiotecnico@ingbalzano.com
www.ingbalzano.com
Ordine degli Ingegneri della Provincia di Bari
Professionista Antincendio Elenco M. C. 100000
Consulente Tecnico d'Ufficio (CTU)
Coordinatore della Sicurezza

Commissa/Work order
SV.304
Data/Date
12/07/2021
Scala/Scale
-
Revisione/Revision
R00
OGGETTO/Subject
Particolare Area Locali Utente e
trattamento/smaltimento delle acque reflue
LY.11

NOTE
FOG06 - Faraniello

Gli elaborati e tutte le informazioni contenute nel presente documento sono di proprietà esclusiva del progettista e non possono essere riprodotte, divulgate o comunque utilizzate senza la sua preventiva autorizzazione scritta. The Documents and all technical information contained in this document is the exclusive property of Ing. Marco G. Balzano and may neither be used nor disclosed without its prior written consent. (art. 1373 c.c.)