


PIANTA PIANO TERRA

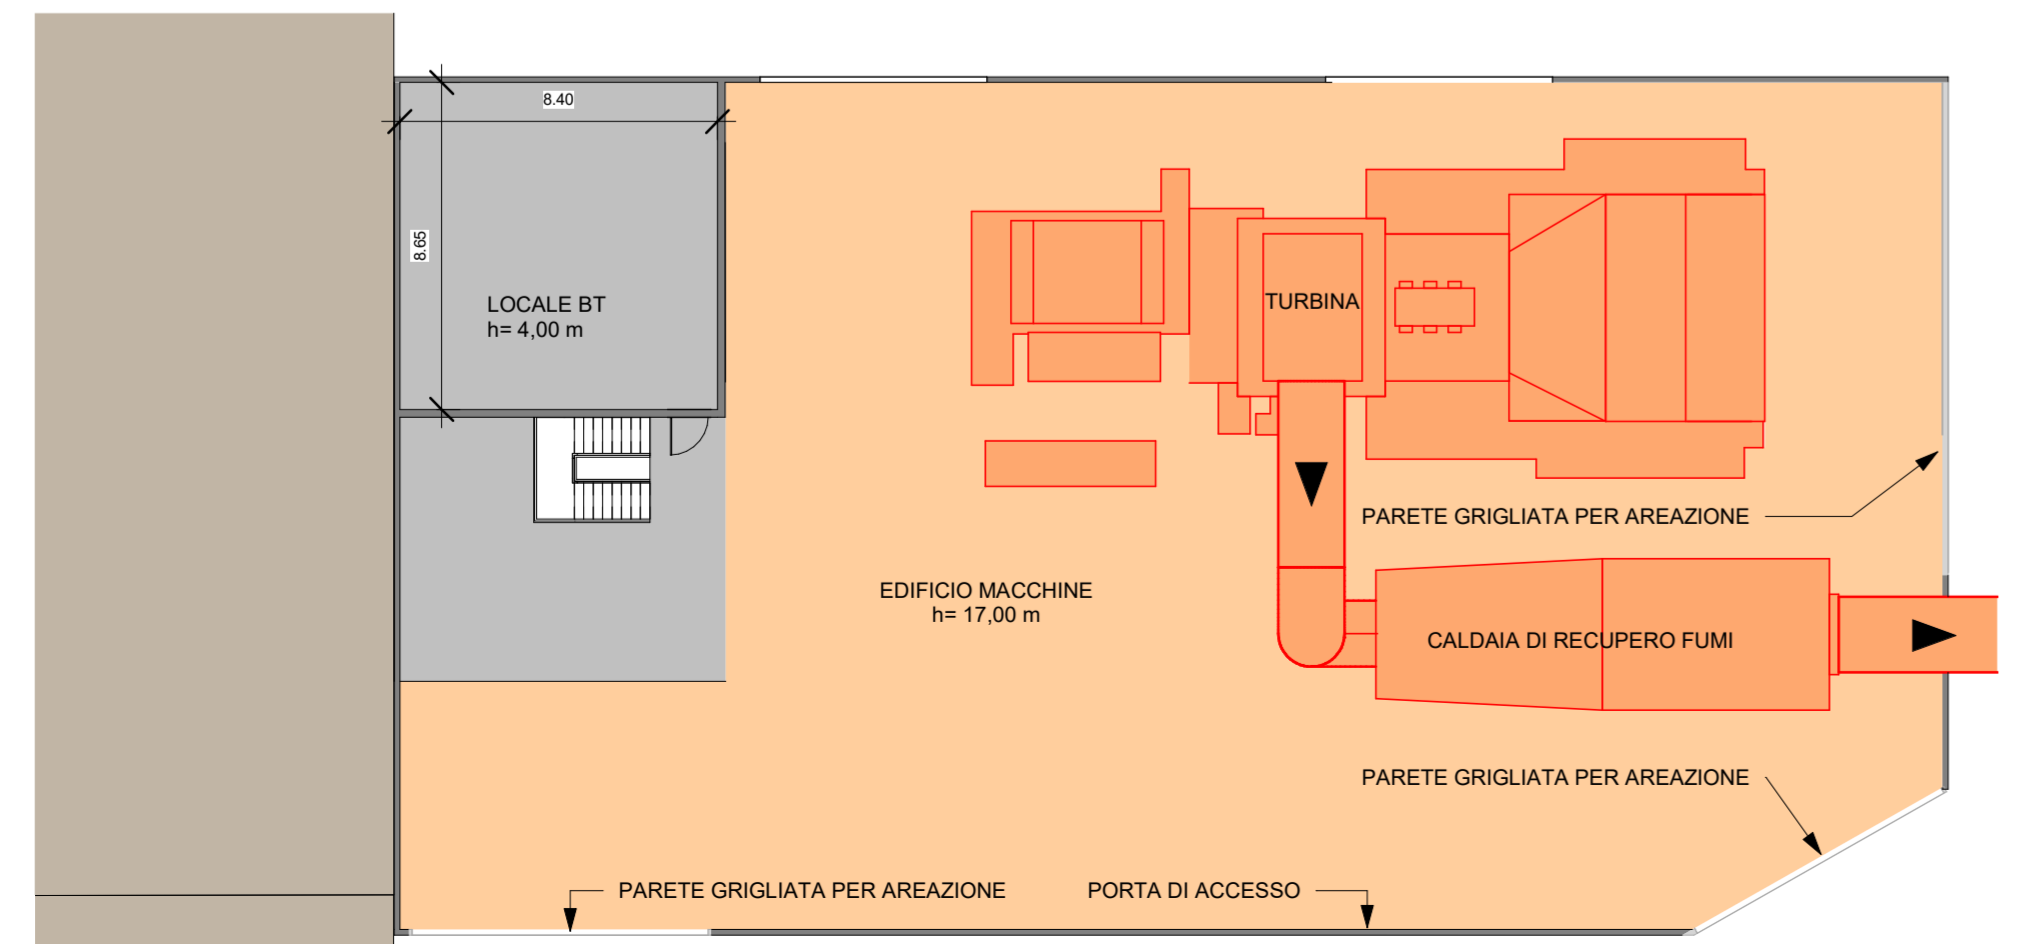

PIANTA PIANO PRIMO

DOCUMENTI DI RIFERIMENTO

N° DOCUMENTO	DESCRIZIONE

NOTE:

- LEGENDA:**
- Edificio esistente
 - Verde esistente
 - Nuovo edificio macchine
 - Zona pompe a servizio del turbogas
 - Nuovo edificio compressore gas
 - Cucinco interrato
 - Area manutenzione

3						
2						
1						
0	17.06.2021	PRIMA EMISSIONE		F.MAVOLO	M.VIGOLO	A.GNATTA
REV.	DATA	DESCRIZIONE		PREPARATO	VERIFICATO	APPROVATO



SEINGIM S.r.l.
Sede Legale: Viale Duca d'Aosta 67/6
30022 Ceggia (VE)
Telefono: 0421/5323007
Telefax: 0421/466014
e-mail: info@seingim.it
Web: www.seingim.it



INGEGNERIA IMPIANTI TELERISCALDAMENTO
N° Documento : CLAM-GT1-A-SGS-G-DS-002

**CENTRALE DI TELERISCALDAMENTO LAMARMORA
INSTALLAZIONE TURBINA A GAS GT1**
Progetto autorizzativo
Stato di progetto planimetrie

File: CLAMGT1A-SGS-G-DS-002_00
TAV: 002
Scala: 1:200
Foglio 1 di 1

Questo disegno è di proprietà di a2a C&S. Non può essere utilizzato, né venire trasmesso a terzi o riprodotto senza autorizzazione dello stesso. a2a C&S. Tutela i propri diritti a norma di legge.