 


- NOTE:**
- TUTTE LE DIMENSIONI, SALVO OVE DIVERSAMENTE INDICATO SONO IN MILLIMETRI (mm)
 - TUTTE LE QUOTE IN ELEVAZIONE SONO ESPRESSE IN METRI E RIFERITE ALLA QUOTA 0,000 DELL'IMPIANTO CORRISPONDENTE A m 64,70 S.L.M.M.
 - LE COORDINATE SONO RIFERITE AL SISTEMA CARTOGRAFICO NAZIONALE GAUSS BOAGA (Distanza tra punti 50 m).



- LEGENDA SIMBOLOGIA:**
- QUOTA ELEVAZIONE SUPERFICIE AL FINITO
 - RECINZIONE STAZIONE DI SPINTA
 - LIMITE FASCIA INTERESSATA DALLE OPERE DI MITIGAZIONE AMBIENTALE

- LEGENDA RETI FOGNARIE:**
- RETE DI RACCOLTA DELLE ACQUE METEORICHE
 - RETE DI RACCOLTA DELLE ACQUE METEORICHE DALLE COPERTURE DEI FABBRICATI
 - RETE DI RACCOLTA DELLE ACQUE REFLUE INDUSTRIALI DI DRENAGGIO (CLOSED DRAIN)
 - RETE DI RACCOLTA DELLE ACQUE REFLUE DAI SERVIZI IGIENICI
 - POZZETTO DI RACCOLTA ACQUE METEORICHE DALLE COPERTURE DEI FABBRICATI
 - POZZETTO DI RACCORDO DI ISPEZIONE RETE ACQUE METEORICHE DALLE COPERTURE
 - POZZETTO DI RACCOLTA CON GRIGLIA DELLA RETE ACQUE METEORICHE
 - POZZETTO DI RACCOLTA A CABOTIPI DELLA RETE ACQUE METEORICHE
 - POZZETTO DI RACCORDO DI ISPEZIONE DELLA RETE ACQUE METEORICHE
 - POZZETTO SELEZIONATORE DELLE ACQUE METEORICHE DI 1° E DI 2° PIOGGIA
 - POZZETTO PER CAMPIONAMENTO DELLE ACQUE DELLA RETE DI RACCOLTA
 - SERBATOIO DI RACCOLTA DELLE ACQUE METEORICHE DALLA COPERTURA DEL FABBRICATO
 - POZZETTO PER ACQUE SAPONATE O POZZETTO DEGRASSATORE
 - POZZETTO SIFONATO DELLA RETE ACQUE NERE
 - POZZETTO DI CACCIATA DELLA RETE ACQUE NERE
 - FOSSA SETTICA TIPO IMHOFF DELLA RETE ACQUE NERE
 - TRINCEA DRENANTE DELLO SCARICO DELLE ACQUE REFLUE PER SUB IRRIGAZIONE
 - FONDI DRENANTE VASCA DI INVARIANZA IDRALICA O DI LAMINAZIONE

- LEGENDA OPERE:**
- FABBRICATO PER ELETTRO-COMPRESSORI
 - REFRIGERANTE GAS
 - FILTRI GAS COMPRESSORE
 - TERMINALE DI SPIATO ALTEZZA 15m
 - CABINATO POMPE ANTINCENDIO
 - SERBATOIO DRENAGGI-SLOP
 - FABBRICATO PRINCIPALE
 - FABBRICATO CABINA ELETTRICA E TRASFORMATORI
 - MOTOGENERATORE
 - LOCALE COMPRESSORE ARIA
 - PACKAGE RECUPERO GAS
 - PARCHEGGIO CENTRALE
 - SERBATOIO ARIA SERVIZI(V-11)
 - SERBATOIO ARIA STRUMENTI(V-10)
 - SERBATOIO MOTOGENERATORE(V-12)
 - FREQUENCY CONVERTER EXTERNAL HEAT EXCHANGER
 - LOCALE ANTINCENDIO(BOMBOLE CO2)
 - VASCA DI PRIMA PIOGGIA
 - VASCA DI LAMINAZIONE (DI INVARIANZA IDRALICA)
 - VASCA DI RACCOLTA DELLE ACQUE METEORICHE DALLE COPERTURE



AREA DI SERVIZIO
Siriogrill Corridonia
Ovest

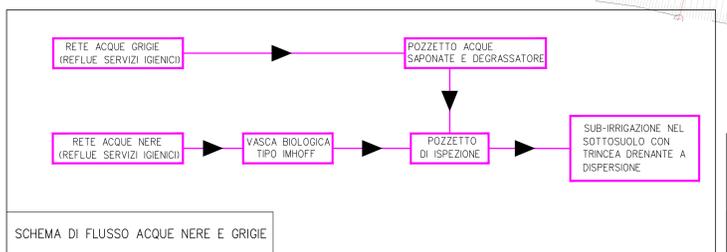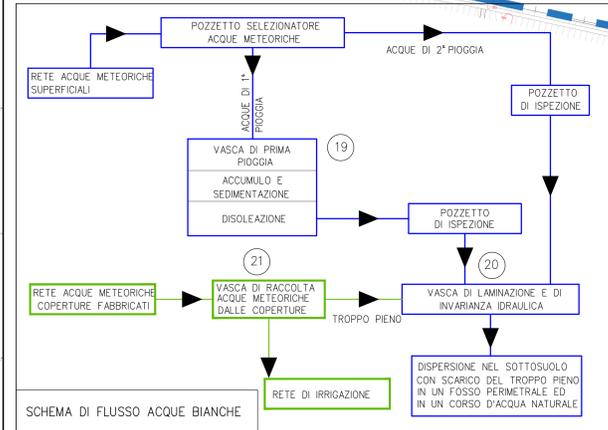

REV.	DATA	DESCRIZIONE	ELABORATO	VERIFICATO	APPROVATO	UNITA' N.
3	15-02-22	EMISSIONE PER ENTI	LUZZI	MARZALI	DAVANI	
2	24-01-20	PROVISIONE PER ENTI	LUZZI	MARZALI	DAVANI	
1	30-01-20	REVISIONE PER ENTI	LUZZI	MARZALI	DAVANI	
0	28-12-19	EMISSIONE PER ENTI	LUZZI	MARZALI	DAVANI	

CLIENTE: SGI
PROGETTISTA: SGI
COMPLESSA: 022854
UNITA' N.: 00

STAZIONE DI SPINTA DI CORRIDONIA
DIS. N.: 00-CF-A-12002

PLANIMETRIA GENERALE RETI FOGNARIE E SCHEMI DI FLUSSO
REVISIONE: 3
FIG. 1 DI 1
SCALA: 1:250