

PIANTA PIANO CARREGGIATA 1:50
PLAN REZ-DE-CHAUSSEE 1:50


LEGENDA / LEGENDE

- Canale aria immissione
- Canale aria aspirazione
- STF - Serranda taglia fuoco
- Serranda di regolazione
- Serranda di regolazione automatica
- Griglie di immissione e aspirazione
- Quadro elettrico ventilazione e climatizzazione locali tecnici
- Canalisation d'injection de l'air
- Canalisation d'aspiration de l'air
- Trappe coupe feu
- Trappe de régulation
- Trappe de régulation automatique
- Grilles d'injection et d'aspiration
- Tableau électrique ventilation et climatisation locaux techniques

GALLERIA DI SICUREZZA
GALERIE DE SECURITE


ITALIA

FRANCE


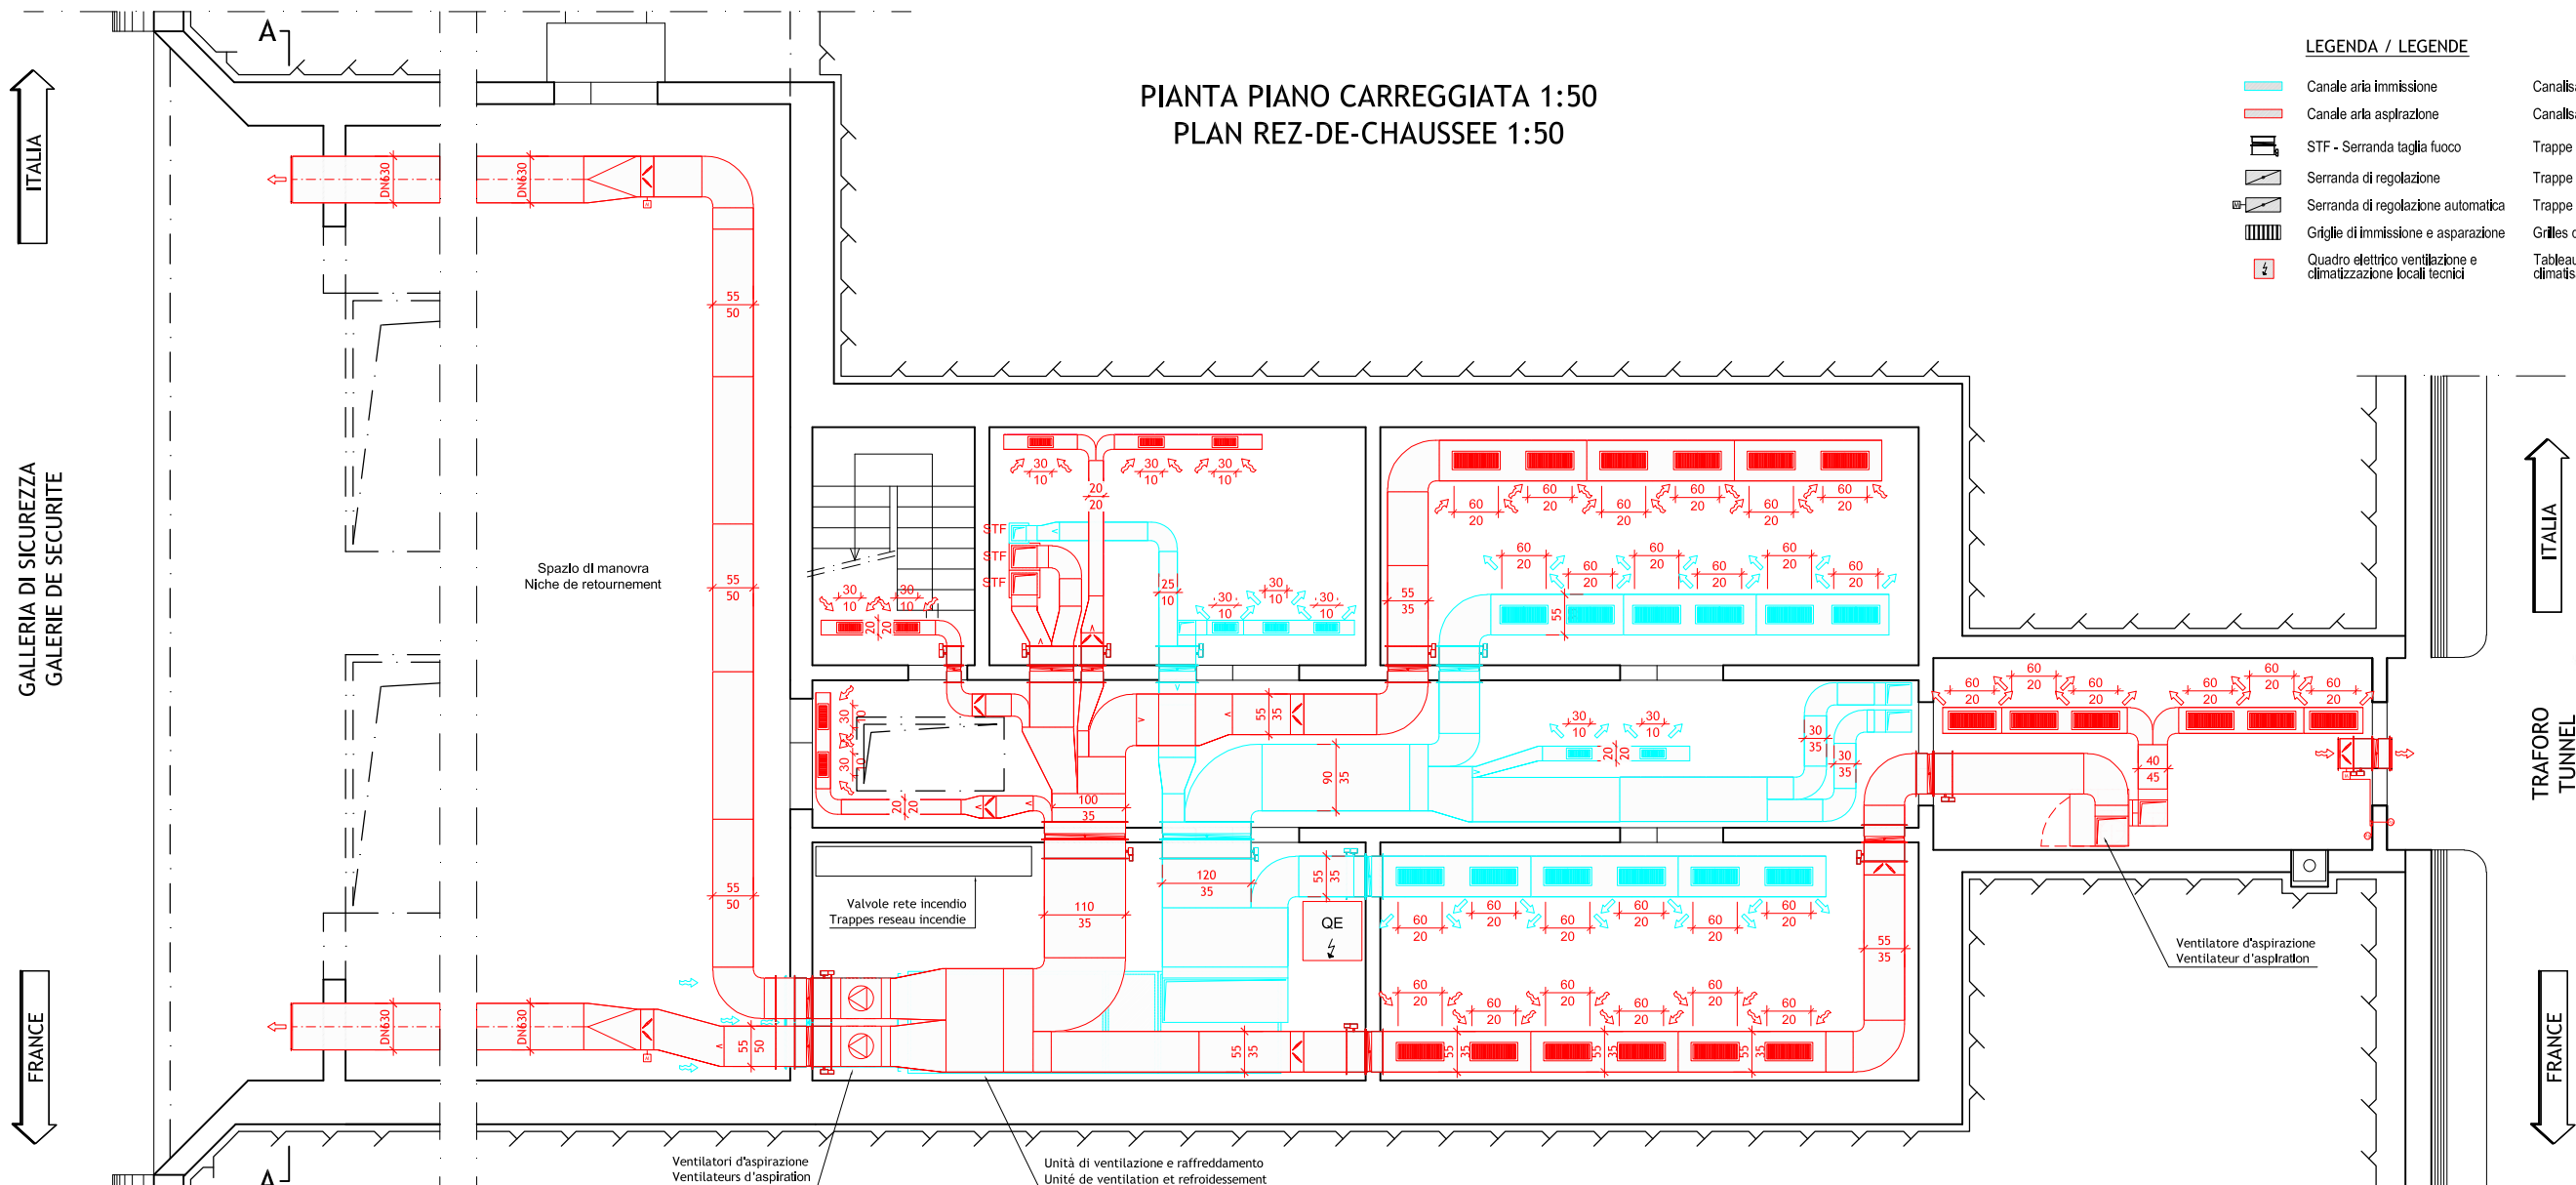


PIANTA PIANO PRIMO 1:50
PLAN PREMIER ETAGE 1:50

 SCALA GRAFICA - ECHELLE GRAPHIQUE :
(1:50)



SEZIONE A-A 1:100
COUPE A-A 1:100

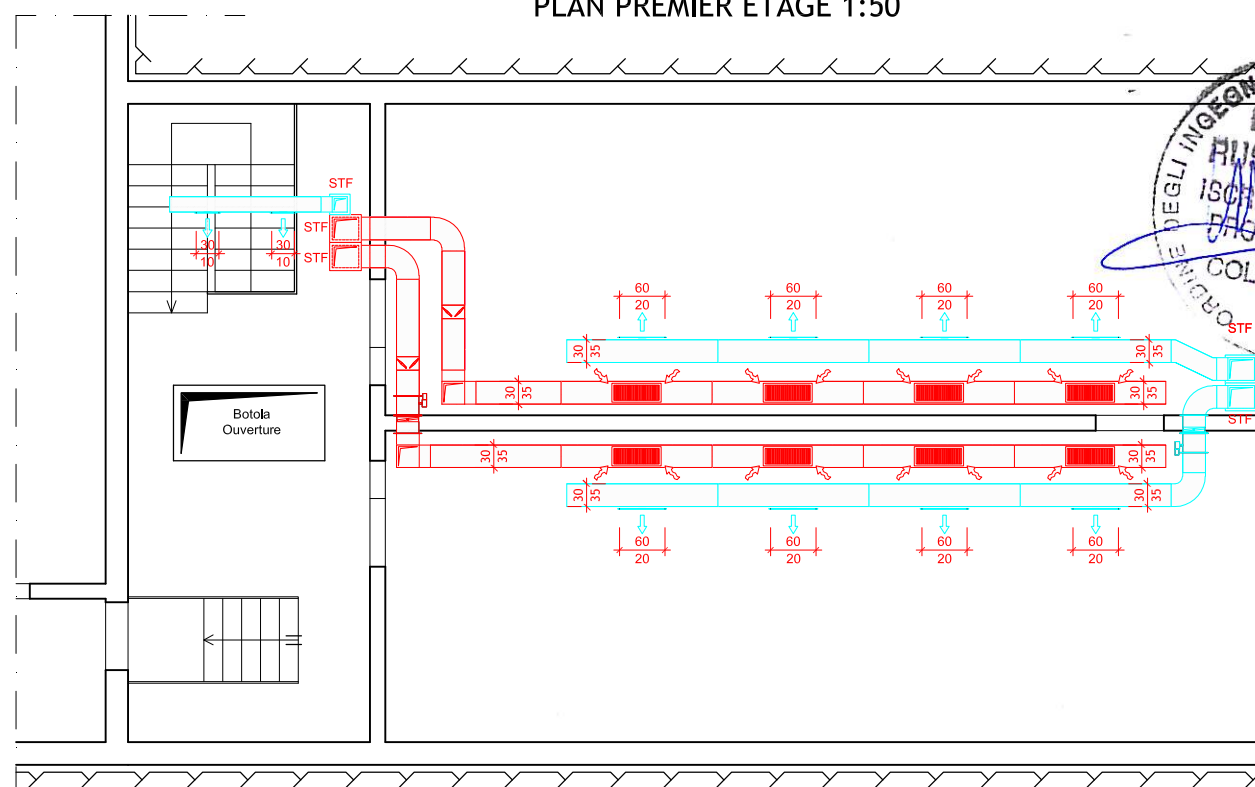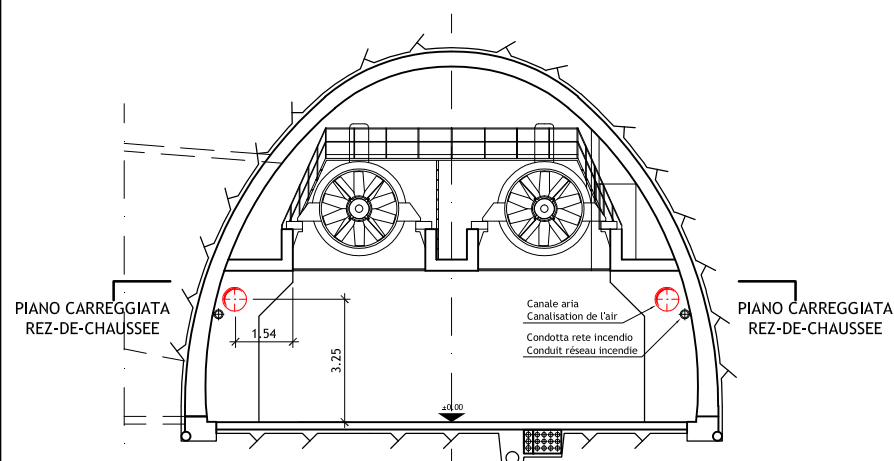

Nota: Per genio civile vedere disegni relativi
Note: Pour génie civil voir plans relatifs

INGEGNERI DELLA PROVINCIA BERGAMO
INGEGNERI E ARCHITETTI
ING. ANDREA MORDASINI
ING. MARCO RUSSO
ING. UWE DROST
ING. STEFANO GIGLIO

LOMBARDI SA
INGEGNERI CONSULENTI

Traforo Autostradale del Fréjus / Tunnel Routier du Fréjus
COSTRUZIONE GALLERIA DI SICUREZZA / CONSTRUCTION GALERIE DE SECURITE

PROGETTO DEFINITIVO 2006 / PROJET 2006

GALLERIA DI SICUREZZA / GALERIE DE SECURITE
VENTILAZIONE / VENTILATION
STAZIONI TECNICHE 07-14 E 13-08
STATIONS TECHNIQUES 07-14 ET 13-08

24.11.2006	Tos	GS/KL	No	Aggiornamento / Mise à jour	B
15.09.2006	Tos	GS/KL	No	6145.2-P-208A	A

Formato : 84x60 Scala : 1:50 No. L. F. No. Com.

Progettisti: Ing. Andrea Mordasini, Dott. Ing. Marco Russo - Lombardi SA
Collaborazione specialistica: Dott. Ing. Marco Bettelini, Dott. Ing. Uwe Drost, P. I. Stefano Giglio