

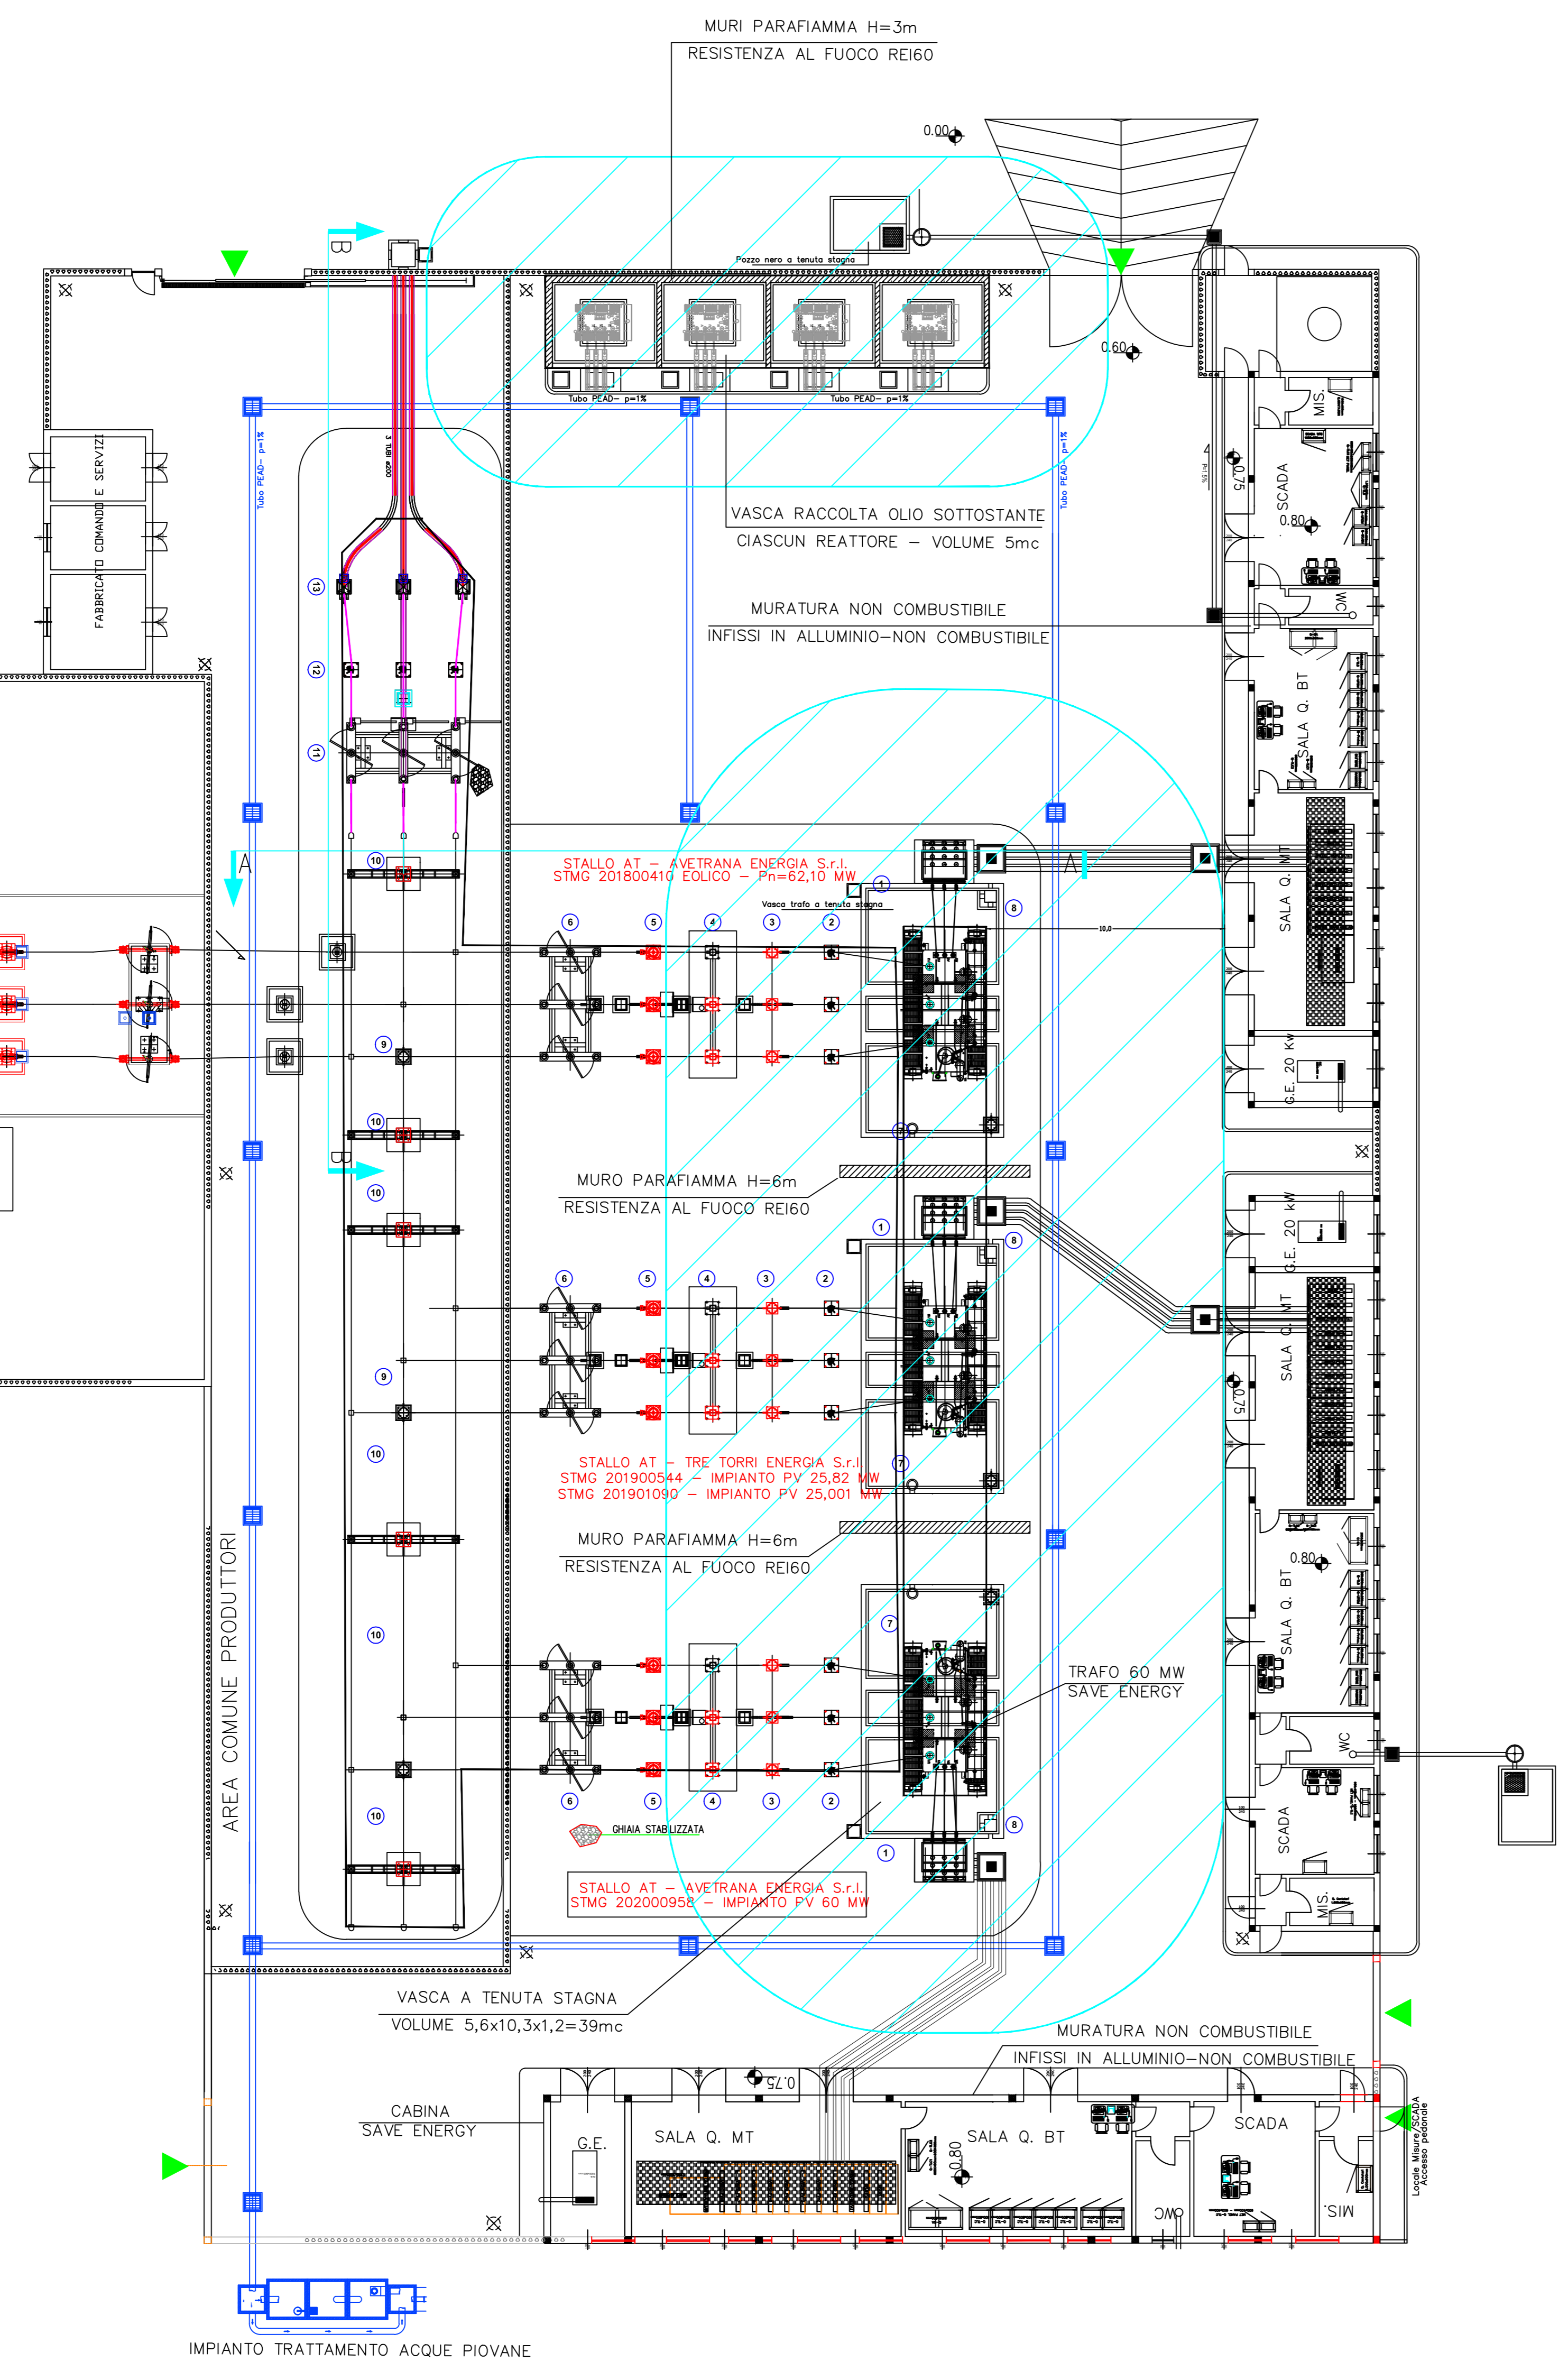
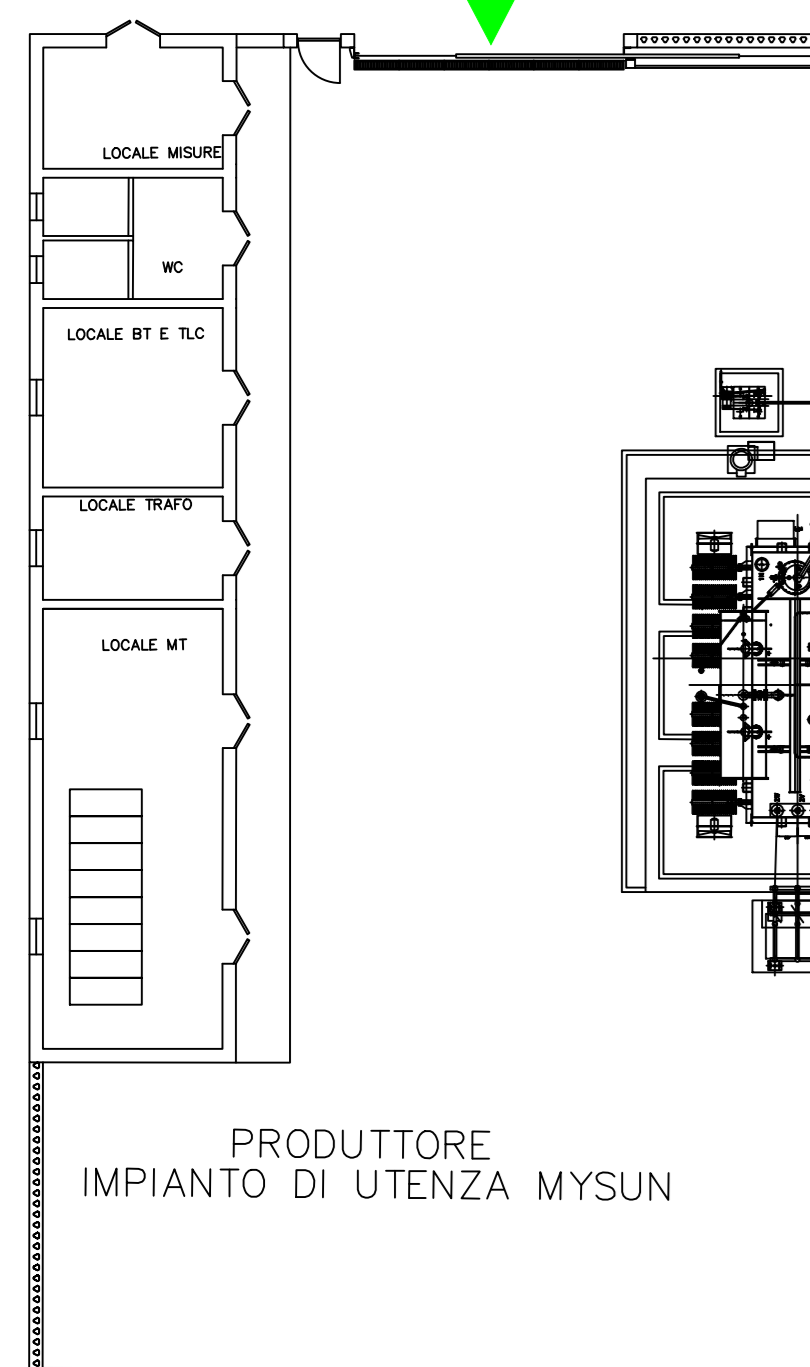


LEGENDA APPARECCHIATURE AT	
1	TRASFORMATORE MT/AT
2	SCARICATORE SOVRATENSIONI
3	FA
4	INTERRUTTORE TRIPOLARE AT
5	TV RILUTTIVO
6	SEZIONATORE TRIPOLARE ORIZZONTALE AT
7	SOSTEGNO SBARRE MT
8	SOSTEGNO MESSA A TERRA NEUTRO TRAFO AT
9	COLONNINO SOSTEGNO SBARRE AT
10	COLONNINO ISOLATORE AT
11	SEZIONATORE TRIPOLARE ORIZZONTALE
12	SCARICATORE DI SOVRATENSIONE
13	COLONNINI PARTENZA CAVI AT

AREA AVETRANA ENERGIA-TORRETTORI ENERGIA 3193 MW
 AREA MYSTUN 1120 MW - Non oggetto di autorizzazione
 AREA COMUNE AI PRODUTTORI (SBARRE AT) 1.048 MW

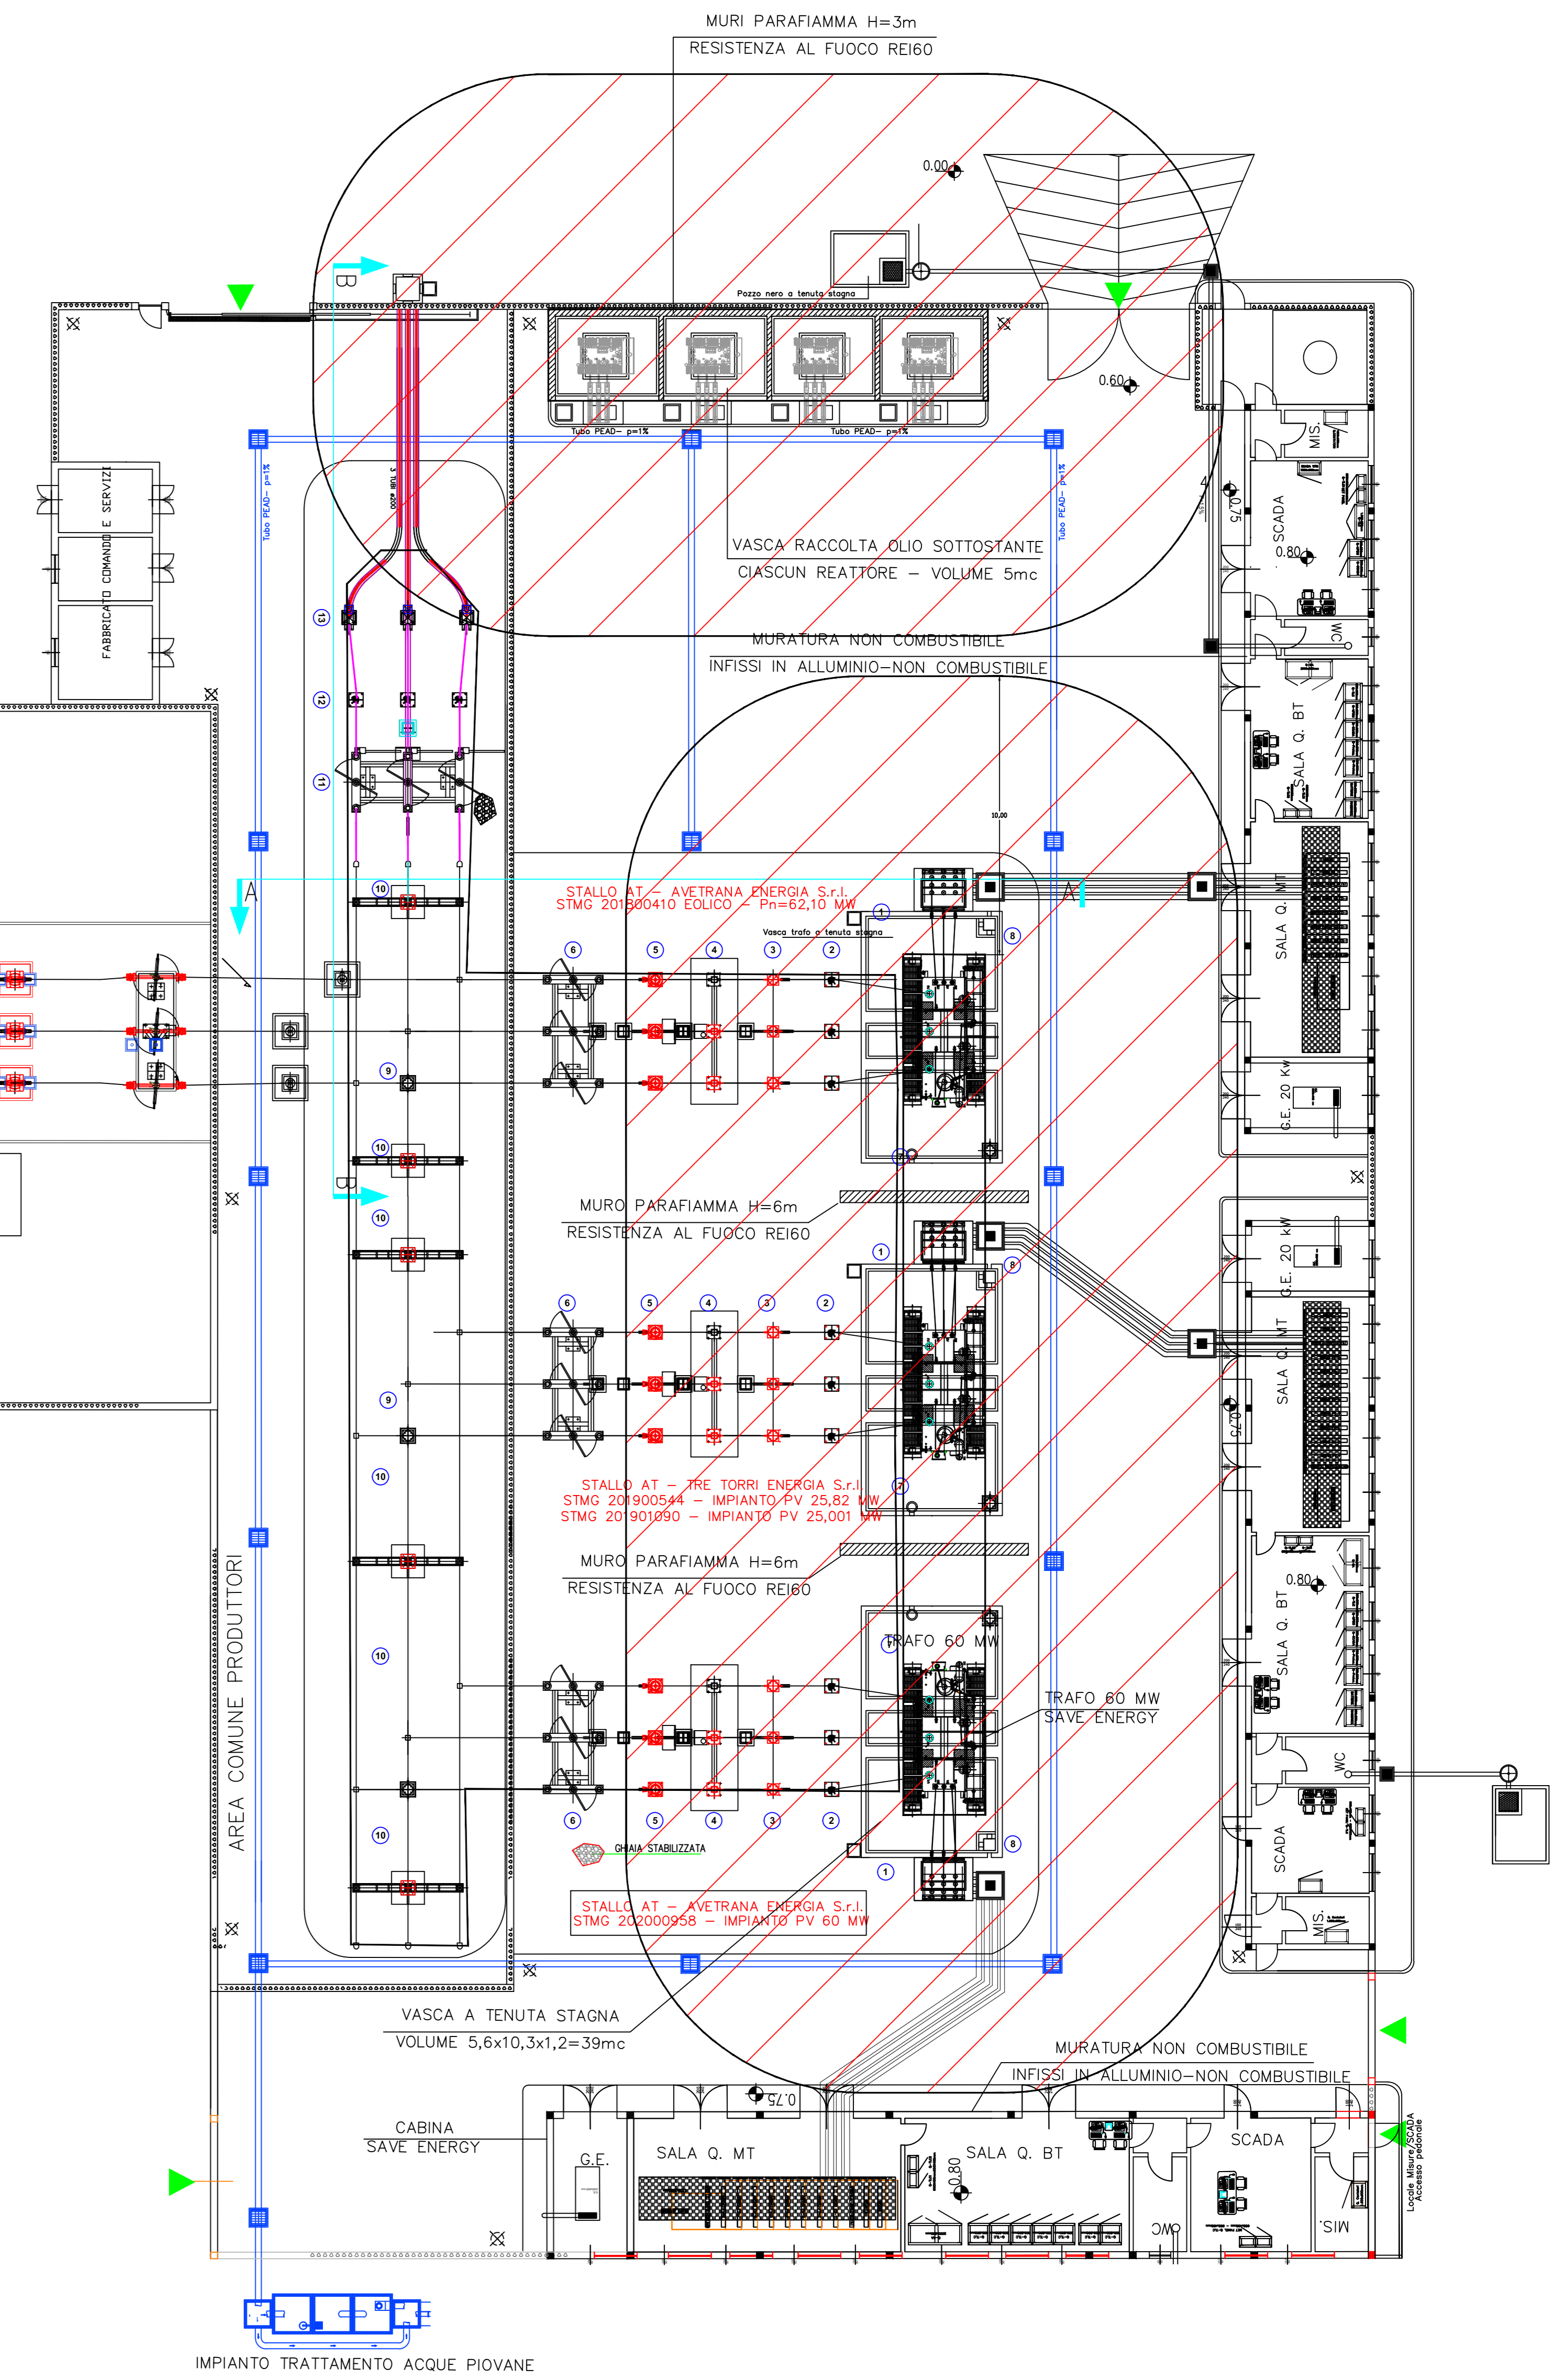

DISTANZE DI SICUREZZA INTERNA ALLA CABINA
 (Capo 1 art.2.1 Tab. 1 – DM 15 luglio 2014)

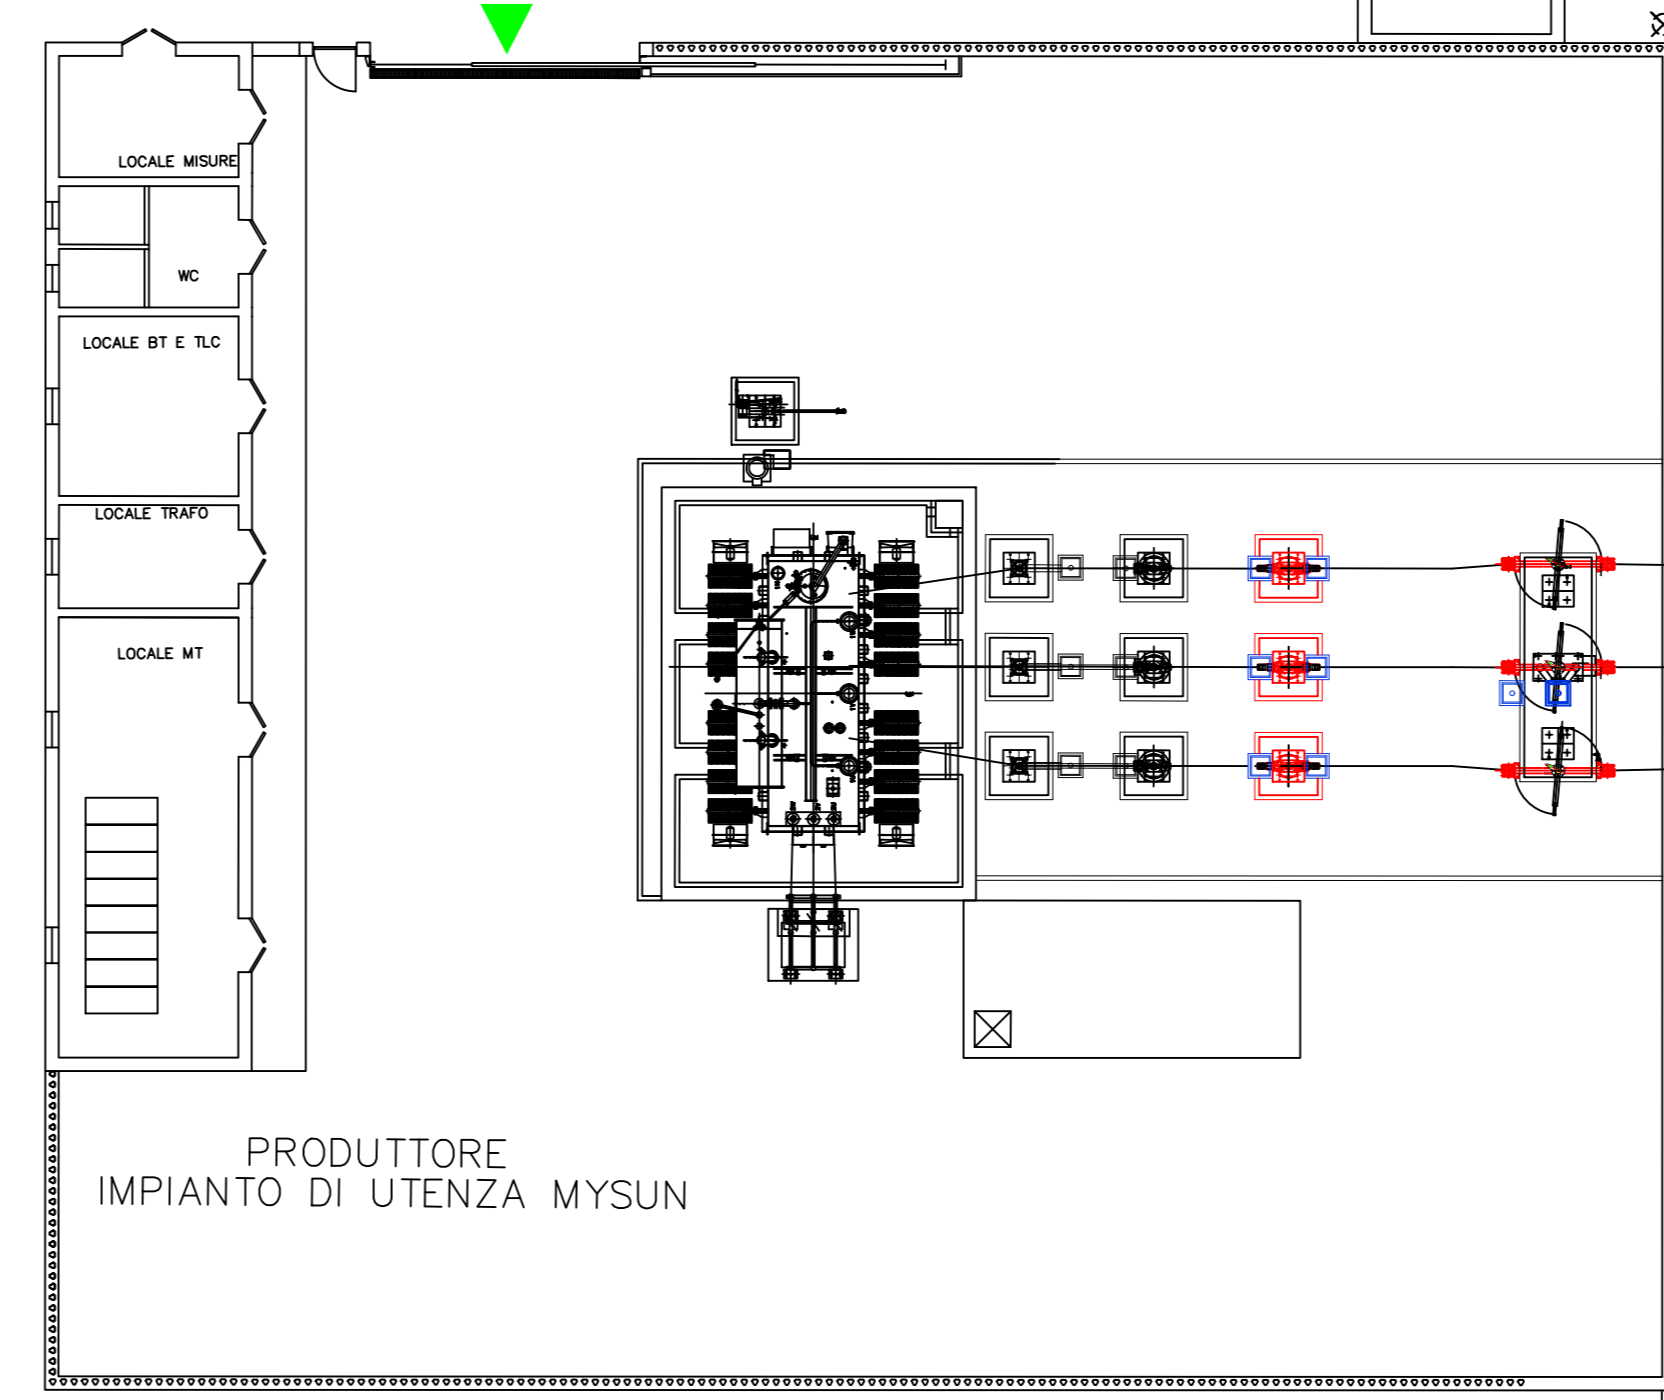

DISTANZE DI SICUREZZA INTERNA ALLA CABINA
 (Capo 1 art.2.2 Tab. 2 – DM 15 luglio 2014)

Regione Puglia
 COMUNE DI SALICE SALENTINO - COMUNE DI VEGLIE
 PROVINCIA DI LECCE

PROGETTO PER LA REALIZZAZIONE DI IMPIANTO PER LA PRODUZIONE DI ENERGIA ELETTRICA DA FONTI RINNOVABILI, NONCHE' OPERE CONNESSE ED INFRASTRUTTURE, DI POTENZA PREVISTA INMESSA IN RETE FINE A 60 MW ALIMENTATO DA FONTE EOLICA DENOMINATO "SAVE ENERGY"

OPERE DI CONNESSIONE E INFRASTRUTTURE PER IL COLLEGAMENTO ALLA RETE
 Comune di Veglie (SP) - Comune di Salice Salentino (SP) - Avetrana (FG)

PROGETTO DEFINITIVO
 Codice Progetto: 602099

Scale: 1:500 NV
 PLANIMETRIA DISTANZE DI SICUREZZA ANTINCENDIO

3_27

602099_ElaboratoGrafico_3_27

ENERWIND s.r.l. Via S. Maria Maddalena, 10 70015 - MOTTOLA (FG) Tel. +39 0871 220000 Fax +39 0871 220001 Email: info@enerwind.it	AVETRANA ENERGIA s.r.l. Via S. Maria Maddalena, 10 70015 - MOTTOLA (FG) Tel. +39 0871 220000 Fax +39 0871 220001 Email: info@avetranaenergia.it
--	---

Scale: 1:500 NV