


Keyplan 1: 25000

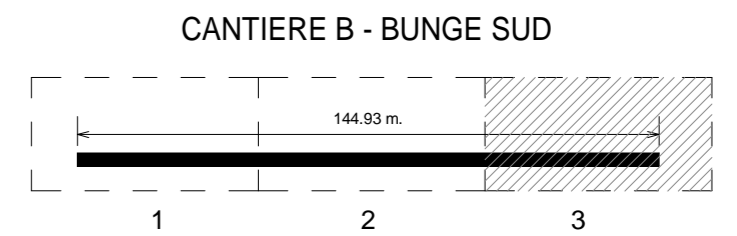

LEGENDA

	Limite area di cantiere		Torre faro
	Esistente		Piperack e tubazione oli
	Fondazioni Bitta		Impianto acque meteoriche
	Fondazioni Silos		Impianto Elettrico

Nota:
Durante la fase di costruzione, il piperack e le tubazioni oli presenti in banchina, devono essere dismessi per poi essere ripristinati a cantiere ultimato a carico del gestore.

NOTE

1. TUTTE LE COORDINATE SONO RIFERITE AL SISTEMA ETRS89 / UTM zone 32N
2. TUTTE LE QUOTE SONO ESPRESSE IN m E RIFERITE AL CAPOALDO IGM* (RMN2)
3. TUTTE LE DIMENSIONI SONO ESPRESSE IN m SALVO OVE DIVERSAMENTE SPECIFICATO



APPROFONDIMENTO CANALI CANDIANO E BAIONA, ADEGUAMENTO BANCHINE OPERATIVE ESISTENTI, NUOVO TERMINAL IN PENISOLA TRATTAROLI E RIUTILIZZO MATERIALE ESTRATTO IN ATTUAZIONE AL P.R.P VIGENTE 2007 - I FASE - PORTO DI RAVENNA

PROGETTO ESECUTIVO

oggetto **BA-BANCHINA "B" - BUNGE SUD**
INTERFERENZE
PLANIMETRIA CENSIMENTO INQUADRAMENTO INTERFERENZE - INQ.3

file 1114-E-BAB-INT-PL-04- 0 codice 1114-E-BAB-INT-PL-04- 0 scala 1:100

Revisione	data	causale	redatto	verificato	approvato
0	28/07/2021	Emissione per approvazione	Minervini	Marcolini	Busola

responsabile delle Integrazioni Specialistiche: **Ing. Lucia de Angelis**
responsabile del Procedimento: **Ing. Matteo Graziani**

committente contraente generale

Autorità di Sistema Portuale del Mare Adriatico Centro Settentrionale
Via Antonio Guano, 31
48122 Ravenna Consorzio Stabile Grandi Lavori Srl
Piazza del Popolo, 18
00187 Roma DIME - Dredging International NV
Haven 1025 - Schiedamschen 29
20170 Zwijndrecht - Belgium

progettisti
REGENTRA S.p.A.
Via Carlo Cattaneo, 20
37121 Verona
F&M Ingegneria SpA
Via Belvedere 9/10
33035 Mirano (TV)
SISPI srl
Via Filangieri 11
80121 Napoli

Direttore Tecnico **Dott. Ing. Filippo Busola** Direttore Tecnico **Dott. Ing. Tommaso Tassi** Direttore Tecnico **Dott. Ing. Marco Di Stefano**