



1 Planimetria impianti - Inquadramento 1

1: 200

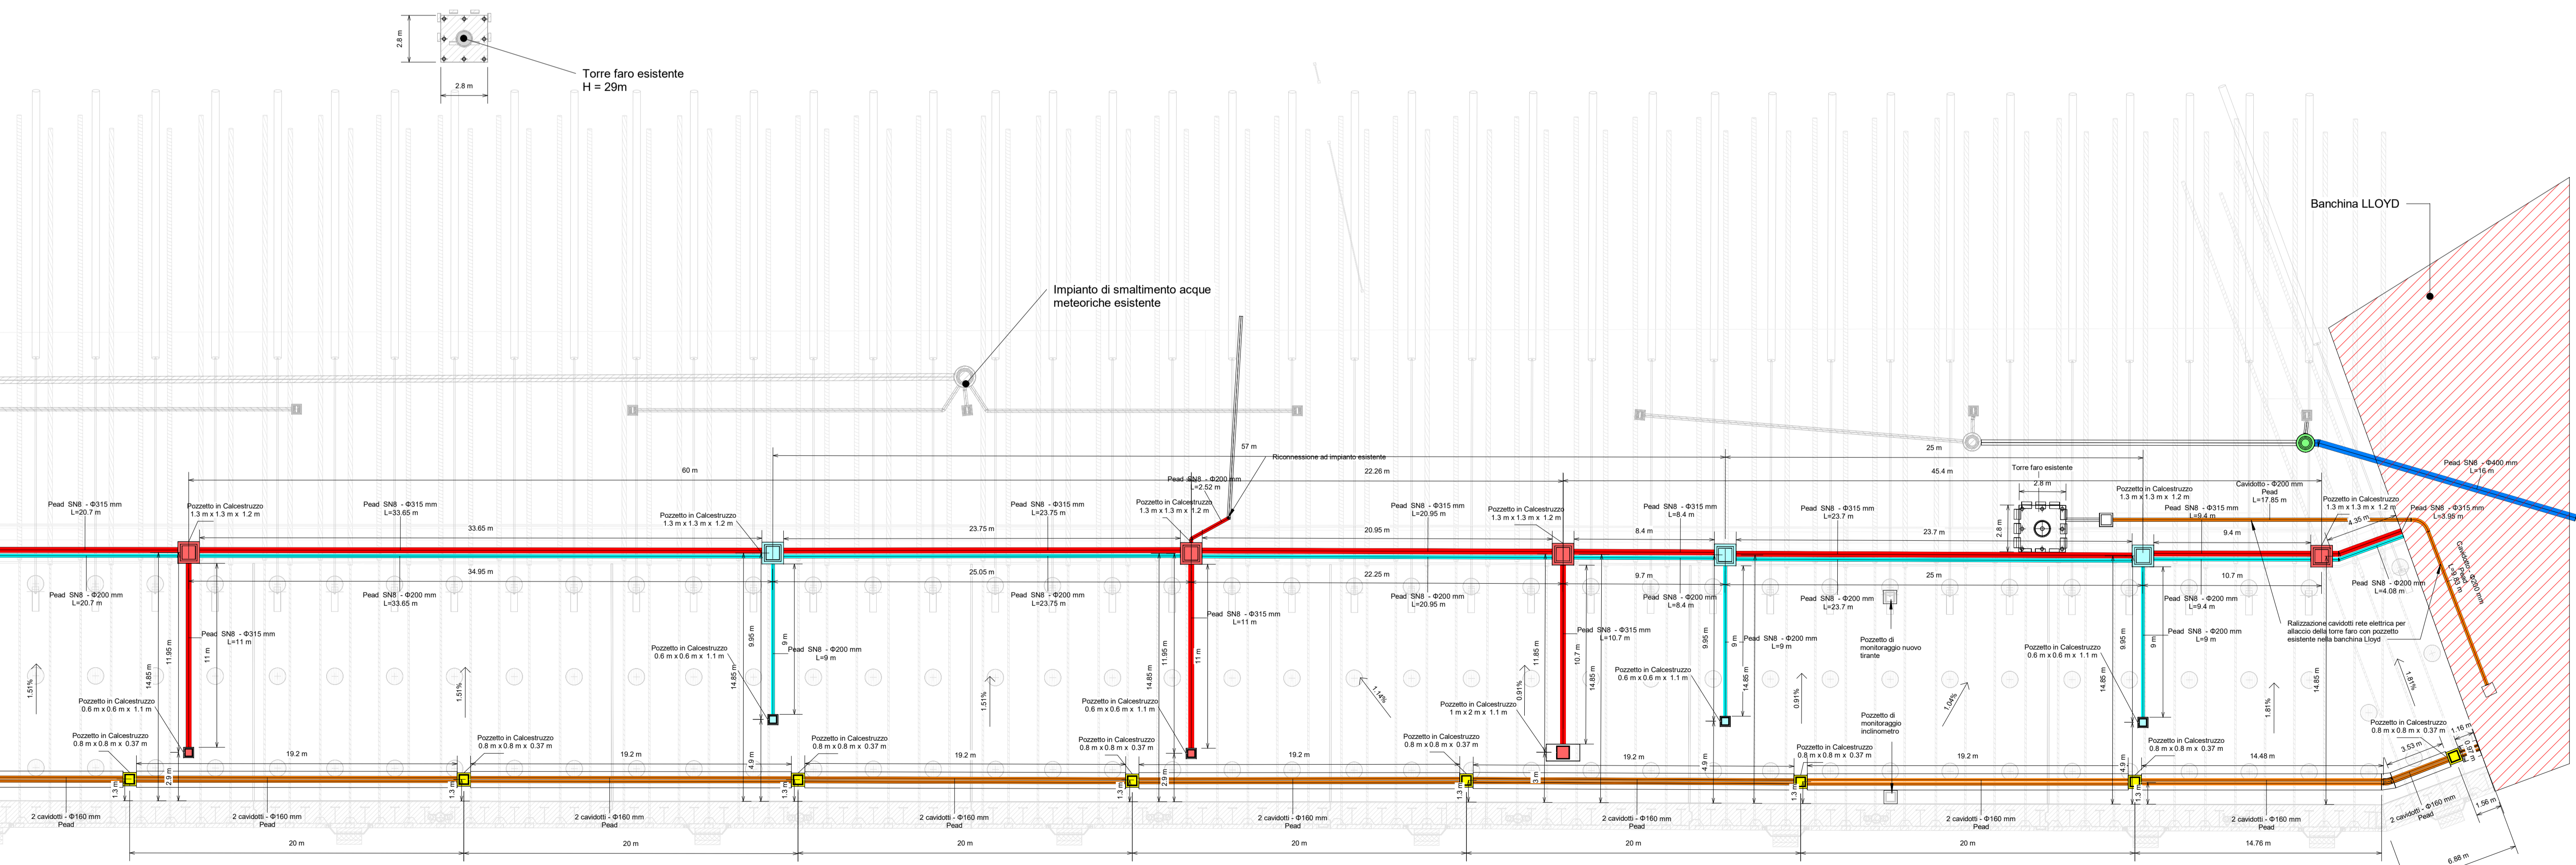

2 Planimetria impianti - Inquadramento 2

1: 200

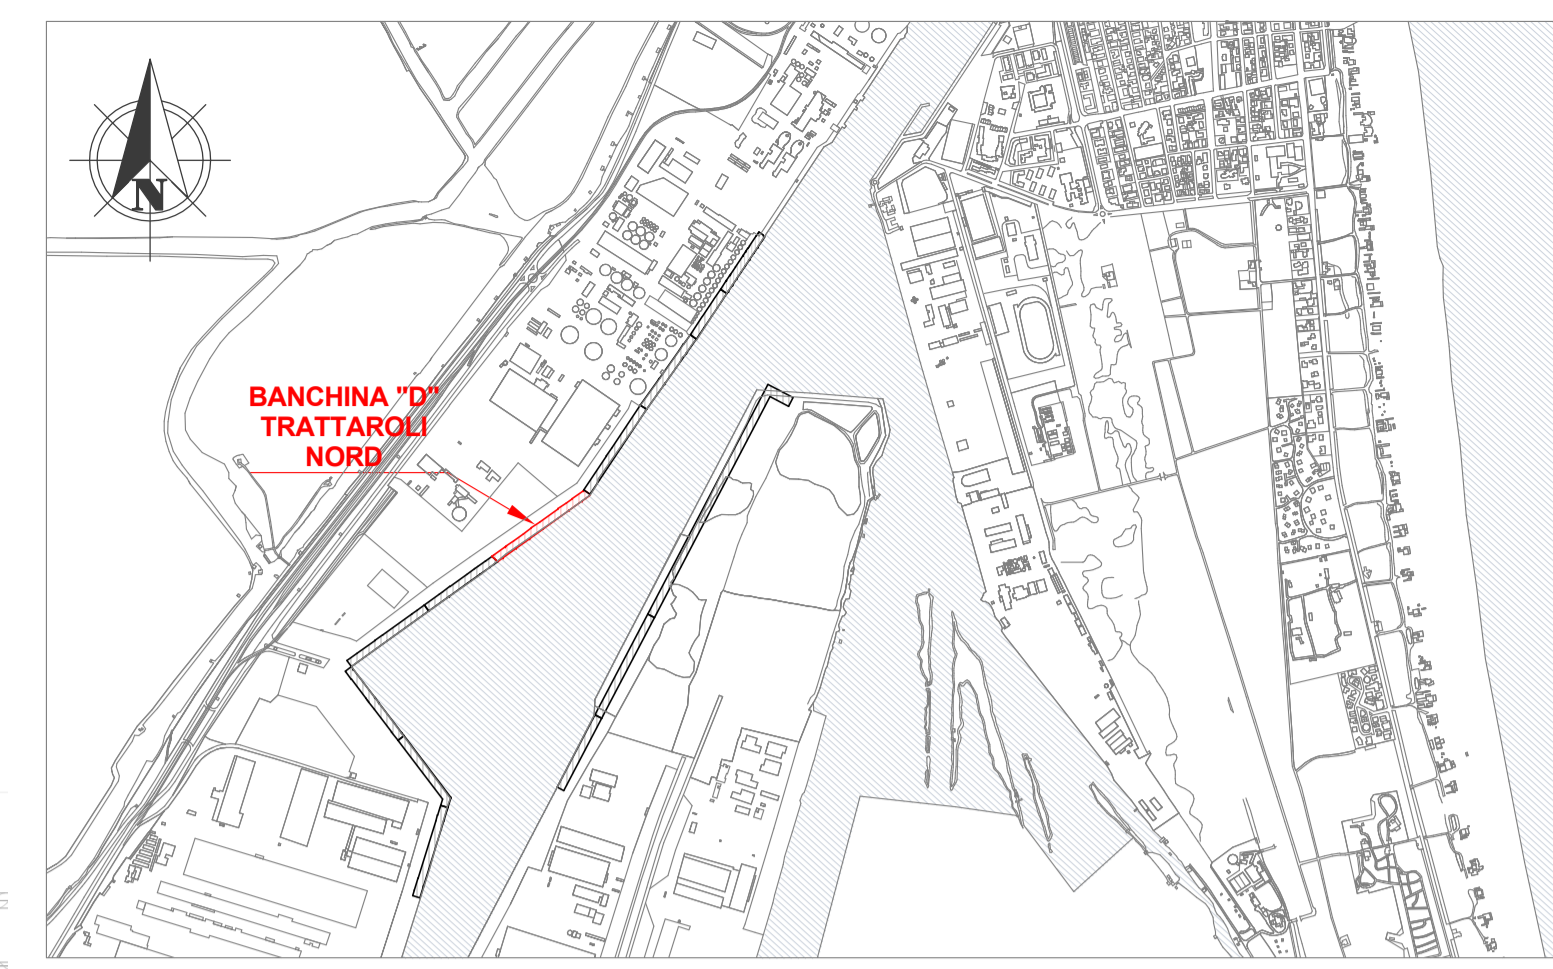

LEGENDA

	Pozzetto cavidotti
	Pozzetto smaltimento acque meteoriche
	Pozzetto linea antincendio
	Pozzetto linea acqua potabile
	Cavidotti
	Tubazioni smaltimento acque meteoriche
	Tubazioni linea antincendio
	Tubazioni linea acqua potabile
	Impianti e strutture esistenti

NOTE

- TUTTE LE COORDINATE SONO RIFERITE AL SISTEMA ETRS89 / UTM zone 32N
- TUTTE LE QUOTE SONO ESPRESSE IN METRI E RIFERITE AL CAPOSALDO IGM* (RMN2)
- TUTTE LE DIMENSIONI SONO ESPRESSE IN M SALVO OVE DIVERSAMENTE SPECIFICATO
- 1 m.m. = + 0.06 RISPETTO AL CAPOSALDO IGM (RMN2)

HUB PORTUALE ravenna



APPROFONDIMENTO CANALI CANDIANO E BAIONA, ADEGUAMENTO BANCINE OPERATIVE ESISTENTI, NUOVO TERMINAL IN PENISOLA TRATTAROLI E RIUTILIZZO MATERIALE ESTRATTO IN ATTUAZIONE AL P.R.P. VIGENTE 2007 - I FASE - PORTO DI RAVENNA

PROGETTO ESECUTIVO

oggetto **BANCHINA "D" - CEMENTILCE (UNIGRA' ITALTERMINAL) (TRATTAROLI NORD) IDRAULICA PLANIMETRIA RETI DI PROGETTO**
 file **1114-E-BAD-IDR-PL-01-1** codice **1114-E-BAD-IDR-PL-01-1** scala **1:200**

Revisione	data	causale	redatto	verificato	approvato
0	28/07/2021	Emissione da approvazione	Castagna	Pasinato	Busola
1	06/12/2021	Revisione per riscontro validazione	Donella	Pasinato	Busola

responsabile delle integrazioni Specialistiche: **Ing. Lucia de Angellis**
 responsabile del Procedimento: **Ing. Matteo Graziani**

committente **Autorità di Sistema Portuale del Mare Adriatico centro settentrionale**
 contraente generale **Consorzio Stabile Grandi Lavori S.r.l.**
Dredging International
Consorzio Stabile Grandi Lavori S.r.l. Via Enrico Mattei, 20 00187 Roma
 DPM - Dredging International NV Haven 202 - Schiedamsedijk 30 2070 Zwijndrecht - Belgium

progettisti **CESTRA**
FOM ingegneria
SISPI
Tecnital S.p.A. Via Silvio Cattaneo, 20 37123 Verona
 FOM Ingegneria SpA Via Piangente 6/2 30038 Mirano (VE)
 SISPI srl Via Piangente 11 30038 Mirano (VE)
 Direttore Tecnico **Dott. Ing. Filippo Busola**
 Direttore Tecnico **Dott. Ing. Tommaso Tassi**
 Direttore Tecnico **Dott. Ing. Marco Di Stefano**