

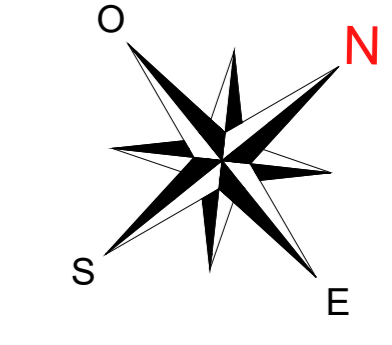


BANCHINA TRATTAROLI SUD
CANTIERE "G"
PLANIMETRIA SOTTOSERVIZI DI
PROGETTO
Scala 1:250

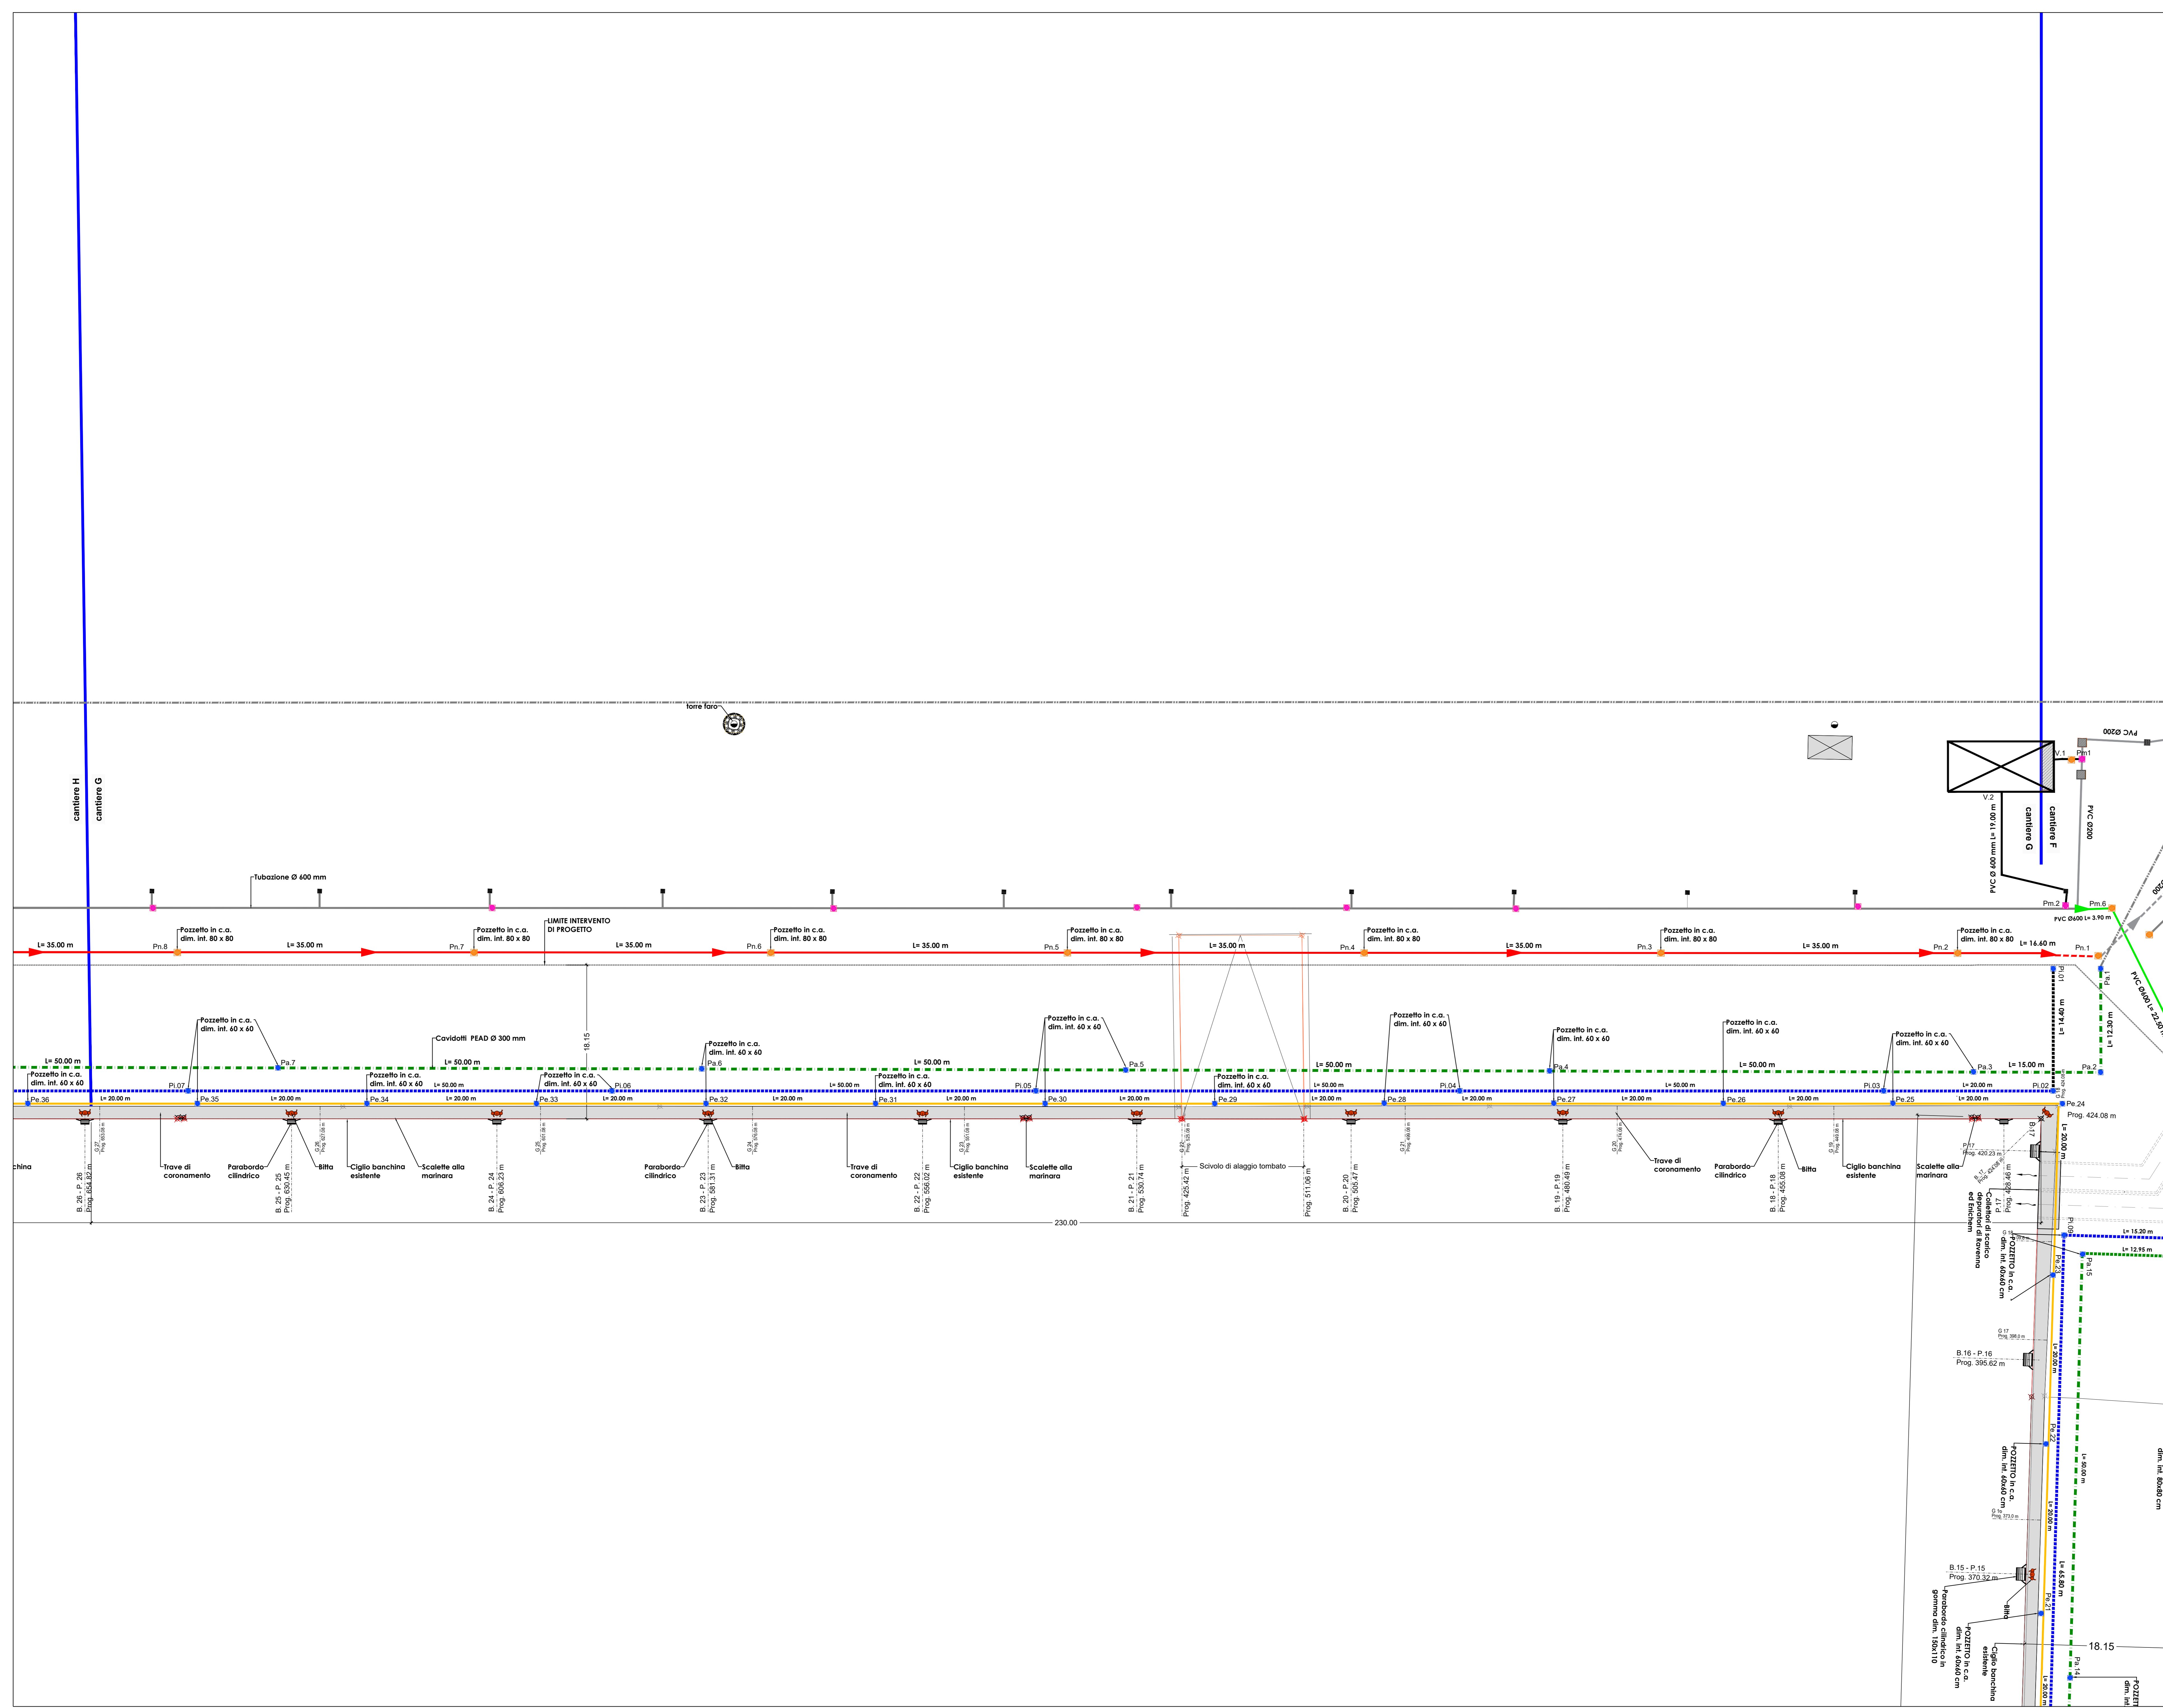

KEYPLAN

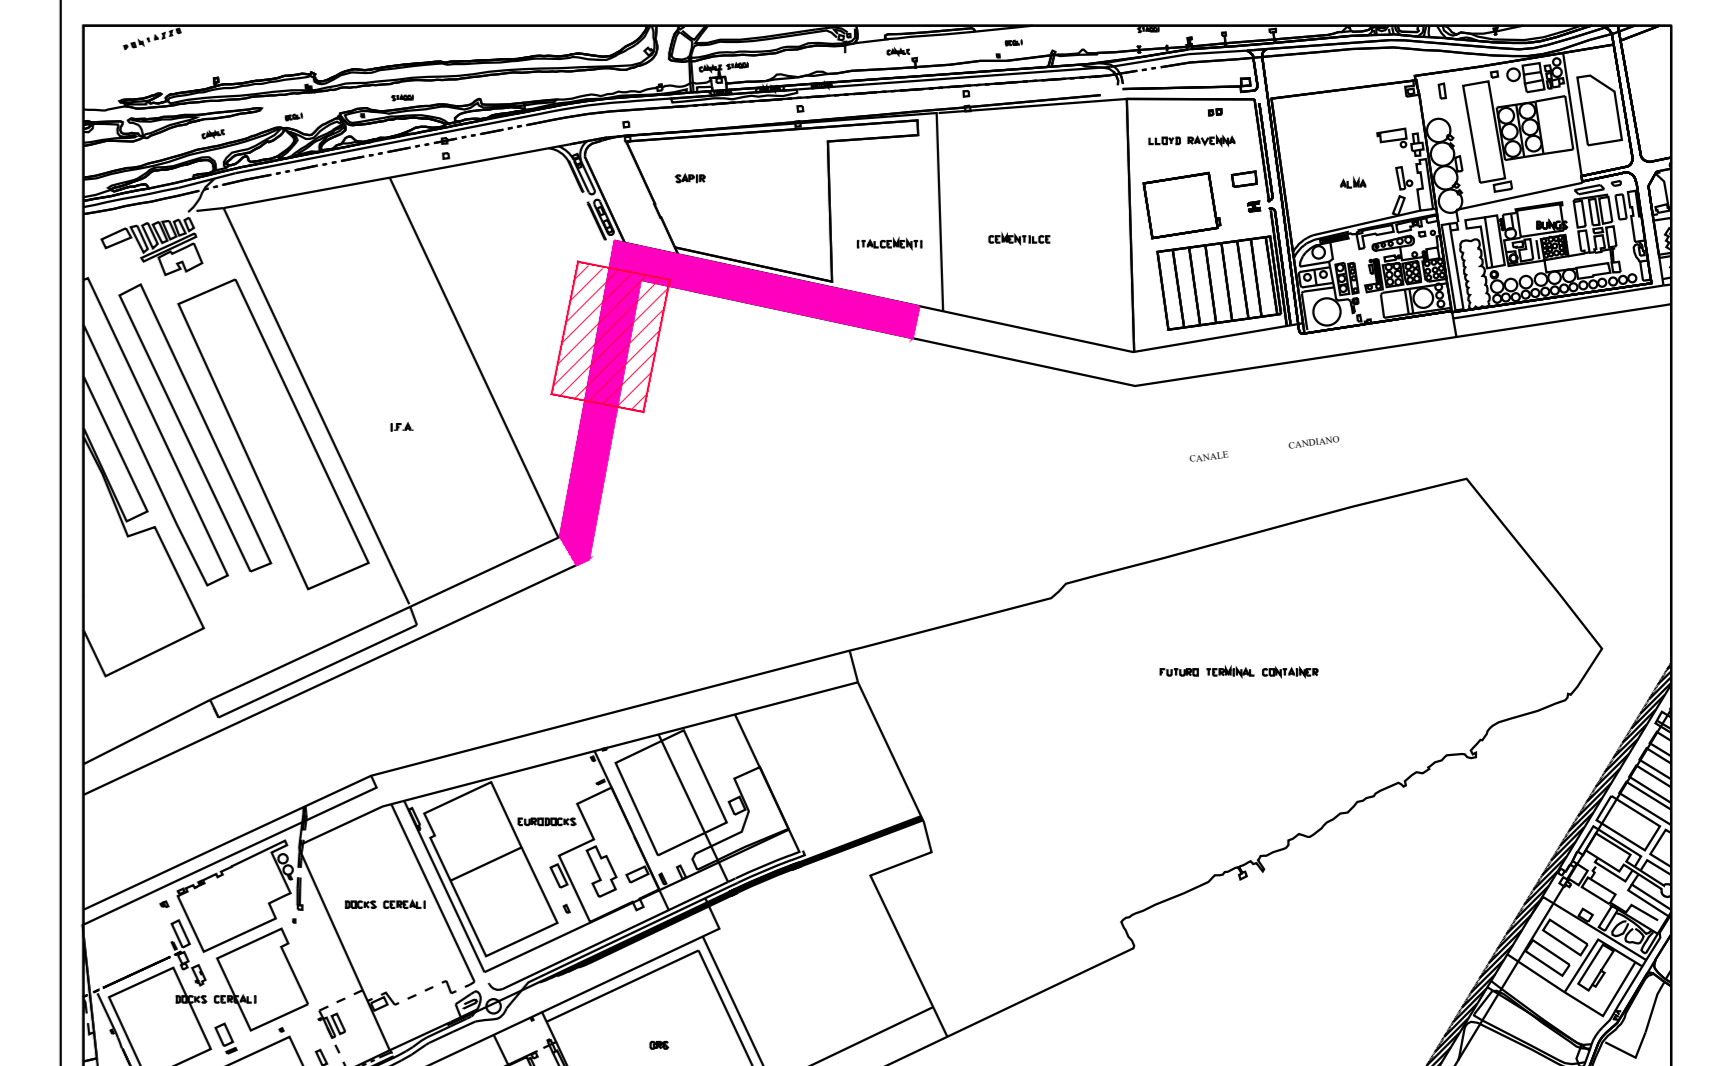

LEGENDA	Descrizione
[Symbol]	CHUSINO Dim. 200x200 cm
[Symbol]	CHUSINO Dim. 100x100 cm
[Symbol]	CHUSINO Dim. 50x50 cm
[Symbol]	CHUSINO Dim. 20x20 cm
[Symbol]	CHUSINO Dim. 10x10 cm
[Symbol]	CHUSINO Dim. 5x5 cm
[Symbol]	CAVILLOTTI ACQUE METEORICHE Dim. 50x50 cm
[Symbol]	Pa. xx n. 7 pozzetti impianto sifono
[Symbol]	Pa. xx n. 10 pozzetti produzione impianti
[Symbol]	Pa. xx n. 4 pozzetti impianto smaltimento acque meteoriche
[Symbol]	Pa. xx n. 8 pozzetti impianto smaltimento acque nere
[Symbol]	Pa. xx n. 07 pozzetti impianto antincendio

LEGENDA IMPIANTI	Descrizione
[Symbol]	ACQUE NERE ESISTENTI
[Symbol]	RACCOLTA ACQUE METEORICHE ESISTENTI
[Symbol]	RETE ANTINCENDIO ESISTENTE
[Symbol]	TUBAZIONE PVC Ø 200
[Symbol]	ACQUE NERE DI PROGETTO
[Symbol]	TUBAZIONE PVC Ø 600 ACQUE METEORICHE DI PROGETTO
[Symbol]	CAVILLOTTI PEAD Ø 300 mm PER RETE ANTINCENDIO
[Symbol]	TUBAZIONE PEAD Ø 200 mm ACQUA POTABILE
[Symbol]	CAVILLOTTI PEAD Ø 200 mm PREDISPOSIZIONE IMPIANTI

HUB PORTUALE ravenna

APPROFONDIMENTO CANALI CANDIANO E BAIONA, ADEGUAMENTO BANCHINE OPERATIVE ESISTENTI, NUOVO TERMINAL IN PENISOLA TRATTAROLI E RIUTILIZZO MATERIALE ESTRATTO IN ATTUAZIONE AL R.P.R. VIGENTE 2007 - I FASE - PORTO DI RAVENNA

PROGETTO ESECUTIVO

oggetto BA-BANCHINA "G" - TRATTAROLI SUD/NORD
IMPIANTI
PLANIMETRIA CON INDICAZIONE DEI SOTTOSERVIZI DI PROGETTO

1114-E-BAG-IMP-PL-02-1

Revisione	data	causale	redatto	verificato	approvato
0	28/07/2021	Prima emissione	R. Di Maio	A. Longo	M. Di Stefano
1	15/09/2021	Emissione per approvazione	R. Di Maio	A. Longo	M. Di Stefano

responsabile delle integrazioni Specialistiche: Ing. Lucia de Angelis
responsabile del Procedimento: Ing. Matteo Graziani

committente: **Hub Portuale Ravenna**
contraente generale: **Cesarelli Stabile Grandi Lavori S.p.A.**

progettisti: **FM ingegneria** (Direttore Tecnico: Dott. Ing. Tommaso Tassi) and **SISPI** (Direttore Tecnico: Dott. Ing. Marco Di Stefano)