



IMPIANTO ANTINCENDIO




IMPIANTO ALIMENTAZIONE ELETTRICA

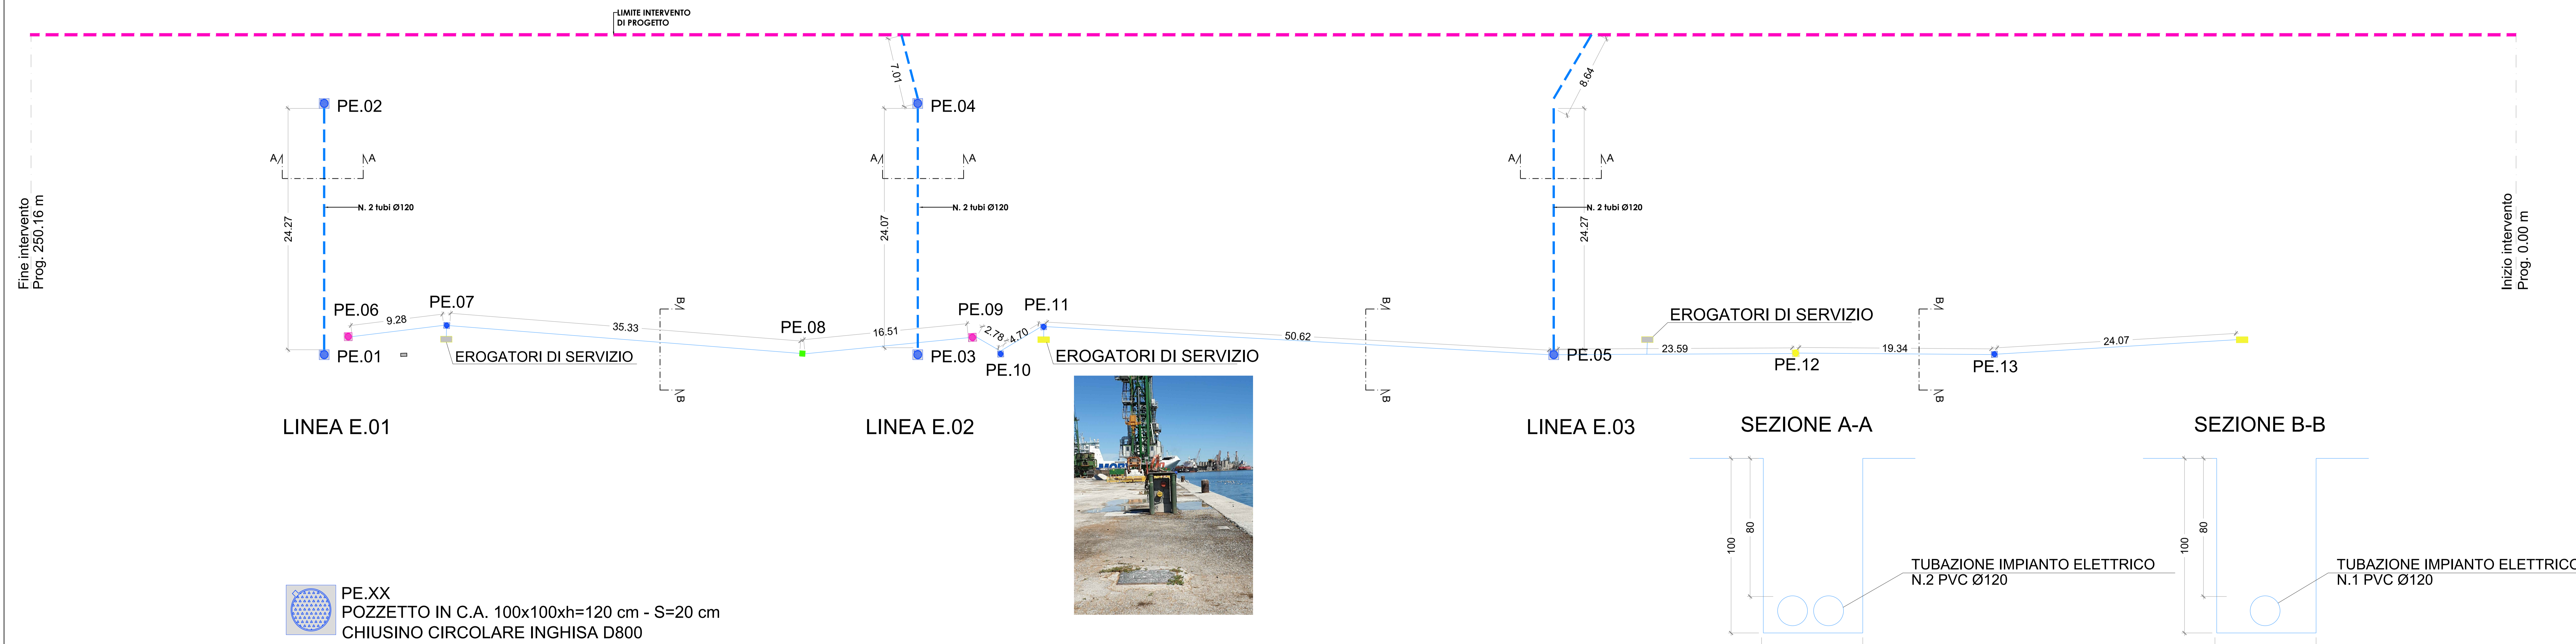

IMPIANTO ALIMENTAZIONE ELETTRICA MT

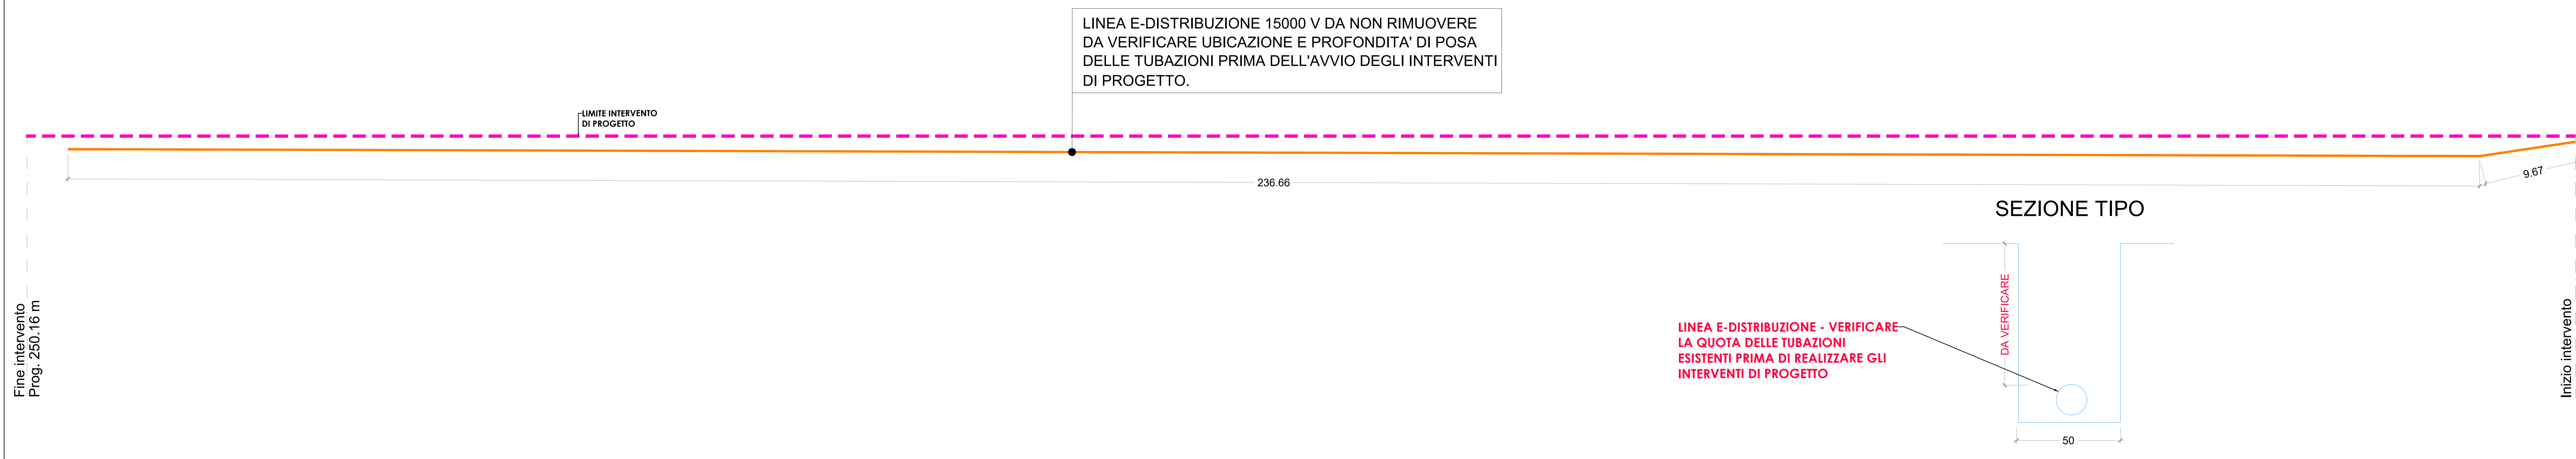


SCHEMA UNIFILARE IMPIANTI NEL SOTTOSUOLO DA RIMUOVERE scala 1:200

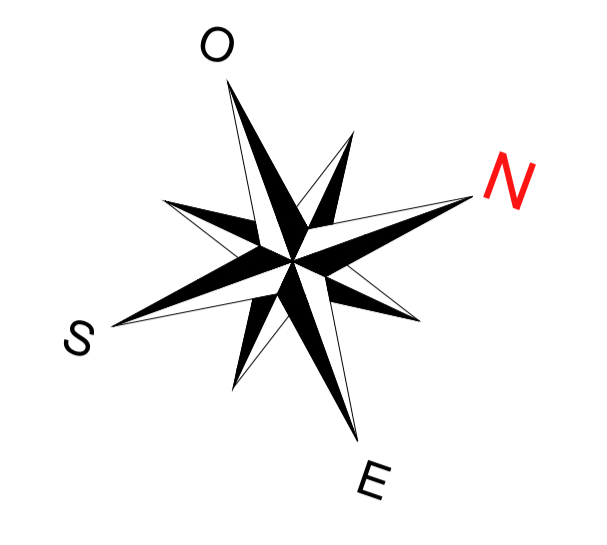

LEGENDA IMPIANTI

	RETE ELETTRICA MT 15000 V (desumibile da disegno e-distribuzione prot. 0495513 del 14/08/2021)
	IMPIANTO ELETTRICO ALIMENTAZIONE GRU
	IMPIANTO ANTINCENDIO

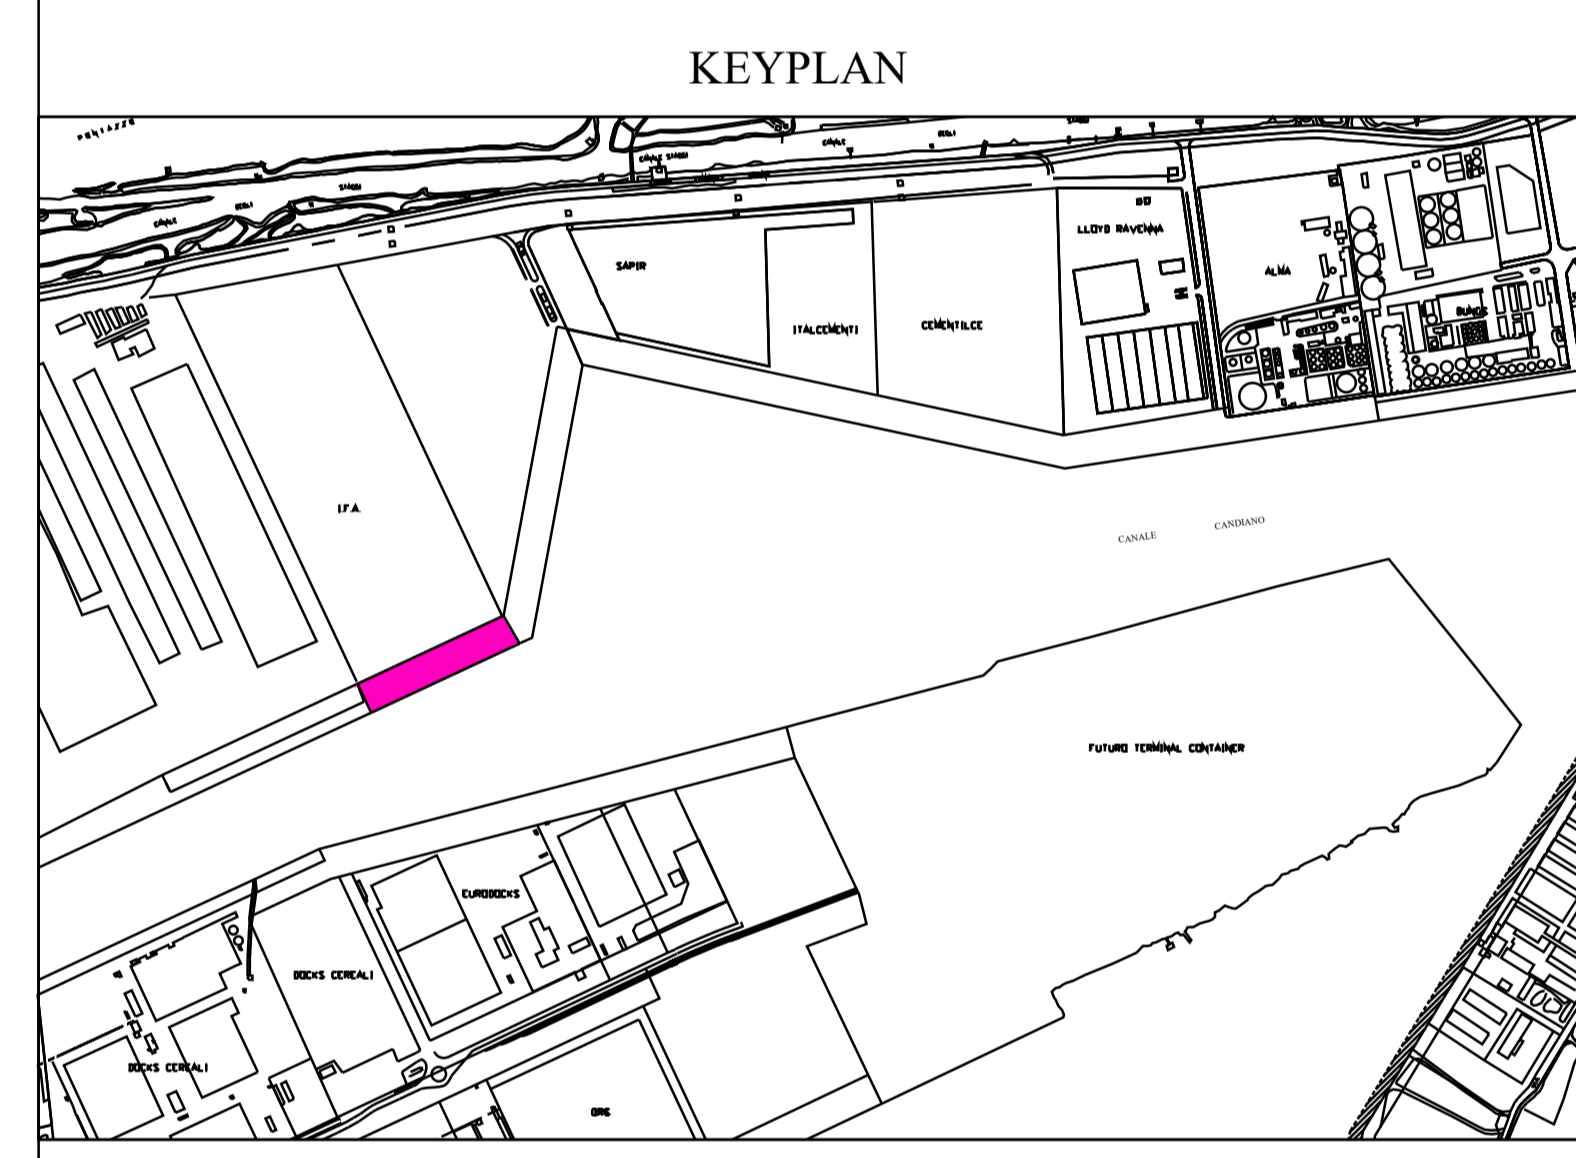

**HUB PORTUALE ravenna**

APPROFONDIMENTO CANALI CANDIANO E BAIONA, ADEGUAMENTO BANCHINE OPERATIVE ESISTENTI, NUOVO TERMINAL IN PENISOLA TRATTAROLI E RIUTILIZZO MATERIALE ESTRATTO IN ATTUAZIONE AL P.R.P. VIGENTE 2007 - I FASE - PORTO DI RAVENNA

PROGETTO ESECUTIVO

oggetto: BA- BANCHINA T - IFA ELABORATI GRAFICI GENERALI SCHEMA UNIFILARE IMPIANTI DA RIMUOVERE

NO	1114-E-BAI-IMP-PT-01-0.DWG	DATA	1114-E-BAI-IMP-PT-01-0	SCALE	1:200
REVISIONE	0	DATA	15/09/2021	EMISSO	EMissione per approvazione
				REVISOR	R. Di Maio
				VERIFICATO	A. Longo
				APPROVATO	M. Di Stefano

responsabile delle integrazioni Specialistiche: Ing. Lucia de Angelis

responsabile del Procedimento: Ing. Matteo Graziani

committente:

contraente generale:

progettisti: