



PIANTA RIFUGIO 1:50
VUE EN PLAN ABRIS 1:50

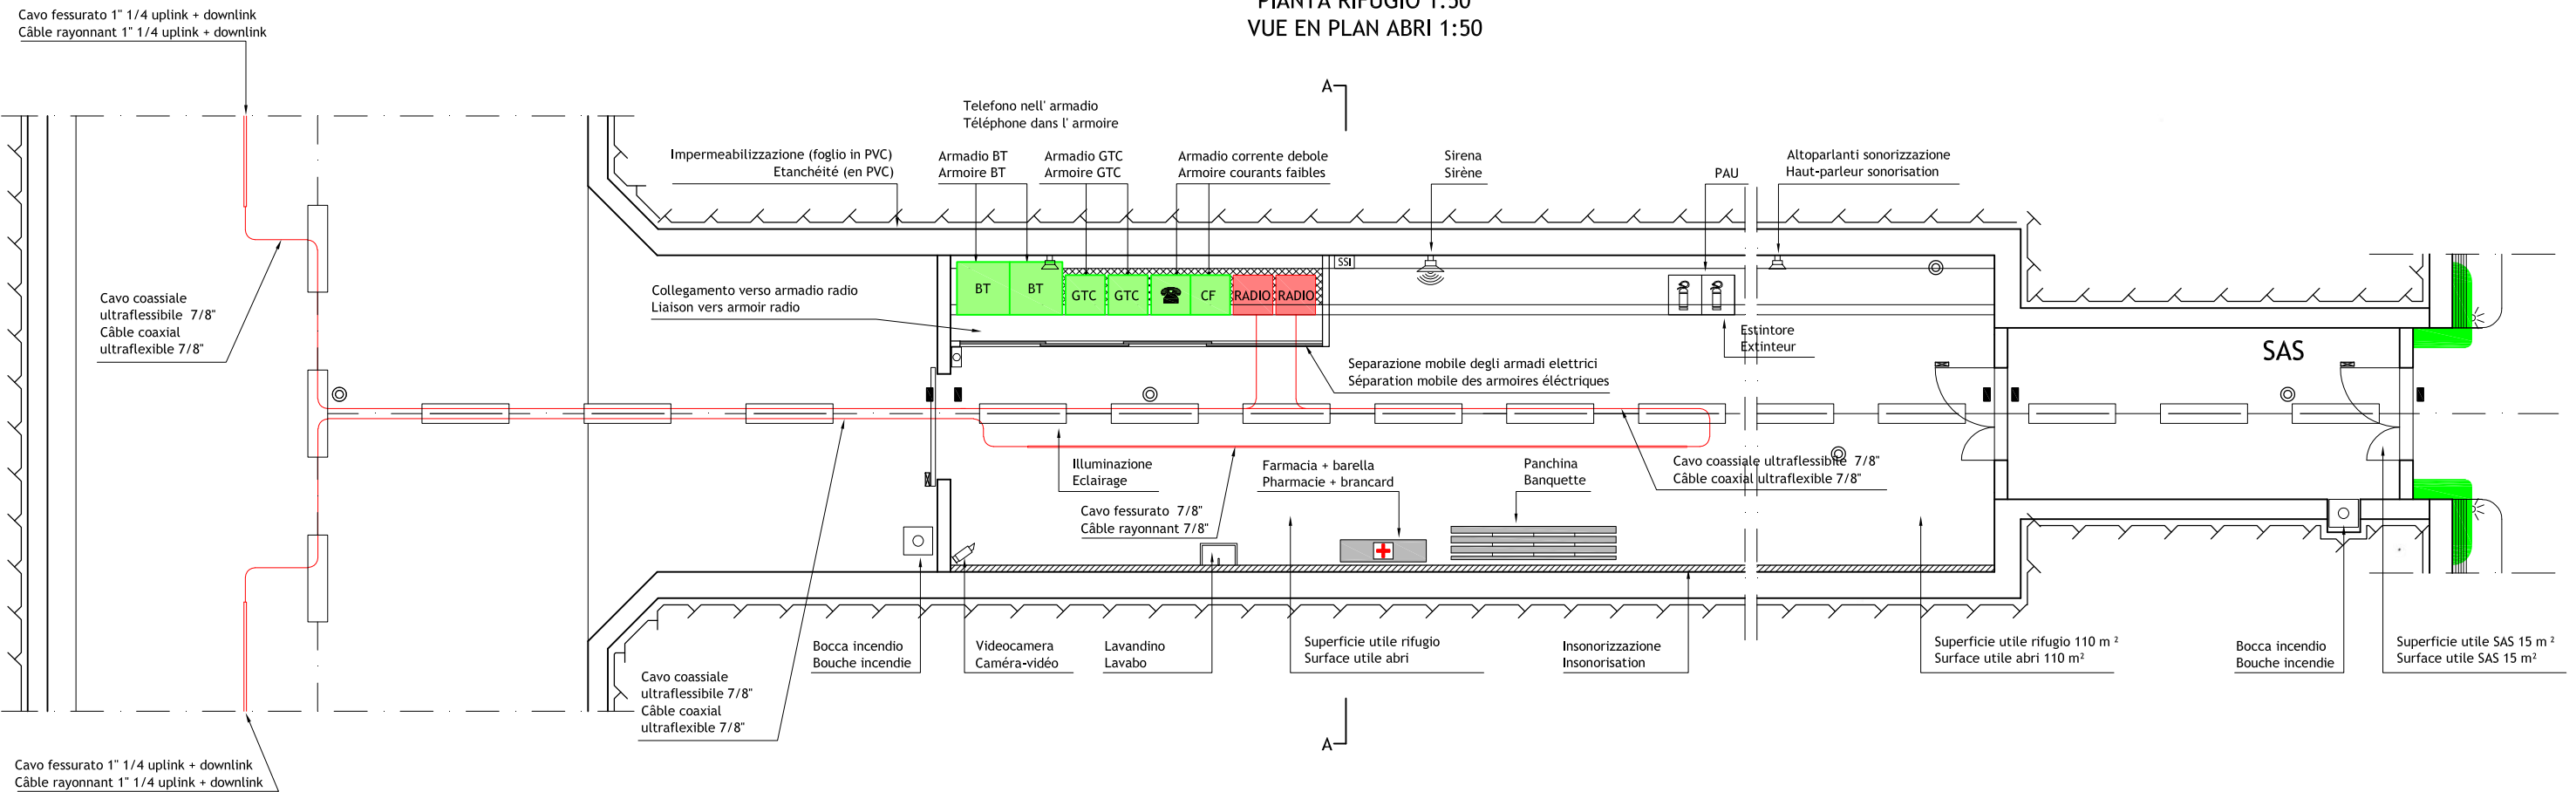

SEZIONE A-A 1:25
COUPE A-A 1:25

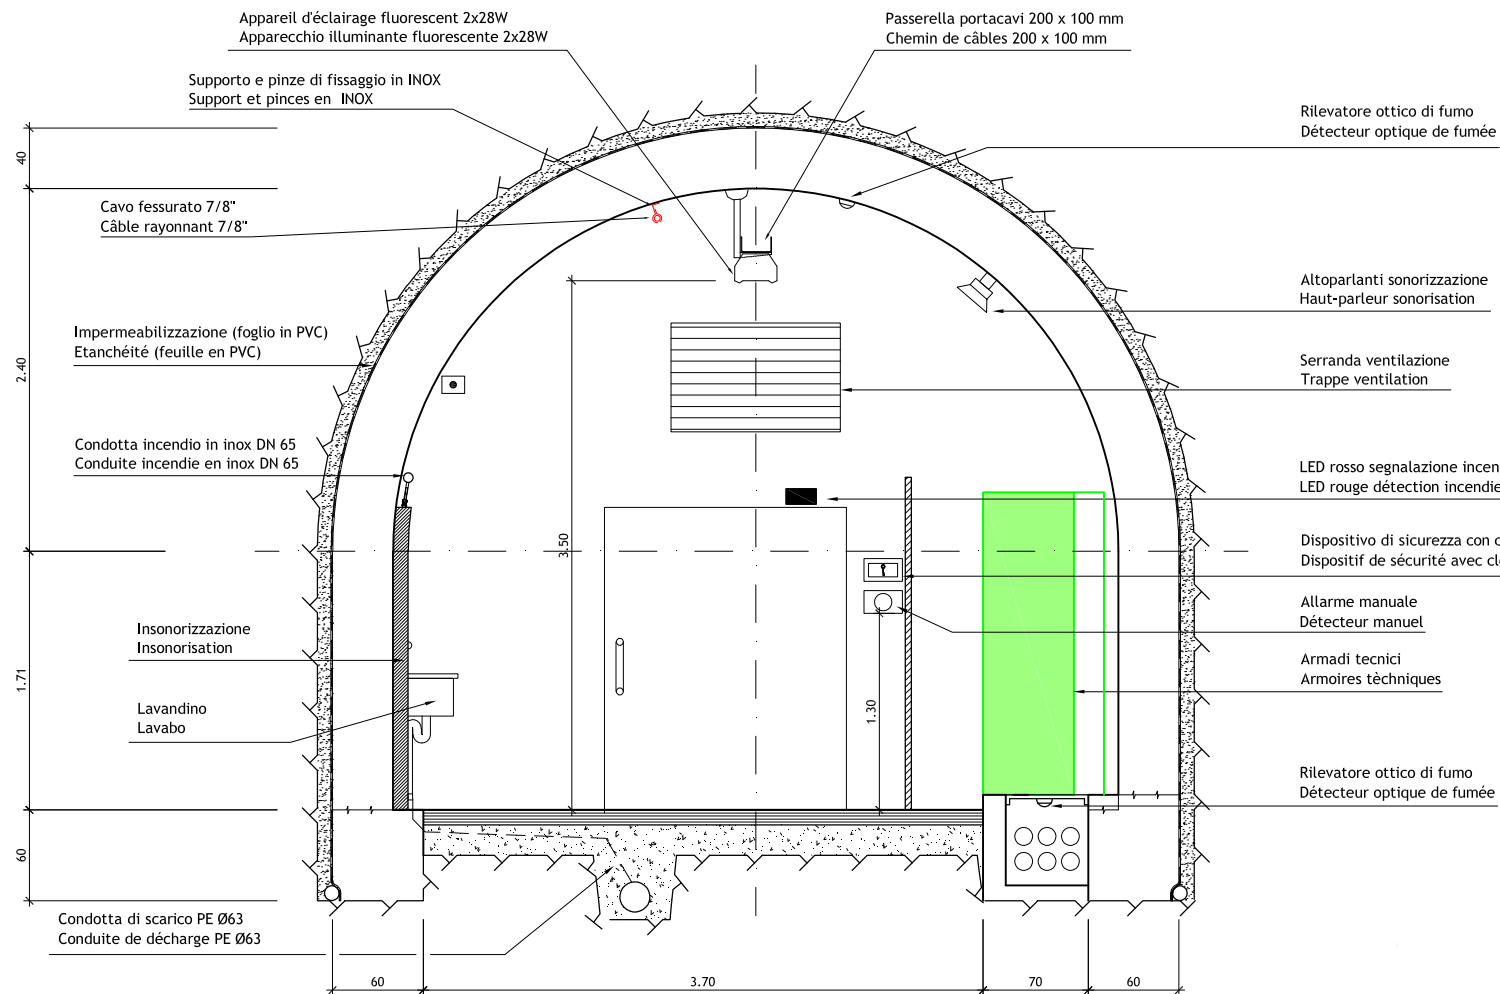

LEGENDA
LEGENDE

- ⊙ Rilevatore ottico di fumo / Détecteur optique de fumée
- ☐ Allarme manuale incendio / Déclencheur Manuel incendie
- LED rosso segnalazione incendio / LED rouge détection incendie
- Sensore magnetico / Capteur magnétique
- Bocca incendio / Bouche incendie
- ▬ Apparecchio illuminante fluorescente 2x28W / Appareil d'éclairage fluorescente 2x28W
- SSI Stazione sicurezza incendio / Station sécurité incendie


Stampa professionale con sigillo del Dott. Ing. Russo Marco, iscritto all'Ordine degli Ingegneri della Provincia di Milano, n. 72982. Note: Per genio civile vedere disegni relativi / Note: Pour genie civil voir plans relatifs.

LOMBARDI SA
INGEGNERI CONSULENTI

Traforo Autostradale del Fréjus / Tunnel Routier du Fréjus
COSTRUZIONE GALLERIA DI SICUREZZA / CONSTRUCTION GALERIE DE SECURITE

PROGETTO DEFINITIVO 2006 / PROJET 2006
GALLERIA DI SICUREZZA / GALERIE DE SECURITE
RADIO / RADIO
DISPOSIZIONE TIPO NEI RIFUGI / DISPOSITION TYPE DANS LES ABRIS
PIANTA - SEZIONE / VUE EN PLAN - COUPE

SCALA GRAFICA - ECHELLE GRAPHIQUE :

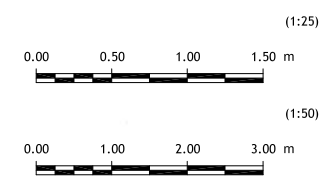

24.11.2006	Dom/RM	GL/UG	No	Aggiornamento / Mise à jour	B
15.09.2006	Dom/RM	GL/UG	No	6145.2-P-244A	A
Formato : 84x60		Scala : 1:25/50		No. L. F.	No. Com.

Progettisti: Ing. Andrea Mordasini, Dott. Ing. Marco Russo - Lombardi SA
Collaborazione specialistica: Ing. Laudo Glarey, Ing. Urs Grässlin