






PARTICOLARE D PIANTA - passerella approdo presa a mare impianto antincendio SCALA 1:50

PARTICOLARE A PIANTA - accessi bitte a terra SCALA 1:50

PARTICOLARE E PIANTA - sistema di accesso al serbatoio per l'incremento del liquido schiumogeno ai cannoncini del pontile SCALA 1:50


PARTICOLARE B PIANTA - piano di appoggio per prodotti infustati SCALA 1:50

PARTICOLARE C PIANTA - pontiletto per carico e scarico prodotti infustati SCALA 1:50

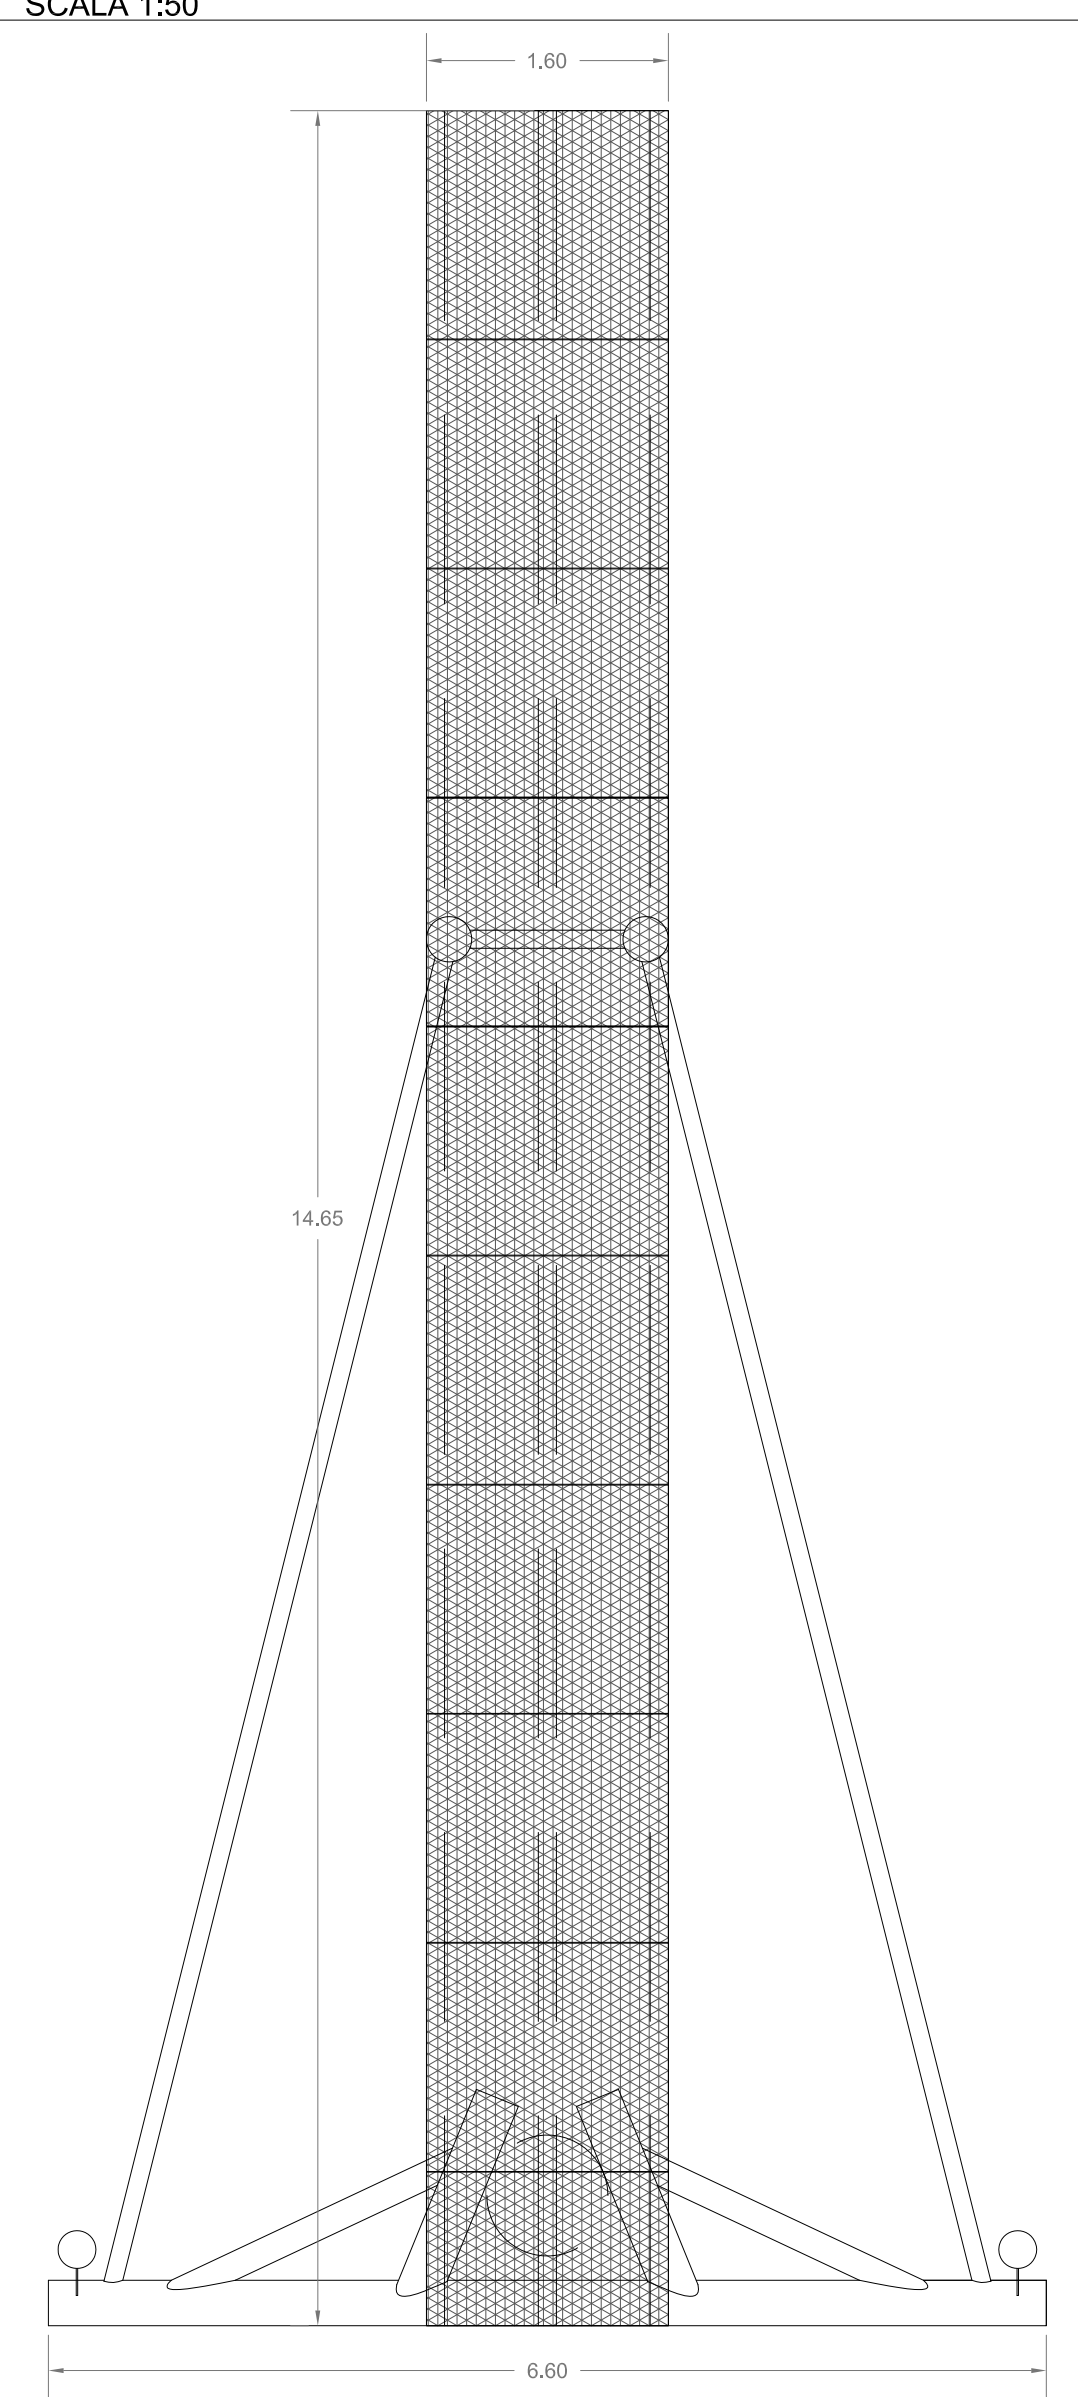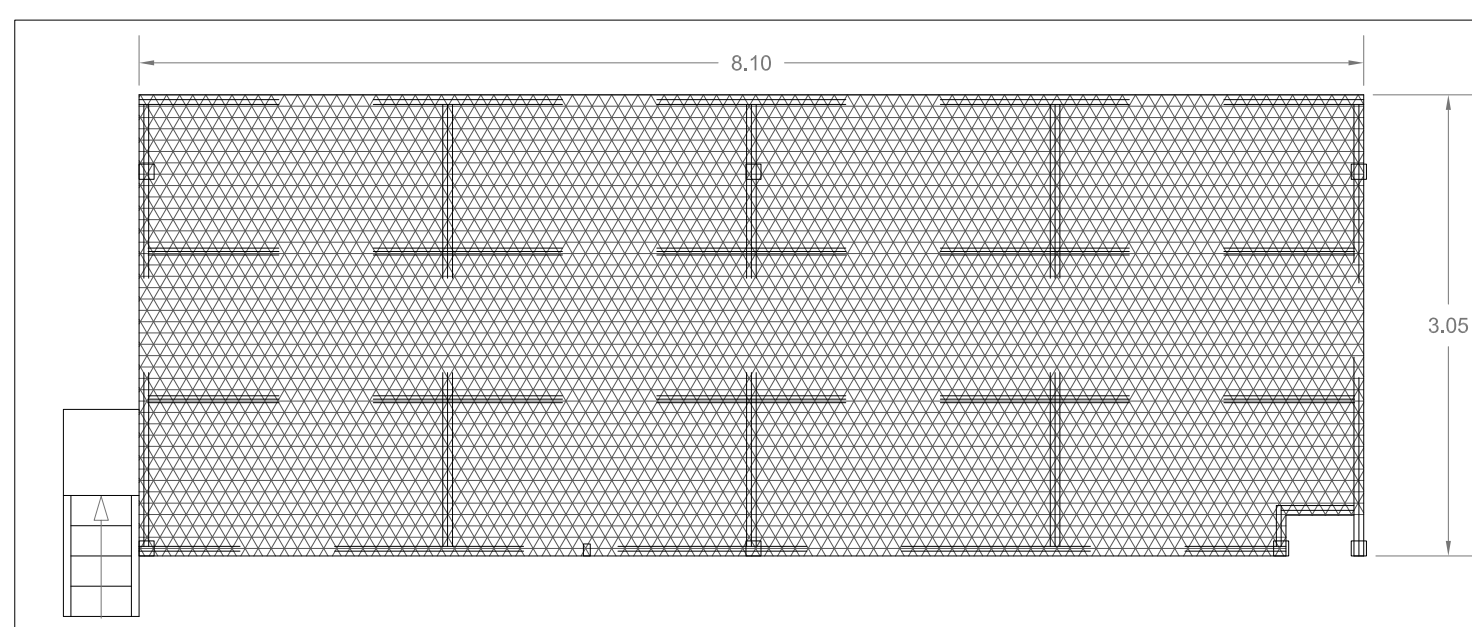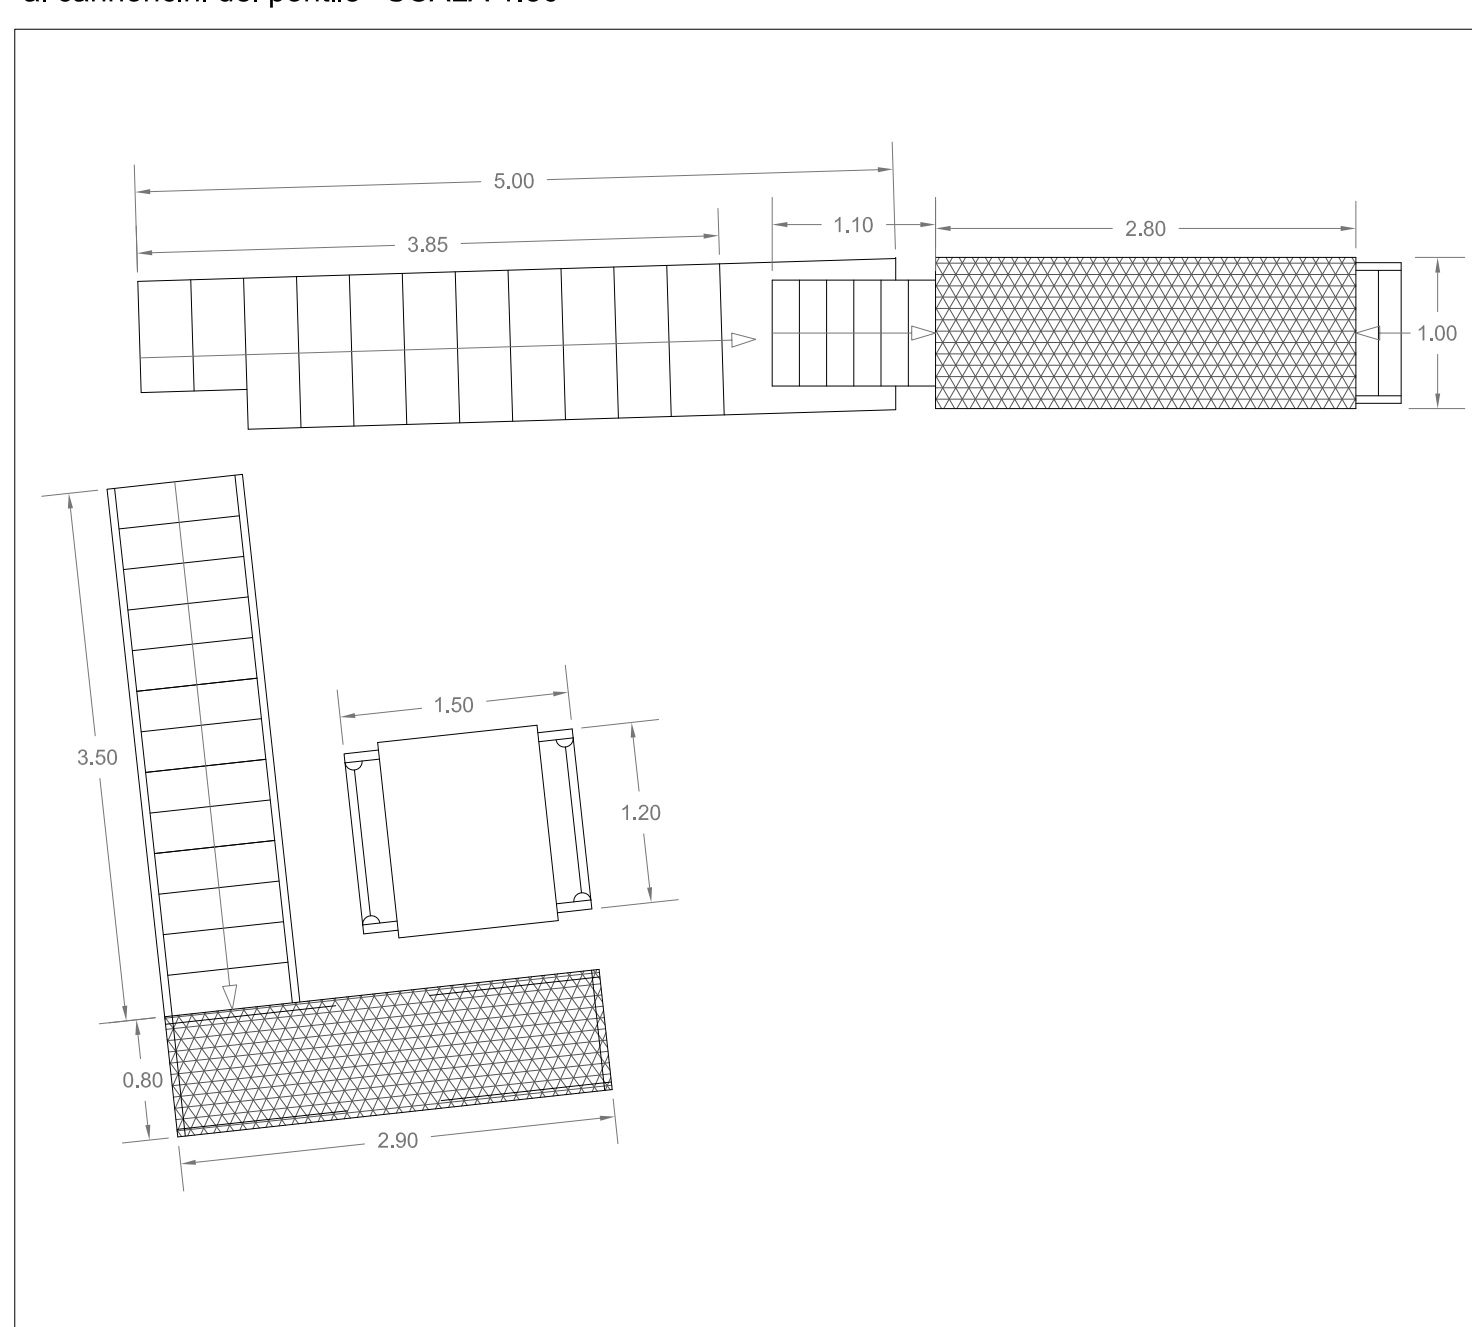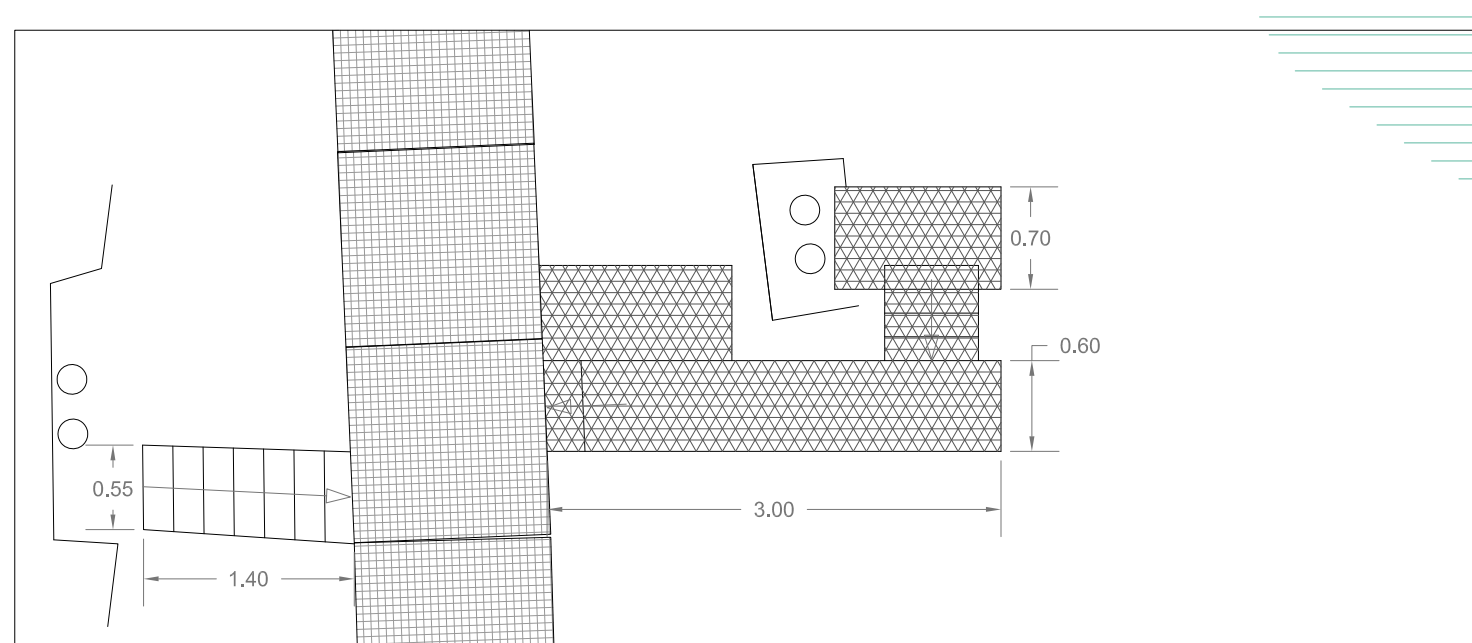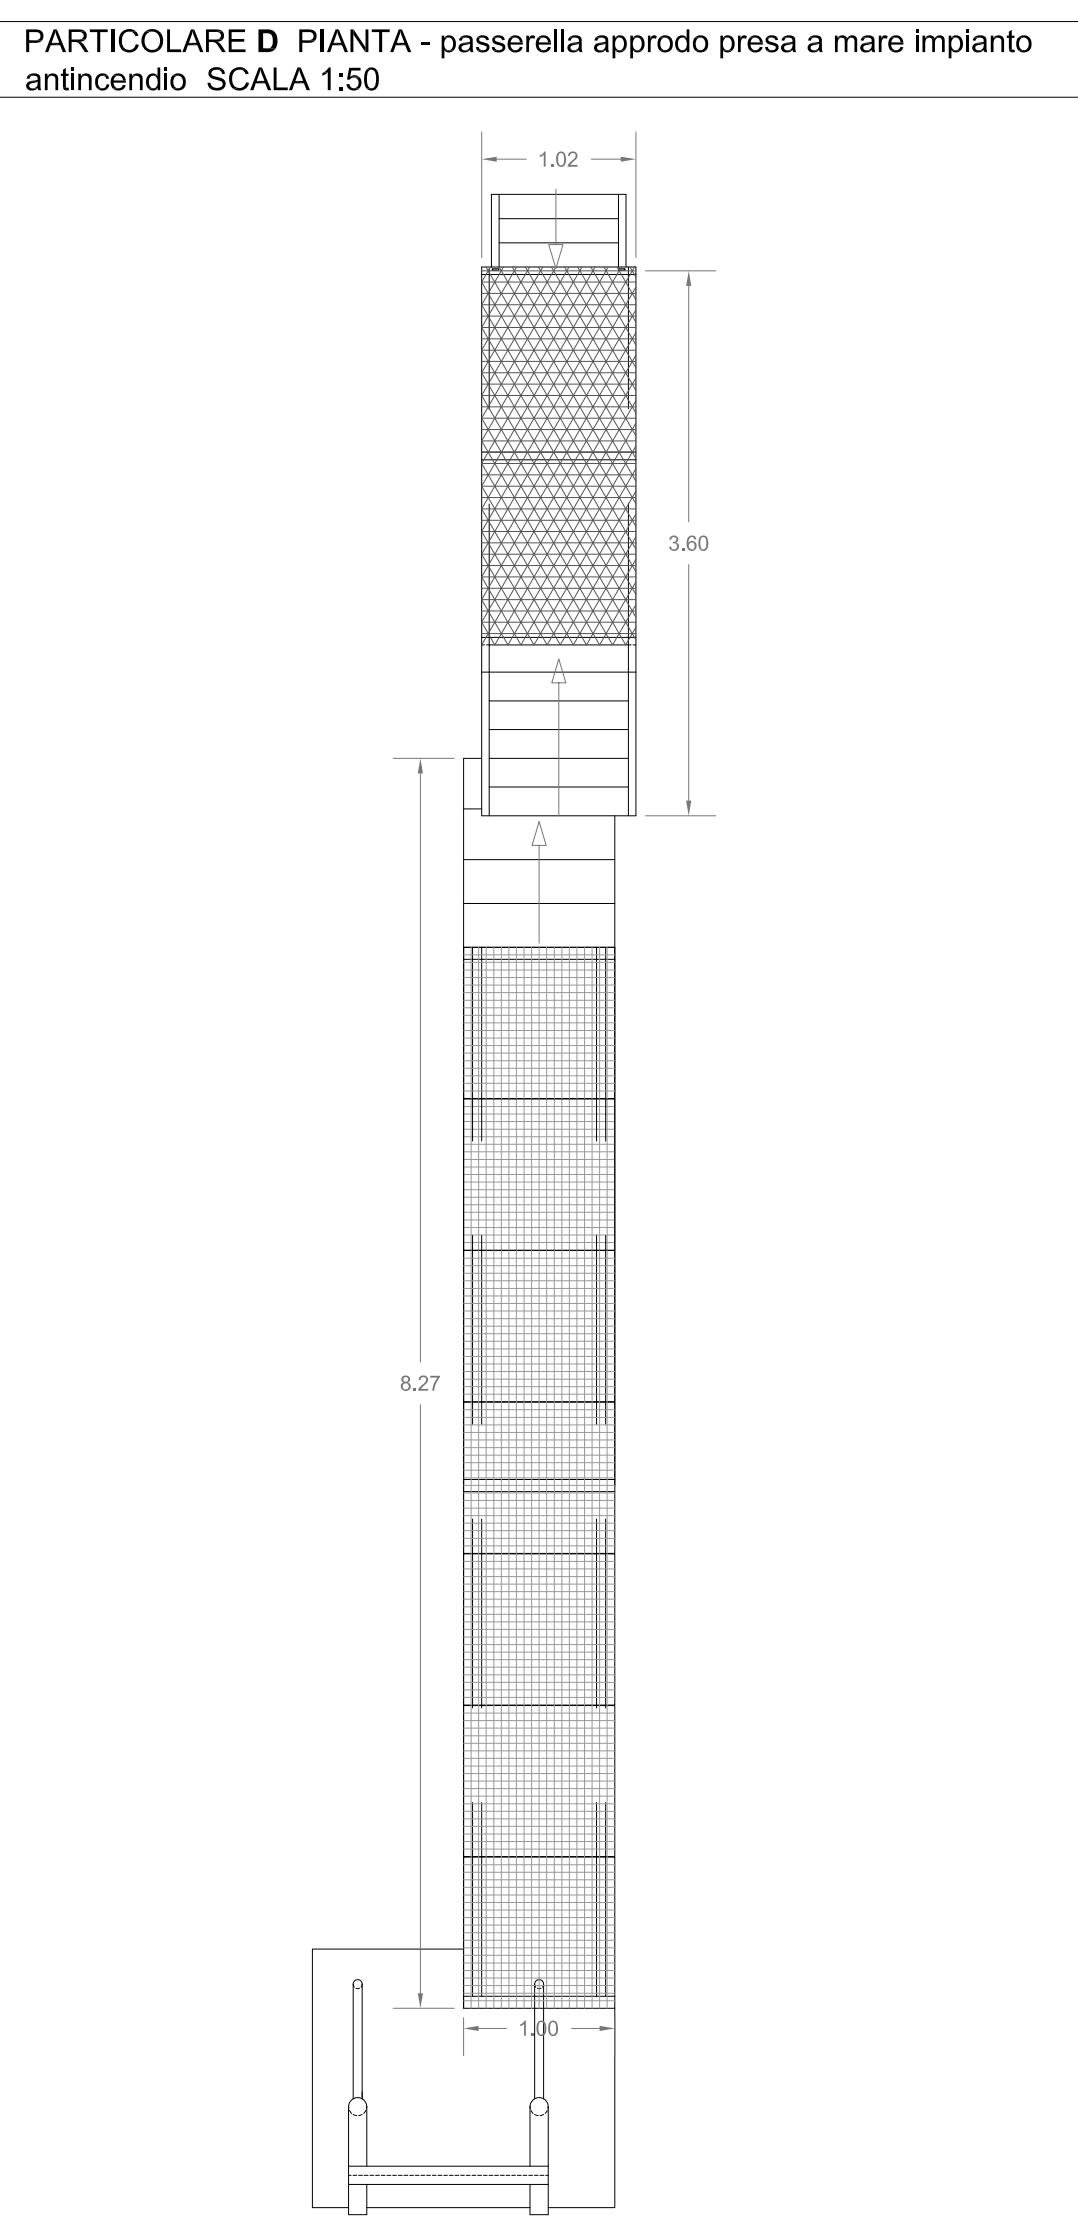

LEGENDA

1. PIAZZOLA FINALE
  2. PASSERELLA 1
  3. STRUTTURA INFERIORE ALLA PIAZZOLA PER RACCOLTA OLI
  4. PIAZZOLA INTERMEDIA
  5. POSTAZIONE FISSA
  6. PASSERELLA 2
  7. ACCESSI BITTE A TERRA
  8. PIANO DI APOGGIO PER PRODOTTI INFUSTATI
  9. PONTILETTO PER CARICO E SCARICO PRODOTTI INFUSTATI
  10. PASSERELLA APPRODO PRESA A MARE IMPIANTO ANTINCENDIO
  11. SEDE PASSAGGIO IMPIANTI
  12. SERBATOIO PER L'INCREMENTO DEL LIQUIDO SCHUMOGENO AI CANNONCINI DEL PONTILE
  13. LOCALE QUADRO CONTATORI
  14. VARCO DI ACCESSO AL PONTILE
- STRUTTURA IN CA  
 — STRUTTURA IN FERRO DI SOSTEGNO DELLA PASSERELLA  
 ● PALLI ILLUMINAZIONE

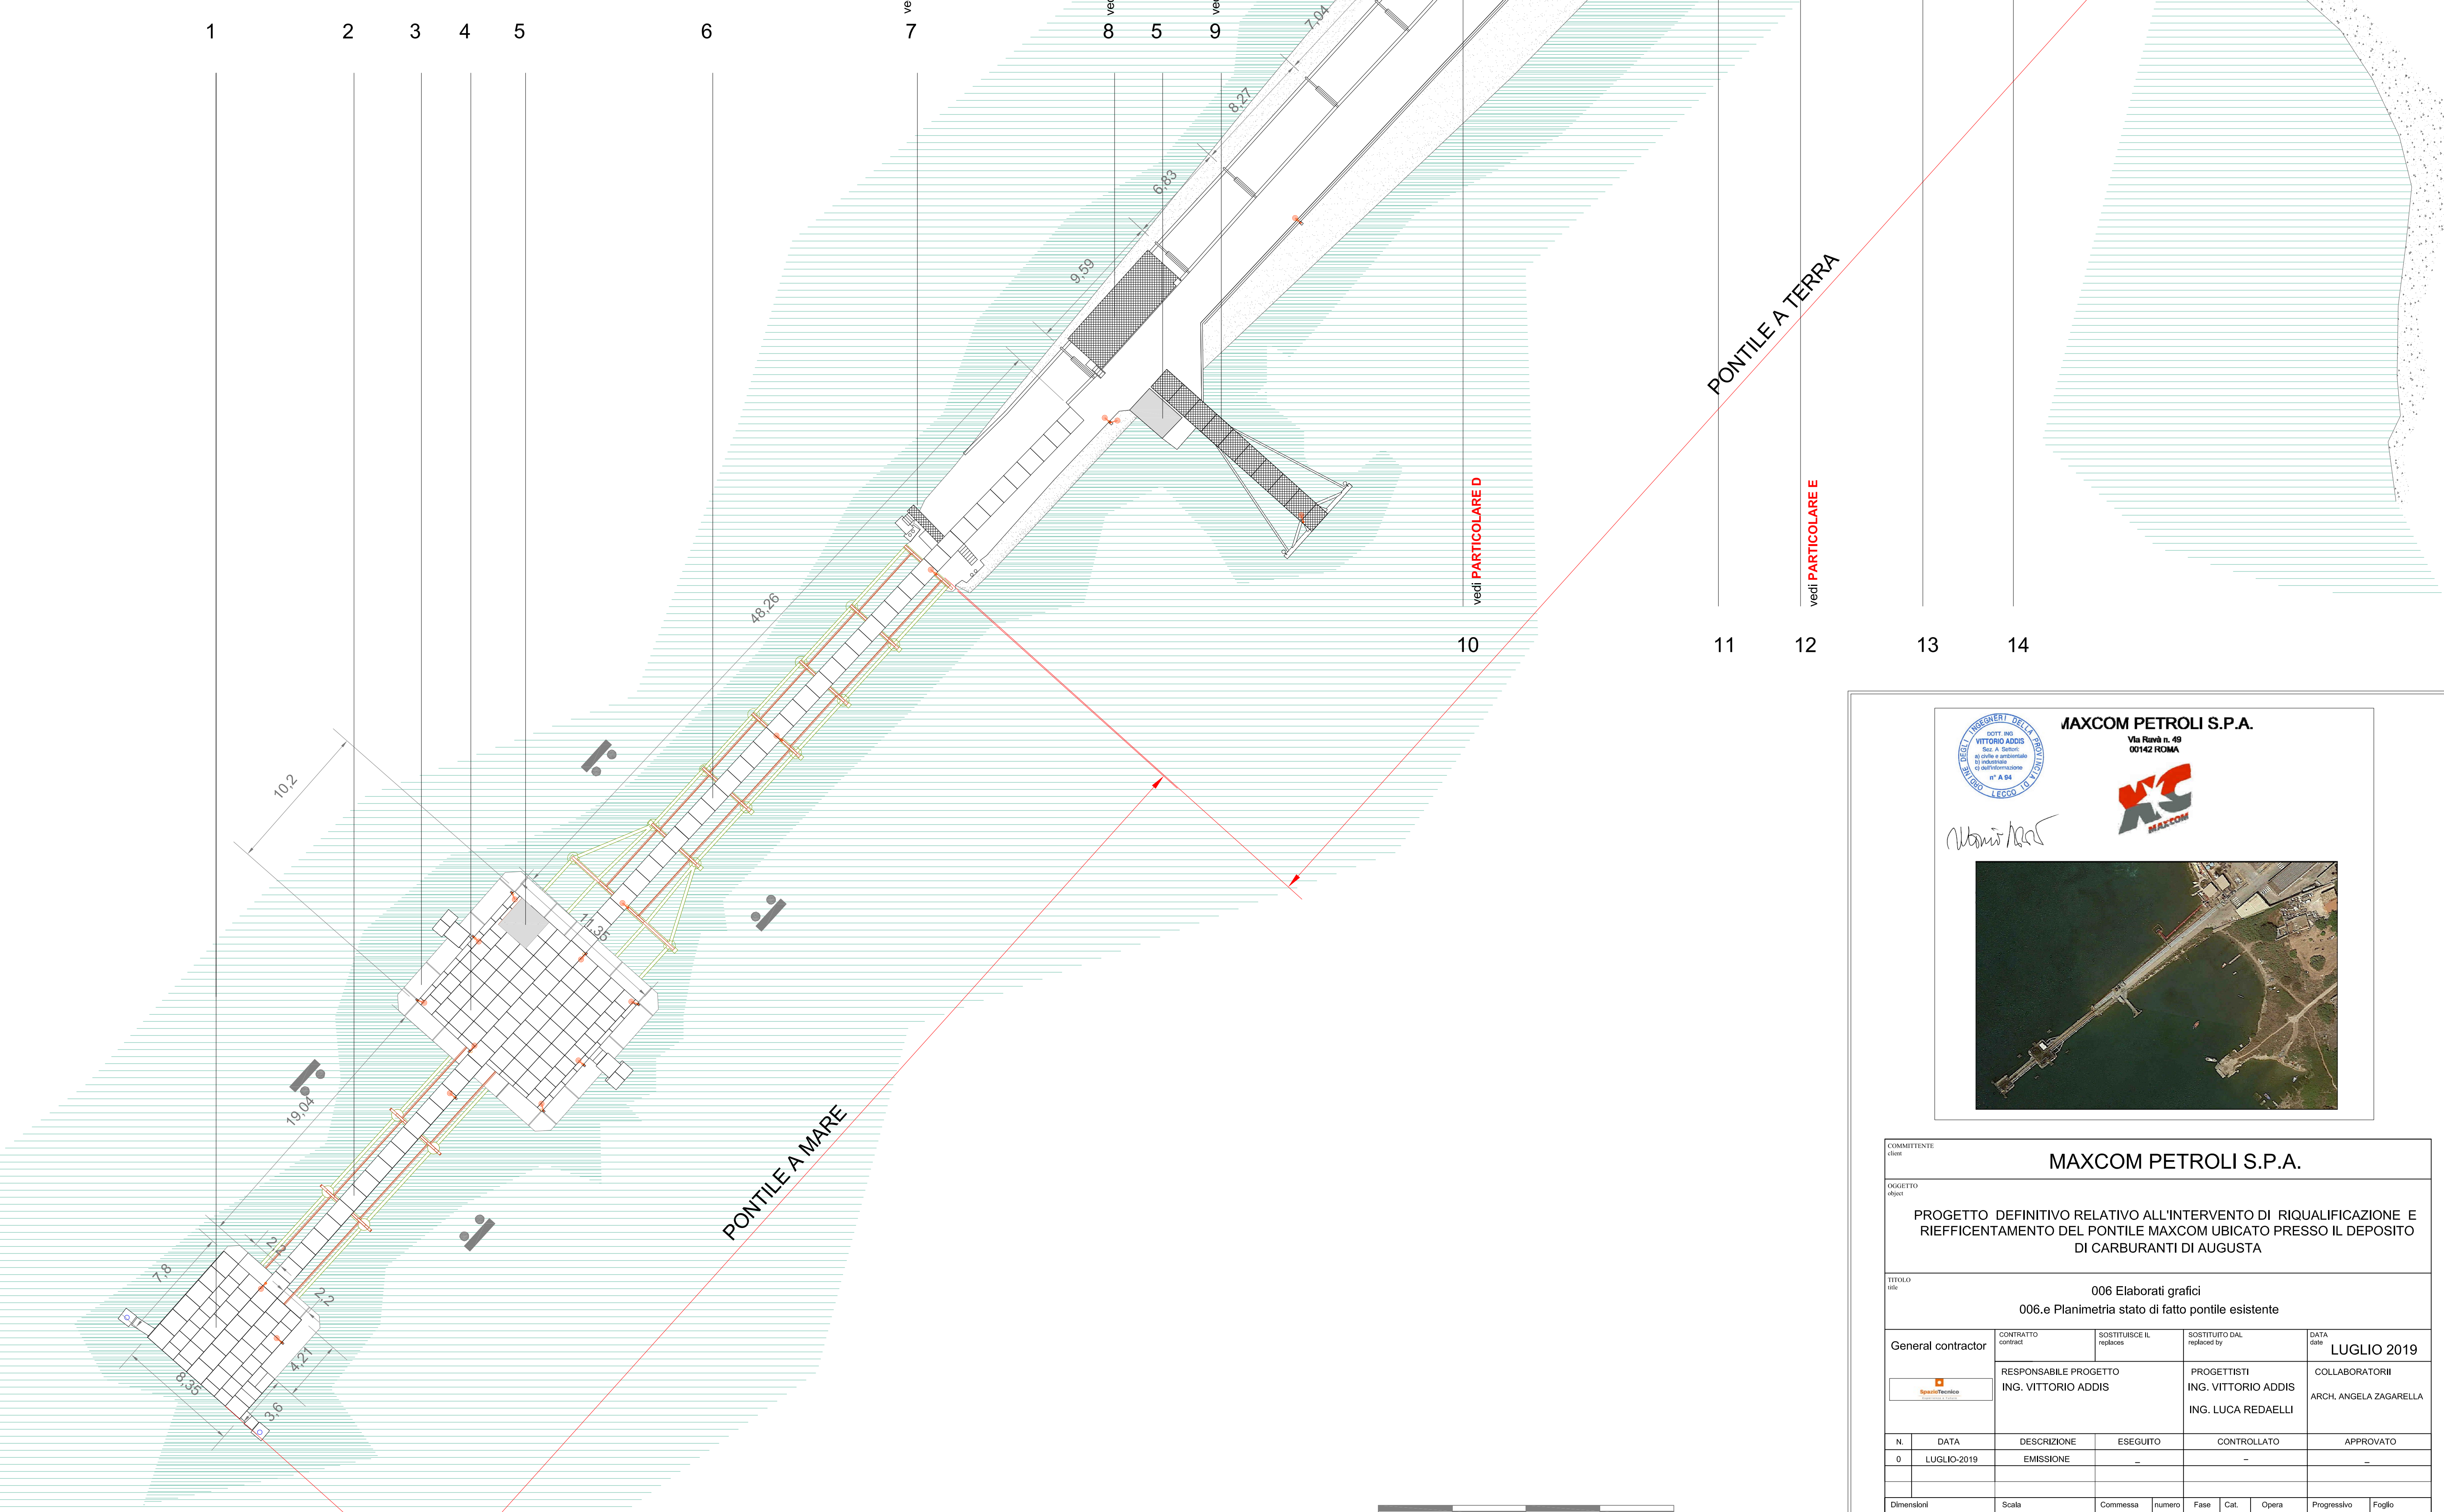

**MAXCOM PETROLI S.P.A.**  
 Via Ruffi n. 43  
 00142 ROMA

**MAXCOM**

*Antonio Ricci*

<b>MAXCOM PETROLI S.P.A.</b>				
PROGETTO DEFINITIVO RELATIVO ALL'INTERVENTO DI RIQUALIFICAZIONE E RIEFFICIENTAMENTO DEL PONTILE MAXCOM UBICATO PRESSO IL DEPOSITO DI CARBURANTI DI AUGUSTA				
006 Elaborati grafici 006.e Planimetria stato di fatto pontile esistente				
General contractor	CONTRATTO 006	SCETTURA 006	SCETTURA DAL 006	DATA LUGLIO 2019
	RESPONSABILE PROGETTO ING. VITTORIO ADDIS	PROGETTISTI ING. VITTORIO ADDIS ING. LUCA REDAELLI	COLLABORATORI ARCH. ANGELA ZAGARELLA	
N	DATA	DESCRIZIONE	ESEGUITO	APPROVATO
0	LUGLIO-2019	EMMISSIONE	-	-
Dimensioni	Scale	Compasso	numeri	Fase
841X1190	VARE	MC	1	D EL MS
				006
				E