




SEZIONE TIPOLOGICA ALLACCIO IDRANTE SOPRASUOLO ANTINCENDIO
Scala 1:50

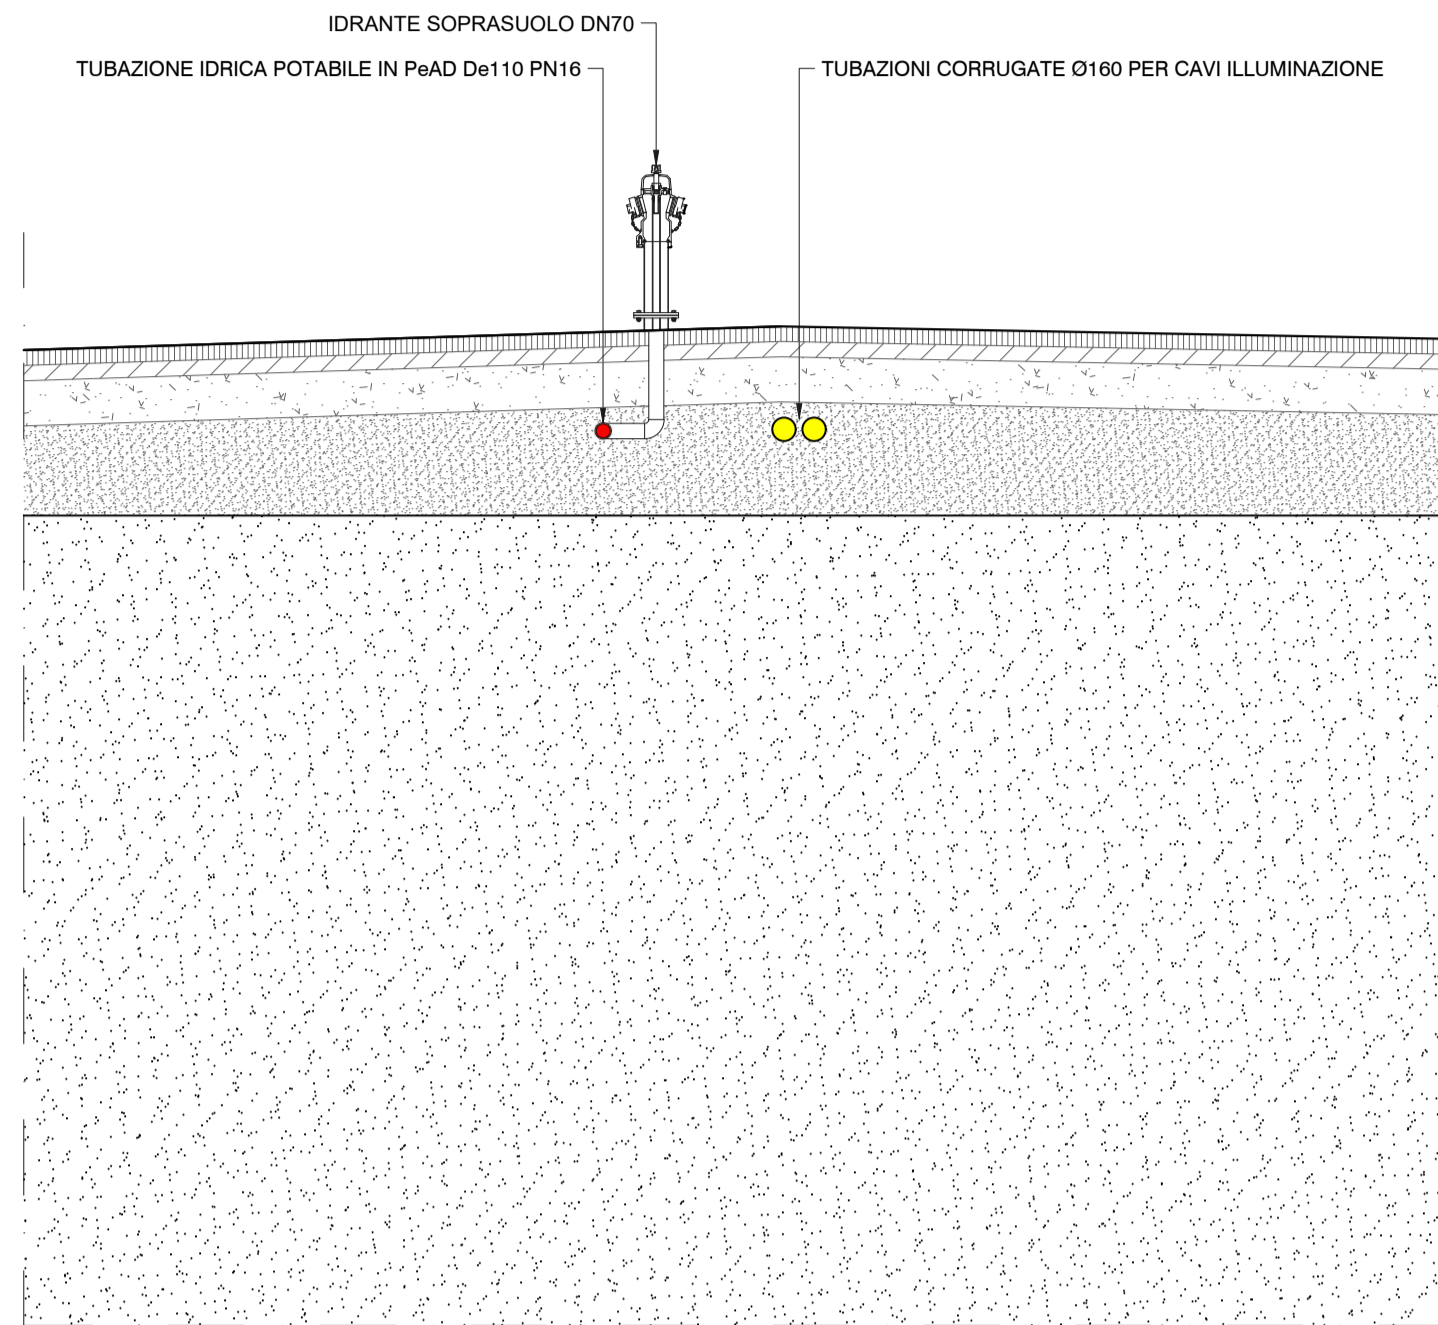


PIANTA CHIAVE
Scala 1:2.000

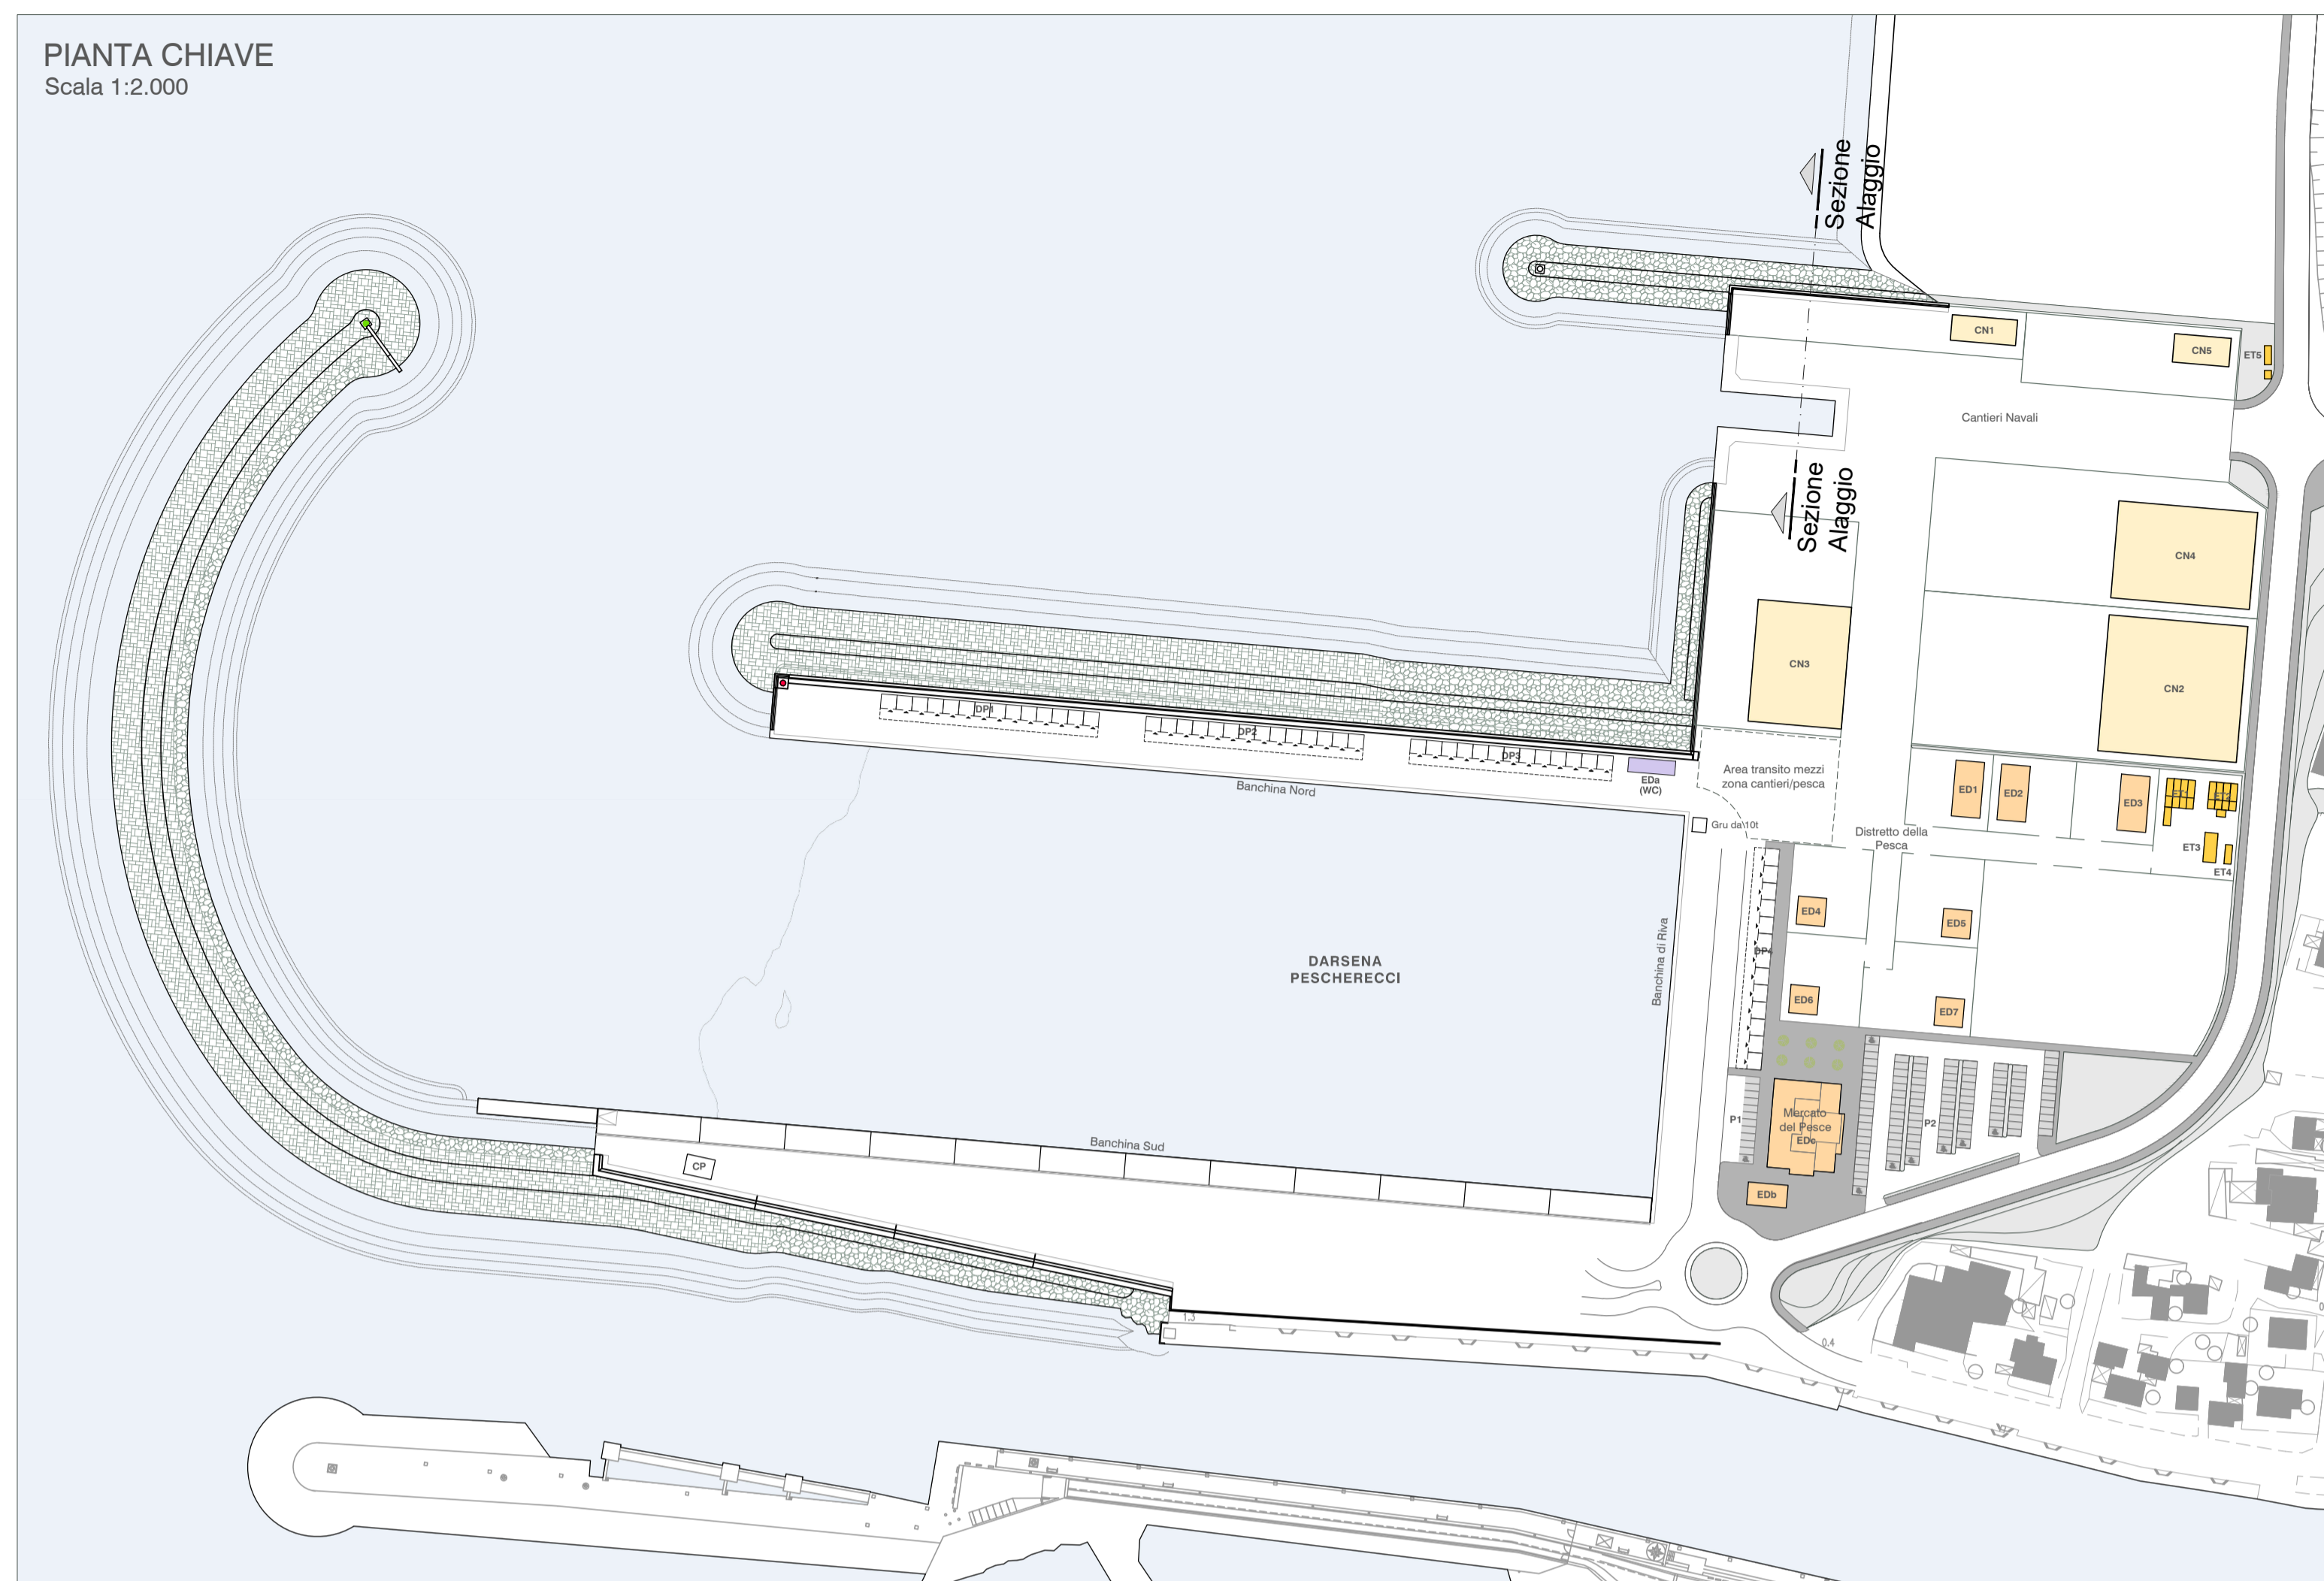

SEZIONE TIPOLOGICA ALLACCIO UTENZA ELETTRICA
Scala 1:50

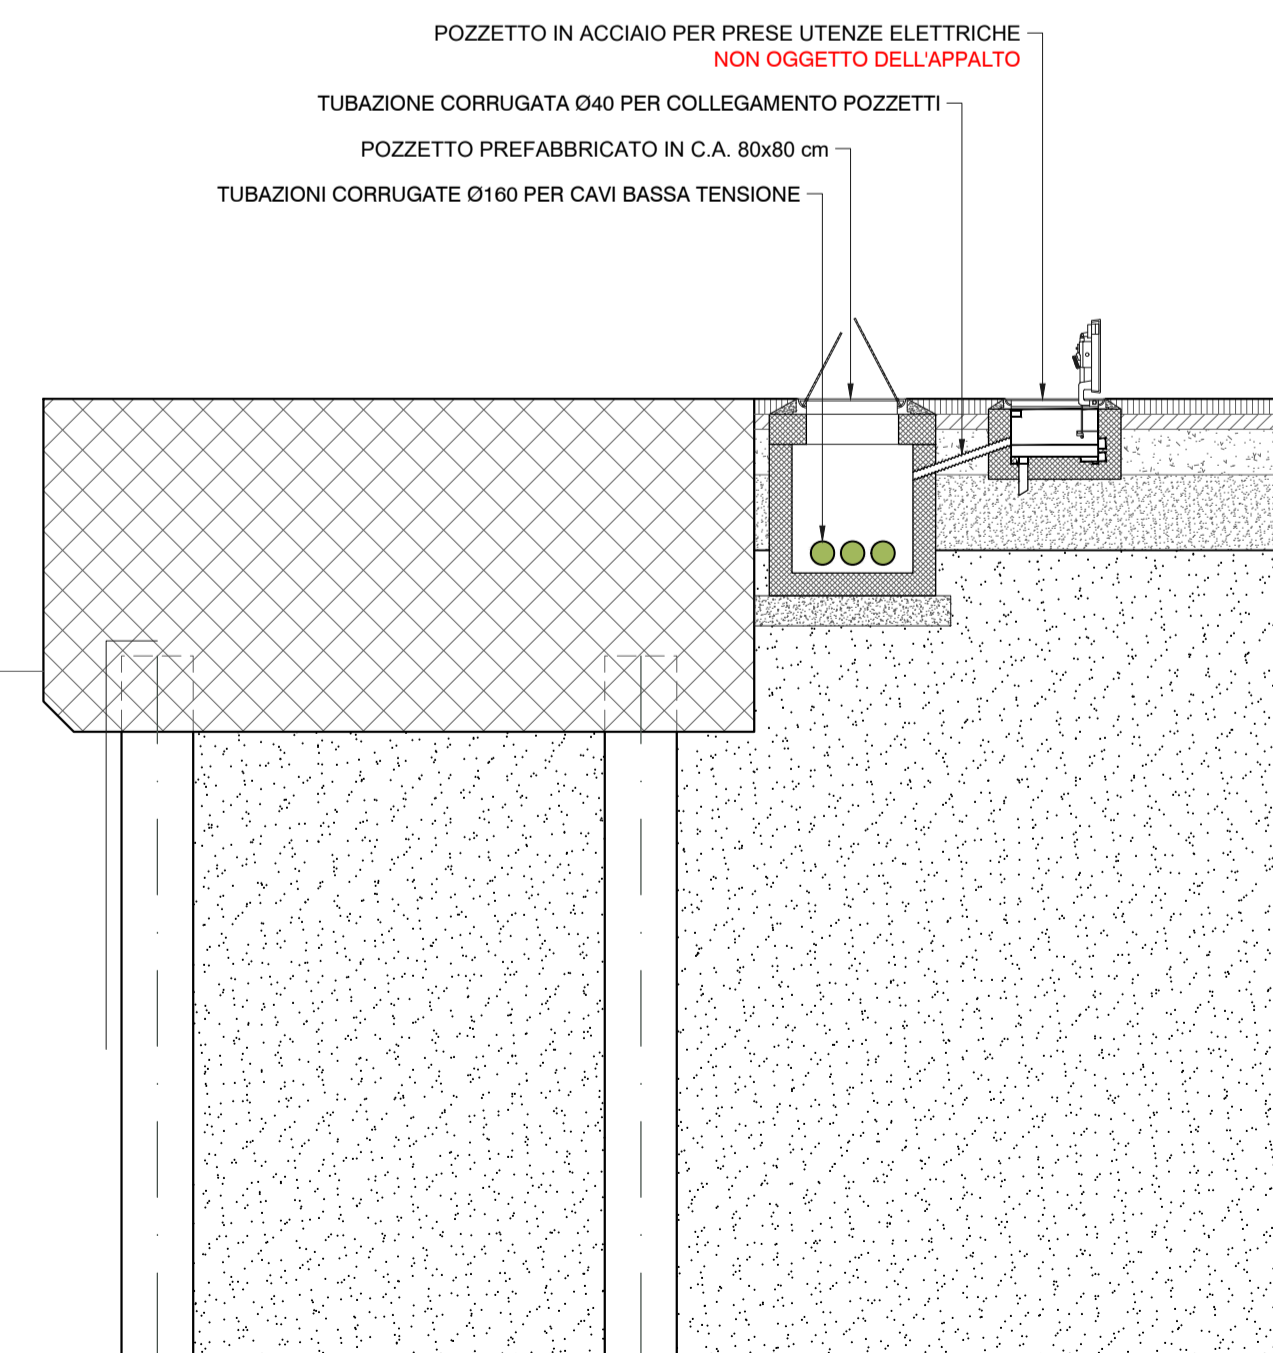

SEZIONE TIPOLOGICA BANCHINA ALAGGIO
Scala 1:200

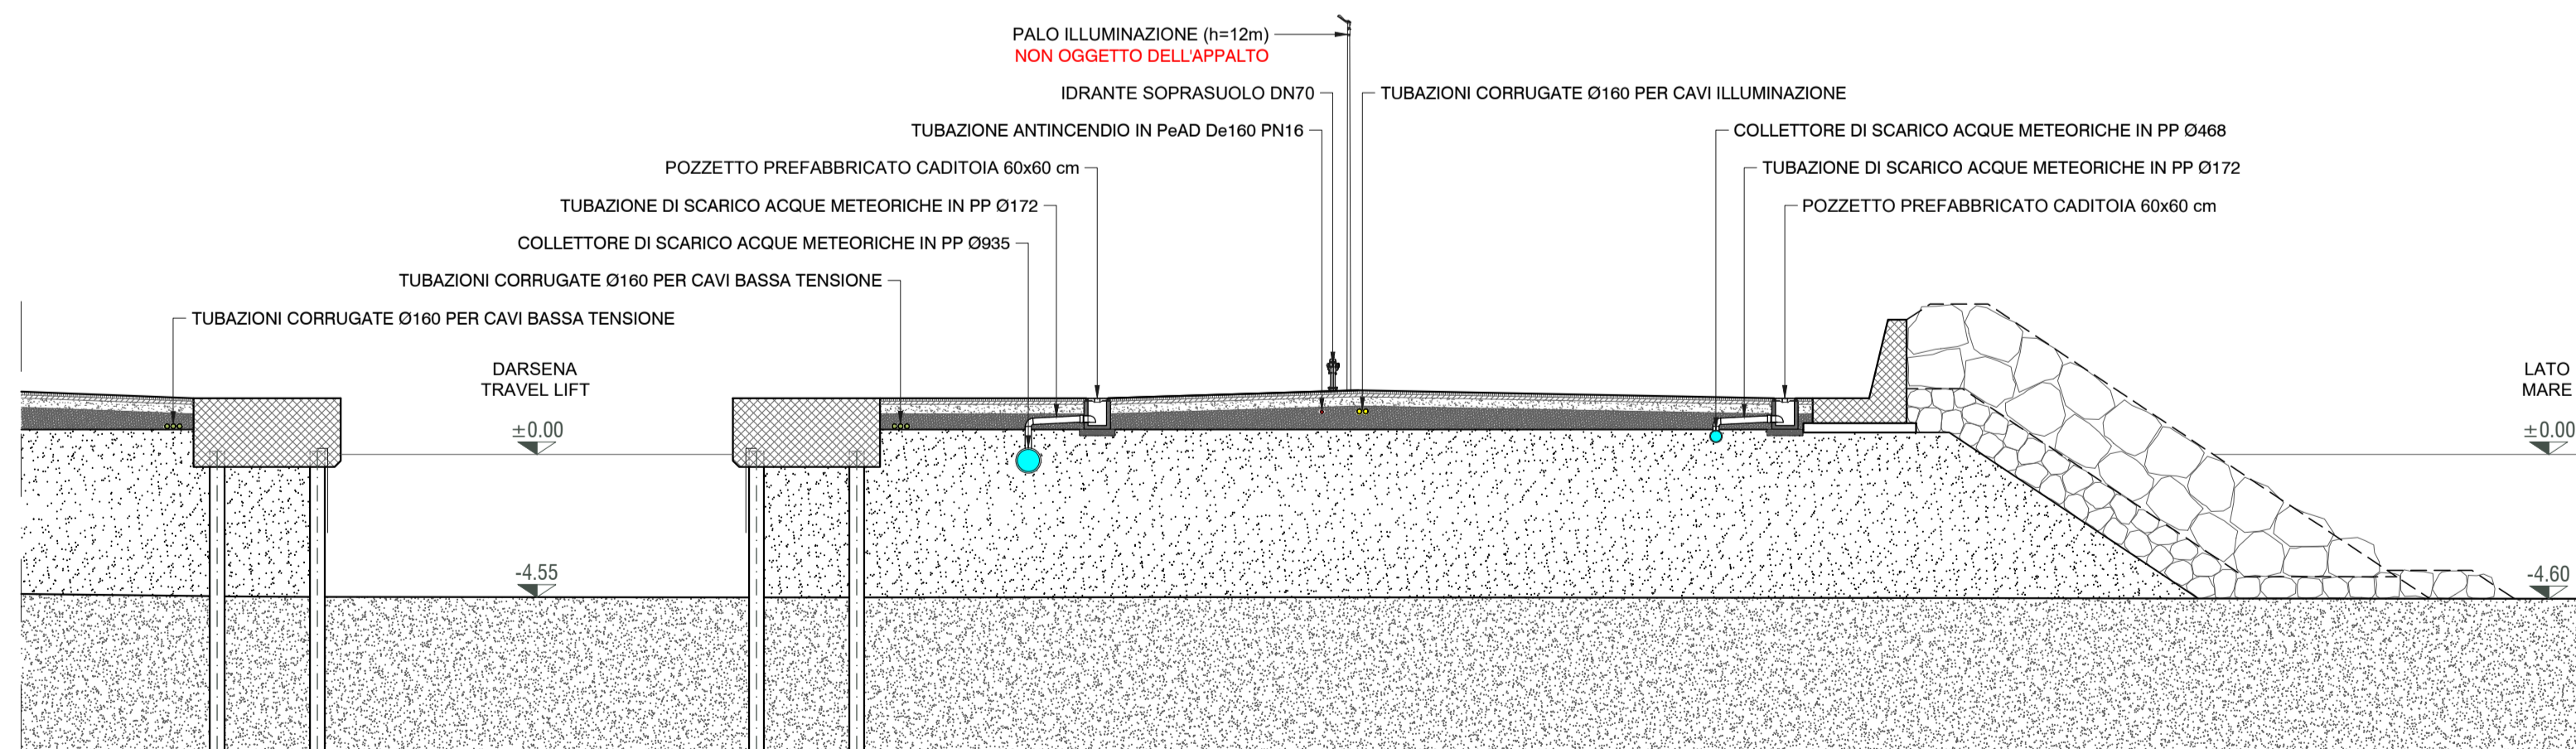

Autorità di Sistema Portuale del Mar Tirreno Centro Settentrionale



NUOVO PORTO COMMERCIALE DI FIUMICINO

PROGETTO ESECUTIVO
I LOTTO FUNZIONALE I STRALCIO
"Darsena Pescherecci e viabilità di accesso al cantiere"

Committente Il presidente AVV. Francesco Maria Di Majo Il responsabile del procedimento Dott. Ing. Maurizio Marini Il coordinatore generale Dott. Ing. Giuseppe Solinas	Progettazione ACQUA TECNO Ing. Renato Marconi Ing. Paolo Turbolente Ing. Barbara Doronzo	Consulenza specialistica impiantistica: ELTEC S.r.l. Elaborazioni tecniche per l'ingegneria
---	---	---

Titolo elaborato SEZIONI TIPOLOGICHE IMPIANTISTICHE COORDINATE BANCHINA ALAGGIO		Elaborato A.2202.12 PE EG IMP.09a
Data Ottobre 2020	Preparato	Controllato

Revisione 01 02	Data Giugno 2021 Febbraio 2022	Approvato
-----------------------	--------------------------------------	-----------