




SEZIONE TIPOLOGICA ALLACCIO UTENZA IDRICA ANTINCENDIO
Scala 1:50

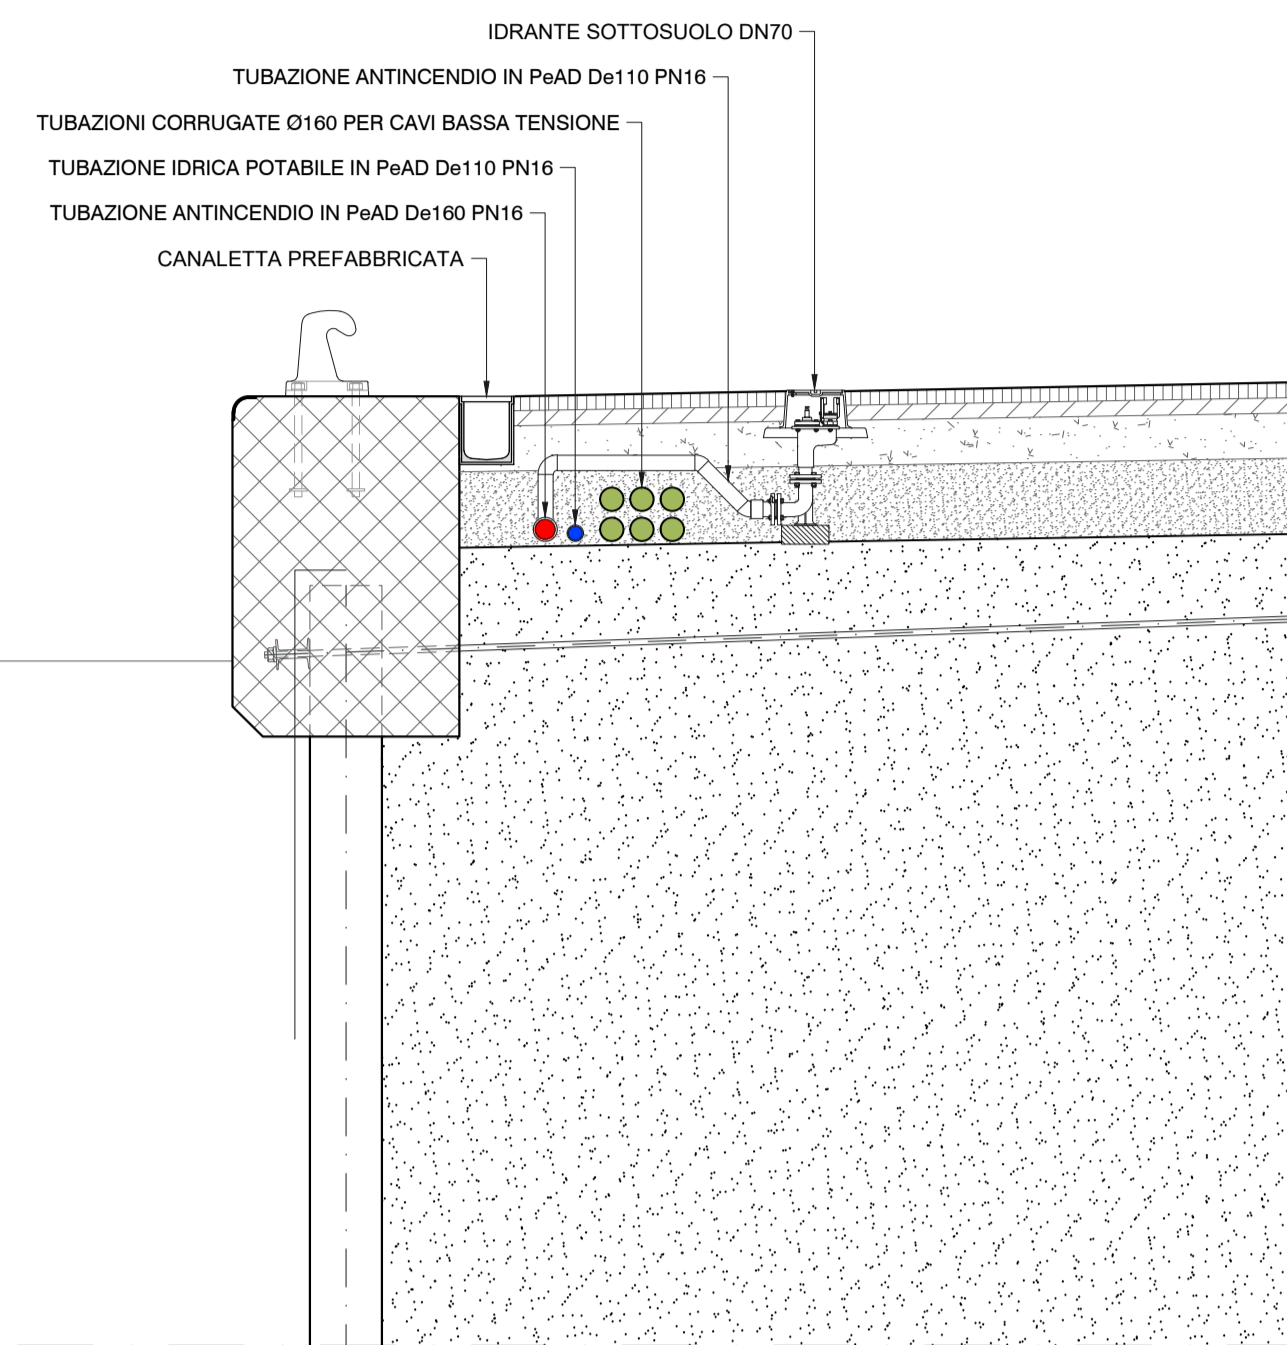


SEZIONE TIPOLOGICA ALLACCIO UTENZA IDRICA POTABILE
Scala 1:50

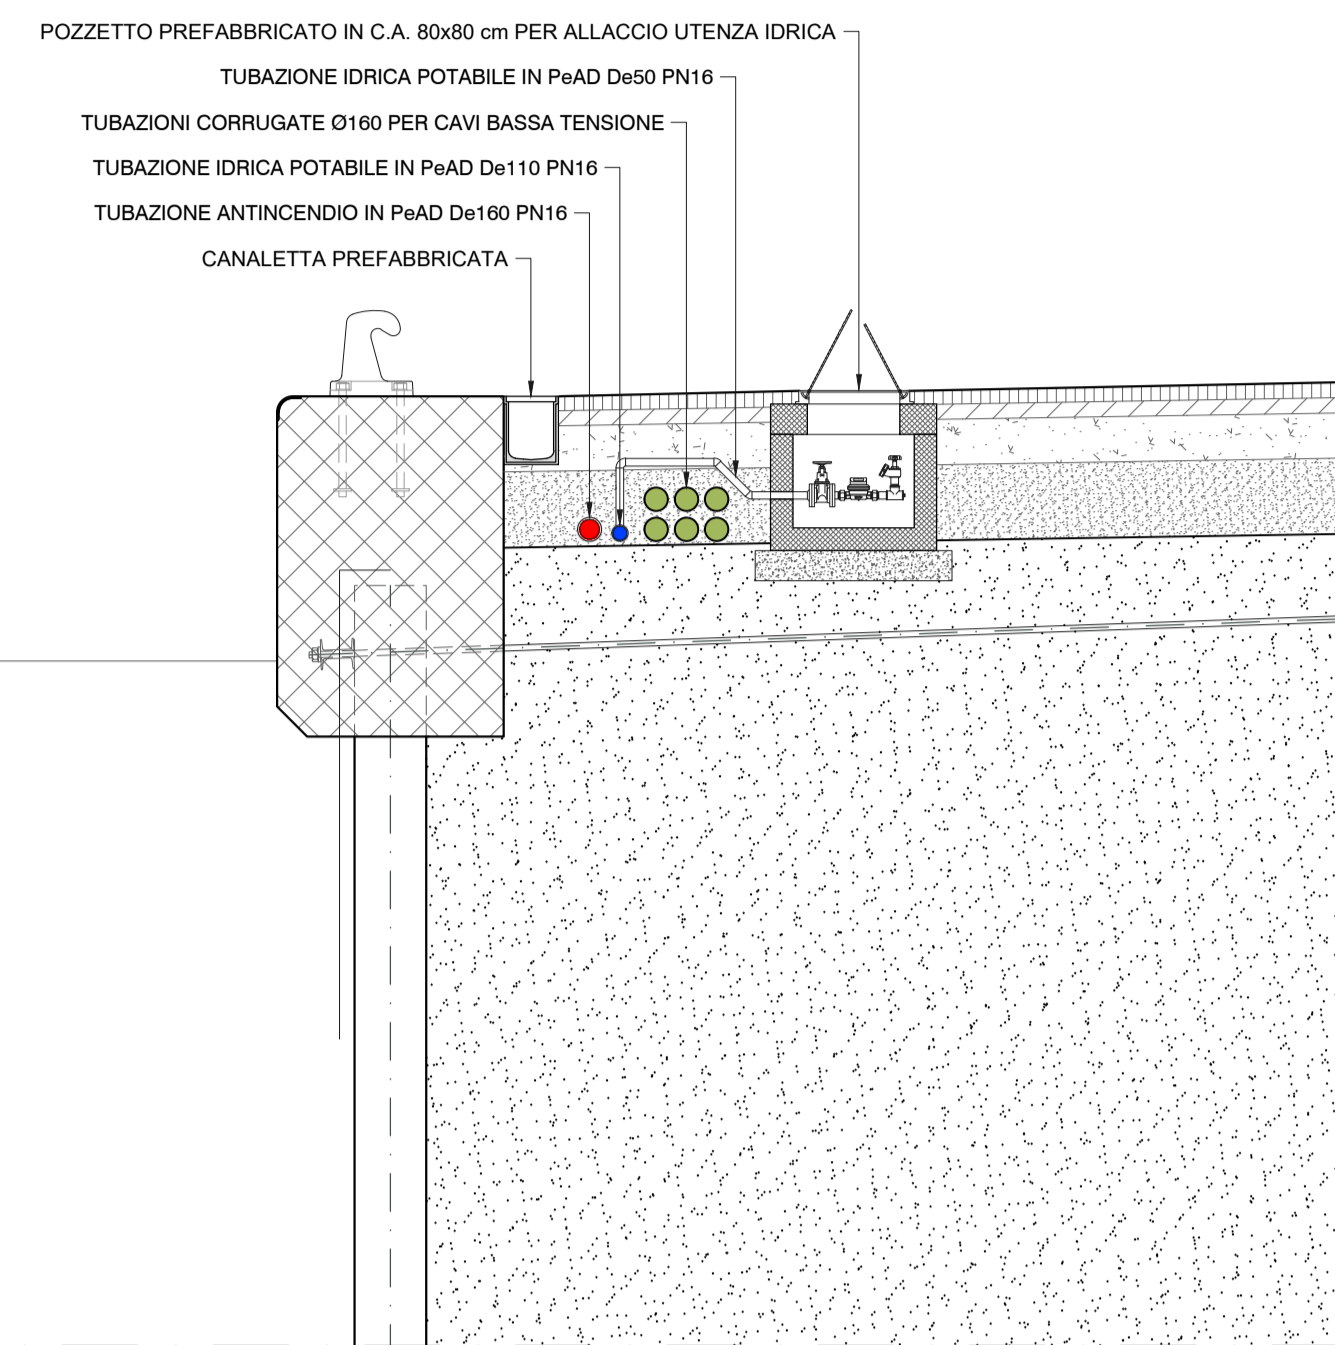


PIANTA CHIAVE
Scala 1:2.000

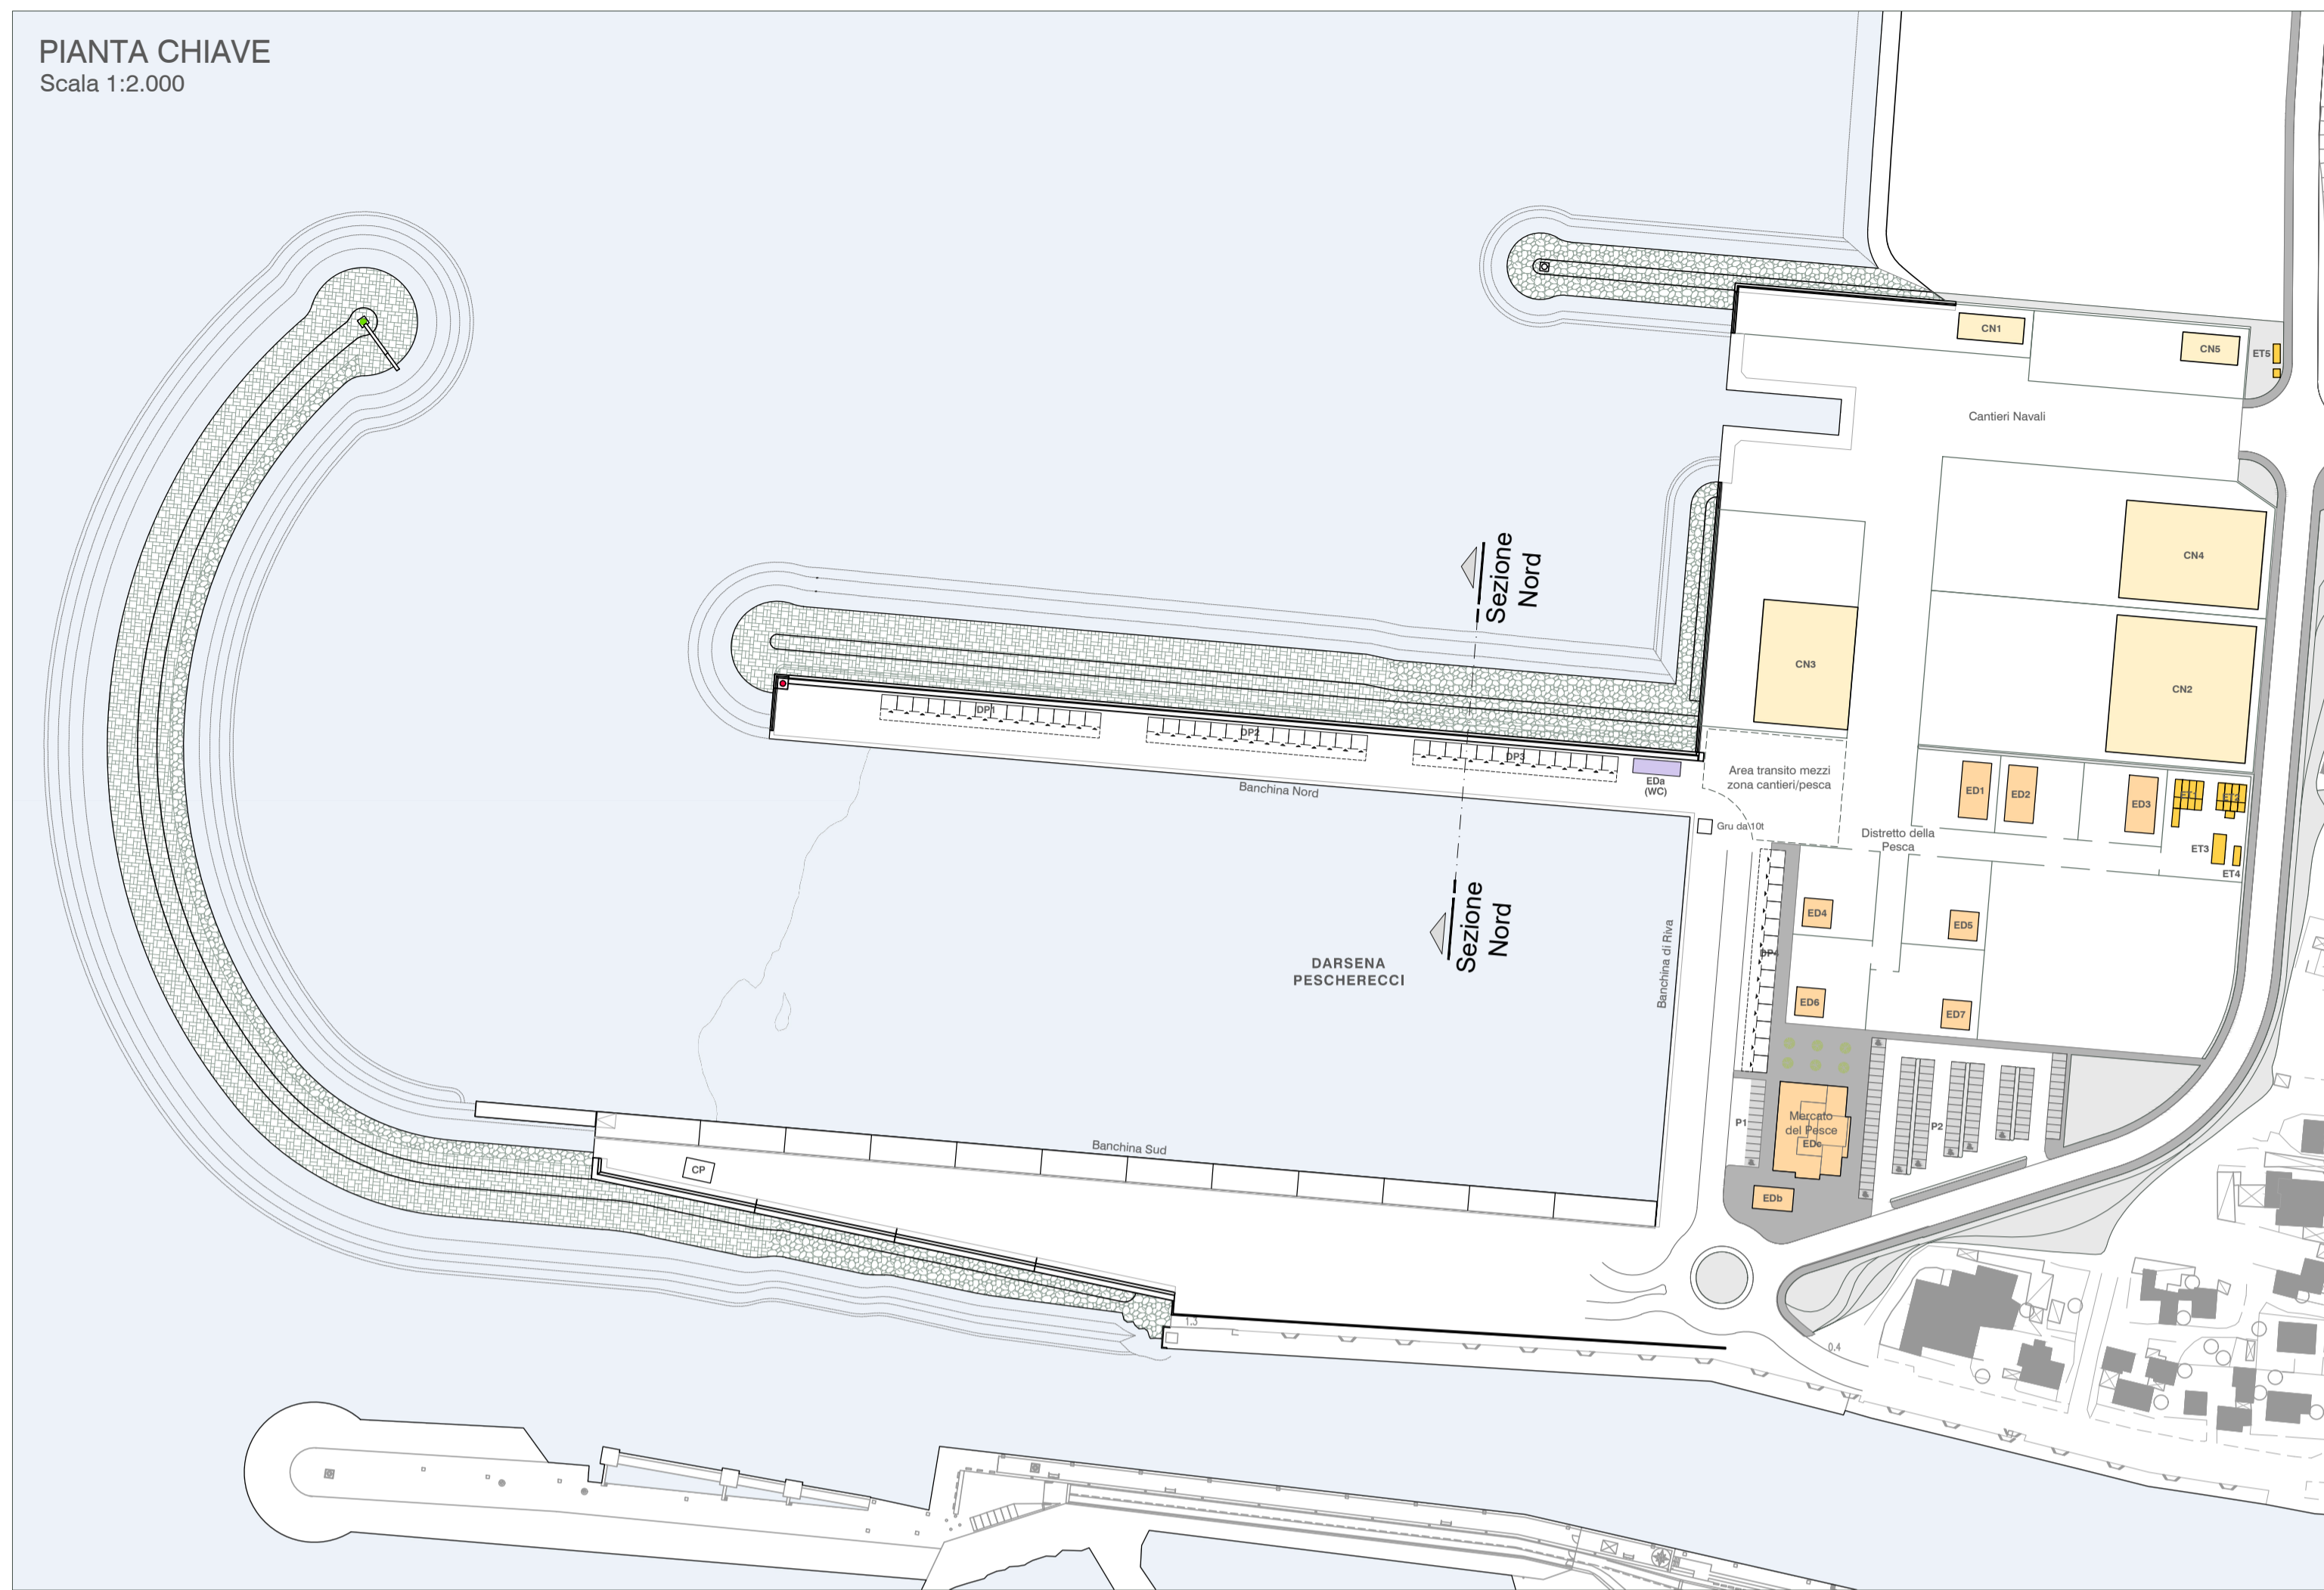


SEZIONE TIPOLOGICA ALLACCIO UTENZA ELETTRICA
Scala 1:50

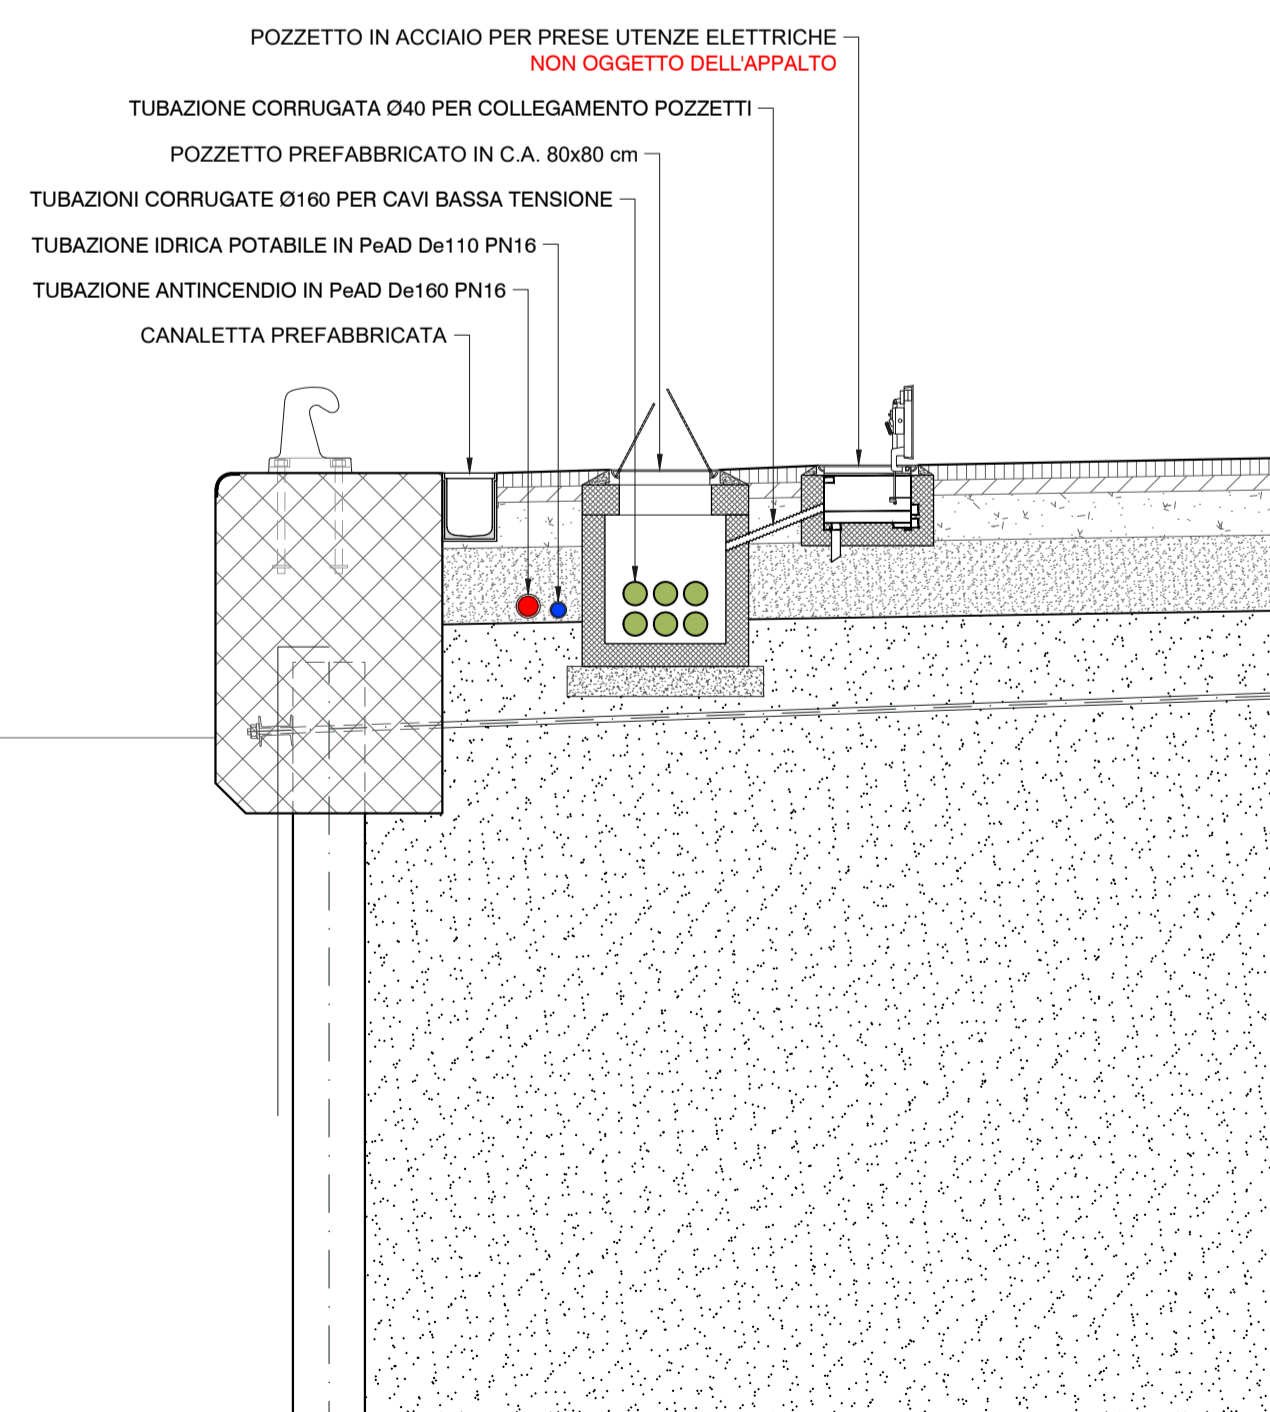

SEZIONE TIPOLOGICA SCARICO A MARE
Scala 1:50

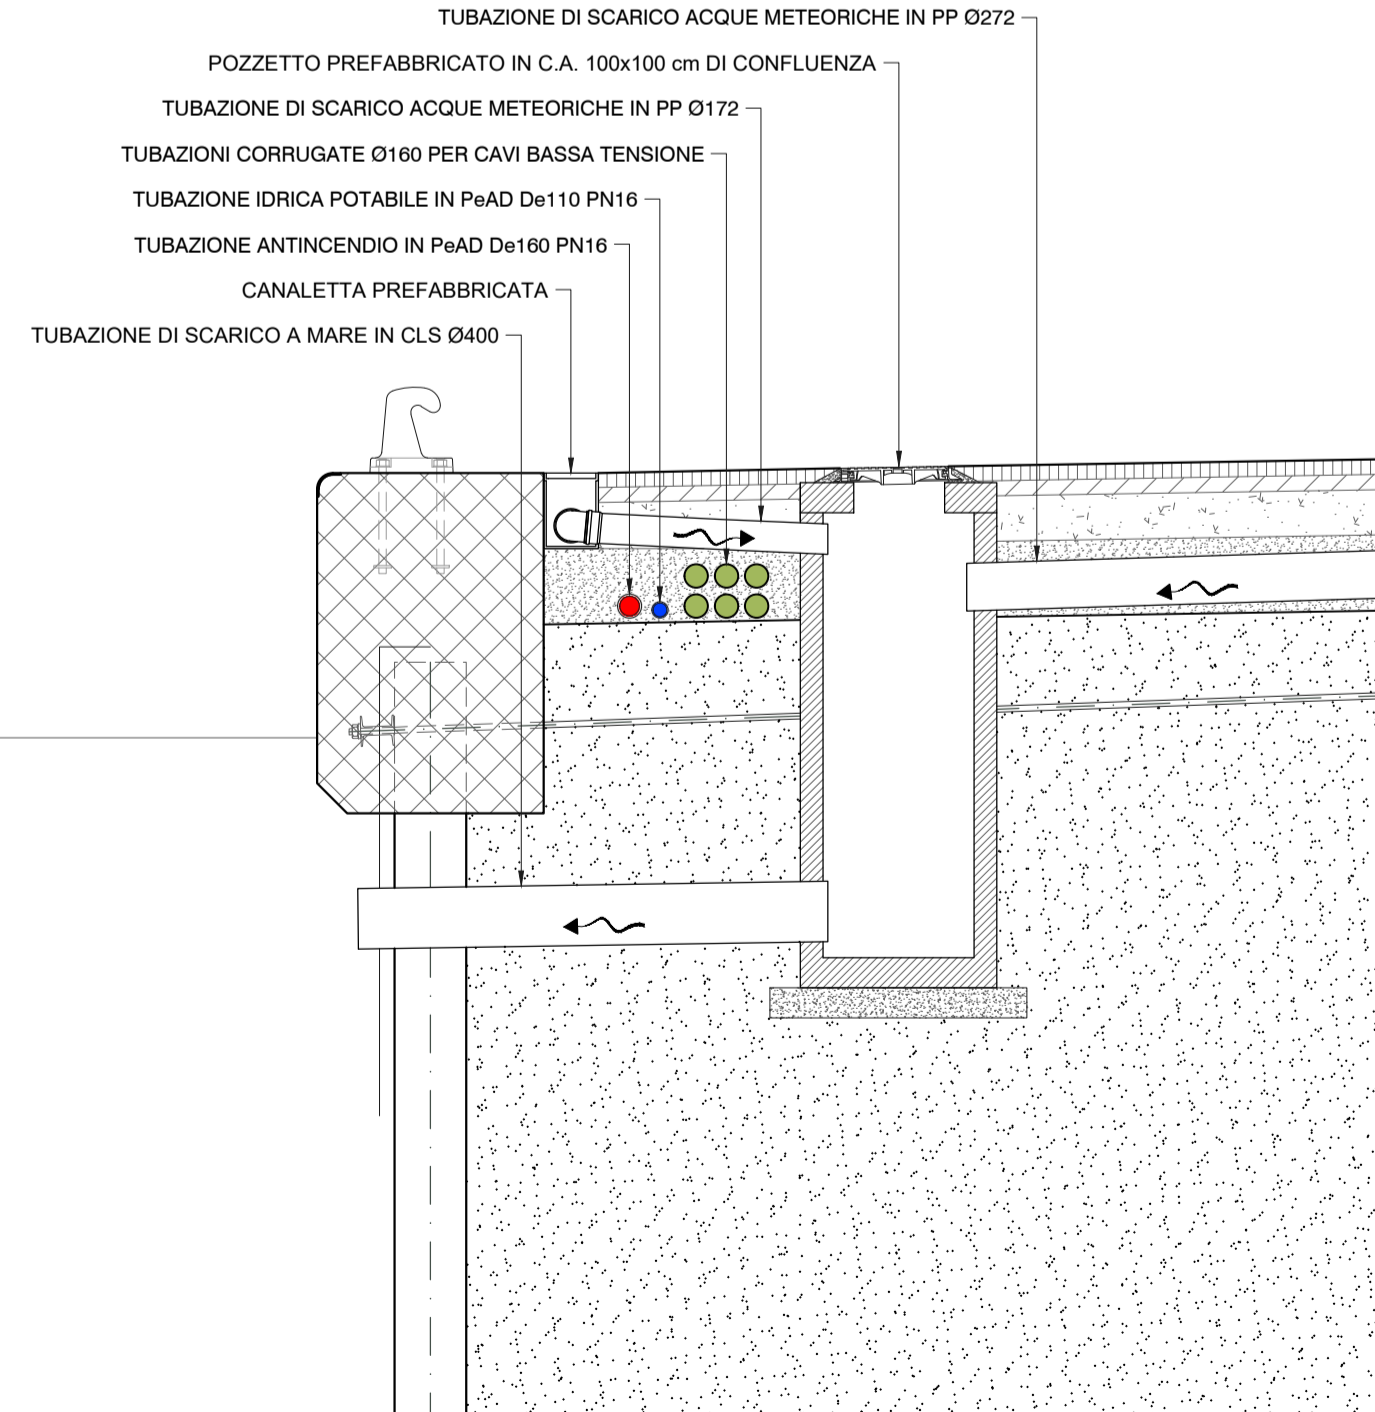

SEZIONE TIPOLOGICA BANCHINA NORD
Scala 1:200

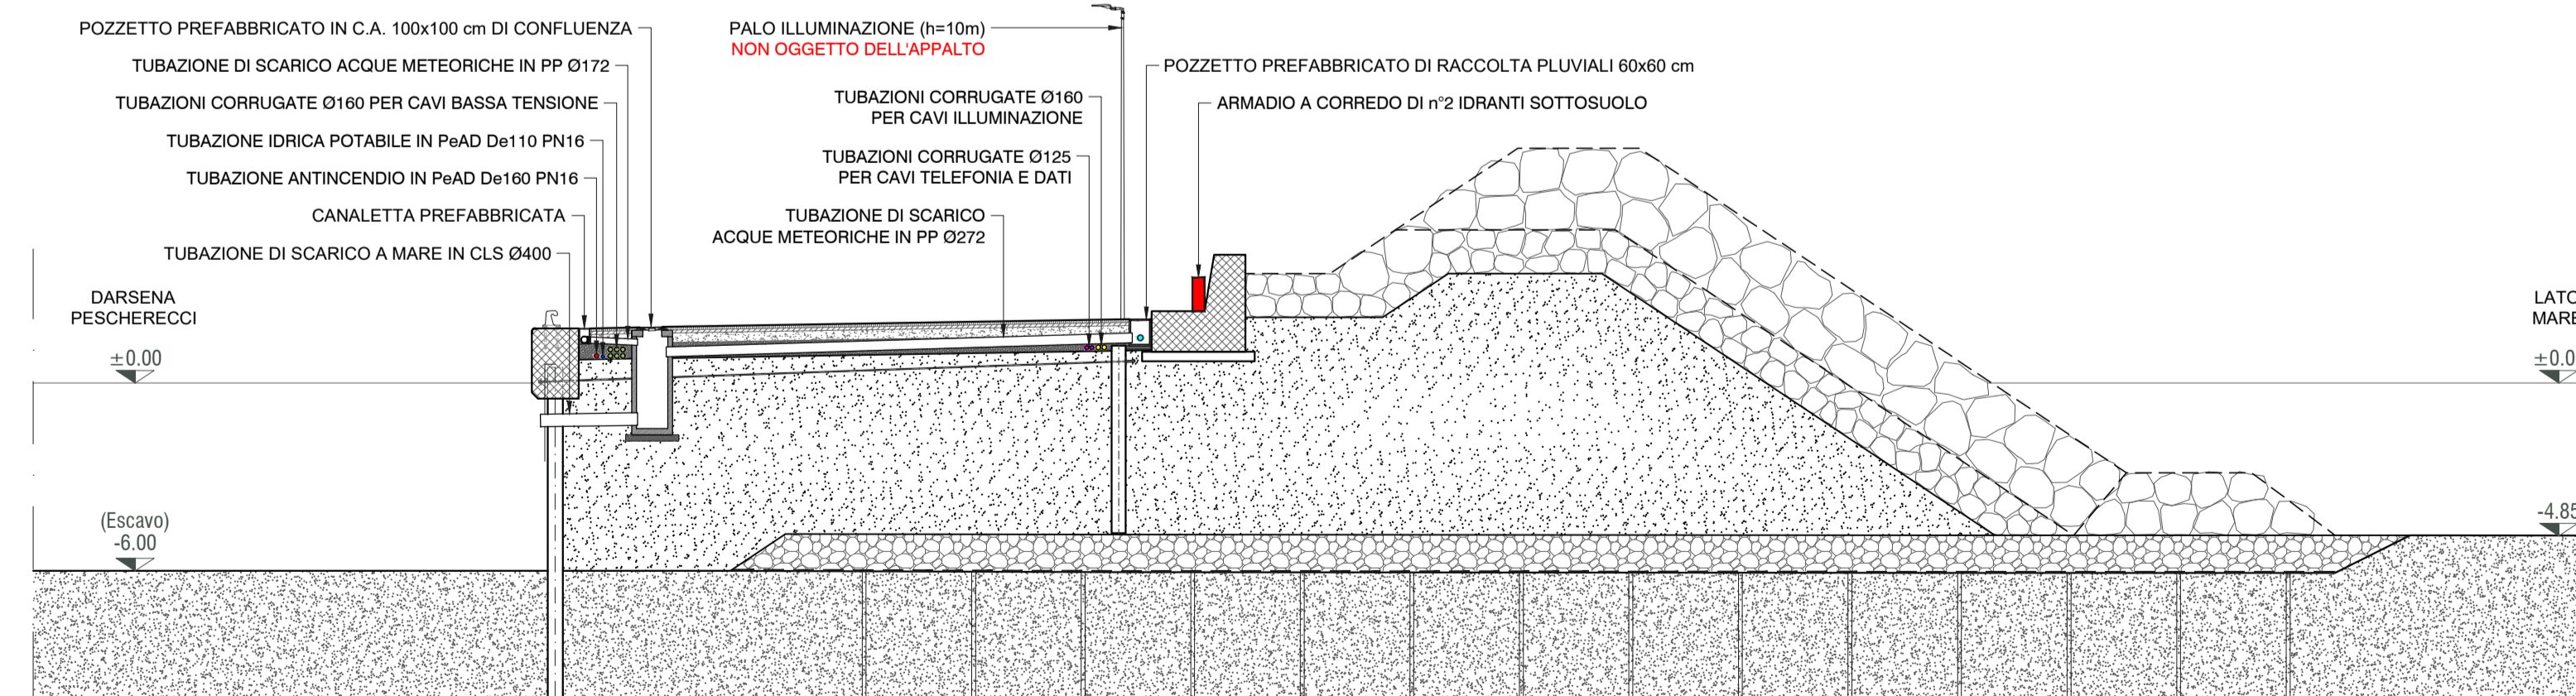

Autorità di Sistema Portuale del Mar Tirreno Centro Setentrionale



NUOVO PORTO COMMERCIALE DI FIUMICINO

PROGETTO ESECUTIVO
I LOTTO FUNZIONALE I STRALCIO
"Darsena Pescherecci e viabilità di accesso al cantiere"

Committente
Il presidente
AVV. Francesco Maria Di Majo
Il responsabile del procedimento
Dott. Ing. Maurizio Marini
Il coordinatore generale
Dott. Ing. Giuseppe Solinas

Progettazione
**ACQUA
TECNO**
Ing. Renato Marconi
Ing. Paolo Turbolente
Ing. Barbara Doronzo

Consulenza specialistica impiantistica:
ELTEC S.r.l.
Elaborazioni tecniche per l'ingegneria

Titolo elaborato
**SEZIONI TIPOLOGICHE
IMPIANTISTICHE COORDINATE
BANCHINA NORD**

Elaborato
A.2202.12 | PE | EG
IMP.09b
Scala
1:200/50

Data Ottobre 2020	Preparato	Controllato	Approvato
Revisione 01 02	Data Giugno 2021 Febbraio 2022		