




SEZIONE TIPOLOGICA ALLACCIO UTENZA IDRICA ANTINCENDIO  
Scala 1:50

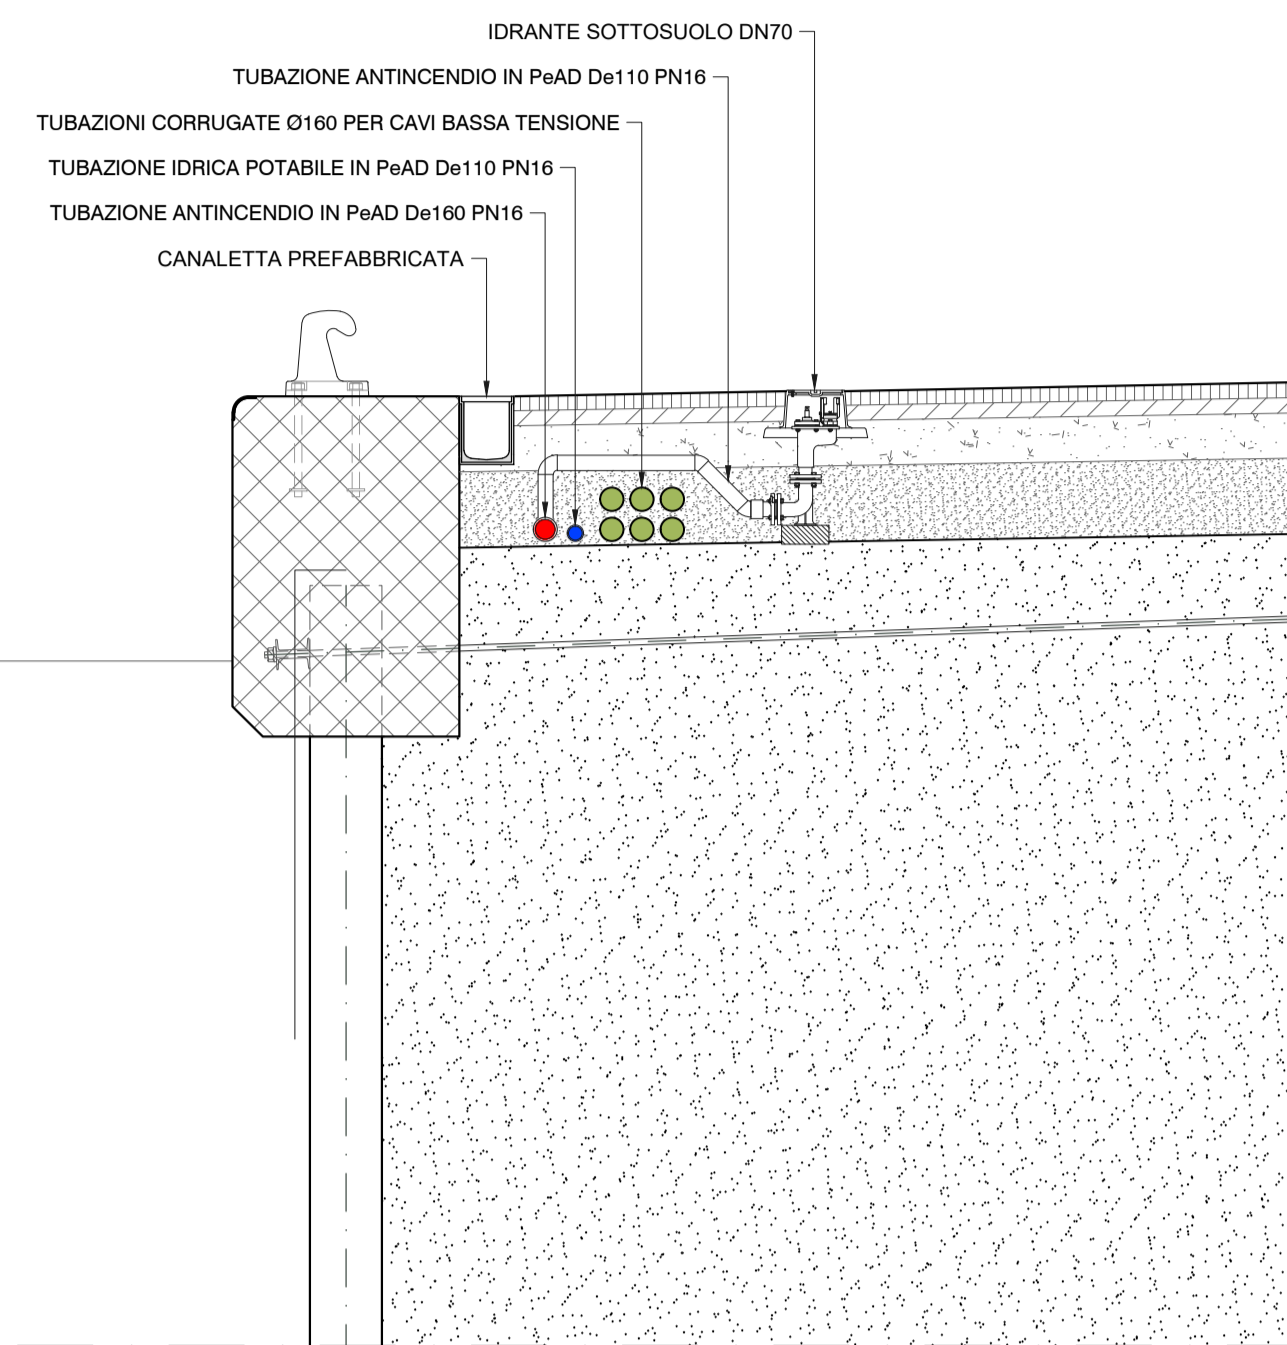


SEZIONE TIPOLOGICA ALLACCIO UTENZA IDRICA POTABILE  
Scala 1:50

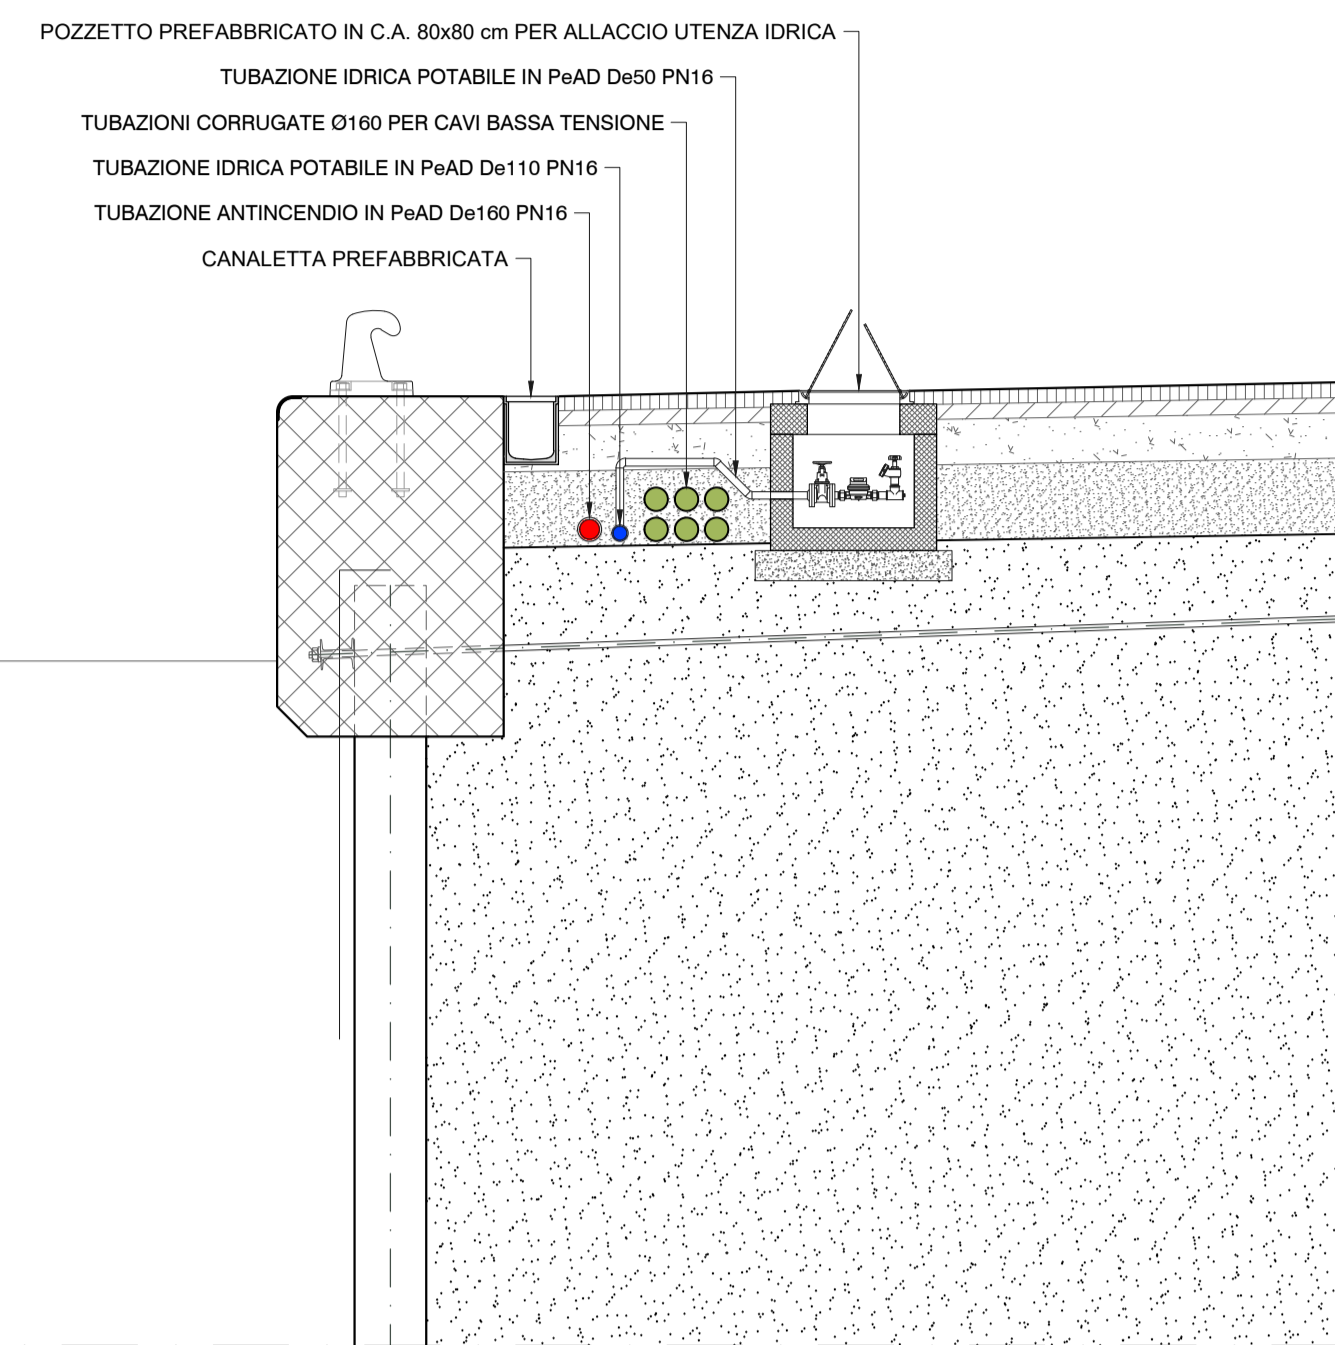


PIANTA CHIAVE  
Scala 1:2.000

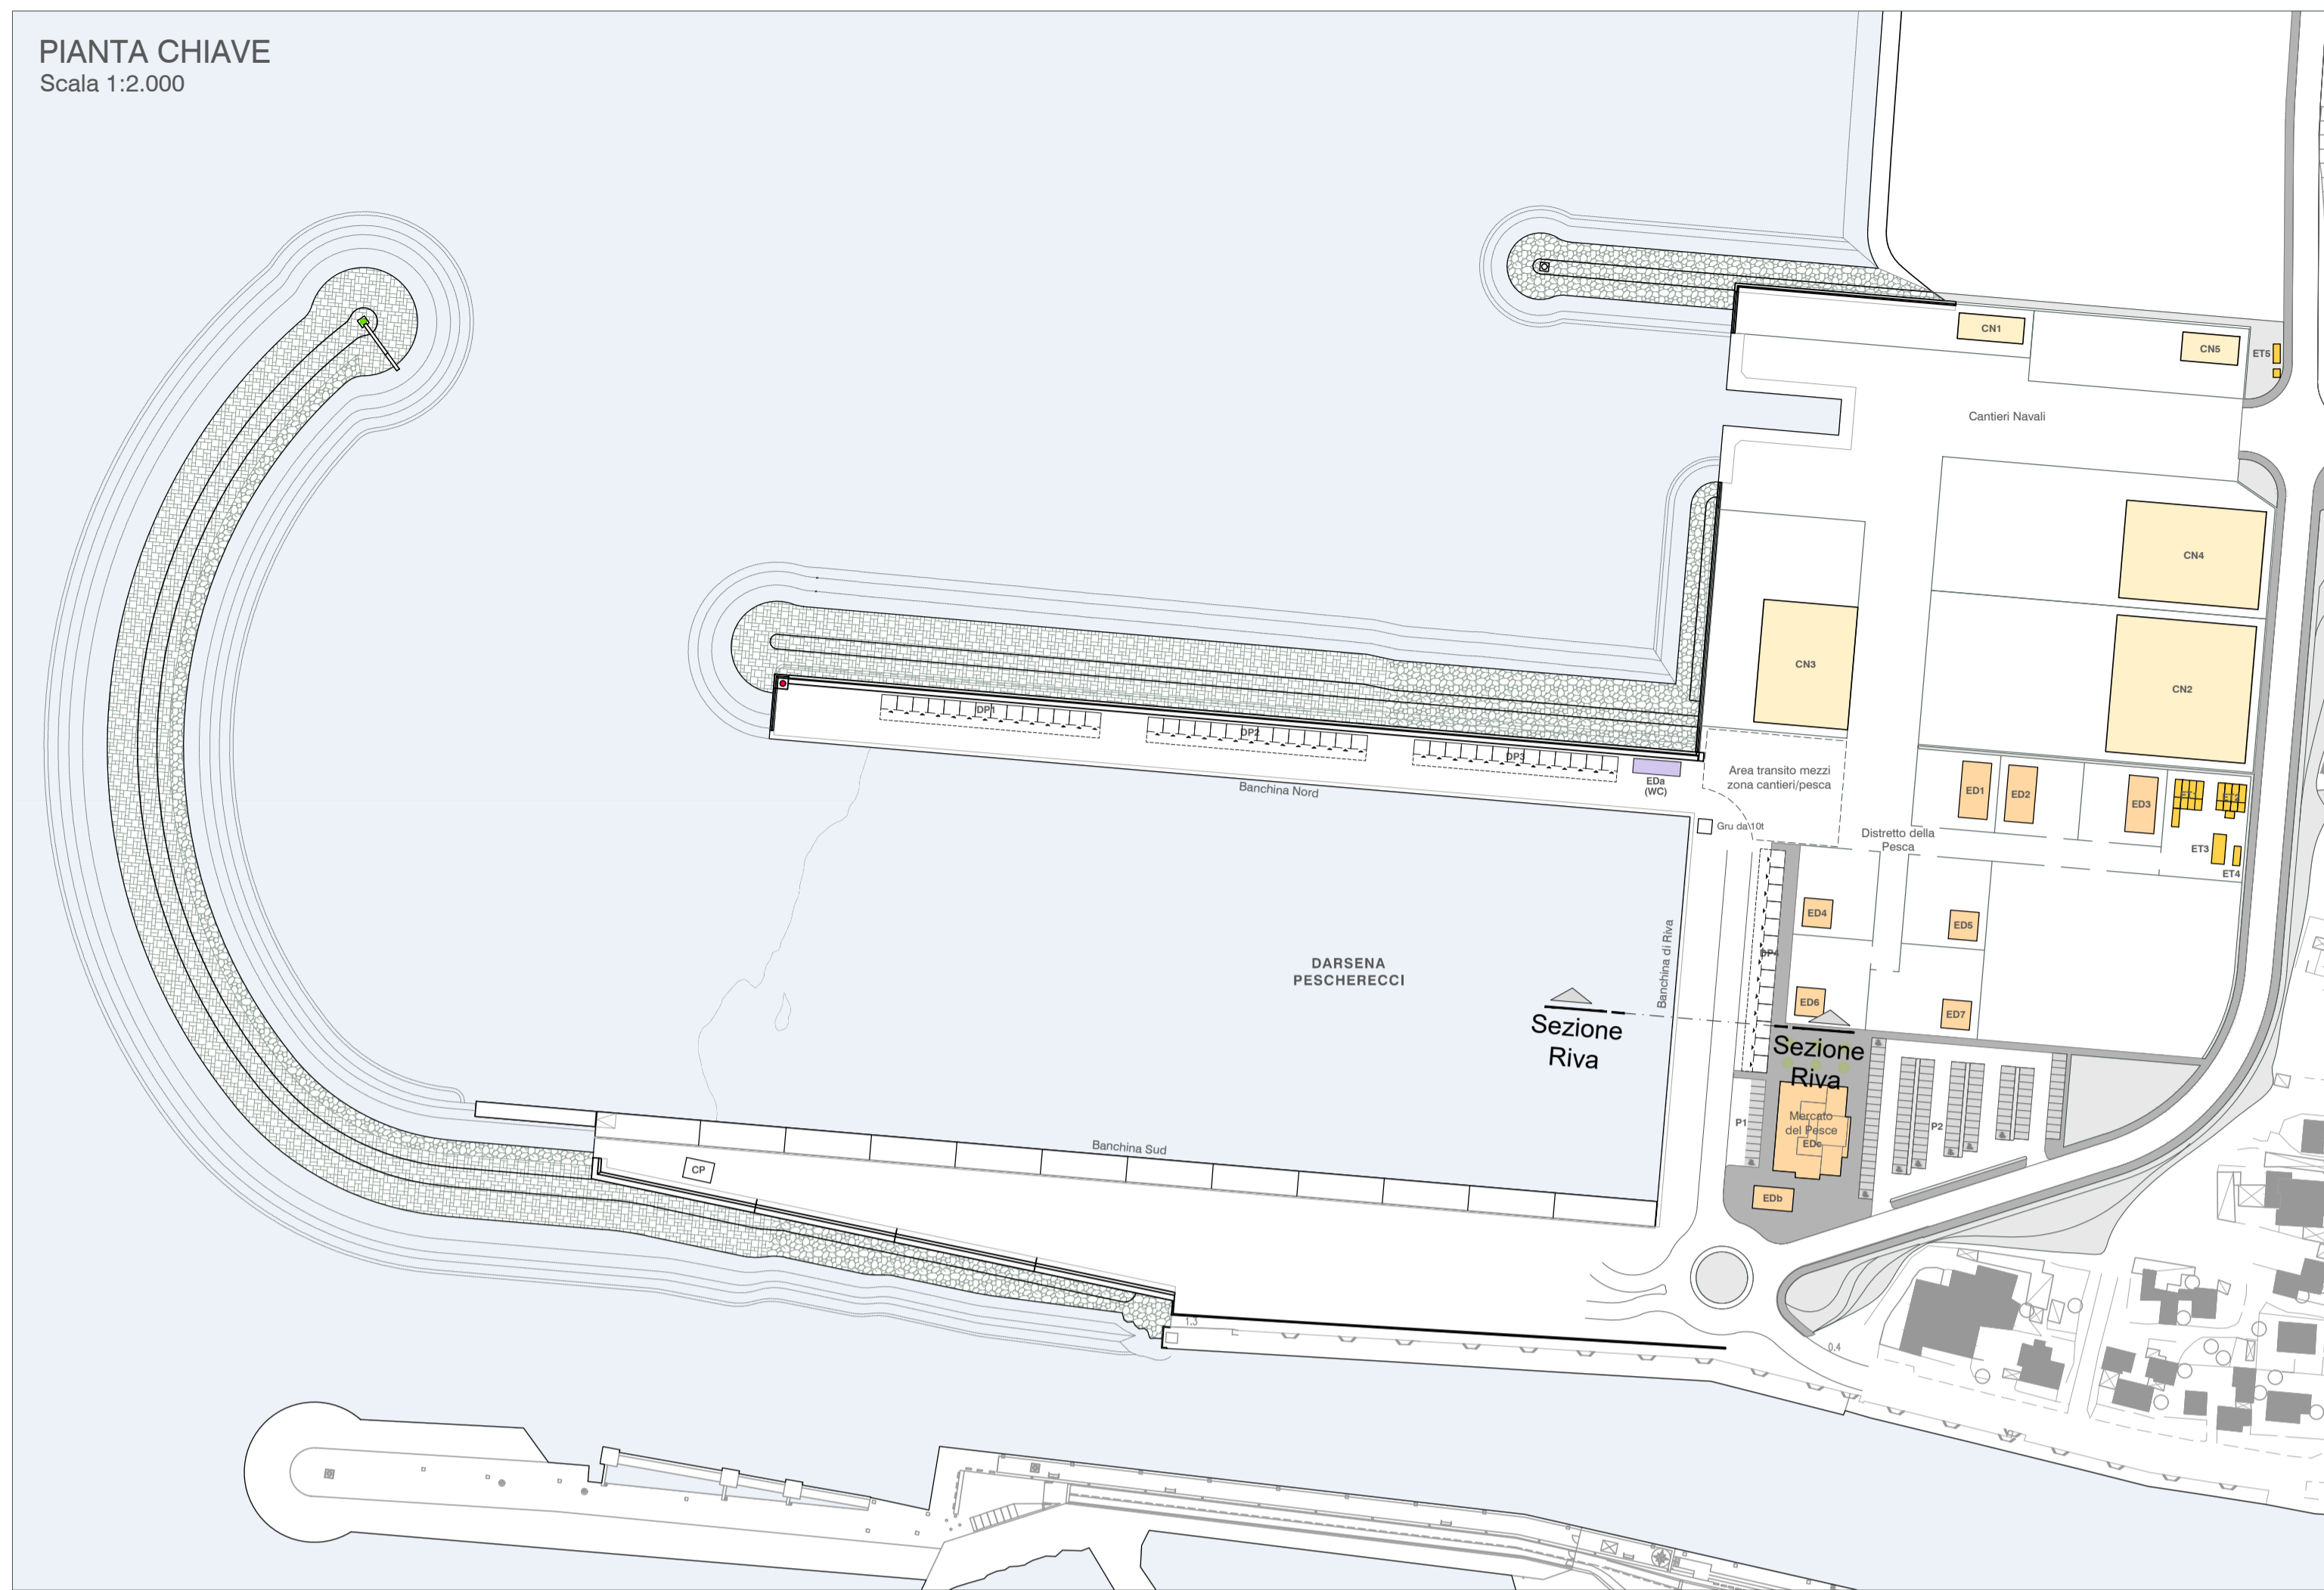


SEZIONE TIPOLOGICA ALLACCIO UTENZA ELETTRICA  
Scala 1:50

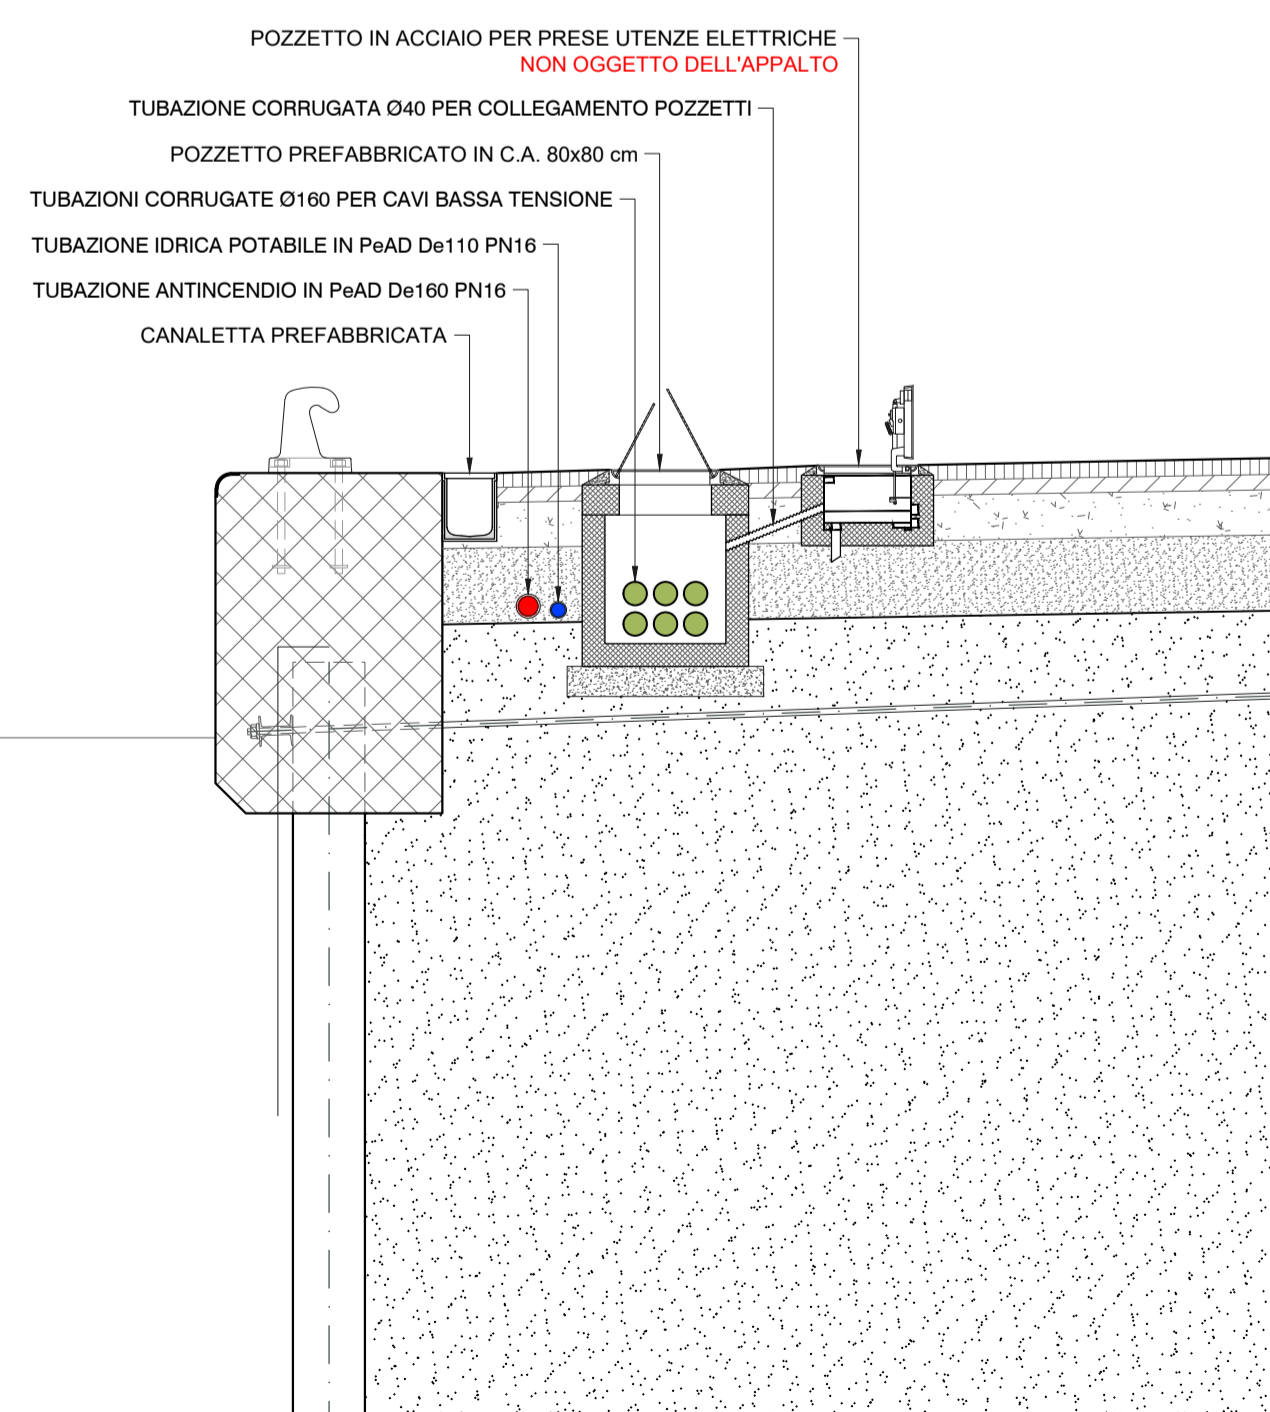

SEZIONE TIPOLOGICA SCARICO A MARE  
Scala 1:50

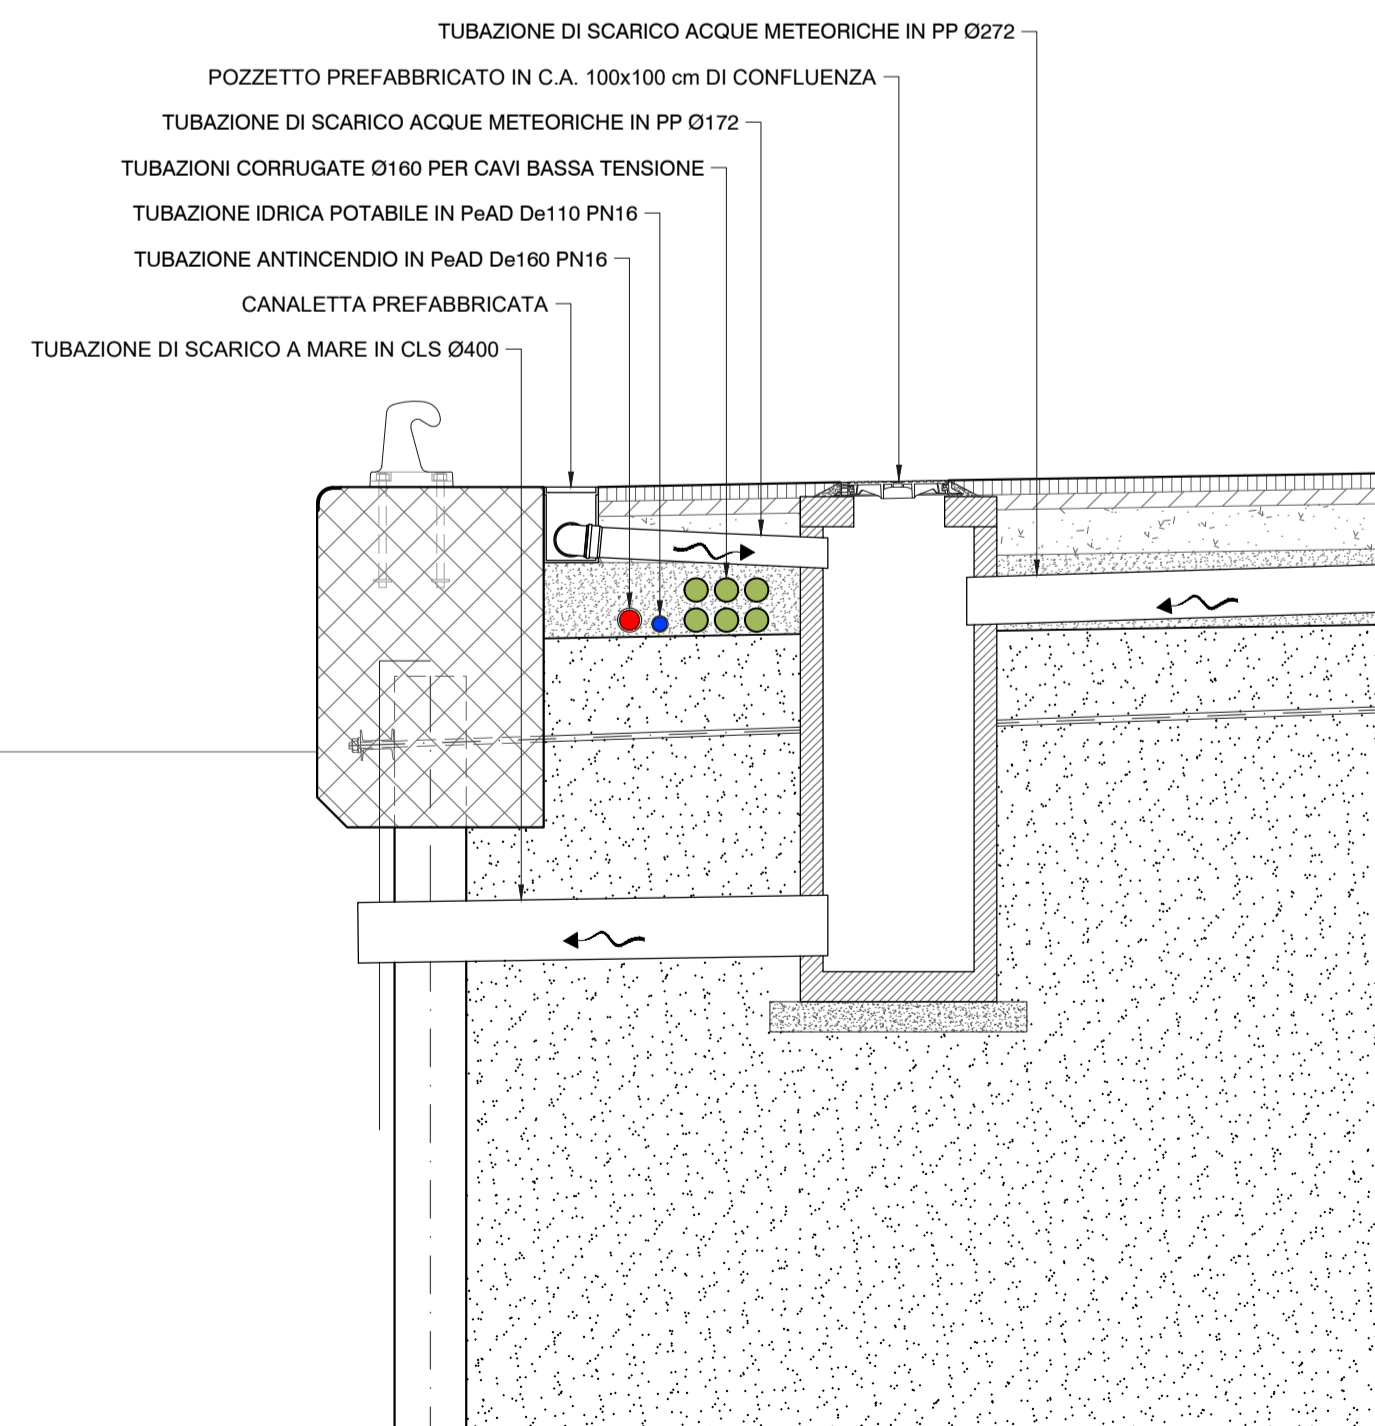

SEZIONE TIPOLOGICA BANCHINA RIVA  
Scala 1:200

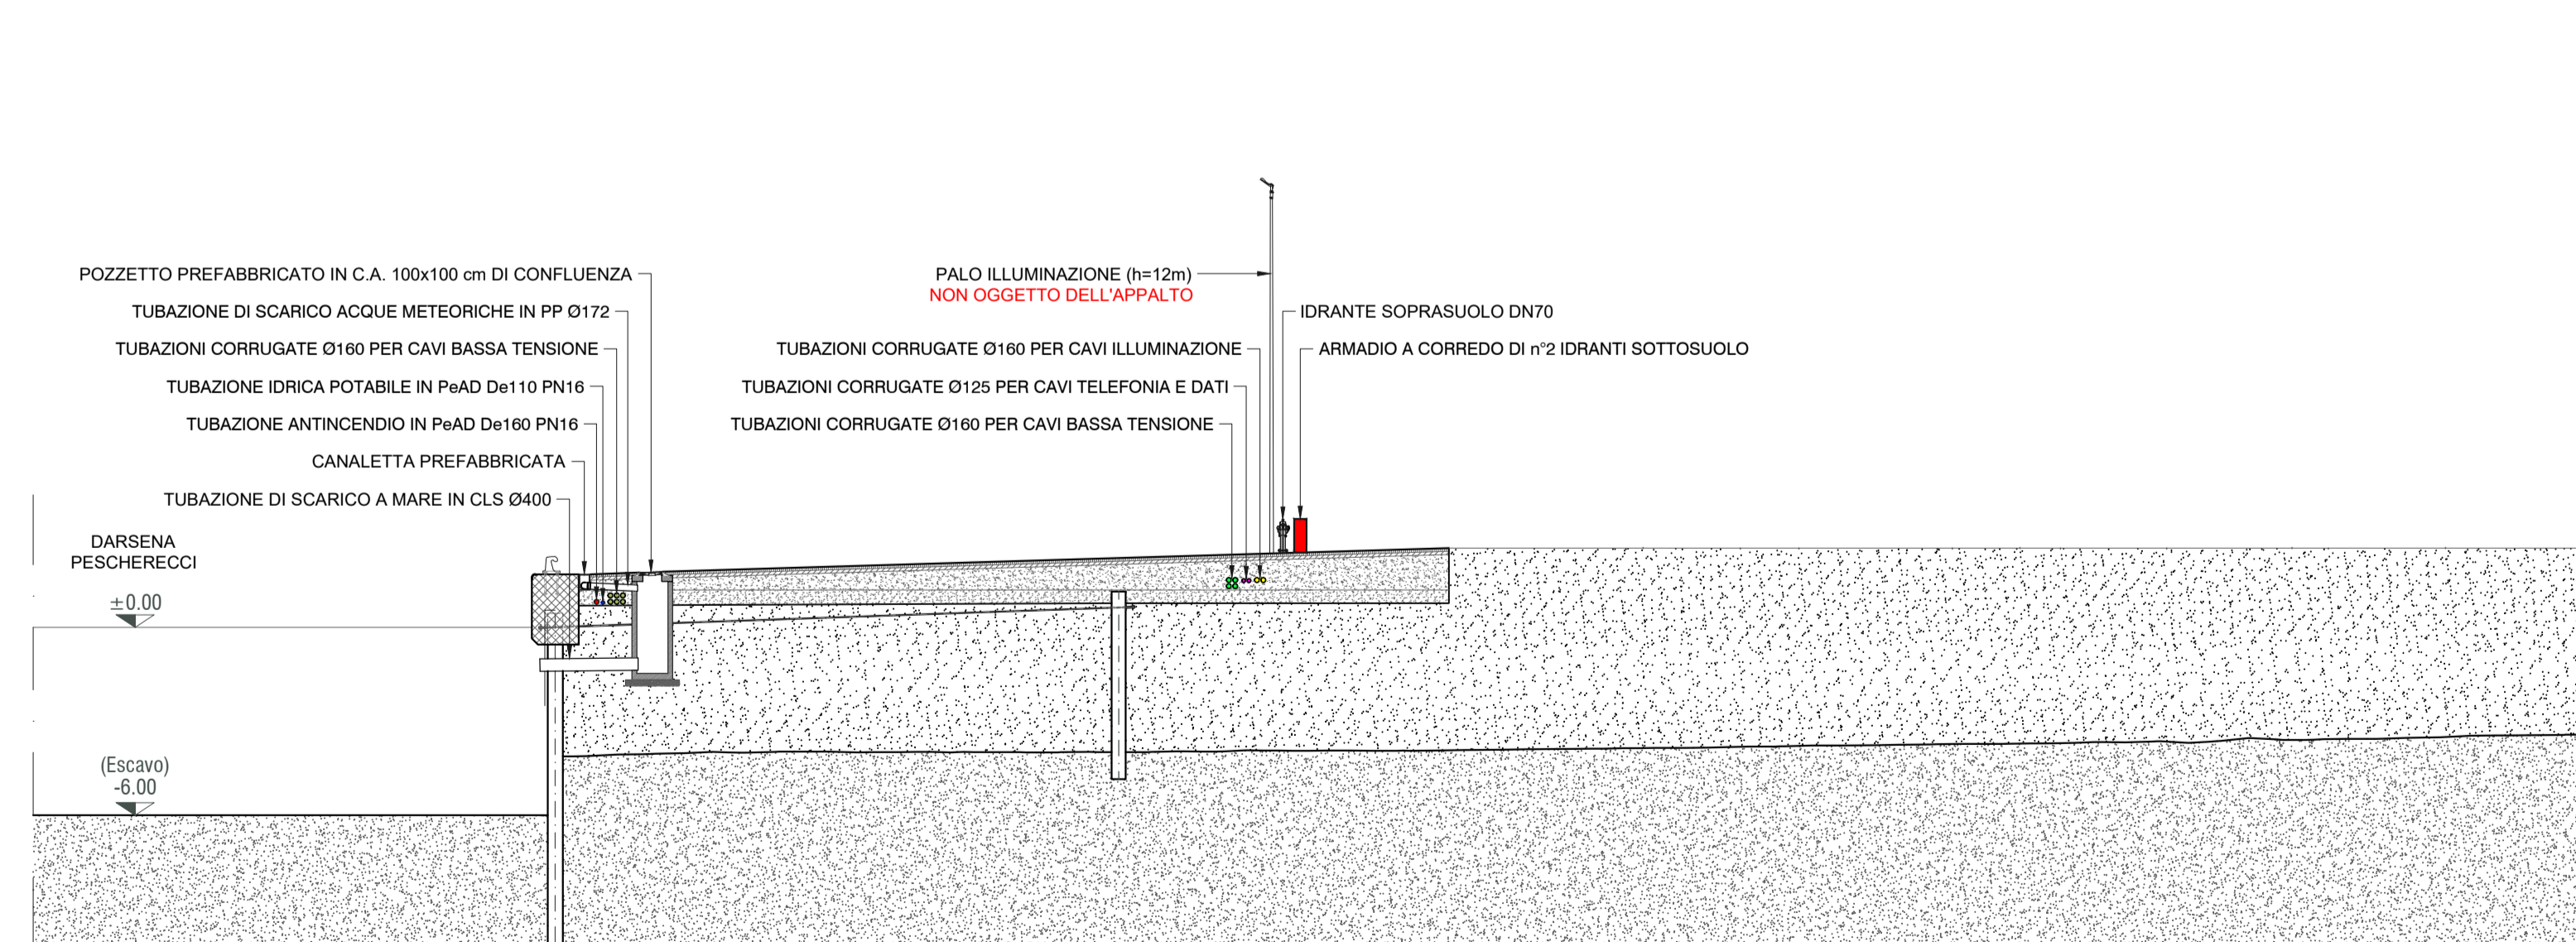

Autorità di Sistema Portuale del Mar Tirreno Centro Settentrionale



**NUOVO PORTO COMMERCIALE DI FIUMICINO**

PROGETTO ESECUTIVO  
I LOTTO FUNZIONALE I STRALCIO  
"Darsena Pescherecci e viabilità di accesso al cantiere"

Committente Il presidente AVV. Francesco Maria Di Majo Il responsabile del procedimento Dott. Ing. Maurizio Marini Il coordinatore generale Dott. Ing. Giuseppe Solinas	Progettazione <b>ACQUA TECNO</b> Ing. Renato Marconi Ing. Paolo Turbolente Ing. Barbara Doronzo	Consulenza specialistica impiantistica: <b>ELTEC S.r.l.</b> Elaborazioni tecniche per l'ingegneria
---	---	--

Titolo elaborato <b>SEZIONI TIPOLOGICHE IMPIANTISTICHE COORDINATE BANCHINA RIVA</b>		Elaborato A.2202.12   PE   EG <b>IMP.09c</b> Scala 1:200/50
--	--	---

Data Ottobre 2020	Preparato	Controllato	Approvato
Revisione 01 02	Data Giugno 2021 Febbraio 2022		