




SEZIONE TIPOLOGICA ALLACCIO UTENZA IDRICA ANTINCENDIO  
Scala 1:50

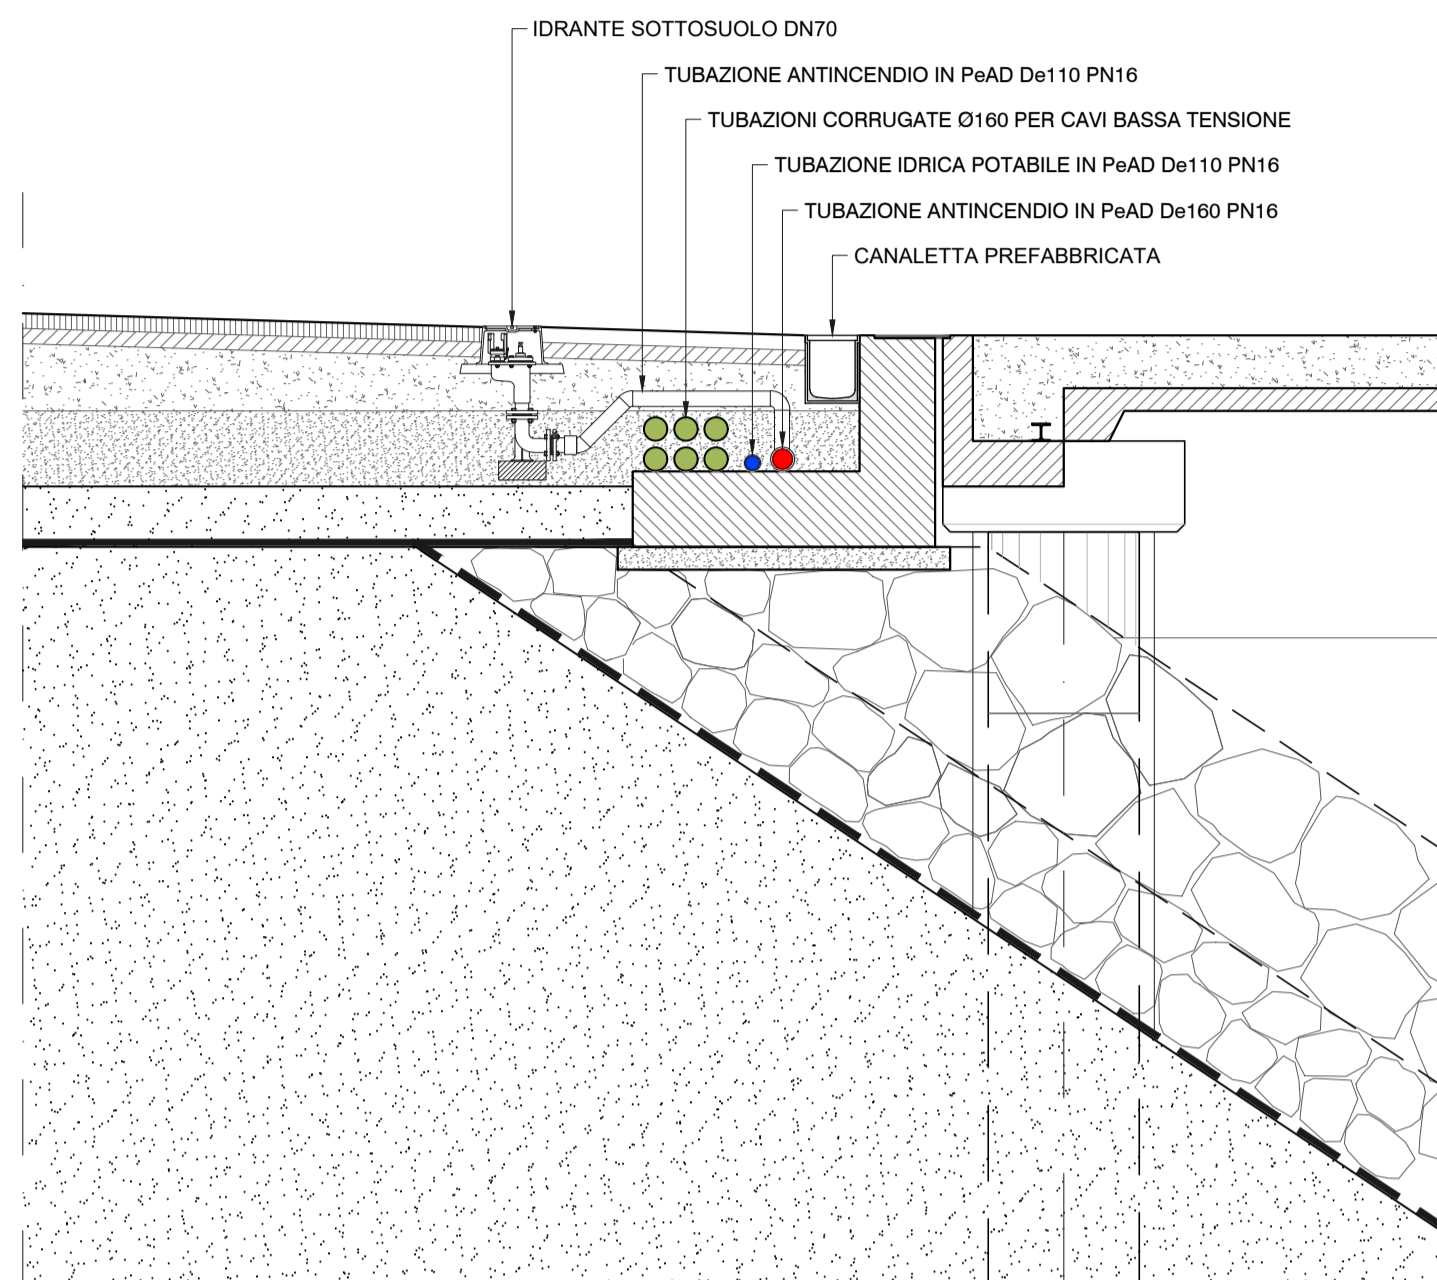


SEZIONE TIPOLOGICA ALLACCIO UTENZA IDRICA POTABILE  
Scala 1:50

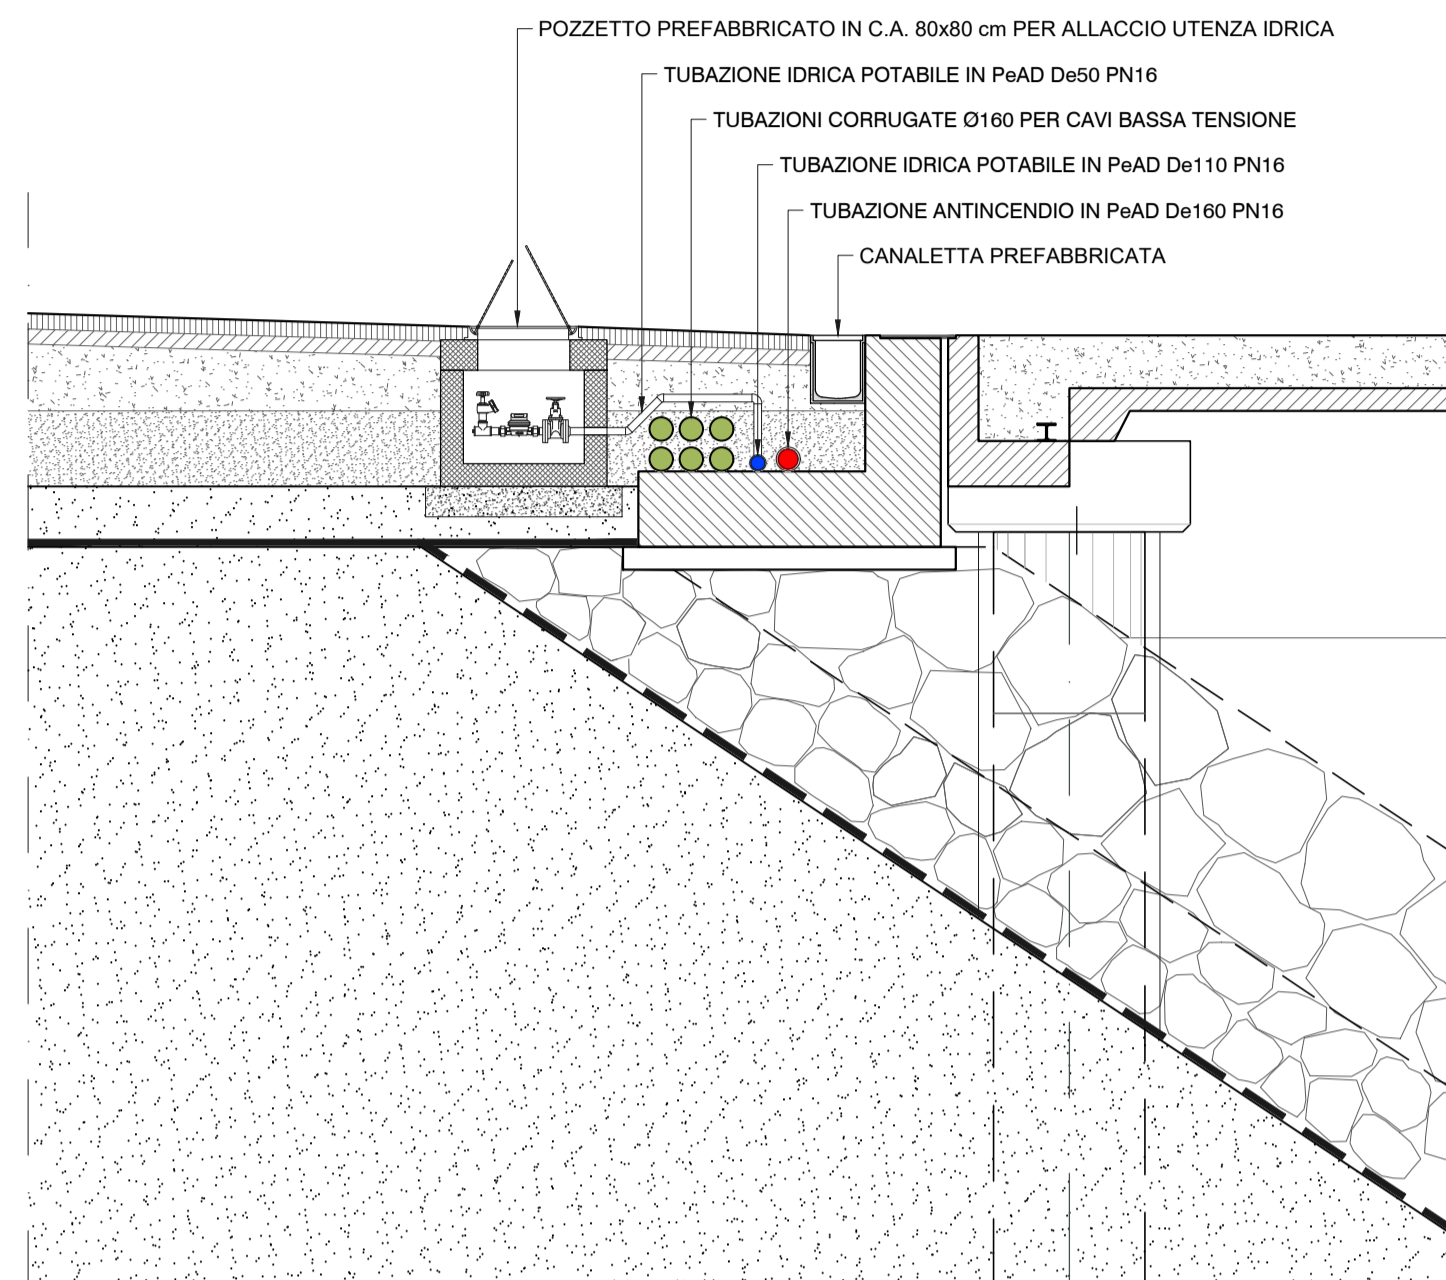


PIANTA CHIAVE  
Scala 1:2.000

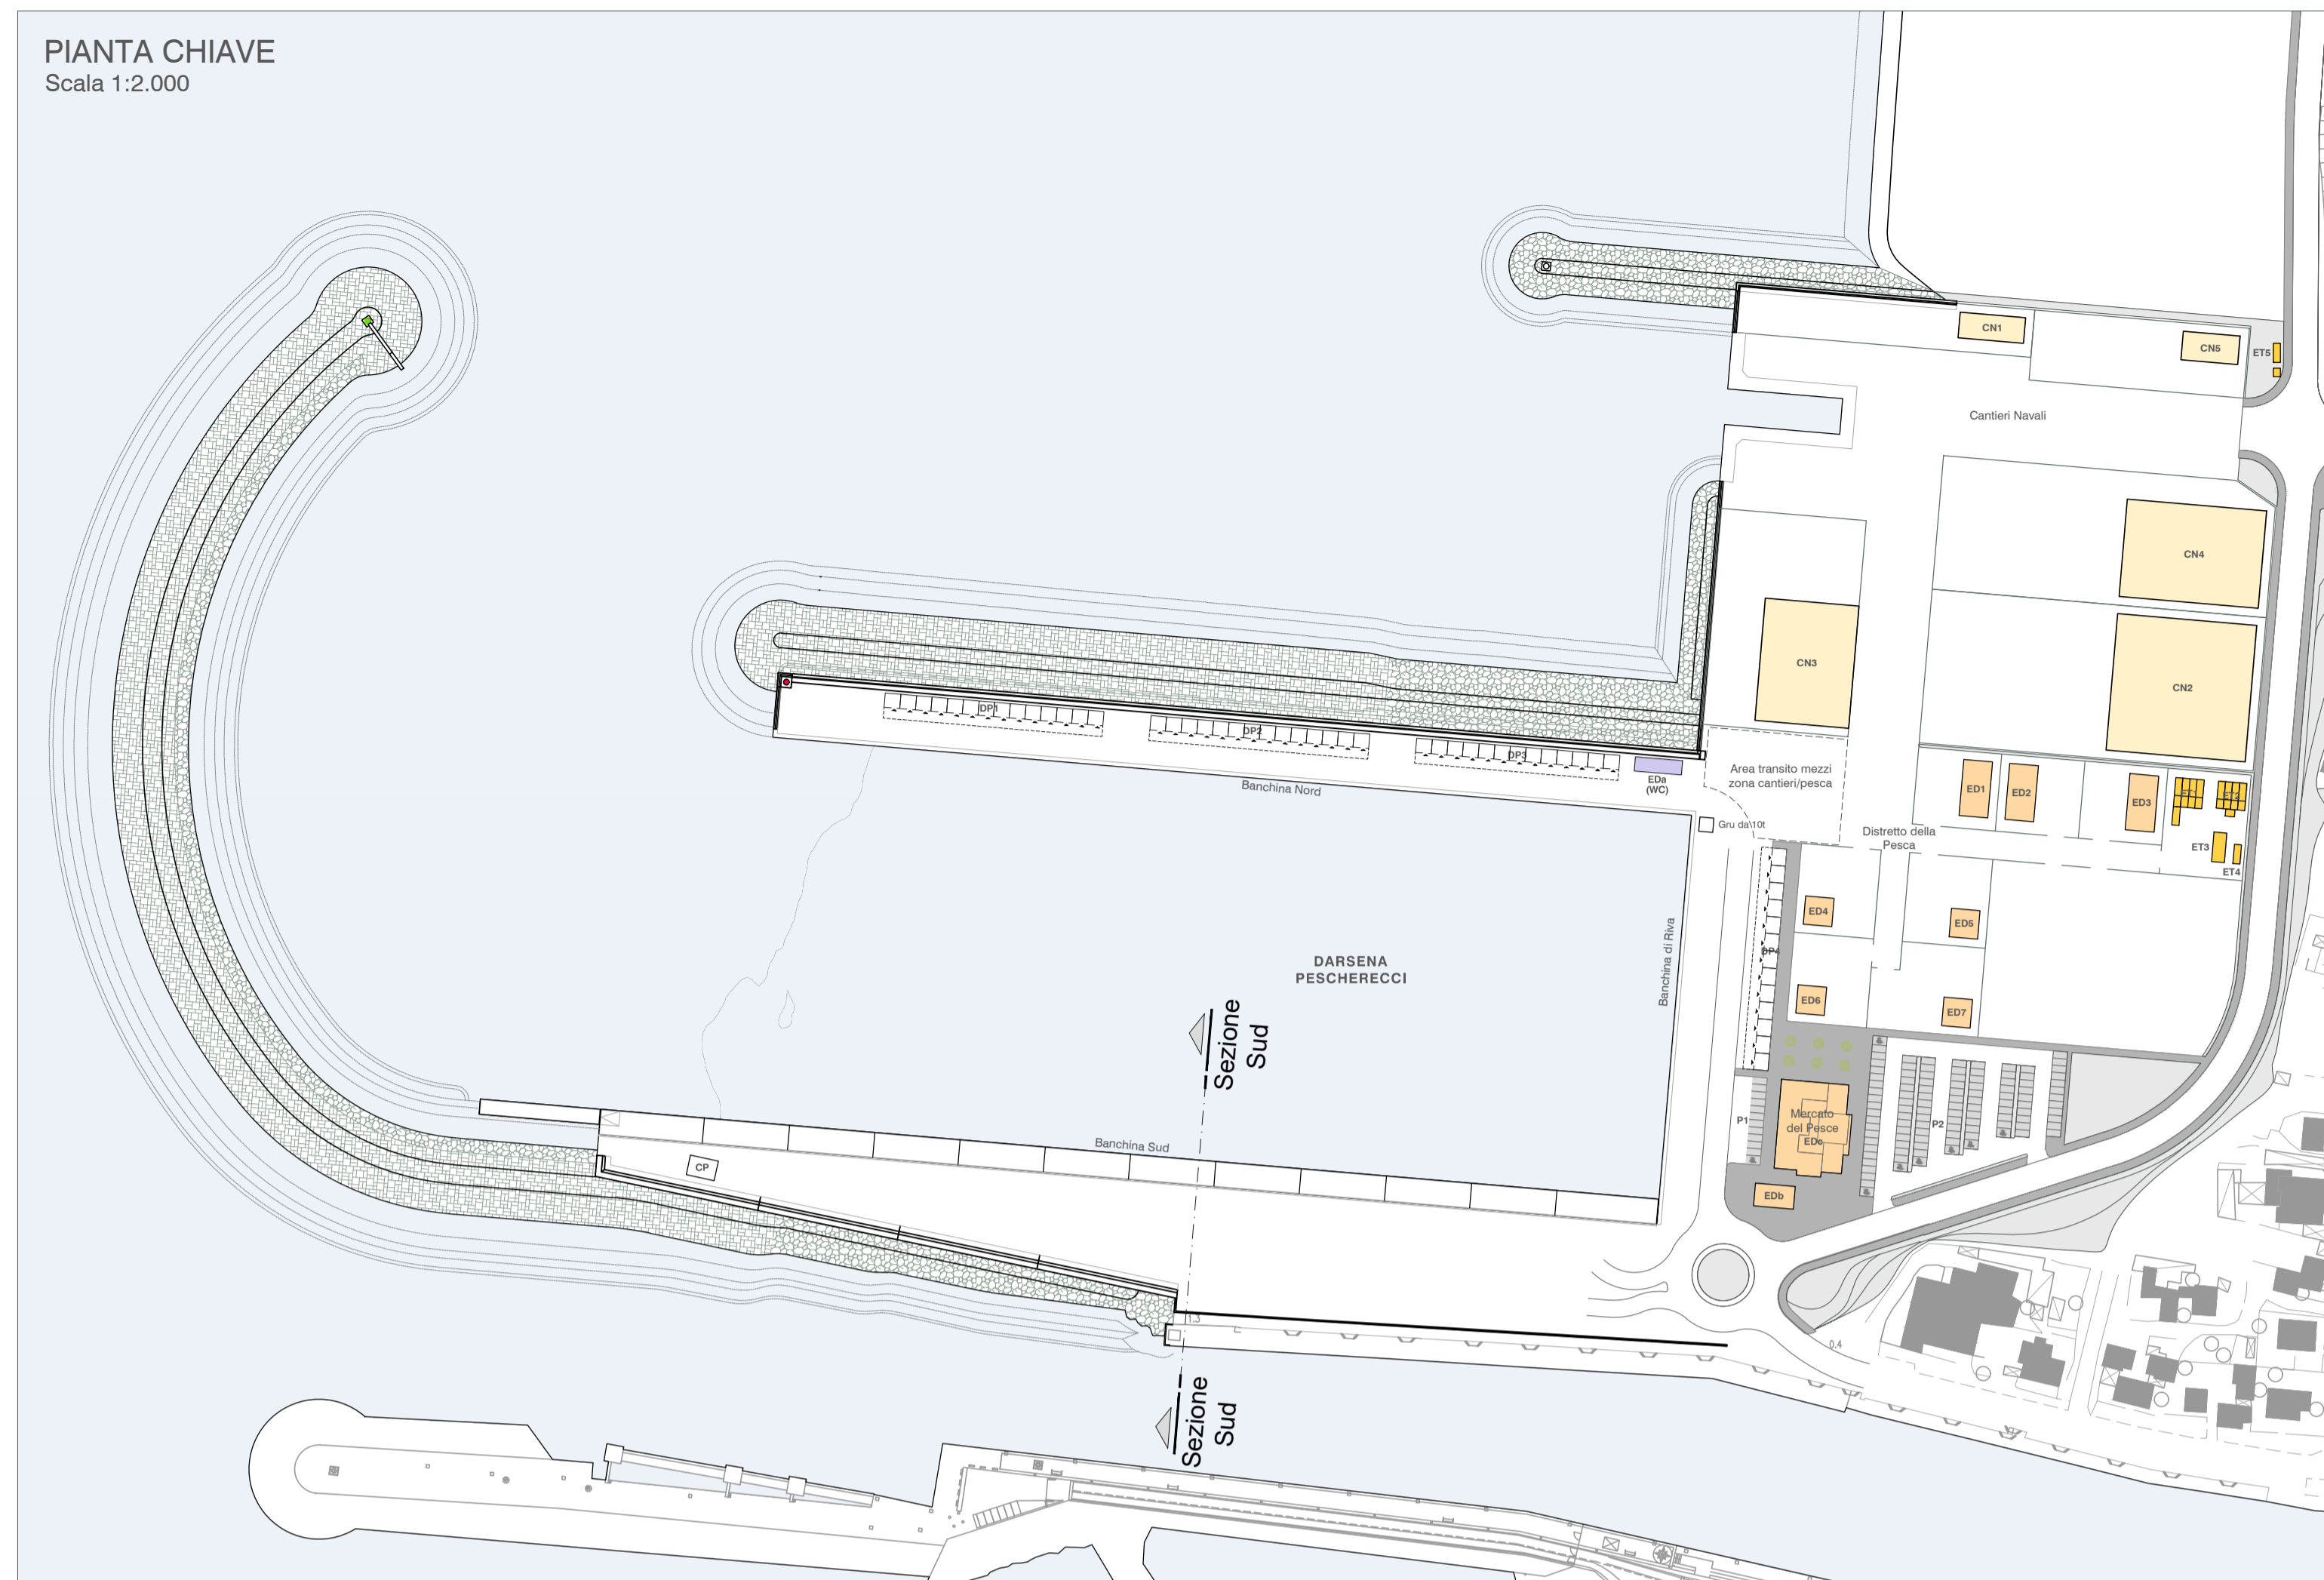


SEZIONE TIPOLOGICA ALLACCIO UTENZA ELETTRICA  
Scala 1:50

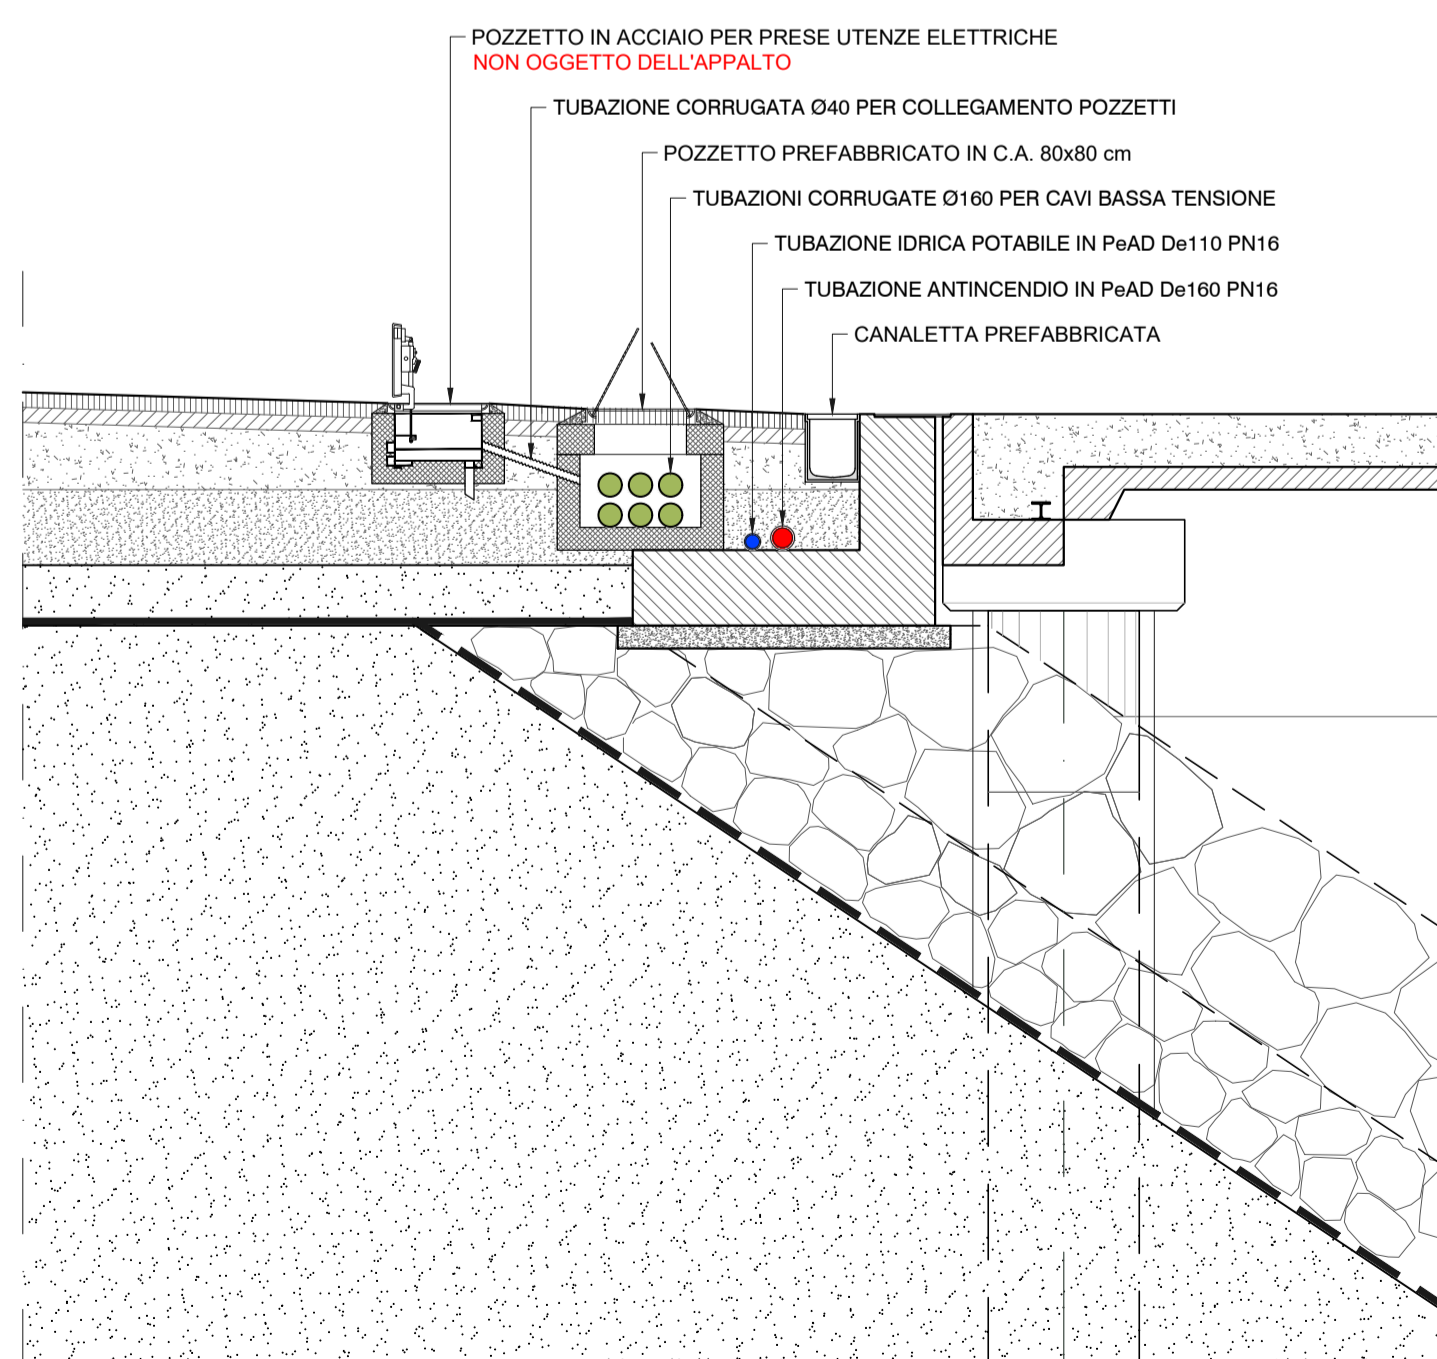

SEZIONE TIPOLOGICA SCARICO A MARE  
Scala 1:50

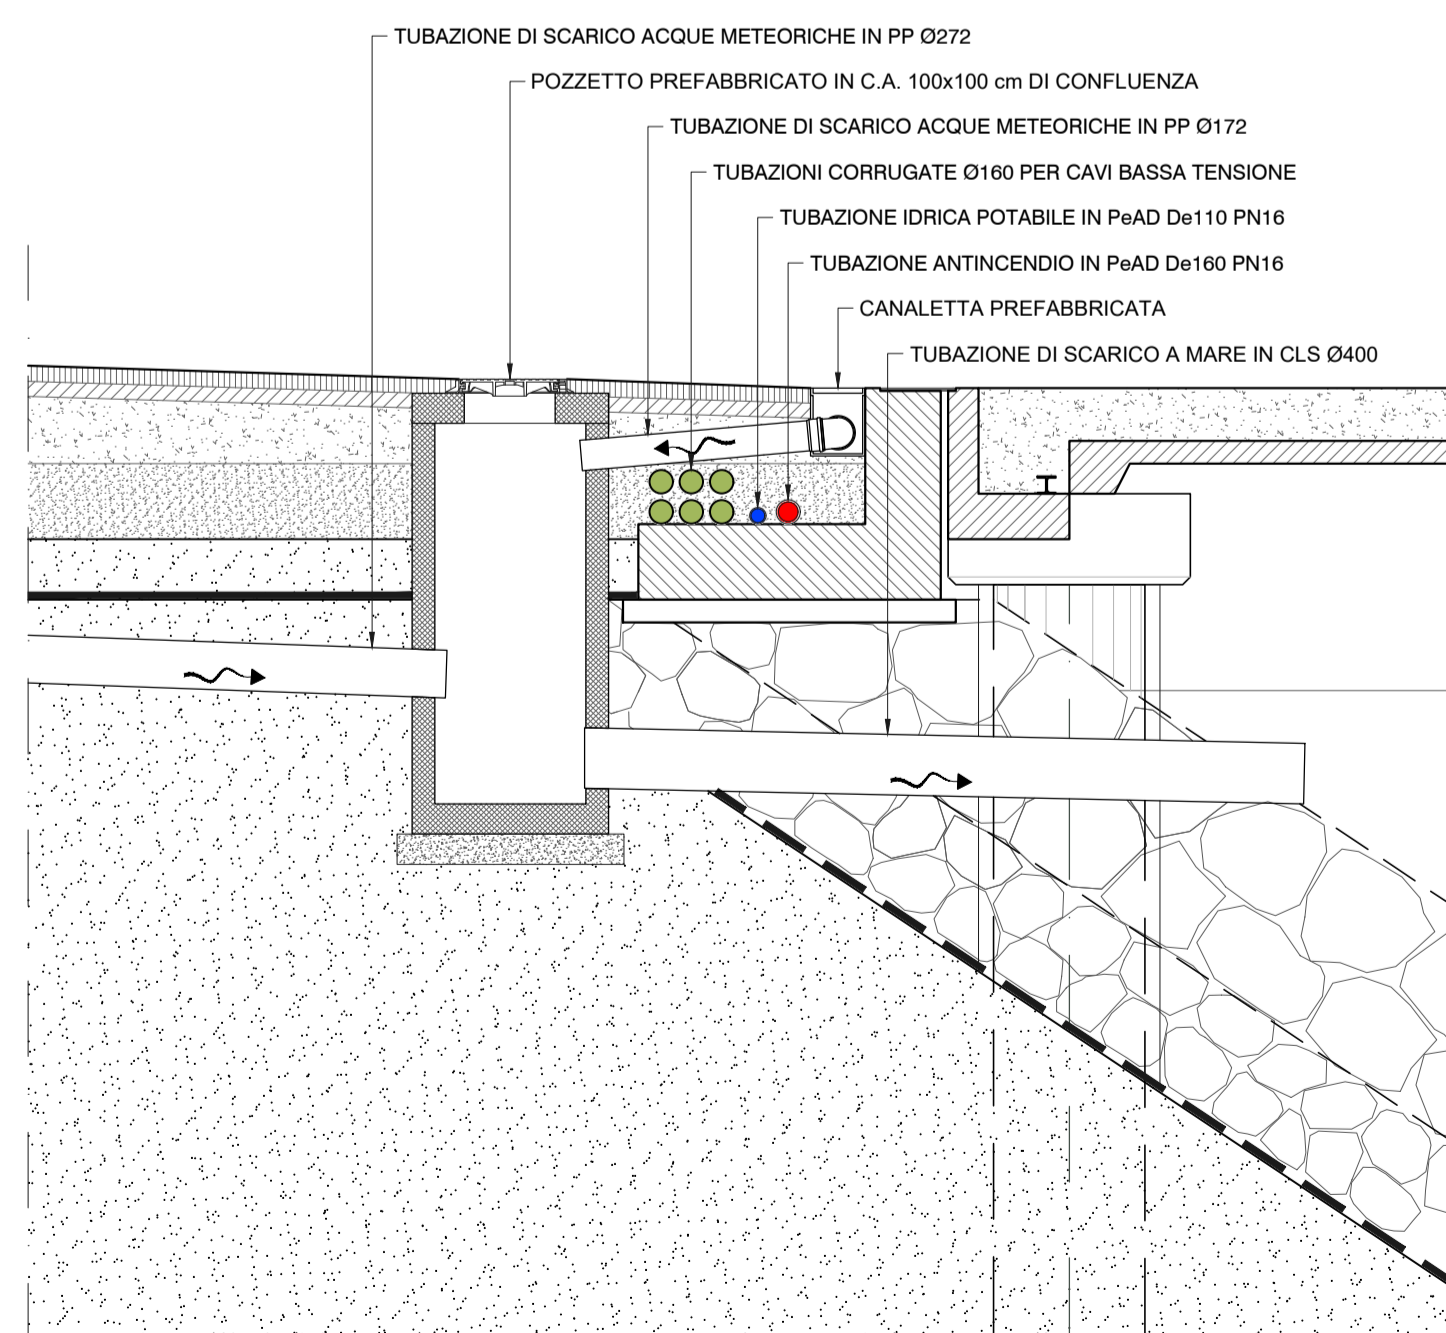

SEZIONE TIPOLOGICA BANCHINA SUD  
Scala 1:200

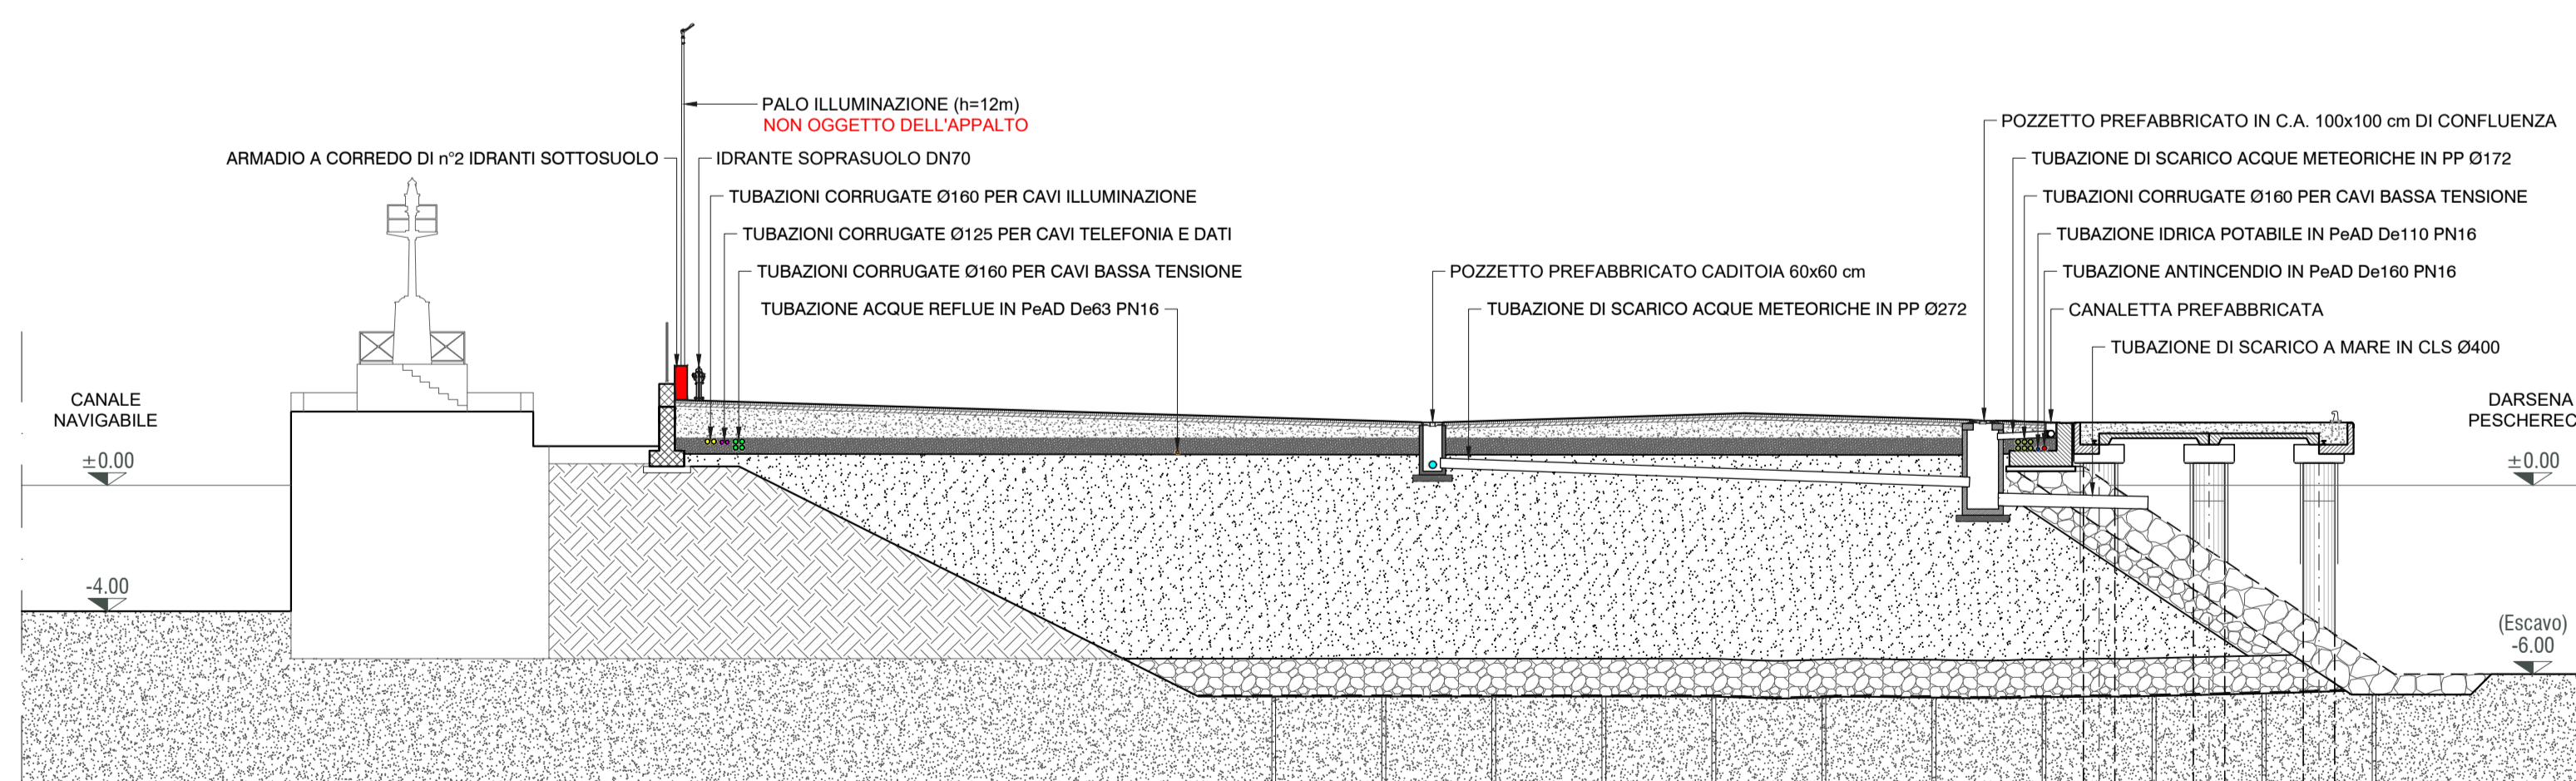

Autorità di Sistema Portuale del Mar Tirreno Centro Setentrionale



NUOVO PORTO COMMERCIALE DI FIUMICINO

PROGETTO ESECUTIVO  
I LOTTO FUNZIONALE I STRALCIO  
"Darsena Pescherecci e viabilità di accesso al cantiere"

Committente Il presidente AVV. Francesco Maria Di Majo	Progettazione ACQUA TECNO Ing. Renato Marconi Ing. Paolo Turbolente Ing. Barbara Doronzo	Consulenza specialistica impiantistica: ELTEC S.r.l. Elaborazioni tecniche per l'ingegneria
--	---	---

Titolo elaborato SEZIONI TIPOLOGICHE IMPIANTISTICHE COORDINATE BANCHINA SUD		Elaborato A.2202.12   PE   EG <b>IMP.09d</b> Scala 1:200/50
--	--	---

Data Ottobre 2020	Preparato	Controllato	Approvato
Revisione 01 02	Data Giugno 2021 Febbraio 2022		