




SEZIONE A-A
Scala 1:50

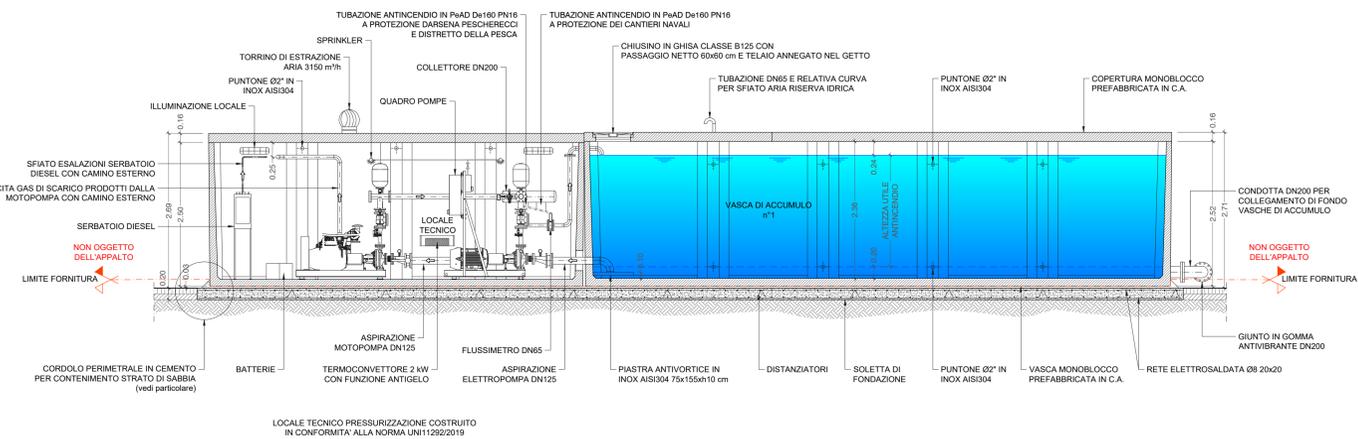

PIANTA COPERTURA
Scala 1:50

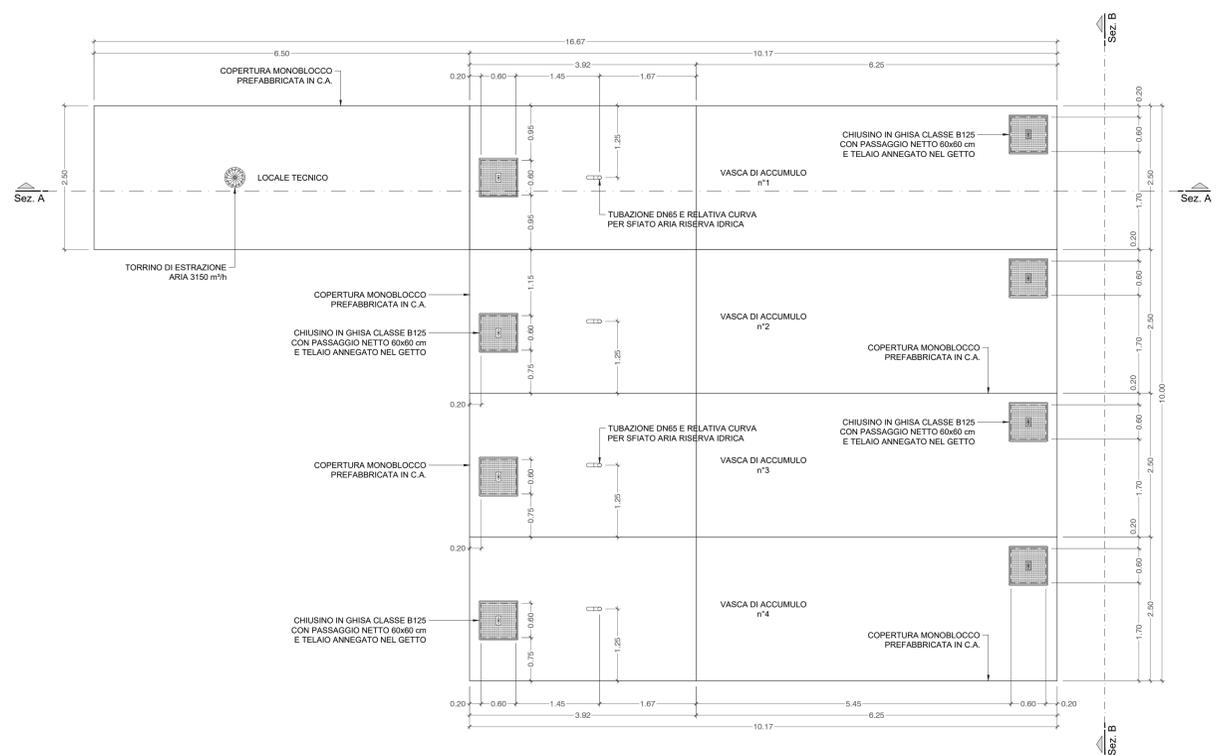


PIANTA CHIAVE
Scala 1:2.000

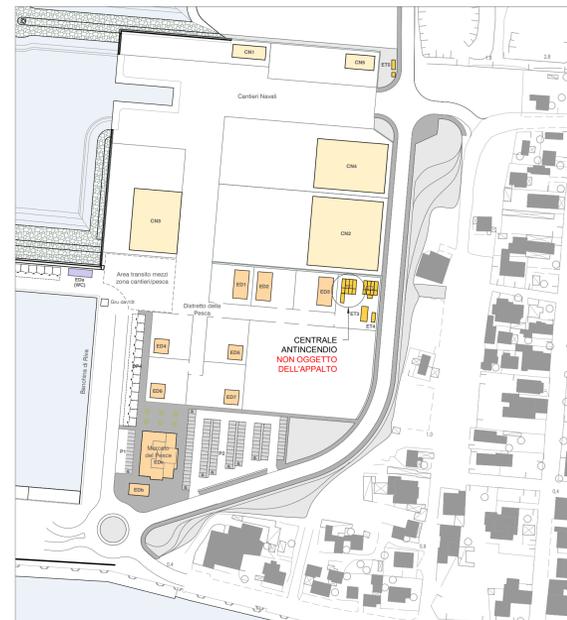


LE OPERE RAPPRESENTATE, AD ESCLUSIONE DELLA PLATEA DI FONDAZIONE, NON SONO OGGETTO DELL'APPALTO. L'ELABORATO E' PREVISTO PER I SOLI SCOPI CONOSCITIVI


PARTICOLARE CORDOLO PERIMETRALE
Scala 1:10

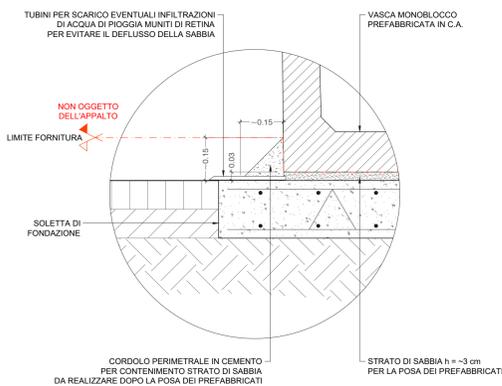

SEZIONE B-B
Scala 1:50

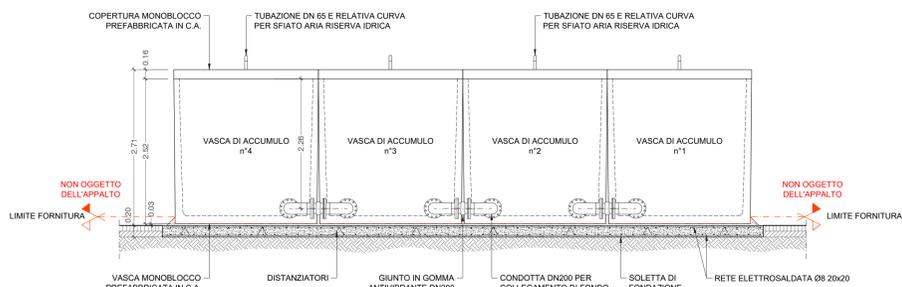

PIANTA LOCALE TECNICO E VASCHE
Scala 1:50

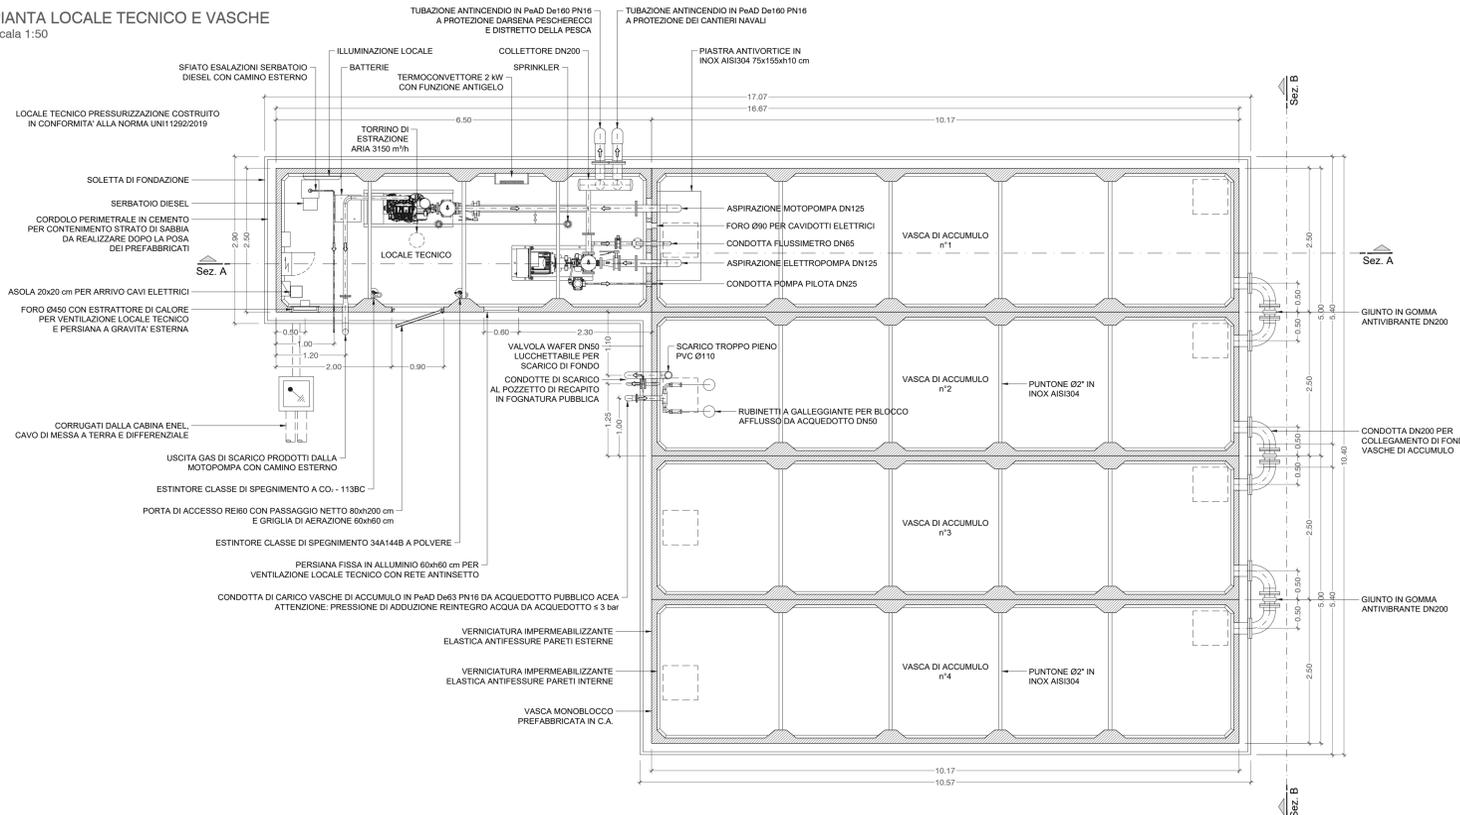

Autorità di Sistema Portuale del Mar Tirreno Centro Settentrionale



NUOVO PORTO COMMERCIALE DI FIUMICINO
PROGETTO ESECUTIVO
I LOTTO FUNZIONALE I STRALCIO
"Darsena Pescherecci e viabilità di accesso al cantiere"

Committente Il presidente AVV. Francesco Maria Di Majo Il responsabile del procedimento Dot. Ing. Maurizio Marini Il coordinatore generale Dot. Ing. Giuseppe Solinas Titolo elaborato	Progettazione ACQUA TECNICO Ing. Renato Marconi Ing. Paolo Turbolente Ing. Barbara Doronzo	Consulenza specialistica impiantistica: ELTEC S.r.l. Elaborazioni tecniche per l'ingegneria
---	---	---

EDIFICI TECNOLOGICI
CENTRALE ANTINCENDIO

Data Ottobre 2020	Preparato	Controllato	Approvato
Revisione 01 02	Data Giugno 2021 Febbraio 2022		

Elaborato
A.2202.12 | PE | EG
IMP.10a
Scala
1:50