



PLANIMETRIA GENERALE
 INQUADRAMENTO GENERALE
 Scala 1:2000

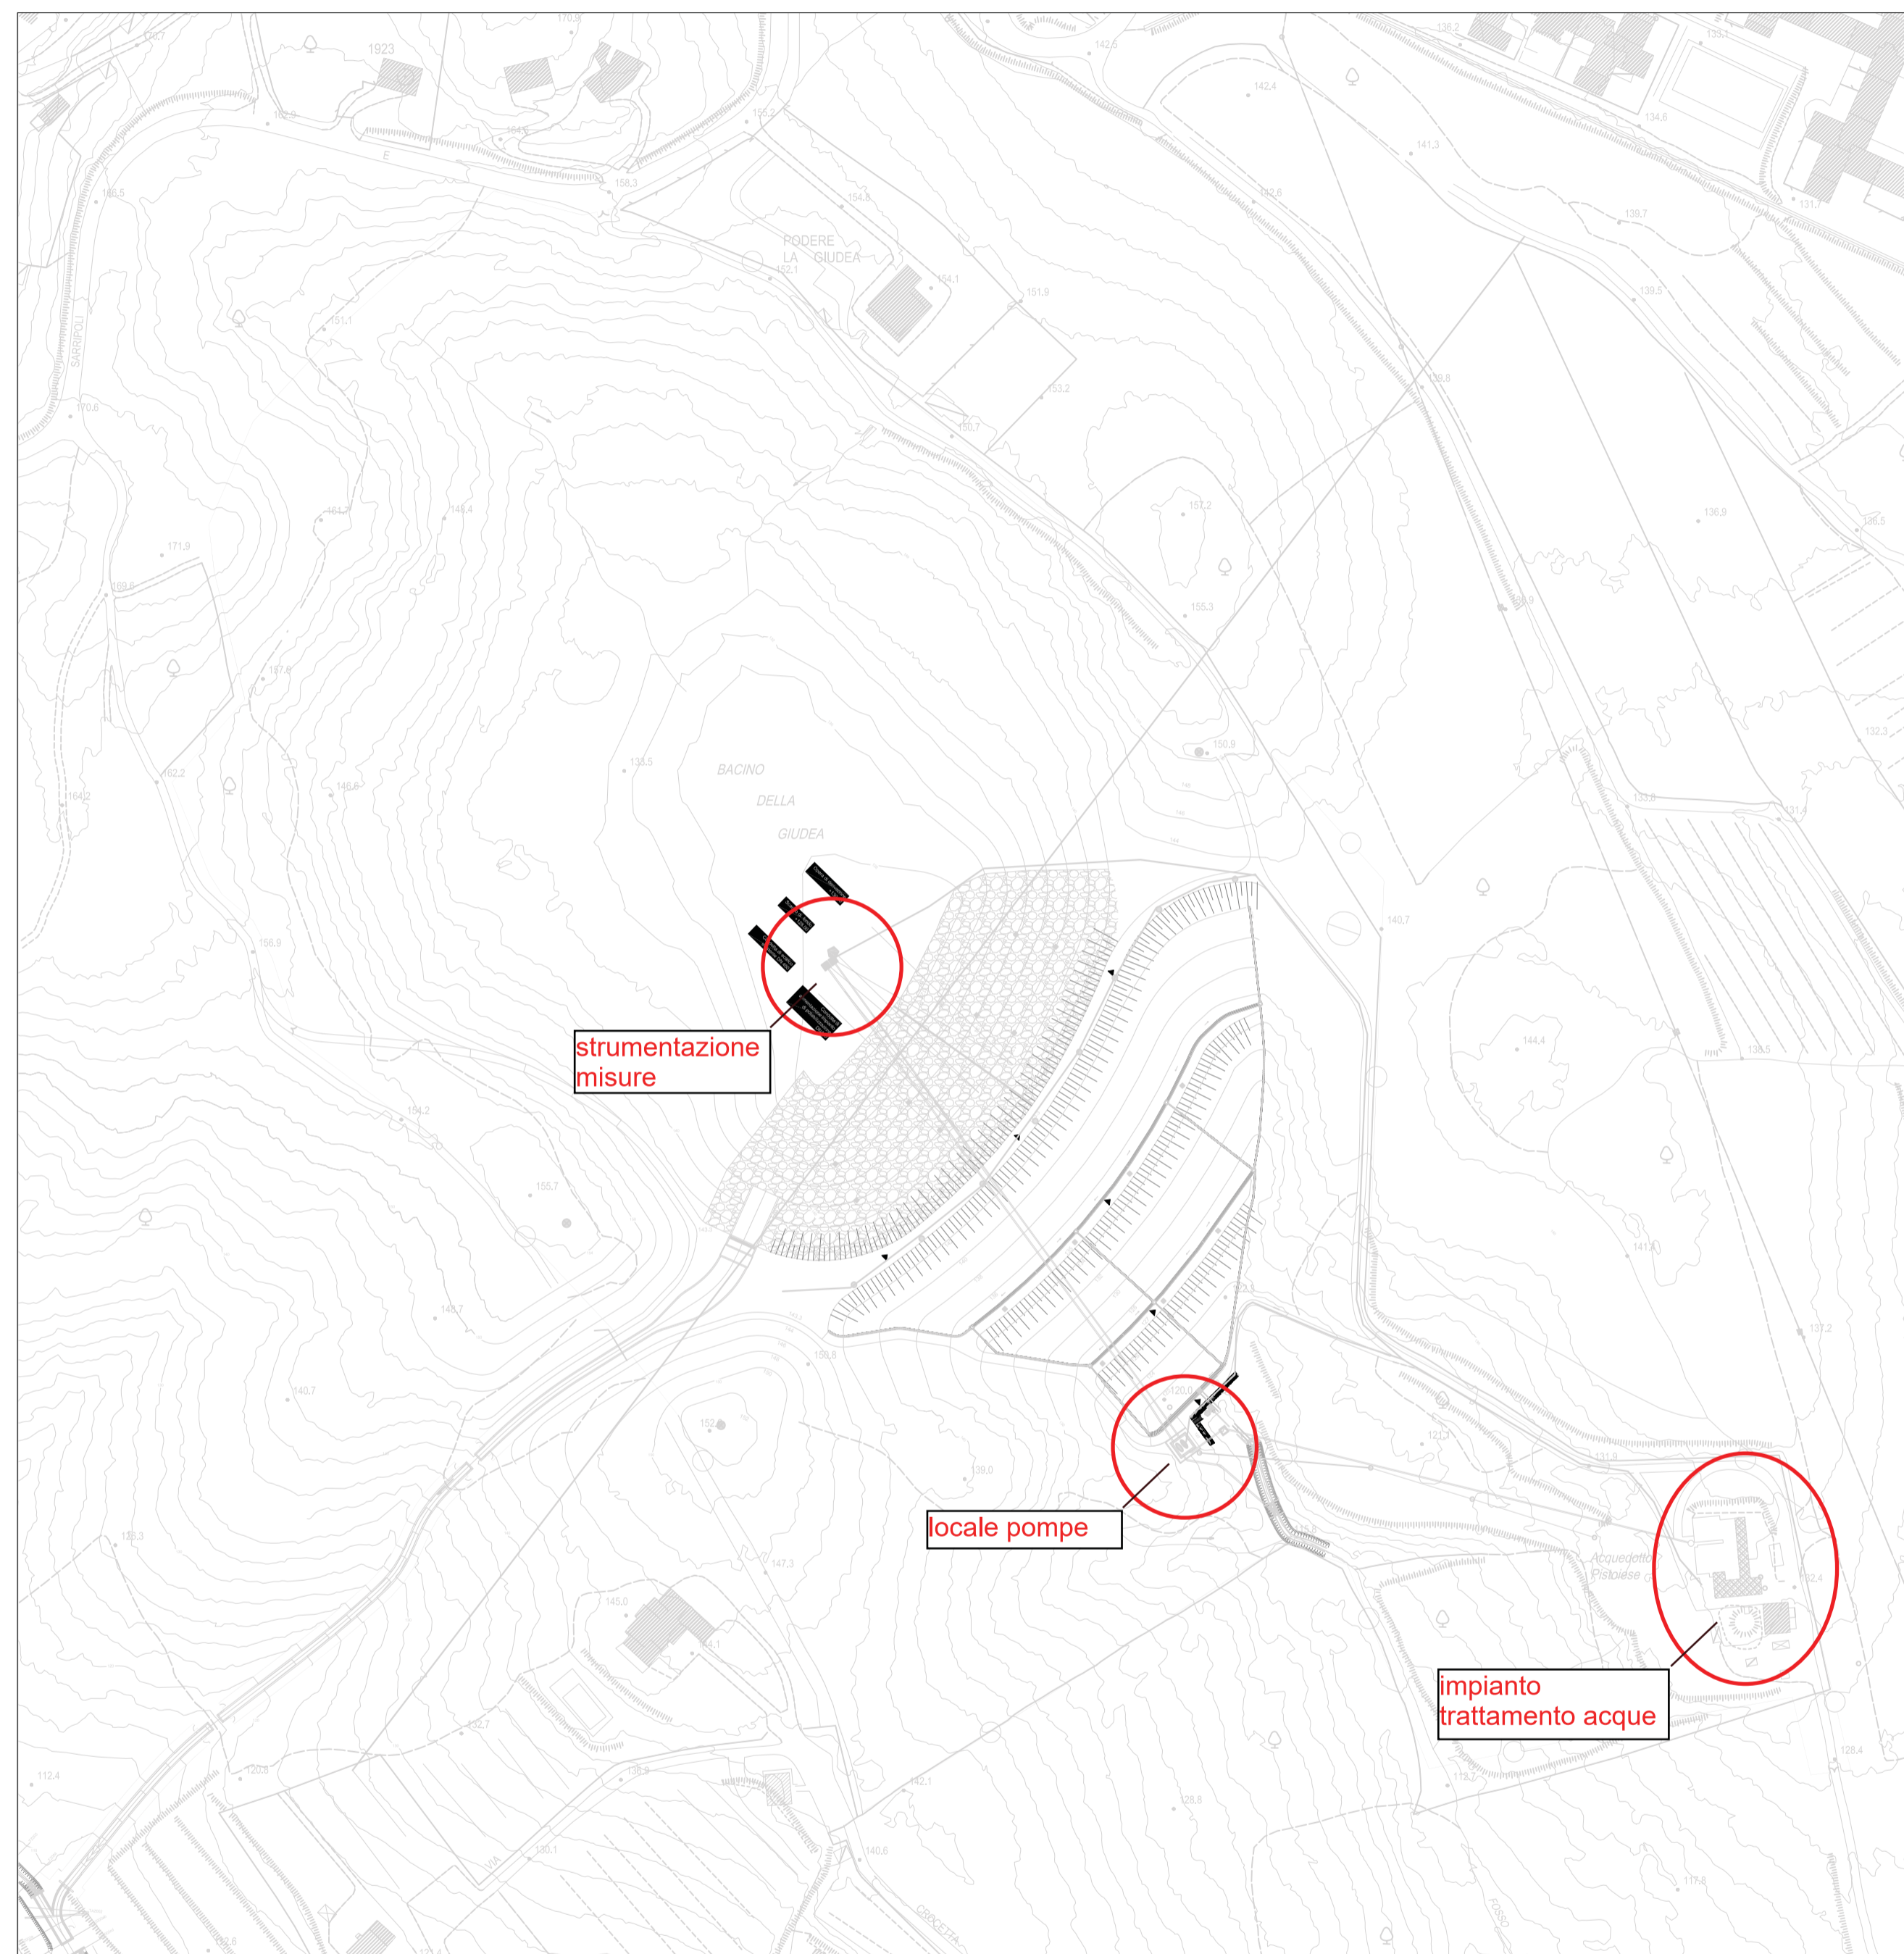


ELENCO TAVOLE DI PROGETTO


- EL.02 - ELENCO TAVOLE DI PROGETTO
- EL.03 - PLANIMETRIA GENERALE - DISTRIBUZIONE GENERALE IMPIANTO E IMPIANTO ELETTRICO LOCALE POMPE
- EL.04 - PARTICOLARI COSTRUTTIVI
- EL.05 - SCHEMA DEI QUADRI ELETTRICI



COMUNE DI PISTOIA
 Provincia Di Pistoia




**INTERVENTI DI ADEGUAMENTO DELLA DIGA DI GIUDEA
 A GELLO NEL COMUNE DI PISTOIA (PT)**





Elaborato
EG44

**INQUADRAMENTO GENERALE
 INTERVENTI ELETTRICI**

Scala:
1:2000
Data:
09/10/2020

Settore:
 Sede Firenze Via de Sanctis, 49 Cod. Fiscale e P.I. 0611950488
Organizzazione distata di Sistema di Gestione Integrato certificato in conformità alla normativa ISO9001 - ISO14001 - OHSAS18001 - SAS8000

PROGETTAZIONE :	COLLABORATORI :	
PROGETTISTA - PROJECT MANAGER : ING GIOVANNI SIMONELLI	DOTT. GEOL. CARLO FERRI	GEOM. MATTEO MASI
GEOLOGO: DOTT. GEOL. FILIPPO LANDINI		
ESPROPRI: GEOM. ANDREA PATRIARCHI		
CONSULENTI TECNICI :	COMMESSA I.T. :	
 ING. DAVID SETTESOLDI	 DOTT. GEOL. SIMONE FIASCHI	INGT-TPLPD-FBAAC262
 ING. GIOVANNI CANNATA		
DIRETTORE TECNICO INGEGNERIE TOSCANE :	RESPONSABILE COMMITTENTE :	
ING. ANDREA DE CATERINI	ING. CRISTIANO AGOSTINI	
	RESPONSABILE DEL PROCEDIMENTO :	
	ING. LEONARDO ROSSI	

Rev.	Data	Descrizione / Motivo della revisione	Redatto	Controllato / Approvato
02	09/10/2020	Seconda Emissione	Mirilli	Settesoldi
01	27/12/2019	Prima Emissione	Mirilli	Settesoldi

Proprietà riservata. Vietata la riproduzione e la diffusione.

PROGETTO DEFINITIVO