

Marseglia Amaranto Energia e Sviluppo S.r.l.  
Codice Pratica  
201900413


OPDENERGY  
Tavoliere 2 S.r.l.  
Codice Pratica  
201900197

OPDENERGY  
Tavoliere 1 S.r.l.  
Codice Pratica  
201900200

Horizonfirm S.r.l.  
Codice Pratica  
201901116

Horizonfirm S.r.l.  
Codice Pratica  
201901116

Parco Eolico Santa Croce del Sannio  
House S.r.l.  
Codice Pratica  
06021664

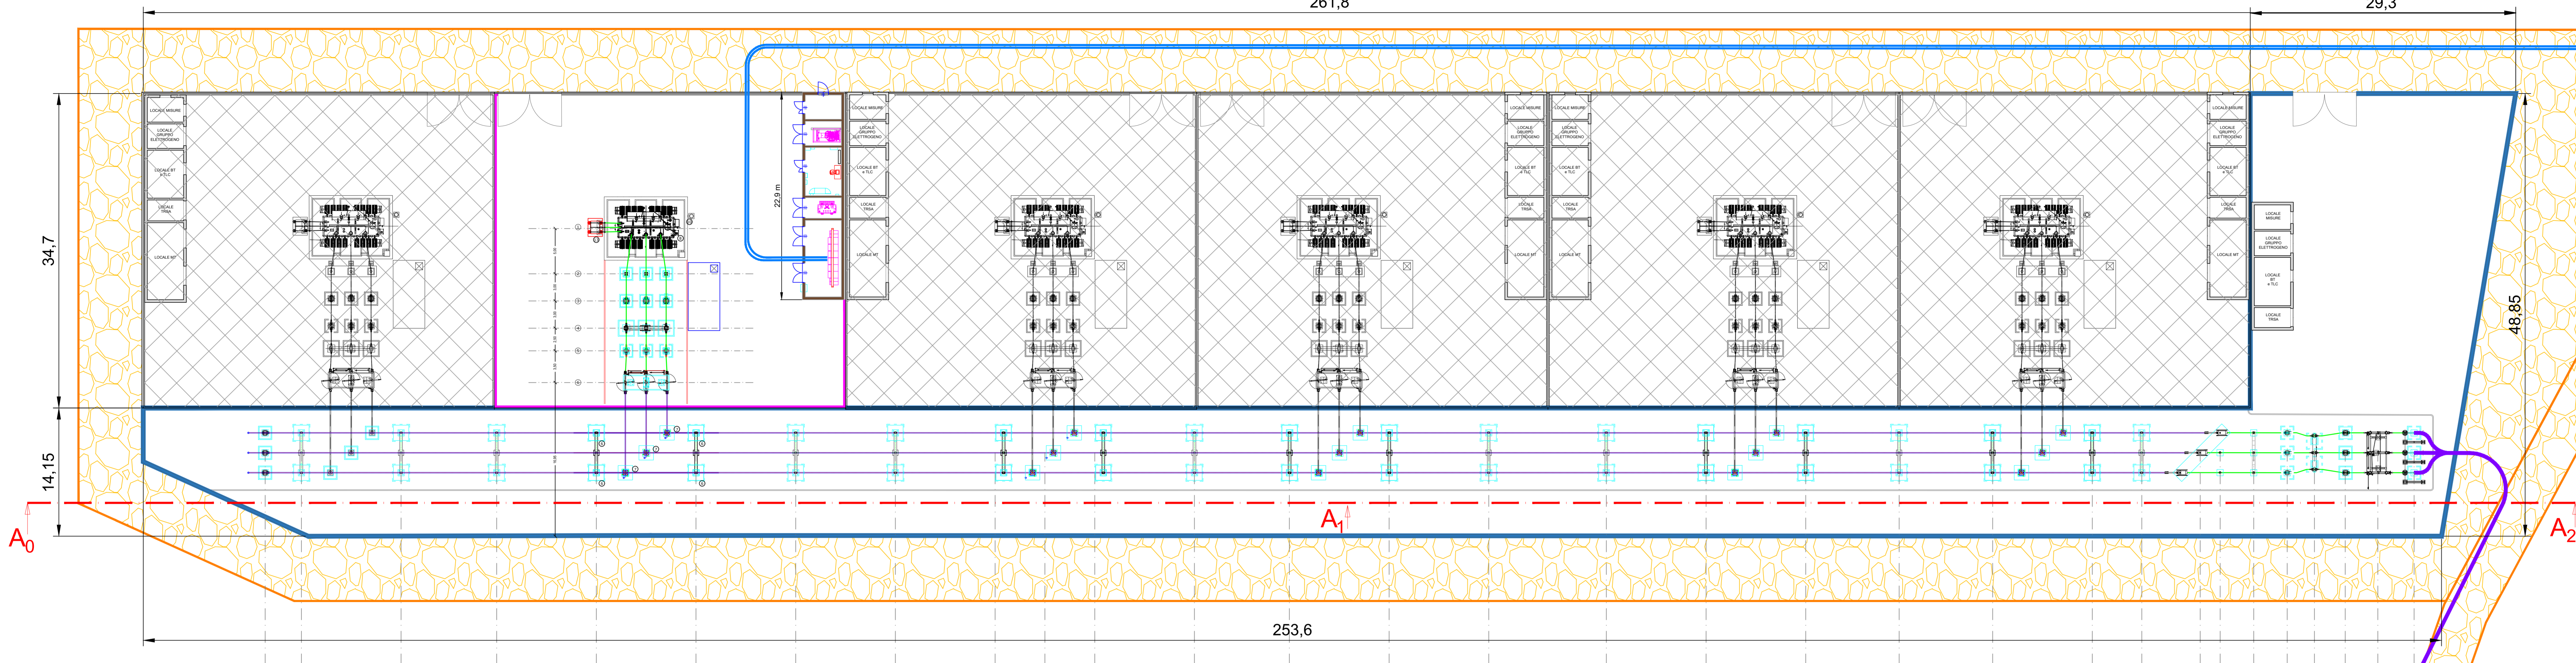

**LEGENDA**

- Elettrodotta MT 30kV direttamente interrato in scavo a trincea
- Elettrodotta interrato 150 kV - Opera di Utenza per la connessione alla RTN
- Area SSE OPDENERGY TAVOLIERE 1 Pratica 201900200
- SSE Altri Produttori facenti parte della condivisione stallo
- Area apparecchiature per la condivisione di Stallo AT
- Nuova viabilità di accesso alla Sottostazione Utente ed area condivisa
- Sistema di sbarre Ø100
- Sistema di sbarre Ø40
- Impronta fondazione apparecchiature


**LEGENDA APPARECCHIATURE ELETTROMECCANICHE**

POS	DESCRIZIONE APPARECCHIATURA
①	TERMINALE CAVO
②	SCARICATORE DI SOVRATENSIONE AT
③	TRASFORMATORE DI TENSIONE TV 150KV
④	TRASFORMATORE DI CORRENTE TA 150KV
⑤	INTERRUTTORE 150KV
⑥	SEZIONATORE CON LAME DI TERRA 150KV
⑦	COLONNINO ISOLATORE DI SUPPORTO 150KV
⑧	SEZIONATORE TRIPOLARE VERTICALE PANTOGRAFATO
⑨	SUPPORTO SBARRE 150KV

Schema unifilare sbarre principali di condivisione



SEZ. A<sub>0</sub>-A<sub>1</sub>: profilo elettromeccanico longitudinale sbarre principali di condivisione (scala 1: 100)

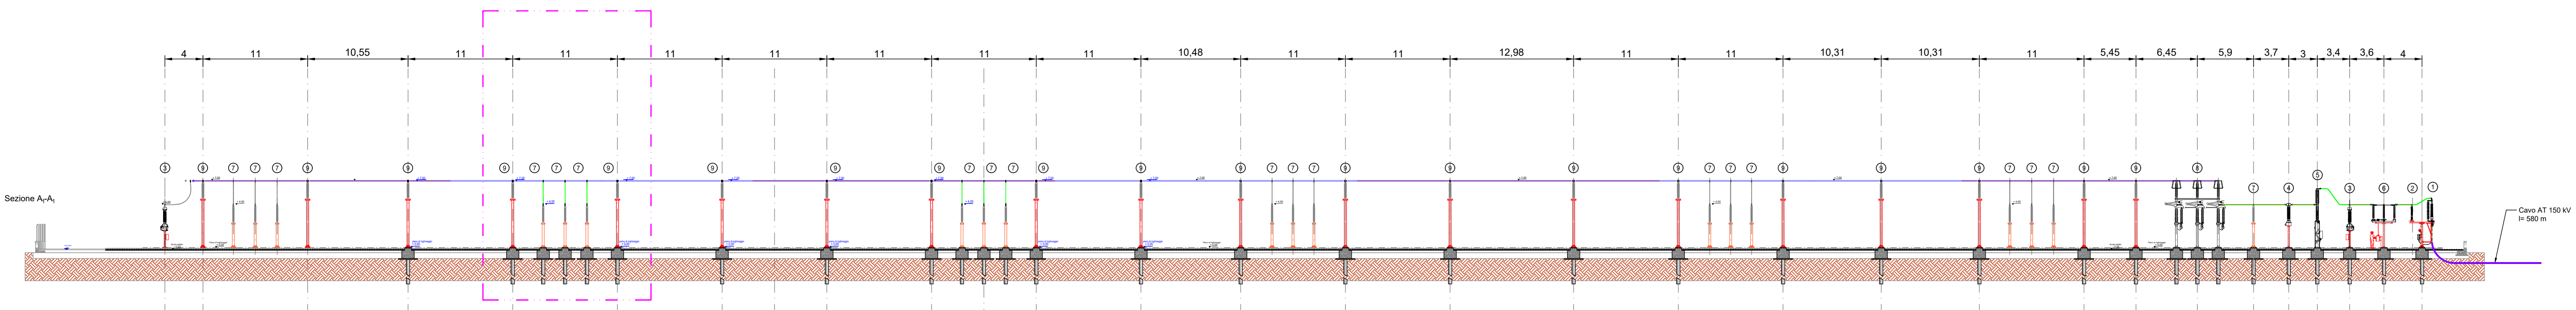

REGIONE PUGLIA  
COMUNE di FOGGIA

PROVINCIA di FOGGIA  
COMUNE di MANFREDONIA

OPDENERGY TAVOLIERE 2 S.R.L.  
Sede: Rotonda Giuseppe Antonio Torrì, n. 9 - 40127 Bologna (BO)  
Pec: opdenergy.tavolier2@regmail.it  
P.Iva: 1202089070

STUDIO INGEGNERIA ELETTRICA  
MEZZANA dott. ing. Antonio  
Via T. Sola 128 71109 San Severo (FG)  
Tel. 0862 280721 Fax. 0862 24361  
e-mail: info@studomezzana.net

STUDIO TECNICO AGRARIO  
Dott. Agr. Marcello Martino  
Viale Europa, 42 - 71122 Foggia  
Tel. Fax 0881 620069 Cell. 337 382026  
E-Mail: marcello.martino@iscail.it

Arch. Antonio Demio  
Tel. 0881 756251 Fax 17844 12244  
E-Mail: atdemio@gmail.com

Dott. Nazario Di Lella  
Tel. Fax 0882 991104 Cell. 328 3250602  
E-Mail: geo.della@gmail.com

STUDIO FALCONE  
Ingegneria  
Ing. Antonio Falcone  
Tel. 0881 534278 Fax. 0881 534378  
E-Mail: antonio.falcone@studofalcone.eu

STM  
Ing. Tommaso Monaco  
Tel. 0881 985651 Fax 0882 080465  
E-Mail: ing.tommaso@studocentromonaco.it

Dott. Vincenzo Ficco  
Tel. 0881 750334  
E-Mail: v.ficco@studoficco.it

Dott. Forestale Luigi Lupo  
Corso Roma, 110  
71121 Foggia  
E-Mail: lupo@lupobio.it

STUDIO DI INGEGNERIA  
PROGETTAZIONE ACOUSTICA  
Arch. Marianna Denora  
Via Severo, 3 - 70022 Alimura (BA)  
Tel. Fax 080 3341468 Cell. 331 5603202  
E-Mail: info@studioprogettazioneacustica.it

Studio di Ingegneria  
Dott.ssa Ing. Antonella Laura Giordano  
Viale degli Avvelati, 13 - 71121 Foggia (FG)  
Tel. Fax 0881 070126 Cell. 346 6330566  
E-Mail: lauragiordano.ing@gmail.com

Progetto definitivo per la realizzazione dell'impianto agro-fotovoltaico "TAVOLIERE 2" integrato con potenza di picco pari a 37,362MWp e potenza ai fini della connessione pari a 30MW sito nel comune di FOGGIA, alle località "Posta de Piede - Vigna Croce" nonché delle opere connesse e delle infrastrutture indispensabili alla costruzione e all'esercizio dell'impianto nel Comune di Manfredonia (FG).

Filiale: LEF5XS - Preventivo ed elaborati per la connessione  
Nome Elaborato: LEF5XS\_TAVOLA\_05.pdf  
Descrizione Elaborato: Planimetria e sezioni elettromeccaniche della Stazione Elettrica di Raccolta per la condivisione di Stallo

Rev. 00  
Data: 05/11/2021  
Emissione progetto definitivo

Rev. 01  
Data: 05/11/2021  
Elaborazione

Rev. 02  
Data: 05/11/2021  
Verifica

Rev. 03  
Data: 05/11/2021  
Approvazione

Forma: 650x1.370  
Scala: VARIE  
Codice Pratica: LEF5XS  
Codice Pratica TERNA: 201900197