




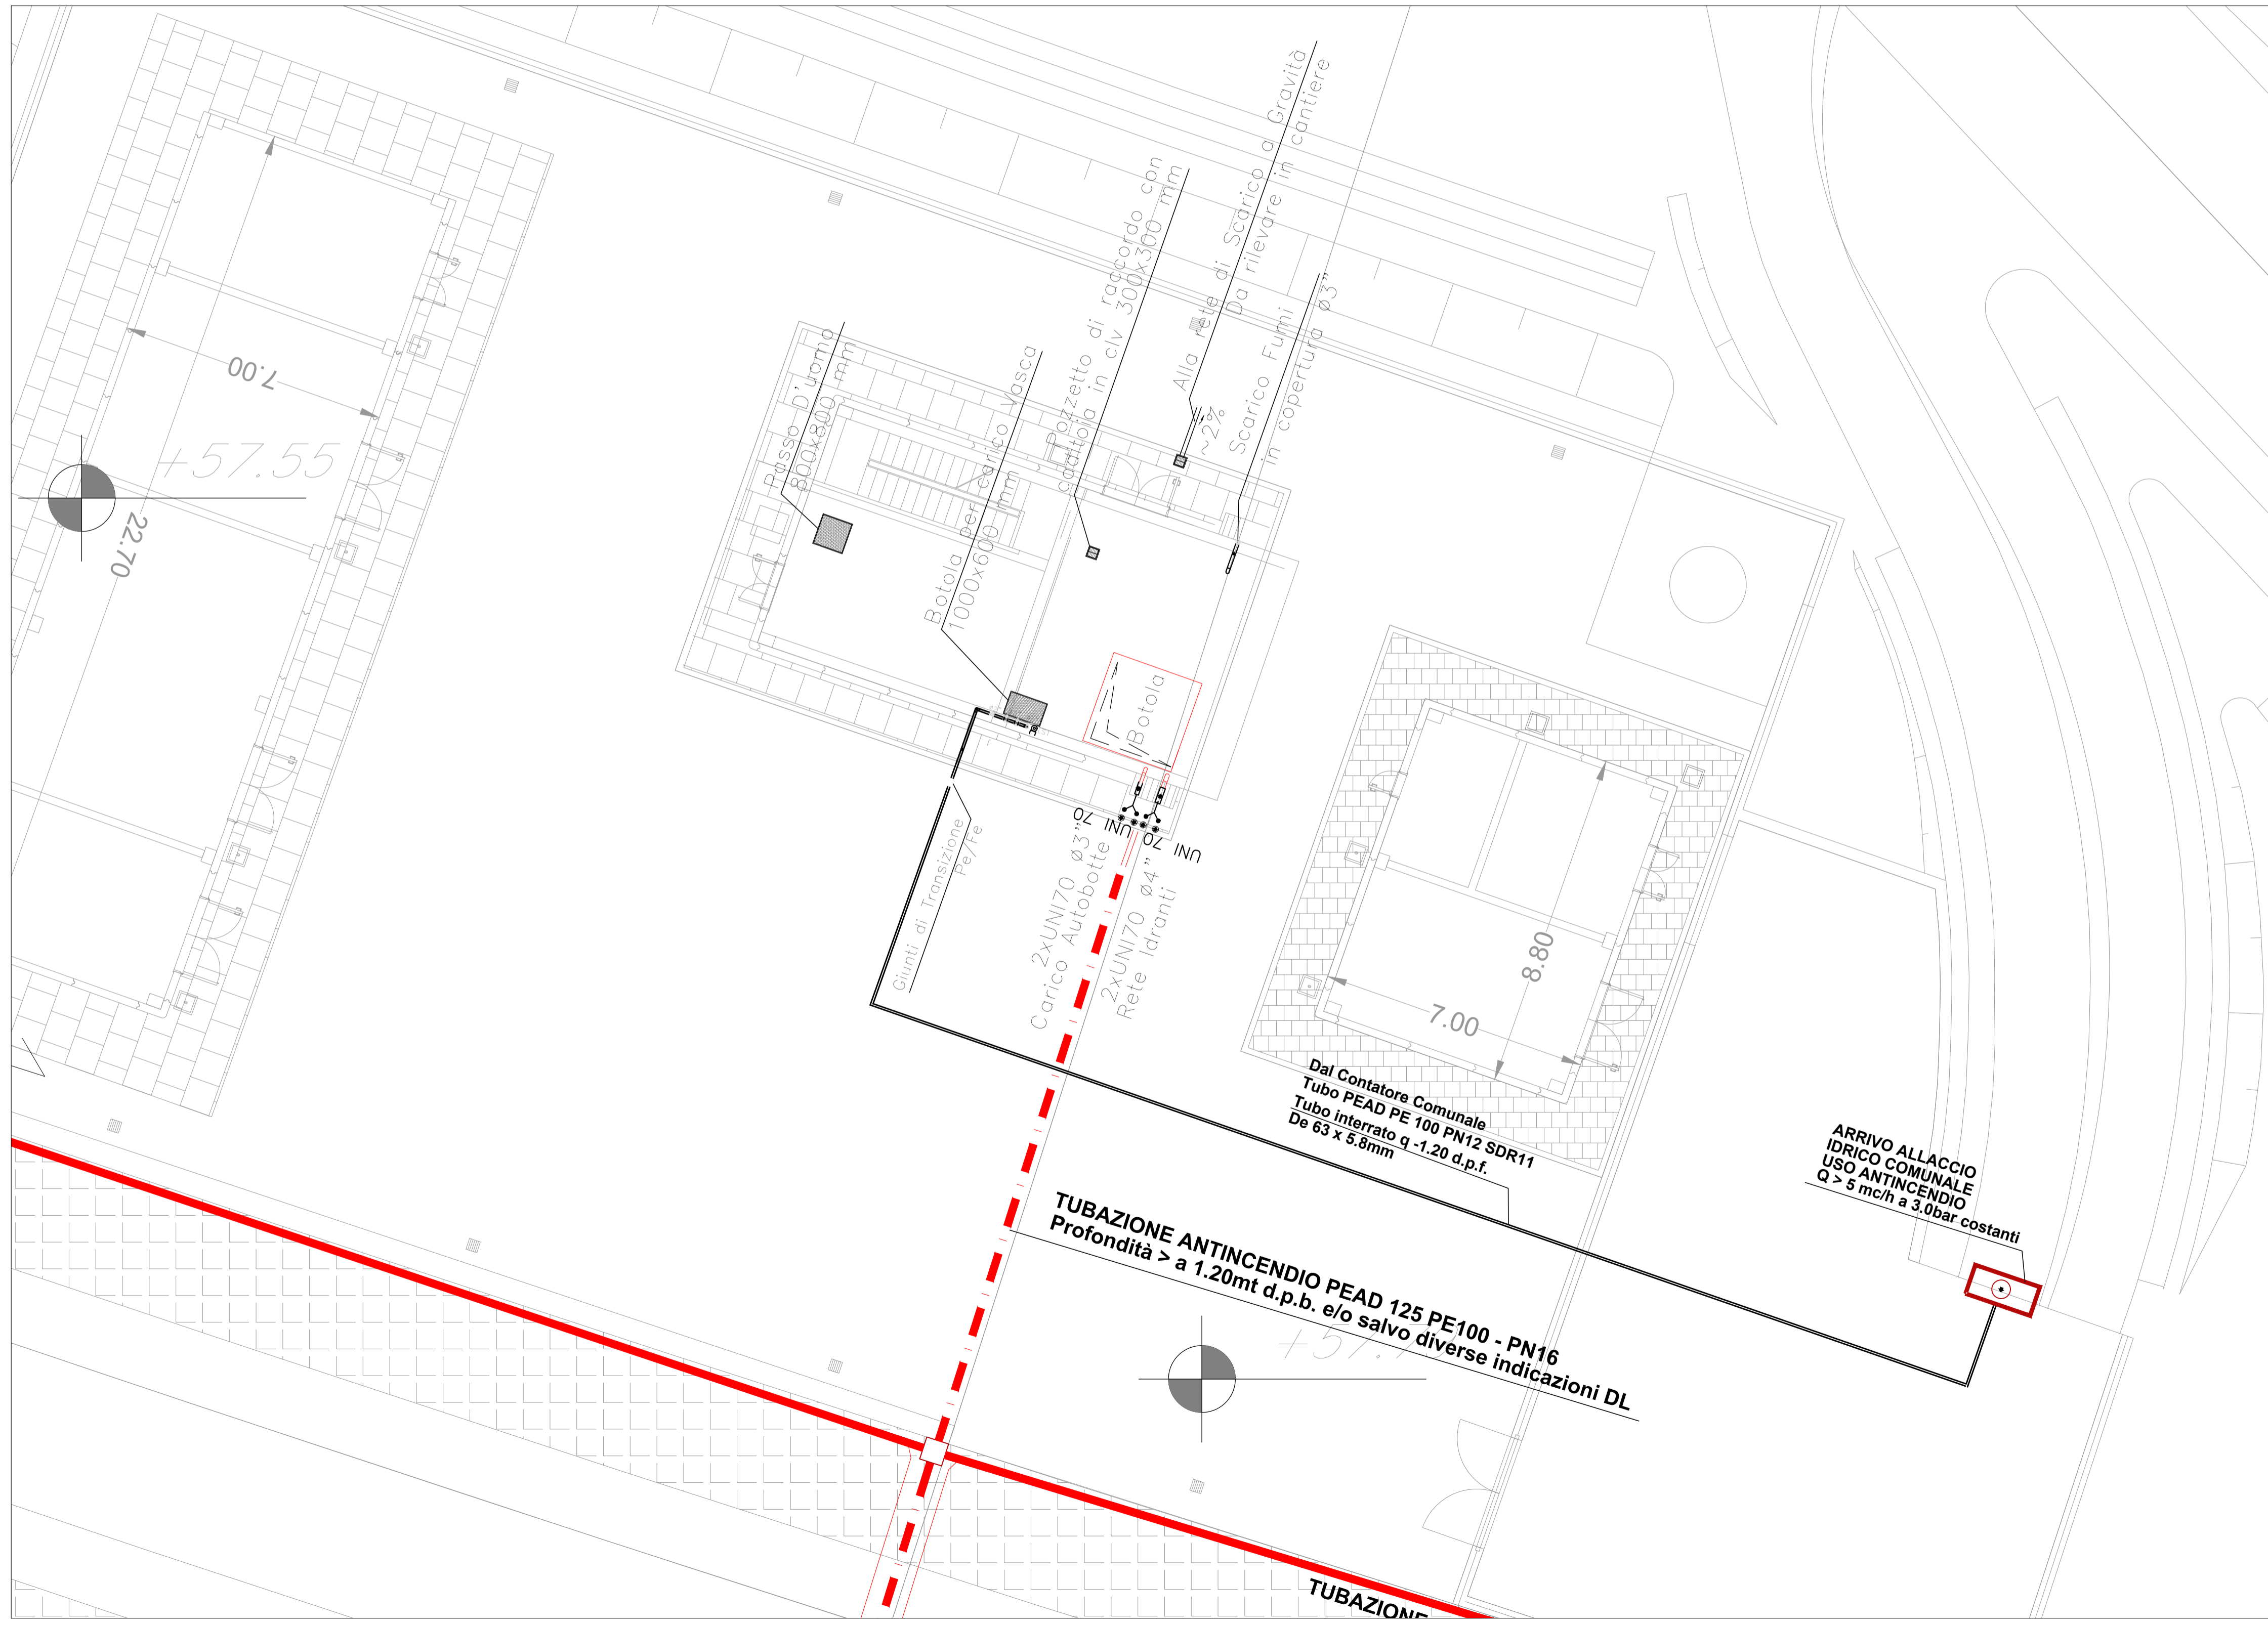
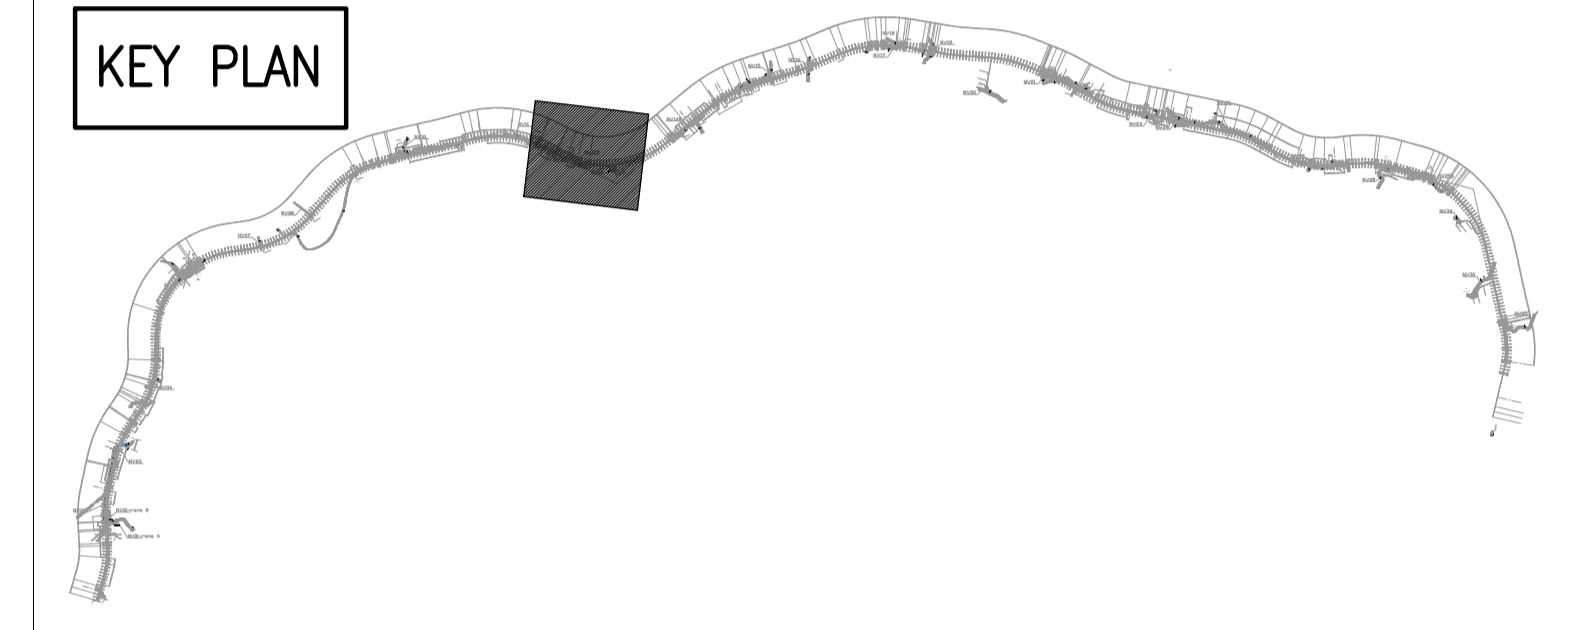


LEGENDA SIMBOLI

	ARMADIO IDRANTE UNI 45 A PARETE IN LAMIERA VERNICIATA RAL 3000 CON SPORTELLI IN LAMIERA E BOTOLA D'ISPEZIONE IN VETRO SAFE CRASH, CERNIERE E SERRATURE IN ACCIAIO ZIN COMPLETA DI RUBINETTO Ø11/2" x UNI 45 IN OTTONE EN1982, LANCIA IN ALLUMINIO UNI45 A TRE EFFETTI UNI 671/2- n° 5 MANICHETTE IN FIBRA SINTETICA POLIESTERE UNI 9487 BIANCA L= 25mt. RACCORDI UNI 804 IN OTTONE E COPRILEGATURA; CARTELLO INDICATORE DA 310x250 "Lancia antincendio Idrante" A PARETE
	IDRANTE UNI45
	TUBAZIONE ANTINCENDIO INTERRATA IN PEAD PE100 - PN16 SDR11 EN 12201-2 DN6 125 x 11.4 CON GIUNZIONI E RACCORDI ELETTRISALDATI
	TUBAZIONE ANTINCENDIO POSTA A VISTA LUNGO LE BANCHINE TUBO IN ACCIAIO AL CARBONIO S 195T SM CON ESTREMITA SCANALATE GIUNZIONI E RACCORDI SCANALATI
	POZZETTO D'ISPEZIONE IN CLV CON CHIUSINO D'ISPEZIONE IN CLV

KEY PLAN



COMMITTENTE:  **RFI**
RETE FERROVIARIA ITALIANA
GRUPPO FERROVIE DELLO STATO ITALIANE

DIREZIONE LAVORI:  **ITALFERR**
GRUPPO FERROVIE DELLO STATO ITALIANE

APPALTATORE: **TELESE S.c.a.r.l.**
Consorzio Telese Società Consortile a Responsabilità Limitata

APPALTATORE:  **Ghella**  **ITINERA**  **SALCEF**  **COGET**
S Generators of Turnovers | SALCEF GROUP | CONSTRUCTION | IMPIANTI

PROGETTAZIONE: **SYSTRA** MANDANTI: **SWS** **SOTECNI**  **SOTECNI**


IL DIRETTORE DELLA PROGETTAZIONE:
Ing. L. LACROCE
Responsabile progettazione tra le varie progettazioni specialistiche

PROGETTO ESECUTIVO

ITINERARIO NAPOLI-BARI
RADDOPPIO TRATTA CANCELLO - BENEVENTO
II LOTTO FUNZIONALE FRASSO TELESINO - VITULANO
2° E 3° SUBLOTTO TELESE - SAN LORENZO - VITULANO

DISEGNO
IMPIANTI MECCANICI - LOTTO 0

Fire fighting point
Layout - Fabbricato tecnologico ed area di soccorso al Km 28+750,00

APPALTATORE IL DIRETTORE TECNICO 		SCALA: 1:100					
COMMESSA	LOTTO	FASE	ENTE	TIPO DOC.	OPERA/DISCIPLINA	PROGR.	REV.
IF2R	02	E	ZZ	P9	A12204	001	A
Rev.	Descrizione	Redatto	Data	Verificato	Data	Approvato	Data
A	EMISSIONE	G. Di Cosimo	29/06/2021	S. Guà	30/06/2021	M. Neri	30/06/2021

File: IF2R.0.2.E.ZZ.P9.A1.22.0.4.001.A.dwg n. Elab.: