
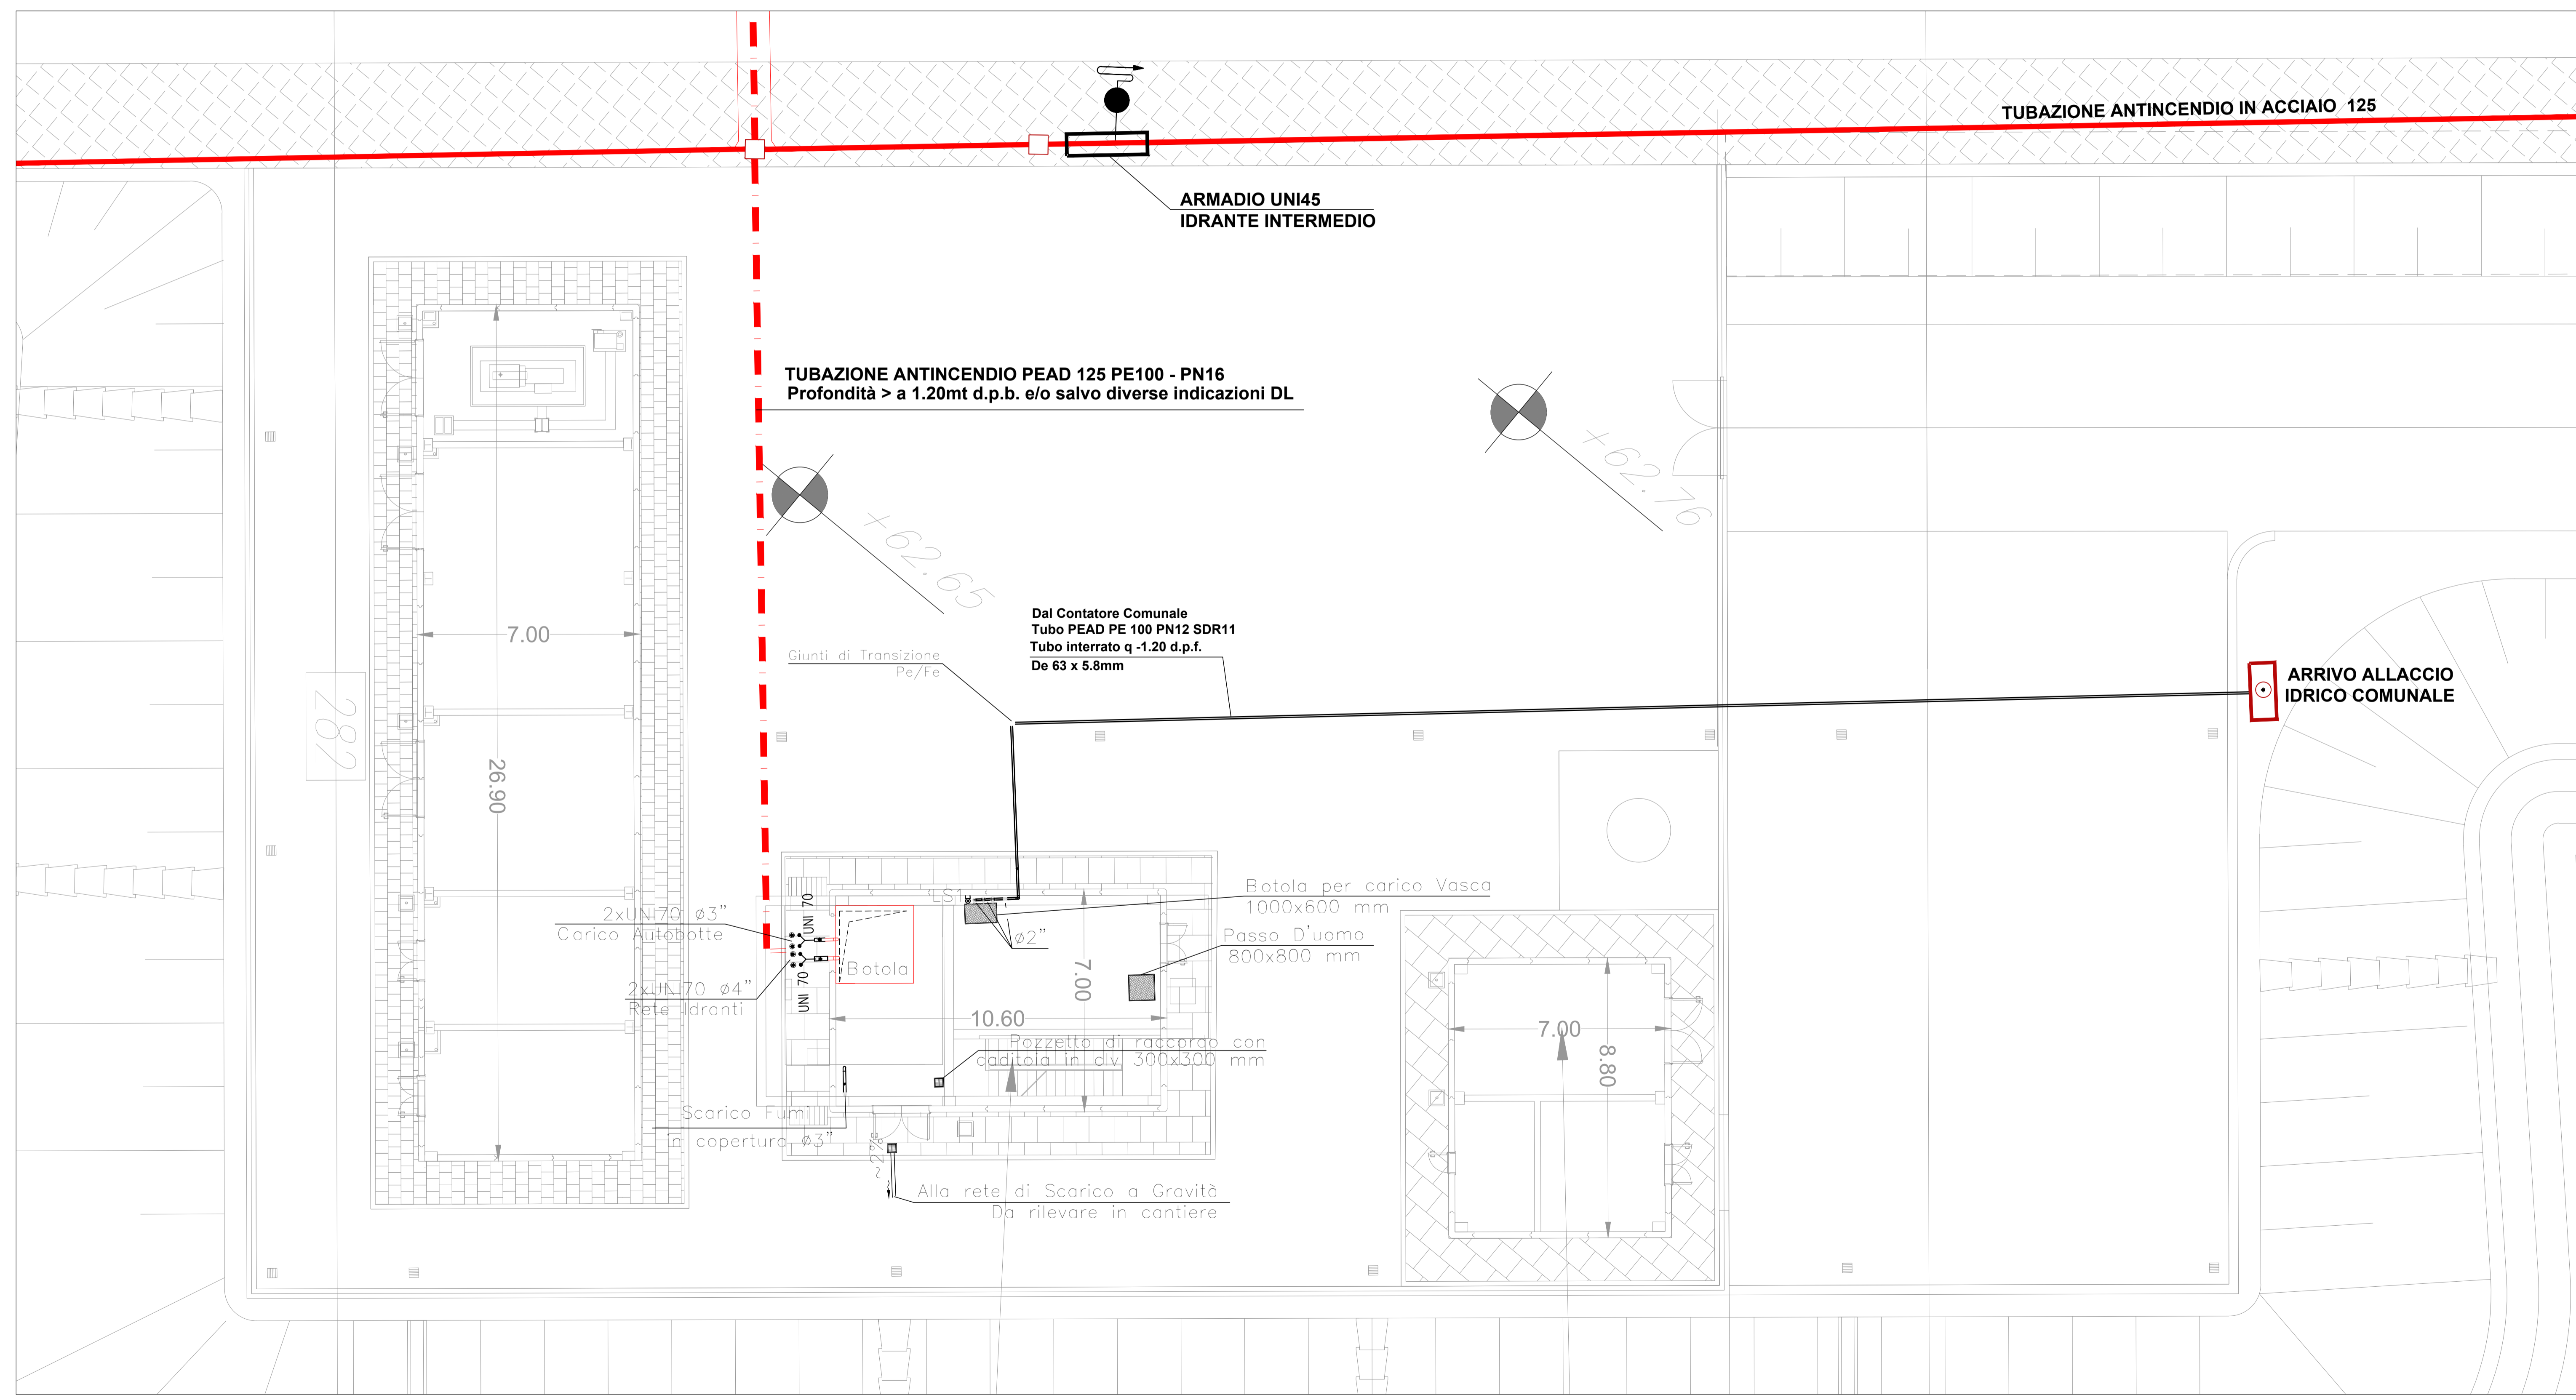


LEGENDA SIMBOLI

	ARMADIO IDRANTE UNI 45 A PARETE IN LAMIERA VERNICIATA RAL 3000 CON SPORTELLI IN LAMIERA E BOTOLA D'ISPEZIONE IN VETRO SAFE CRASH CERNIERE E SERRATURE IN ACCIAIO ZINCO COMPLETA DI RUBINETTO Ø11/2" x UNI 45 IN OTTONE EN1982 LANCIA IN ALLUMINIO UNI45 A TRE EFFETTI UNI Ø7/12" n° 5 MANICHETTE IN FIBRA SINTETICA POLIESTERE UNI 9487 BIANCA L= 25mt , RACCORDI UNI 804 IN OTTONE E COPRILEGATURA; CARTELLO INDICATORE DA 310x250 "Lancia antincendio Idrante" A PARETE
	IDRANTE UNI45
	TUBAZIONE ANTINCENDIO INTERRATA IN PEAD PE100 - PN16 SDR11 EN 12201-2 DNø 125 x 11.4 CON GIUNZIONI E RACCORDI ELETTROSALDATI
	TUBAZIONE ANTINCENDIO POSTA A VISTA LUNGO LE BANCHINE TUBO IN ACCIAIO AL CARBONIO S 195T SM CON ESTREMITA SCANALATE GIUNZIONI E RACCORDI SCANALATI
	POZZETTO D'ISPEZIONE IN CLV CON CHIUSINO D'ISPEZIONE IN CLV

KEY PLAN

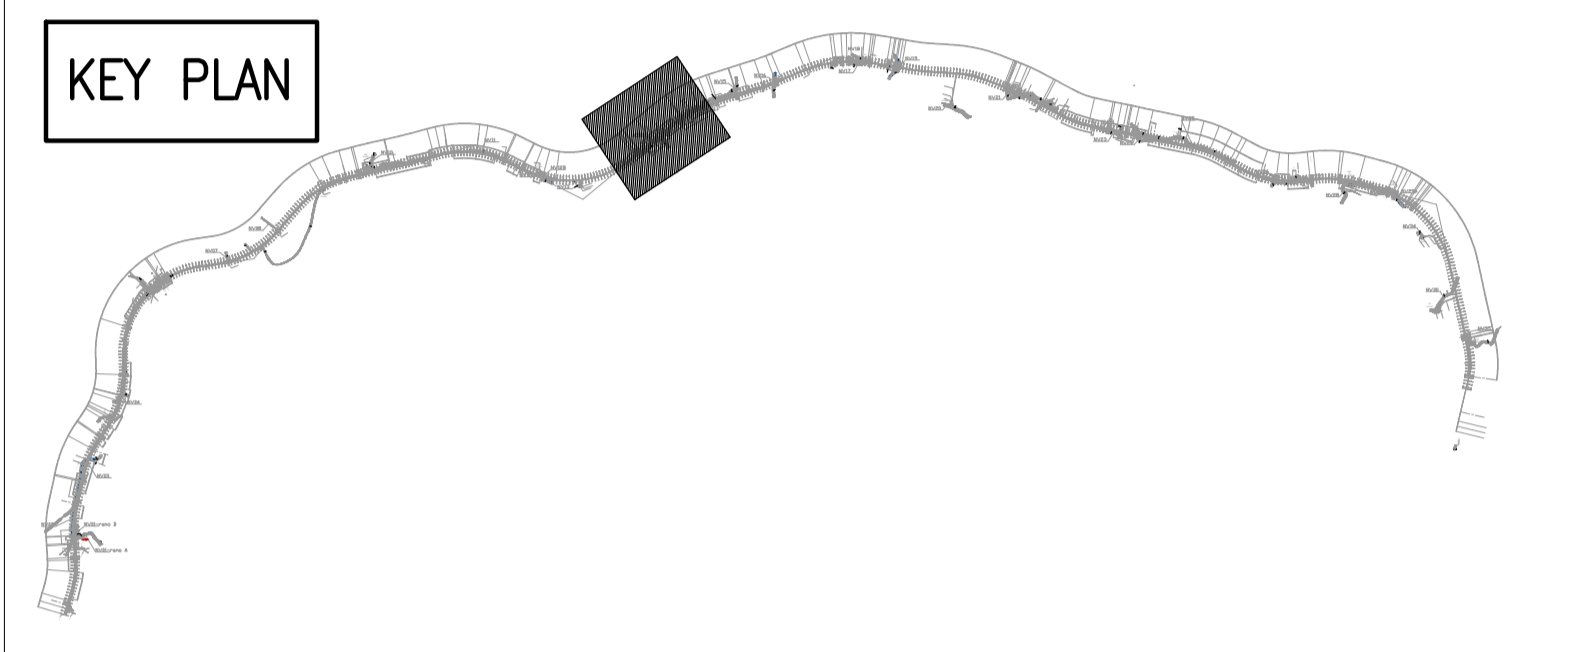

ARRIVO ALLACCI  
IDRICO COMUNALE

COMMITTENTE: RETE FERROVIARIA ITALIANA GRUPPO FERROVIE DELLO STATO ITALIANE

DIREZIONE LAVORI: GRUPPO FERROVIE DELLO STATO ITALIANE

APPALTATORE: TELESE S.p.A. Consorzio Telese Società Consorte a Responsabilità Limitata

PROGETTAZIONE: MANDATARIA MANDANTI IL DIRETTORE DELLA PROGETTAZIONE:

**PROGETTO ESECUTIVO**

**ITINERARIO NAPOLI-BARI RADDOPPIO TRATTA CANCELLO - BENEVENTO II LOTTO FUNZIONALE FRASSO TELESINO - VITULANO 2° E 3° SUBLOTTO TELESE - SAN LORENZO - VITULANO**

DISEGNO  
IMPIANTI MECCANICI - LOTTO 0  
Fire fighting point  
Layout - Fabbricato tecnologico ed area di soccorso al Km 30+560,00

APPALTATORE IL DIRETTORE TECNICO 		SCALA: 1:100						
COMMESSA	LOTTO	FASE	ENTE	TIPO DOC.	OPERA/DISCIPLINA	PROGR.	REV.	
IF2R	02	E	ZZ	P9	A12204	002	A	
Rev.	Descrizione	Redatto	Data	Verificato	Data	Approvato	Data	Approvato Data
A	EMISSIONE	G. Di Costo	26/06/2021	S. Gea	30/06/2021	M. Neri	30/06/2021	IL PROGETTO È STATO VERIFICATO E APPROVATO ING. F. DI GIACOMO 30/06/2021