


LEGENDA SIMBOLI

	ARMADIO IDRANTE UNI 45 A PARETE IN LAMIERA VERNICIATA RAL 3000 CON SPORTELLI IN LAMIERA E BOTOLA D'ISPEZIONE IN VETRO SAFE CRASH. CERNIERE E SERRATURE IN ACCIAIO ZIN COMPLETA DI RUBINETTO Ø11/2" x UNI 45 IN OTTONE EN1992 LANCIA IN ALLUMINIO UNI45 A TRE EFFETTI UNI 67/12- n° 5 MANICHETTE IN FIBRA SINTETICA POLIESTERE UNI 9487 BIANCA L= 25mt., RACCORDI UNI 804 IN OTTONE E COPRILEGATURA; CARTELLO INDICATORE DA 310x250 "Lancia antincendio Idrante" A PARETE
	IDRANTE UNI45
	TUBAZIONE ANTINCENDIO INTERRATA IN PEAD PE100 - PN16 SDR11 EN 12201-2 DNe 125 x 11.4 CON GIUNZIONI E RACCORDI ELETTROSALDATI
	TUBAZIONE ANTINCENDIO POSTA A VISTA LUNGO LE BANCHINE TUBO IN ACCIAIO AL CARBONIO S 195T SM CON ESTREMITA SCANALATE GIUNZIONI E RACCORDI SCANALATI
	POZZETTO D'ISPEZIONE IN CLV CON CHIUSINO D'ISPEZIONE IN CLV

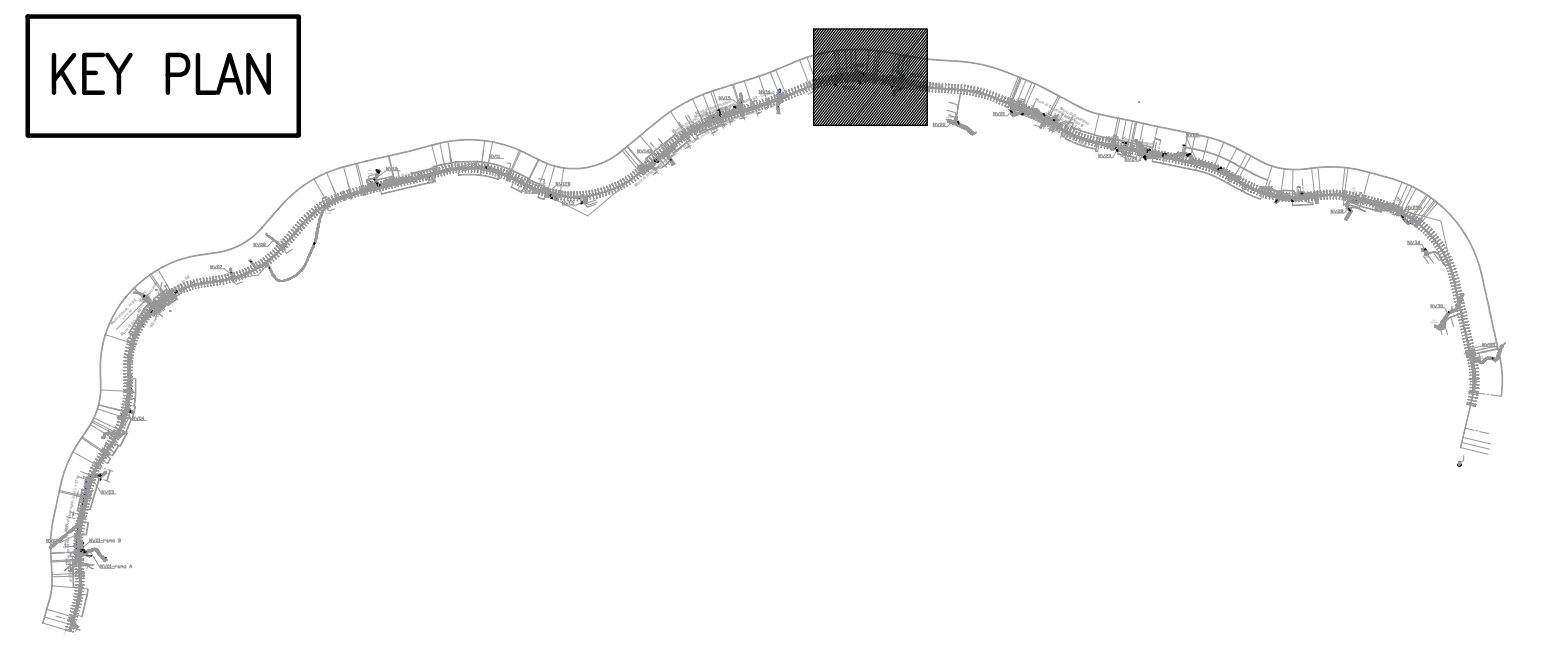

COMMITTENTE: **RFI**
RETE FERROVIARIA ITALIANA
GRUPPO FERROVIE DELLO STATO ITALIANE

DIREZIONE LAVORI: **ITALFERR**
GRUPPO FERROVIE DELLO STATO ITALIANE

APPALTATORE: **TELESE S.c.a.r.l.**
Consorzio Telese Società Consortile a Responsabilità Limitata

PROGETTAZIONE: **Ghella** **ITINERA** **SALCEF** **COGET IMPIANTI**

MANDATARIA: **SYSTRA** **MANDANTI:** **SWS** **SOTECNI**

IL DIRETTORE DELLA PROGETTAZIONE:
Ing. L. LACROCE
Responsabile dell'azione fra le varie
preziosità specialistiche

PROGETTO ESECUTIVO

ITINERARIO NAPOLI-BARI
RADDOPPIO TRATTA CANCELLO - BENEVENTO
II LOTTO FUNZIONALE FRASSO TELESINO - VITULANO
2° E 3° SUBLOTTO TELESINO - SAN LORENZO - VITULANO

DISEGNO
IMPIANTI MECCANICI - LOTTO 0

Fire fighting point
Layout - Fabbricato tecnologico ed area di soccorso al Km 34+450,00

APPALTATORE IL DIRETTORE TECNICO 		SCALA: 1:100					
COMMESSA	LOTTO	FASE	ENTE	TIPO DOC.	OPERA/DISCIPLINA	PROGR.	REV.
IF2R	02	E	ZZ	P9	A12204	003	A
Rev.	Descrizione	Redatto	Data	Verificato	Data	Approvato	Data
A	EMISSIONE	G. Di Cosimo	29/06/2021	S. Guà	30/06/2021	M. Neri	30/06/2021

File: IF2R.0.2.E.ZZ.P9.A1.22.0.4.003.A.dwg