
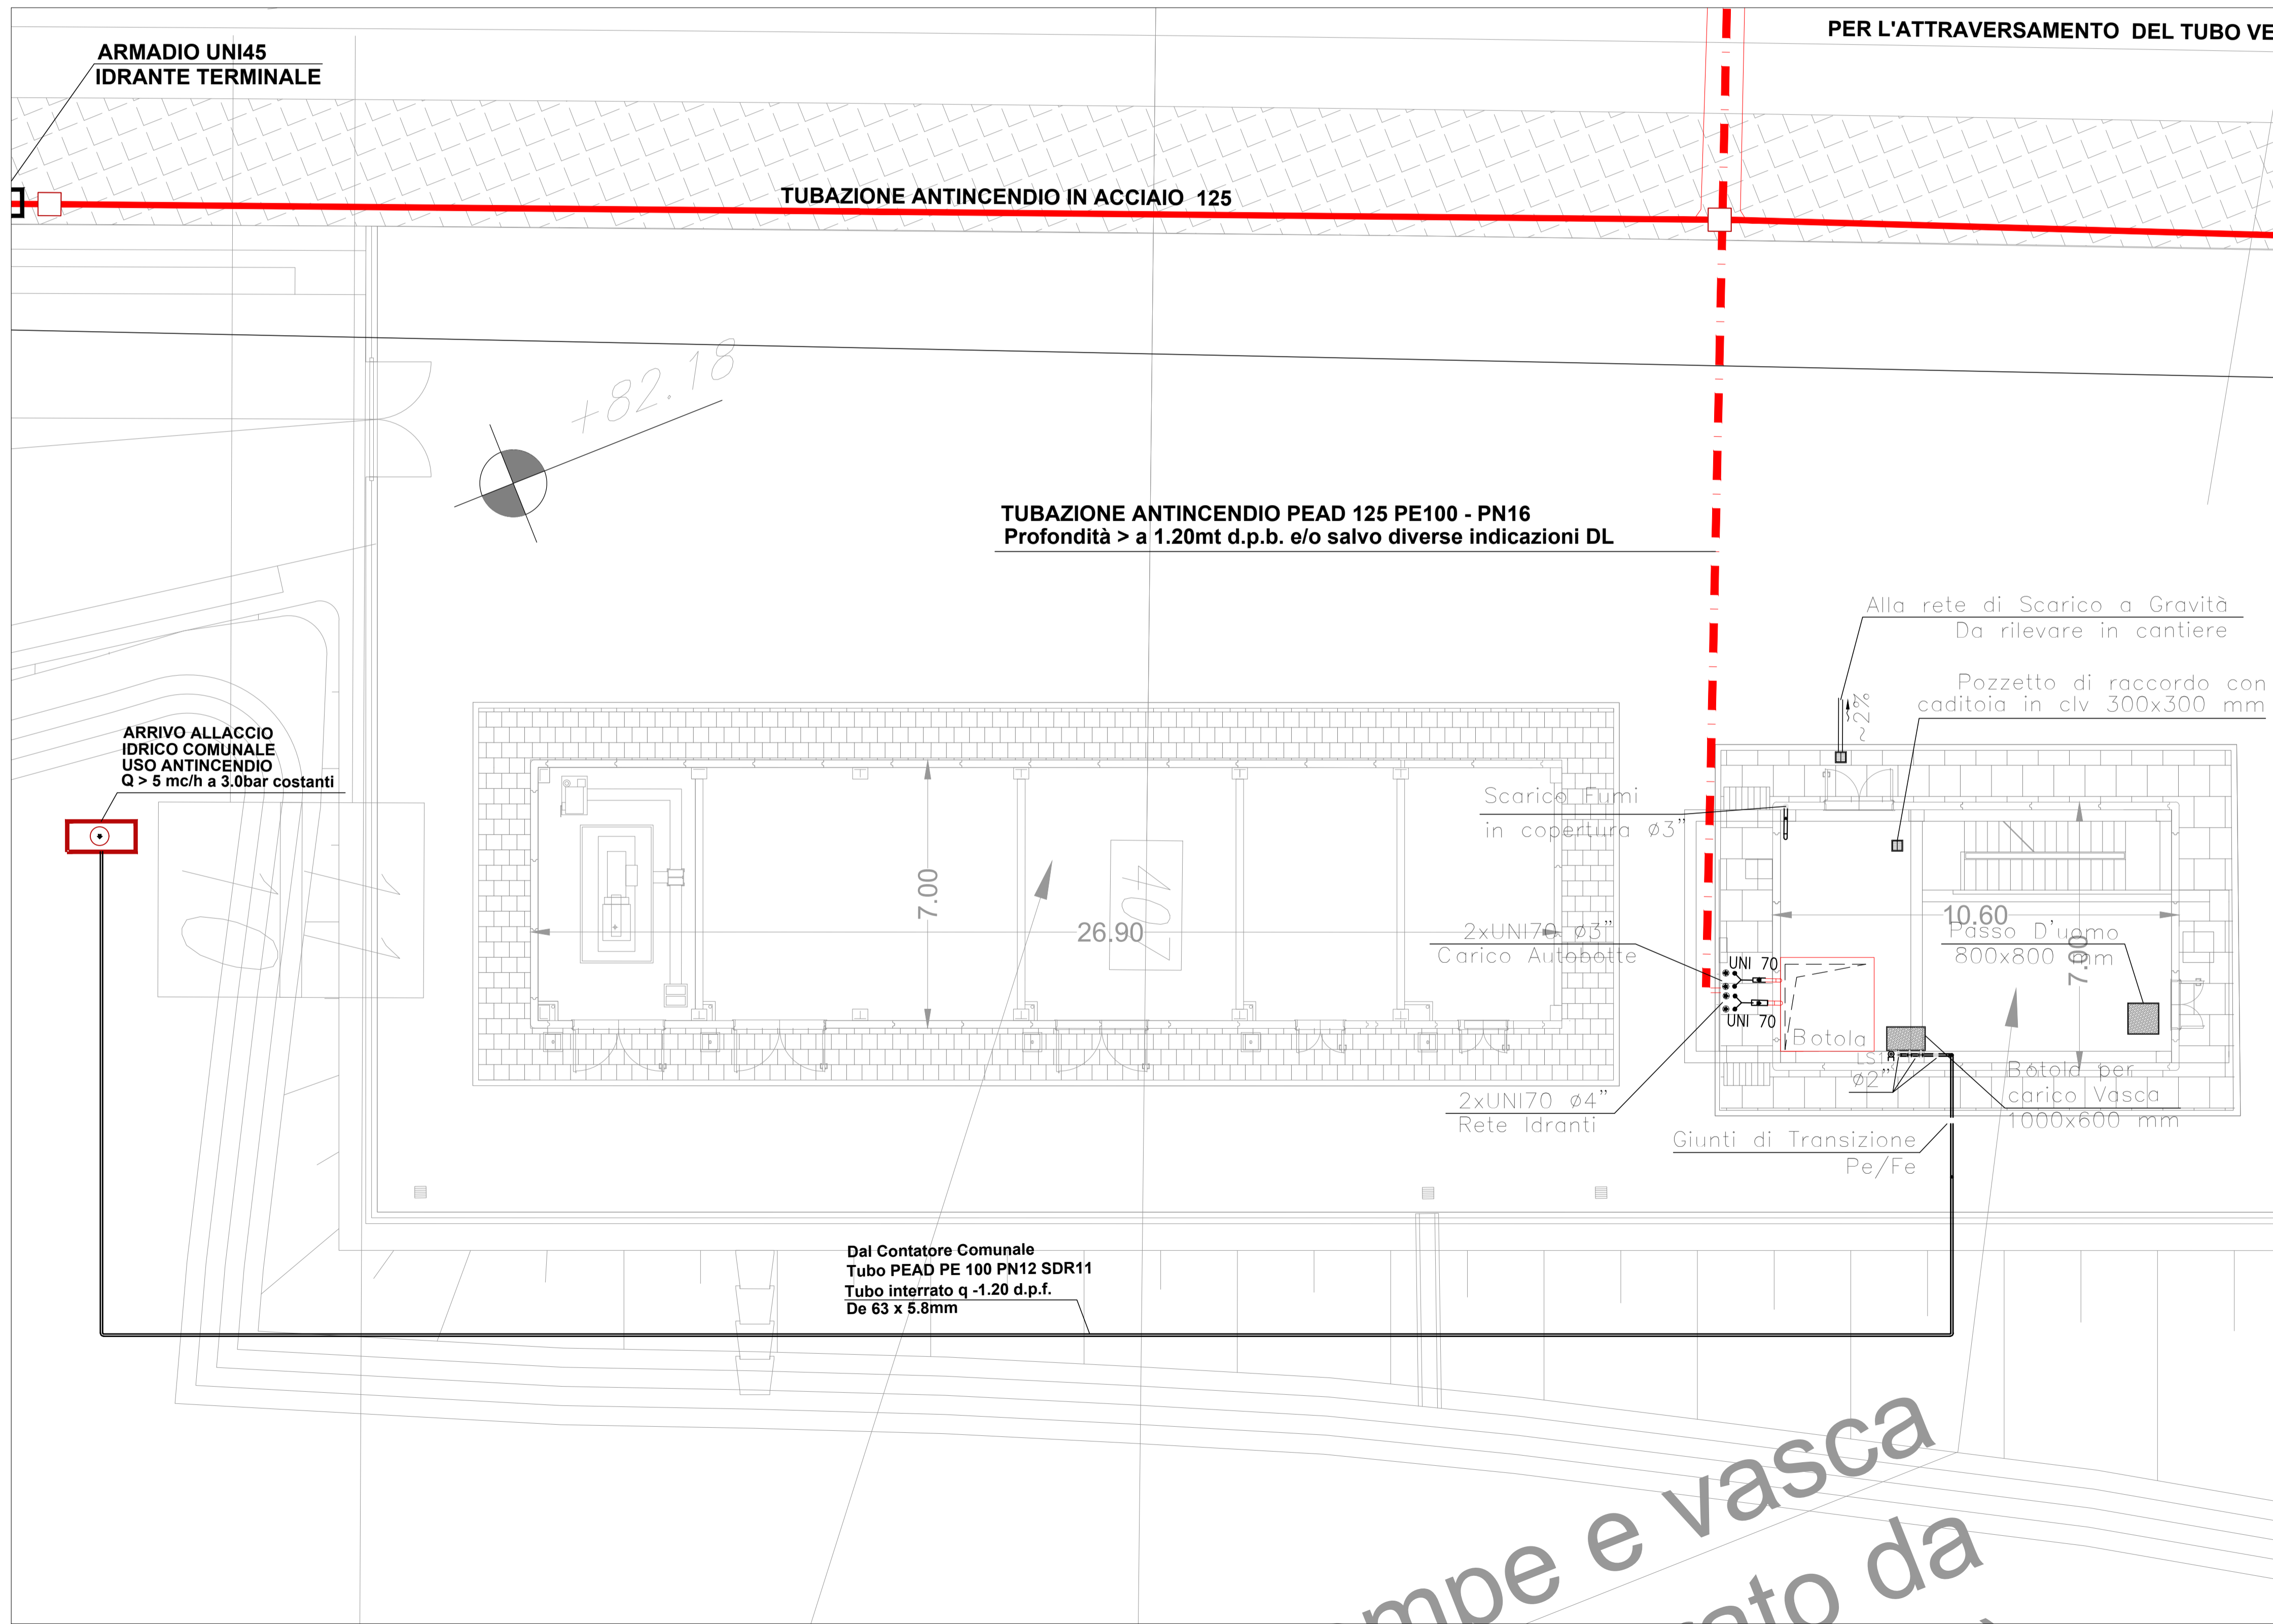


LEGENDA SIMBOLI

	ARMADIO IDRANTE UNI 45 A PARETE IN LAMIERA VERNICIATA RAL 3000 CON SPORTELLI IN LAMIERA E BOTOLA D'ISPEZIONE IN VETRO SAFE CRASH. CERNIERE E SERRATURE IN ACCIAIO ZINCO COMPLETA DI RUBINETTO Ø11/2" x UNI 45 IN OTTONE EN 1982. LANCIA IN ALLUMINIO UNI 45 A TRE EFFETTI UNI 671/2- n° 5 MANICHETTE IN FIBRA SINTETICA POLIESTERE UNI 9487 BIANCA L= 25mt., RACCORDI UNI 804 IN OTTONE E COPRILEGATURA; CARTELLO INDICATORE DA 310x250 "Lancia antincendio Idrante" A PARETE
	IDRANTE UNI45
	TUBAZIONE ANTINCENDIO INTERRATA IN PEAD PE100 - PN16 SDR11 EN 12201-2 DNe 125 x 11.4 CON GIUNZIONI E RACCORDI ELETTRISALDATI
	TUBAZIONE ANTINCENDIO POSTA A VISTA LUNGO LE BANCHINE TUBO IN ACCIAIO AL CARBONIO S 195T SM CON ESTREMITA SCANALATE GIUNZIONI E RACCORDI SCANALATI
	POZZETTO D'ISPEZIONE IN CLV CON CHIUSINO D'ISPEZIONE IN CLV

KEY PLAN

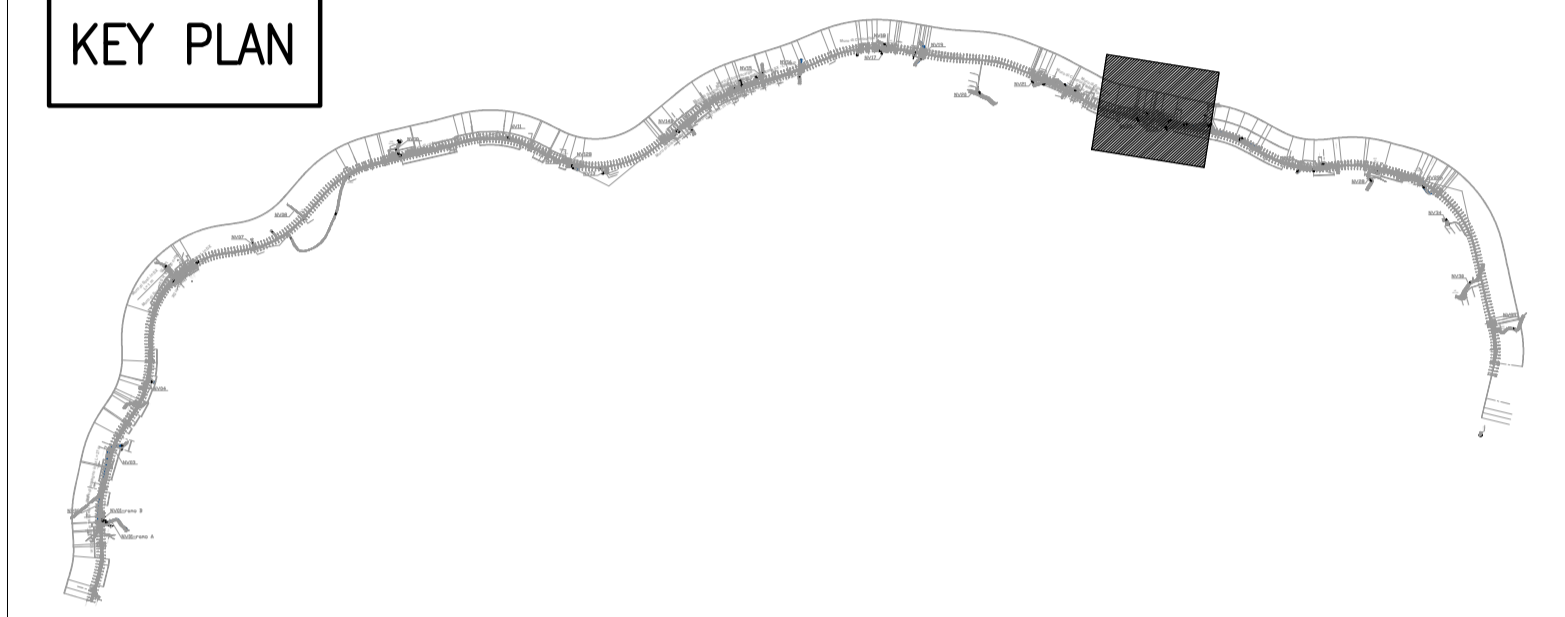

COMMITTENTE: RETE FERROVIARIA ITALIANA GRUPPO FERROVIE DELLO STATO ITALIANE

DIREZIONE LAVORI: GRUPPO FERROVIE DELLO STATO ITALIANE

APPALTATORE: TELESE S.p.A. r.l. Consorzio Telese Società Consortile a Responsabilità Limitata

PROGETTAZIONE: GHELLA, ITINERA, SALCEF GROUP CONSTRUCTION, COGET IMPIANTI

MANDATARIA: SYSTRA, MANDANTI: SWS, SOTECNI

IL DIRETTORE DELLA PROGETTAZIONE: Ing. L. LACOSO

PROGETTO ESECUTIVO

ITINERARIO NAPOLI-BARI RADDOPPIO TRATTA CANCELLO - BENEVENTO II LOTTO FUNZIONALE FRASSO TELESINO - VITULANO 2° E 3° SUBLOTTO TELESE - SAN LORENZO - VITULANO

DISEGNO: IMPIANTI MECCANICI - LOTTO 0

Fire fighting point
Layout - Fabbricato tecnologico ed area di soccorso al Km 36+810,00

APPALTATORE IL DIRETTORE TECNICO 	SCALA: 1:100
COMMESSA: IF2R 02 E ZZ P9 A12204 004 A	
Rev. Descrizione Redatto Data Verificato Data Approvato Data	
A EMISSIONE G. Di Cosimo 29/06/2021 S. Guà 30/06/2021 M. Neri 30/06/2021	

File: IF2R.0.2.E.ZZ.P9.A1.22.0.4.004.A.dwg n. Elab.: