
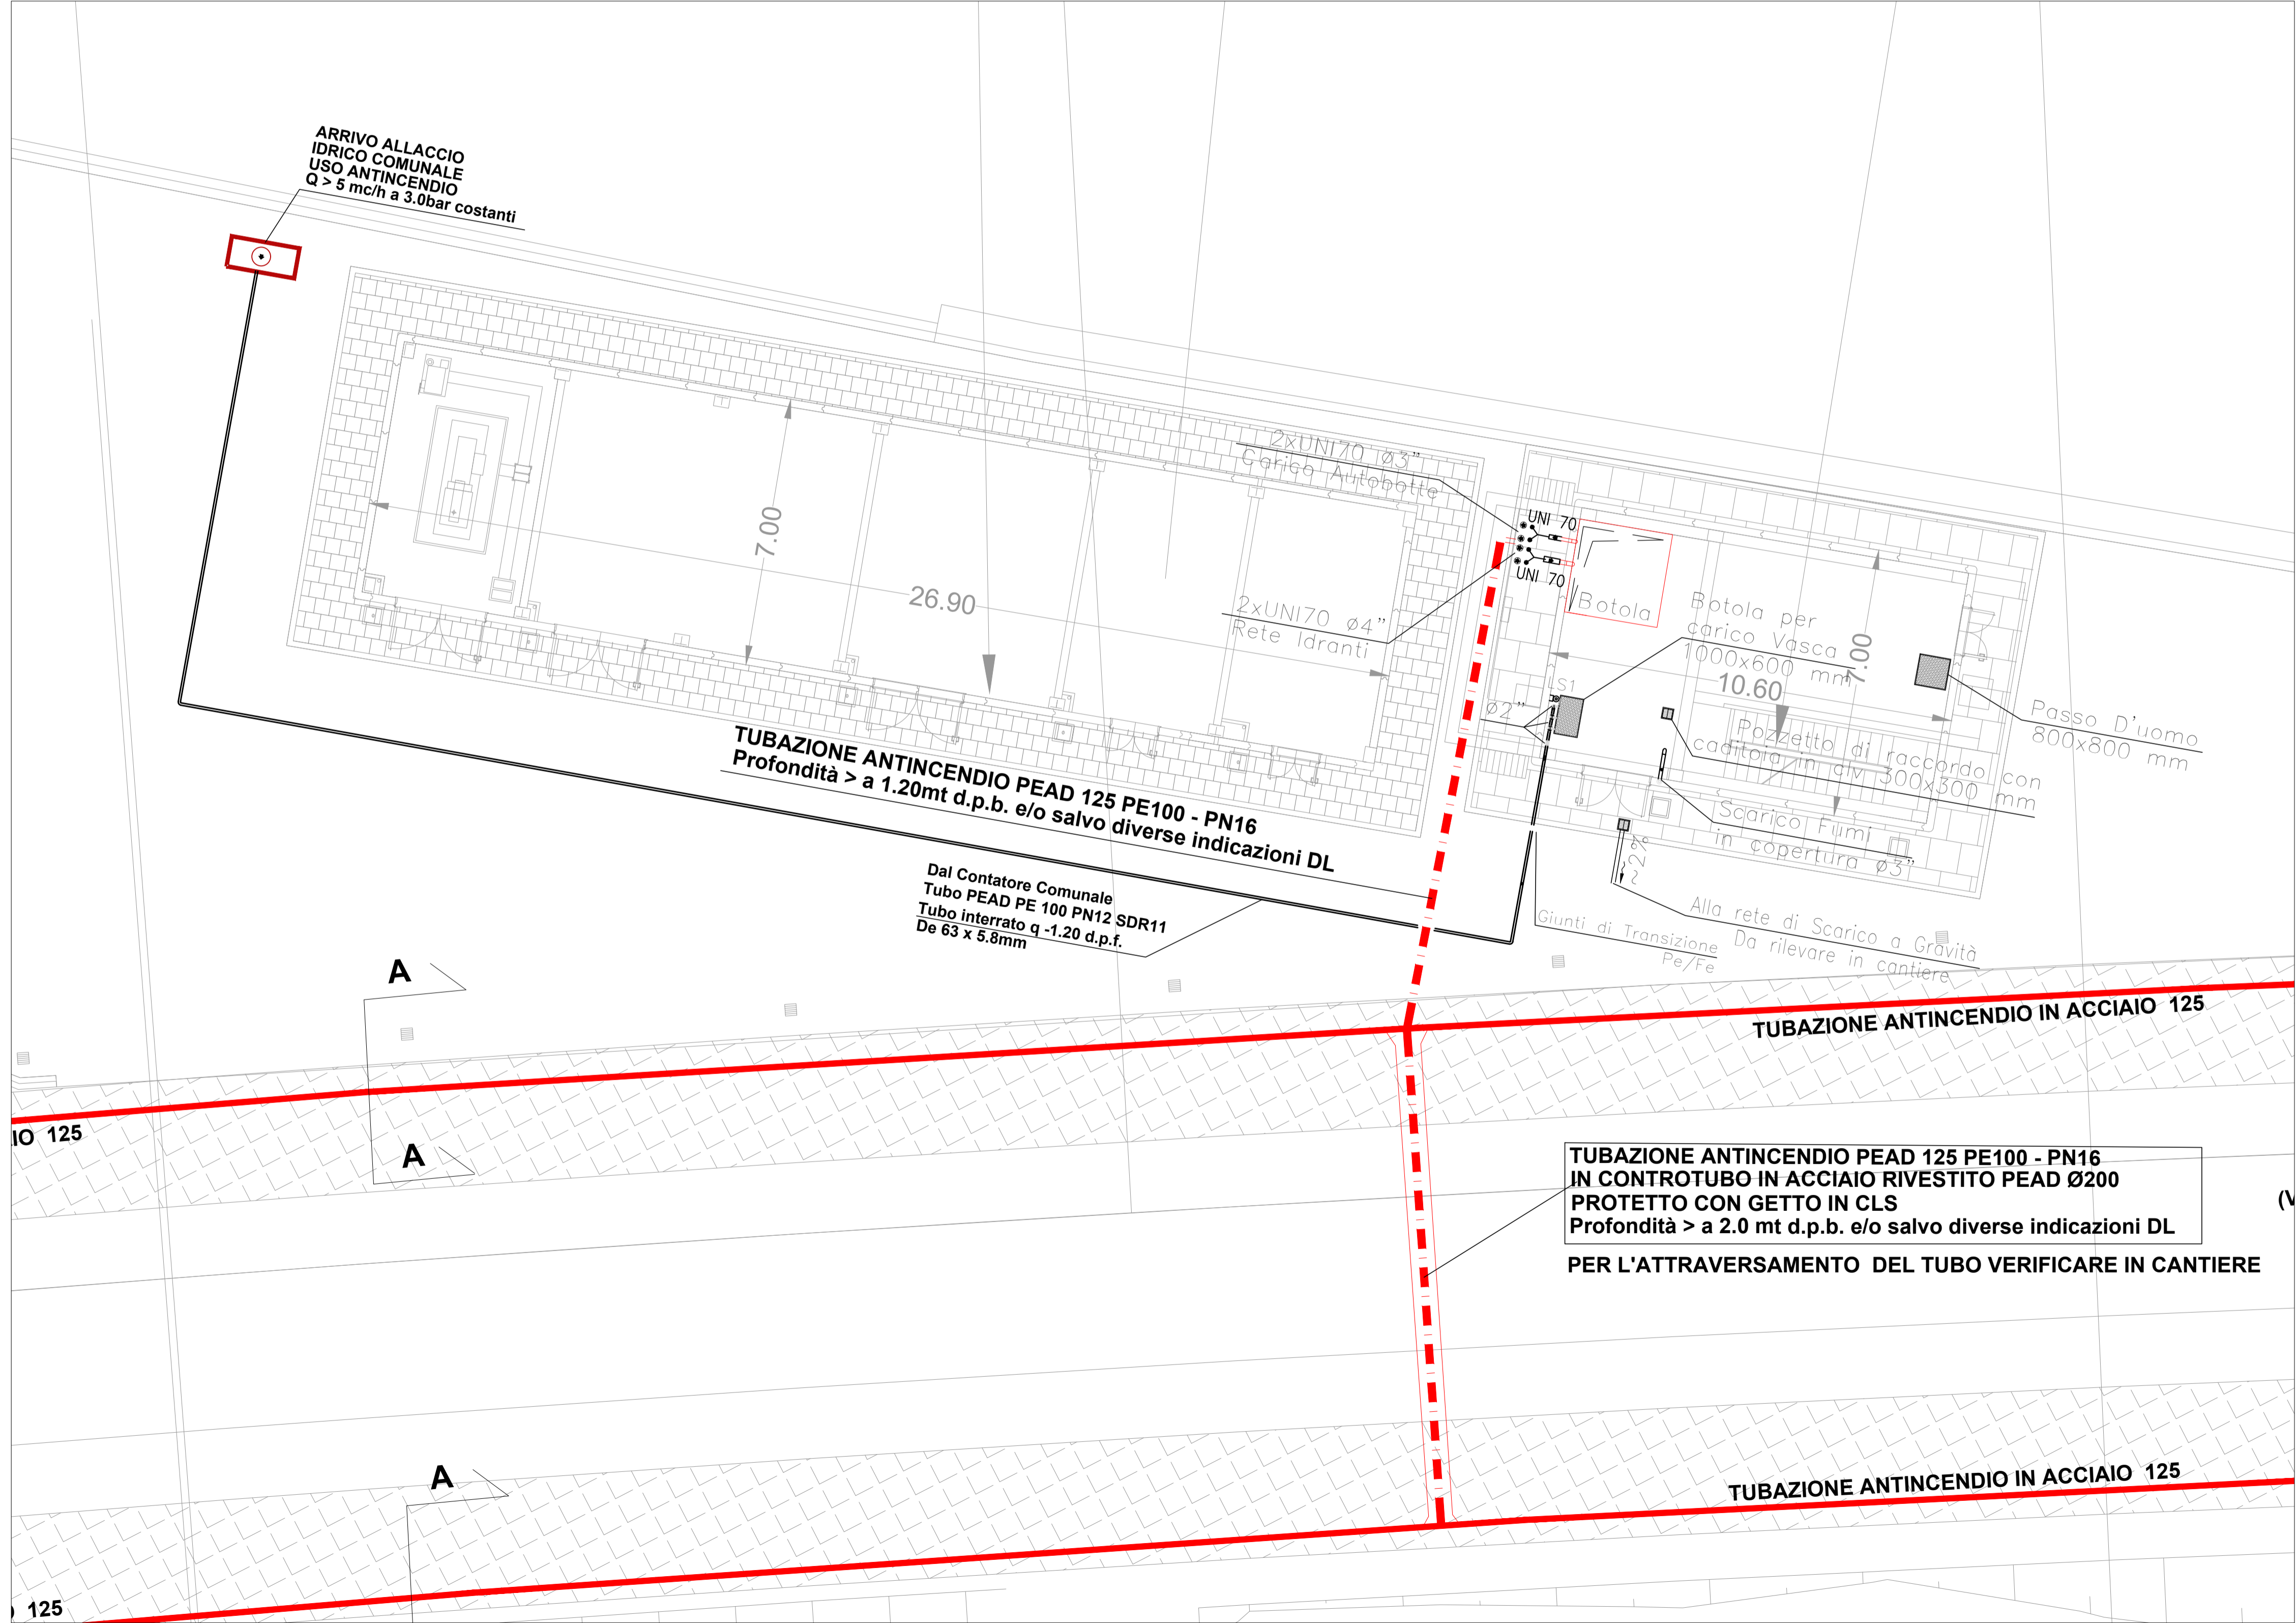


LEGENDA SIMBOLI

	ARMADIO IDRANTE UNI 45 A PARETE IN LAMIERA VERNICIATA RAL 3000 CON SPORTELLI IN LAMIERA E BOTOLA D'ISPEZIONE IN VETRO SAFE CRASH.CERNIERE E SERRATURE IN ACCIAIO ZIN COMPLETA DI RUBINETTO Ø11/2" x UNI 45 IN OTTONE EN1962;LANCIA IN ALLUMINIO UNI45 A TRE EFFETTI UNI 671/2- n° 5 MANICHETTE IN FIBRA SINTETICA POLIESTERE UNI 9487 BIANCA L= 25mt. , RACCORDI UNI 804 IN OTTONE E COPRILEGATURA; CARTELLO INDICATORE DA 310x250 "Lancia antincendio Idrante" A PARETE
	IDRANTE UNI45
	TUBAZIONE ANTINCENDIO INTERRATA IN PEAD PE100 - PN16 SDR11 EN 12201-2 DNe 125 x 11.4 CON GIUNZIONI E RACCORDI ELETTROSALDATI
	TUBAZIONE ANTINCENDIO POSTA A VISTA LUNGO LE BANCHINE TUBO IN ACCIAIO AL CARBONIO S 195T SM CON ESTREMITA SCANALATE GIUNZIONI E RACCORDI SCANALATI
	POZZETTO D'ISPEZIONE IN CLV CON CHIUSINO D'ISPEZIONE IN CLV

KEY PLAN

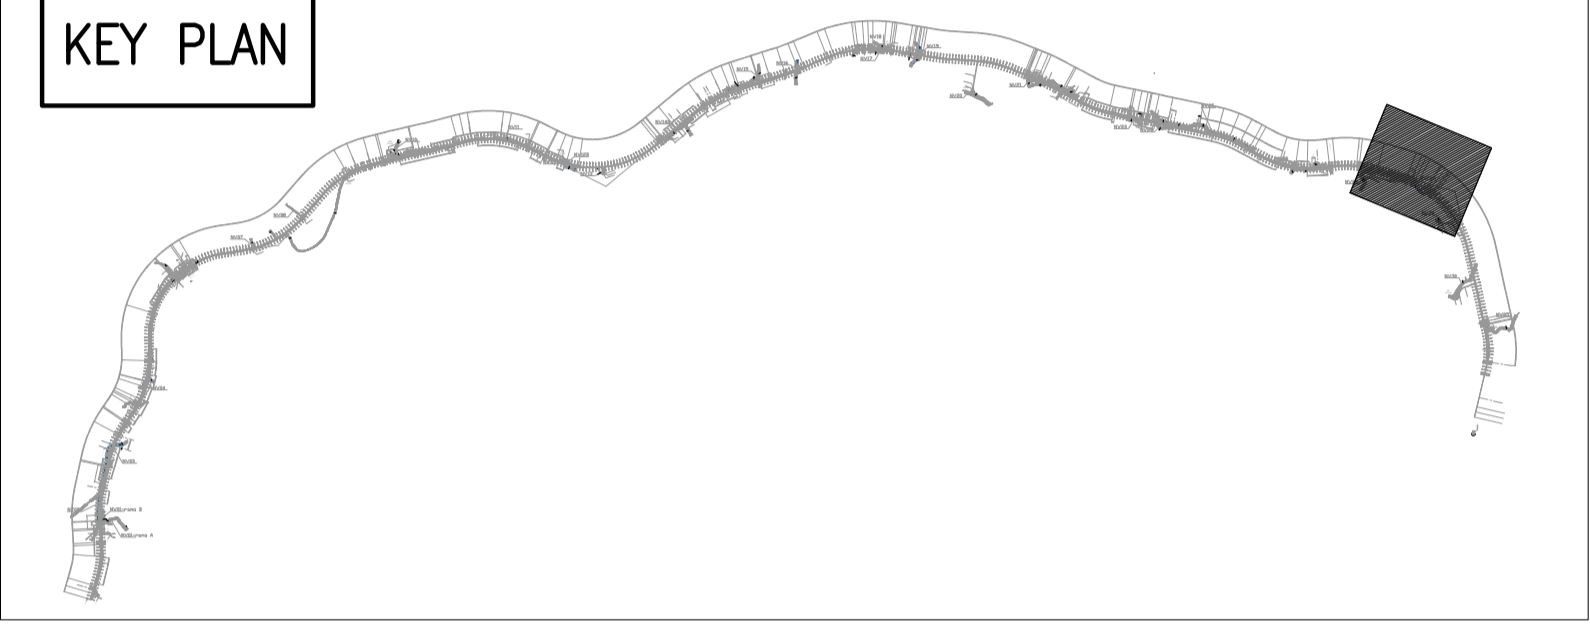

COMMITTENTE: RETE FERROVIARIA ITALIANA GRUPPO FERROVIE DELLO STATO ITALIANE

DIREZIONE LAVORI: GRUPPO FERROVIE DELLO STATO ITALIANE

APPALTATORE: TELESE S.c.a.r.l. Consorzio Telese Società Consortile a Responsabilità Limitata

PROGETTAZIONE: GHELLA ITINERA SALCEF GROUP CONSTRUCTION COGET IMPIANTI

MANDATARIA: SYSTRA MANDANTI: SWS SOTECNI

IL DIRETTORE DELLA PROGETTAZIONE: Ing. L. LAPOSO

PROGETTO ESECUTIVO

ITINERARIO NAPOLI-BARI RADDOPPIO TRATTA CANCELLO - BENEVENTO II LOTTO FUNZIONALE FRASSO TELESINO - VITULANO 2° E 3° SUBLOTTO TELESE - SAN LORENZO - VITULANO

DISEGNO IMPIANTI MECCANICI - LOTTO 0

Fire fighting point Layout - Fabbricato tecnologico ed area di soccorso al Km 36+810,00

APPALTATORE IL DIRETTORE TECNICO Ing. M. VERONESI	SCALA: 1:100						
COMMESSA	LOTTO	FASE	ENTE	TIPO DOC.	OPERA/DISCIPLINA	PROGR.	REV.
IF2R	02	E	ZZ	P9	A12204	005	A
Rev.	Descrizione	Redatto	Data	Verificato	Data	Approvato	Data
A	EMISSIONE	G. Di Cosimo	29/06/2021	S. Guia	30/06/2021	M. Neri	30/06/2021

File: IF2R.0.2.E.ZZ.P9.A1.22.0.4.005.A.dwg n. Elab.: