
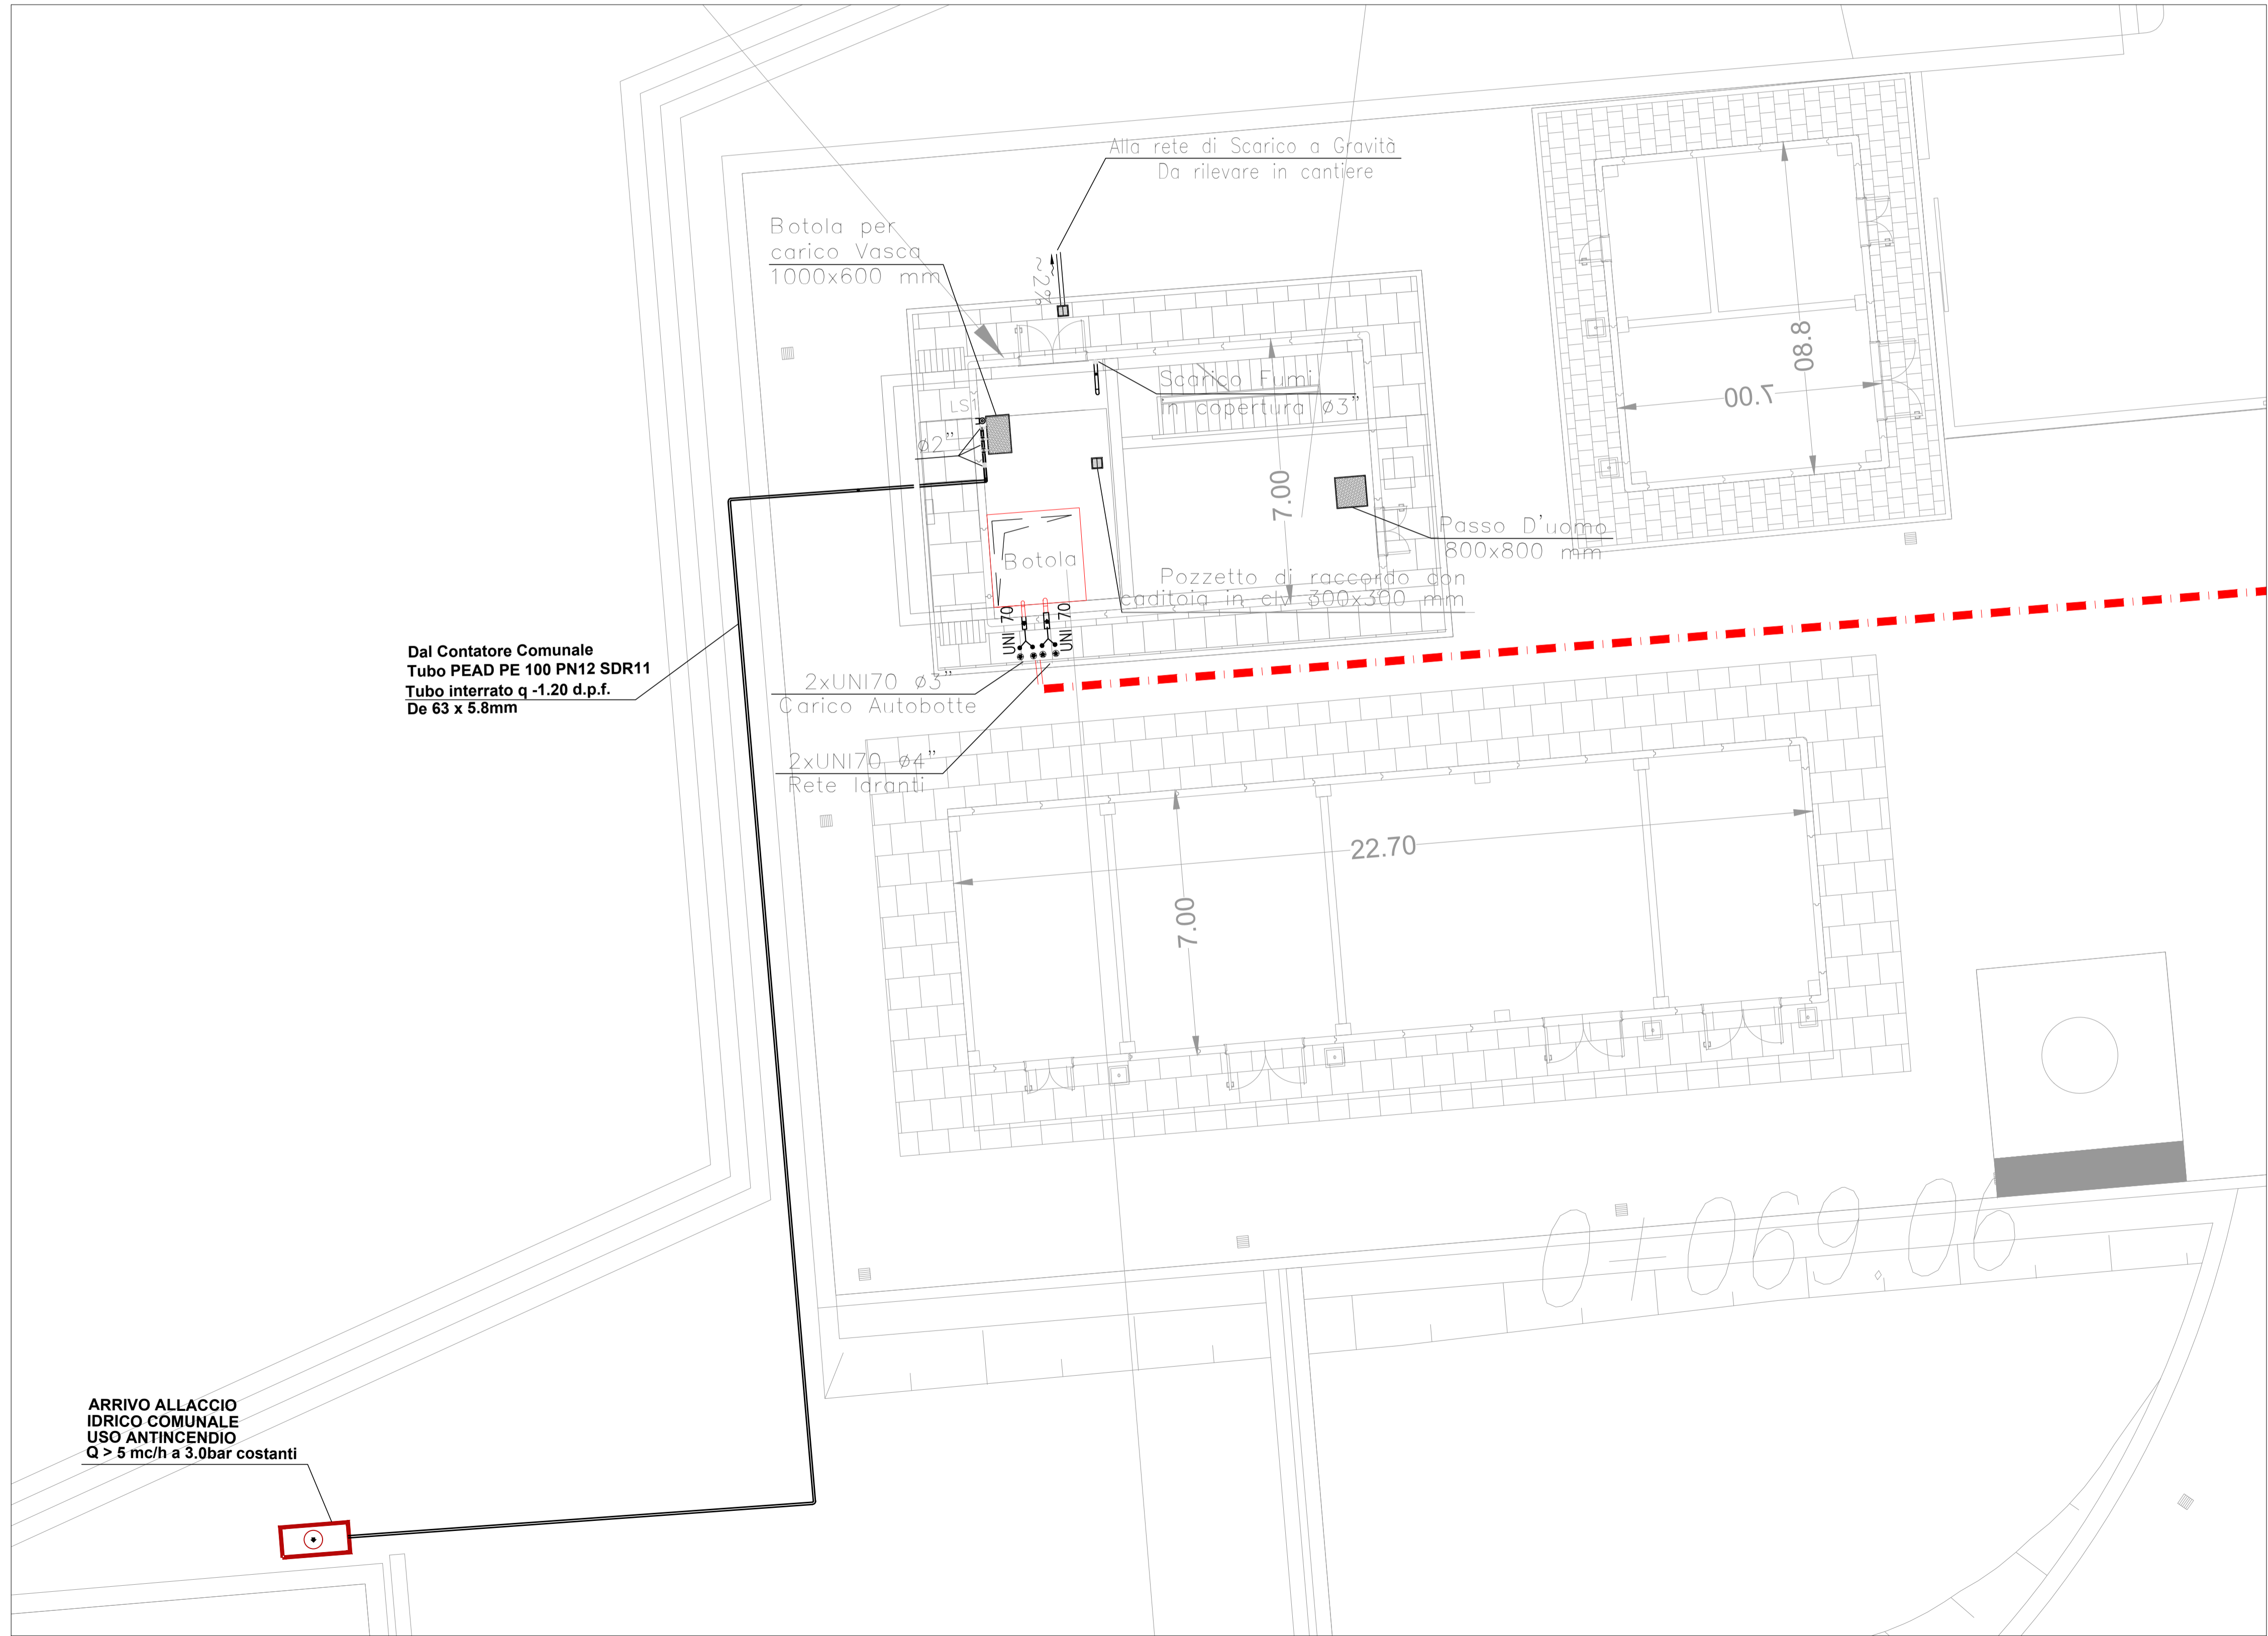


LEGENDA SIMBOLI

	ARMADIO IDRANTE UNI 45 A PARETE IN LAMIERA VERNICIATA RAL 3000 CON SPORTELLI IN LAMIERA E BOTOLA D'ISPEZIONE IN VETRO SAFE CRASH.CERNIERE E SERRATURE IN ACCIAIO ZIN COMPLETA DI RUBINETTO Ø11/2" x UNI 45 IN OTTONE EN1962.LANCIA IN ALLUMINIO UNI45 A TRE EFFETTI UNI 671/2- n° 5 MANICHETTE IN FIBRA SINTETICA POLIESTERE UNI 9487 BIANCA L= 25mt. RACCORDI UNI 804 IN OTTONE E COPRILEGATURA; CARTELLO INDICATORE DA 310x250 "Lancia antincendio Idrante" A PARETE
	IDRANTE UNI45
	TUBAZIONE ANTINCENDIO INTERRATA IN PEAD PE100 - PN16 SDR11 EN 12201-2 DNe 125 x 11.4 CON GIUNZIONI E RACCORDI ELETTRISALDATI
	TUBAZIONE ANTINCENDIO POSTA A VISTA LUNGO LE BANCHINE TUBO IN ACCIAIO AL CARBONIO S 195T SM CON ESTREMITA SCANALATE GIUNZIONI E RACCORDI SCANALATI
	POZZETTO D'ISPEZIONE IN CLV CON CHIUSINO D'ISPEZIONE IN CLV

KEY PLAN

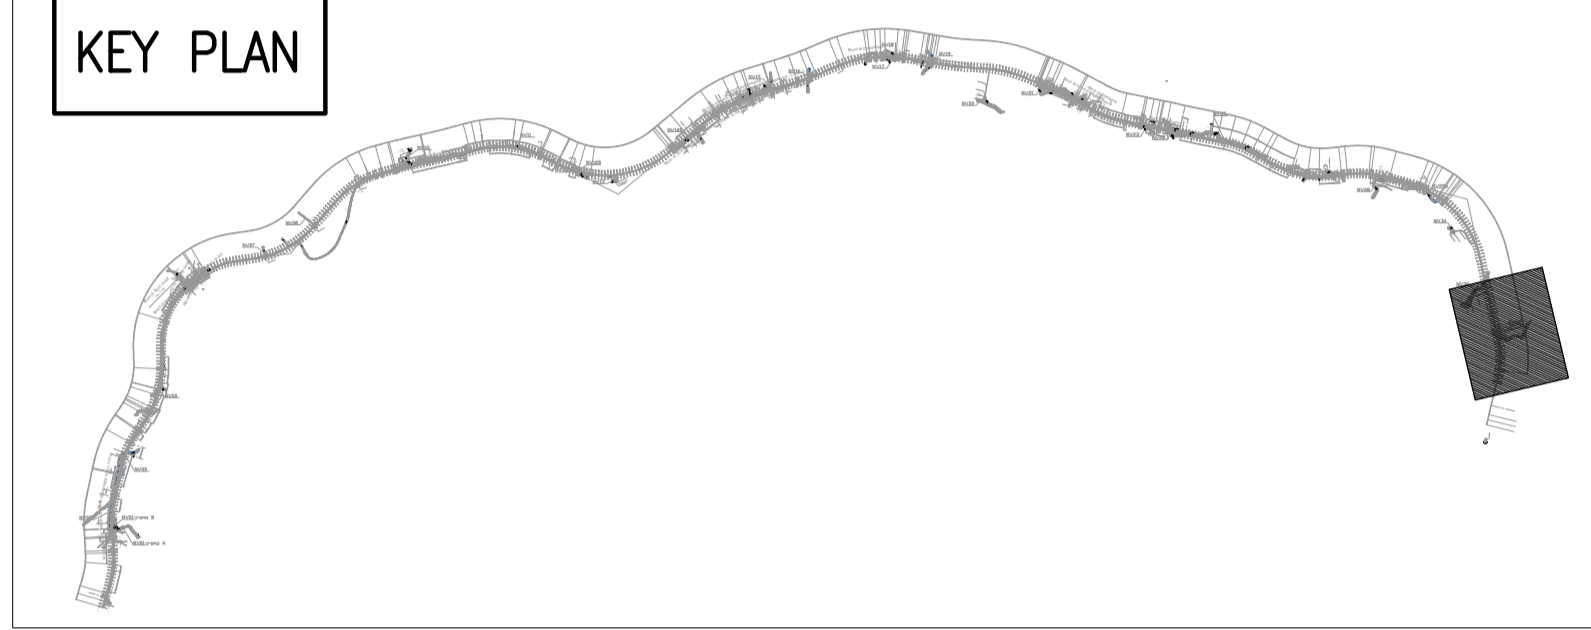

COMMITTENTE: **RFI** RETE FERROVIARIA ITALIANA GRUPPO FERROVIE DELLO STATO ITALIANE

DIREZIONE LAVORI: **ITALFERR** GRUPPO FERROVIE DELLO STATO ITALIANE

APPALTATORE: **TELESE S.c.a.r.l.** Consorzio Telese Società Consortile a Responsabilità Limitata

PROGETTAZIONE: **Ghella** **ITINERA** **SALCEF GROUP** **COGET IMPIANTI**

MANDATARIA: **SYSTRA** MANDANTI: **SWS** **SOTECNI**

IL DIRETTORE DELLA PROGETTAZIONE: Ing. L. LACOSO

Responsabile progettazione tra le varie progettazioni disciplinari

PROGETTO ESECUTIVO

ITINERARIO NAPOLI-BARI RADDOPPIO TRATTA CANCELLO - BENEVENTO II LOTTO FUNZIONALE FRASSO TELESINO - VITULANO 2° E 3° SUBLOTTO TELESE - SAN LORENZO - VITULANO

DISEGNO IMPIANTI MECCANICI - LOTTO 0

Fire fighting point Layout - Fabbricato tecnologico ed area di soccorso al Km 43+050,00

APPALTATORE IL DIRETTORE TECNICO: Ing. M. VERONESI

SCALA: 1:100

COMMESSA	LOTTO	FASE	ENTE	TIPO DOC.	OPERA/DISCIPLINA	PROGR.	REV.
IF2R	02	E	ZZ	P9	A12204	006	A

Rev.	Descrizione	Redatto	Data	Verificato	Data	Approvato	Data	Autore	Data
A	EMISSIONE	G. Di Cosimo	29/06/2021	S. Guà	30/06/2021	M. Neri	30/06/2021	Ing. Paolo Cugno	01/07/2021

File: IF2R.0.2.E.ZZ.P9.A1.22.0.4.006.A.dwg n. Elab.: