


N.B. :
PER IL PROSEGUIMENTO DELLE RETI DI ADDUZIONE
E SCARICO VEDI PLANIMETRIE GENERALI

PIANTA A Q.TA (+5.60)

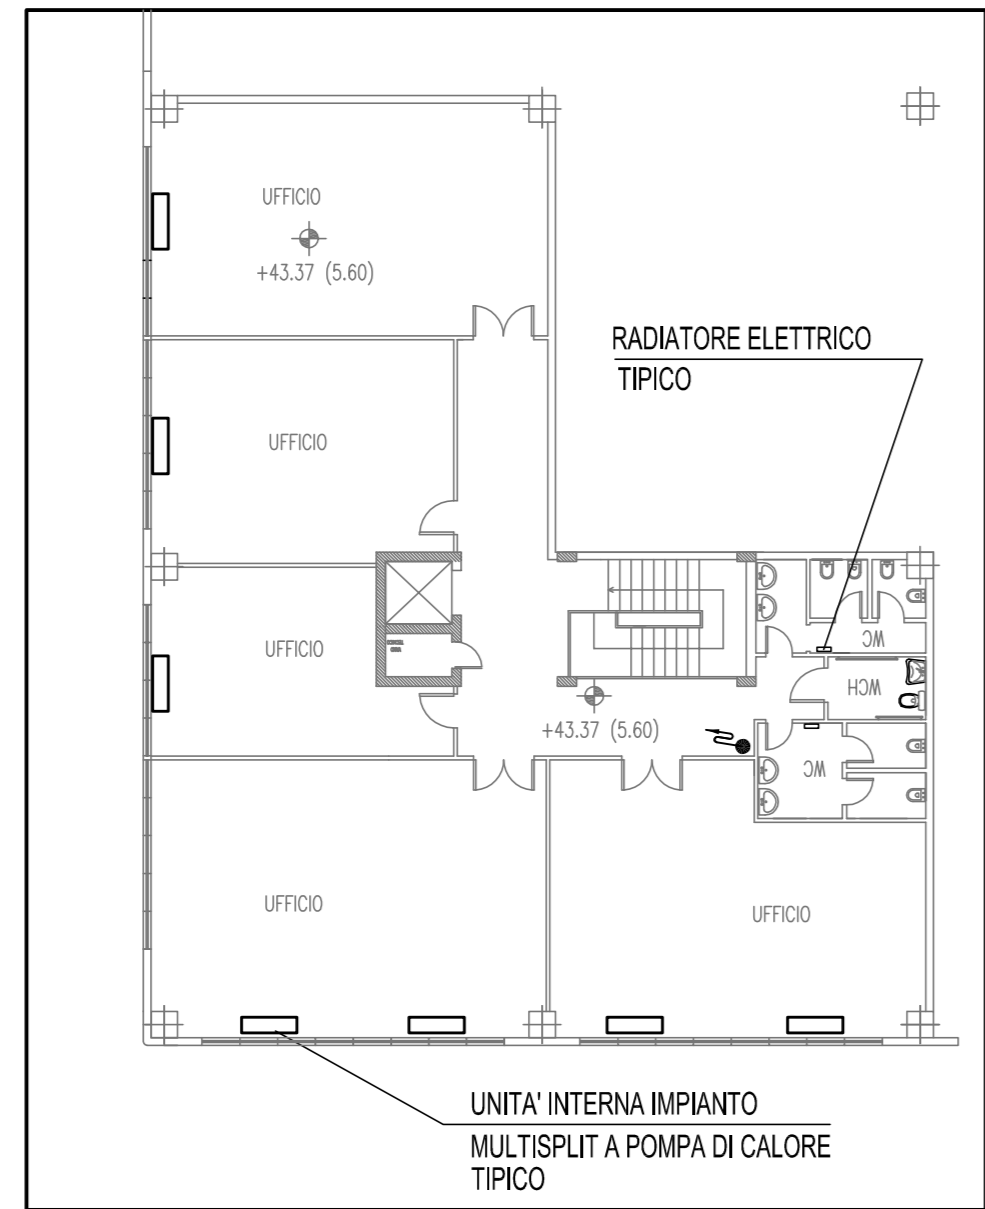



REGIONE MARCHE
PROVINCIA DI ANCONA COMUNE DI JESI

Interporto Marche S.p.A.

**PROGETTO PRELIMINARE PER IL
"SISTEMA" INTERPORTUALE DI JESI**

bonifica  Centro Studi
sui Sistemi
di Trasporto

**IMPIANTI FLUIDI
CAPANNONE AREA GOMMA - GOMMA
AGGREGAZIONE A BLOCCO 4 MODULI
RETI DI SCARICO PLUVIALI E
ADDUZIONE IMPIANTO ANTINCENDIO
AMBITO INTERPORTO**

Elaborato	EDIF - 02	Scala: 1:200
-----------	------------------	--------------

REV.	DESCRIZIONE	CDMA.	6 0 1 3 0	REV.	DATA
1		RED.	P.L.M. Carbone	0	DICEMBRE 2004
2		VER.	Ing. R. Chiarardi	1	MAGGIO 2005
3		APPR.	Arch. MOGETTI	2	DICEMBRE 2005
				3	GENNAIO 2006