
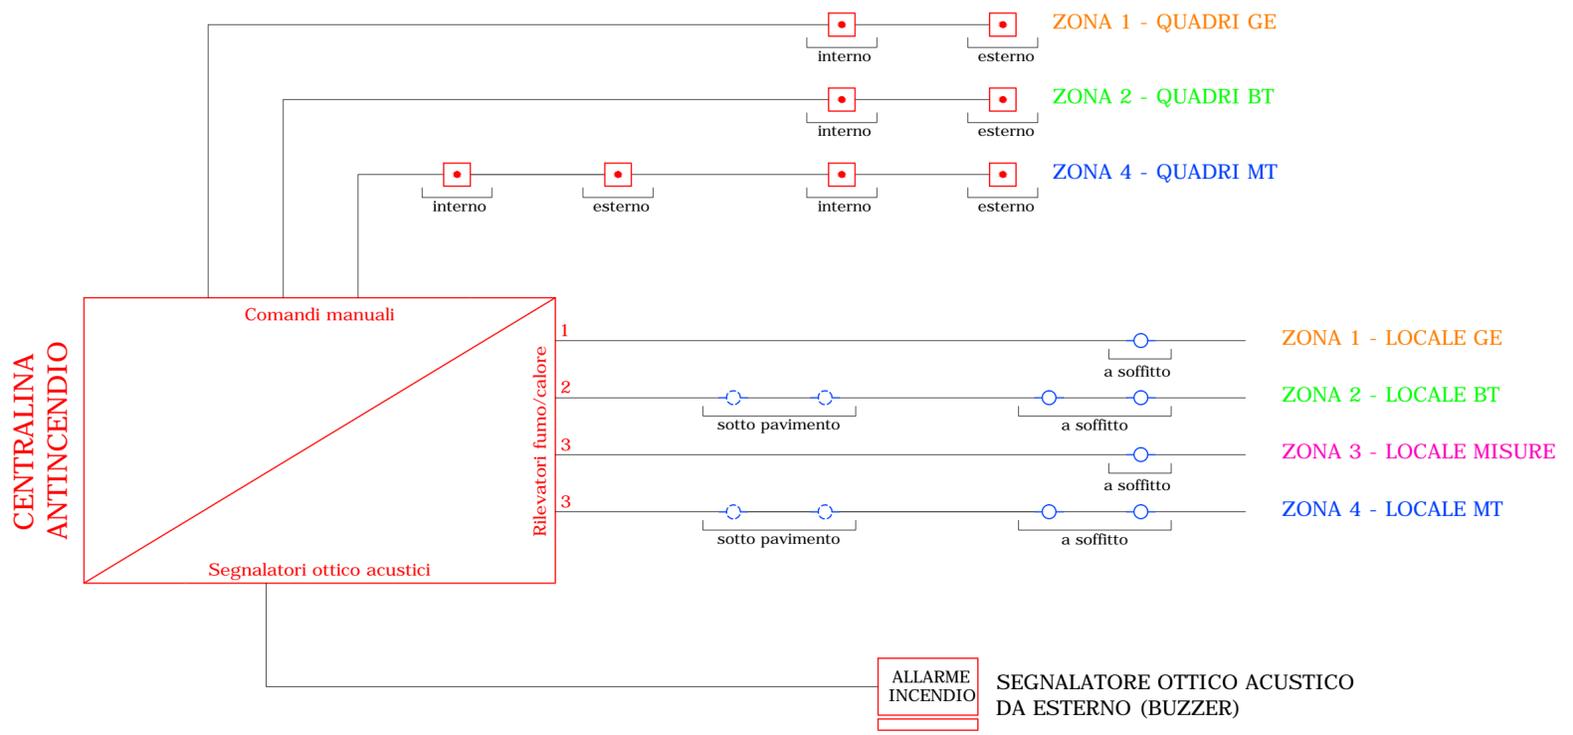


PIANTA EDIFICIO UTENTE IN SSEU

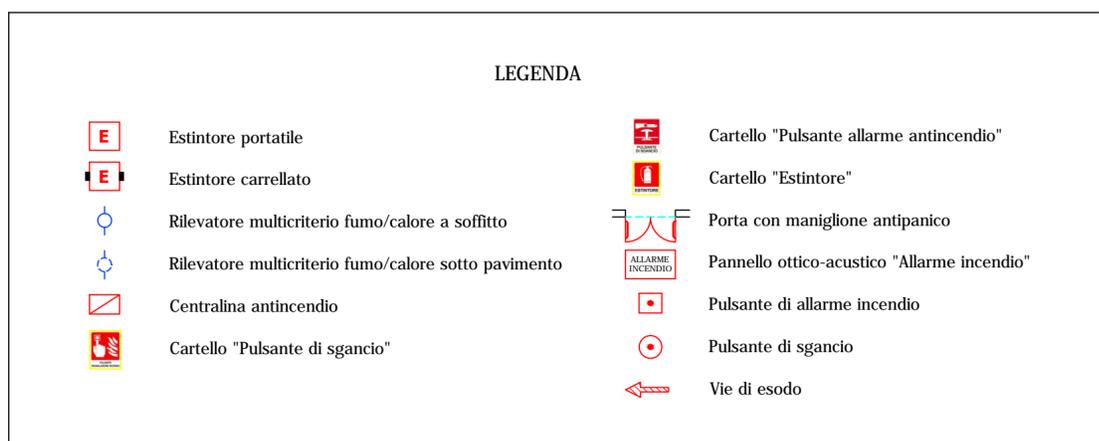

Regione: PUGLIA  
 Provincia: BAT  
 Comune: SPINAZZOLA

IMPIANTO FOTOVOLTAICO DA 99,418 MWp  
 PROGETTO DEFINITIVO

Titolo:  
 SSEU: IMPIANTI E DISPOSITIVI ANTINCENDIO

Tavola: **T-21**      Progettista:  
 ing. Gianluca PANTILE  
 Ordine Ing. Brindisi n. 803  
 Via Del Lavoro, 15/D  
 72100 Brindisi (BR)  
[pantile.gianluca@ingpec.eu](mailto:pantile.gianluca@ingpec.eu)  
 tel. +39 347 1939994

Visti / Firme / Timbri:



SCALA: 1:100 FORMATO: A2

Note:.....

Data	Rev.	DESCRIZIONE	Elaborato e controllato da:	Approvato da:
Giugno 2021	0	PRIMA EMISSIONE	Ing. G. PANTILE	Ing. G. PANTILE
REVISIONI				

PROPONENTE:  
 FRV ALISEI SOCIETA' A RESPONSABILITA' LIMITATA  
 Via Assarotti 7 - 10122 Torino  
 PEC: frvalisei@pec.it