



SEZIONE A - A
IMPIANTO DI TRATTAMENTO ACQUE DI RACCOLTA
SCALA 1:50

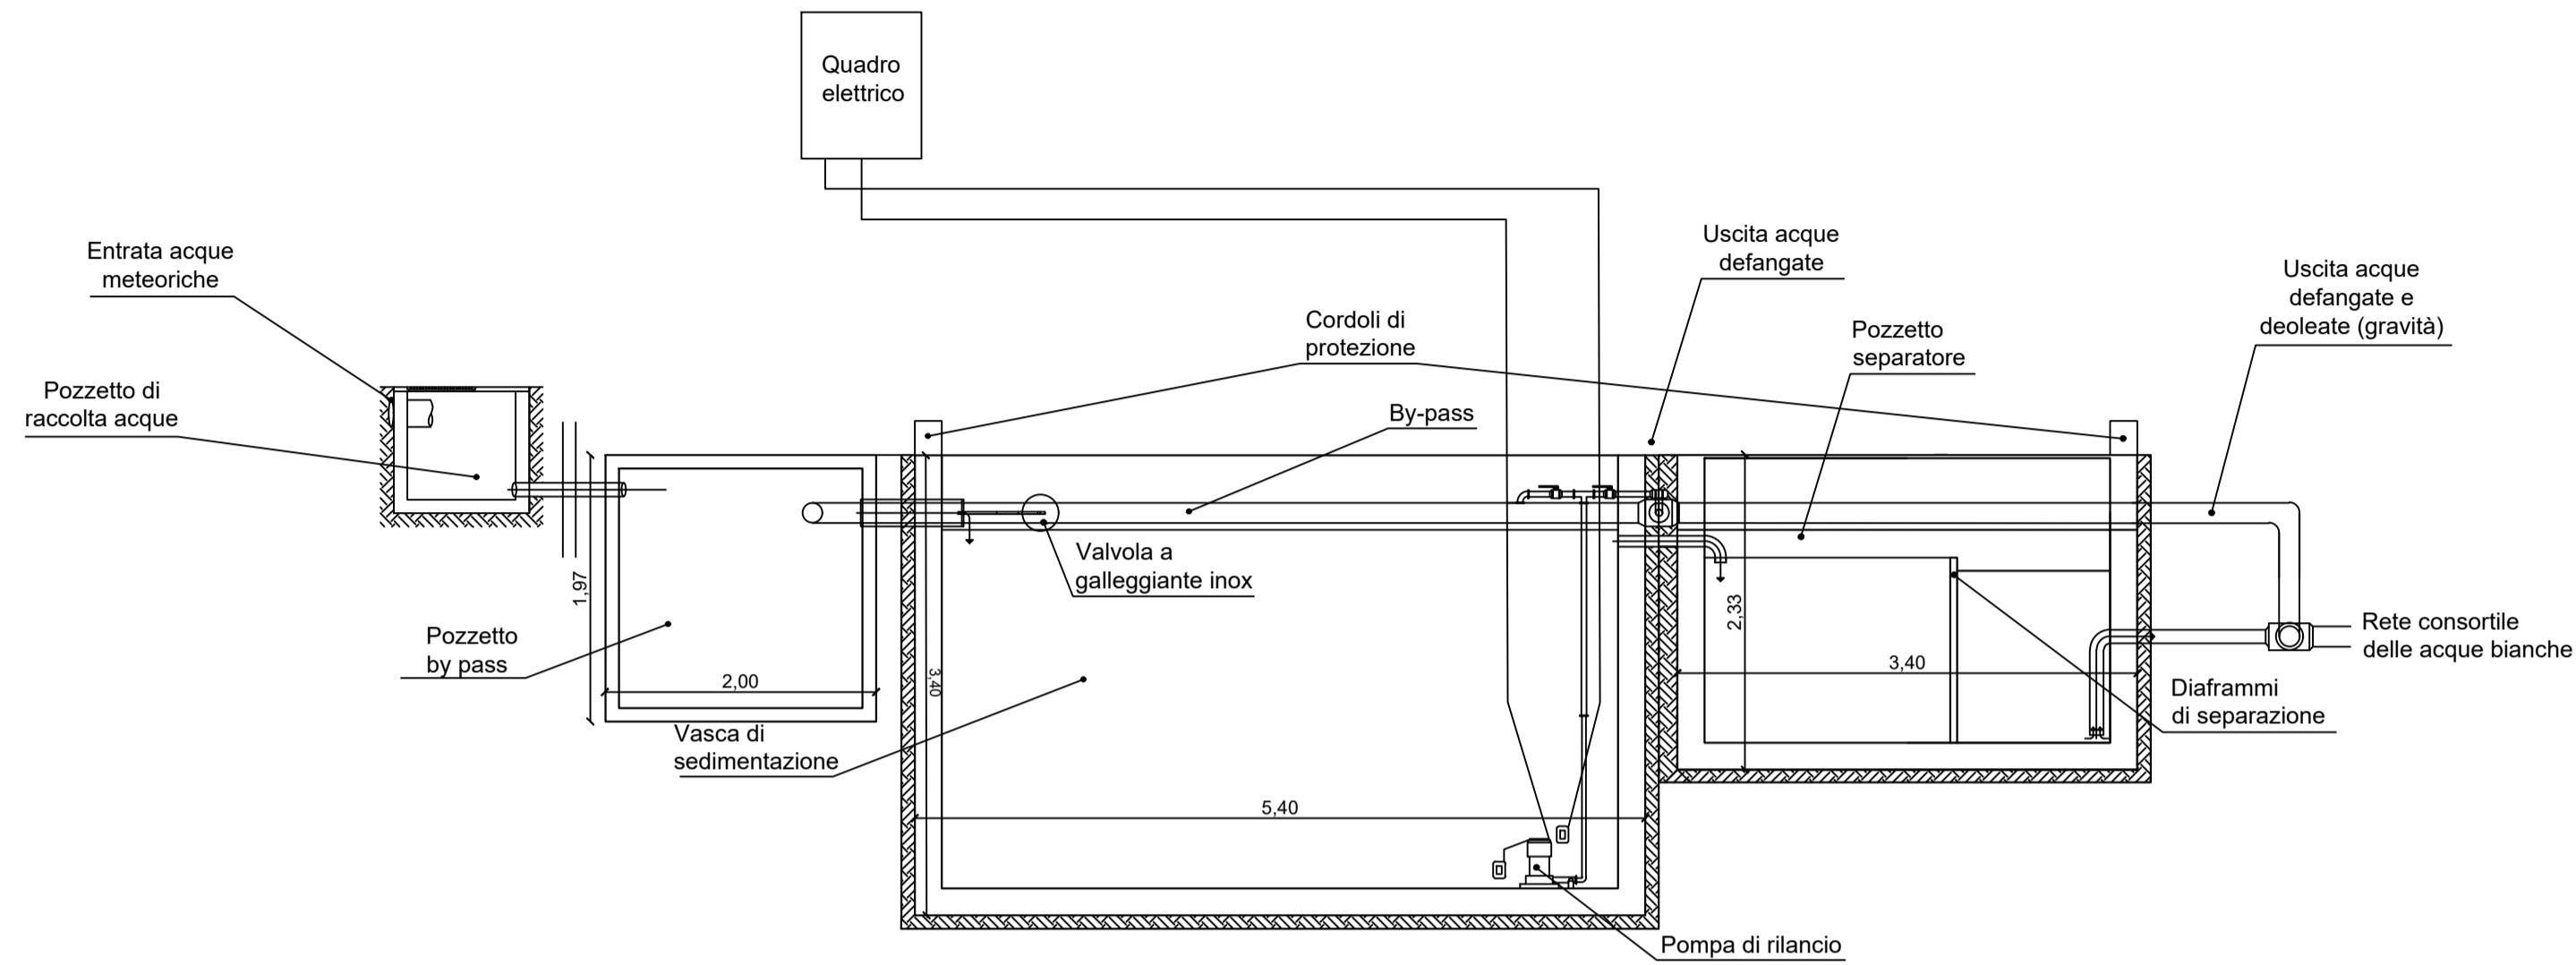


SCALA 1:50

PIANTA
IMPIANTO DI TRATTAMENTO ACQUE DI RACCOLTA
SCALA 1:50

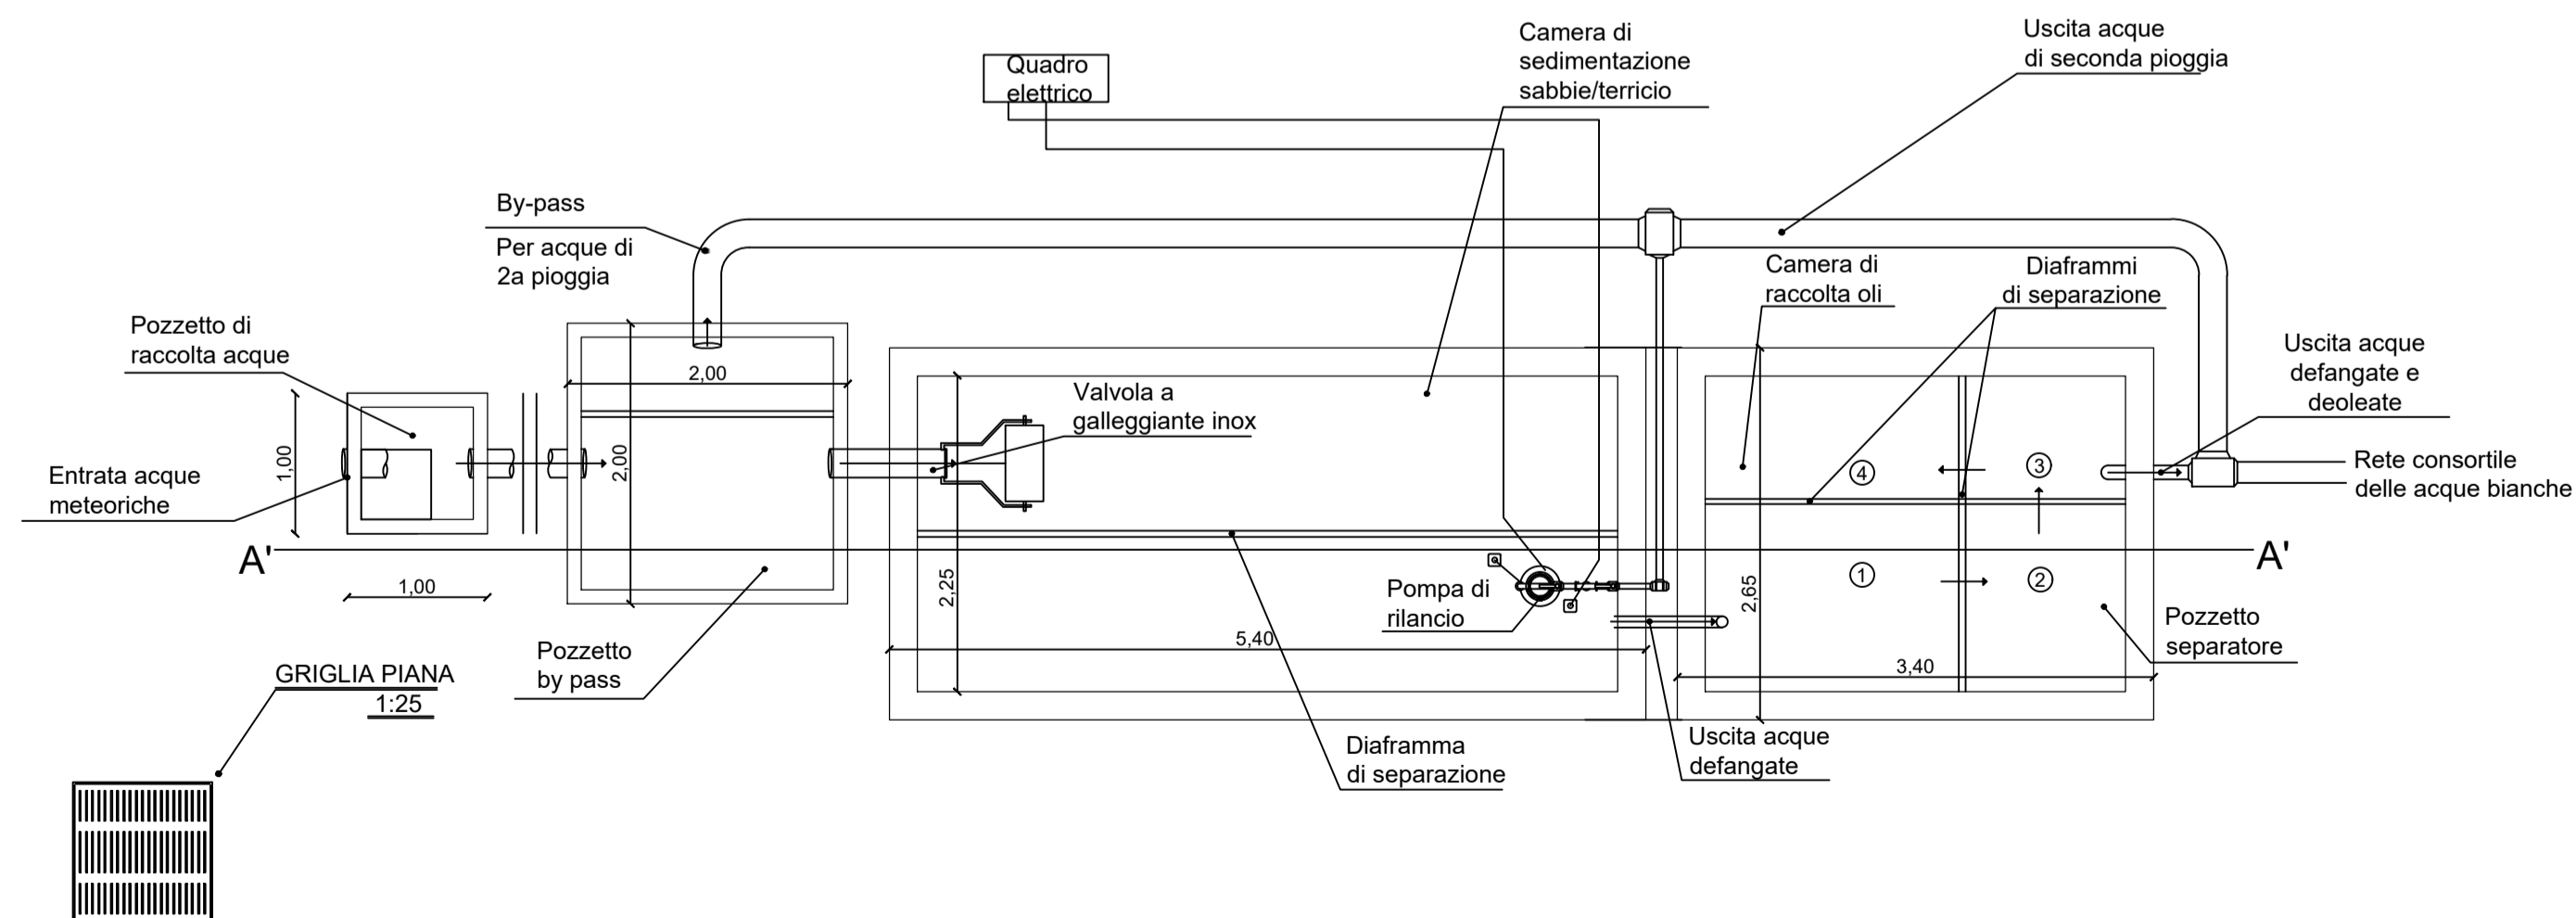

SCALA 1:50

RIFERIMENTO LAYOUT: ELABORATO TECNICO P_03_PL_05_STO_R01

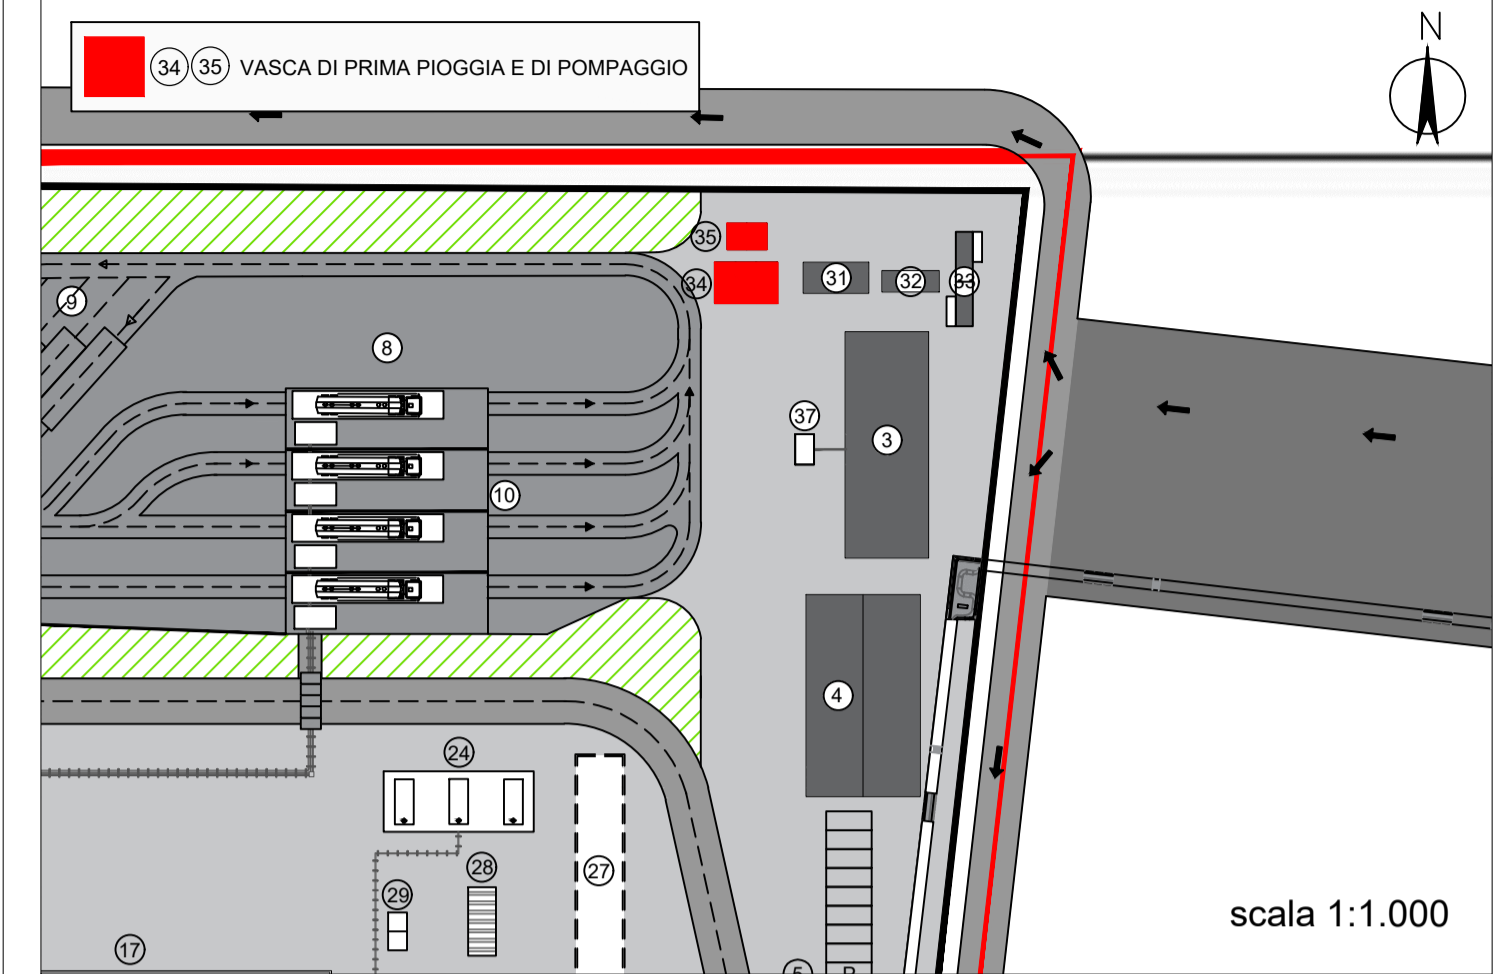

scala 1:1.000

Proponente



IONIO FUEL S.R.L.
Riviera di Chiaia n°276
80121 Napoli (NA)




DEPOSITO COSTIERO DI RIGASSIFICAZIONE PER IL GNL
(Gas Naturale Liquefatto) nel Comune di Crotona area
industriale CO.R.A.P.
"Ionio Fuel - Crotona LNG"

Società di ingegneria incaricata per la progettazione



LAST PROJECT S.R.L.
Sede legale ed uffici:
80121 Napoli (NA) - Riviera di Chiaia n°276
Tel +39 081 0607954 - Fax +39 081 19361324
P.IVA:07557711210

DEPOSITO COSTIERO DI RIGASSIFICAZIONE DI GNL DA 20.000 MC
NEL COMUNE DI CROTONE IN ZONA INDUSTRIALE CO.R.A.P.
PROVINCIA DI CROTONE

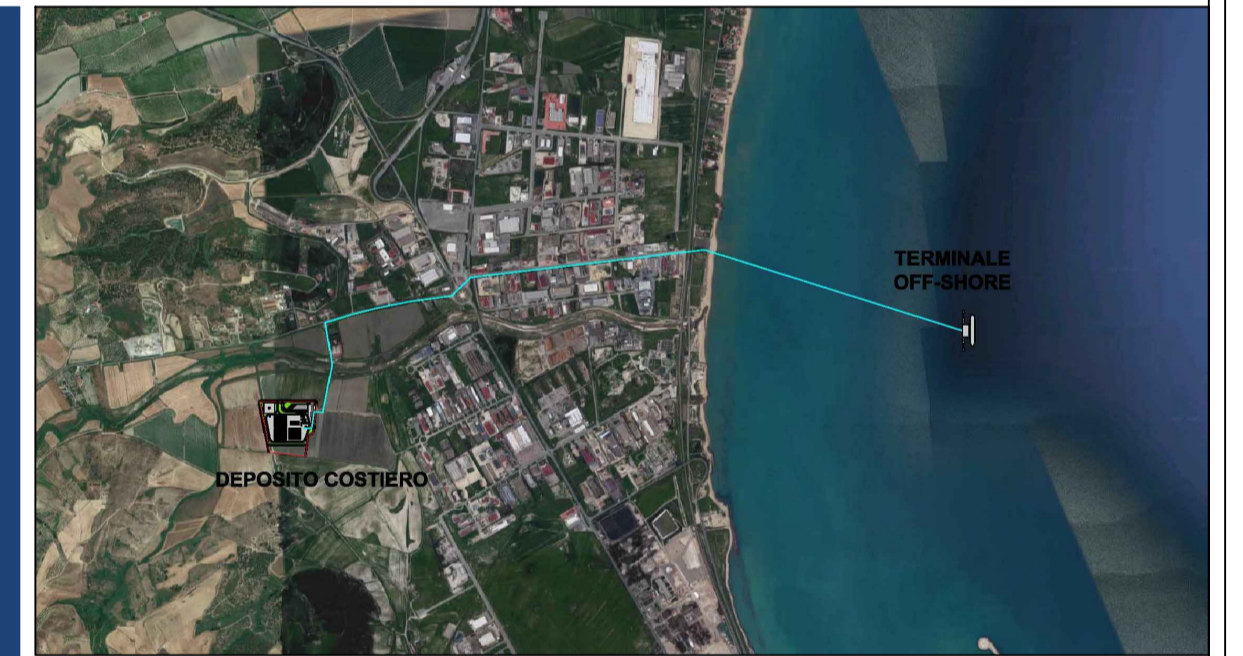

<p>Gruppo di lavoro Last Project S.r.l.</p> <p>Studio di impatto ambientale Arch. Maddalena Proto Opere antincendio Arch. Luigi Vartuli Opere strutturali Ing. Alfredo Stompanato Sicurezza Cantieri Arch. Rosa Vartuli Opere civili Arch. Maddalena Proto Arch. Luigi Vartuli Ingegneria Gestionale Ing. Valentina Vartuli</p>	<p>Consulenze specialistiche</p> <p>Studio di fattibilità Dott. Luca Lamagna Geologia e geotecnica Geol. Alessandro Amato Opere Idrauliche Ing. Giovanni Bruno Opere marittime Ing. Roberto de Rosa Studio di impatto acustico, Valutazione delle emissioni in atmosfera Ing. Carmine Iandolo Rapporto preliminare di sicurezza ICARO S.r.l.</p>
---	---

PIANTE E SEZIONI VASCHE DI RACCOLTA/TRATTAMENTO ACQUE DI PRIMA PIOGGIA

03 - PLANIMETRIE DI PROGETTO DEPOSITO GNL

NOME FILE P_03_PL_11_PVR_R00	SCALA Progetto Definitivo	SCALA 1:50
CODICE ELAB. P03PL11PVR R00	REV. A	
REV. A	DESCRIZIONE	DATA Febbraio 2021
	REDDATTO	VERIFICATO
	APPROVATO	