

 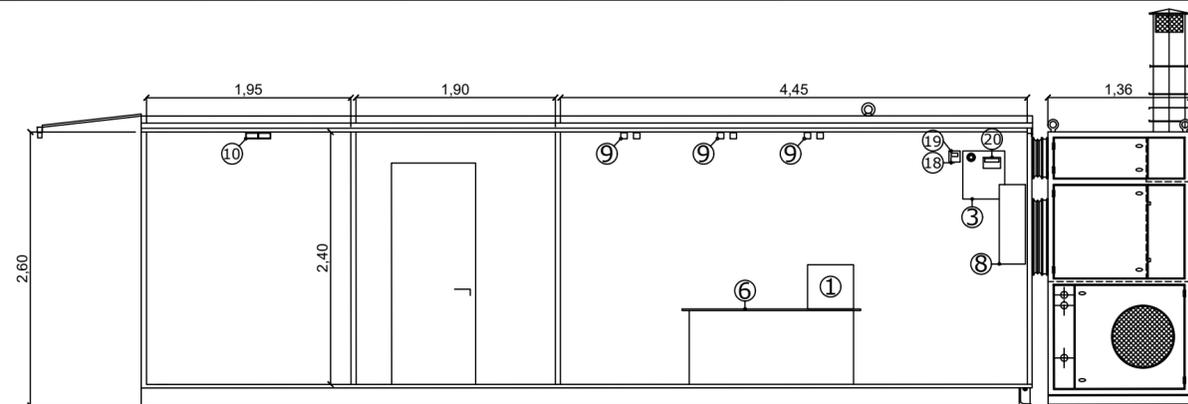



SEZIONE A - A  
SCALA 1:50

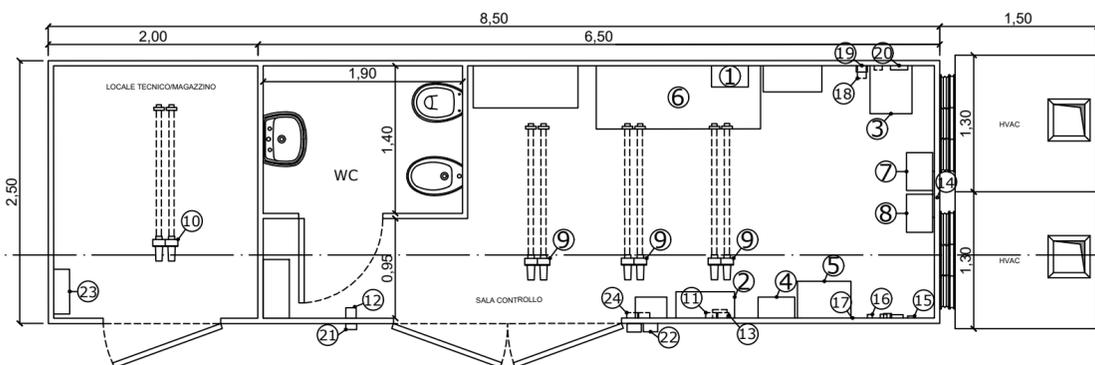


PIANTA  
SCALA 1:50



PROSPETTO FRONTALE  
SCALA 1:50

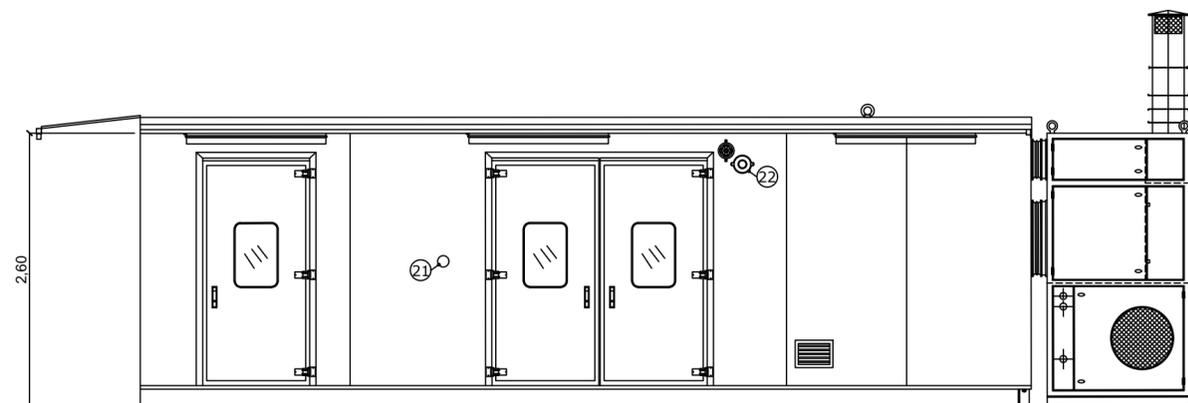

RIFERIMENTO LAYOUT: ELABORATO TECNICO P\_03\_PL\_05\_STO\_R01

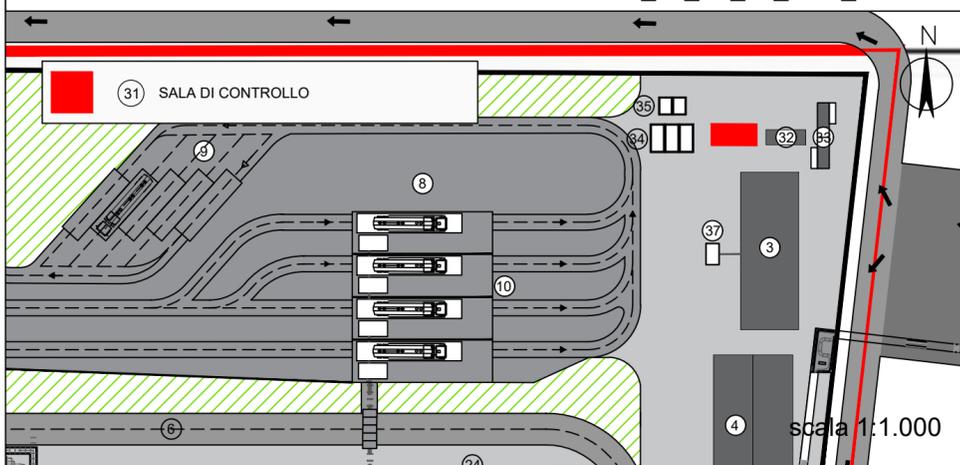

POS.	DESCRIZIONE
1	PLC + SCADA
2	QC-001 QUADRO Ex-d PLC DI CONTROLLO PTF
3	SISTEMA DI COMUNICAZIONE NAVE/TERRA
4	QUADRO DI CONTROLLO LUCI ESTERNE
5	QC-003 QUADRO Ex-d ALIMENTAZIONE E BATTERIA PER FARO E STAZIONE METEO
6	TAVOLO DI LAVORO
7	QC-003 QUADRO Ex-d COMANDO HVAC
8	QC-003 QUADRO Ex-d COMANDO SISTEMA PRESSURIZZAZIONE
9	N° 3 LAMPADE Ex-d 2x36W ILLUMINAZIONE SALA CONTROLLO
10	N° 1 LAMPADE Ex-d 2x36W ILLUMINAZIONE LOCALE TECNICO/MAGAZZINO
11	LAMPEGGIANTE Ex-d ALLARME GAS INTERNO CABINA
12	INTERRUTTORE Ex-d COMANDO ILLUMINAZIONE SALA CONTROLLO
13	N° 4 SET PRESE IP44 BIPASSO 220V 10/16A
14	GRIGLIA VENTILAZIONE RICIRCOLO HVAC
15	TERMOSTATO 2 STADI PER REGOLAZIONE TEMPERATURA SALA CONTROLLO
16	PT 100/4-20mA PER CONTROLLO TEMPERATURA INTERNO CABINA
17	GRIGLIA ENTRATA ARIA VENTILATORI DI PRESSURIZZAZIONE
18	STRUMENTO LETTURA PORTATA PRODOTTO DA FT ESTERNO
19	QC-003 QUADRO IP55 ALIMENTAZIONE TELECAMERA
20	TRASMETTITORE SEGNALI ETHERNET / WI-FI
21	PULSANTE Ex-d EMERGENZA PER INCENDIO IN PTF
22	SIRENA Ex-d SEGNALAZIONE ALLARMI (ESTERNA ALLA SALA CONTROLLO)
23	SET PRESE IP55 1x380V 16A + 1x220 16A
24	INTERRUTTORE Ex-d COMANDO ILLUMINAZIONE SALA CONTROLLO

Proponente



IONIO FUEL S.R.L.  
Riviera di Chiaia n°276  
80121 Napoli (NA)



DEPOSITO COSTIERO DI RIGASSIFICAZIONE PER IL GNL  
(Gas Naturale Liquefatto) nel Comune di Crotona area  
industriale CO.R.A.P.  
"Ionio Fuel - Crotona LNG"

Società di ingegneria incaricata per la progettazione




LAST PROJECT S.R.L.

Sede legale ed uffici:

80121 Napoli (NA) - Riviera di Chiaia n°276  
Tel +39 081 0607954 - Fax +39 081 19361324  
P.IVA:07557711210

DEPOSITO COSTIERO DI RIGASSIFICAZIONE DI GNL DA 20.000 MC  
NEL COMUNE DI CROTONE IN ZONA INDUSTRIALE CO.R.A.P.  
PROVINCIA DI CROTONE

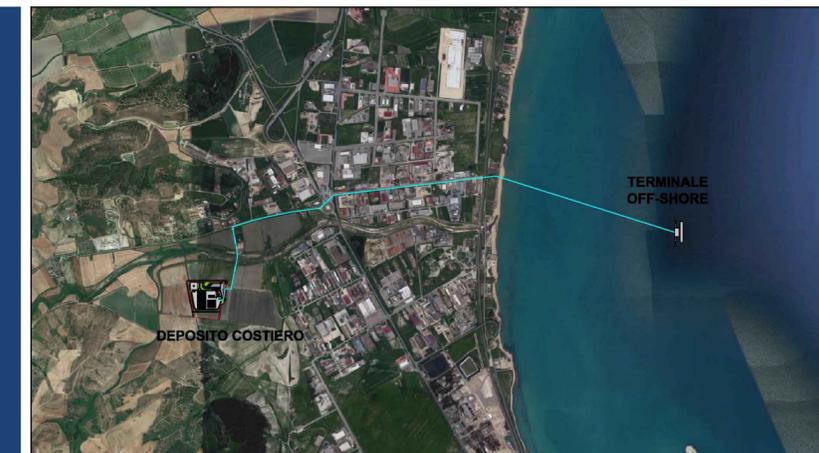

SAIPEM S.p.A.



festa S.p.A.



Molino Facchinelli Zerbinini & Partners S.r.l.



ICARO S.r.l.

Gruppo di lavoro Last Project S.r.l.

Studio di impatto ambientale  
Arch. Maddalena Proto  
Opere antincendio  
Arch. Luigi Vartuli  
Opere strutturali  
Ing. Alfredo Stompanato  
Sicurezza Cantieri  
Arch. Rosa Vartuli  
Opere civili  
Arch. Maddalena Proto  
Arch. Luigi Vartuli  
Ingegneria Gestionale  
Ing. Valentina Vartuli

Consulenze specialistiche

Studio di fattibilità  
Dott. Luca Lamagna  
Geologia e geotecnica  
Geol. Alessandro Amato  
Opere idrauliche  
Ing. Giovanni Bruno  
Opere marittime  
Ing. Roberto de Rosa  
Studio di impatto acustico, Valutazione delle emissioni in atmosfera  
Ing. Carmine Iandolo  
Rapporto preliminare di sicurezza  
ICARO S.r.l.

PIANTE, PROSPETTI E SEZIONI - SALA DI CONTROLLO

03 - PLANIMETRIE DI PROGETTO DEPOSITO GNL

NOME FILE

P\_03\_PL\_14\_CON\_R00

Progetto Definitivo

SCALA

1:50

CODICE ELAB.

P03PL14CONR00

REV. A

REV.	DESCRIZIONE	DATA	REDATTO	VERIFICATO	APPROVATO
A		Febbraio 2021			