

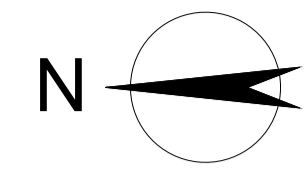



DEPOSITO COSTIERO
VISTA IN PIANTA CABINA ELETTRICA E CABINA UTENTE MT/BT

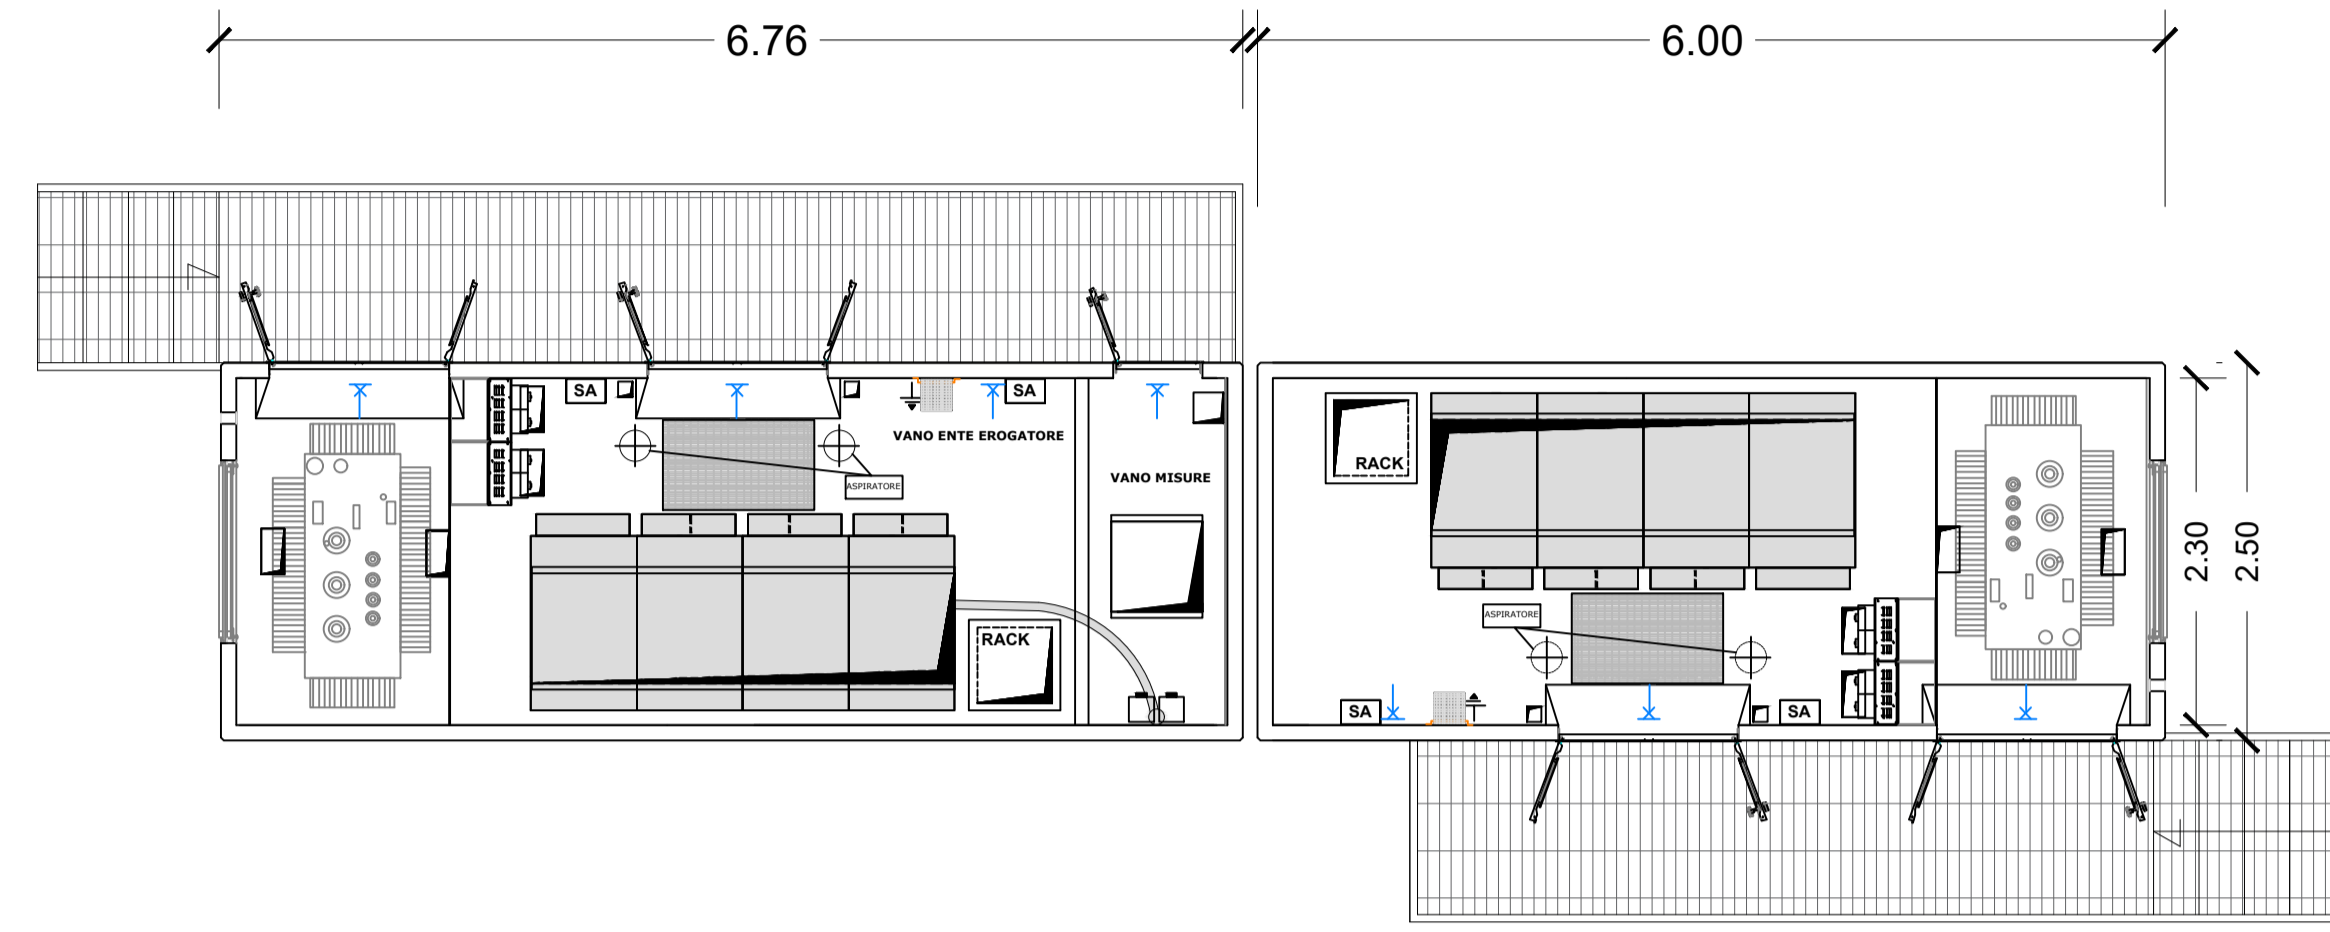


RIFERIMENTO LAYOUT: ELABORATO TECNICO P_03_PL_05_STO_R01

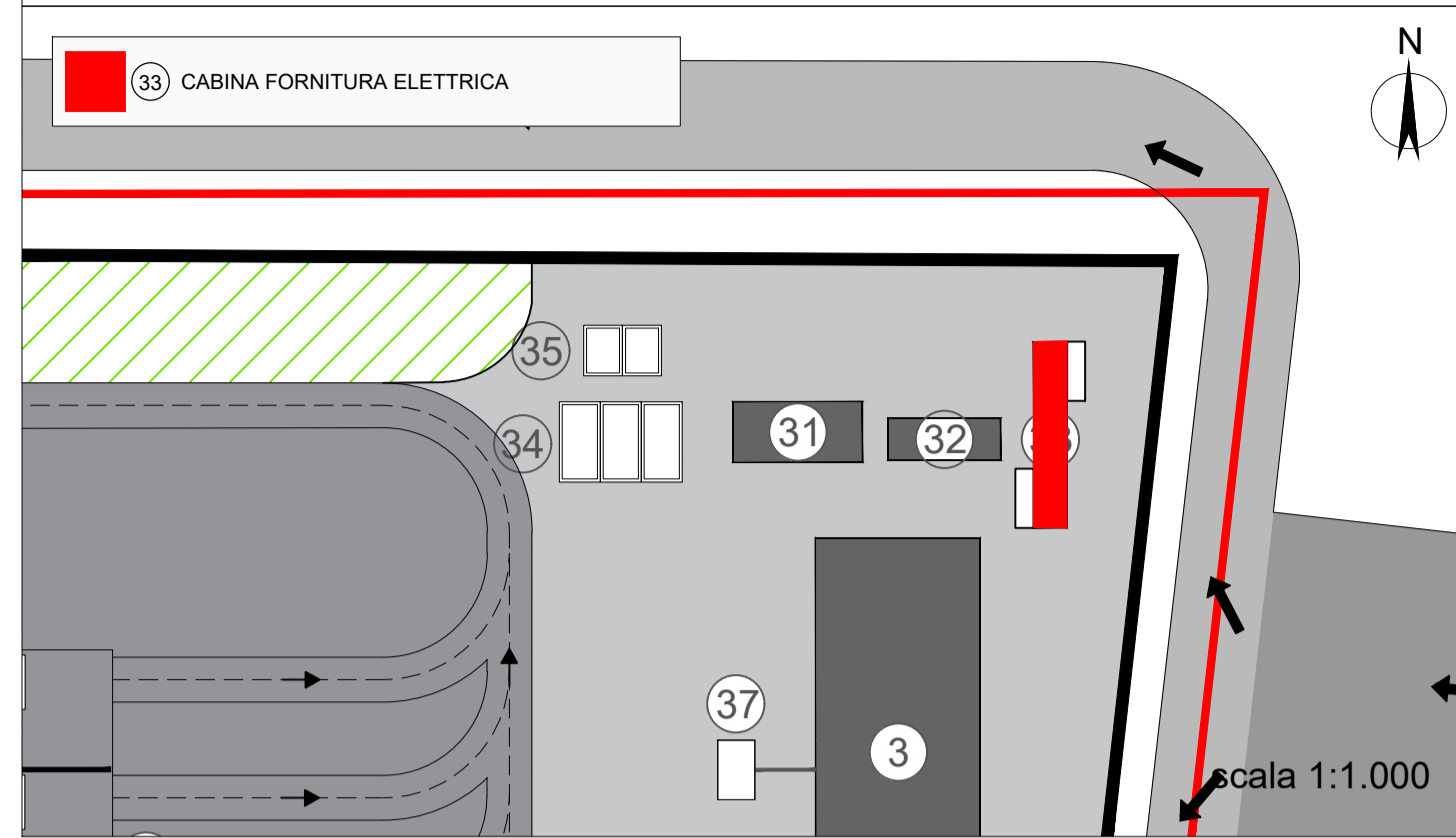

VISTA FRONTE

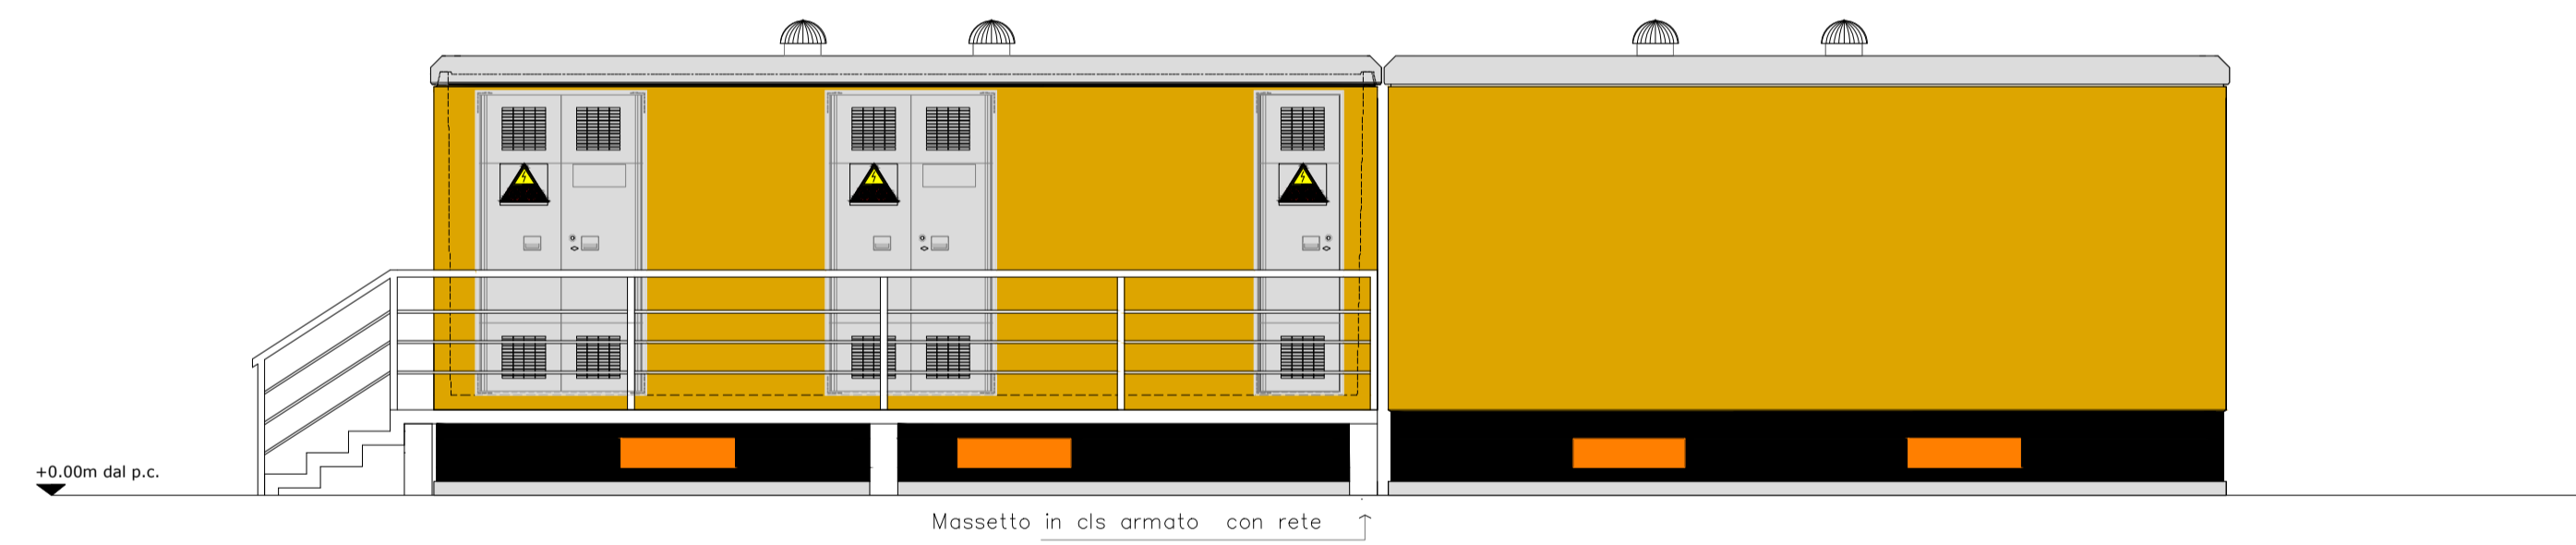


VISTA LATERALE

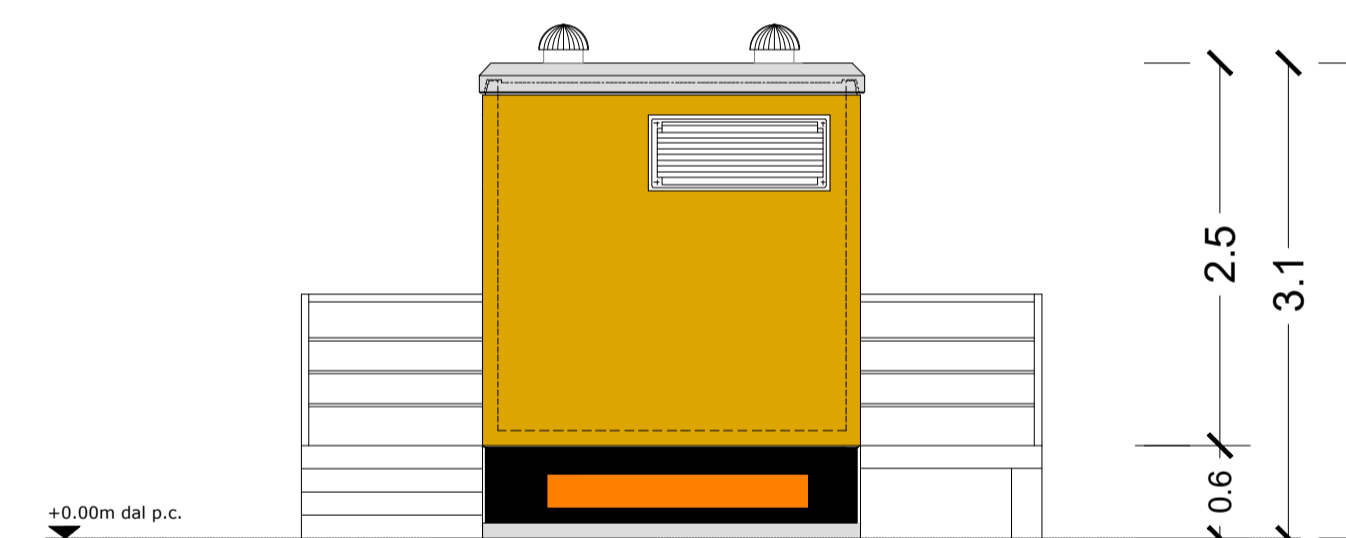



VISTA RETRO




VISTA LATERALE

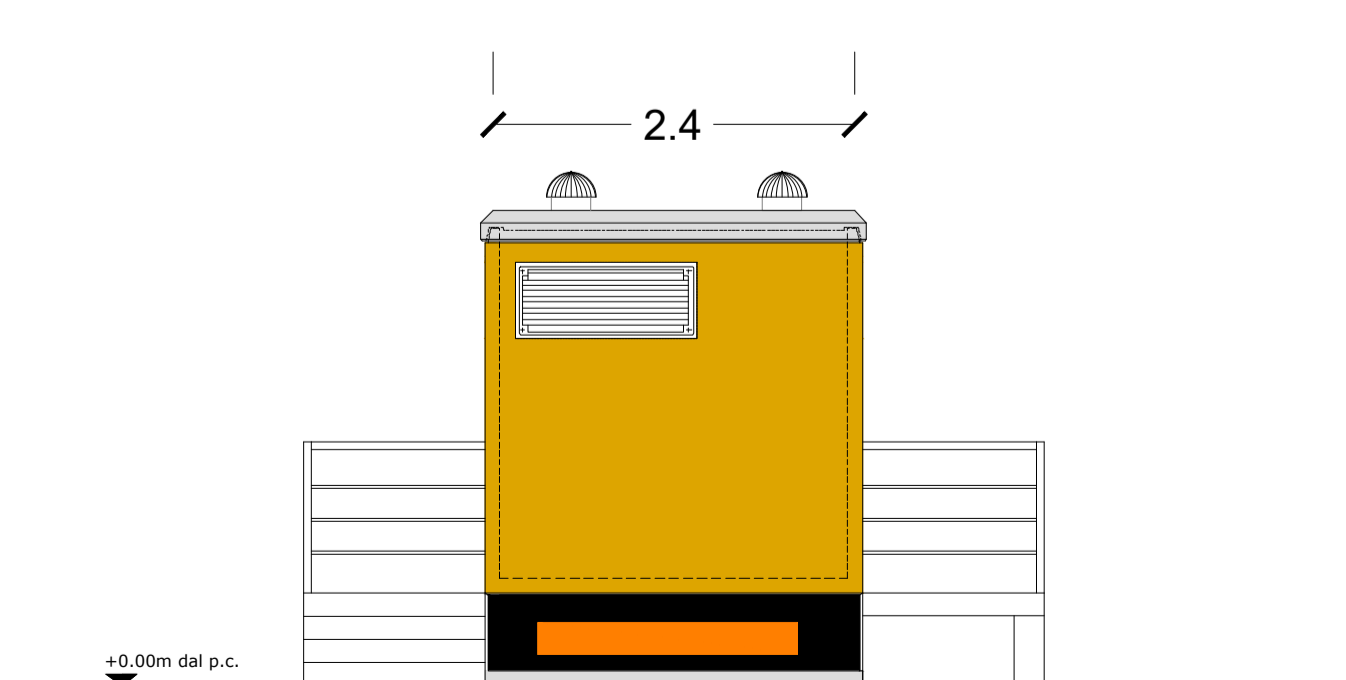


TERMINALE OFF-SHORE
VISTA IN PIANTA CABINA UTENTE MT/BT

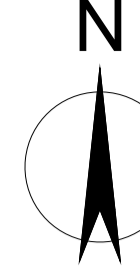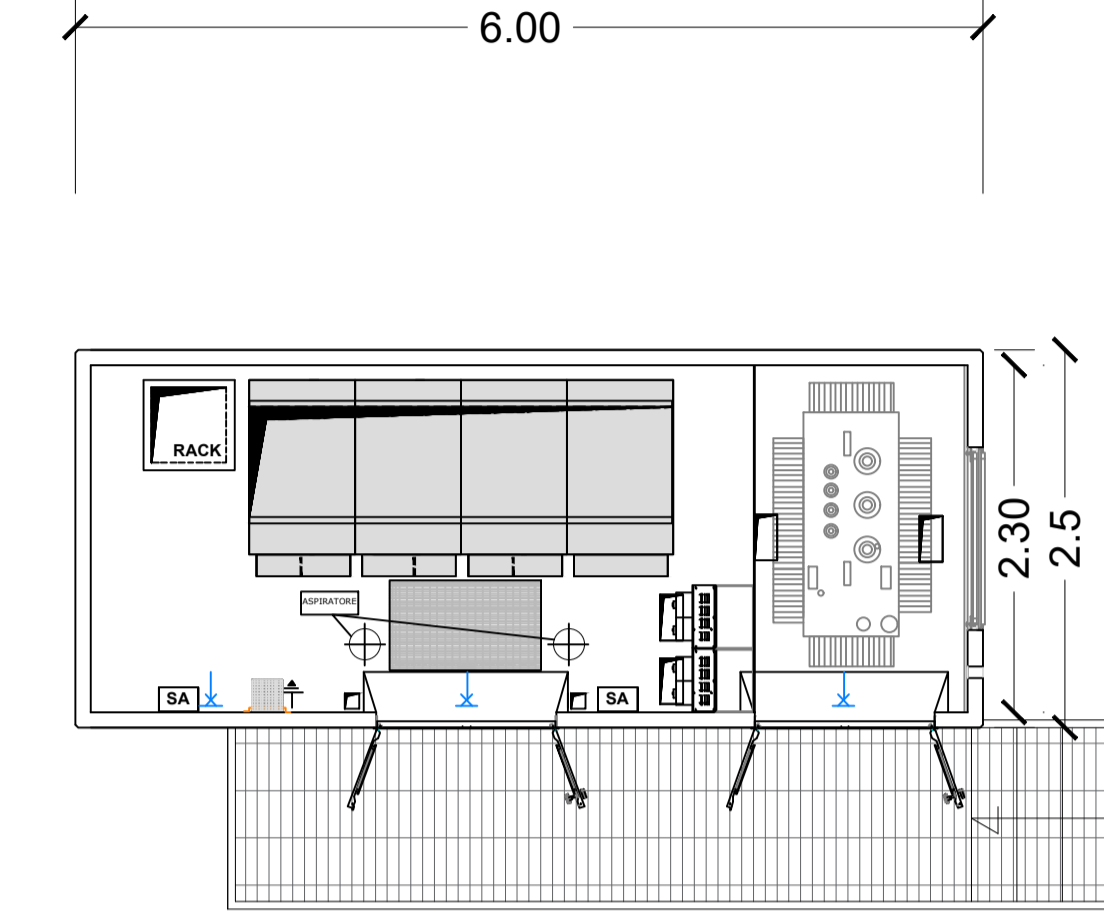


RIFERIMENTO LAYOUT: ELABORATO TECNICO P_03_PL_06_TOS_R01

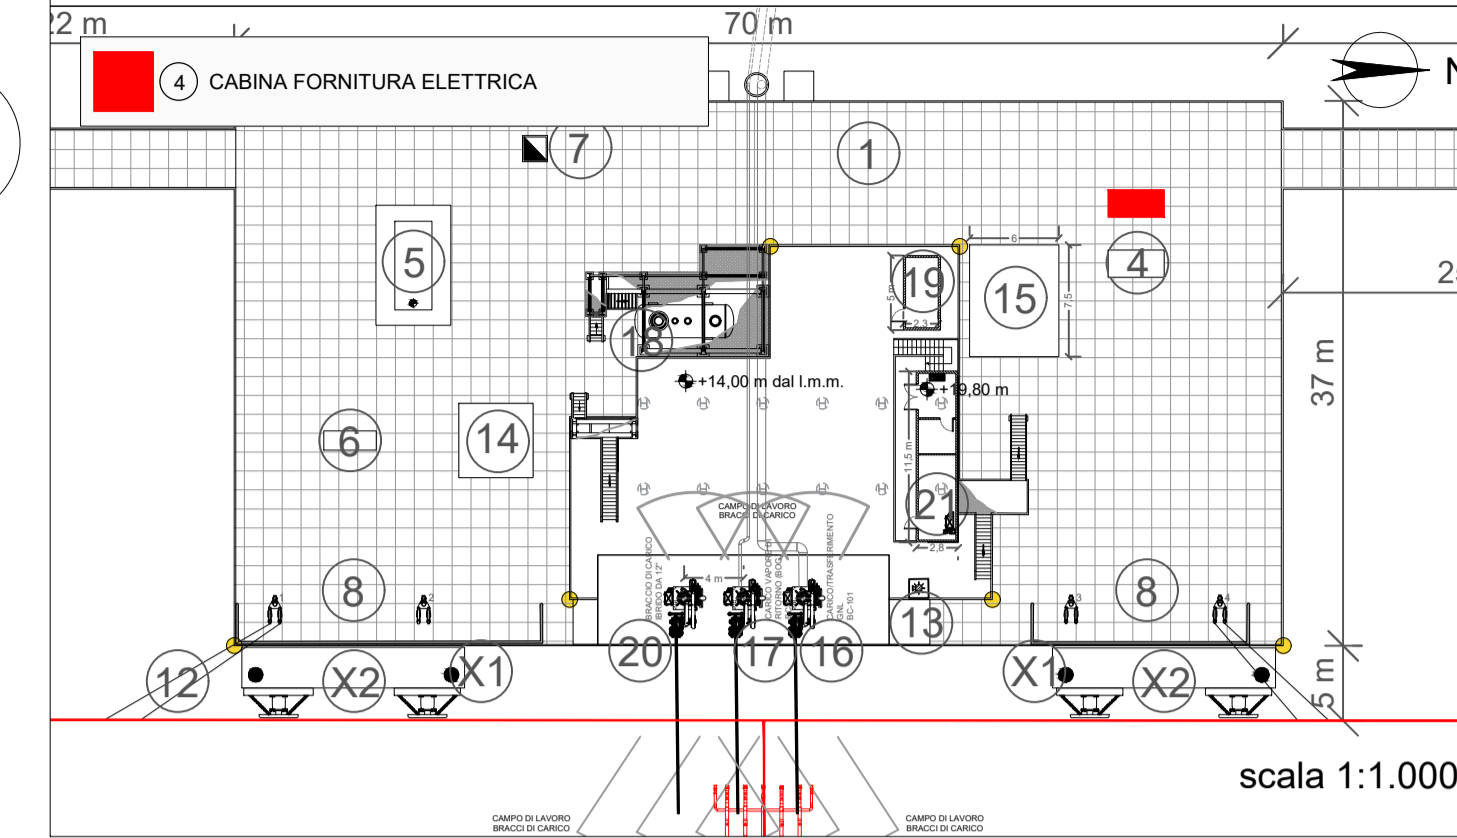


VISTA FRONTE

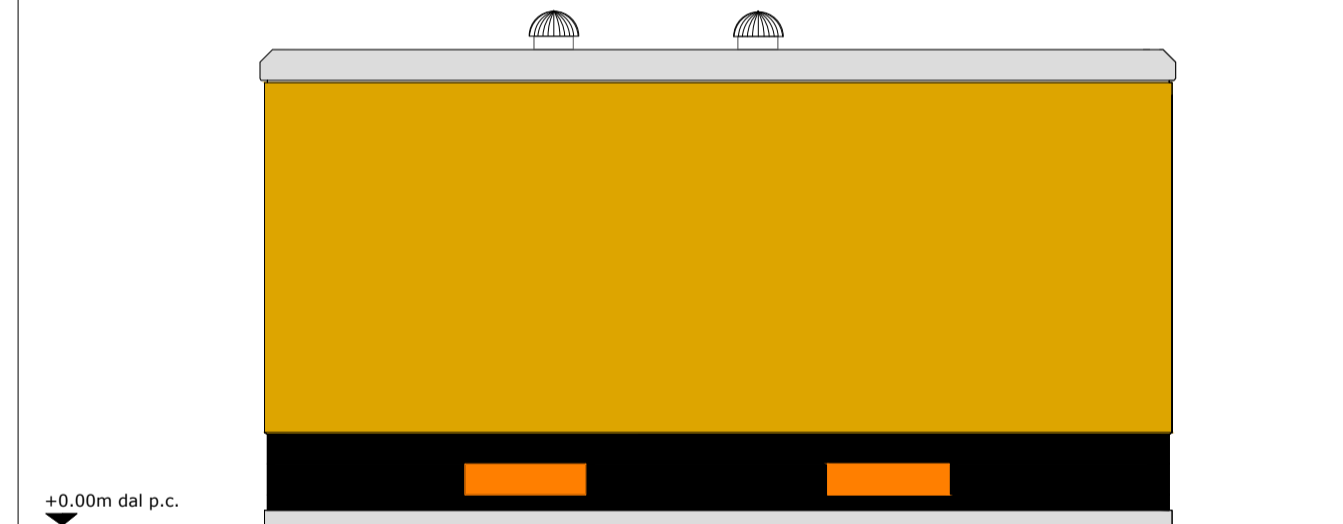


VISTA LATERALE

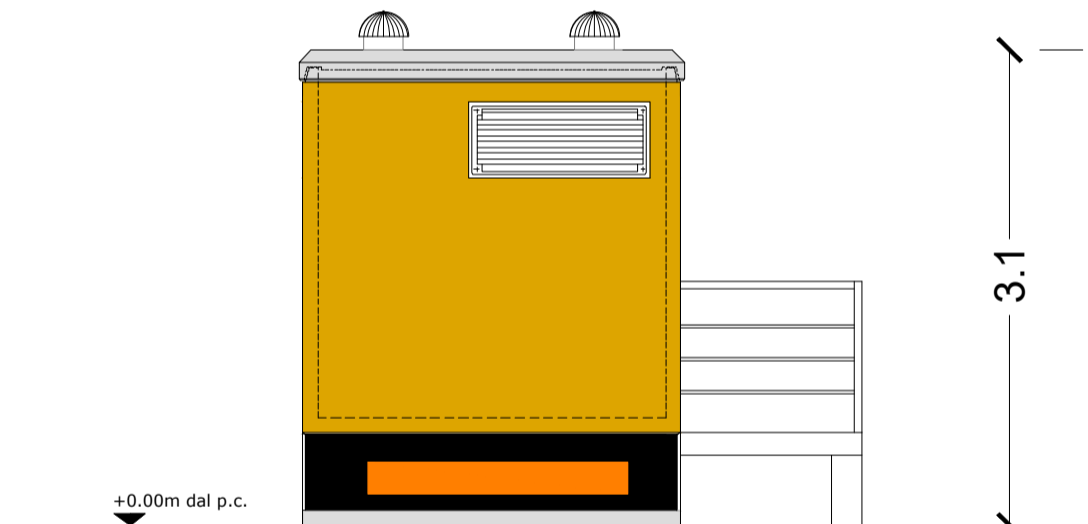

VISTA RETRO

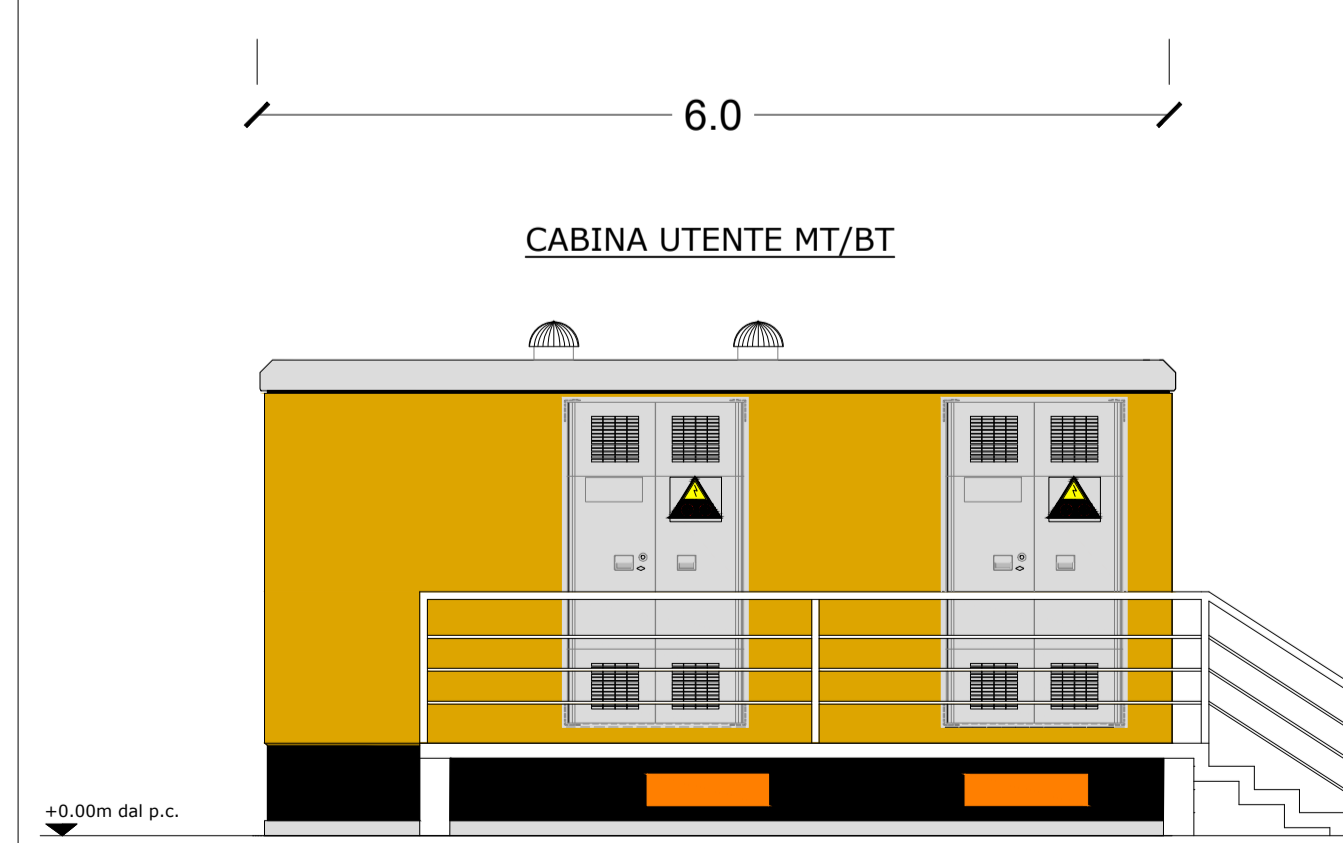

VISTA LATERALE

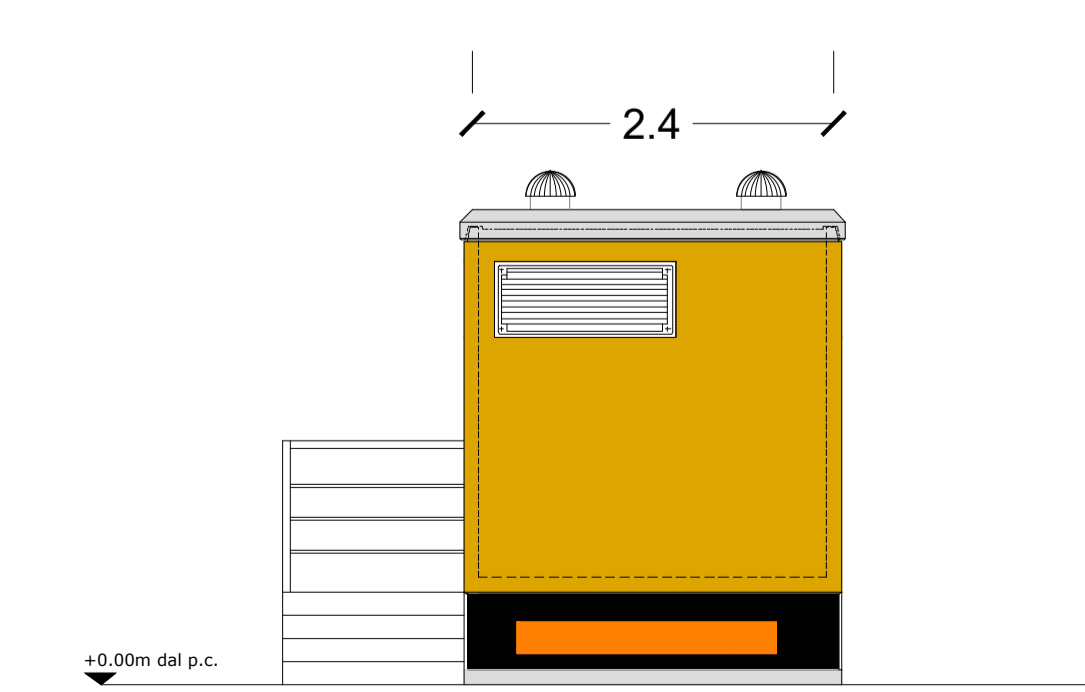

Proponente IONIO FUEL <small>IONIO FUEL S.R.L. Riviera di Chiassi n°276 80121 Napoli (NA)</small>	DEPOSITO COSTIERO DI RIGASSIFICAZIONE PER IL GNL (Gas Naturale Liquefatto) nel Comune di Crotona area industriale CO.R.A.P. "Ionio Fuel - Crotona LNG"
	Società di ingegneria incaricata per la progettazione LASTPROJECT <small>LAST PROJECT S.R.L. Sede legale ed uffici: 80121 Napoli (NA) - Riviera di Chiassi n°276 Tel +39 081 0607954 - Fax +39 081 19361324 P.IVA:07557711210</small>
DEPOSITO COSTIERO DI RIGASSIFICAZIONE DI GNL DA 20.000 MC NEL COMUNE DI CROTONE IN ZONA INDUSTRIALE CO.R.A.P. PROVINCIA DI CROTONE	
Gruppo di lavoro Last Project S.r.l. Studio di impatto ambientale Opere antincendio Opere strutturali Ing. Alfredo Stomparolo Sicurezza Cantieri Arch. Rosa Vartuli Opere civili Arch. Maddalena Proto Arch. Luigi Vartuli Ingegneria Gestionale Ing. Valeria Vartuli	Consulenze specialistiche Studio di fattibilità Dott. Luca Lamagna Geologia e geotecnica Geol. Alessandro Amato Opere Idrauliche Ing. Giovanni Bruno Opere marittime Ing. Roberto de Rosa Studio di impatto acustico, Valutazione delle emissioni in atmosfera Ing. Camilla Iandolo Rapporto preliminare di sicurezza ICARO S.r.l.
PIANTE E PROSPETTI CABINA FORNITURA ELETTRICA 03 - PLANIMETRIE DI PROGETTO DEPOSITO GNL	
NOME FILE P_03_PL_15_CEL_R00	Progetto Definitivo
CODICE ELAB. P03PL15CEL000	SCALA 1:50
REV. DESCRIZIONE A	DATA REDATTO VERIFICATO APPROVATO Febbraio 2021