


- LEGENDA**
- Pozzetto di bordo
 - Pozzetto raccolta acque meteoriche
 - Direzione di flusso
 - Tubazione in pressione PEAD a fognatura acque nere
 - Tubazione in pressione PEAD a fognatura acque bianche
- LEGENDA**
- 1 Ingresso principale
 - 2 Ingresso secondario
 - 3 Uffici
 - 4 Magazzino e officina
 - 5 Area parcheggi
 - 6 Viabilità impianto
 - 7 Cunicolo tubazioni
 - 8 Area di manovra autostime
 - 9 Area di sosta autostime
 - 10 Baia di carico autostime
 - 11 Serbatoi criogenici per bunkeraggio
 - 12 Serbatoi criogenici per vaporizzatori
 - 13 Serbatoi criogenici per autostime
 - 14 Pompe rilancio per bunkeraggio
 - 15 Pompe rilancio per vaporizzatori
 - 16 Pompe baia di carico
 - 17 n°40 Vaporizzatori AAV (ad aria ambiente)
 - 18 Compensatore per rilancio BOG alla rete
 - 19 Stazione di filtrazione
 - 20 Analizzatore (cabina gascromatograf)
 - 21 Gruppo di odorizzazione
 - 22 Stazione di misura fiscale GNL
 - 23 GRF
 - 24 n°3 Motori alimentati a BOG (Boil-Off Gas) per produzione di energia elettrica ciascuno da 450 kW
 - 25 Vasca di torcia
 - 26 Torcia
 - 27 Vasca antincendio
 - 28 Pompe antincendio
 - 29 Area strumenti
 - 30 Vasca di recupero GNL
 - 31 Sala controllo
 - 32 n°1 Generatore d'emergenza e serbatoio da 500 kW
 - 33 Cabina fornitura elettrica
 - 34 Vasche di prima pioggia
 - 35 Vasche di pompaggio
 - 36 Recinzione
 - 37 Vasca in cav a tenuta per acque reflue derivanti dai servizi igienici
- Viabilità di progetto P.R.I.
 ■ Viabilità di progetto Ionio Fuel s.r.l.
 ■ Area pavimentata con cemento industriale
 ■ Area verde
 ■ Metanodotto di progetto (connessione a terra)
 ■ Loop di espansione e cabina di controllo
 ■ Confine proprietà impianto
 ■ Alloggiamento tubazioni metanodotto

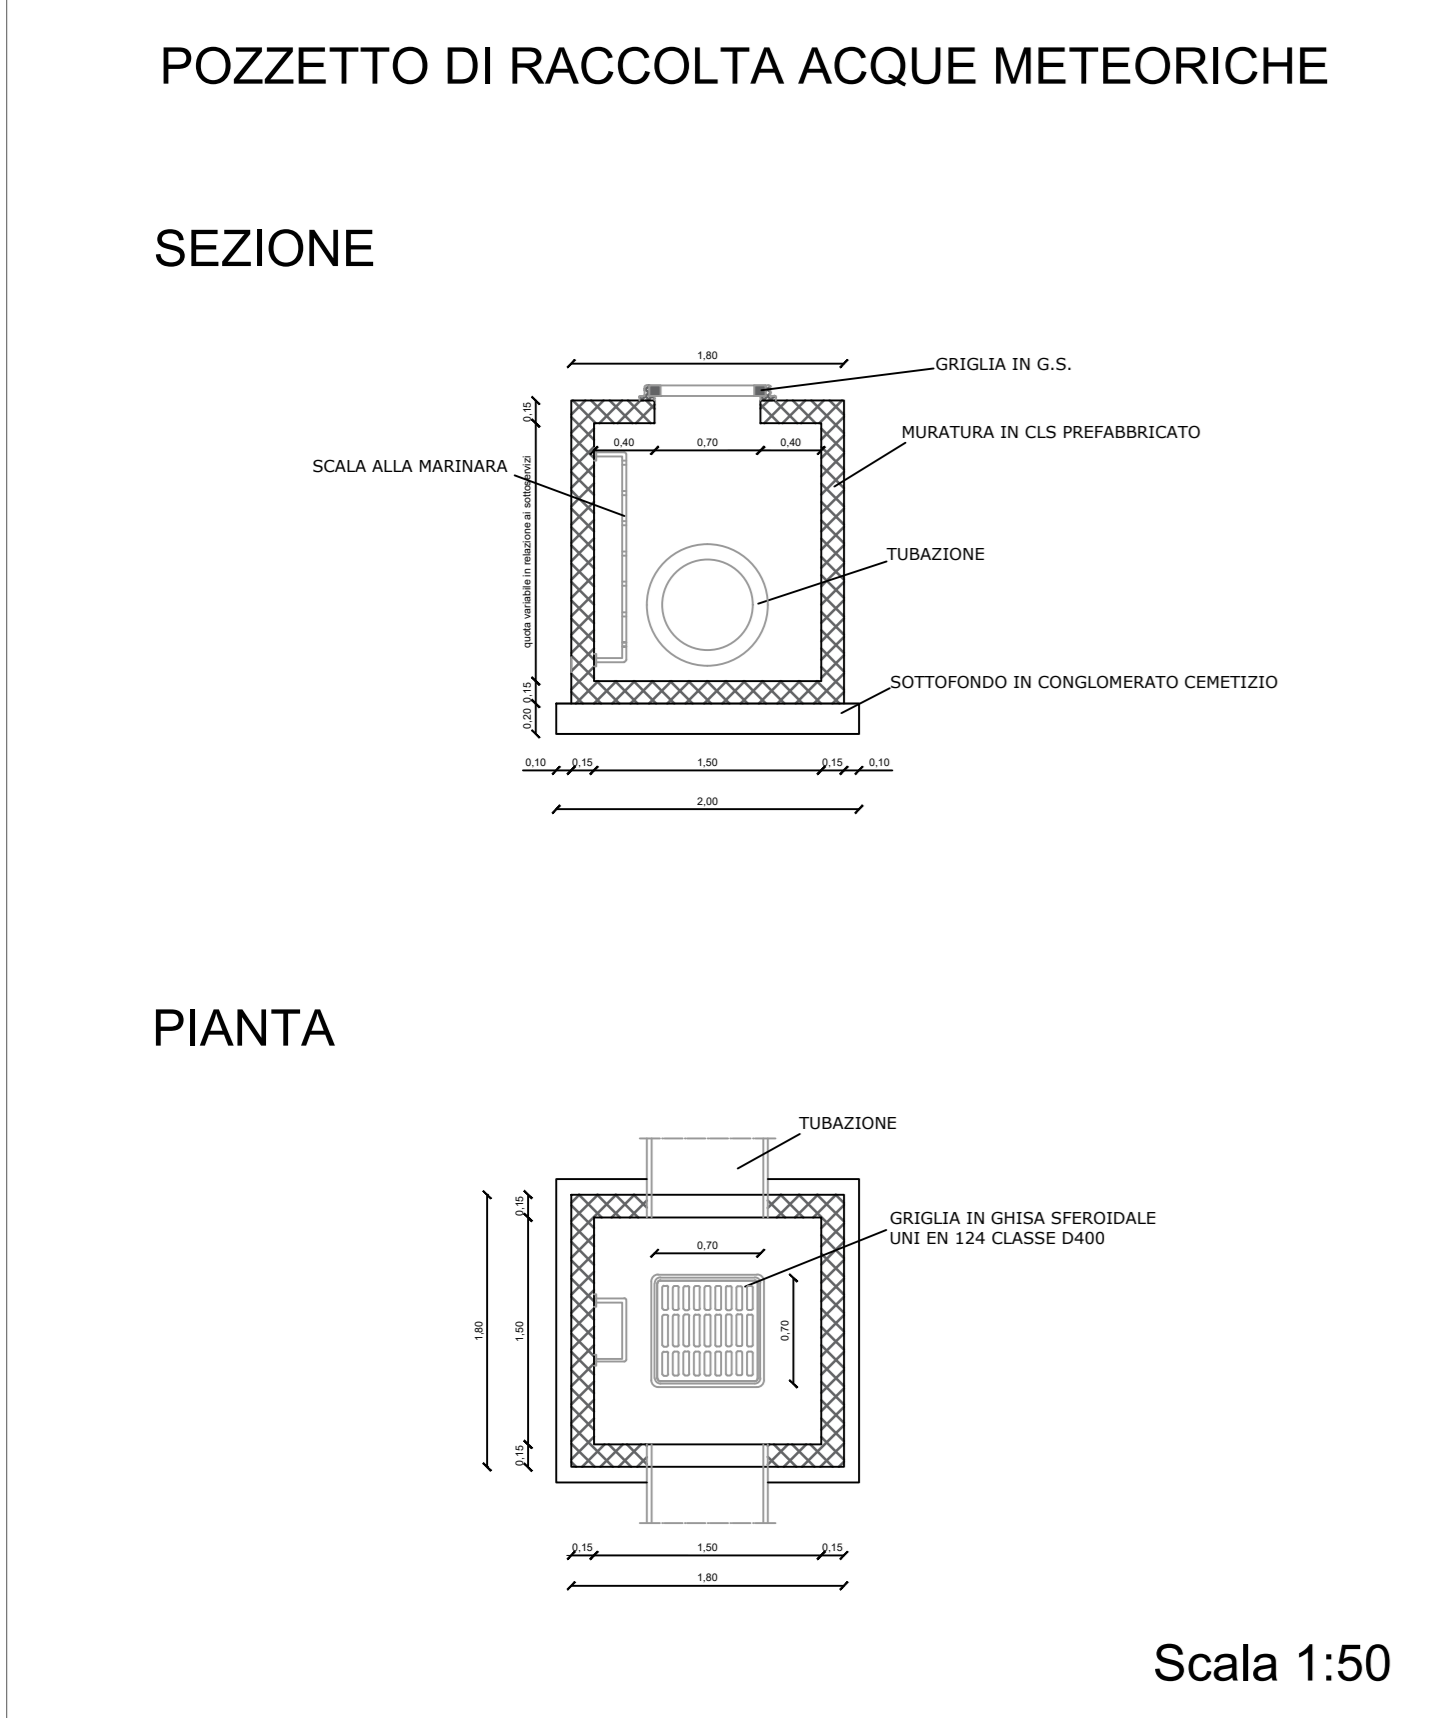

Proponente
IONIO FUEL
 IONIO FUEL S.R.L.
 Riviera di Chiaia n°276
 80121 Napoli (NA)

DEPOSITO COSTIERO DI RIGASSIFICAZIONE PER IL GNL (Gas Naturale Liquefatto) nel Comune di Crotona area Industriale CO.R.A.P. "Ionio Fuel - Crotona LNG"

Società di ingegneria incaricate per la progettazione
LAST PROJECT S.R.L.
 Sede legale ed uffici:
 80121 Napoli (NA) - Riviera di Chiaia n°276
 Tel +39 081 0607954 - Fax +39 081 19361324
 P.IVA.07557711210

SAIPEM **ferta** **ICARO**

Gruppo di lavoro Last Project S.r.l.

Studio di impatto ambientale Arch. Maddalena Proto Opere antincendio Arch. Luigi Varufi Opere elettriche Ing. Giovanni Scurto Sicurezza Cantieri Arch. Maddalena Proto Opere civili Arch. Maddalena Proto Arch. Luigi Varufi Ingegneria Gestionale Ing. Valentina Varufi	Consulenze specialistiche Studio di fattibilità Dott. Luca Lamagna Geologia e geotecnica Geol. Alessandro Amato Opere idrauliche Ing. Giovanni Scurto Opere marittime Ing. Roberto de Rosa Studio di impatto acustico, Valutazione delle emissioni in atmosfera Ing. Carmine Iandolo Rapporto preliminare di sicurezza ICARO S.r.l.
--	--

PLANIMETRIA SISTEMA DI RACCOLTA E COLLETTAMENTO ACQUE METEORICHE
 05 - OPERE DI URBANIZZAZIONE PRIMARIA

NOME FILE: P_05_UR_03_RAC_R01
 CODICE ELAB: P05UR03RACR01
 DATA: Febbraio 2021

Progetto Definitivo
 Scala: 1:500

REV.	DESCRIZIONE	DATA	REDATTO	VERIFICATO	APPROVATO
B	Aggiornamento del Progetto Definitivo a seguito delle osservazioni del C.T.R. di Crotona n° 47 (Integrazione del 30/06/2020) e sua ex post 02/03/2021 CODAPR-Comitato Promotiva VVF-CNTA				