



VISTA FRONTALE
SCALA 1:25

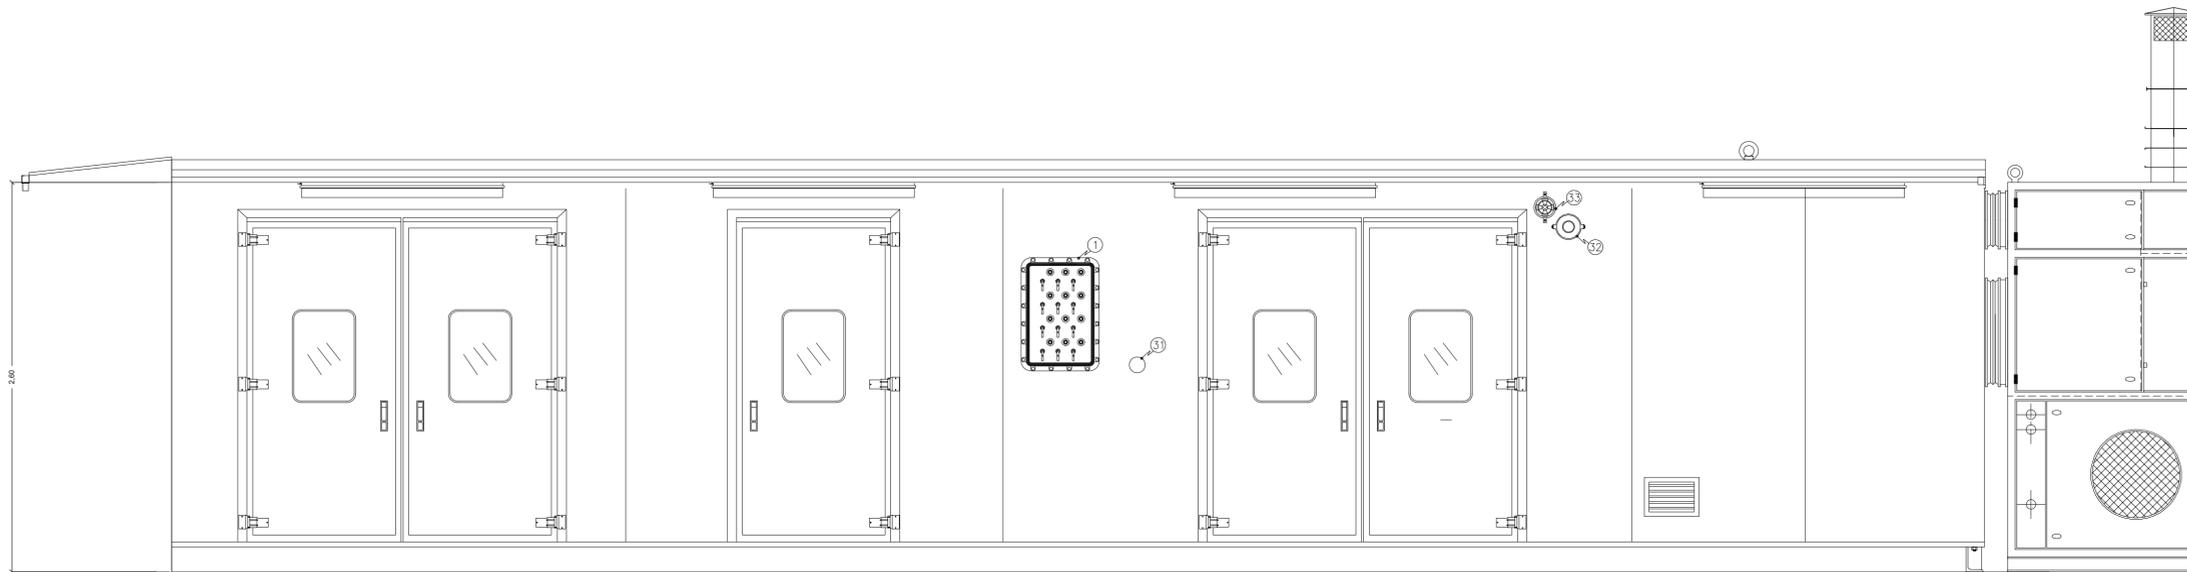


PIANTA
SCALA 1:25

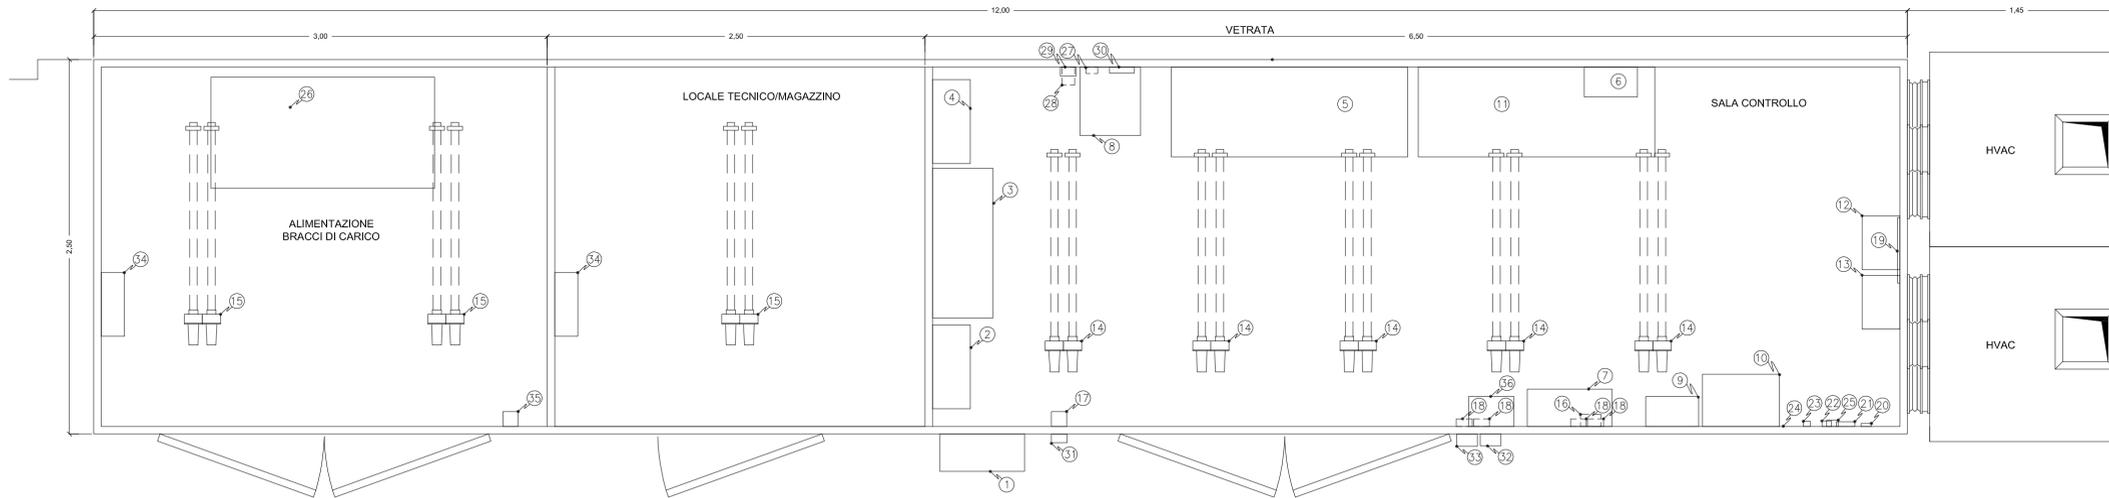


POS.	DESCRIZIONE
1	IG-001 QUADRO Ex-d ARRIVO LINEA ALIMENTAZIONE 2X (3x150+1X95)
2	QG-001 QUADRO Ex-d SEZIONAMENTO UTENZE PRINCIPALI
3	QD-002 QUADRO IP43 DISTRIBUZIONE UTENZE SOTTO TAGLIO
4	QD-001 QUADRO Ex-d DISTRIBUZIONE UTENZE SEMPRE ATTIVE
5	PULPITO CONTROLLO BAIE DI CARICO - GANCI A SCOCCO
6	PLC + SCADA
7	QC-001 QUADRO Ex-d PLC DI CONTROLLO PTF
8	SISTEMA DI COMUNICAZIONE NAVE-TERRA
9	QUADRO DI CONTROLLO LUCI ESTERNE
10	QD-003 QUADRO Ex-d ALIMENTAZIONE E BATTERIA PER FARO E STAZIONE METEO
11	TAVOLO DI LAVORO
12	QC-003 QUADRO Ex-d COMANDO HVAC
13	QC-002 QUADRO Ex-d COMANDO SISTEMA PRESSURIZZAZIONE
14	N°3 LAMPADE Ex-d 2x36W ILLUMINAZIONE SALA CONTROLLO
15	N°1 LAMPADE Ex-d 2x36W ILLUMINAZIONE LOCALE TECNICO/MAGAZZINO
16	LAMPEGGIANTE Ex-d ALLARME GAS INTERNO CABINA
17	INTERRUTTORE Ex-d COMANDO ILLUMINAZIONE SALA CONTROLLO
18	N°4 SET PRESE IP44 BIPASSO 220V 10/16A
19	GRIGLIA VENTILAZIONE RICIRCOLO HVAC
20	TERMOSTATO 2 STADI PER REGOLAZIONE TEMPERATURA SALA CONTROLLO
21	INDICATORE DI PRESSIONE DIFFERENZIALE A TUBO INCLINATO
22	PRESSOSTATO DIFFERENZIALE PER CONTROLLO DI PRESSURIZZAZIONE
23	PT 100/4 - 20mA PER CONTROLLO TEMPERATURA INTERNO CABINA
24	GRIGLIA ENTRATA ARIA VENTILATORI DI PRESSURIZZAZIONE
25	GAS DETECTOR HC Ex-d
26	CENTRALINA OLEODINAMICA BRACCI DI CARICO
27	GAS DETECTOR HC Ex-d
28	FI - 001 STRUMENTO LETTURA PORTATA PRODOTTO DA FT ESTERNO
29	QS-003 QUADRO IP55 ALIMENTAZIONE TELECAMERA
30	TRASMETTITORI SEGNALI ETHERNET/WIFI
31	PULSANTE Ex-d EMERGENZA PER INCENDIO IN PTF
32	SIRENA Ex-d SEGNALAZIONE ALLARMI (ESTERNA SALA CONTROLLO)
33	LAMPEGGIANTE Ex-d ALLARME GAS INTERNO CABINA
34	SET PRESE IP55 1X380V 16A+1X220V 16A
35	INTERRUTTORE Ex-d COMANDO ILLUMINAZIONE SALA CONTROLLO
36	QL-001 Ex-e SEGNALAZIONE IMPIANTO

RIFERIMENTO LAYOUT: DEPOSITO DI STOCCAGGIO

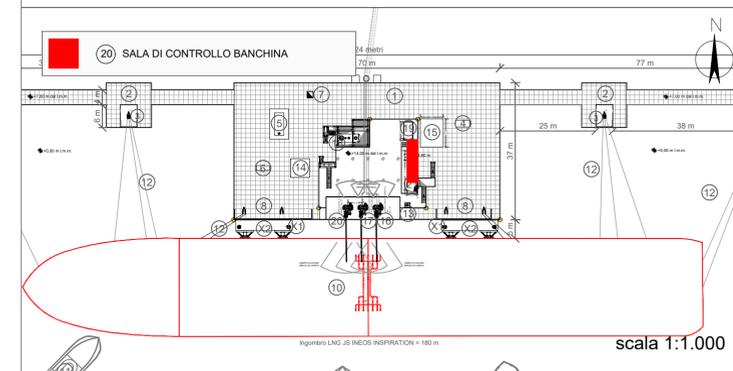

<p>Proponente</p> <p>IONIO FUEL LIQUID NATURAL GAS</p> <p>IONIO FUEL S.R.L. Riviera di Chiaia n°276 80121 Napoli (NA)</p> <p>PROTOPower</p>	<p>DEPOSITO COSTIERO DI RIGASSIFICAZIONE PER IL GNL (Gas Naturale Liquefatto) nel Comune di Crotona area industriale CO.R.A.P. "Ionio Fuel - Crotona LNG"</p> <p>Società di Ingegneria incaricata per la progettazione</p> <p>LAST PROJECT S.R.L. Sede legale ed uffici: 80121 Napoli (NA) - Riviera di Chiaia n°276 Tel +39 081 0607954 - Fax +39 081 19361324 P.IVA:07557711210</p>
--	---

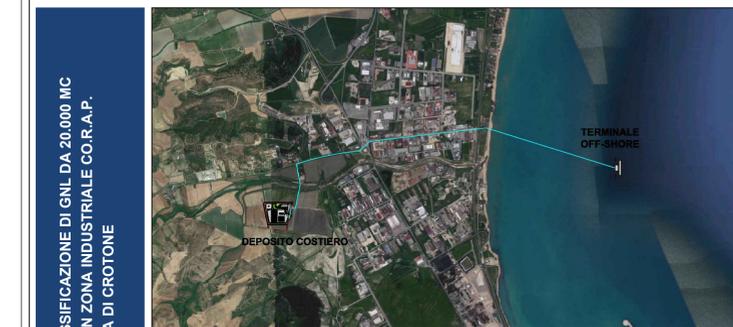

<p>SAIPEM People, Skills, Equipment.</p> <p>SAIPEM S.p.A.</p>	<p>feta CORPORATE FINANCE</p> <p>Festa S.p.A.</p>	<p>MOLINO • FACCHINELLI • ZERRINI INGEGNERIA</p> <p>Molino Facchinelli Zerrini & Partners S.r.l.</p>	<p>ICARO S.r.l.</p>
<p>Gruppo di lavoro Last Project S.r.l.</p> <p>Studio di impatto ambientale Arch. Maddalena Proto Opere antincendio Arch. Luigi Vartuli Opere strutturali Ing. Alfredo Stompanato Sicurezza Cantieri Arch. Rosa Vartuli Opere civili Arch. Maddalena Proto Arch. Luigi Vartuli Ingegneria Gestionale Ing. Valentina Vartuli</p>		<p>Consulenze specialistiche</p> <p>Studio di fattibilità Dot. Luca Lamagna Geologia e geotecnica Geol. Alessandro Amato Opere idrauliche Ing. Giovanni Bruno Opere marittime Ing. Roberto de Rosa Studio di impatto acustico, Valutazione delle emissioni in atmosfera Ing. Carmine Iandolo Rapporto preliminare di sicurezza ICARO S.r.l.</p>	

SALA DI CONTROLLO BANCHINA			
08 - PARTICOLARI COSTRUTTIVI			
NOME FILE P_08_PL_04_CAB_R00		Progetto Definitivo	
CODICE ELAB. P 08 PL 04 CAB R00		SCALA VARIE	
REV.	DESCRIZIONE	DATA	REDDATTO VERIFICATO APPROVATO
A		Febbraio 2021	